































Фасад в северном направлении (Канон А)

Фасад в северном направлении (Канон В)

Фасад в северном направлении (Канон С)



Фасад в осях ИА-А1

Фасад в осях МВ-АВ






Фасад в сеч. АБ-МБ

Фасад в сеч. АГ-ДГ




**Проект по ремонту помещений лечебного корпуса №2  
НУЗ "Центральная больница №4 ОАО "РЖД""**

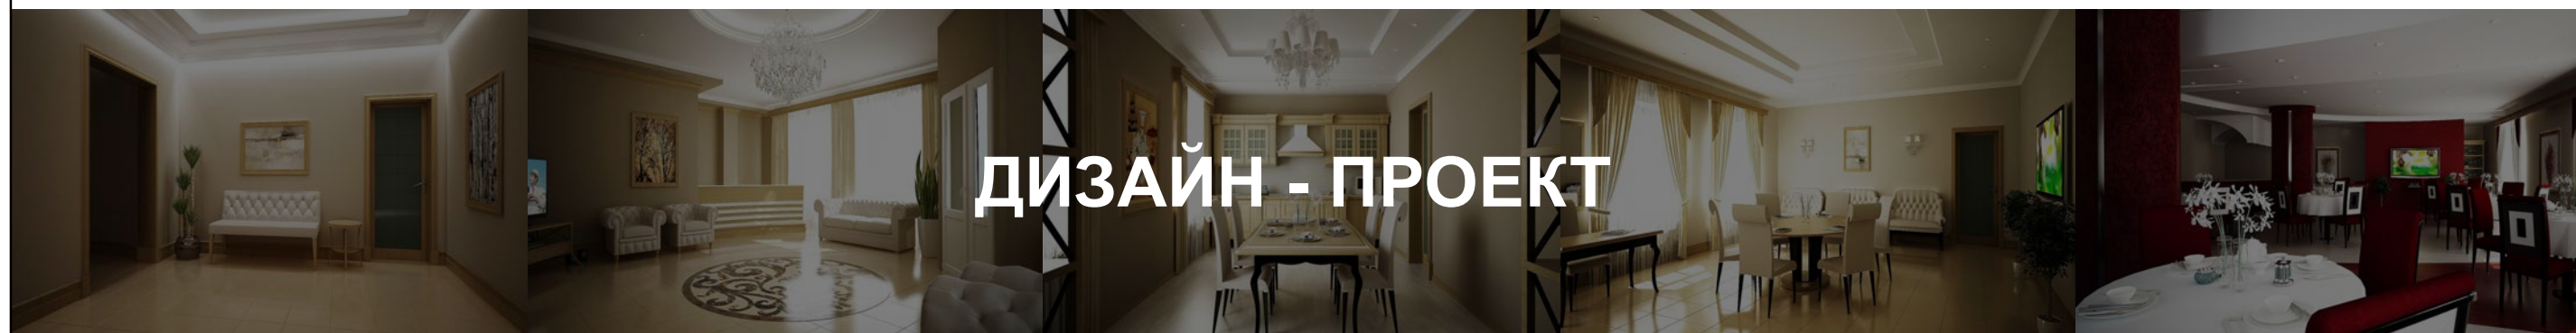

***По адресу: Московская обл., Рузский р-н, с.Покровское, ул. 1-я Парковая***


Московская область



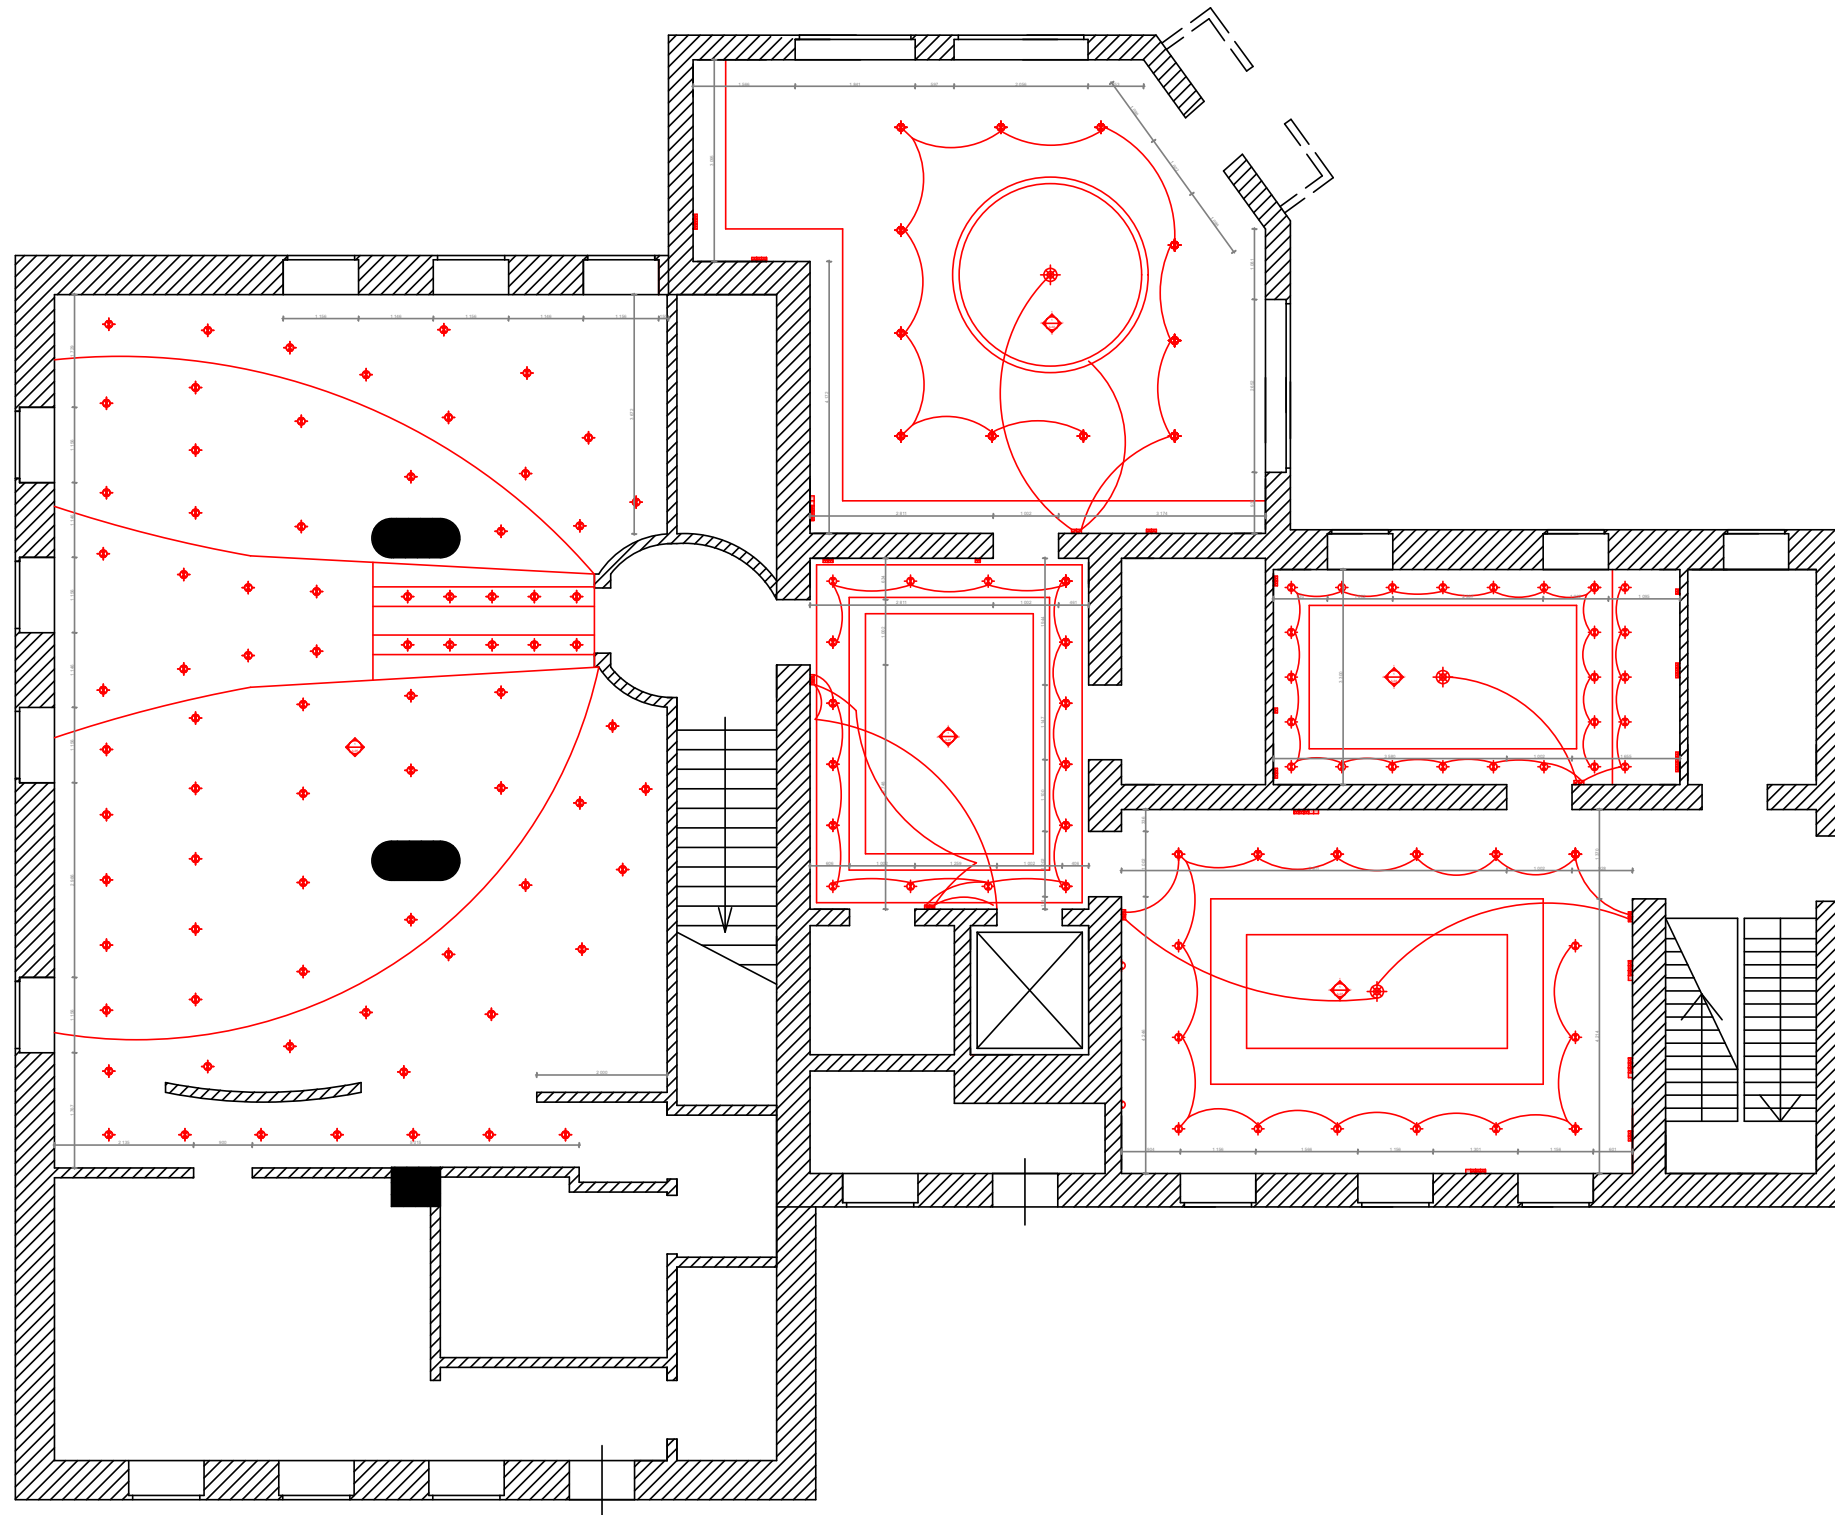



# Общий план 1-го этажа

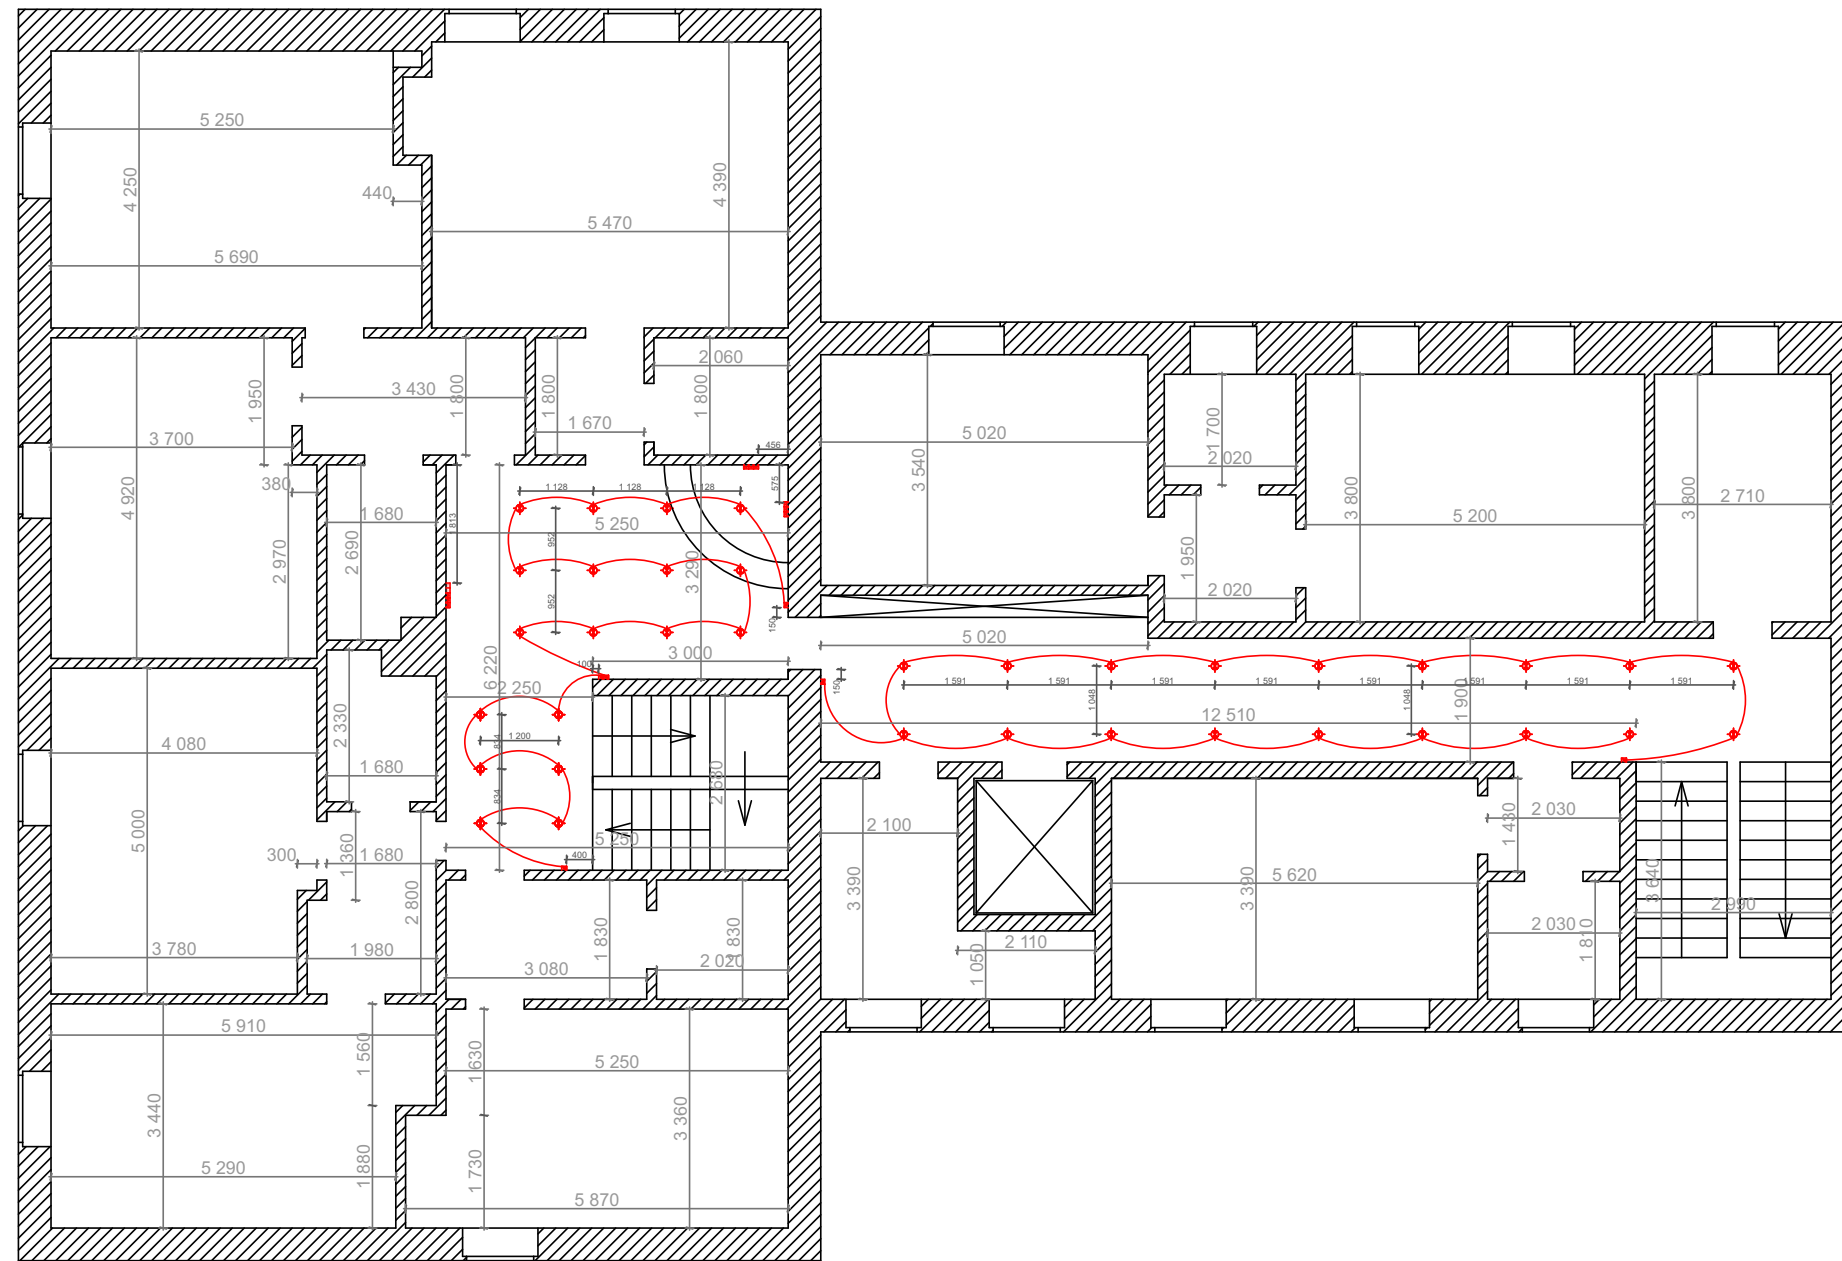

		Проект по ремонту помещений лечебного корпуса №2 НУЗ "Центральная больница №4 ОАО "РЖД""	Стадия	Лист	Листов
			1	2	23
ГАП:		Общий план 1-го этажа	адрес: Московская обл., Рузский р-н, с.Покровское, ул. 1-я Парковая		
Проектиров.:	Румтилаев А.				
Разраб.:	Румтилаев А.				


## Общий план 2-го этажа









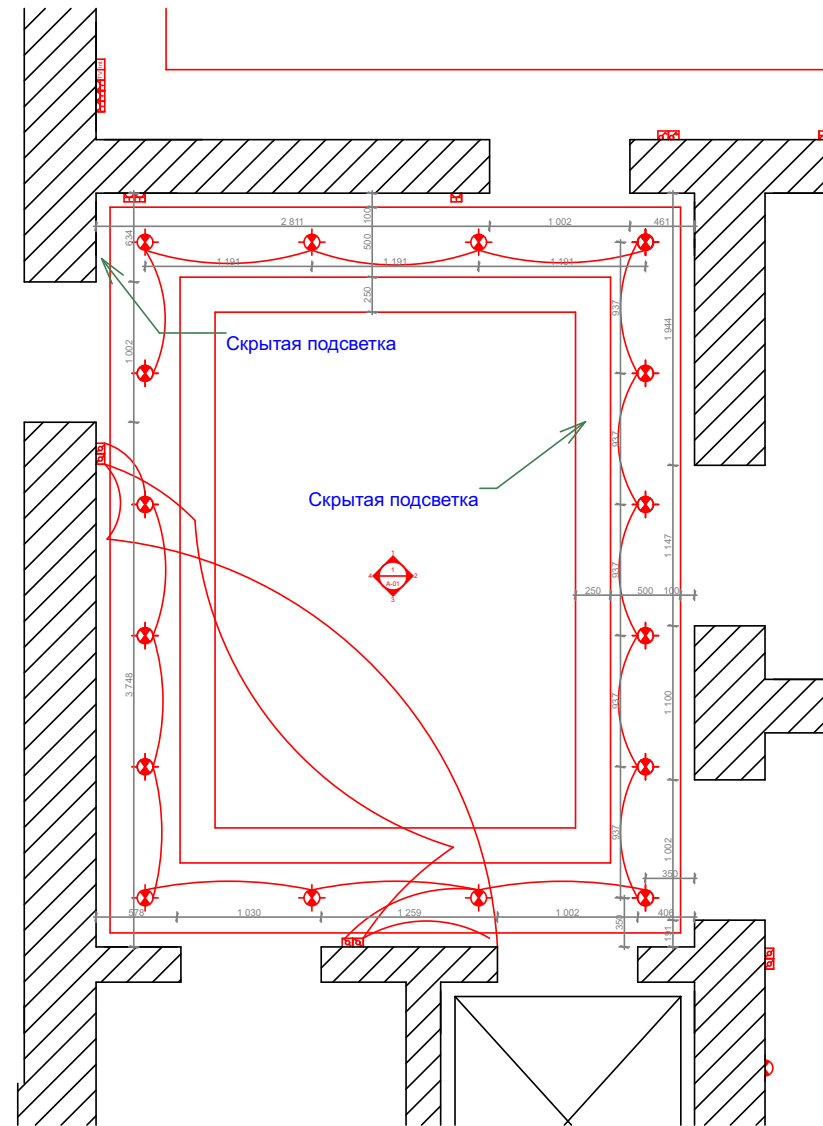

-  Галоген
-  Розетка
-  Кабельное
-  Internet
-  Выключатель 1-кнопочный
-  Реверсионный выключатель 1-кнопочный

		Проект по ремонту помещений лечебного корпуса №2 НУЗ "Центральная больница №4 ОАО "РЖД"	Стадия	Лист	Листов
			1	3	23
ГАП:		Общий план 2-го этажа	адрес: Московская обл., Рузский р-н, с.Покровское, ул. 1-я Парковая		
Проектиров.:	Румтилаев А.				
Разраб.:	Румтилаев А.				

# План комнаты А-01




-  Люстра
-  Галоген
-  Розетка
-  Кабельное
-  Internet
-  Выключатель 1-кнопочный
-  Выключатель 2-кнопочный
-  Реверсионный выключатель 1-кнопочный


		Проект по ремонту помещений лечебного корпуса №2 НУЗ "Центральная больница №4 ОАО "РЖД""	Стадия	Лист	Листов
			1	4	23
ГАП:		План А-01	адрес: Московская обл., Рузский р-н, с.Покровское, ул. 1-я Парковая		
Проектиров.:	Румтилаев А.				
Разраб.:	Румтилаев А.				

# Развертка стен комнаты А-01

Вид 1

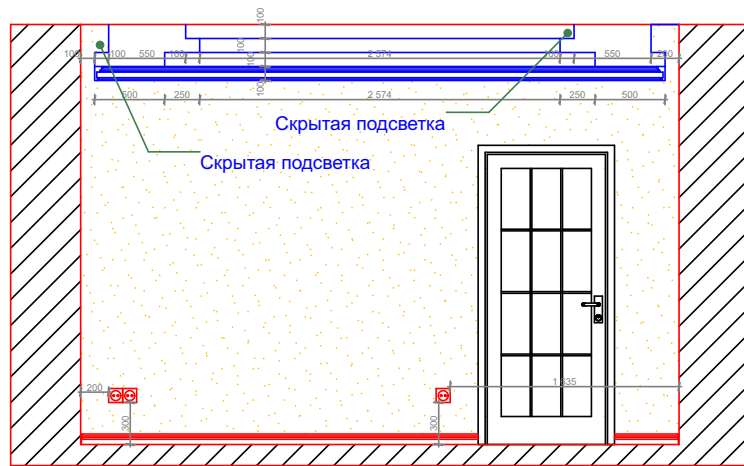


Вид 2

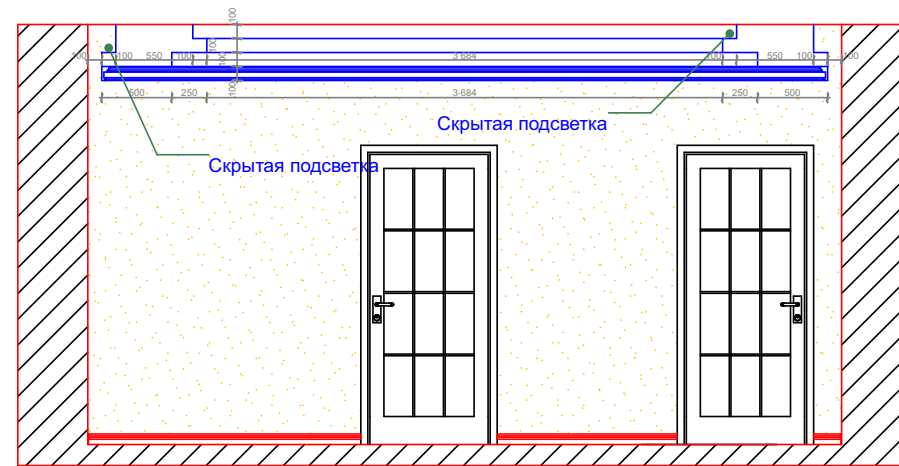

Вид 4



Вид 3

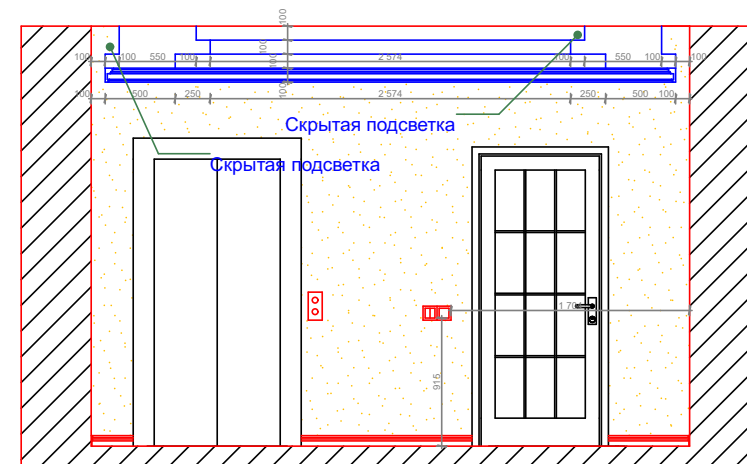


36,57 м<sup>2</sup> краска  
Tikkurila Special Interior


		Проект по ремонту помещений лечебного корпуса №2 НУЗ "Центральная больница №4 ОАО "РЖД""	Стадия	Лист	Листов
			1	5	23
ГАП:		Развертка стен А-01	адрес: Московская обл., Рузский р-н, с.Покровское, ул. 1-я Парковая		
Проектиров.:	Румтилаев А.				
Разраб.:	Румтилаев А.				

# Развертка стен комнаты А-02


Вид 1

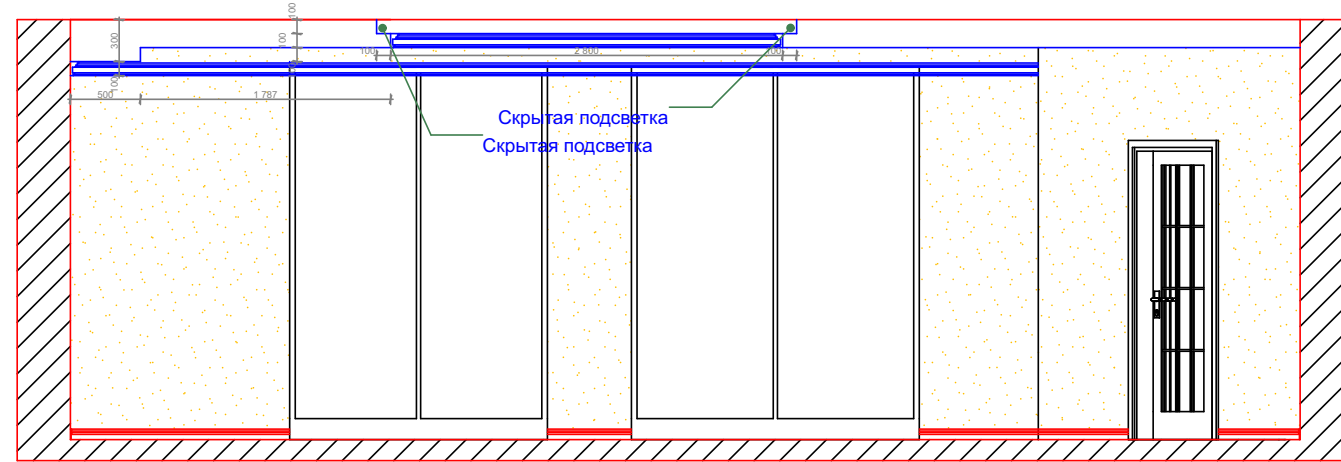


Вид 2

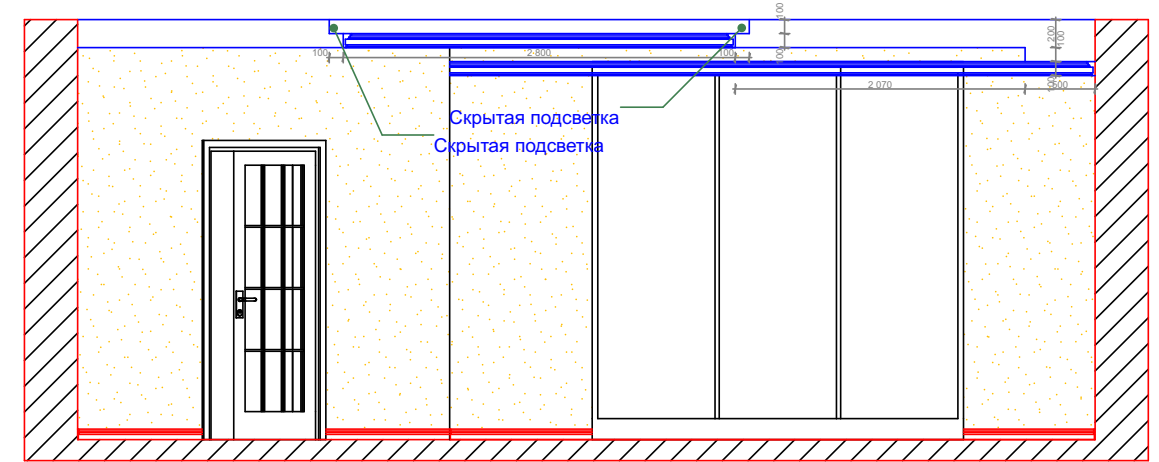

Вид 4

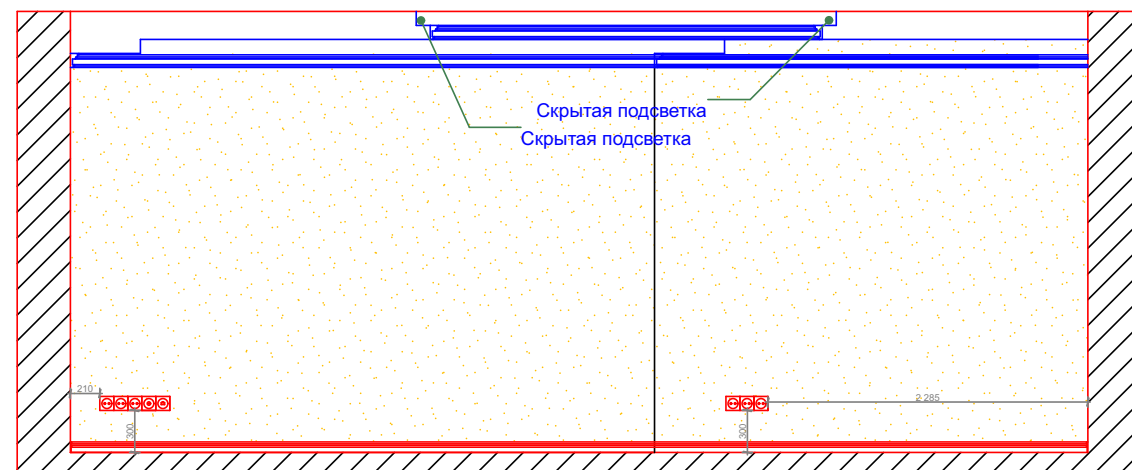


Вид 3

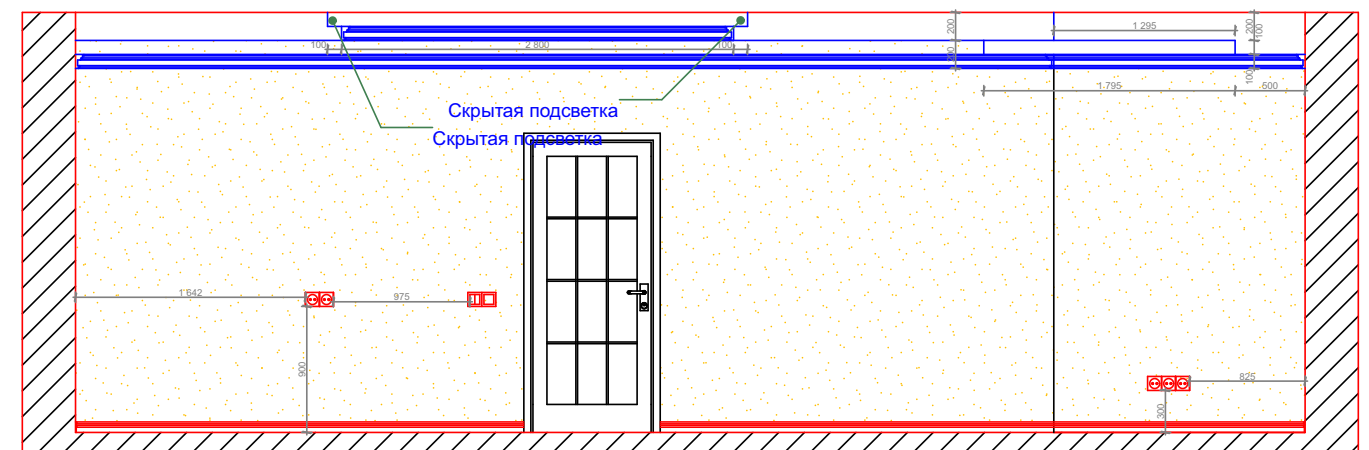







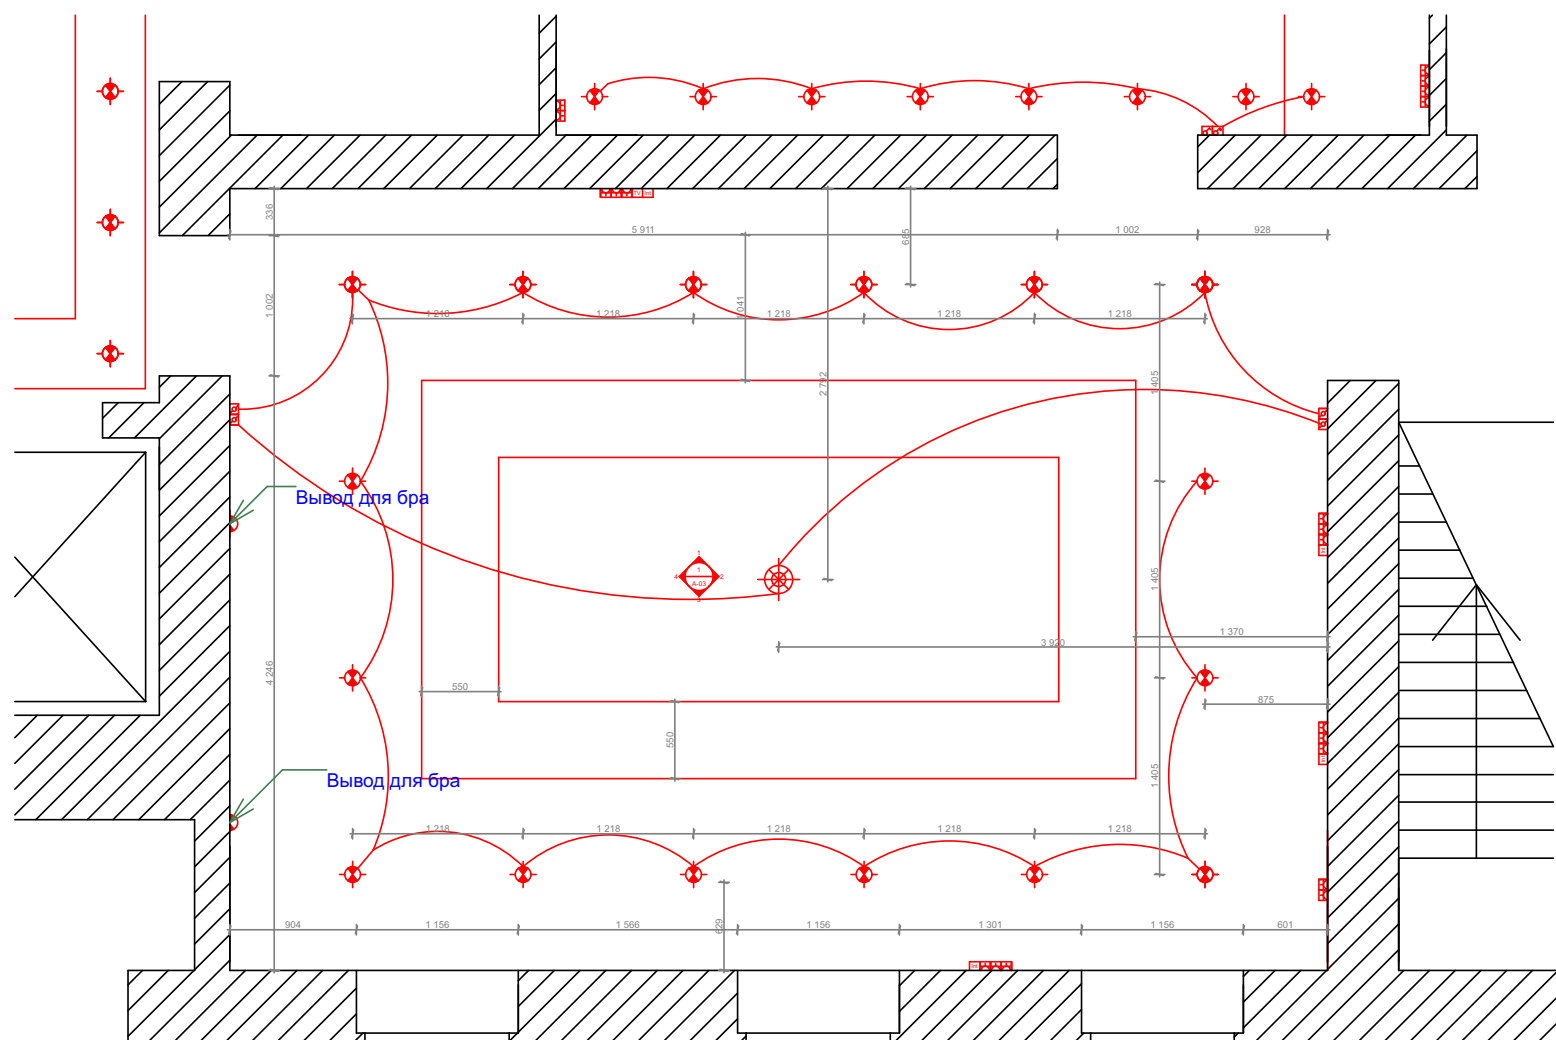

63,39 м<sup>2</sup> краска  
Tikkurila Special Interior

		Проект по ремонту помещений лечебного корпуса №2 НУЗ "Центральная больница №4 ОАО "РЖД""	Стадия	Лист	Листов
			1	6	23
ГАП:		Развертка стен А-02	адрес: Московская обл., Рузский р-н, с.Покровское, ул. 1-я Парковая		
Проектиров.:	Румтилаев А.				
Разраб.:	Румтилаев А.				

# План комнаты А-03










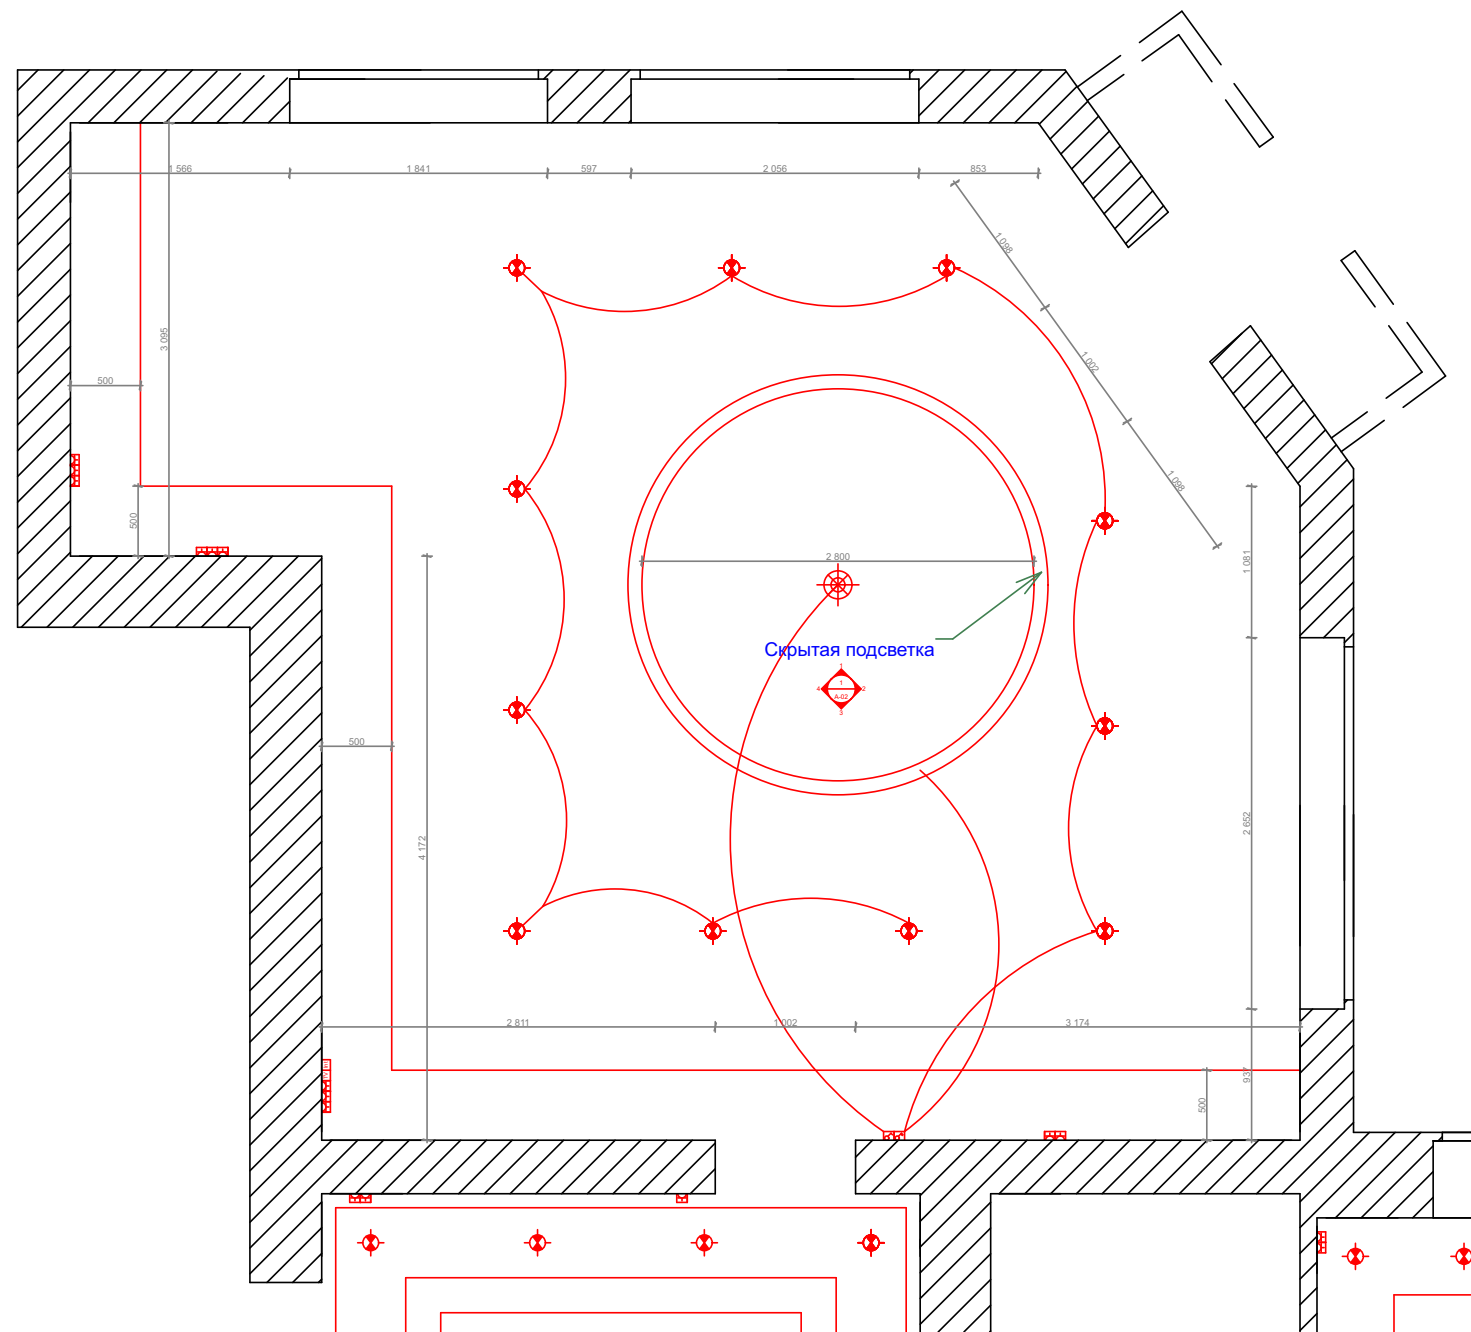

-  Люстра
-  Галоген
-  Розетка
-  Кабельное
-  Internet
-  Выключатель 1-кнопочный
-  Выключатель 2-кнопочный
-  Реверсионный выключатель 1-кнопочный

		Проект по ремонту помещений лечебного корпуса №2 НУЗ "Центральная больница №4 ОАО "РЖД""	Стадия	Лист	Листов
			1	7	23
ГАП:		План А-03	адрес: Московская обл., Рузский р-н, с.Покровское, ул. 1-я Парковая		
Проектиров.:	Румтилаев А.				
Разраб.:	Румтилаев А.				



# План комнаты А-02




-  Люстра
-  Галоген
-  Розетка
-  Кабельное
-  Internet
-  Выключатель 1-кнопочный
-  Выключатель 2-кнопочный
-  Реверсионный выключатель 1-кнопочный


		Проект по ремонту помещений лечебного корпуса №2 НУЗ "Центральная больница №4 ОАО "РЖД""	Стадия	Лист	Листов
			1	8	23
ГАП:		План А-02	адрес: Московская обл., Рузский р-н, с.Покровское, ул. 1-я Парковая		
Проектиров.:	Румтилаев А.				
Разраб.:	Румтилаев А.				

# Развертка стен комнаты А-03


Вид 1

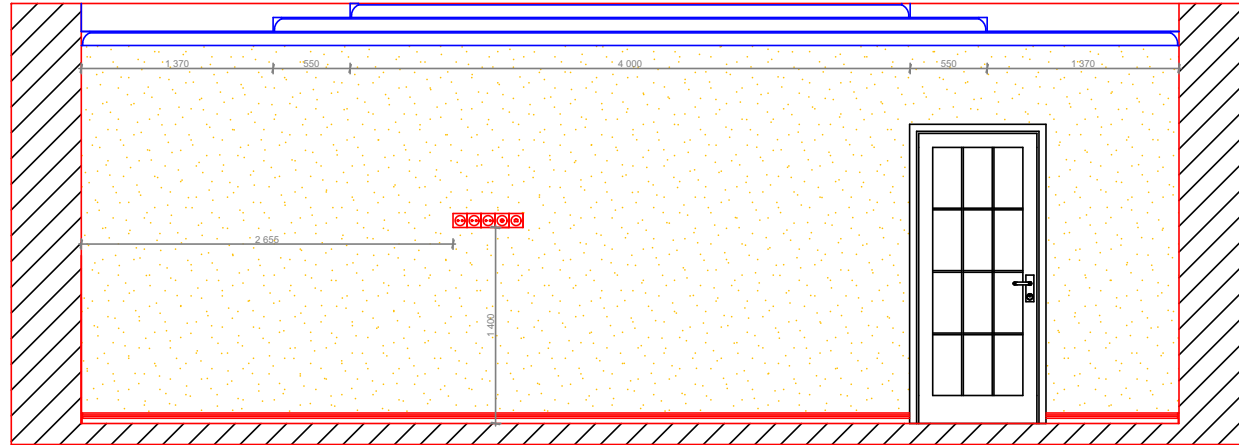


Вид 1

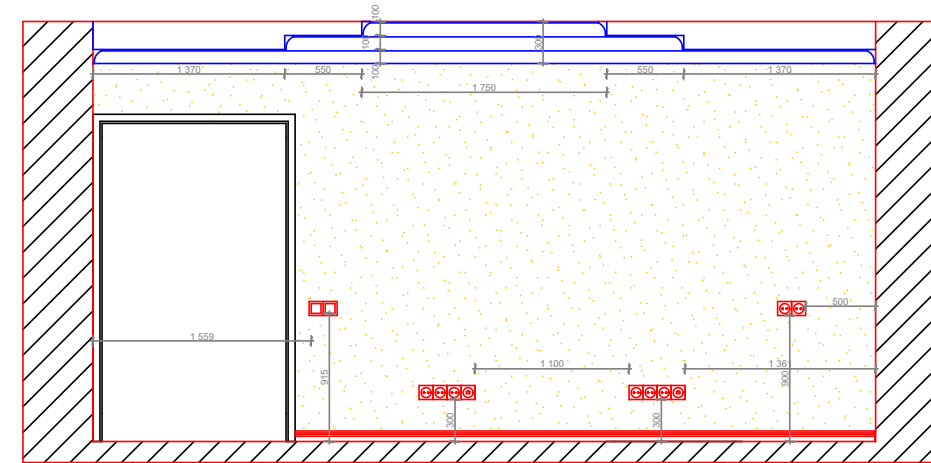

Вид 4

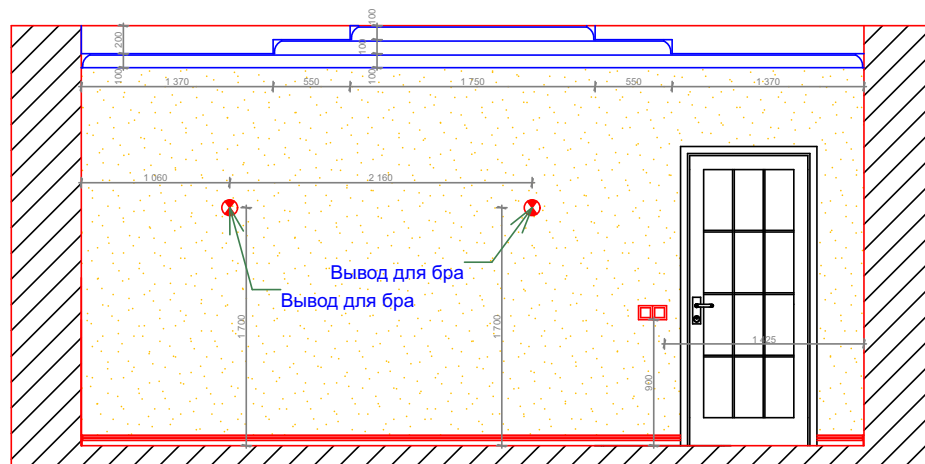


Вид 3

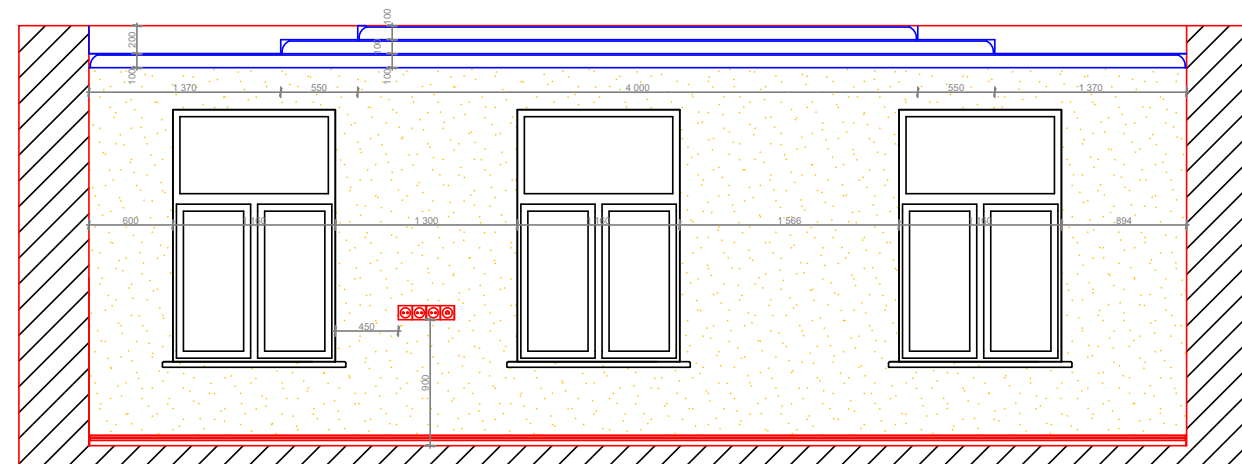

56.74 м<sup>2</sup> краска  
Tikkurila Special Interior

		Проект по ремонту помещений лечебного корпуса №2 НУЗ "Центральная больница №4 ОАО "РЖД""	Стадия	Лист	Листов
			1	9	23
ГАП:		Развертка стен А-03	адрес: Московская обл., Рузский р-н, с.Покровское, ул. 1-я Парковая		
Проектиров.:	Румтилаев А.				
Разраб.:	Румтилаев А.				

# План комнаты А-04

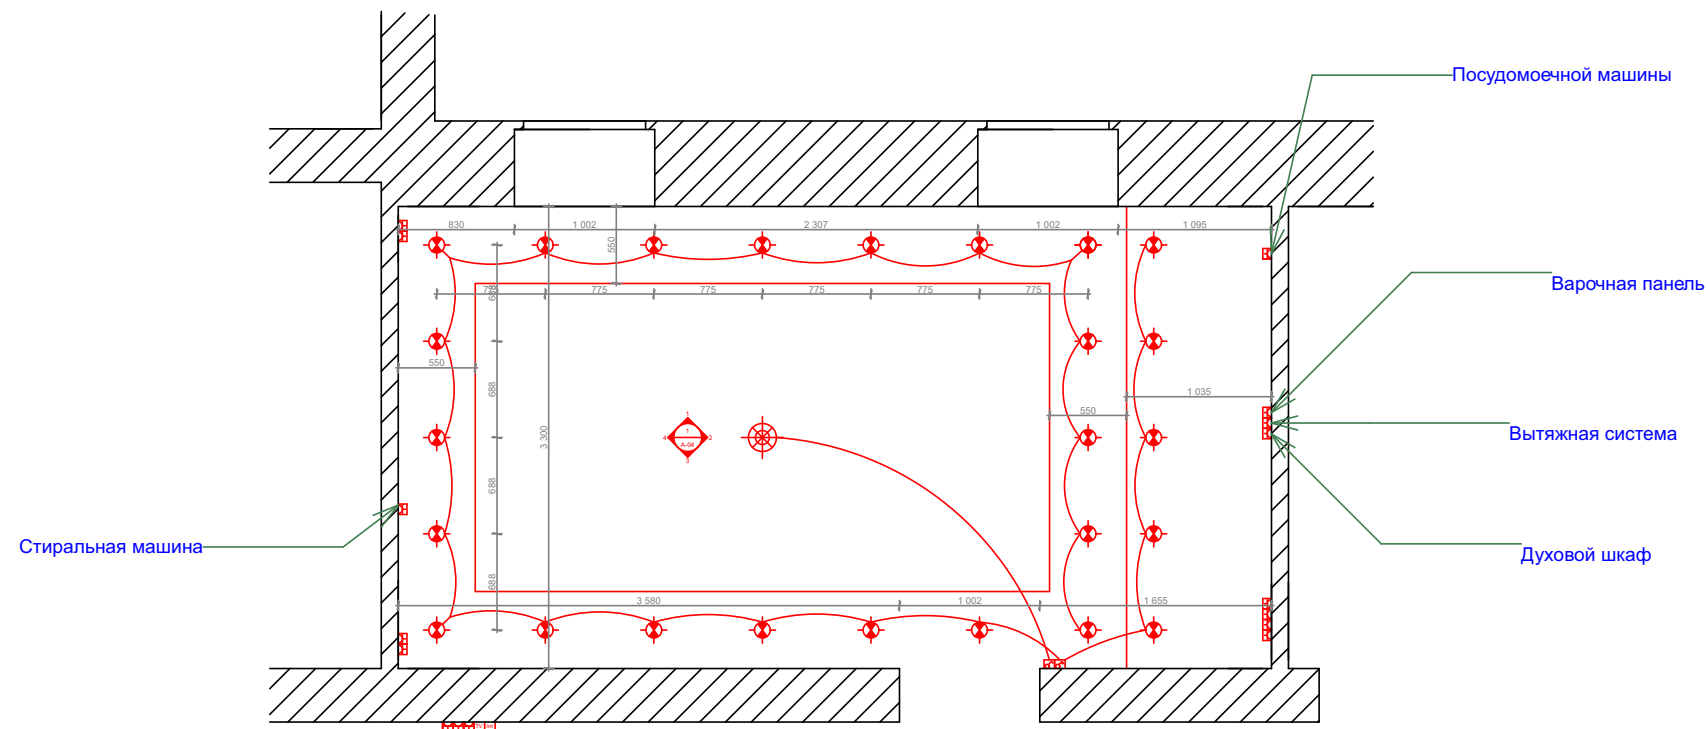


-  Люстра
-  Галоген
-  Розетка
-  Выключатель 1-кнопочный
-  Выключатель 2-кнопочный


		Проект по ремонту помещений лечебного корпуса №2 НУЗ "Центральная больница №4 ОАО "РЖД""	Стадия	Лист	Листов
			1	10	23
ГАП:			План А-04		
Проектиров.:	Румтилаев А.				
Разраб.:	Румтилаев А.				

# Развертка стен комнаты А-04

Вид 1

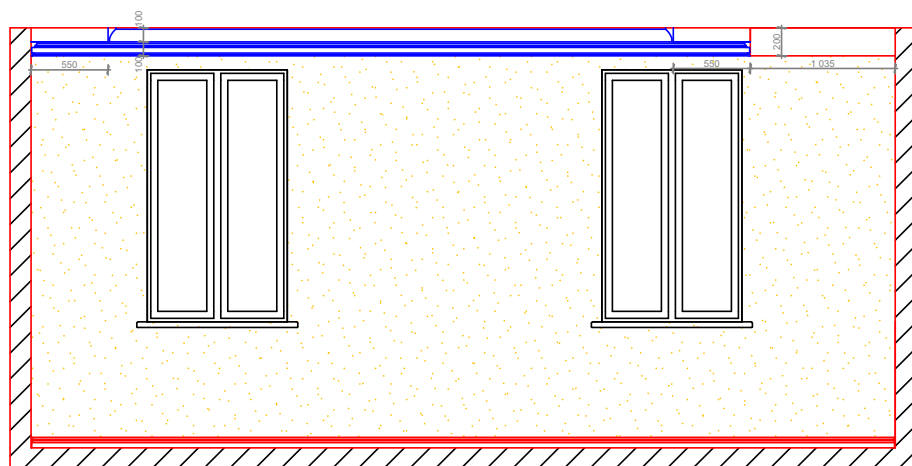

Вид 2

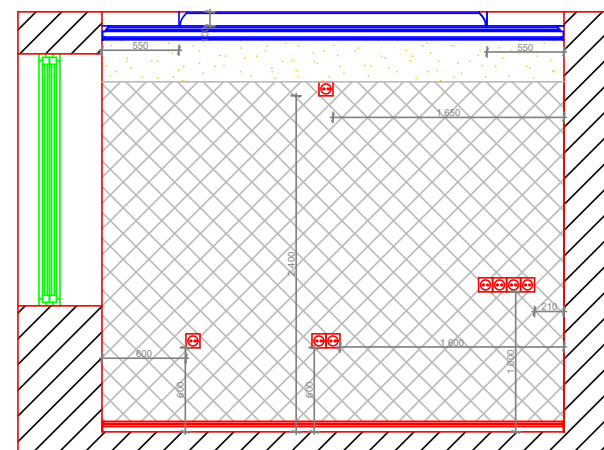


37.91 м<sup>2</sup> краска  
Tikkurila Special Interior




7.92 м<sup>2</sup> кафель  
Kalebodur

Вид 4

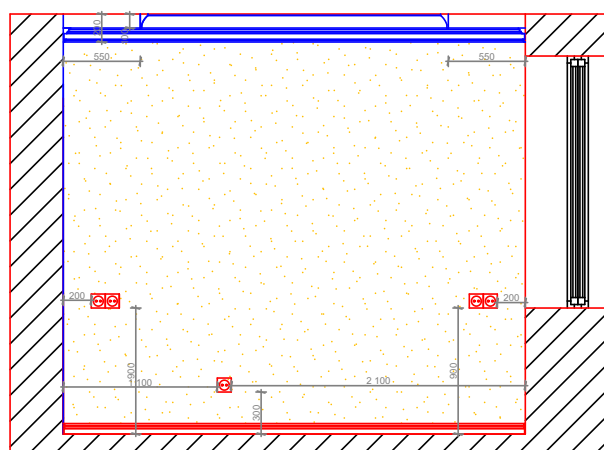


Вид 3

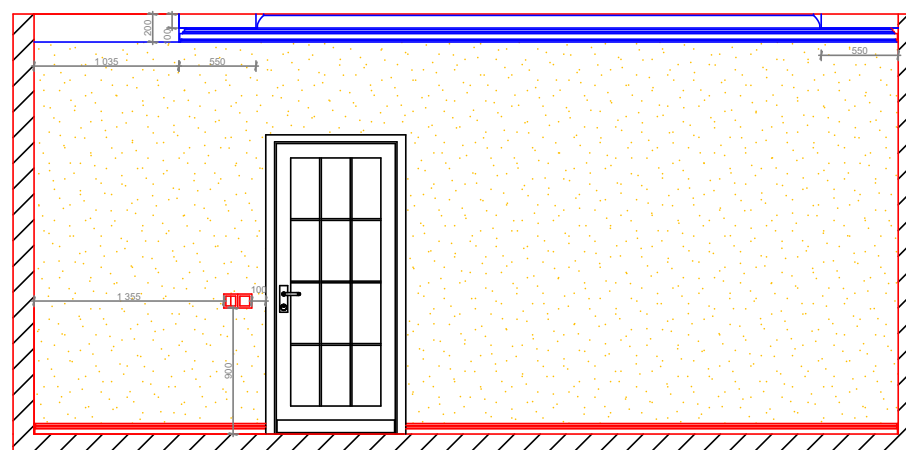



		Проект по ремонту помещений лечебного корпуса №2 НУЗ "Центральная больница №4 ОАО "РЖД""	Стадия	Лист	Листов
			1	11	23
ГАП:		Развертка стен А-04	адрес: Московская обл., Рузский р-н, с.Покровское, ул. 1-я Парковая		
Проектиров.:	Румтилаев А.				
Разраб.:	Румтилаев А.				
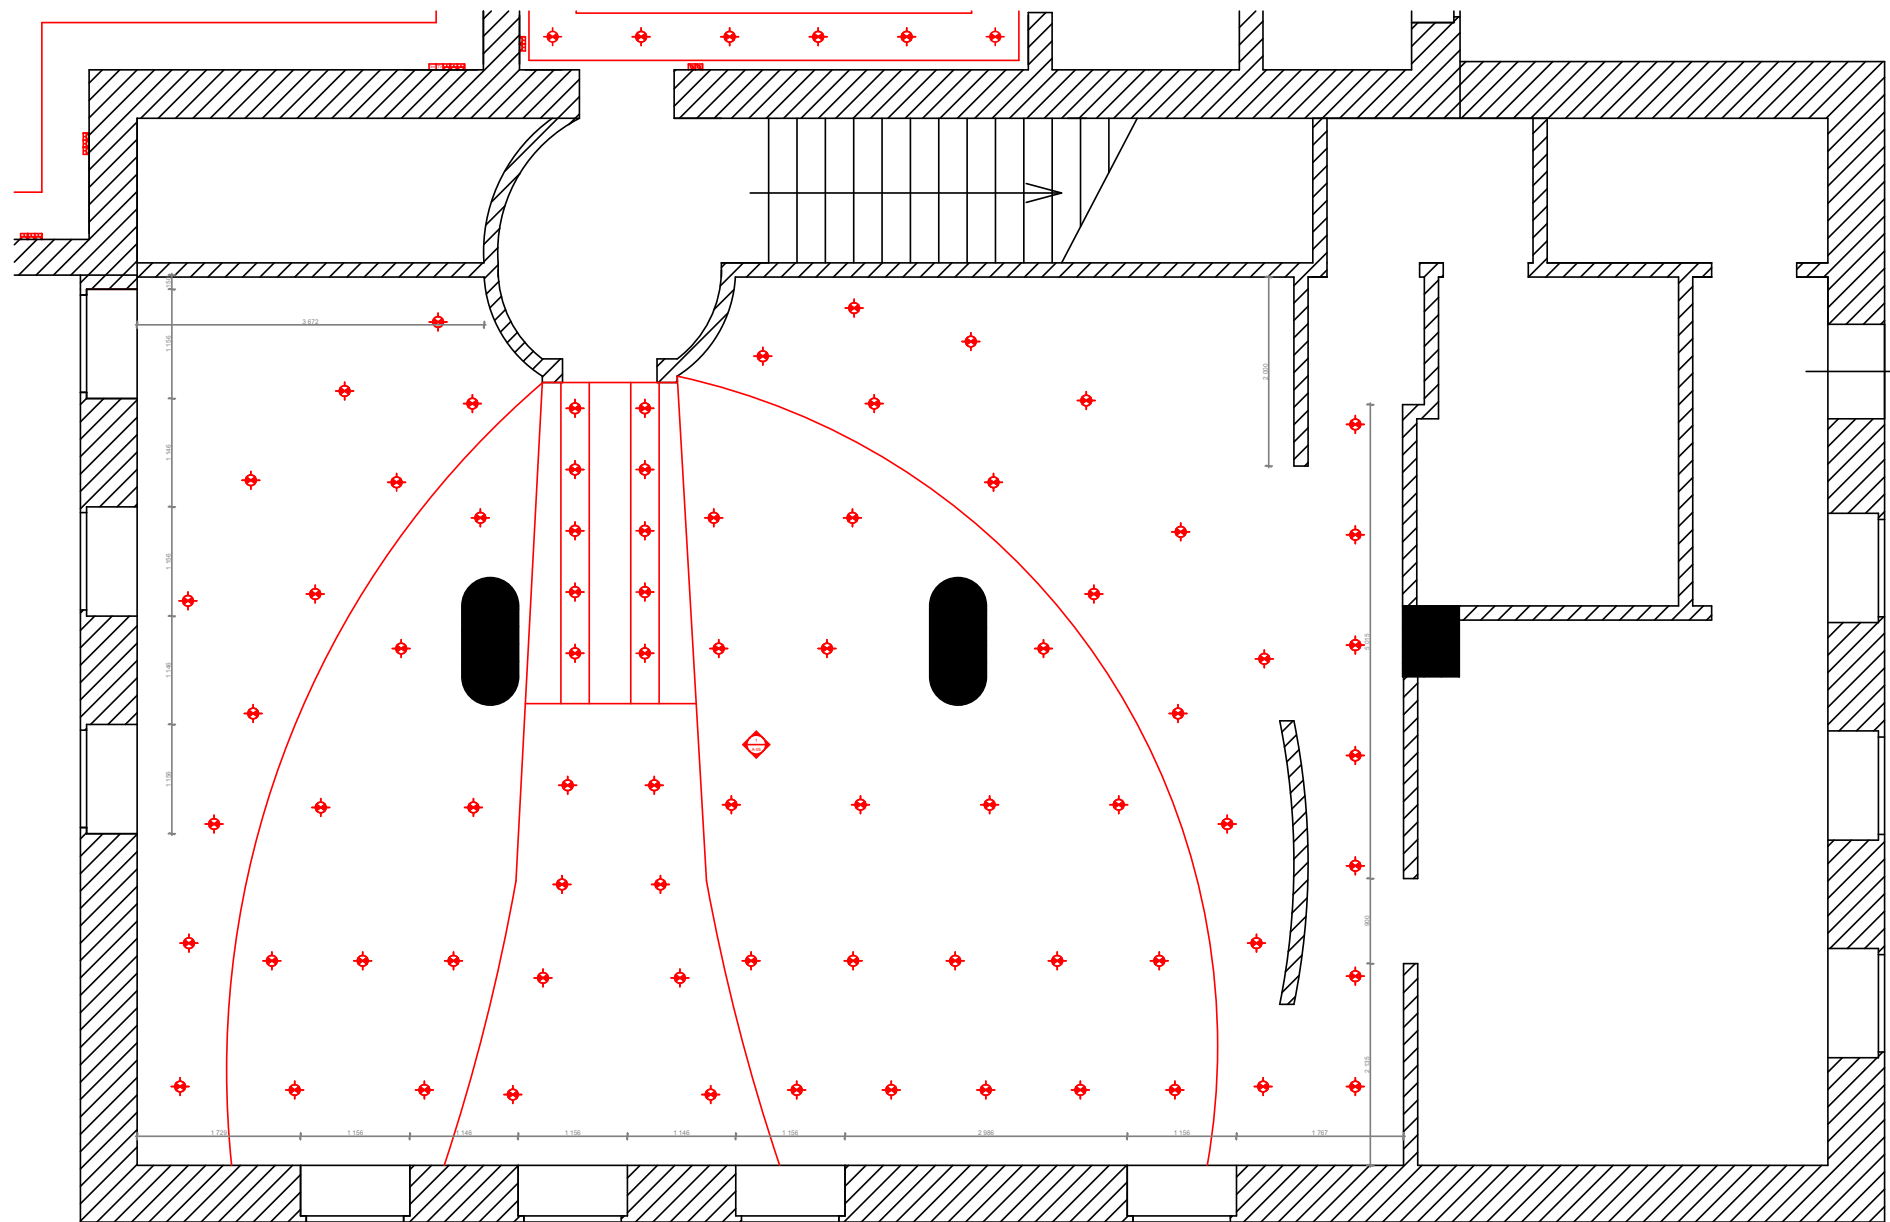
## План комнаты А-05





### Стены

 160.17 м<sup>2</sup> краска  
Tikkurila Special Interior

 71.25 м<sup>2</sup> краска  
Kale Antique

### Пол

 106,36 м<sup>2</sup> краска  
Линолеум «Дуб Поларис»  
арт.13530932

 17,24 м<sup>2</sup> краска  
Линолеум «Дуб Классический»  
арт.14225024

		Проект по ремонту помещений лечебного корпуса №2 НУЗ "Центральная больница №4 ОАО "РЖД"	<b>Стадия</b> 1	<b>Лист</b> 12	<b>Листов</b> 23
ГАП:		План А-05	адрес: Московская обл., Рузский р-н, с.Покровское, ул. 1-я Парковая		
Проектиров.:	Румтилаев А.				
Разраб.:	Румтилаев А.				




		Проект по ремонту помещений лечебного корпуса №2 НУЗ "Центральная больница №4 ОАО "РЖД""	Стадия	Лист	Листов
			1	13	23
ГАП:		Вид А-01	адрес: Московская обл., Рузский р-н, с.Покровское, ул. 1-я Парковая		
Проектиров.:	Румтилаев А.				
Разраб.:	Румтилаев А.				




		Проект по ремонту помещений лечебного корпуса №2 НУЗ "Центральная больница №4 ОАО "РЖД""	Стадия	Лист	Листов
			1	14	23
ГАП:		Вид А-02	адрес: Московская обл., Рузский р-н, с.Покровское, ул. 1-я Парковая		
Проектиров.:	Румтилаев А.				
Разраб.:	Румтилаев А.				


Тип пола А-01

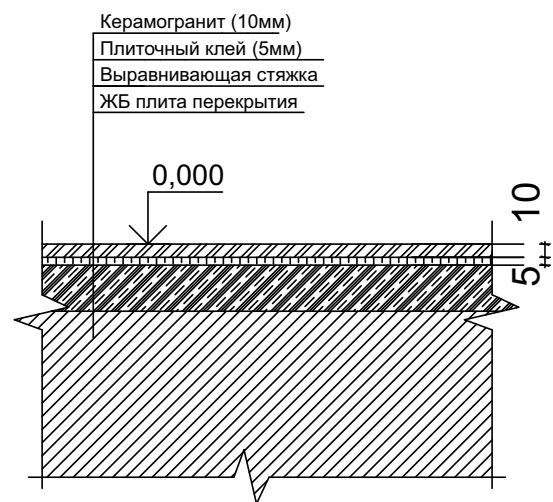


Тип пола А-02

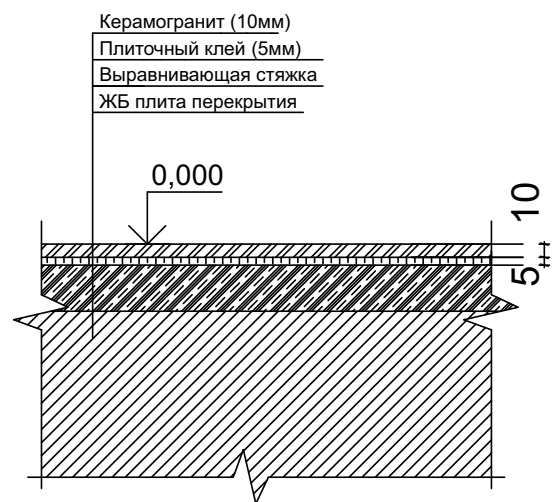


Тип пола А-03

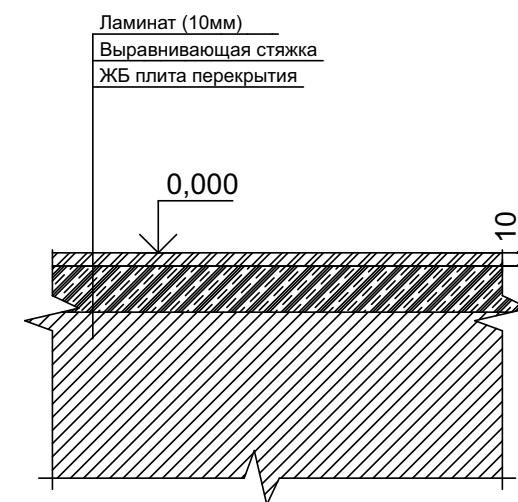

Тип пола А-04

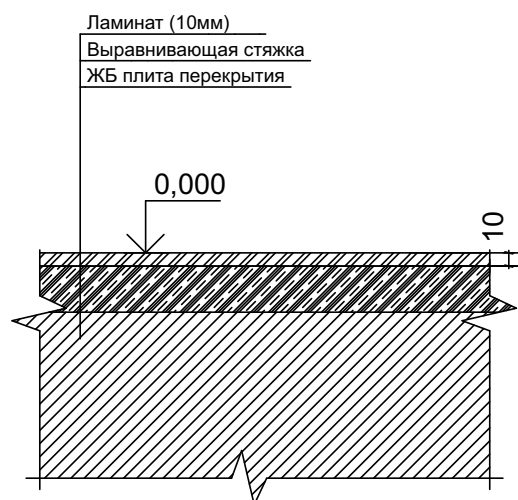

Тип пола А-05

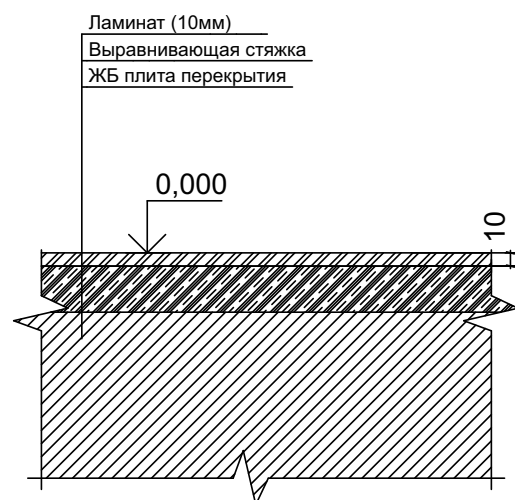

		Проект по ремонту помещений лечебного корпуса №2 НУЗ "Центральная больница №4 ОАО "РЖД""	Стадия	Лист	Листов
			1	15	23
ГАП:		Типы полов	адрес: Московская обл., Рузский р-н, с.Покровское, ул. 1-я Парковая		
Проектиров.:	Румтилаев А.				
Разраб.:	Румтилаев А.				





		Проект по ремонту помещений лечебного корпуса №2 НУЗ "Центральная больница №4 ОАО "РЖД""	Стадия	Лист	Листов
			1	16	23
ГАП:		Вид А-01	адрес: Московская обл., Рузский р-н, с.Покровское, ул. 1-я Парковая		
Проектиров.:	Румтилаев А.				
Разраб.:	Румтилаев А.				



		Проект по ремонту помещений лечебного корпуса №2 НУЗ "Центральная больница №4 ОАО "РЖД""	Стадия	Лист	Листов
			1	17	23
ГАП:		Вид А-03	адрес: Московская обл., Рузский р-н, с.Покровское, ул. 1-я Парковая		
Проектиров.:	Румтилаев А.				
Разраб.:	Румтилаев А.				



		Проект по ремонту помещений лечебного корпуса №2 НУЗ "Центральная больница №4 ОАО "РЖД""	Стадия	Лист	Листов
			1	18	23
ГАП:		Вид А-03	адрес: Московская обл., Рузский р-н, с.Покровское, ул. 1-я Парковая		
Проектиров.:	Румтилаев А.				
Разраб.:	Румтилаев А.				



		Проект по ремонту помещений лечебного корпуса №2 НУЗ "Центральная больница №4 ОАО "РЖД""	Стадия	Лист	Листов
			1	19	23
ГАП:		Вид А-02	адрес: Московская обл., Рузский р-н, с.Покровское, ул. 1-я Парковая		
Проектиров.:	Румтилаев А.				
Разраб.:	Румтилаев А.				



		Проект по ремонту помещений лечебного корпуса №2 НУЗ "Центральная больница №4 ОАО "РЖД""	Стадия	Лист	Листов
			1	20	23
ГАП:		Вид А-04	адрес: Московская обл., Рузский р-н, с.Покровское, ул. 1-я Парковая		
Проектиров.:	Румтилаев А.				
Разраб.:	Румтилаев А.				



		Проект по ремонту помещений лечебного корпуса №2 НУЗ "Центральная больница №4 ОАО "РЖД""	Стадия	Лист	Листов
			1	21	23
ГАП:		Вид А-04	адрес: Московская обл., Рузский р-н, с.Покровское, ул. 1-я Парковая		
Проектиров.:	Румтилаев А.				
Разраб.:	Румтилаев А.				



		Проект по ремонту помещений лечебного корпуса №2 НУЗ "Центральная больница №4 ОАО "РЖД""	Стадия	Лист	Листов
			1	22	23
ГАП:		Вид А-05	адрес: Московская обл., Рузский р-н, с.Покровское, ул. 1-я Парковая		
Проектиров.:	Румтилаев А.				
Разраб.:	Румтилаев А.				



		Проект по ремонту помещений лечебного корпуса №2 НУЗ "Центральная больница №4 ОАО "РЖД""	Стадия	Лист	Листов
			1	23	23
ГАП:		Вид А-05	адрес: Московская обл., Рузский р-н, с.Покровское, ул. 1-я Парковая		
Проектиров.:	Румтилаев А.				
Разраб.:	Румтилаев А.				