


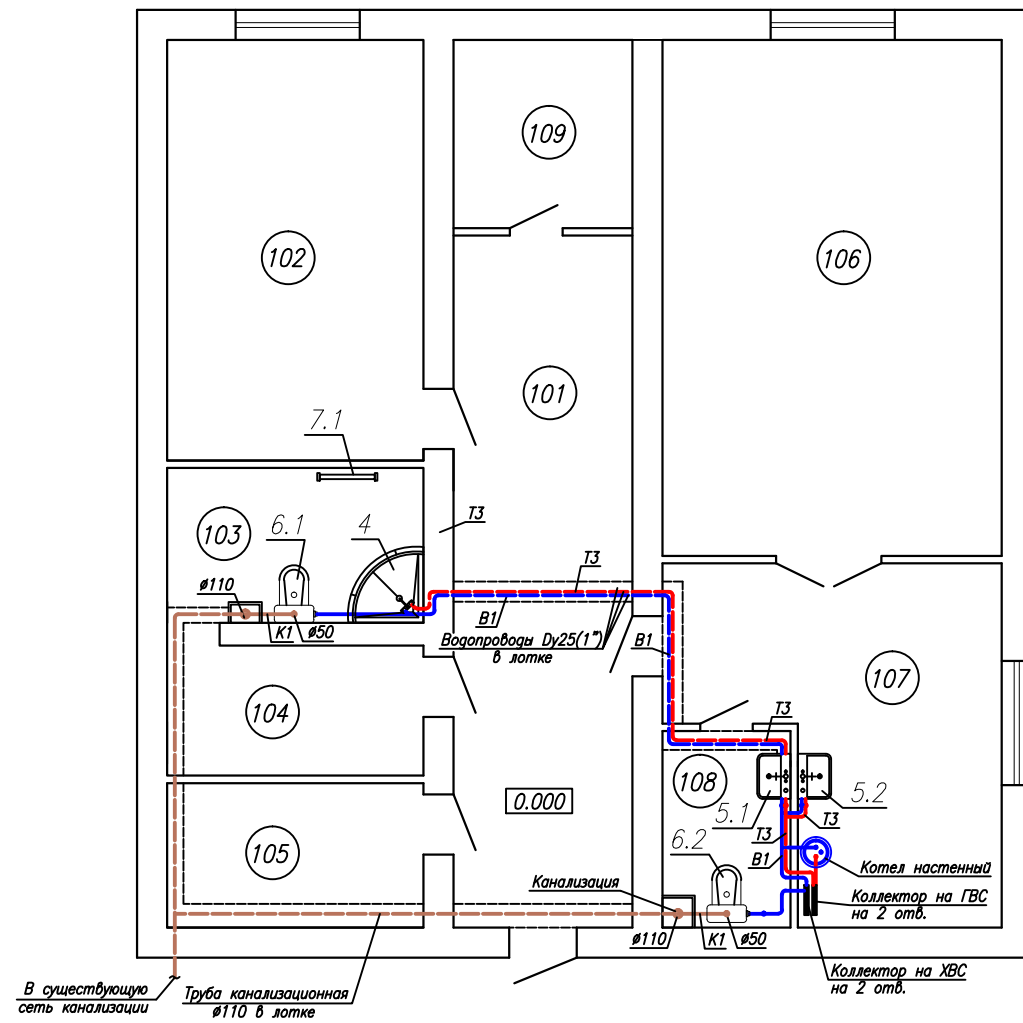


План 1-го этажа
(1:100)



Экспликация помещений

Номер помещения	Наименование помещения	Площадь, м ²
101	Коридор	28,10
102	Жилая комната	19,00
103	Душевая с туалетом	7,02
104	Раздевалка	5,90
105	Складское помещение	6,55
106	Жилая комната	30,93
107	Кухня	16,94
108	Санузел	4,43
109	Кладовая	5,66

Условные обозначения

-  В1 Трубопровод хозяйственно-питьевого водоснабжения
-  Т3 Трубопровод горячего водоснабжения
-  К1 Трубопровод хозяйственно-бытовой канализации

001.10.000-00-ВК												
Изм.	Кол.уч.	Лист	N док.	Подп.	Дата	Эскизный проект водоснабжения и канализации 2-этажного дома						
Разраб.		Сулейманов			05.20							
Водоснабжение и канализация						<table border="1" style="width: 100%;"> <tr> <td>Стадия</td> <td>Лист</td> <td>Листов</td> </tr> <tr> <td>Р</td> <td>3</td> <td></td> </tr> </table>	Стадия	Лист	Листов	Р	3	
Стадия	Лист	Листов										
Р	3											
План 1-го этажа												
Заказчик												

Согласовано:

Взам. инв. N

Подп. и дата

Инв. N подл.