


План 1-го этажа

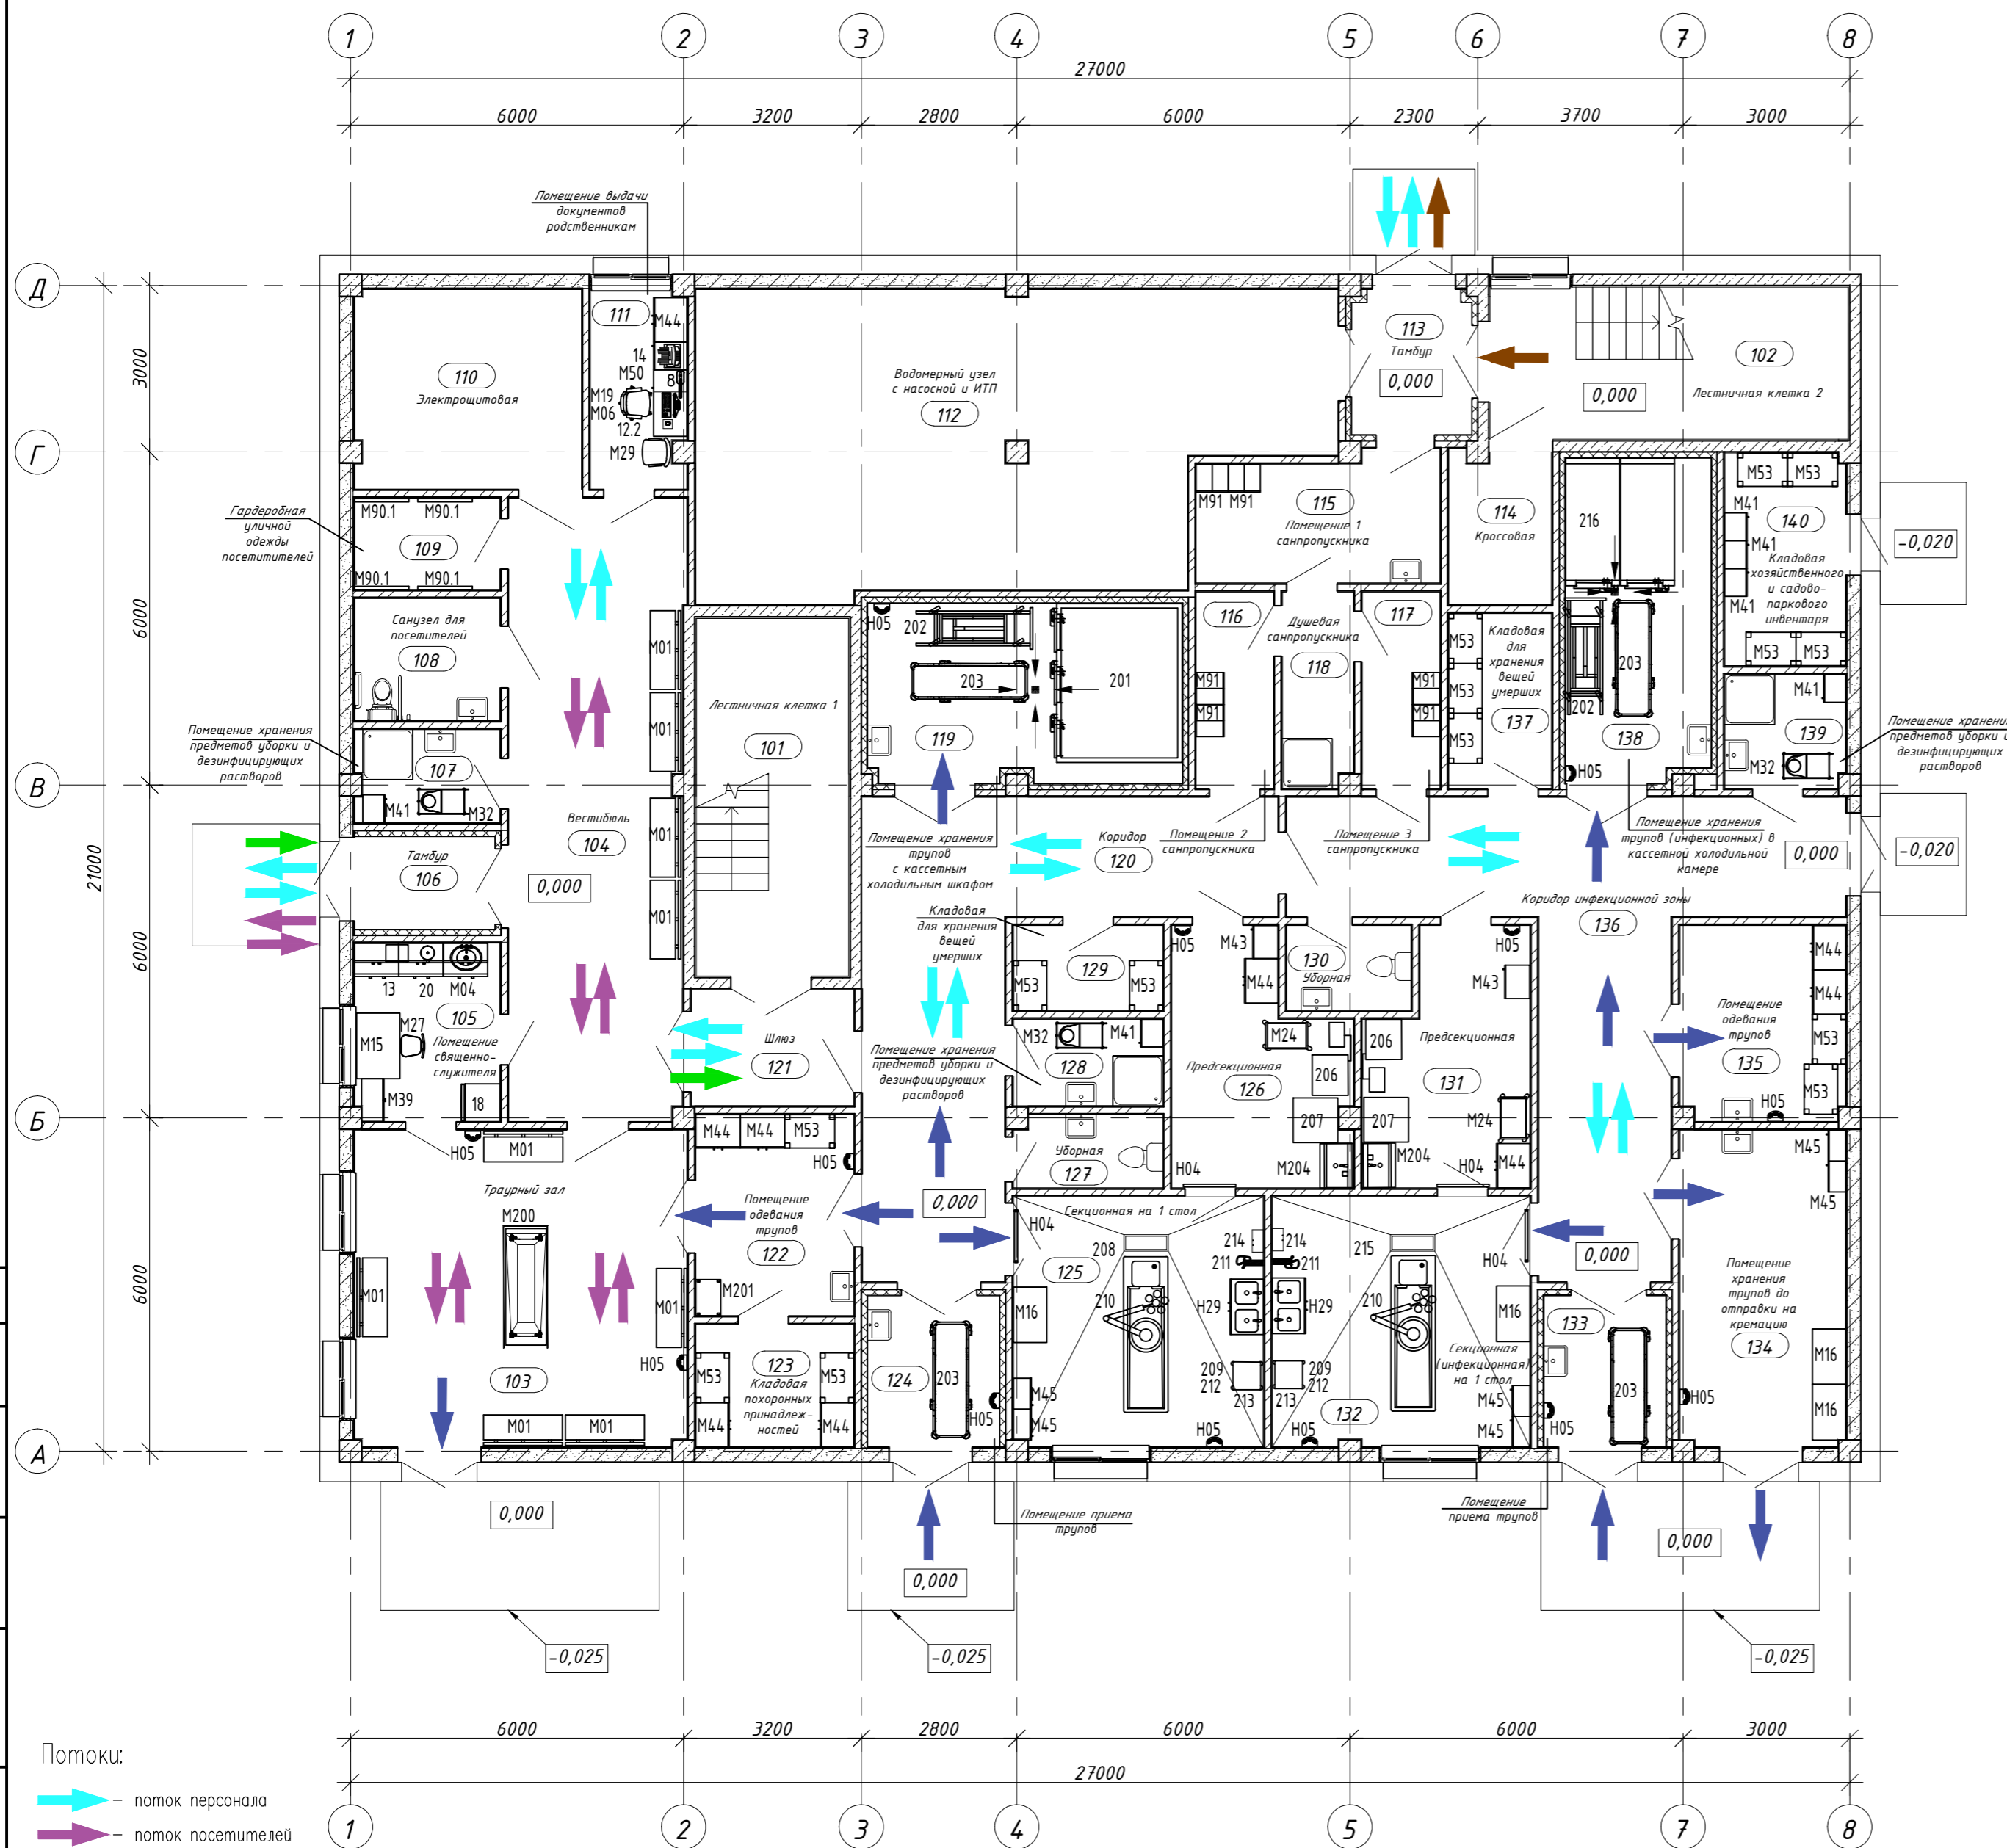

Экспликация помещений 1 этажа				
Номер помещения	Наименование	Площадь, м2	Кат. помеще-ния	Класс чист.
101	Лестничная клетка 1	17.64		-
102	Лестничная клетка 2	17.65		-
103	Траурный зал	34.14	Г	
104	Вестибюль	35.16		-
105	Помещение священнослужителя	8.37	Г	
106	Тамбур	4.23		-
107	Помещение хранения предметов уборки и дезинфицирующих растворов	4.34	В4	Г
108	Санузел для посетителей	5.76	Г	
109	Гардеробная уличной одежды посетителей	4.32		-
110	Электрощитовая	14.64	В3	
111	Помещение выдачи документов родственникам	6.10	Г	
112	Водомерный узел с насосной и ИТП	56.49	Д	
113	Тамбур	5.54		-
114	Крессовая	4.99	В4	
115	Помещение 1 санпропускника	9.79	Г	
116	Помещение 2 санпропускника	4.92	Г	
117	Помещение 3 санпропускника	4.96	Г	
118	Душевая санпропускника	4.45	Г	
119	Помещение хранения трупов с кассетным холодильным шкафом	18.10	В2	Г
120	Коридор	32.93		-
121	Шлюз	6.10		-
122	Помещение одевания трупов	10.28	Г	
123	Кладовая похоронных принадлежностей	6.28	В4	Г
124	Помещение приема трупов	6.48	Г	
125	Секционная на 1 стол	20.25	Г	
126	Предсекционная	13.05	Г	
127	Уборная	3.47	Г	
128	Помещение хранения предметов уборки и дезинфицирующих растворов	4.20	В4	Г
129	Кладовая для хранения вещей умерших	4.12	В4	Г
130	Уборная	3.43	Г	
131	Предсекционная	12.53	Г	
132	Секционная (инфекционная) на 1 стол	20.86	Г	
133	Помещение приема трупов	5.99	Г	
134	Помещение хранения трупов до отправки на кремацию	17.01	В3	Г
135	Помещение одевания трупов	10.43	Г	
136	Коридор инфекционной зоны	37.31		-
137	Кладовая для хранения вещей умерших	5.83	В4	Г
138	Помещение хранения трупов (инфекционных) с кассетным холодильным шкафом	15.08	В2	Г
139	Помещение хранения предметов уборки и дезинфицирующих растворов	4.43	В4	Г
140	Кладовая хозяйственного и садово-паркового инвентаря	8.32	В4	

Примечания:
 1) размеры на чертеже указаны в миллиметрах
 2) за относительную отметку 0.000 принят уровень пола первого этажа.
 3) раздел не предназначен для производства строительных работ

- Потоки:
- поток персонала
 - поток посетителей
 - поток трупов
 - поток условно "чистый" (чистое белье, медикаменты, расходные материалы, канцелярские и хозяйственные товары)
 - поток условно "грязный" (грязное белье, медицинские отходы класса "Б")

Изм.	Кол.	Лист № док	Подпись	Дата	Стадия	Лист	Листов
Разработал					Патологоанатомический корпус	1	2
Проверил							
Нач. отдела							
Н.контр.					План 1-го этажа. Расстановка технологического оборудования и мебели. М 1:100		
ГИП							

План 2-го этажа



Экспликация помещений 2 этажа

Номер помещения	Наименование	Площадь, м ²	Кат. помеще-ния	Класс чист.
101	Лестничная клетка 1	17.64	-	-
102	Лестничная клетка 2	17.65	-	-
201	Кабинет заведующего отделением	17.01	Г	-
202	Кабинет врача-патологоанатома	14.14	Г	-
203	Канцелярия	9.20	Г	-
204	Архив медицинской документации	6.91	В4	Г
205	Помещение хранения чистого белья	4.13	В4	Г
206	Коридор	12.15	-	-
207	Коридор	58.97	-	-
208	Комната персонала	12.12	Г	-
209	Уборная	2.93	Г	-
210	Помещение хранения предметов уборки и дезинфицирующих растворов	4.00	В4	Г
211	Помещение хранения предметов уборки и дезинфицирующих растворов	4.98	В4	Г
212	Кладовая временного хранения отходов класса Б	5.23	В4	Г
213	Гардеробная домашней и рабочей одежды персонала (М)	3.57	-	-
214	Душевая при гардеробной	2.31	-	-
215	Гардеробная домашней и рабочей одежды персонала (Ж)	3.63	-	-
216	Душевая при гардеробной	2.31	-	-
217	Гардеробная уличной одежды персонала	4.16	-	-
218	Моечно-дистилляционная	14.70	Д	Г
219	Шлюз	6.79	-	-
220	Венткамера	38.97	-	-
221	Венткамера	4.91	-	-
222	Архив влажного аутопсийного и биопсийного материала	9.39	Д	Г
223	Архив микропрепаратов и блоков биопсий	9.46	Д	Г
224	Помещение хранения средств защиты и упаковок для забора материала на бактериологическое и вирусологическое исследование с местом для переобедания	7.78	В4	Г
225	Кладовая инструментов	6.67	В4	Г
226	Кладовая реагентов	5.72	В4	Г
227	Коридор	56.50	-	-
228	Кабинет лаборанта	17.22	Г	-
229	Кабинет врача (микроскопическое исследование)	18.27	Г	-
230	Лаборатория (проводка, заливка, микротомия, окраска заключение)	18.17	Г	-
231	Лаборатория (вырезка, криотомия, декальцинация)	18.08	Г	-
232	Лаборатория (регистрация, маркировка материала)	17.91	Г	-
233	Помещение хранения расходного материала и медикаментов	5.18	В4	Г
234	Кладовая красителей	5.28	В4	Г
235	Помещение приема биопсийного материала	8.18	Г	-

Примечания:

- 1) размеры на чертеже указаны в миллиметрах
- 2) за относительную отметку 0.000 принят уровень пола первого этажа.
- 3) раздел не предназначен для производства строительных работ

Потоки:

- поток персонала
- поток условно "чистый" (чистое белье, медикаменты, расходные материалы, канцелярские и хозяйственные товары)
- поток условно "грязный" (грязное белье, медицинские отходы класса "Б")

Изм.	Кол.	Лист	№ док.	Подпись	Дата	Патологоанатомический корпус	2	2
Разработал								
Проверил						План 2-го этажа. Расстановка технологического оборудования и мебели. М 1:100		
Нач. отдела								
Н.контр.								
ГИП								