

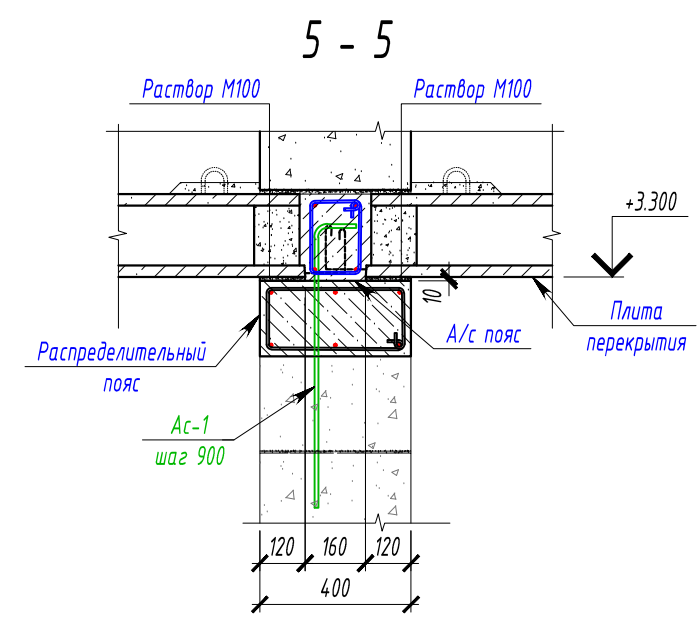
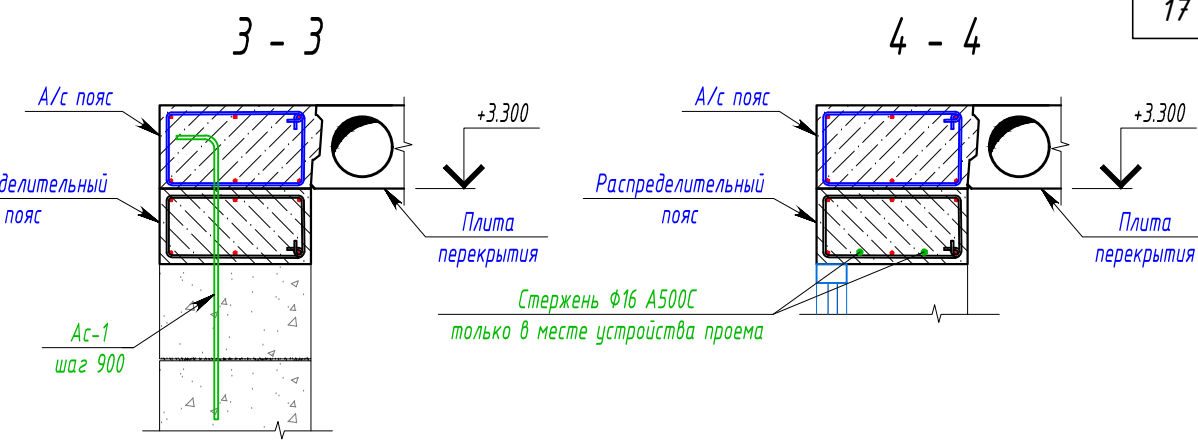
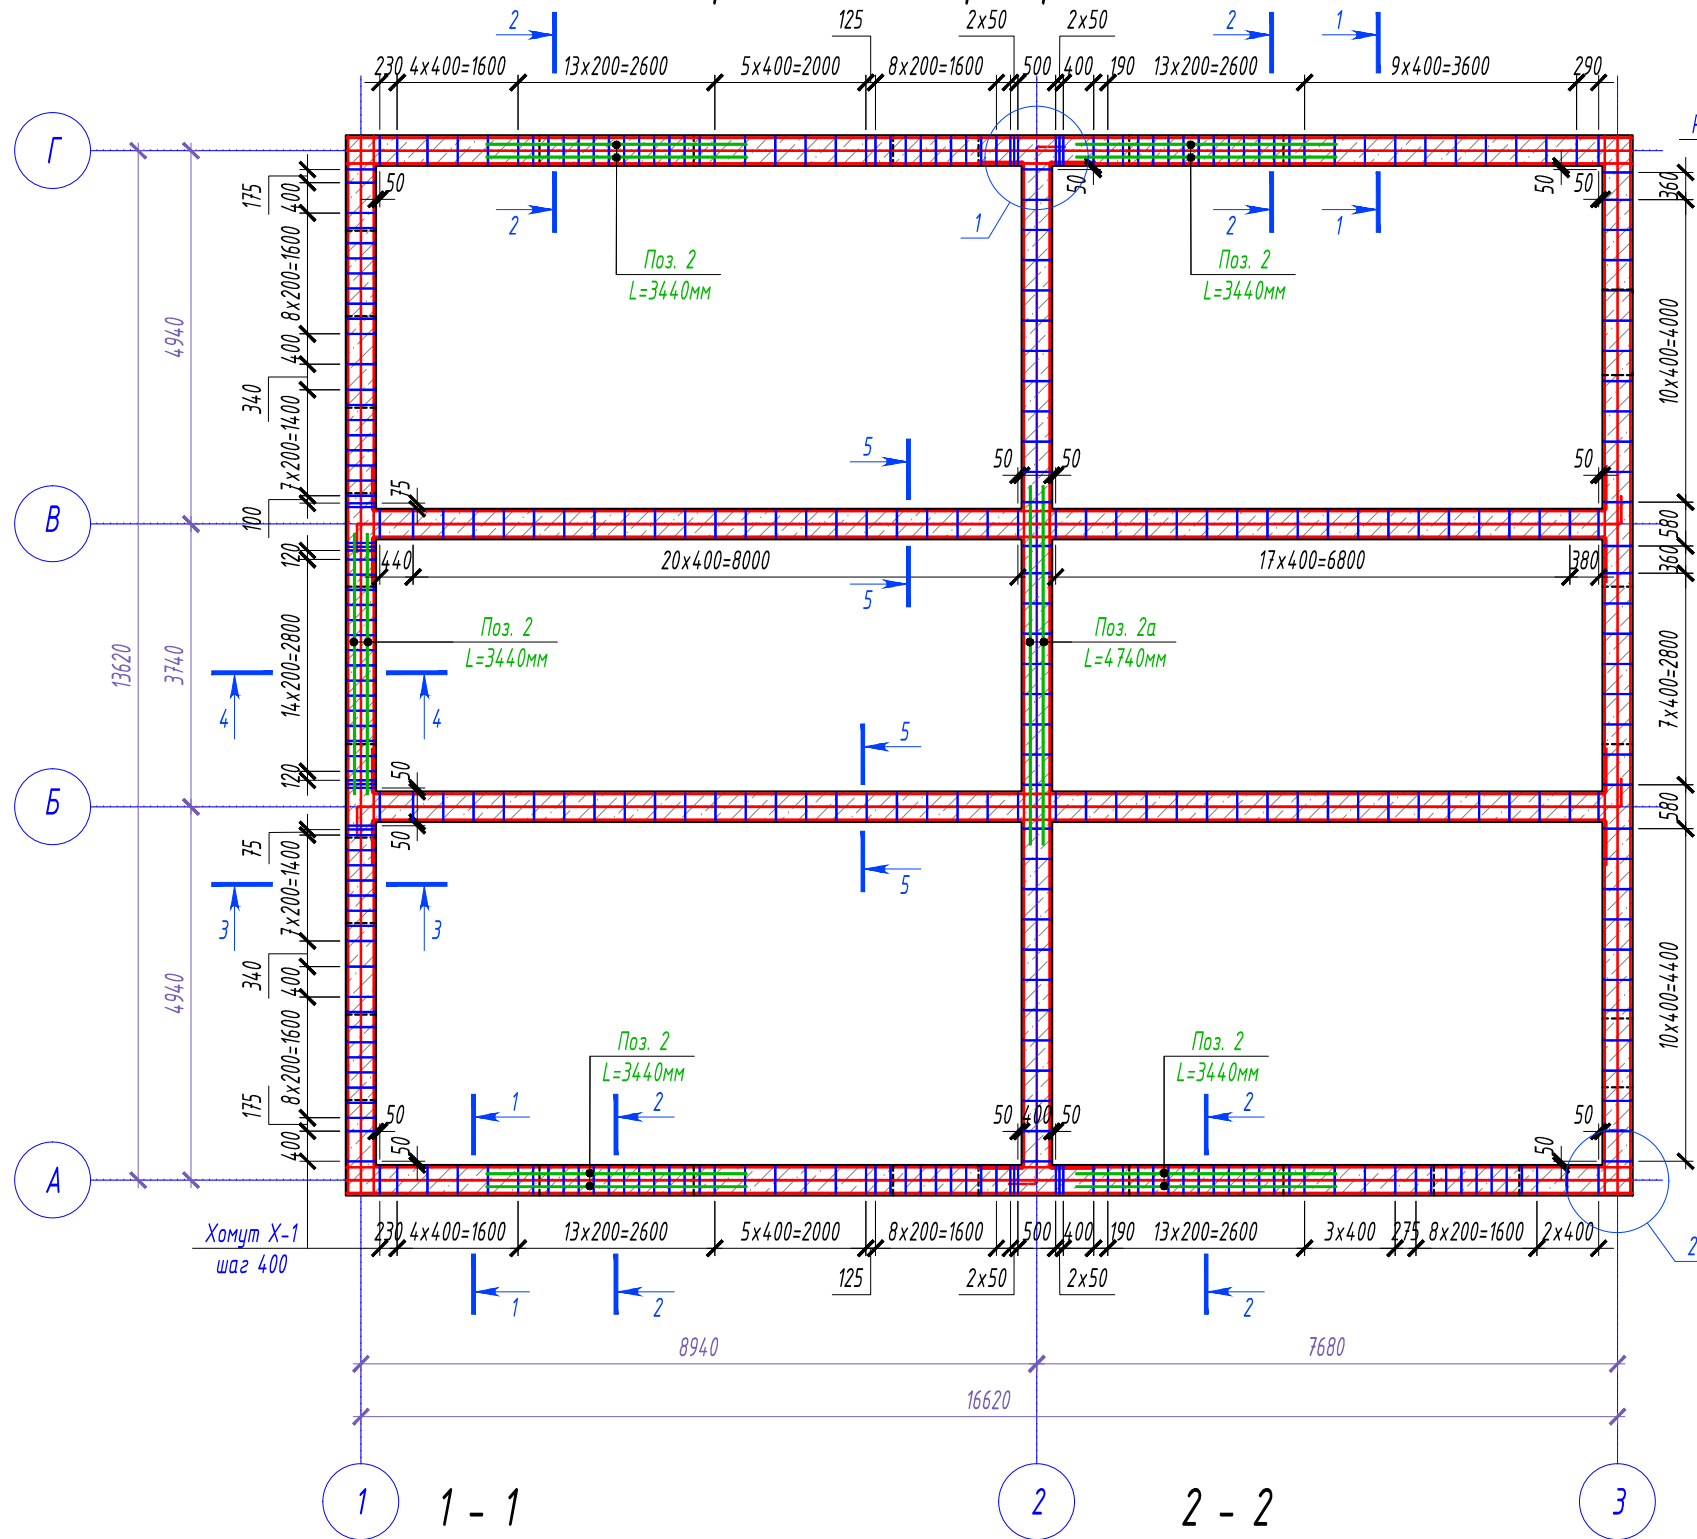


Схема расположения распределительного пояса

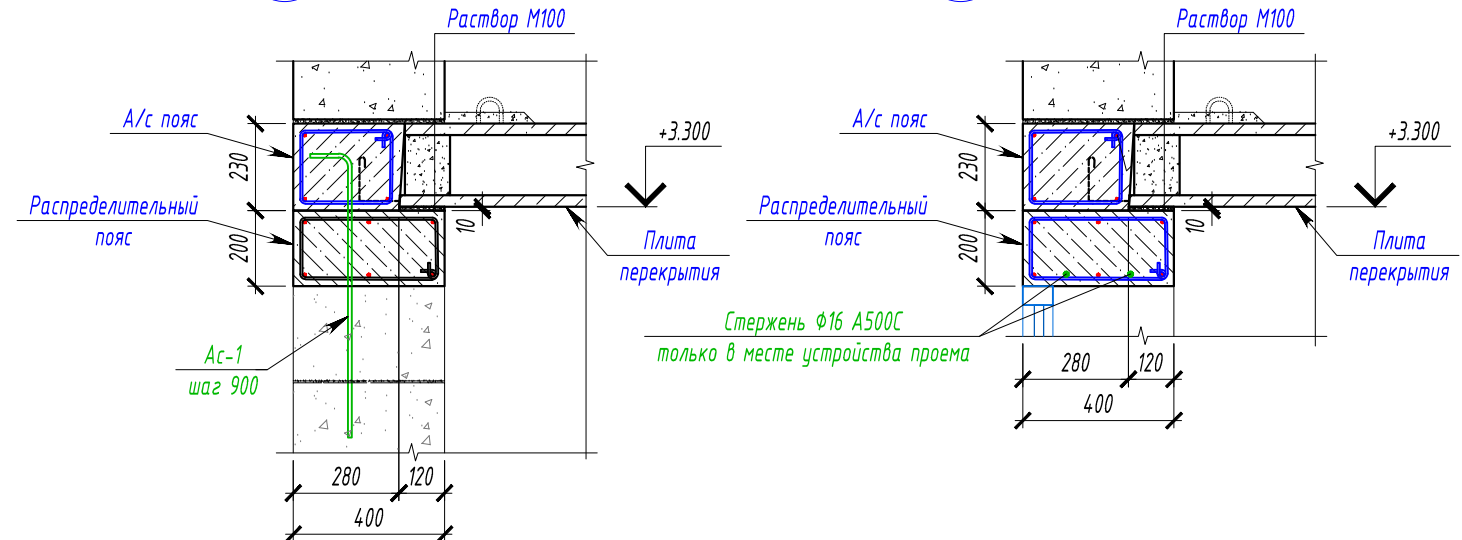

Деталь устройства распределительного пояса

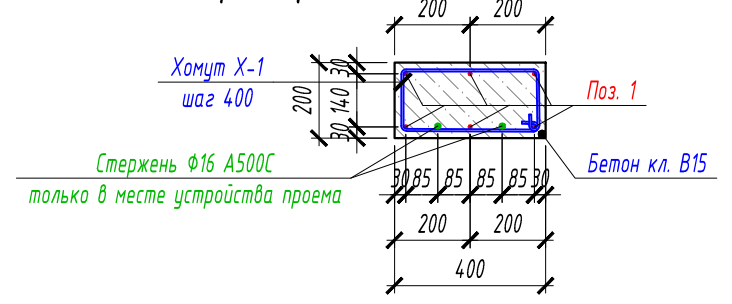

Изм.	Колуч.	Лист	№ док.	Подп.	Дата	Стадия	Лист	Листов
							9	
Схема расположения распределительного пояса. Сечение 1-1..5-5. Деталь устройства распределительного пояса								

Взам. инв. №	
Подпись и дата	
Инв. № посл.	