



План 1 этажа на отм. 0,000

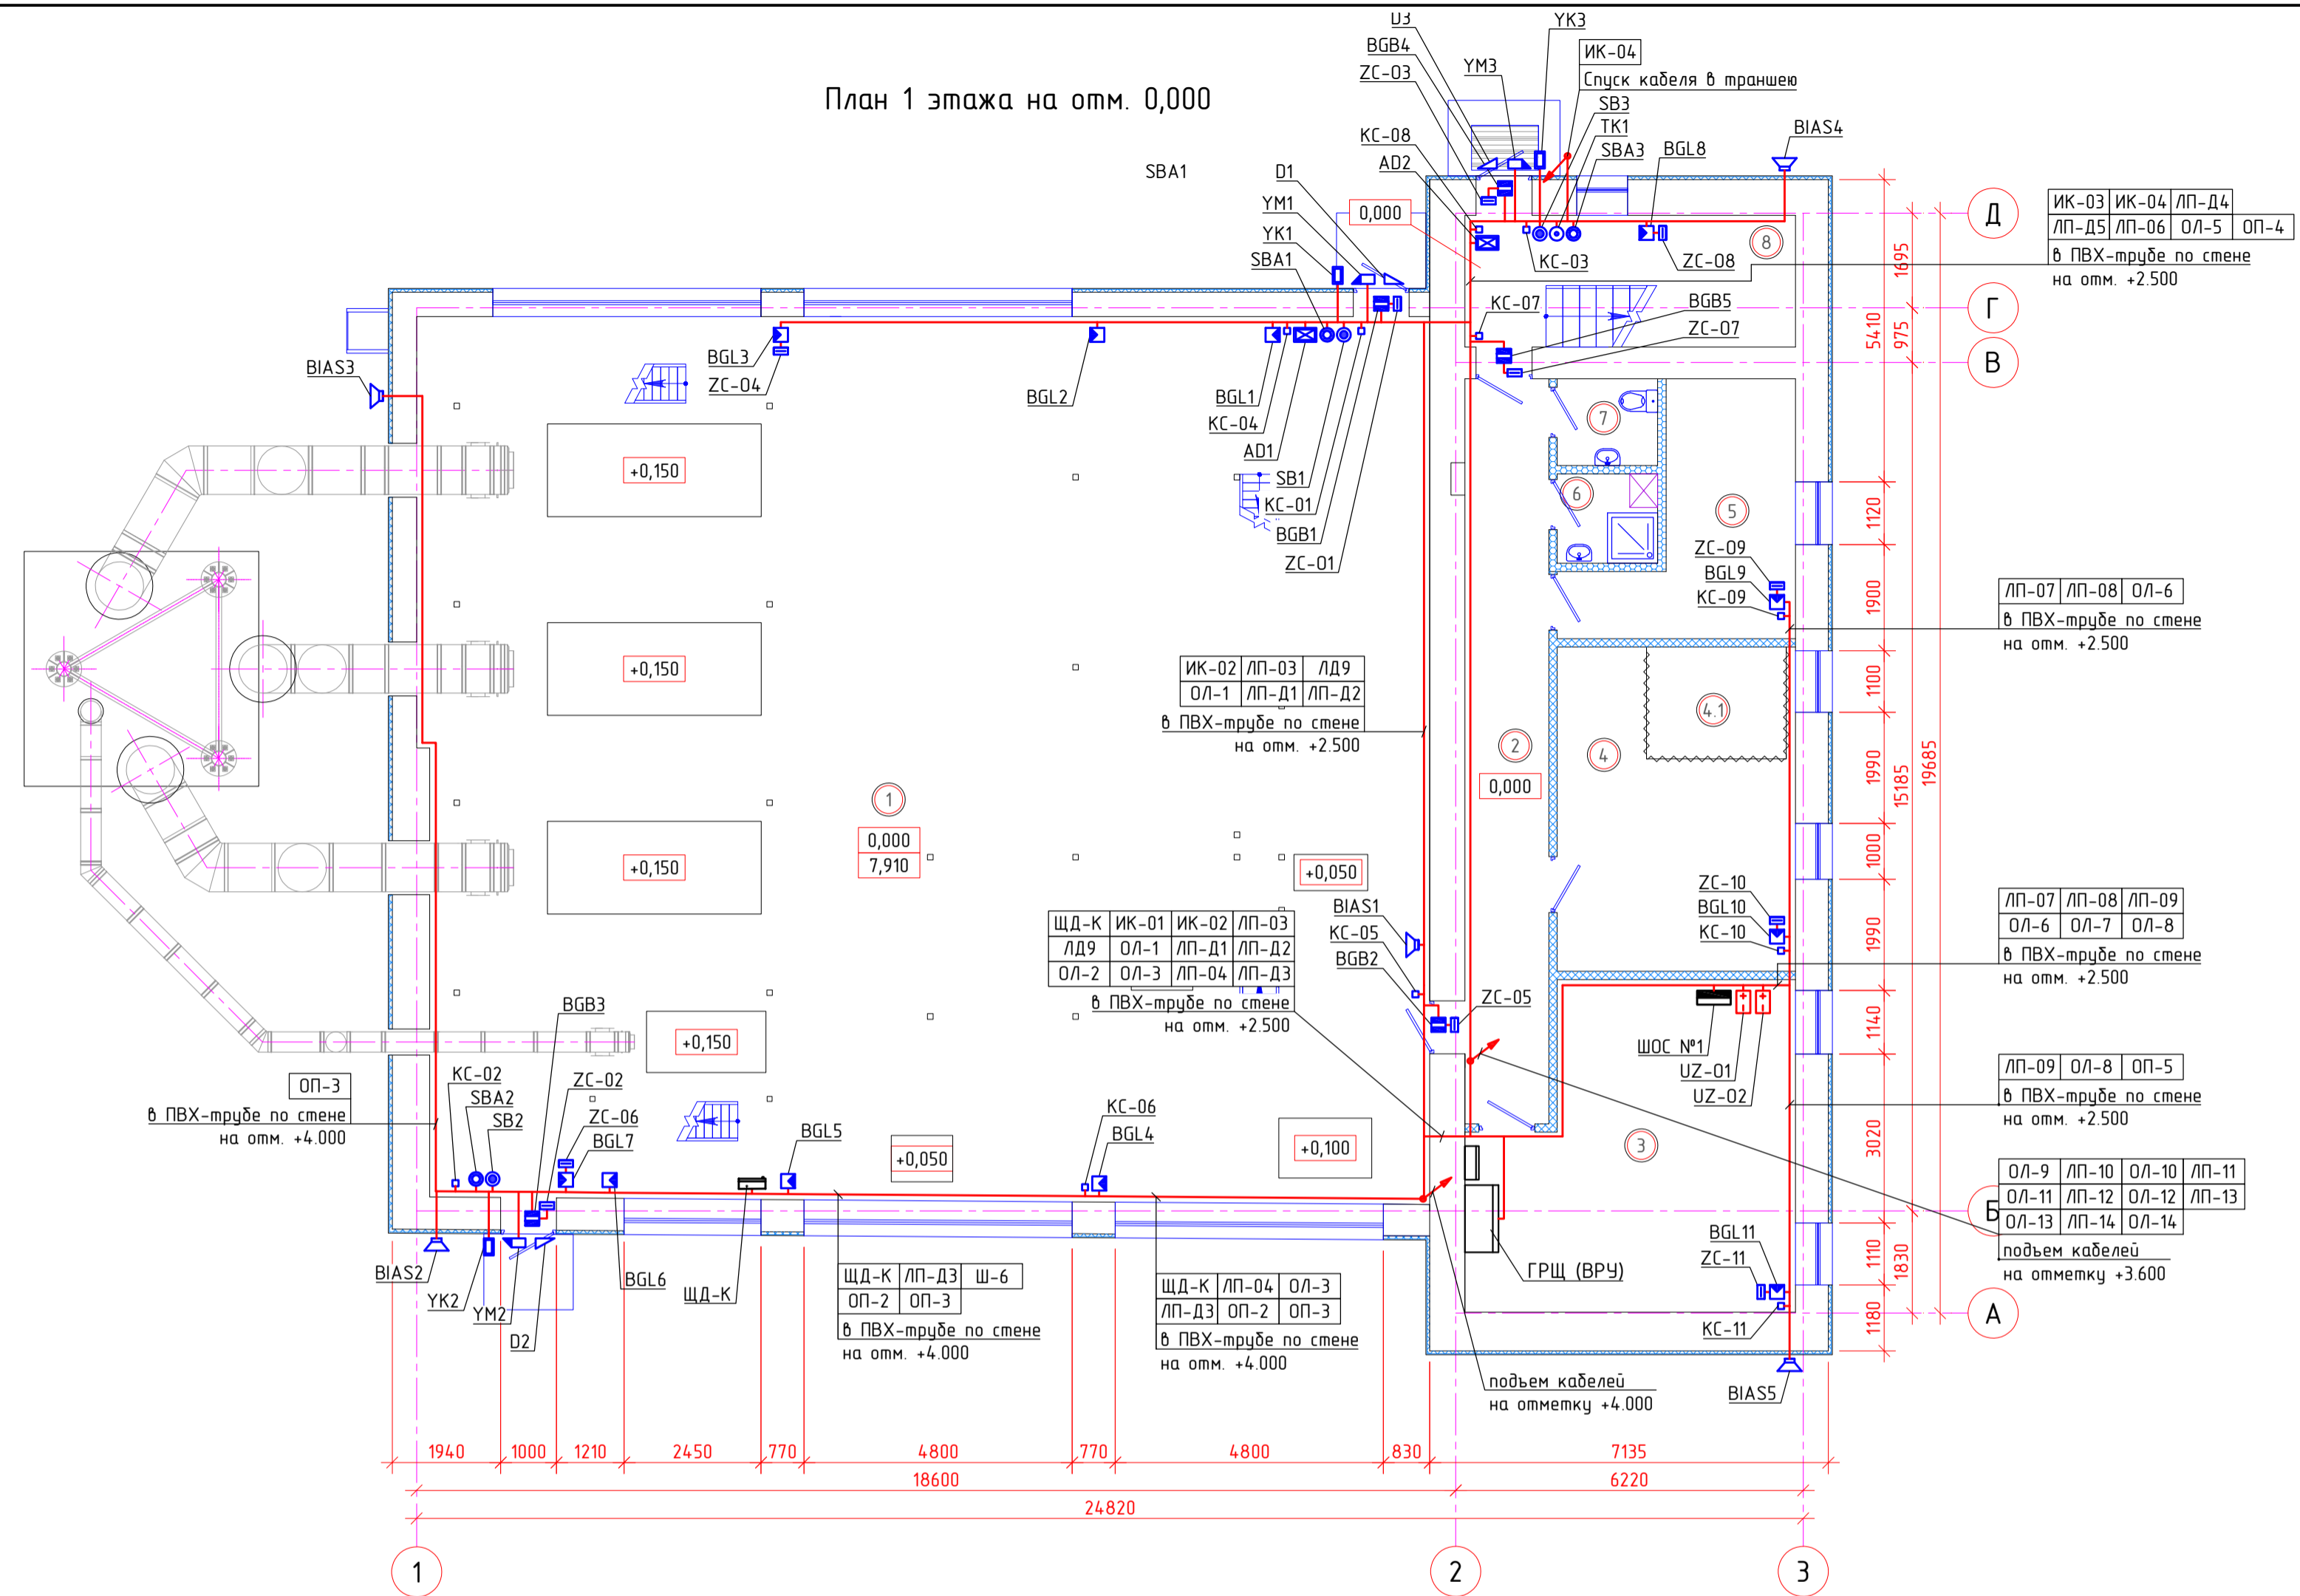

План 2 этажа на отм. +3,600

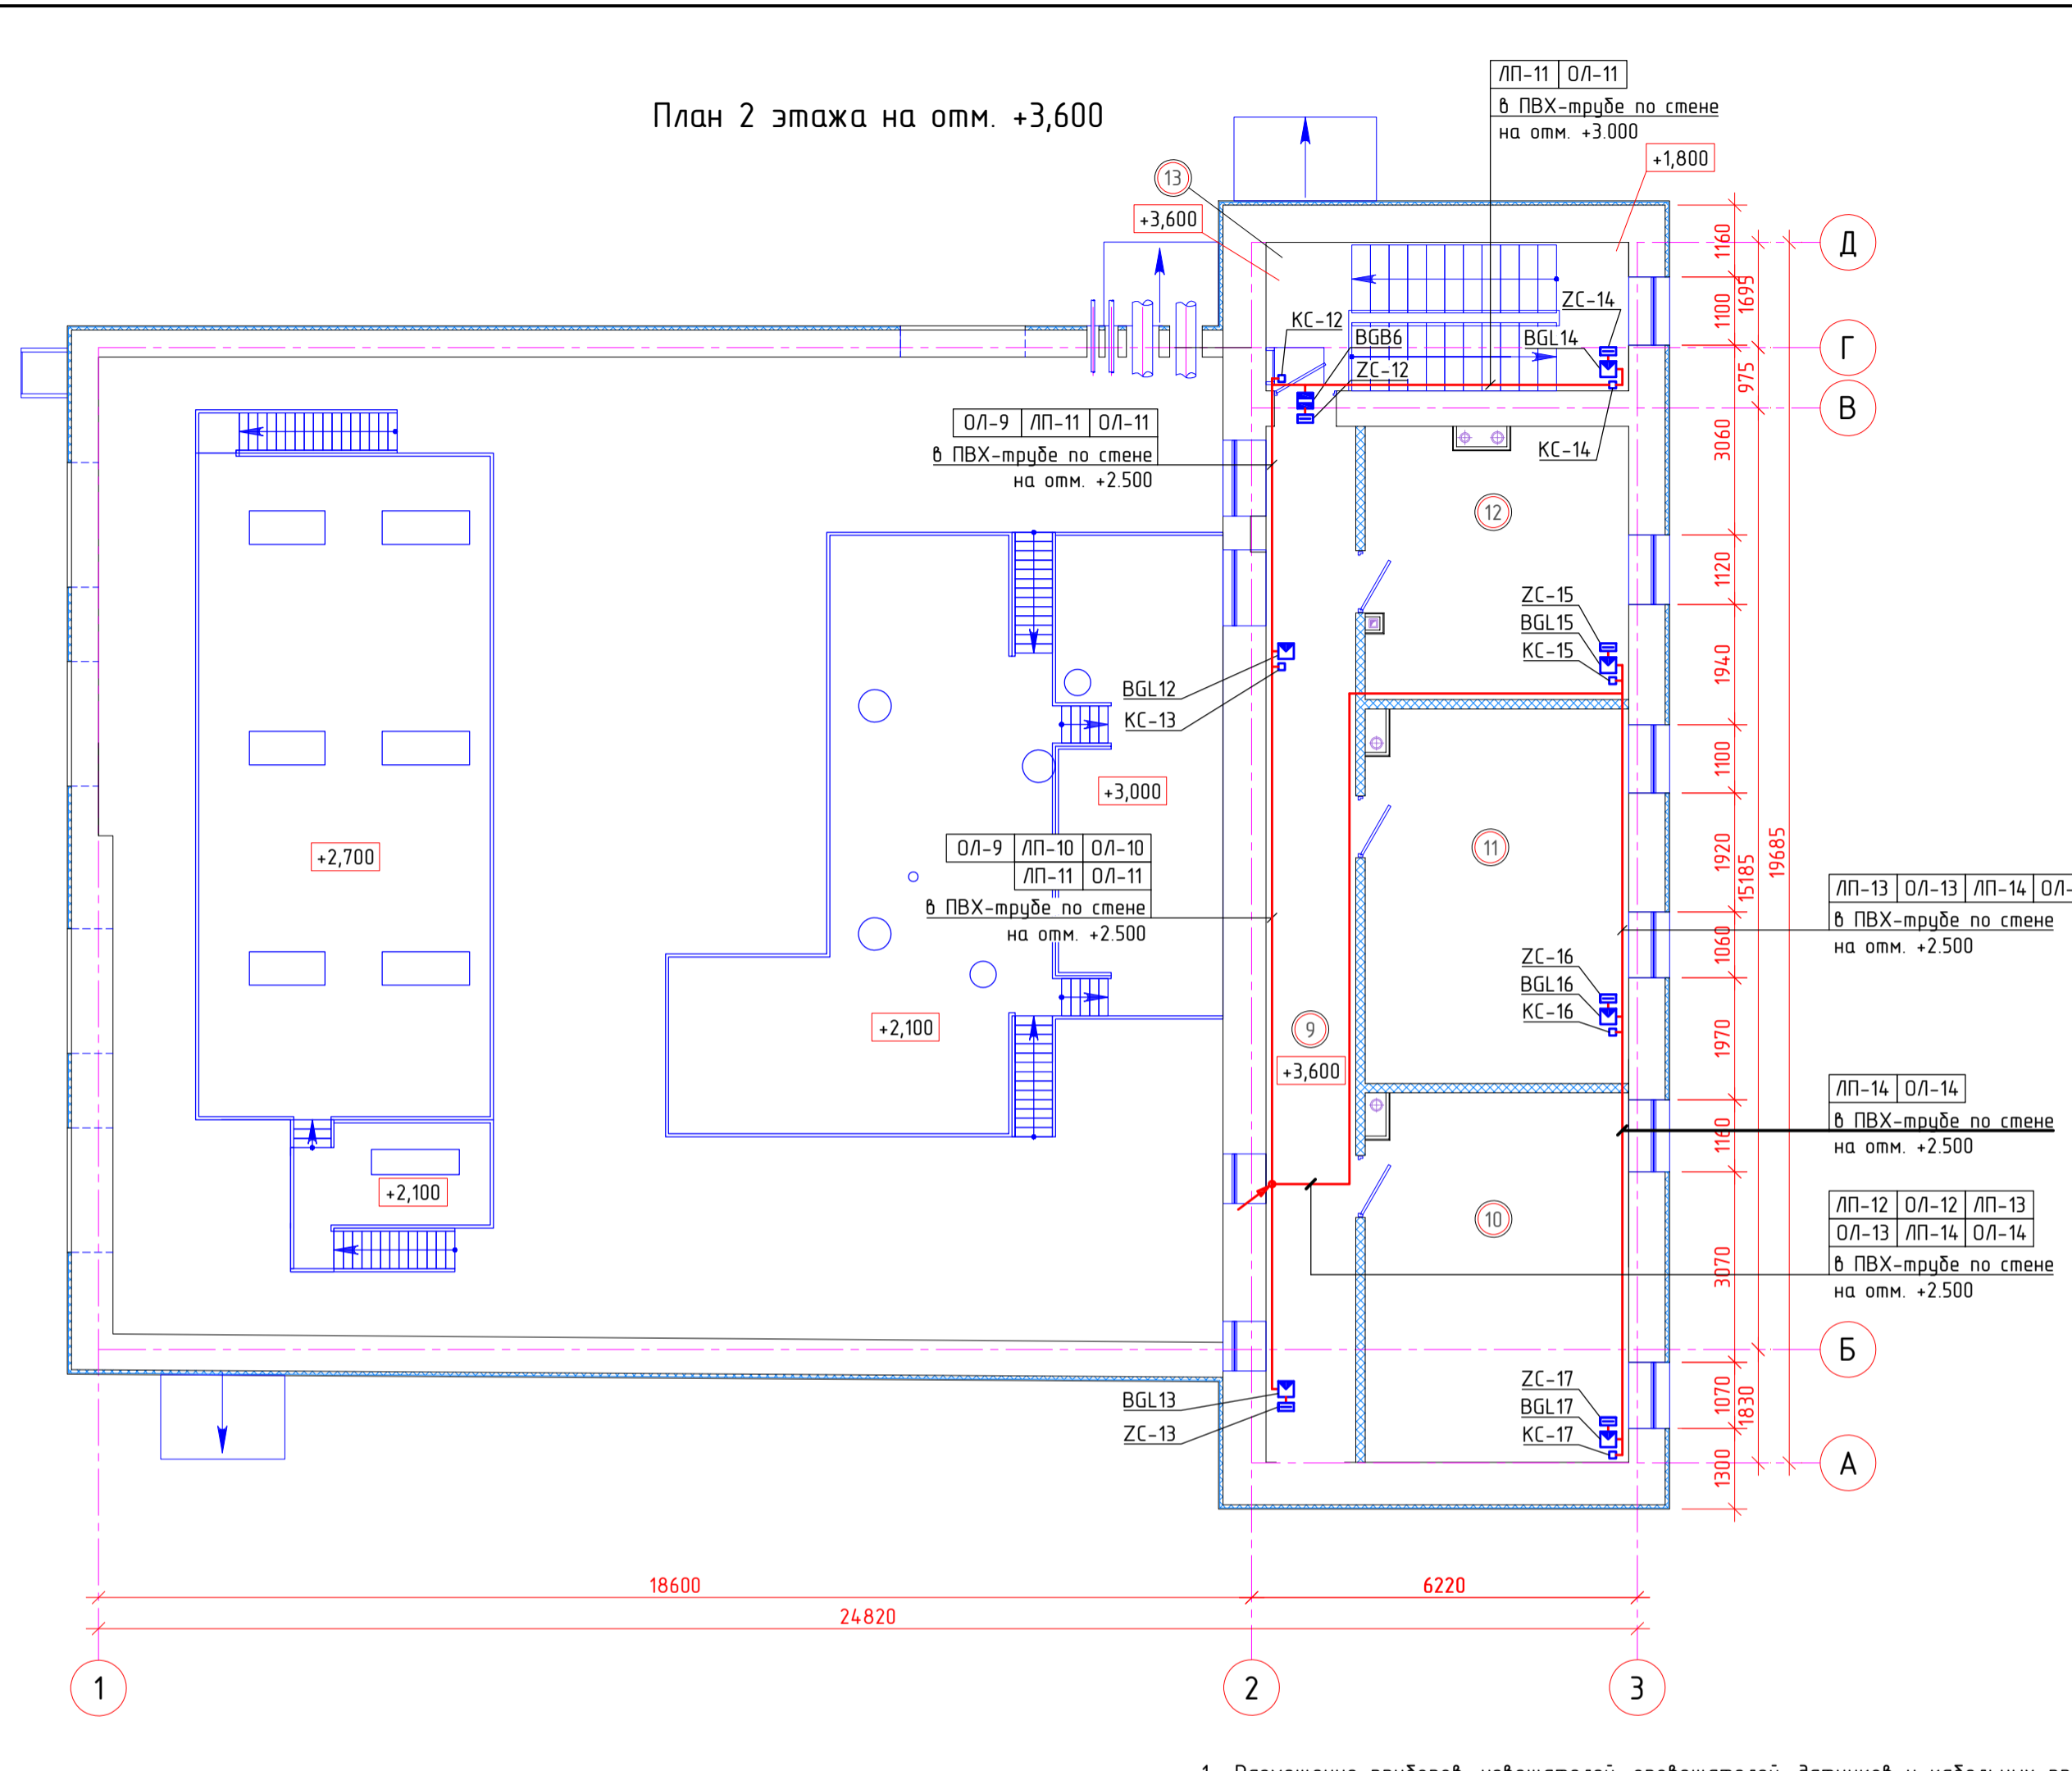

Экспликация помещений первого этажа

Номер помещения	Наименование	Площадь м²	Кат. помещения
1	Котельный зал	285,00	Г
2	Коридор	20,00	-
3	Помещение щитов управления	30,69	В2
4	Слесарная со сварочным постом для ремонта оборудования котельной	24,74	В4
5	Склад хранения реагентов	13,10	В4
6	Помещение для хранения уборочного инвентаря	2,90	В4
7	Уборная	2,80	-
8	Лестничная клетка	13,93	-

Экспликация помещений второго этажа

Номер помещения	Наименование	Площадь м²	Кат. помещения
9	Коридор	24,23	-
10	Инструментальная комната	25,16	В4
11	Помещение для ремонта электрооборудования, запорной арматуры и контрольно измерительных приборов	25,46	В4
12	Склад запасных частей и материалов	18,40	В2
13	Лестничная клетка	6,12	-

- Размещение приборов, извещателей, оповещателей, датчиков и кабельных проводок уточнить при монтаже.
- Прокладку проводов и кабелей системы охранной сигнализации и СКУД необходимо выполнить в гофрированной ПВХ трубе по стенам с помощью крепежа с шагом 0,35 м и кабельных держателей.
- Соединения и ответвления кабелей и проводов производить в коробках или внутри корпусов электростановочных изделий способом пайки или с помощью винтов.
- При параллельной открытой прокладке расстояние между слаботочными кабелями и силовыми кабелями выдерживать не менее 0,5 м.
- Прокладку проводов и кабелей по стенам внутри зданий производить на расстоянии не менее 0,1 м от потолка и, как правило, на высоте не менее 2,2 м от пола. При прокладке проводов и кабелей на высоте менее 2 м от пола должна быть предусмотрена их защита от механических повреждений.
- Прокладку кабелей следует выполнять в соответствии с ПУЭ и СП 76.13330.2016.
- Прокладку кабелей через стены выполнять в стальных трубах с заделкой пеной противопожарной.
- Монтаж оборудования системы охранной сигнализации и СКУД выполнять в соответствии с технической документацией завода-изготовителя оборудования, РД 78.145-93 и Р 064-2017.

-0С			
Изм.	Колуч	Лист	№ док.
Разраб.	Гилин		
Подп.		Дата	
Н.контр.			
ГИП			
Стадия	Лист	Листов	
Р	6		
Система охранной сигнализации. Система контроля и управления доступом. Здание котельной. План расположения оборудования			