


Условные обозначения:



- полоса отвода на период строительства КЛ 0,4 кВ и ВЛИ 0,4 кВ

Схема расположения листов

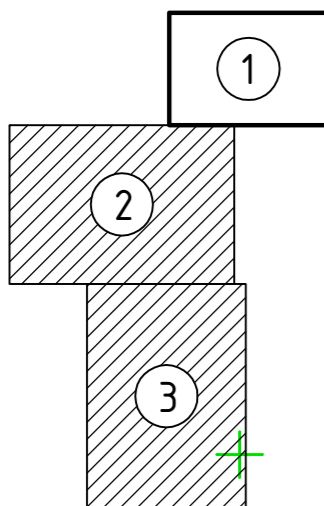

Линия сводки с листом 2

Изм.	Колуч.	Лист	№ док.	Подп.	Дата				
Разраб.	Гилин			<i>[Signature]</i>		Проект полосы отвода	Стадия	Лист	Листов
Проверил							П		
Н.контр.						Отвод земельного участка на период строительства КЛ 0,4 кВ и ВЛИ 0,4 кВ М 1:500			
ГИП									


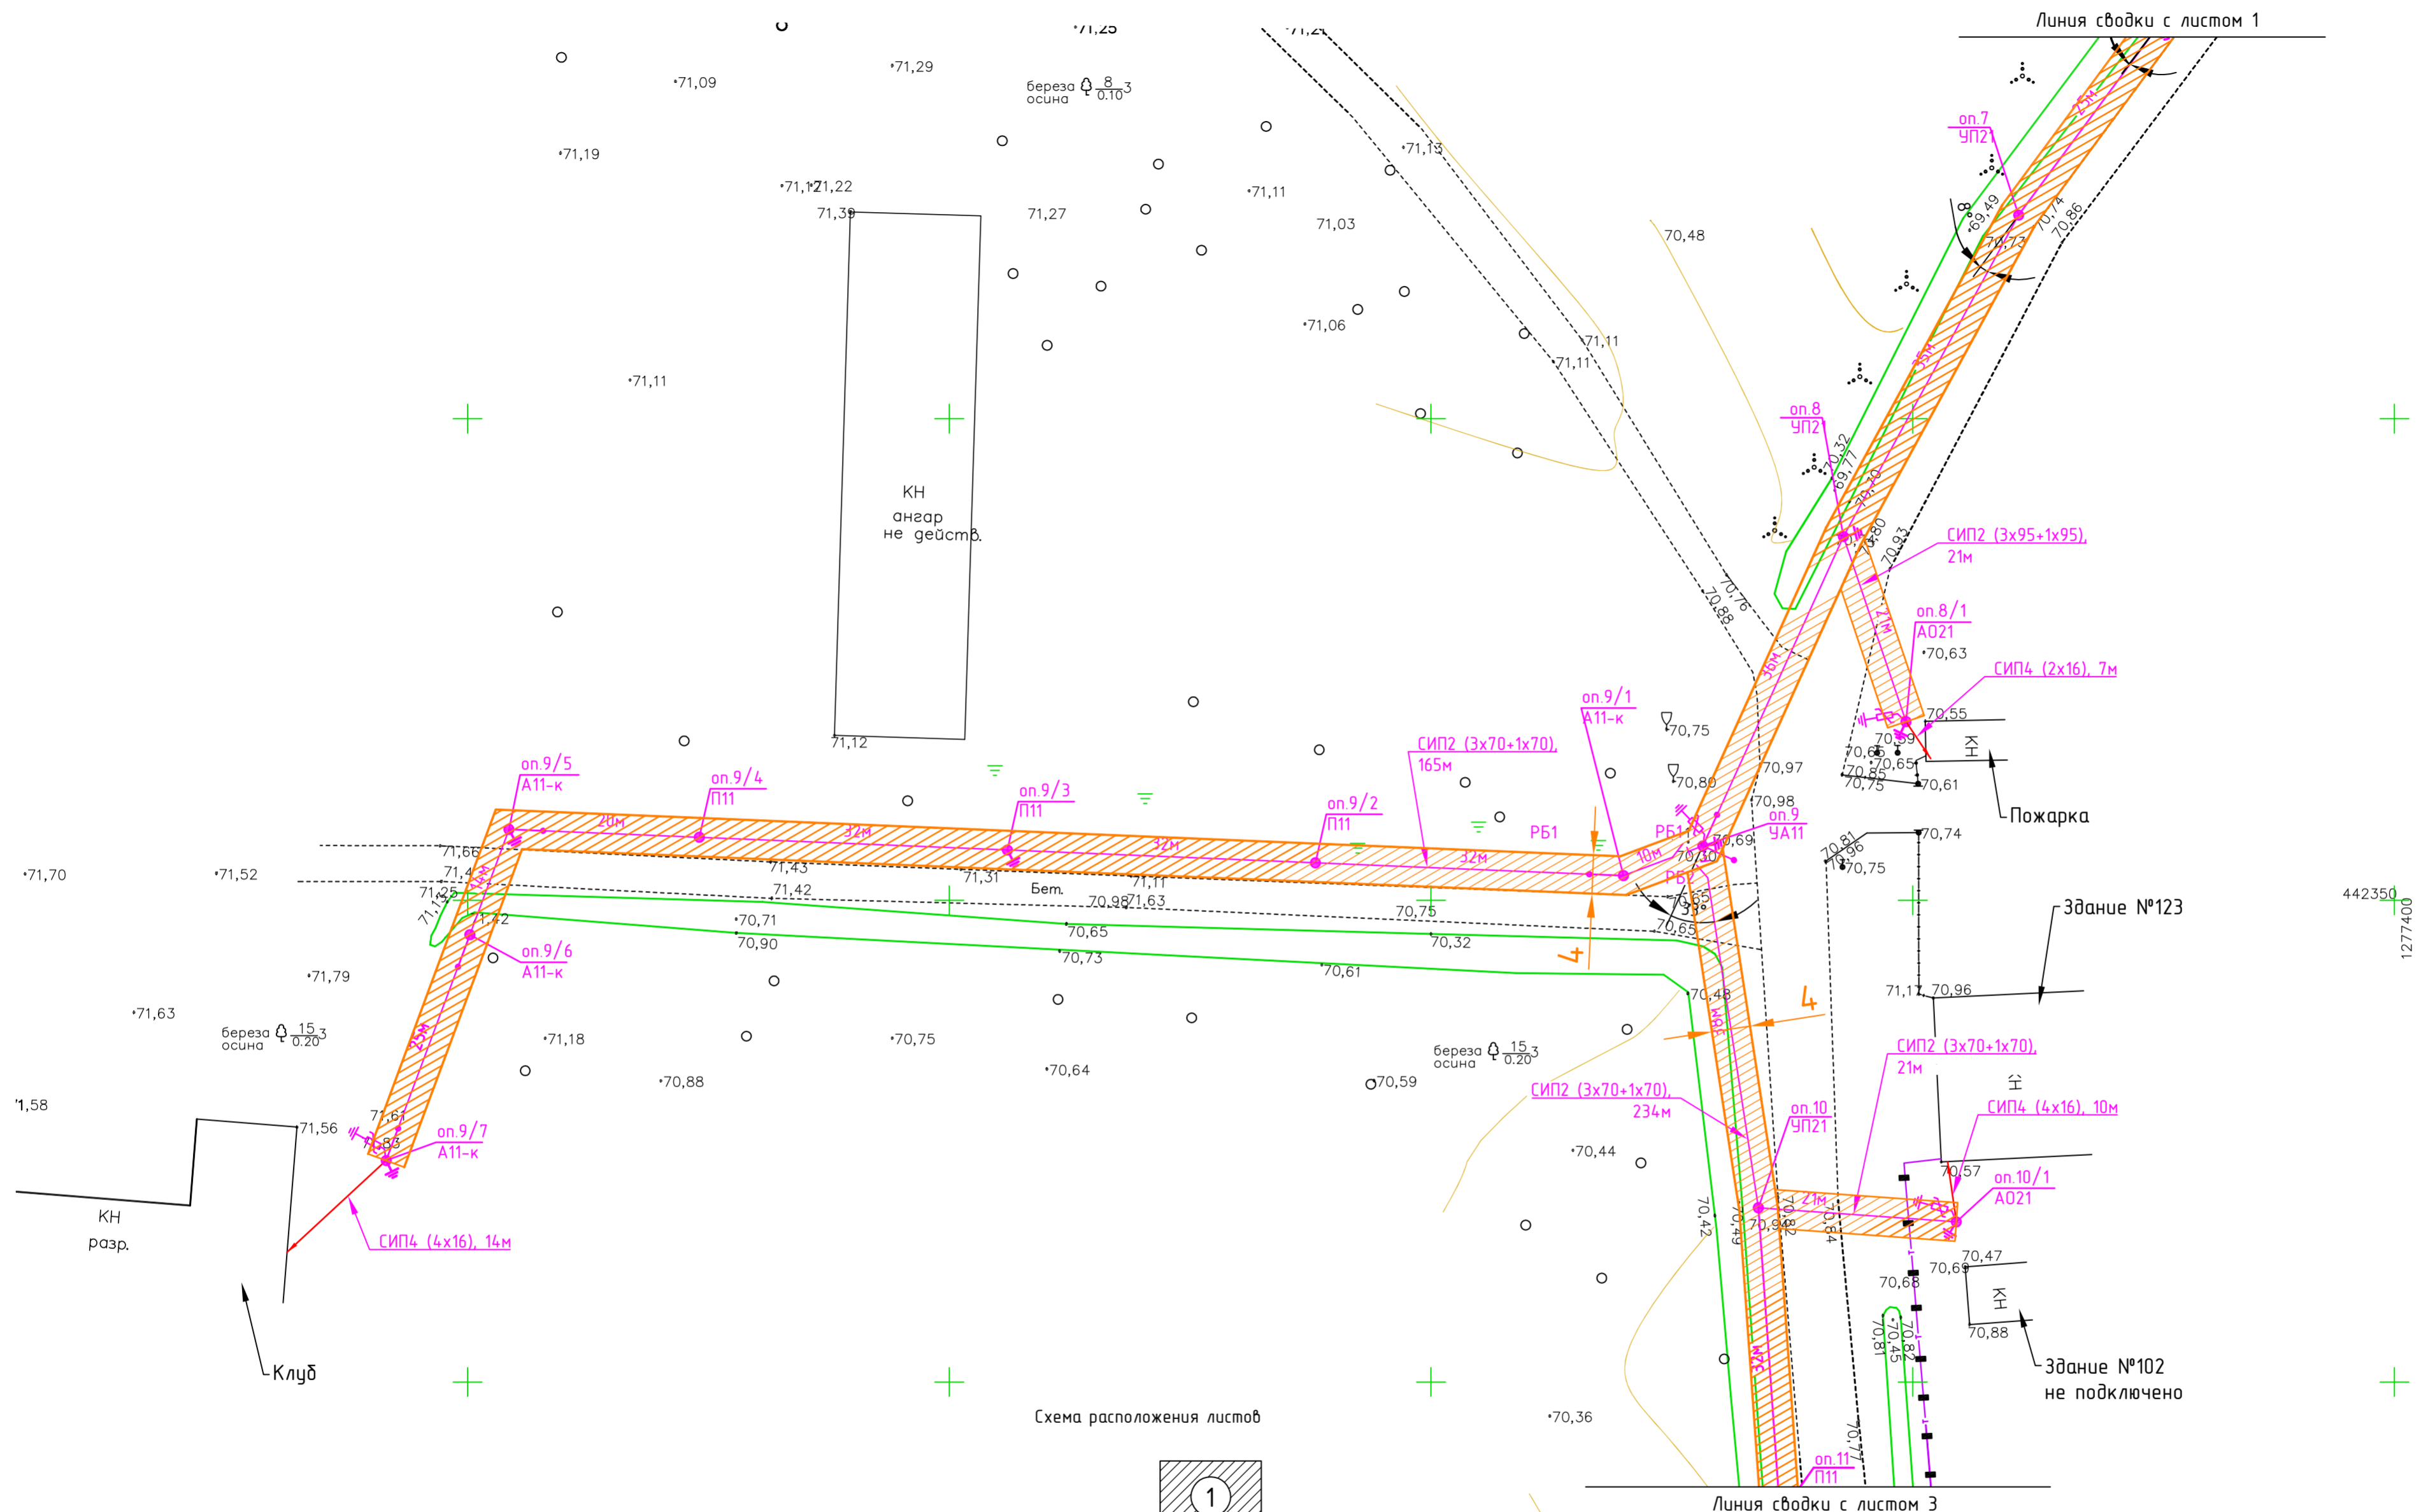


Схема расположения листов

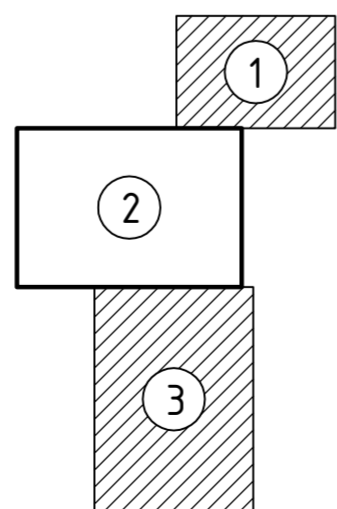

Изм.	Колуч.	Лист	№ док.	Подп.	Дата	Проект полосы отвода	Стадия	Лист	Листов
Разраб.	Гилин						п		
Проверил						Отвод земельного участка на период строительства КЛ 0,4 кв и ВЛИ 0,4 кв М 1:500			
Н.контр.									
ГИП									

Согласовано	
Инв. № подл.	
Подп. и дата	
Взам. инв. №	