


Телекоммуникационный шкаф ТШ-СС-1  
Передняя пара 19" направляющих  
Масштаб 1:10

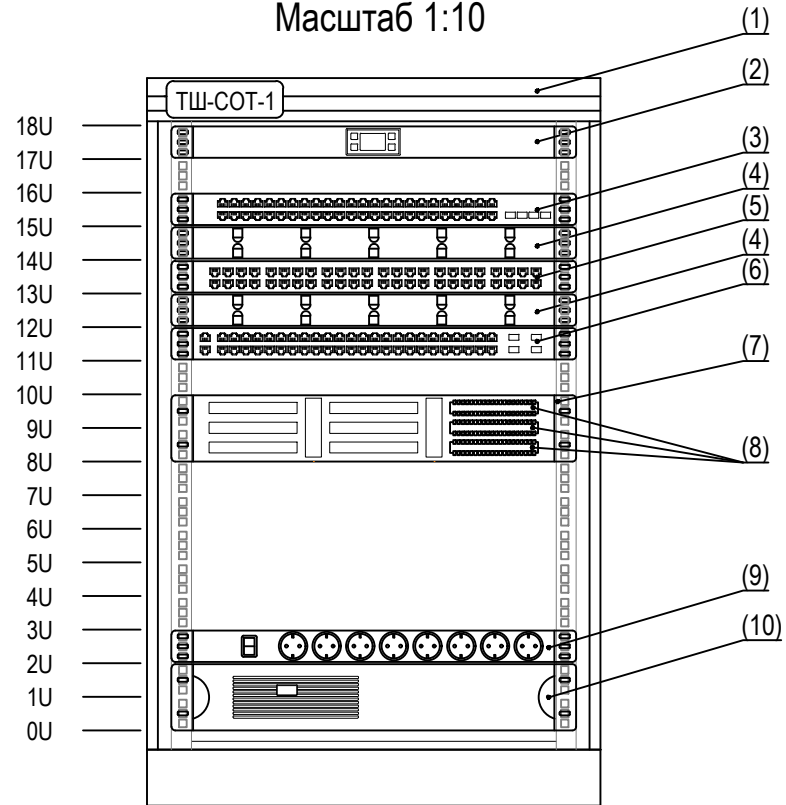

Поз. обозначение	Наименование	Кол.	Примечание
1	Шкаф телекоммуникационный 18U (600 × 650)	1	
2	Модуль вентиляторный 19" 1U	1	
3	Коммутатор WS-C3650-48TS-L	1	
4	Организер кабельный горизонтальный 19" 1U	2	
5	Патч-панель 1U кат. 5E UTP, 48 портов	1	
6	Коммутатор WS-C2960RX-48TS-L	1	
7	Рама 19" для крепления 9 плиток типа для телефонии, 2U, KR-19-FRAME-FL-90	1	
8	Плинт размыкаемый, на 10 пар, нормально замкнутый, маркировка 0-9	3	
9	Блок силовых розеток 19" с выключателем, 8 розеток	1	
10	Источник бесперебойного питания	1	

Согласовано

Взам. инд. №

Подл. и дата

Инд. № подл.

Изм.	Кол.уч.	Лист	№док.	Подпись	Дата	Стадия	Лист	Листов
Разраб.			Романова	<i>Романова</i>		Р	7	
Проверил								
ГИП								
Н. контр.						Схема расположения оборудования в телекоммуникационном шкафу ТШ-СС-1		