

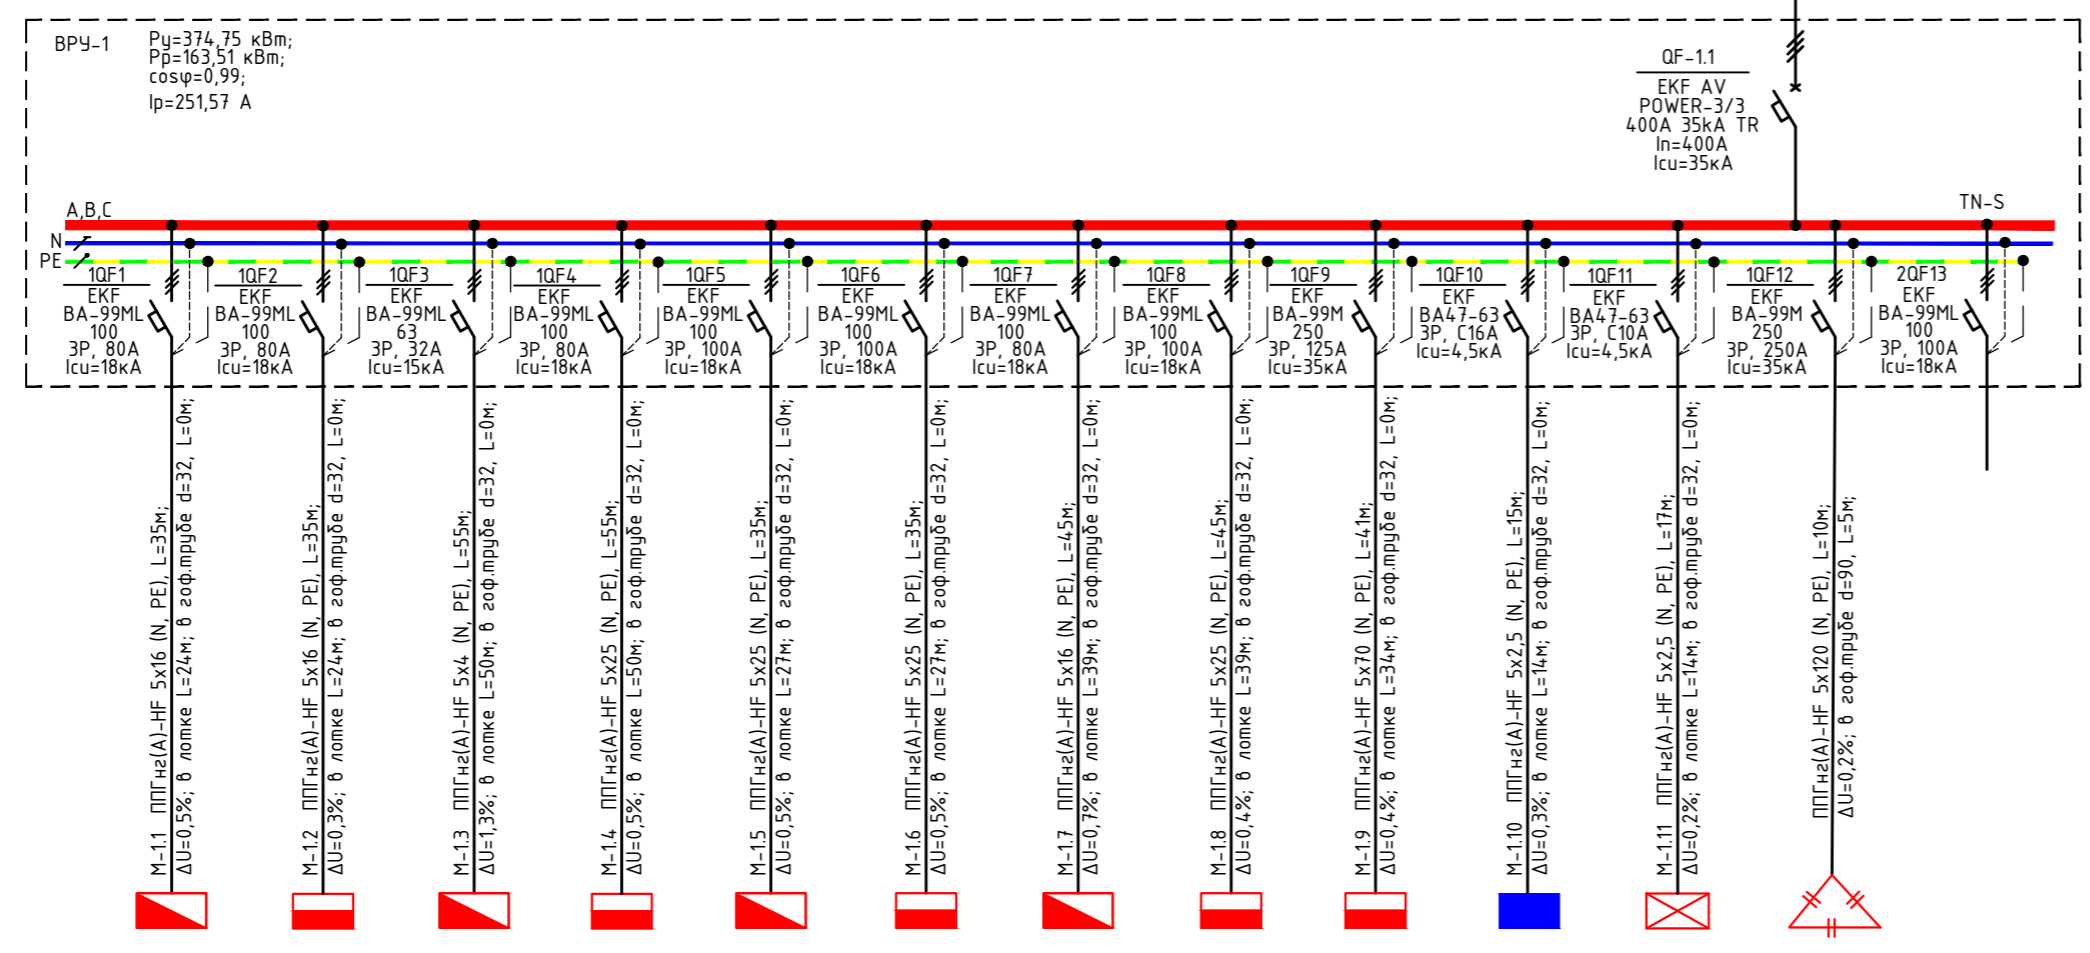


Инв. № подл. Подп. и дата. Взам. инв. №.

Источники питания
Аппарат на вводе (выключатель автоматический или выключатель нагрузки): номер; тип; ток расцепителя или плавкой вставки, А
Аппарат на линии (выключатель автоматический или выключатель нагрузки): номер; тип; ток расцепителя или плавкой вставки, А
Пускатель магнитный (устройство защитного отключения или другие аппараты): номер; тип; номинальный ток, А
Марка, сечение проводника-оплана участка, % - способ прокладки
Сеть электроснабжения
Номер группы
Рy/Рr, кВт
Напряжение, U, В
Ирас., (А)
Наименование потребителя, место установки

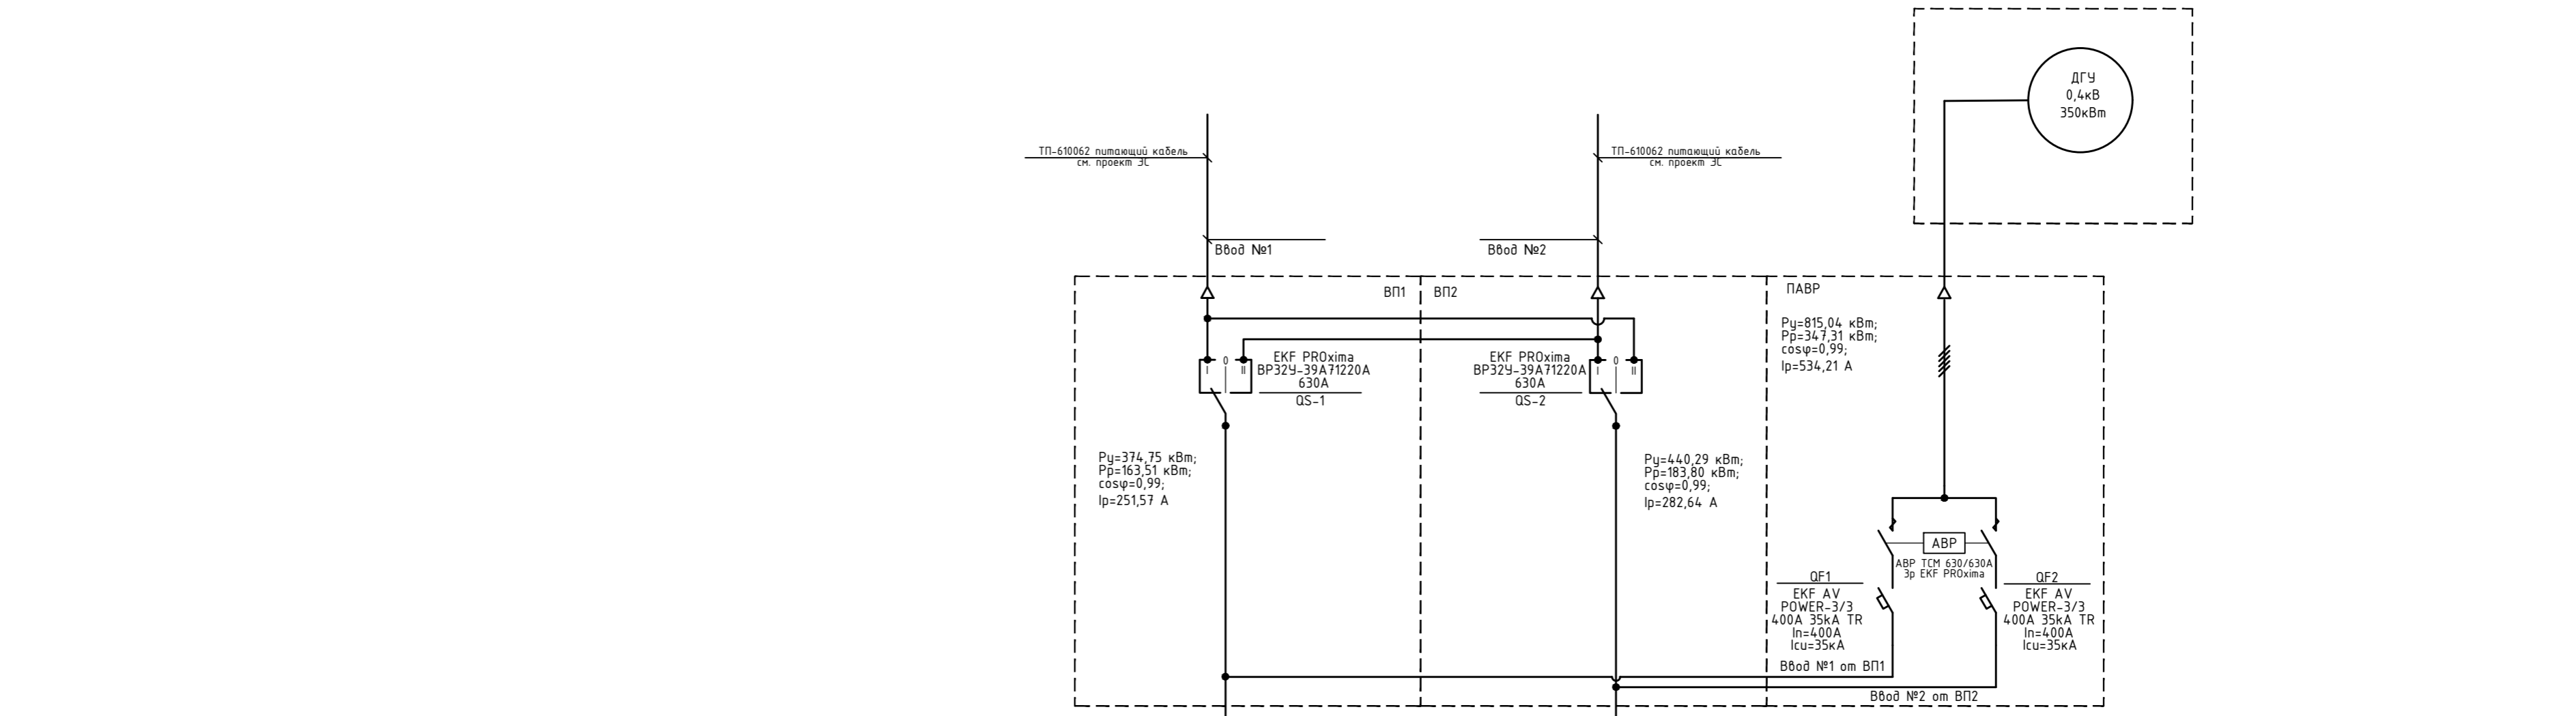

ЩС-1	ЩР-1	ЩС-2	ЩР-2	ЩС-3	ЩР-3	ЩС-4	ЩР-4	ЩС-7	ЩО	ЩАО	УКРМ-1 150квар	Резерв
28,0/20,5	27,0/15,5	11,0/8,8	45,0/22,9	40,0/31,9	63,0/23,9	30,0/23,9	36,0/23,5	84,0/67,2	7,3/7,3	3,45/3,45	99	
380	380	380	380	380	380	380	380	380	380	380	380	
42,31	34,10	17,45	54,93	63,45	68,12	47,59	50,45	104,67	11,67	5,52	143	
Оси Б-2	Оси Б-2	Оси Б-4-5	Оси Б-4-5	Оси Б-2	Оси Б-2	Оси Б-5	Оси Б-5	Оси Ж-1	Оси Б-2	Оси Б-2	Оси Б-2	
Отделение №1	Отделение №1	Отделение №1	Отделение №1	Отделение №2	Отделение №2	Отделение №2	Отделение №2	Отделение №6	Отделение №7	Отделение №7	Отделение №7	

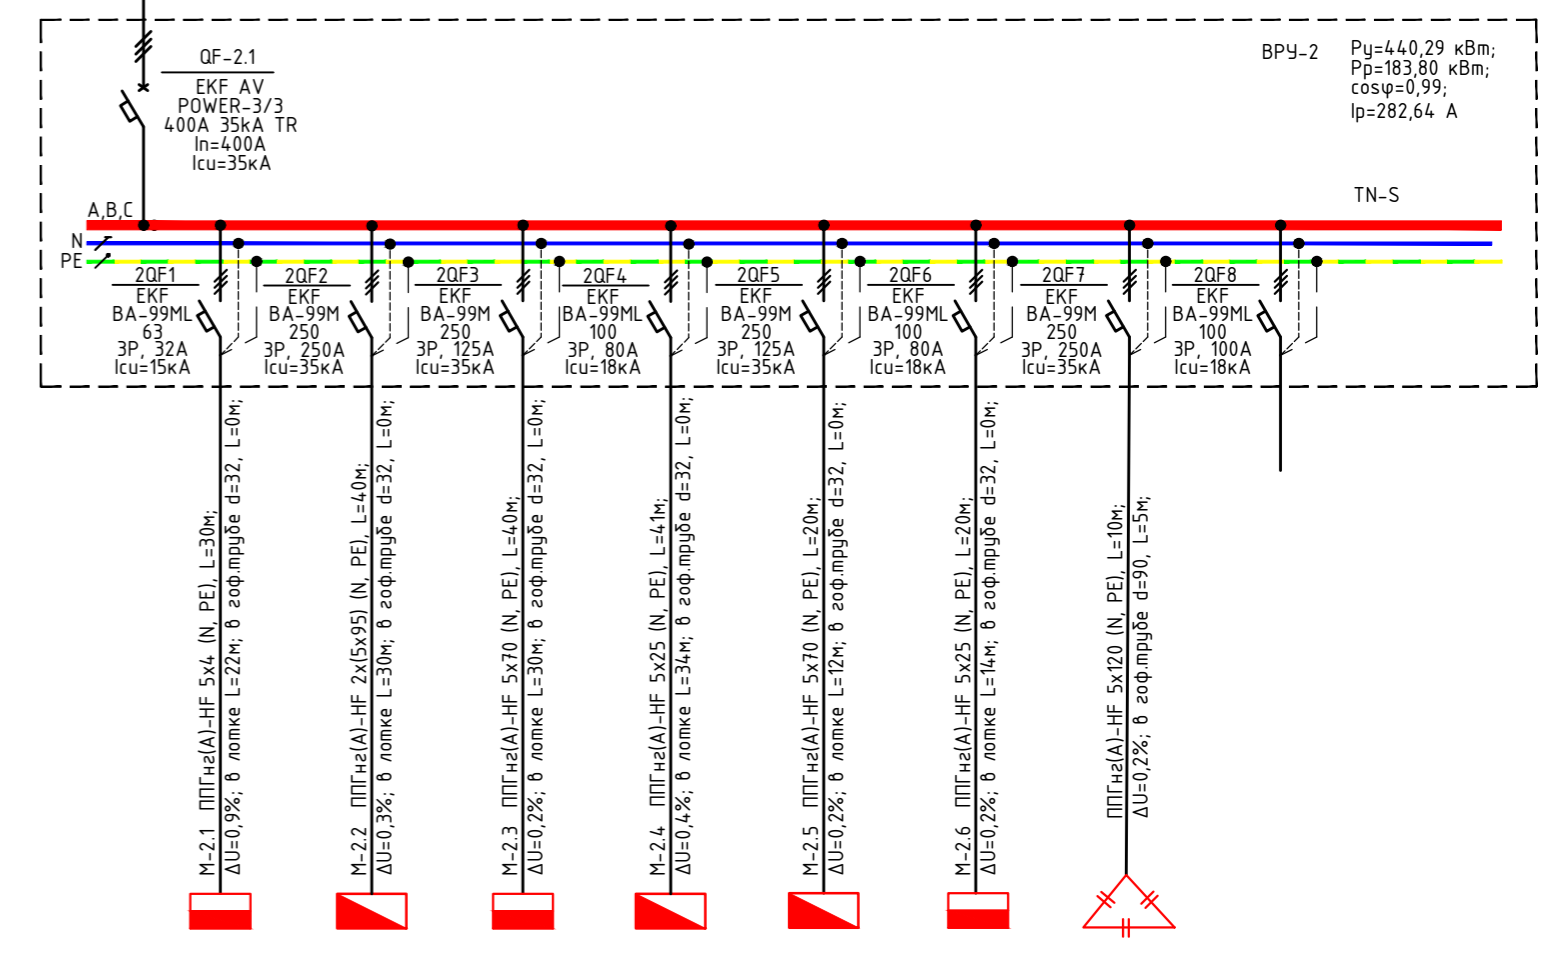

ЩР-5	ЩС-6	ЩР-6	ЩР-7	ЩС-8	ЩР-8	УКРМ-2 150квар	Резерв
15,0/11,9	144,0/115,2	99,0/33,79	60,0/25,3	68,0/48,4	54,0/21,3	108	
380	380	380	380	380	380	380	
21,19	179,44	97,00	65,76	92,19	59,05	156	
Оси Б-2	Оси Е-1	Оси Е-1	Оси Ж-1	Оси Б-2	Оси Б-2	Оси Б-2	
Отделение №4	Комплект Печка сушильная	Отделение №5	Отделение №6	Отделение №8	Отделение №9	Отделение №7	

5-01-22-ЭОМ

Цех металлообработки, по адресу: Московская область, Наро-Фоминский г.о., г. Наро-Фоминск, ул. Тургеневский туп..

Изм.	Кол.уч.	Лист	№ док.	Подп.	Дата
Разраб.	Макаров				12.22
Проверил	Макаров				12.22
ГИП					
Н.контр.					

Внутреннее электрооборудование и электроосвещение

Принципиальная однолинейная схема. Вводно-распределительное устройство ВРУ-1; ВРУ-2.

Стадия	Лист	Листов
Р	1	8

ООО "КАПСТРОЙ"

Формат А2