



Экспликация помещений 1-го этажа

Номер по плану	Наименование
1	Тамбур
2	Прихожая
3	Санузел
4	Гардеробная
5	Кухня-столовая
6	Гостиная
7	Гостевая
8	Котельная
9	Крыльцо
10	Терраса

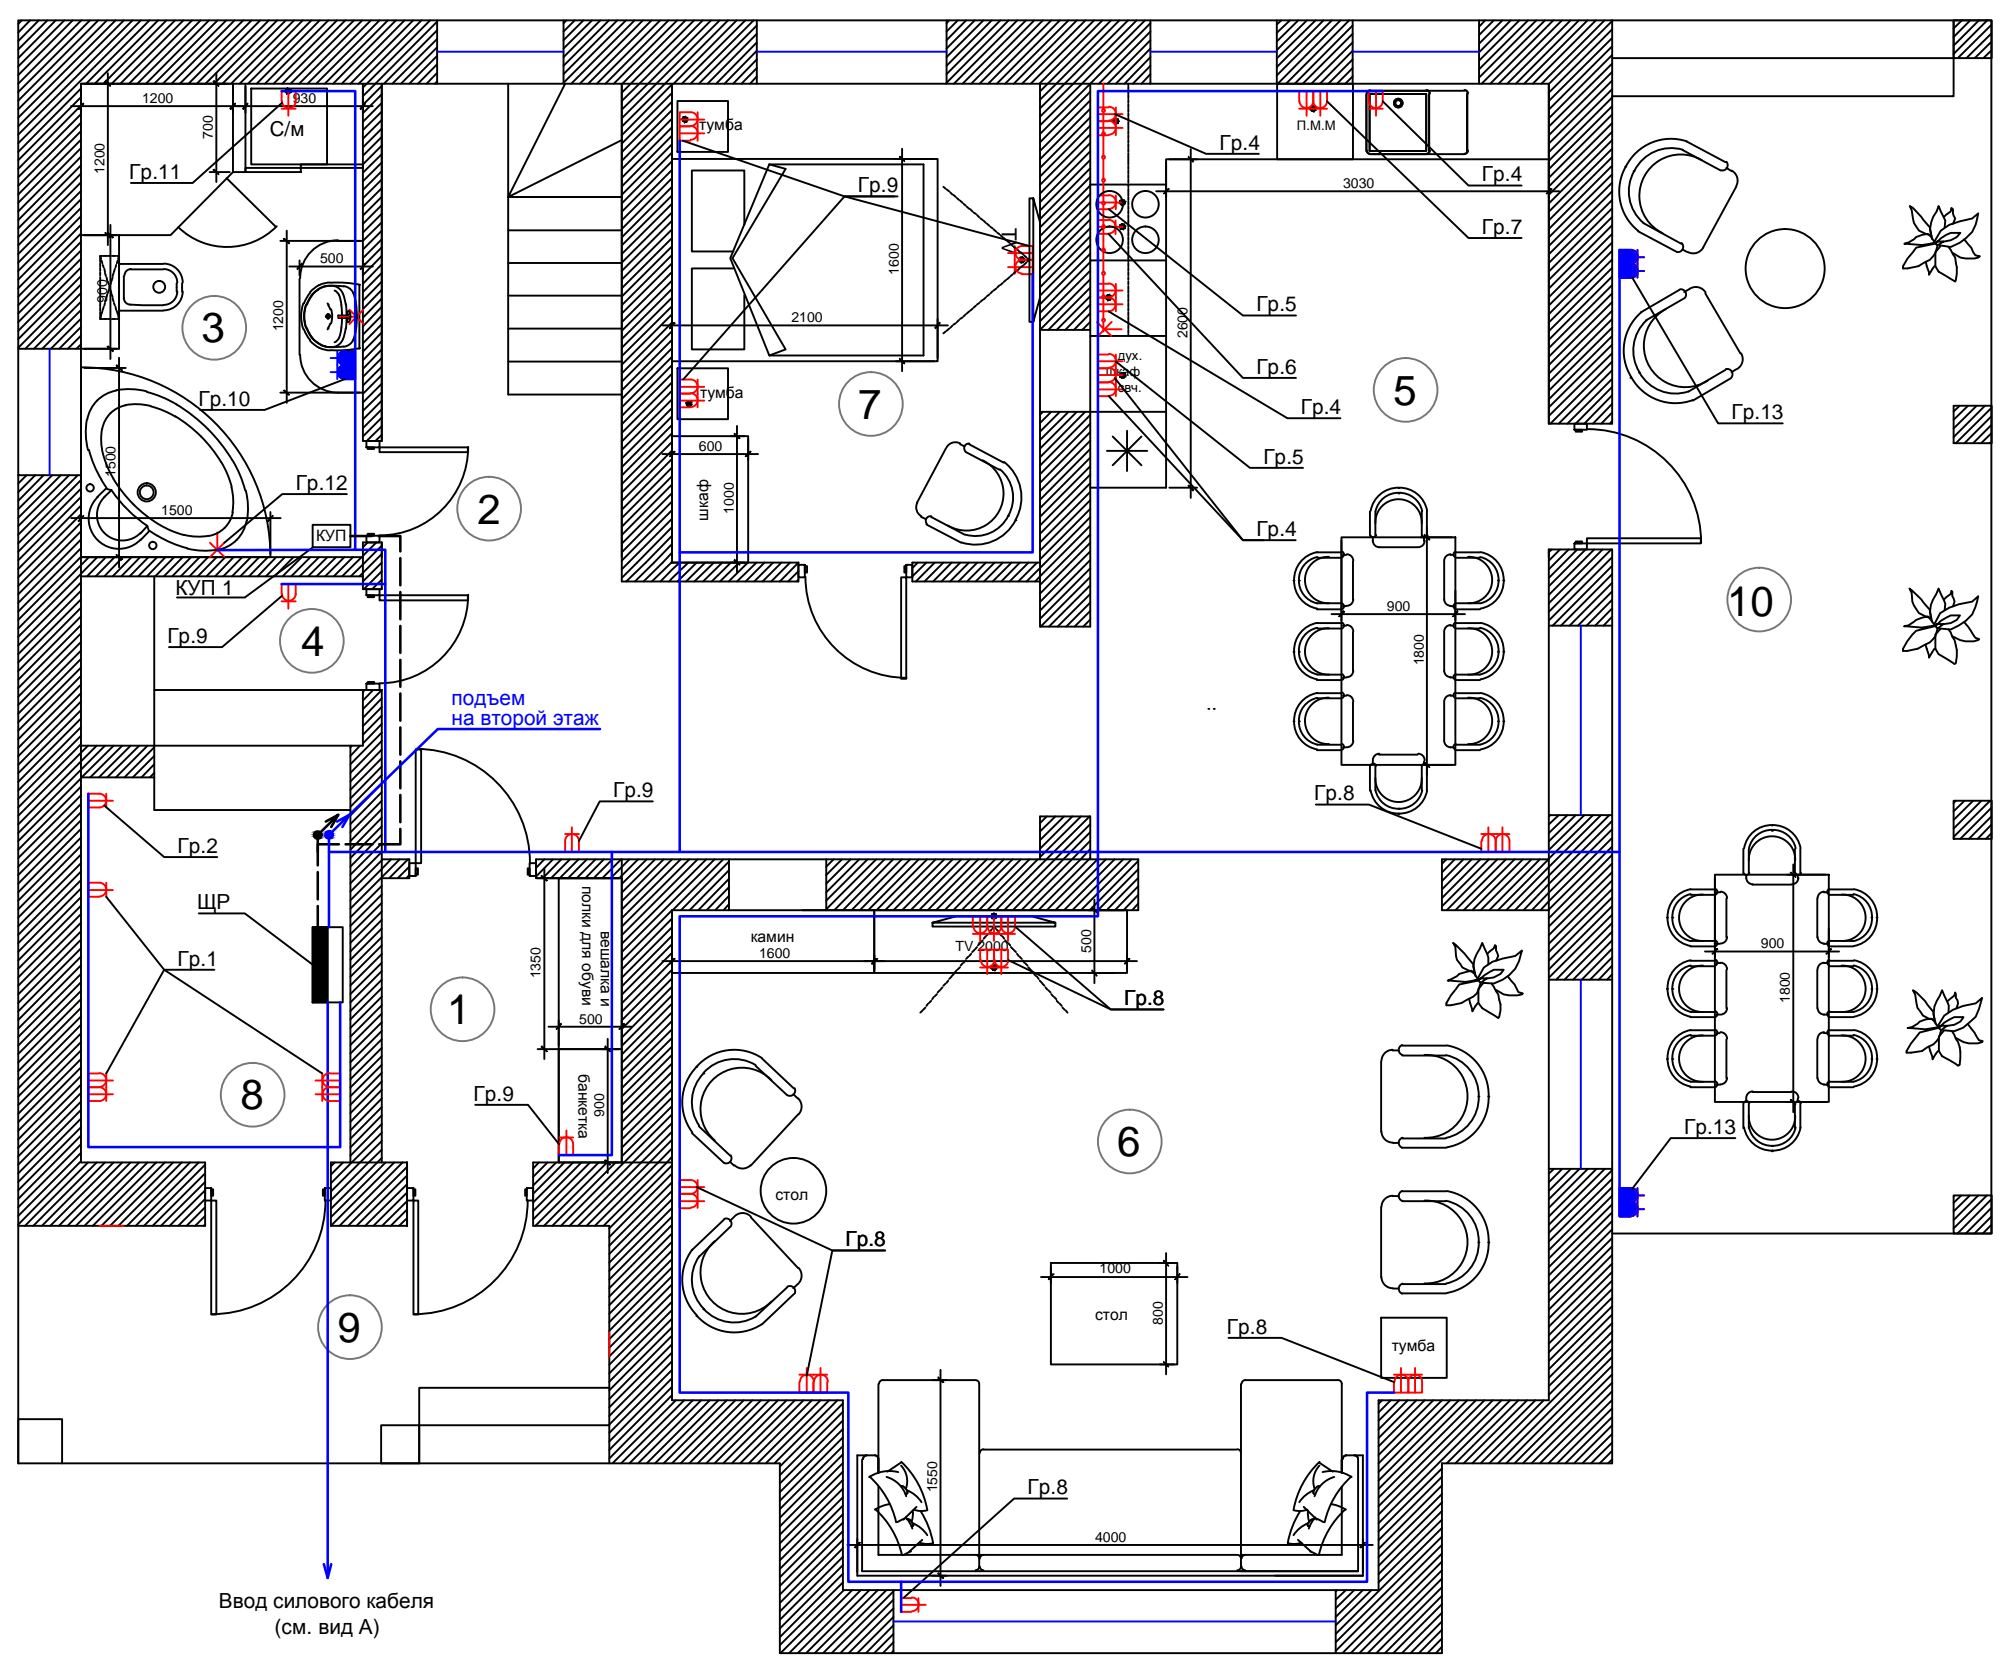

- Условные обозначения
- электровывод
 - розетка 220 В
 - розетка 220 В Влагозащищенная
 - TV антенна
 - светодиодная лента
 - Щит распределительный силовой
 - коробка уравнивания потенциалов
 - силовые линии
 - линия уравнивания потенциалов

Ввод силового кабеля (см. вид А)

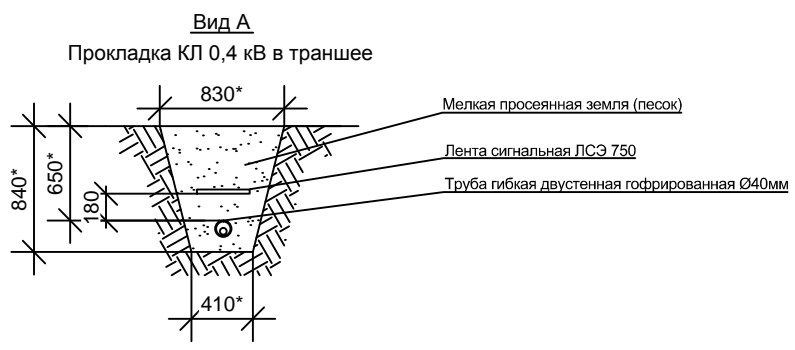

Согласовано:


Изм.	Кол.уч.	Лист	№ док.	Подп.	Дата

Изм.	Кол.уч.	Лист	№ док.	Подп.	Дата

-ЭС					
Индивидуальный жилой дом					
Электроснабжение			Стадия	Лист	Листов
			Р	3	9
Электрооборудование 1-го этажа.					

Экспликация помещений 1-го этажа

Номер по плану	Наименование
1	Тамбур
2	Прихожая
3	Санузел
4	Гардеробная
5	Кухня-столовая
6	Гостиная
7	Гостевая
8	Котельная
9	Крыльцо
10	Терраса

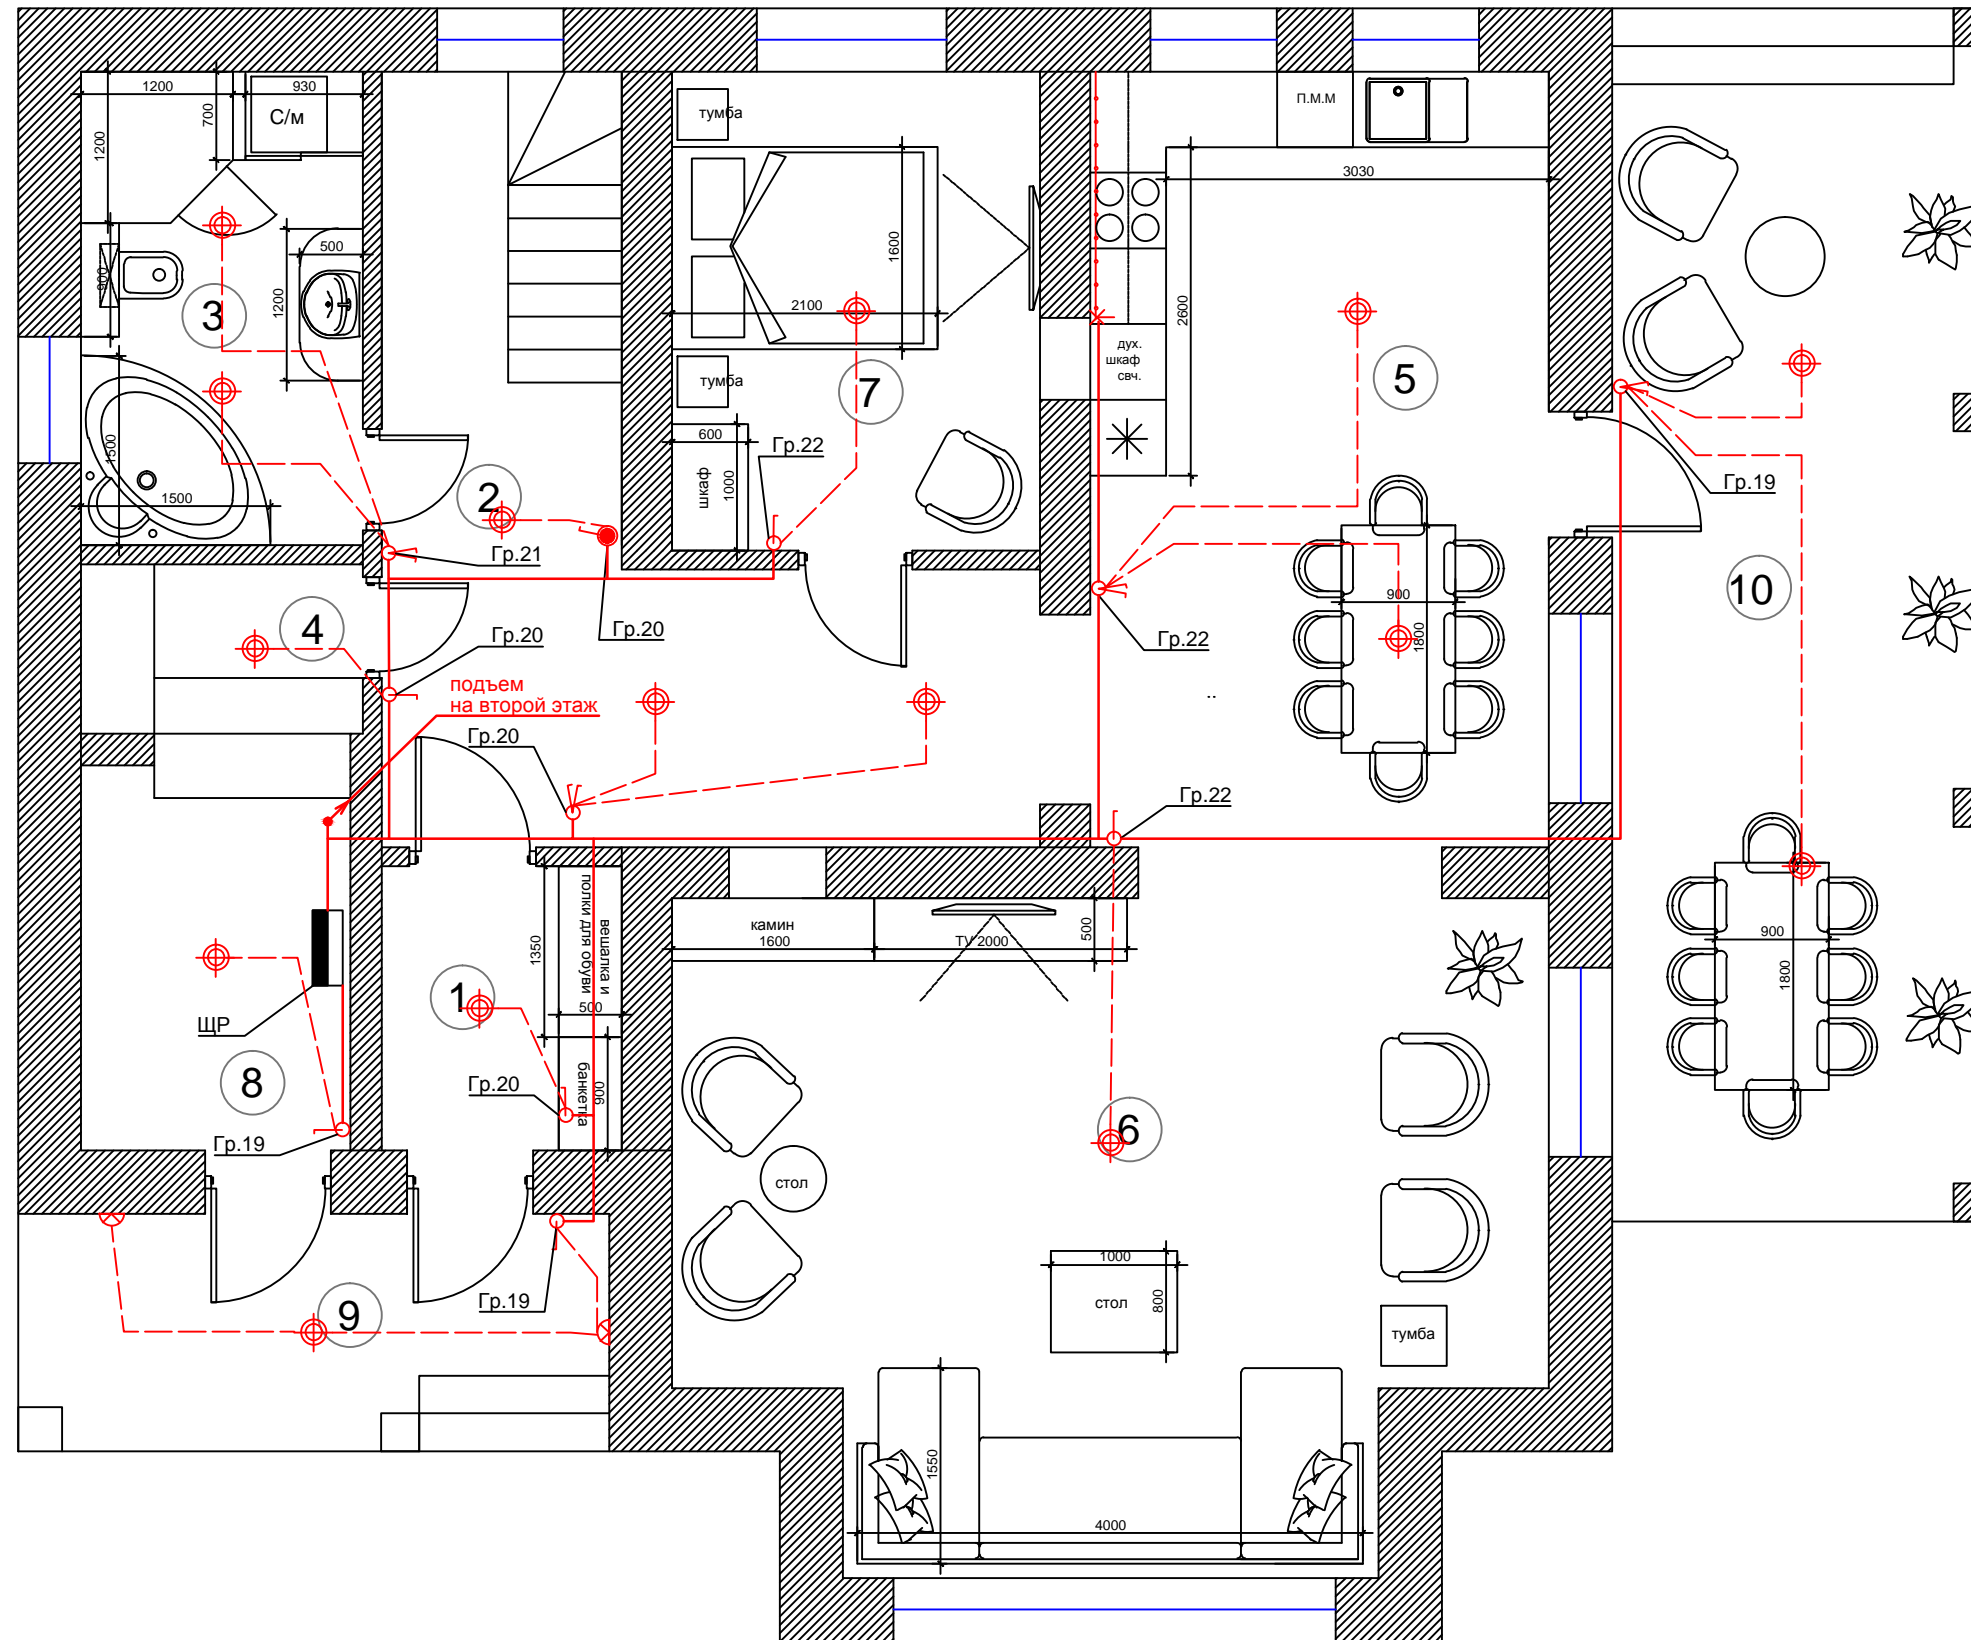

Условные обозначения

- светильник люстра
- светодиодная лента
- настенный светильник
- выключатель одноклавишный
- выключатель двухклавишный
- переключатель проходной двухклавишный
- групповые линии освещения
- линии к светильникам

Согласовано:

Инд. № подл.	Подп. и дата	Взам. инв. №

						-ЭС				
						Индивидуальный жилой дом				
Изм.	Кол.уч.	Лист	№ док.	Подп.	Дата	Электроснабжение		Стадия	Лист	Листов
						Электроснабжение		Р	4	9
						Электроосвещение 1-го этажа.				