



План 2 этажа на отметке +3,600

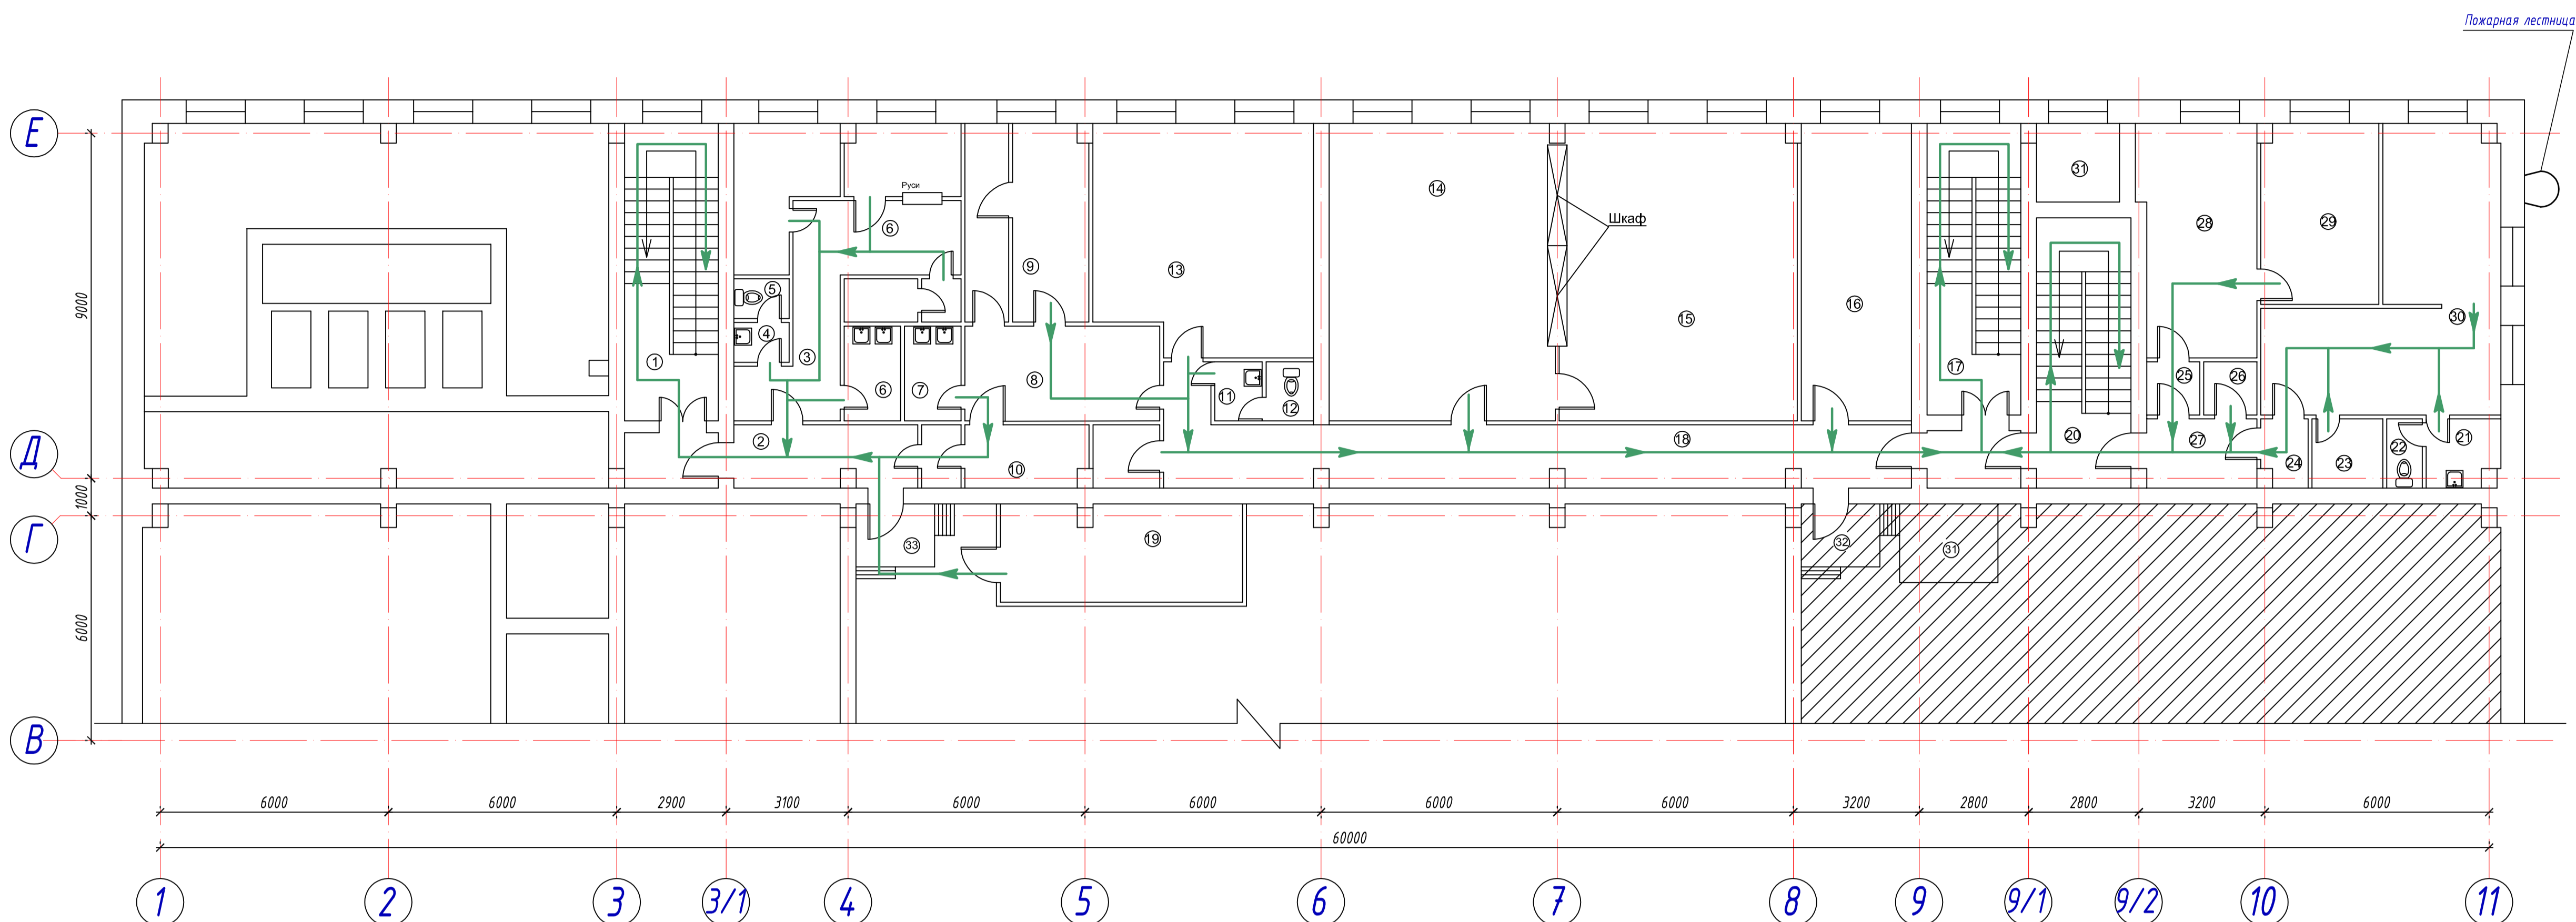

План 3 этажа на отметке +7,200

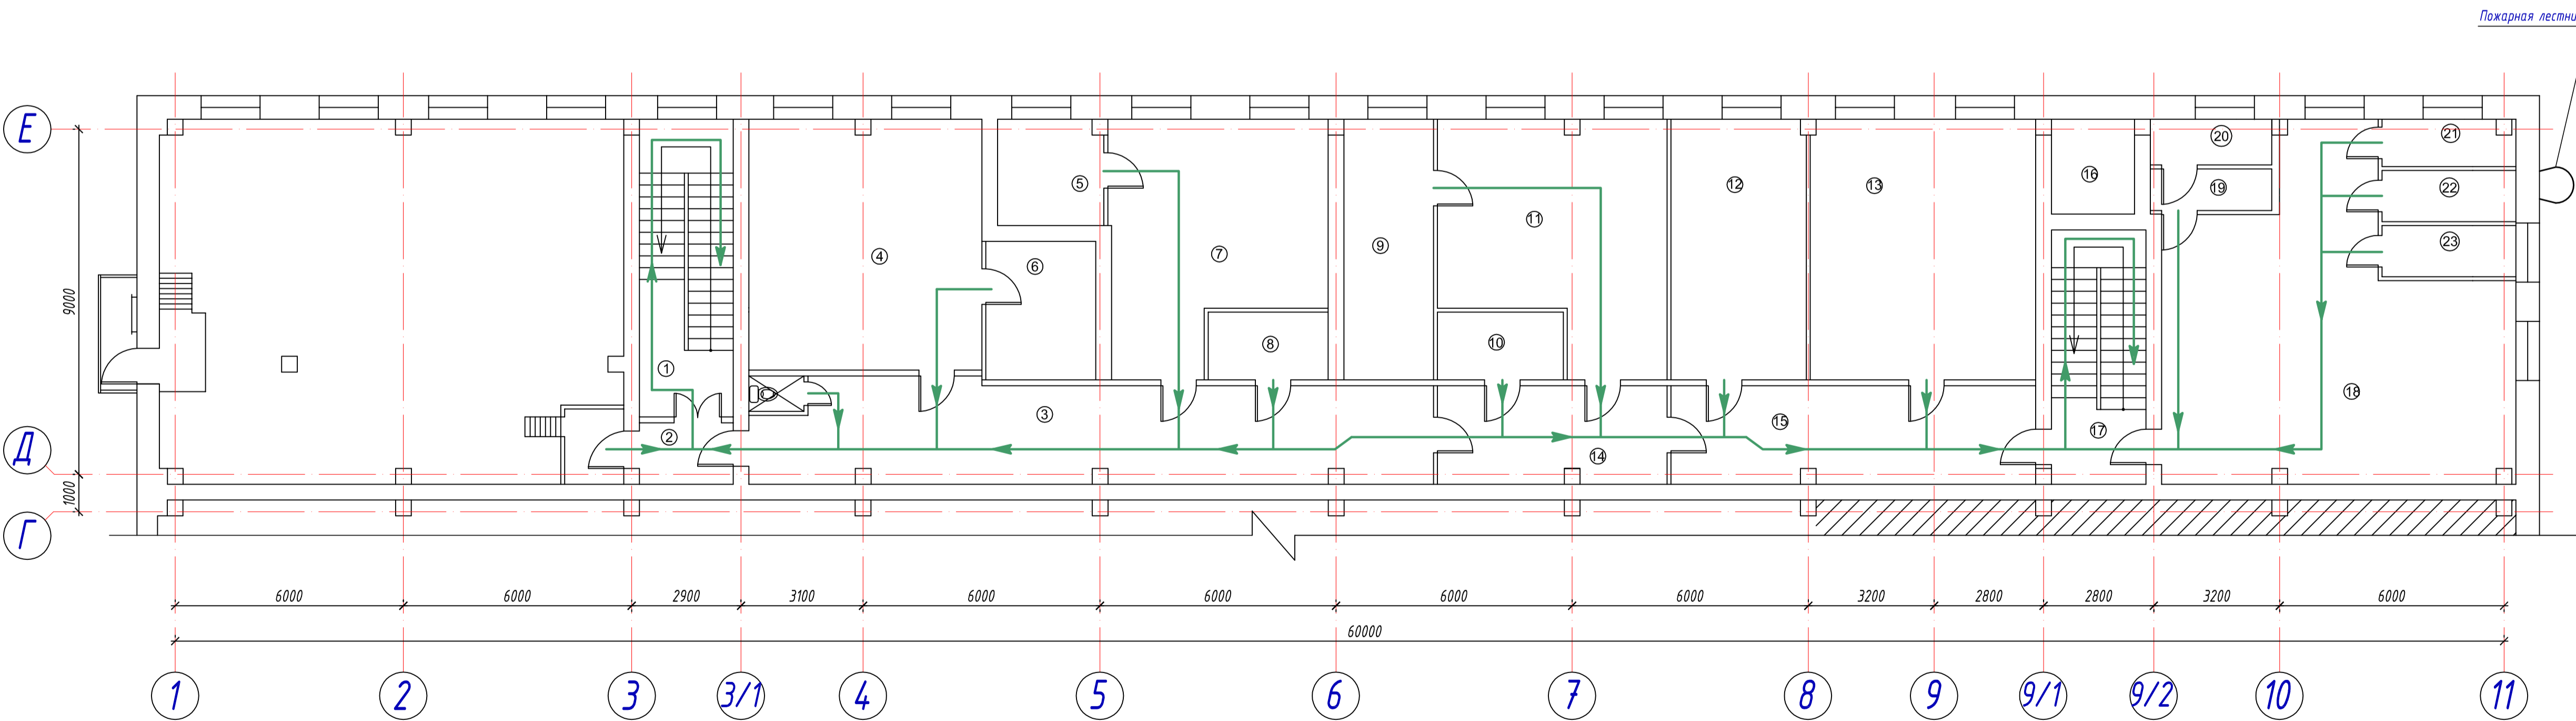

Экспликация помещений			
Номер помещения	Наименование	Площадь, м2	Кат. помещения
2 этаж			
1	Лестница	18,2	-
2	Коридор	7,31	-
3	Раздевалка	14,5	-
4	Санузел	1,41	-
5	Санузел	1,41	-
6	Душевая	3,45	-
7	Душевая	3,45	-
8	Гардероб мужской одежды (чистая зона)	11,92	-
9	Гардероб женской одежды (чистая зона)	9,64	-
10	Гардероб женской одежды (грязная зона)	4,92	-
11	Душевая	1,8	-
12	Санузел	1,8	-
13	Основное помещение	31,76	Д
14	Основное помещение	42,28	Д
15	Основное помещение	44,48	Д
16	Основное помещение	21,16	В3
17	Лестница	17,8	-
18	Коридор	15,15	-
19	Гардероб мужской одежды (грязная зона)	15,14	-
20	Лестница	16,6	-
21	Санузел	2,0	-
22	Санузел	1,6	-
23	Душевая	3,6	-
24	Коридор	1,9	-
25	Коридор	1,9	-
26	Подсобное помещение	1,7	В4
27	Коридор	5,0	-
28	Кабинет	17,1	-
29	Кабинет	13,6	-
30	Раздевалка	30,2	-
31	Шахта	4,4	-
Антресоли			
31	Антресоль	5,0	Д
32	Антресоль	3,2	Д
33	Антресоль	5,0	Г
3 этаж			
1	Лестница	18,1	-
2	Коридор	3,71	-
3	Коридор "грязный"	42,98	-
4	Радиохимическая лаборатория (РХЛ)	37,5	В3
5	Кладовая 1	7,17	В4
6	Выпарительная	9,83	В3
7	Радиометрическая лаборатория (РМЛ)	32,0	В3
8	Кладовая 2	5,25	В4
9	Муфельная	15,1	В3
10	Раздевалка	5,50	-
11	Радиобиологическая лаборатория (РБЛ)	32,46	В3
12	Санеруппа	22,71	В3
13	Учебный класс	38,02	-
14	Коридор РБЛ	63,51	-
15	Коридор	23,01	-
16	Шахта	4,4	-
17	Лестница	15,5	-
18	Венткамера	109,7	-
19	Венткамера	2,42	-
20	Венткамера	2,65	-
21	Венткамера	3,92	-
22	Венткамера	4,42	-
23	Венткамера	4,42	-

Условные обозначения:
 - направление эвакуации
 - не включено в проектирование

Изм.	Кол.	Лист	№ док.	Подпись	Дата
Разработал	Абдрахманов				
ГИП					
Мероприятия по обеспечению пожарной безопасности					
Схема эвакуации людей и материальных средств на отм. +3,600 и +7,200					
Стадия	Лист	Листов			
П	3	6			

Лист № подл.
 Подпись и дата
 Еванг. инж. И.