


Условные обозначения:

- Воздуховод с огнезащитой

Экспликация помещений подвала 1-го корпуса

Номер помещ.	Наименование	Площадь м ²
1П	Лестница	8,78
2П	Лестница	1,74
3П	Помещение подвала	4,45,55
4П	Вентиляционная камера	56,65
5П	Вентиляционная камера	13,10
6П	Тамбур	4,22
7П	Лестница	31,12
8П	Тамбур	4,37
9П	Склад	107,10
10П	Склад	74,04
11П	Склад	52,83
12П	Склад	36,05
13П	Склад	53,34

160-05.4.2- ИОС.0В1					
Капитальный ремонт объекта «Здание, состоящее из 3 корпусов (детское инфекционное, акушерское и педиатрическое отделения), расположенное по адресу: ЯНАО, г. Ноябрьск, ул. Республики, д. 17, в том числе ПИР»					
Изм.	Колыч	Лист	№ док.	Подп.	Дата
		Решетникова			02.23
Отопление, вентиляция и кондиционирование воздуха:					
Вентиляция 1 корпус					
Разработал	Лицузгина				
Проверил	Решетникова	02.23			
План подвала					
Исполнитель					02.23
				п	1
				Лист	9
ООО "АКСЭС-Проект"					

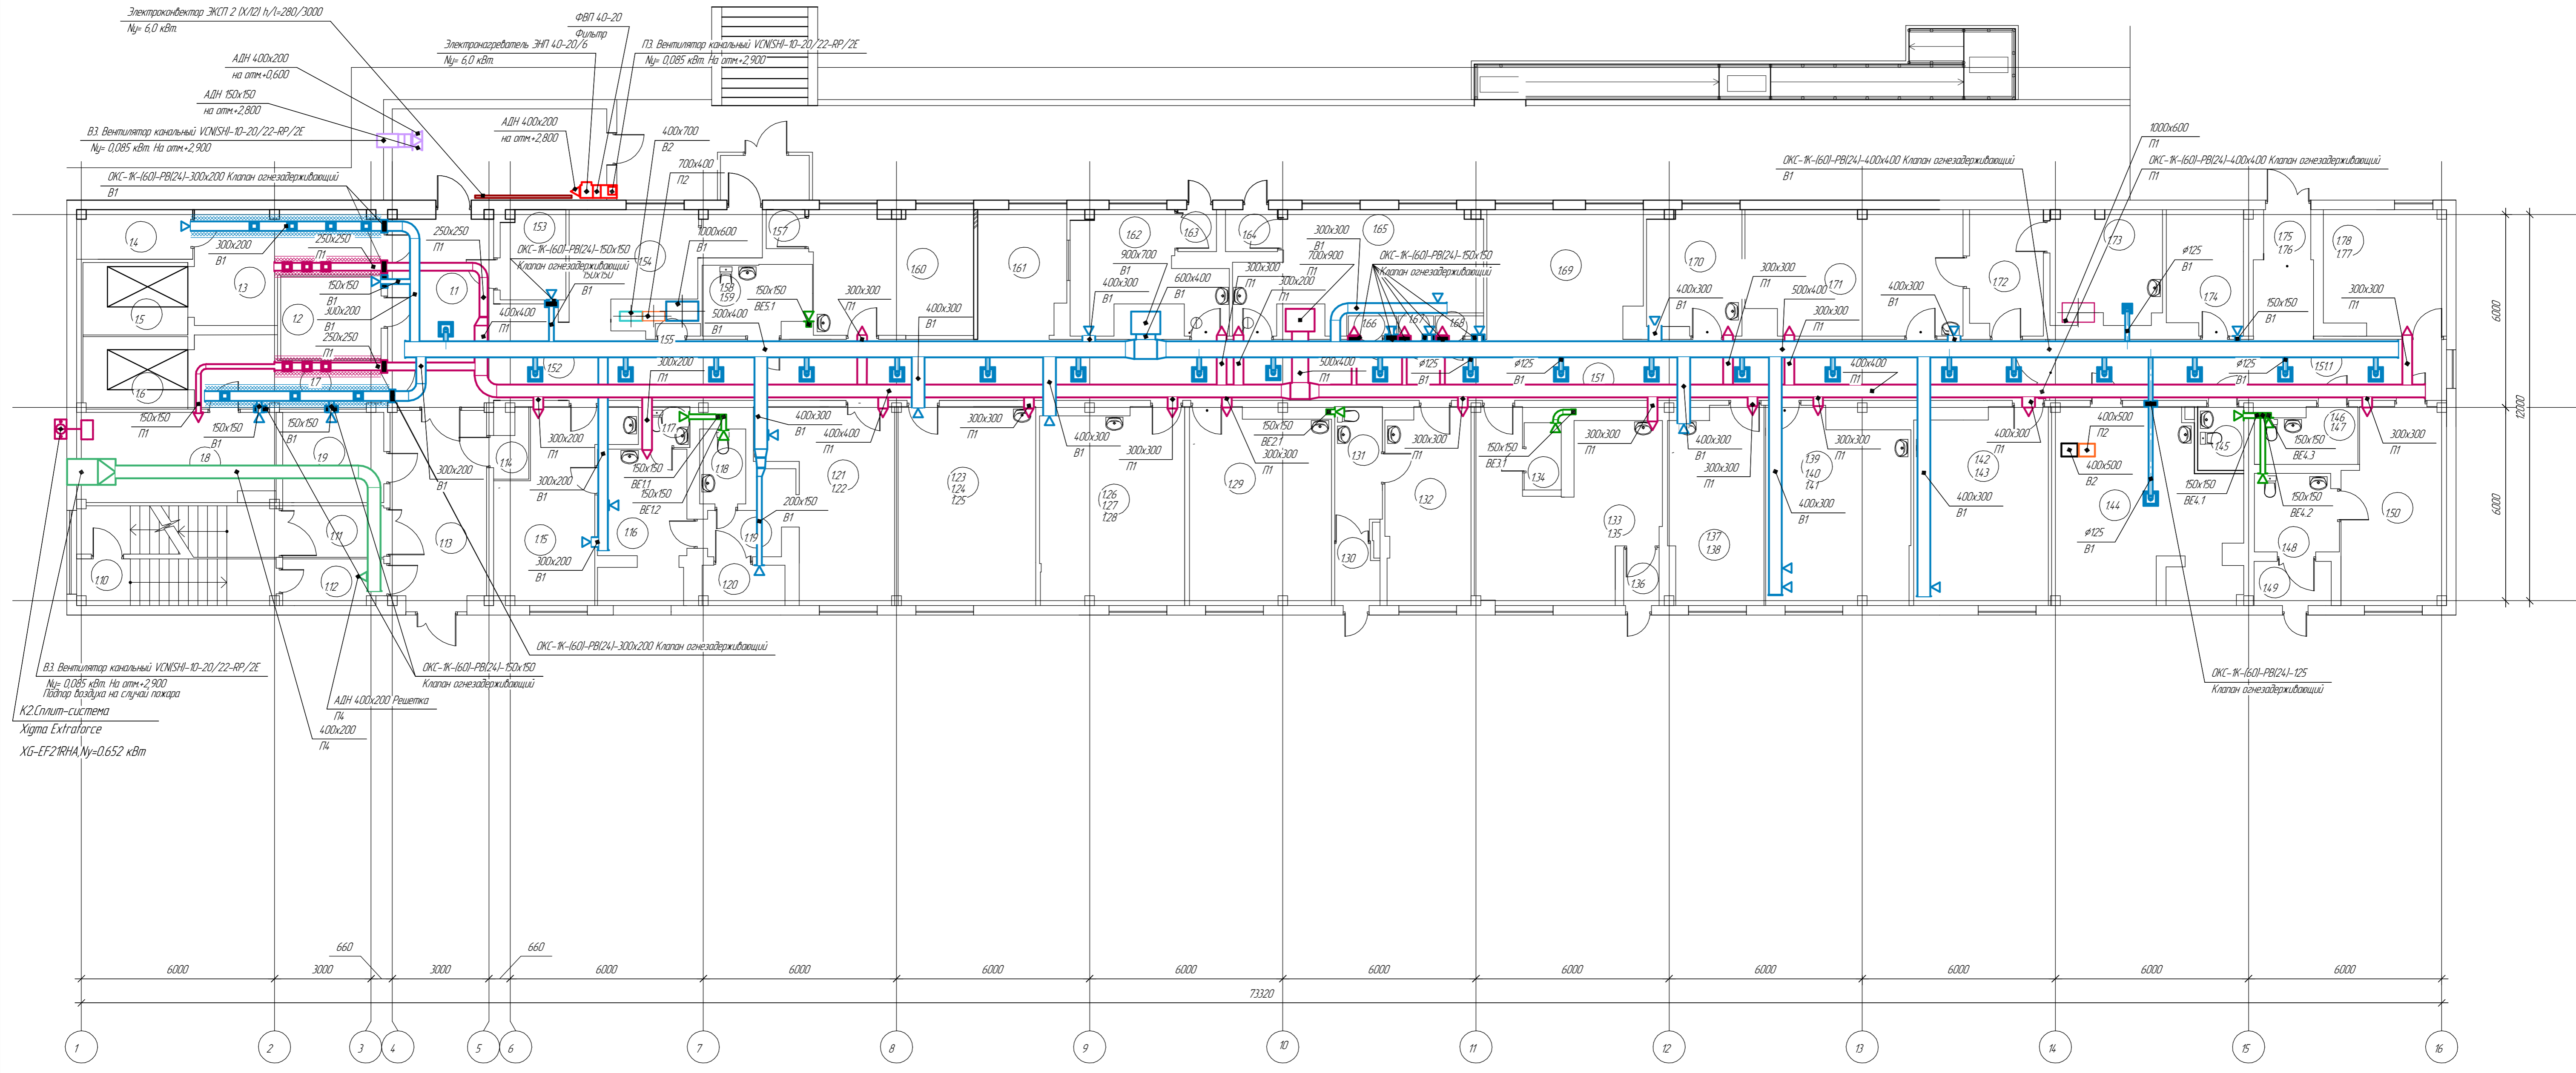

Условные обозначения:


- Воздуховод с огнезащитой

Экспликация помещений 1 этажа 1-го корпуса

Номер помещ.	Наименование	Площадь, м ²	Номер помещ.	Наименование	Площадь, м ²	Номер помещ.	Наименование	Площадь, м ²	Номер помещ.	Наименование	Площадь, м ²
1.1	Коридор	19,3	1.23	Кабинет УЗИ	26,3	1.45	Санузел	2,84	1.67	Щитовая	0,7
1.2	Гардероб	8,0	1.24	Кабинет УЗИ	26,3	1.46	Санузел	5,2	1.68	Щитовая	1,0
1.3	Лифтовой холл	15,6	1.25			1.47			1.69	Холл	19,0
1.4	Подсобное помещение	10,7	1.26			1.48	Санузел	6,3	1.70	Кабинет УЗИ	11,0
1.5	Лифтовая шахта	7,4	1.27	Кабинет УЗИ	26,9	1.49	Тамбур	3,3	1.71	Кабинет электрокардиографии	25,7
1.6	Лифтовая шахта	7,3	1.28			1.50	Ординаторская	19,0	1.72	Коридор	8,8
1.7	Лифтовой холл	11,0	1.29	Кабинет врача	26,1	1.51	Коридор	88,2	1.73	Комната приема пищи	12,0
1.8	Подсобное помещение	10,7	1.30	Тамбур	2,5	1.51.1	Коридор	23,4	1.74	Подсобное помещение	9,0
1.9	Подсобное помещение	8,8	1.31	Санузел	5,9	1.52	Коридор	5,8	1.75	Коридор	6,6
1.10	Лестничная клетка	18,8	1.32	Кабинет заведующего отделением	15,9	1.53	Гардероб	5,5	1.76		
1.11	Коридор	5,0	1.33	Кабинет старшей медсестры	27,5	1.54	Коридор	14,7	1.77	Кабинет кастелянши	14,4
1.12	Коридор	4,4	1.35			1.55	Щитовая	0,6			
1.13	Коридор	18,2	1.36	Кладова	2,4	1.57	Тамбур	1,6			
1.14	Вентиляционная камера	1,9	1.36	Тамбур	2,0	1.58	Санузел для МГН	7,2			
1.15	Кабинет УЗИ	18,2	1.37	Кабинет УЗИ	17,6	1.59					
1.16	Кабинет УЗИ	12,8	1.38			1.60	Кабинет врача	19,35			
1.17	Санузел при кабинете УЗИ	1,9	1.39			1.61	Холл	10,65			
1.18	Санузел при кабинете УЗИ	3,3	1.40	Кабинет электроэнцефалографии	25,8	1.62	Кабинет УЗИ	13,9			
1.19	Коридор	5,0	1.41			1.63	Тамбур	1,7			
1.20	Подсобное помещение	3,2	1.42	Кабинет УЗИ	24,9	1.64	Тамбур	2,3			
1.21	Кабинет УЗИ	20,7	1.43			1.65	Экспедиция, выдача компонентов крови	23,3			
1.22			1.44	Гардероб сотрудников	32,16	1.66	Щитовая	1,0			

160-05.4.2- ИЭС.081									
Капитальный ремонт объекта «Здание, состоящее из 3 корпусов (детское инфекционное, акушерское и педиатрическое отделения), расположенное по адресу: ЯНАО, г. Ноябрьск, ул. Республики, д. 17, в том числе ПИР»									
Изм.	Колуч.	Лист	№ док.	Подп.	Дата	Отопление, вентиляция и кондиционирование воздуха.			
ТИП	Решетников				02.23	Страница	Лист	Листов	
Разработал	Лицузгина				02.23	Вентиляция 1 корпус			
Проверил	Решетников				02.23	План первого этажа			
Начектор					02.23	ООО "АКСЭС-Проект"			

Состояние
 Вид, № табл.
 Подп. и дата
 Взам. инв. №

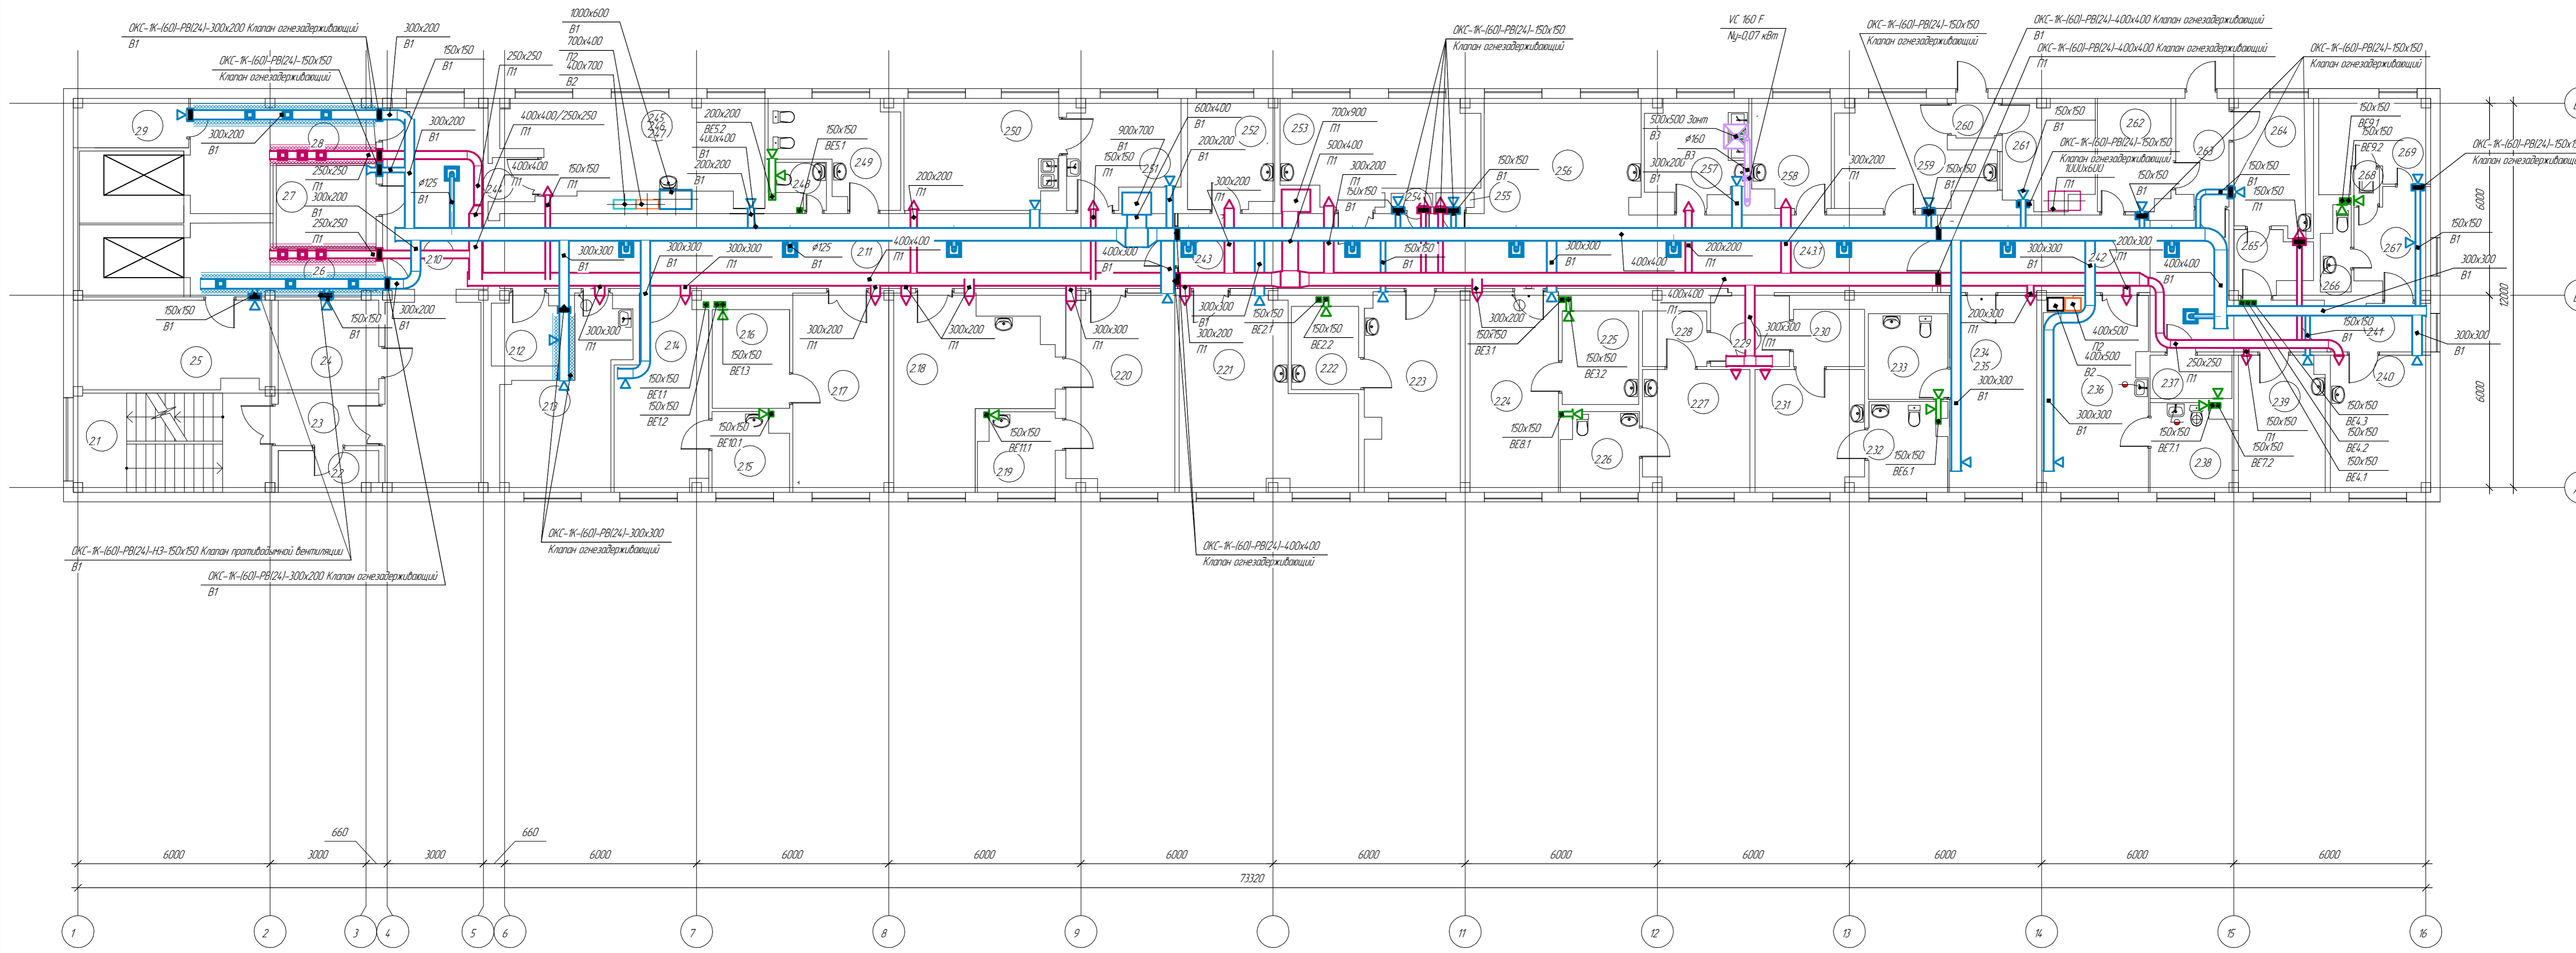


Условные обозначения:

Экспликация помещений 2 этажа 1-го корпуса

Номер помещ.	Наименование	Площадь м ²	Номер помещ.	Наименование	Площадь м ²	Номер помещ.	Наименование	Площадь м ²	Номер помещ.	Наименование	Площадь м ²
2.1	Лестничная клетка	19,0	2.23	Буфет для винороб	18,3	2.44	Коридор	1,9	2.66	Санузел	2,3
2.2	Подсобное помещение	3,9	2.24	Экспедиция - 2	17,3	2.45			2.67	Коридор	7,3
2.3	Коридор	5,3	2.25	Помещение для хранения оборудования	7,0	2.46	Кабинет ЛФК	22,7	2.68	Душевая	1,0
2.4	Гардероб для винороб	8,8	2.26	Санузел	6,3	2.47			2.69	Материальная	9,1
2.5	Складское помещение	16,9	2.27	Кабинет заведующего отделением	12,5	2.48	Санузел служебный	2,1			
2.6	Лифтовый холл	10,7	2.28	Тамбур	3,5	2.49	Санузел для винороб	10,8			
2.7	Гардероб для сотрудников	8,0	2.29	Коридор	5,4	2.50	Лаборатория	16,6			
2.8	Лифтовый холл	15,7	2.30	Тамбур	4,0	2.51	Лаборатория	10,8			
2.9	Складское помещение	5,5	2.31	Кабинет старшей медсестры	12,8	2.52	Кабинет врача	9,2			
2.10	Холл для винороб	36,2	2.32	Санузел	6,8	2.53	Кабинет врача	18,3			
2.11	Коридор	52,4	2.33	Санузел	6,6	2.54	Щитовая	0,6			
2.12	Складское помещение	5,1	2.34	Экспедиция - 3	16,8	2.55	Щитовая	0,5			
2.13	Процедурный кабинет	16,2	2.35			2.56	Холл	17,5			
2.14	Массажный кабинет	16,1	2.36	Кабинет заготовки виноробской кроби	19,4	2.57	Миечная	9,8			
2.15	Умывальник	5,7	2.37	Подсобное помещение	3,5	2.58	Комната персонала	8,1			
2.16	Умывальник	7,4	2.38	Санузел	6,8	2.59	Помещение для хранения инвентаря	13,9			
2.17	Кабинет мануального терапевта	18,6	2.39	Кабинет заготовки плазмы	11,4	2.60	Коридор	1,6			
2.18	Результатура	22,9	2.40	Кабинет фракционирования	13,3	2.61	Складское помещение	9,3			
2.19	Умывальник	5,8	2.41	Коридор	20,1	2.62	Архив	7,9			
2.20	Экспедиция - 1	20,6	2.42	Коридор	15,8	2.63	Коридор	5,4			
2.21	Кабинет плазмафореза	27,3	2.43	Коридор	36,7	2.64	Монтажная	10,1			
2.22	Умывальник	5,5	2.43.1	Коридор	15,8	2.65	Тамбур	4,2			

— Воздуховод с огнезащитой


160-05.4.2- ИЭС.081									
Капитальный ремонт объекта «Здание, состоящее из 3 корпусов (детское инфекционное, акушерское и педиатрическое отделения), расположенное по адресу: ЯНАО, г. Ноябрьск, ул. Республик, д. 17, в том числе ПИР»									
Изм.	Колыч	Лист	Прок.	Подп.	Дата	Отопление, вентиляция и кондиционирование воздуха			
ТИП	Решетников				02.23	Вентиляция 1 корпус	Лист	Листов	
Разработал	Глуцкая				02.23		7	3	9
Проверил	Решетников				02.23				
Начектраль					02.23	План второго этажа			
							ООО "АКСЭС-Проект"		

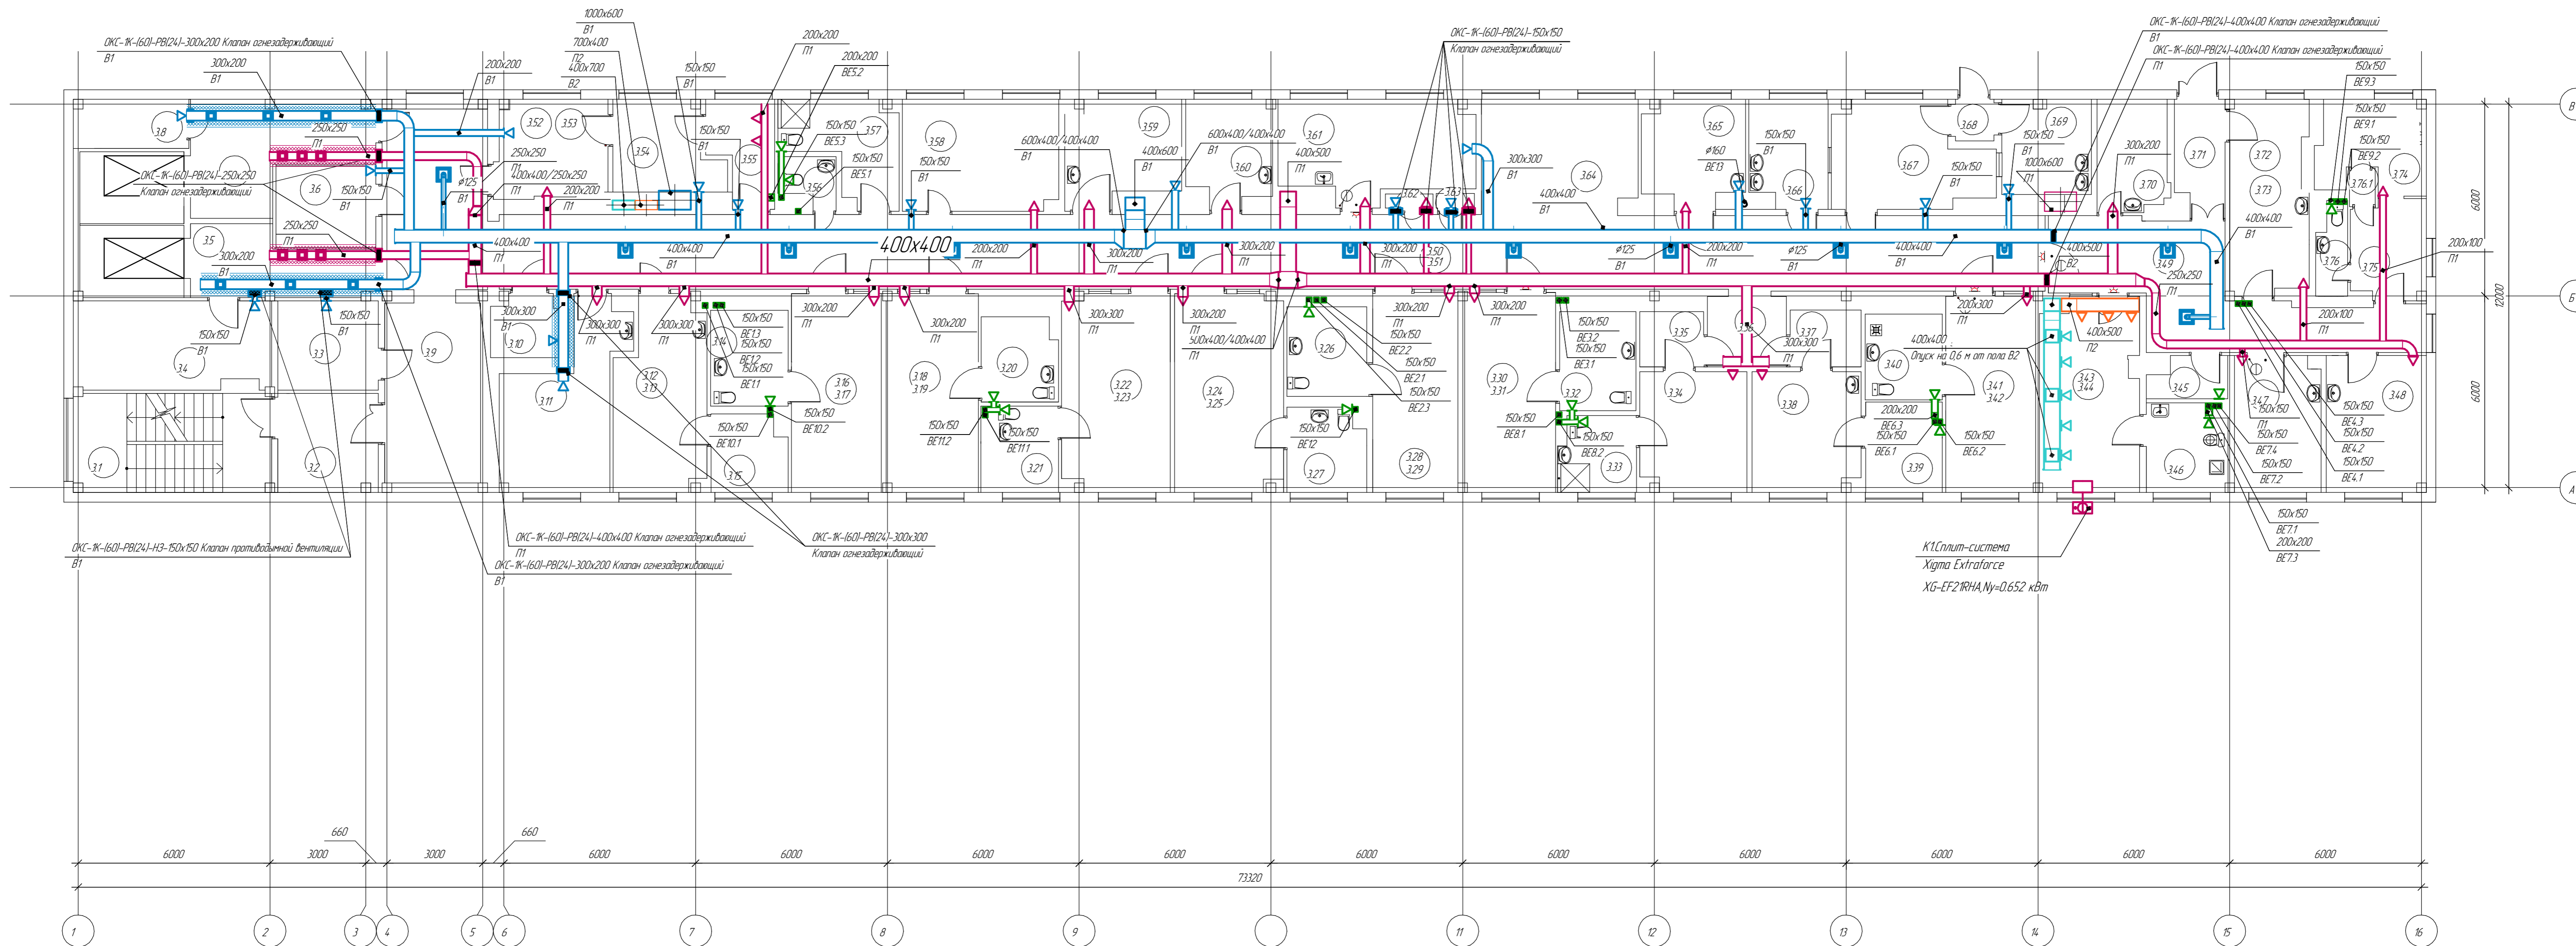

Экспликация помещений 3 этажа 1-го корпуса

Номер помещ.	Наименование	Площадь м ²	Номер помещ.	Наименование	Площадь м ²	Номер помещ.	Наименование	Площадь м ²	Номер помещ.	Наименование	Площадь м ²
3.1	Лестничная клетка	19,0	3.23	Палата для МГН		3.45	Подсобное помещение	3,0	3.68	Коридор	1,6
3.2	Коридор	9,6	3.24	Палата для МГН		3.46	Санузел	6,8	3.69	Комната приема пищи	8,2
3.3	Подсобное помещение	8,8	3.25	Палата для МГН	20,8	3.47	Палата	11,4	3.70	Кабинет медицинского работника	7,6
3.4	Складское помещение	16,7	3.26	Санузел при палате	7,0	3.48	Кабинет психолога	13,4	3.71	Коридор	5,7
3.5	Лифтовой холл	10,7	3.27	Санузел при палате	6,4	3.49	Коридор	27,0	3.72	Кабинет врача	14,4
3.6	Подсобное помещение	8,0	3.28	Палата для МГН	16,7	3.50	Коридор	113,9	3.73	Кабинет медицинского работника	9,0
3.7	Лифтовой холл	15,9	3.29	Палата для МГН		3.51	Коридор		3.75	Коридор	7,0
3.8	Подсобное помещение	5,5	3.30	Палата для МГН		3.52	Изолятор	10,44	3.76	Санузел	2,7
3.9	Коридор	36,1	3.31	Палата для МГН	17,8	3.53	Изолятор		3.76.1	Душевая	0,9
3.10	Складское помещение	4,5	3.32	Санузел при палате	7,4	3.54	Подсобное помещение	8,7			
3.11	Кабинет БОС-терапии	16,6	3.33	Санузел	5,7	3.55	Подсобное помещение	6,0			
3.12	Ординаторская	16,2	3.34	Кабинет медицинского работника	12,3	3.56	Санузел	2,5			
3.13	Санузел при палате	7,3	3.35	Танбур	3,5	3.57	Мясная	9,1			
3.14	Комната отдыха	5,6	3.36	Коридор	5,4	3.58	Кабинет ЛОК	17,0			
3.15	Палата для МГН	17,5	3.37	Танбур	3,37	3.59	Палата	11,2			
3.16	Палата для МГН	17,9	3.38	Кабинет медицинского работника	12,6	3.60	Кабинет медицинского работника	8,4			
3.17	Палата для МГН	17,9	3.39	Санузел	6,8	3.61	Прицевурный кабинет	17,8			
3.18	Палата для МГН	17,9	3.40	Санузел при палате	6,5	3.62	Щитовая	0,7			
3.19	Палата для МГН	17,9	3.41	Палата для МГН	17,2	3.63	Щитовая	0,6			
3.20	Санузел при палате	6,3	3.42	Палата для МГН		3.64	Холл	17,4			
3.21	Санузел при палате	6,2	3.43	Малая операционная	18,4	3.65	Палата	10,0			
3.22	Палата для МГН	20,7	3.44			3.66	Комната приема пищи	8,1			
						3.67	Комната приема пищи	14,7			


160-05.4.2- ИОС.05.01									
Капитальный ремонт объекта «Здание, состоящее из 3 корпусов (детское инфекционное, акушерское и педиатрическое отделения), расположенное по адресу: ЯНАО, г. Ноябрьск, ул. Республики, д. 17, в том числе ПИР»									
Изм.	Колыч	Лист	Проек	Подп.	Дата	Отопление, вентиляция и кондиционирование воздуха			
ТИП	Решетников				02.23	Вентиляция 1 корпус	Лист	Листов	
Разработал	Лицузина				02.23		7	4	9
Проверил	Решетников				02.23				
Исполнитель					02.23				
План третьего этажа							ООО "АКСЭС-Проект"		

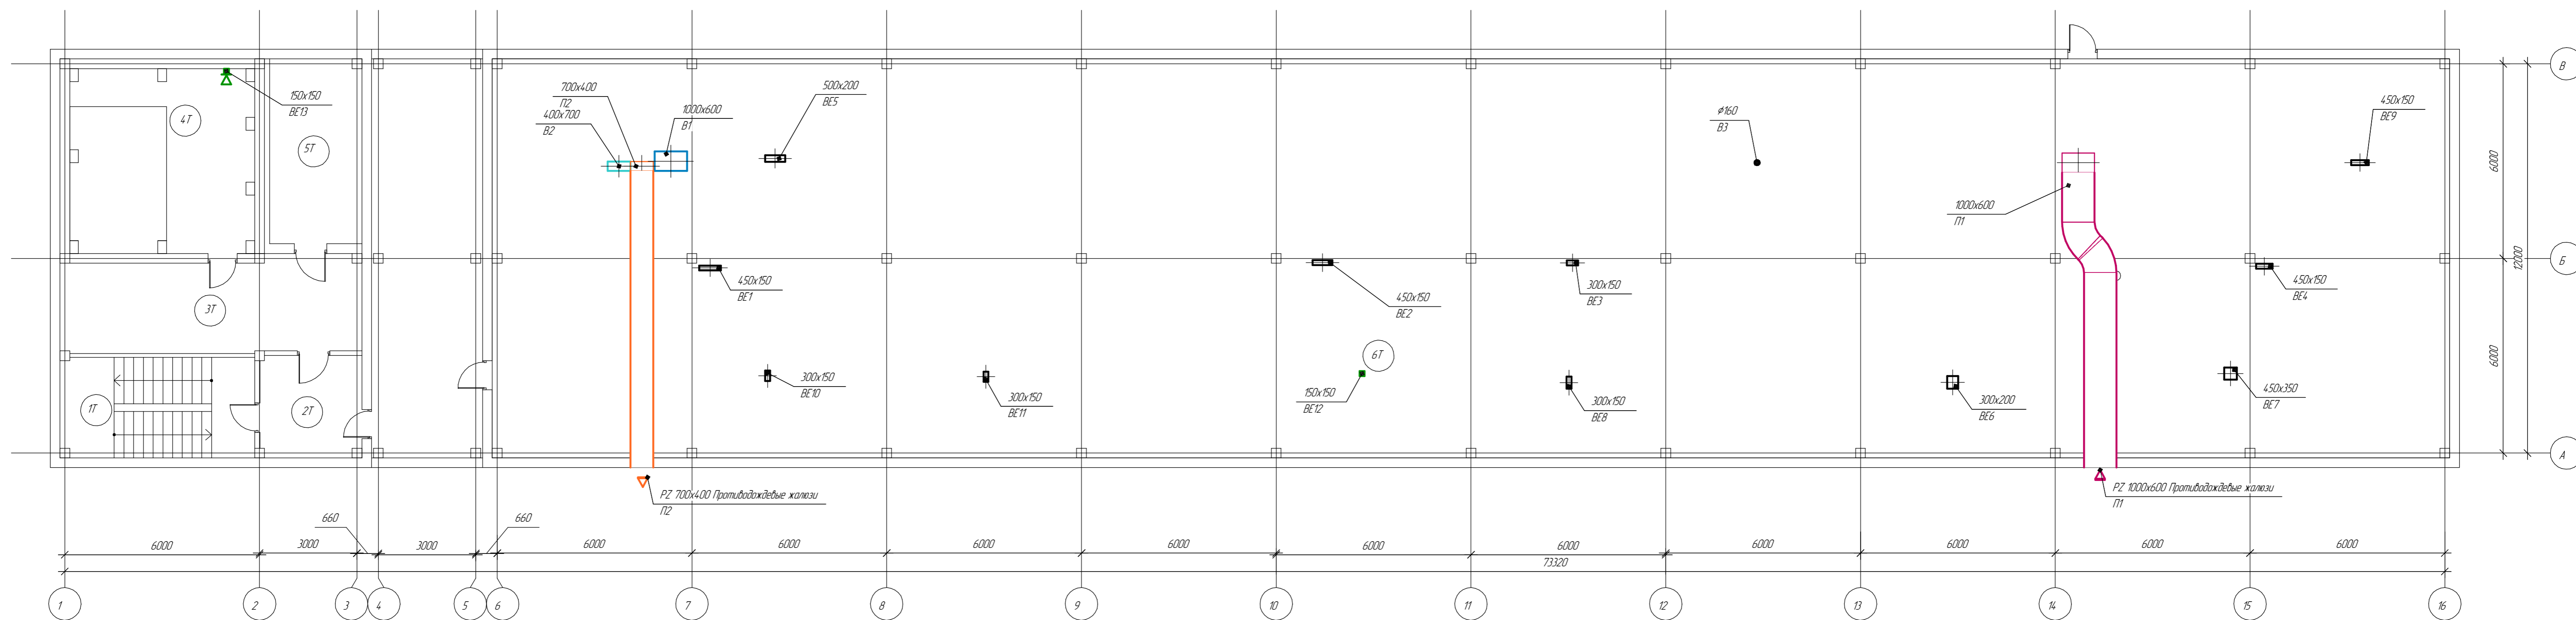

Экспликация помещений технического этажа 1-го корпуса


Номер помещ	Наименование	Площадь м ²
1Т	Лестница	18,48
2Т	Коридор	9,77
3Т	Коридор	26,38
4Т	Машинное отделение	31,52
5Т	Склад	16,10
6Т	Техническое помещение	74,0,7

						160-05.4.2- ИОС.0В1		
						Капитальный ремонт объекта «Здание, состоящее из 3 корпусов (детское инфекционное, акушерское и педиатрическое отделения), расположенное по адресу: ЯНАО, г. Ноябрьск, ул. Республики, д. 17, в том числе ПИР»		
Изм.	Колыч	Лист	№ док.	Подп.	Дата	"Отопление, вентиляция и кондиционирование воздуха"		
ТИП	Решетников				02.23	Вентиляция 1 корпус		
Разработал	Лицугина				02.23	План технического этажа		
Проверил	Решетникова				02.23	ООО "АКСЭС-Проект"		
Никонтроль					02.23			
						п	5	9

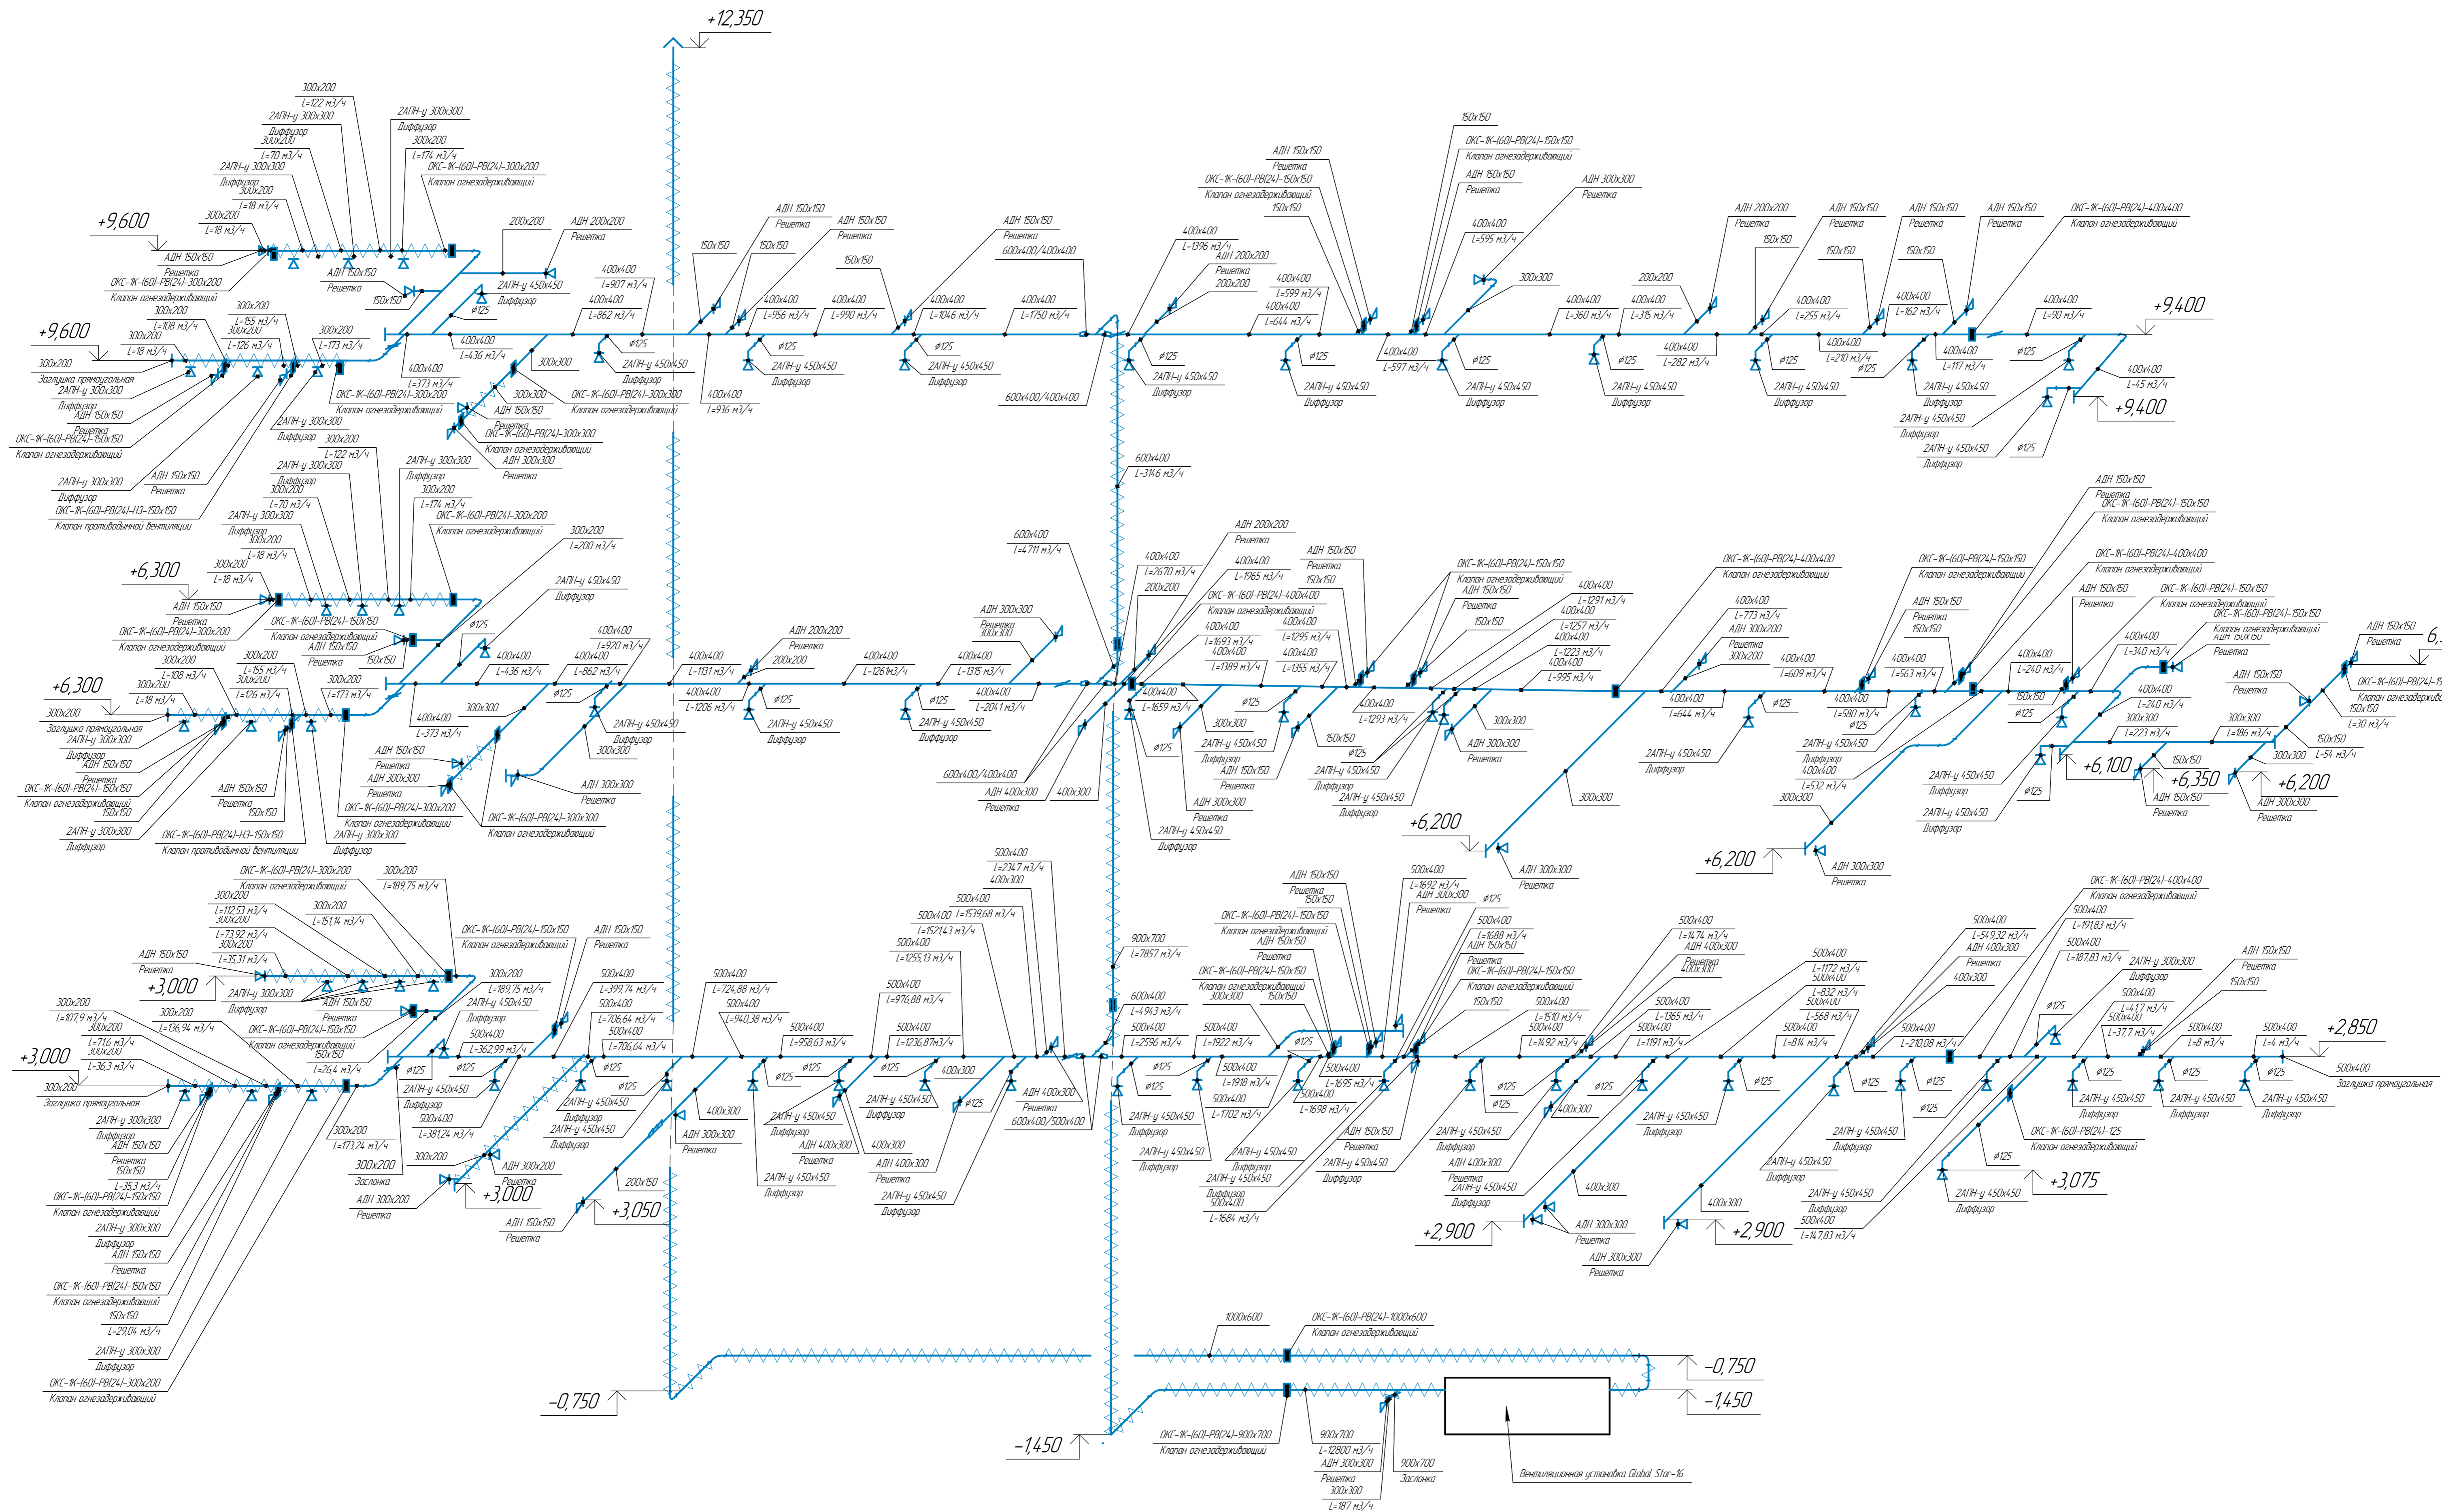

Лист № 01
 Подп. и дата
 Взам. инв. №
 Изм. № 01


					160-05.4.2- ИЭС.0В1		
					Капитальный ремонт объекта «Здание, состоящее из 3 корпусов (детское инфекционное, акушерское и педиатрическое отделения), расположенное по адресу: ЯНАО, г. Ноябрьск, ул. Республиканская, д. 17, в том числе ПИР»		
Изм.	Колыч.	Лист	Проек.	Подп.	Дата	оплачено, вентиляция и кондиционирование воздуха.	
			Решетников		02.23	Страница	Лист
Разработал	Лицузина				02.23	7	6
Проверил	Решетникова				02.23		9
Н.Контроль					02.23	ООО «АКСЭС-Проект»	

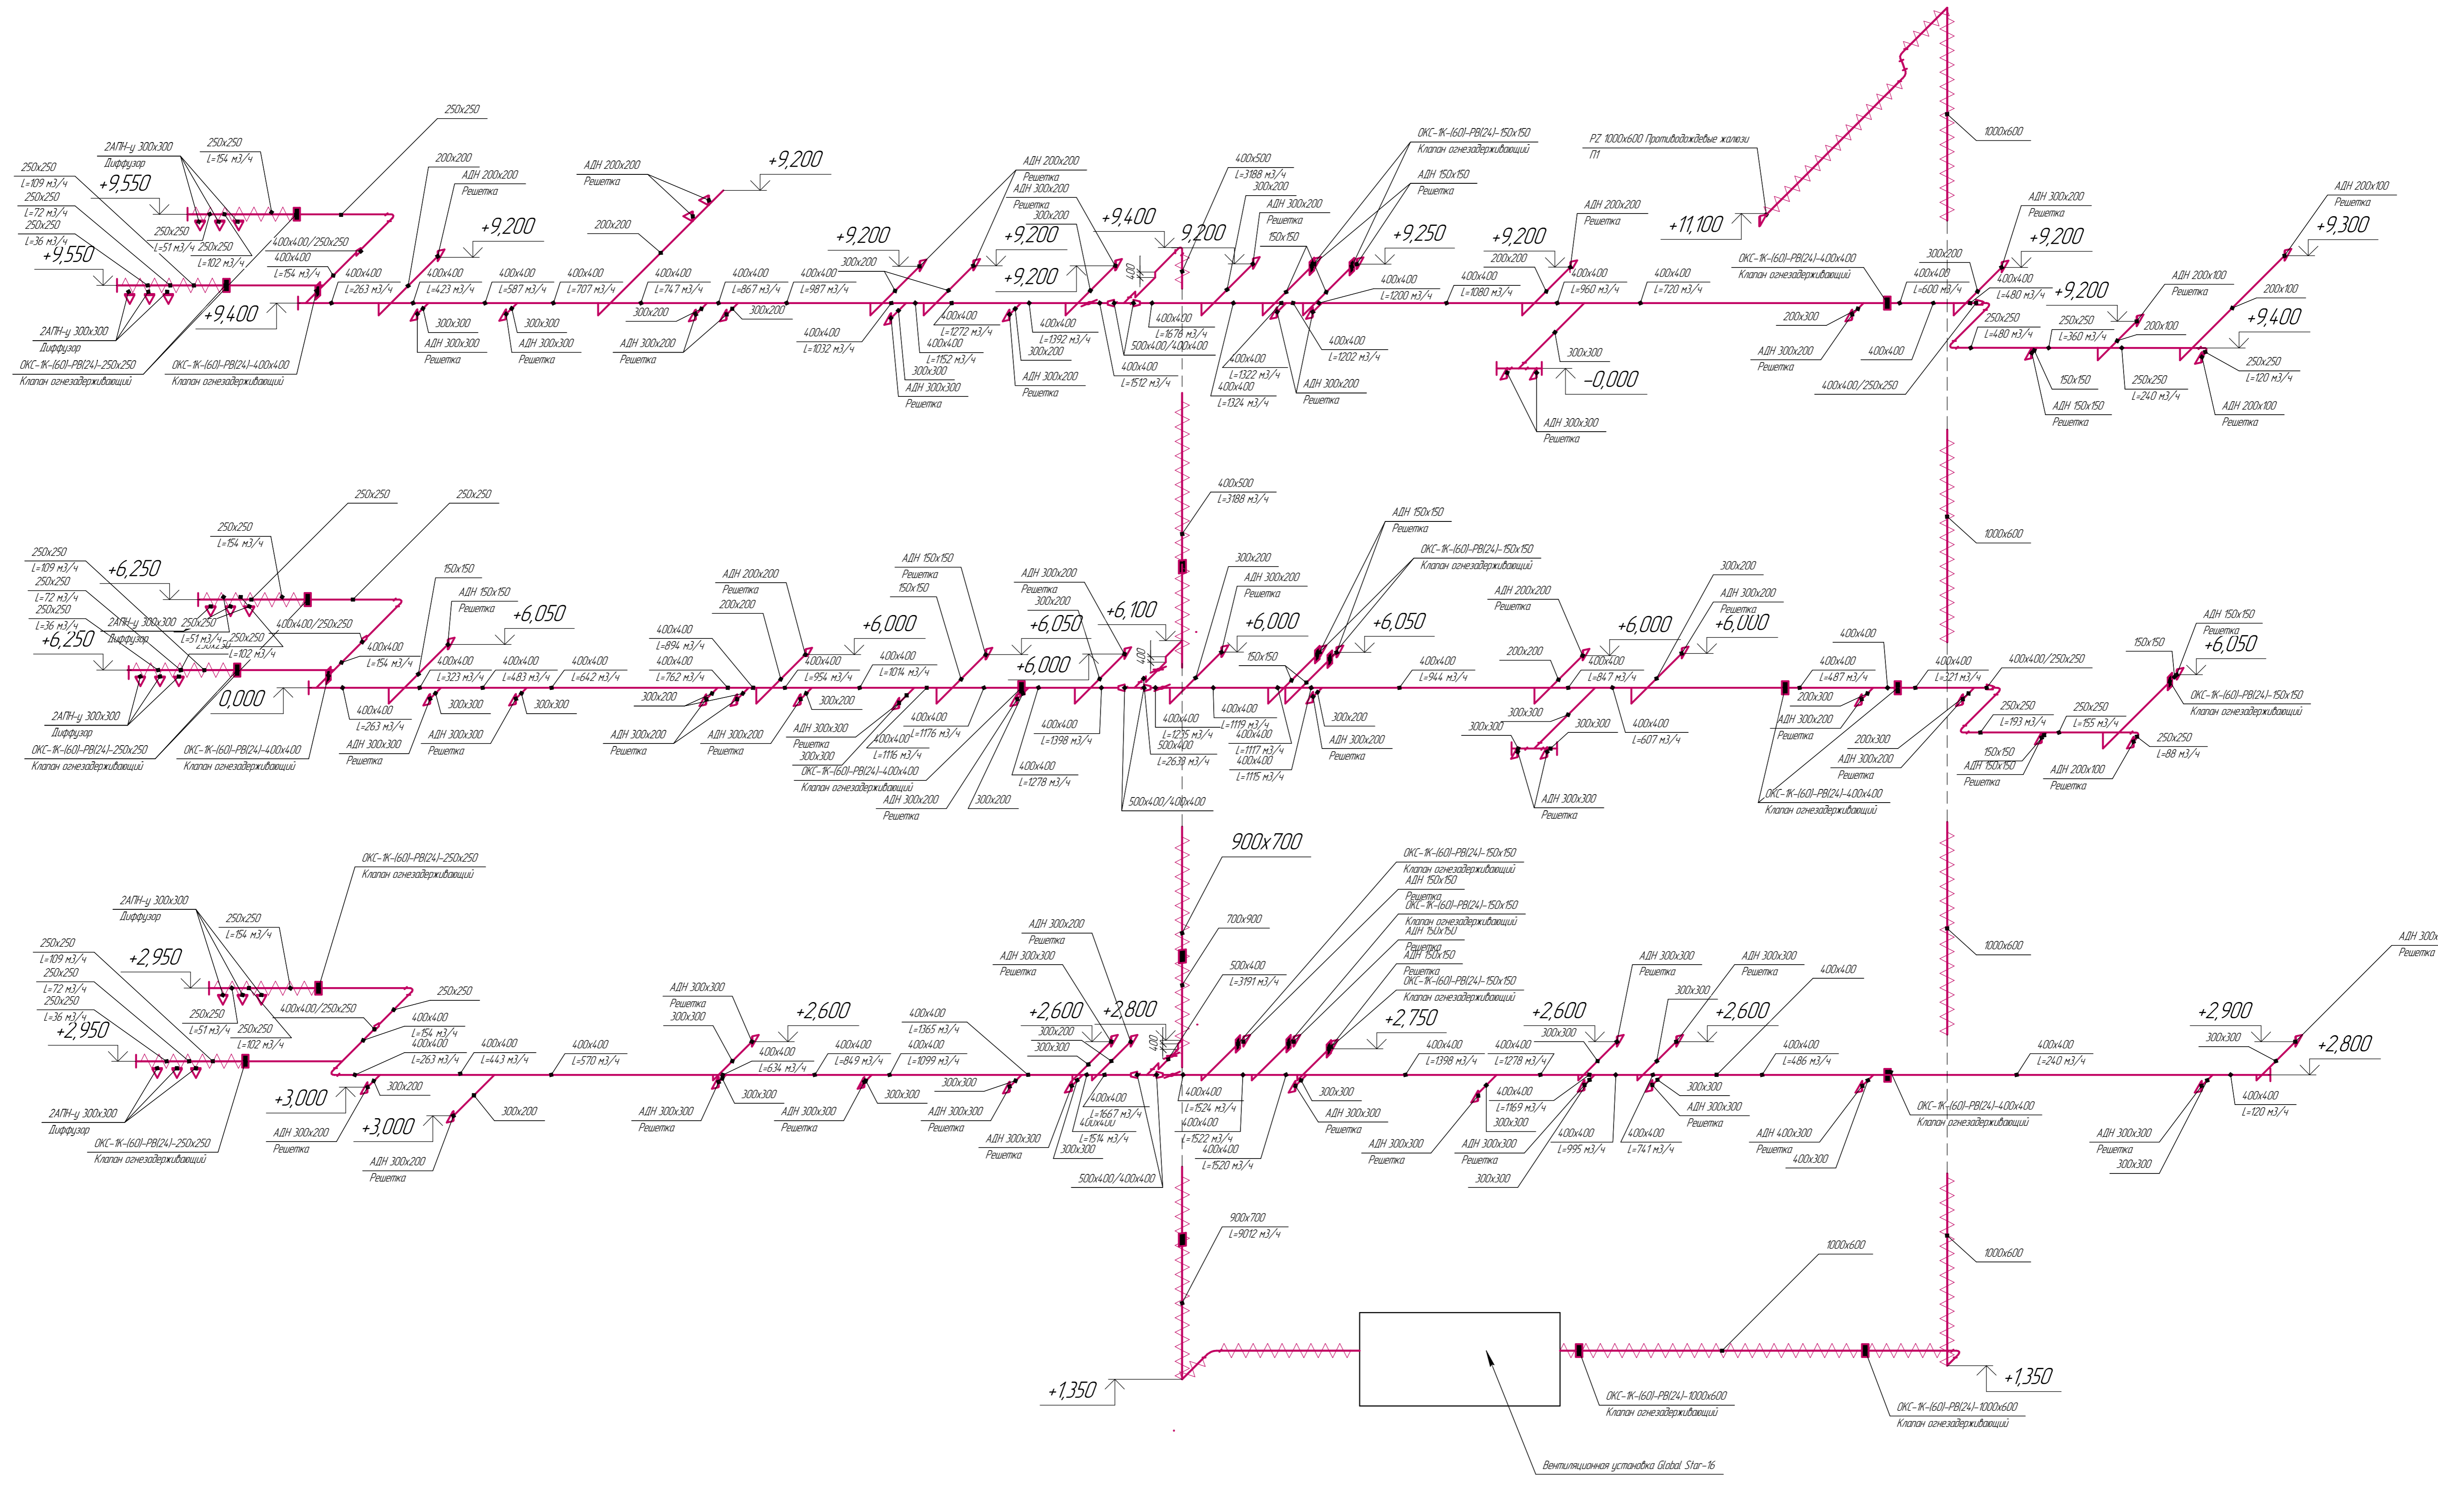

Вид № 1
 Подп. и дата
 Взам. инв. №
 Листов в объеме



					160-05.4.2- ИЭС.08.1			
					Капитальный ремонт объекта «Здание, состоящее из 3 корпусов (детское инфекционное, акушерское и педиатрическое отделения), расположенное по адресу: ЯНАО, г. Ноябрьск, ул. Республики, д. 17, в том числе ПИР»			
Изм.	Кол-во	Лист	Проек	Подп.	Дата	Отопление, вентиляция и кондиционирование воздуха		
ТИП		Решетников			02.23			
Разработал		Лицуцгина			02.23	Вентиляция 1 корпус		
Проверил		Решетникова			02.23			
Н.Контроль					02.23	Схема системы П1		
								п
						ООО "АКСЭС-Проект"		

Согласовано
 Инв. № подл.
 Подп. и дата
 Взам инв. №

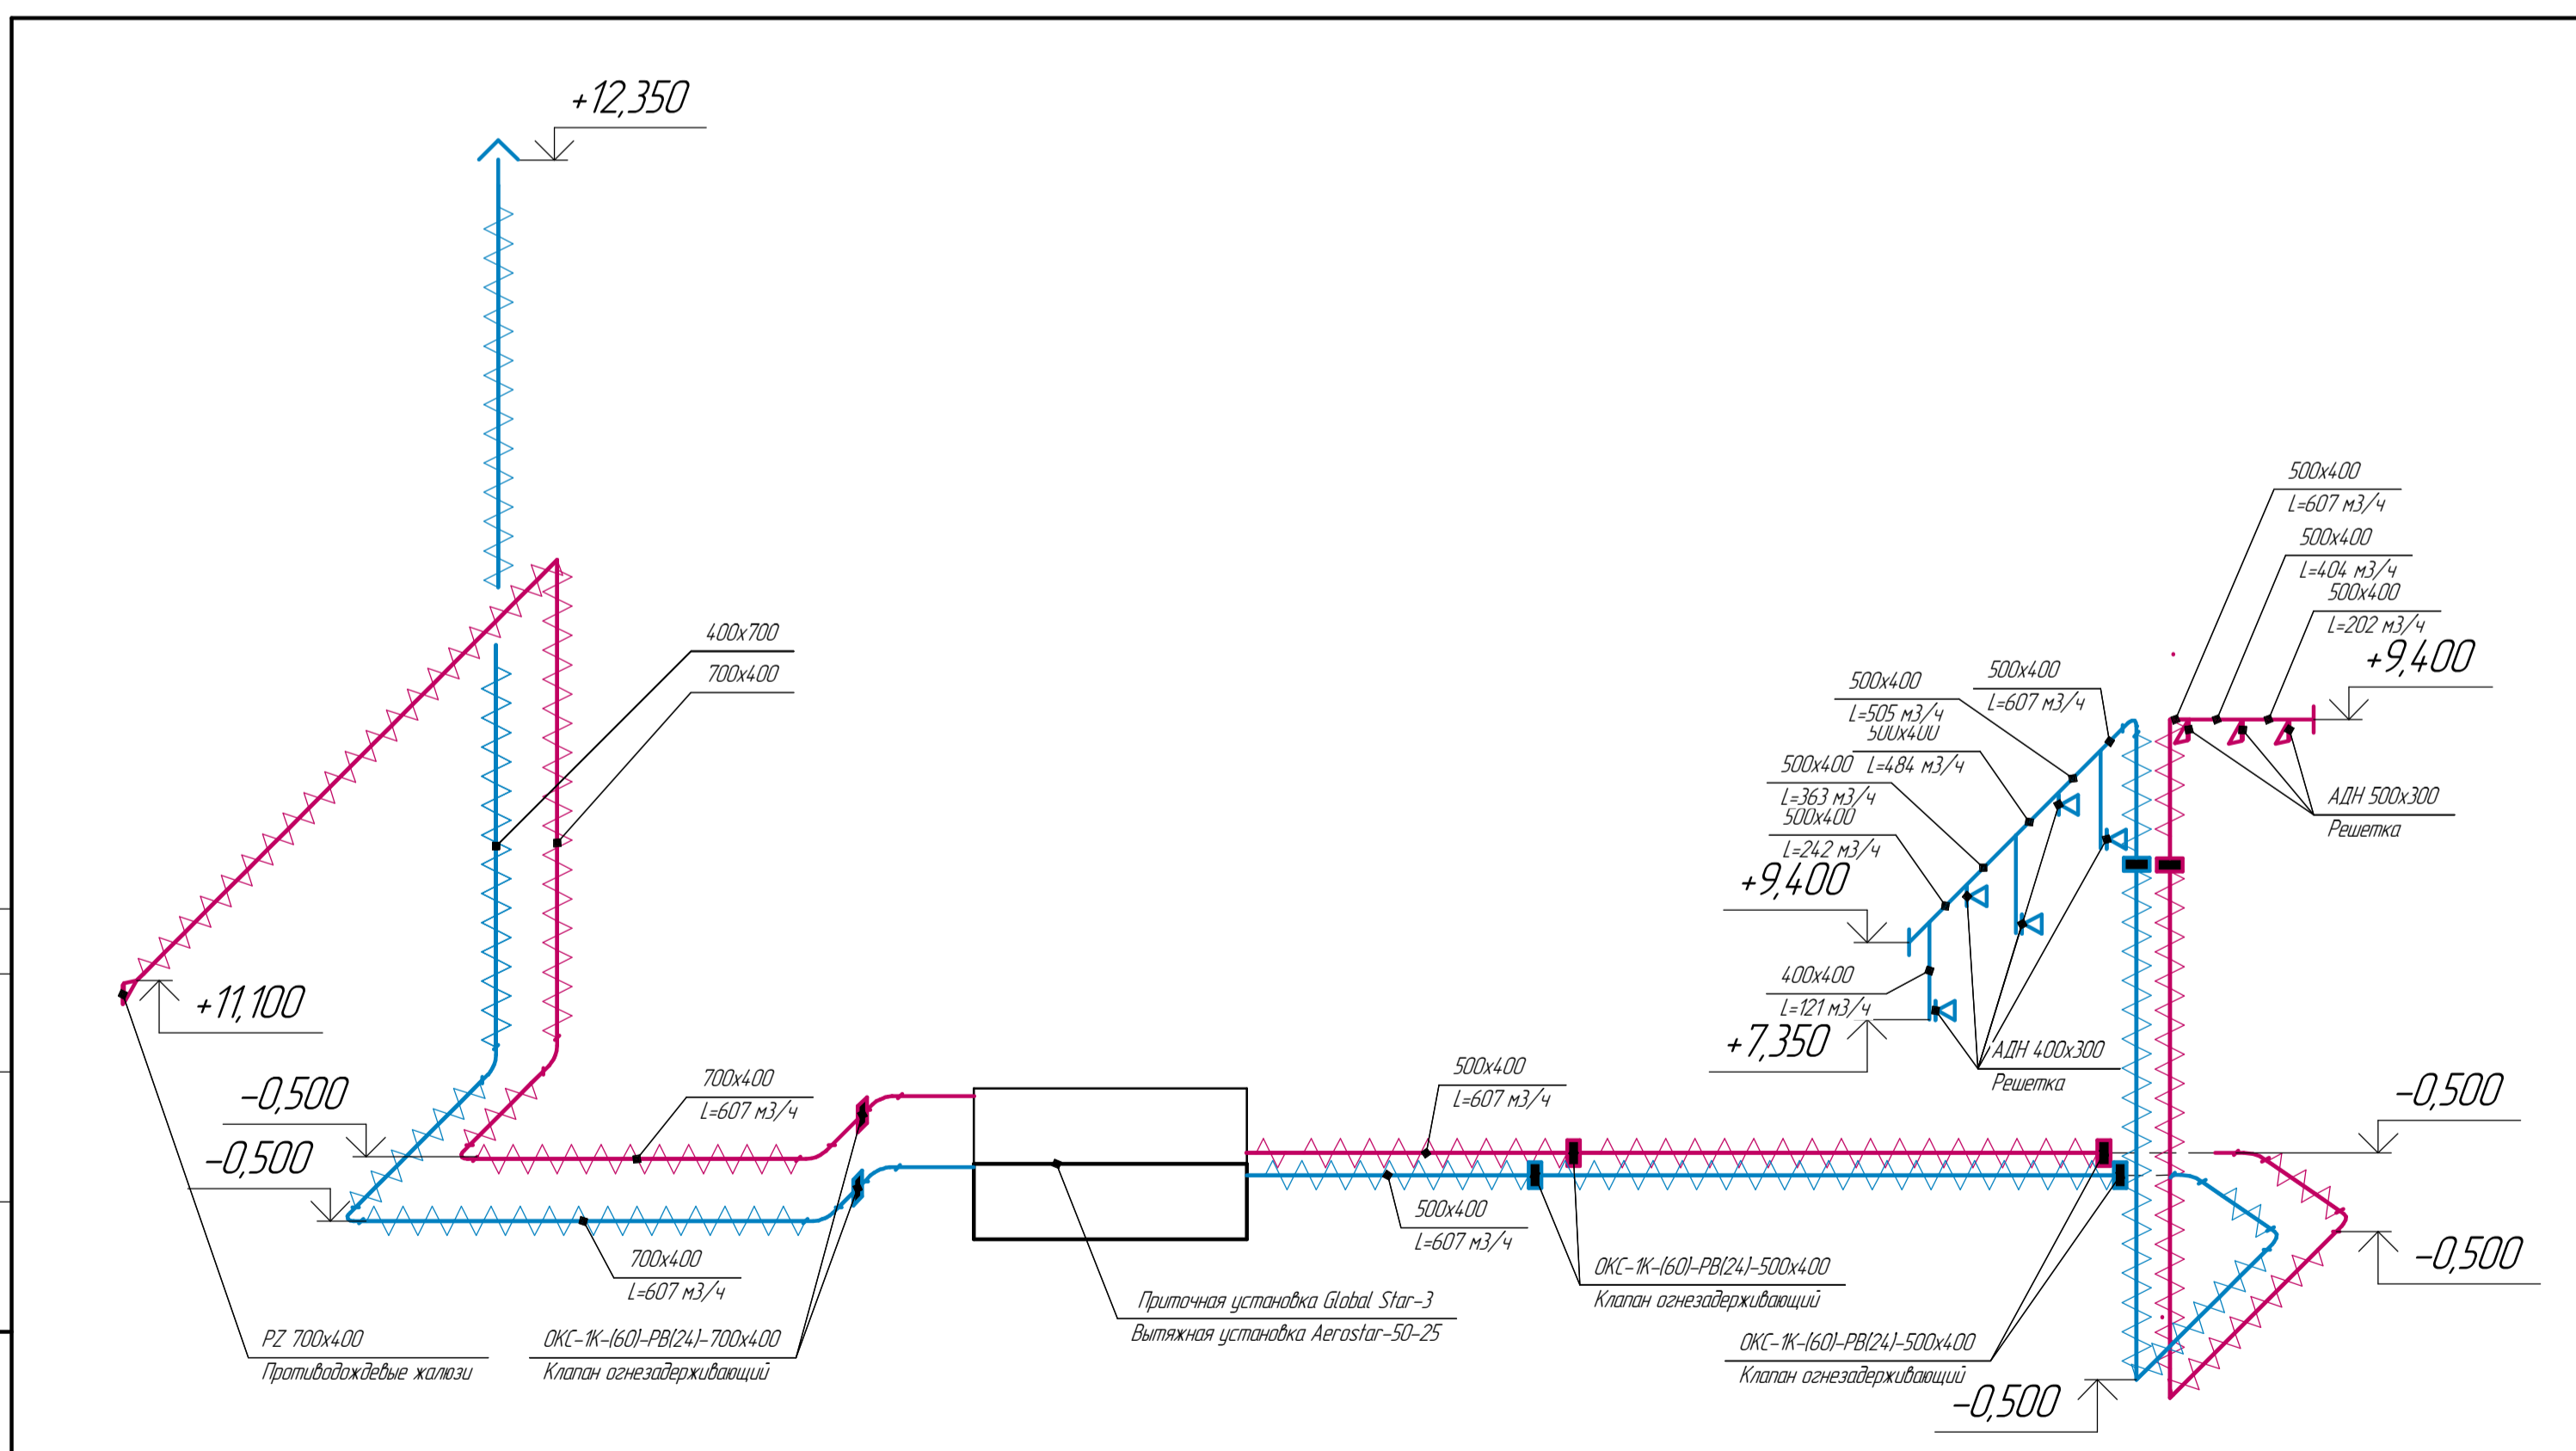

					160-05.4.2- ИОС.0В1		
					Капитальный ремонт объекта «Здание, состоящее из 3 корпусов (детское инфекционное, акушерское и педиатрическое отделения), расположенное по адресу: ЯНАО, г. Ноябрьск, ул. Республики, д. 17, в том числе ПИР»		
Изм.	Коллч.	Лист	№ док.	Подп.	Дата	"Отопление, вентиляция и кондиционирование воздуха".	
ГИП	Решетникова				02.23	Стадия	Лист
Разработал	Лицугина				02.23	Вентиляция 1 корпус	8
Проверил	Решетникова				02.23		9
Н. контроль					02.23	Схема систем В2 и П2	000 "АКСЭС-Проект"

Инв. № подл. Подп. и дата. Взам. инв. №. Согласовано

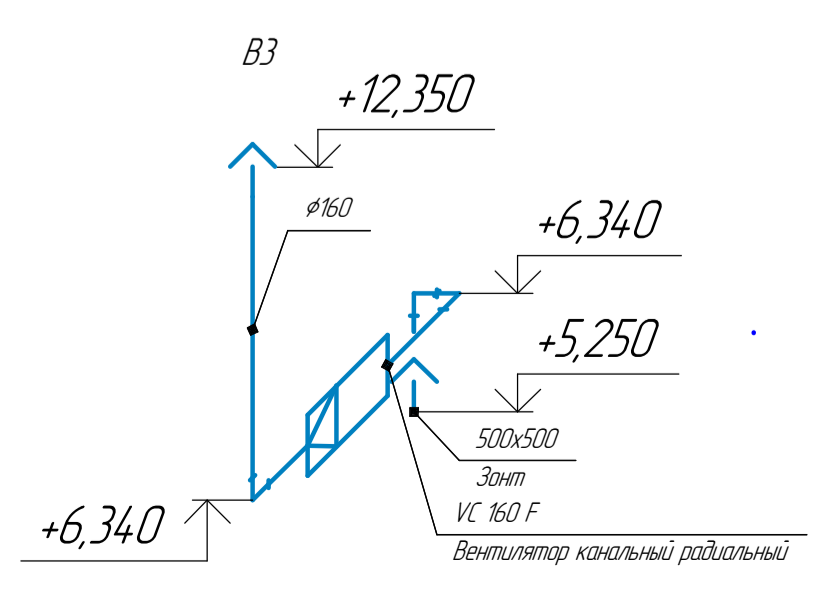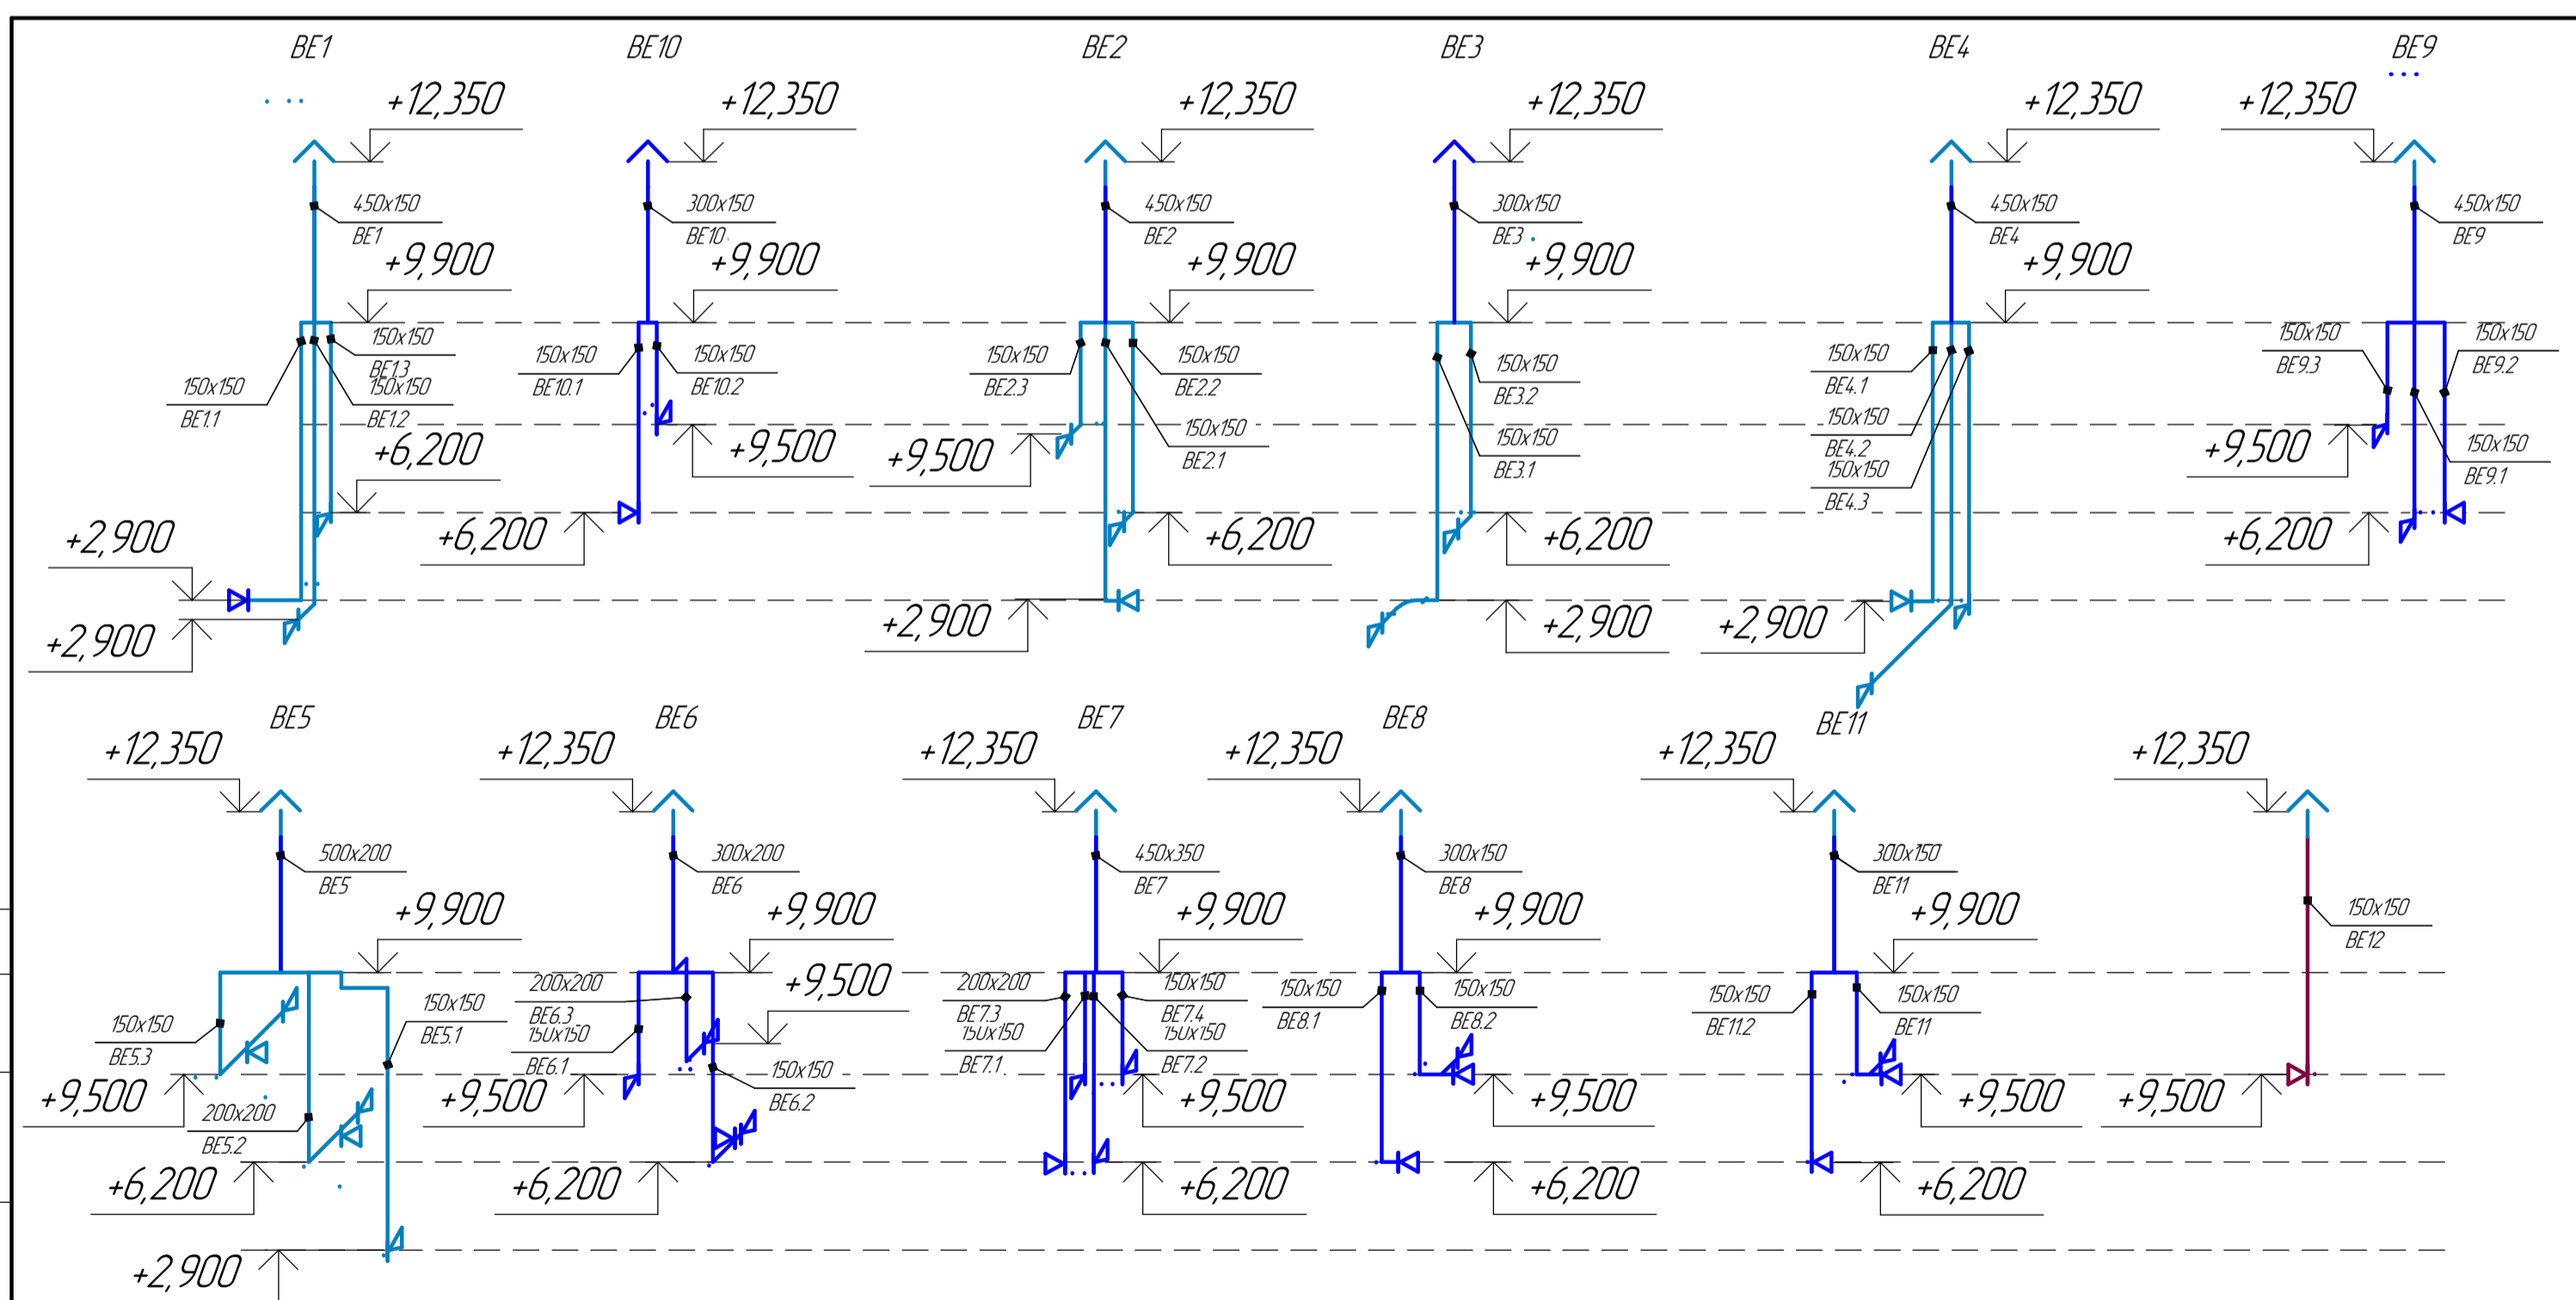

					160-05.4.2- ИОС.0В1		
					Капитальный ремонт объекта «Здание, состоящее из 3 корпусов (детское инфекционное, акушерское и педиатрическое отделения), расположенное по адресу: ЯНАО, г. Ноябрьск, ул. Республики, д. 17, в том числе ПИР»		
Изм.	Кол-во	Лист	№ док.	Подп.	Дата	"Отопление, вентиляция и кондиционирование воздуха".	
ГИП		Решетников			02.23	Стадия	Лист
Разработал		Лицугина			02.23	п	9
Проверил		Решетникова			02.23	Листов	9
Контроль					02.23	000 "АКСЭС-Проект"	