


1Ла-ЩАО7

к ЩАО 6, к ЩАО 7
1Ла-ЩАО7
от панели АВР ВРУ

Руст.=2.62 кВт. Ррасч.=2.62 кВт.
Iрасч=6.7А, cos f=0.92

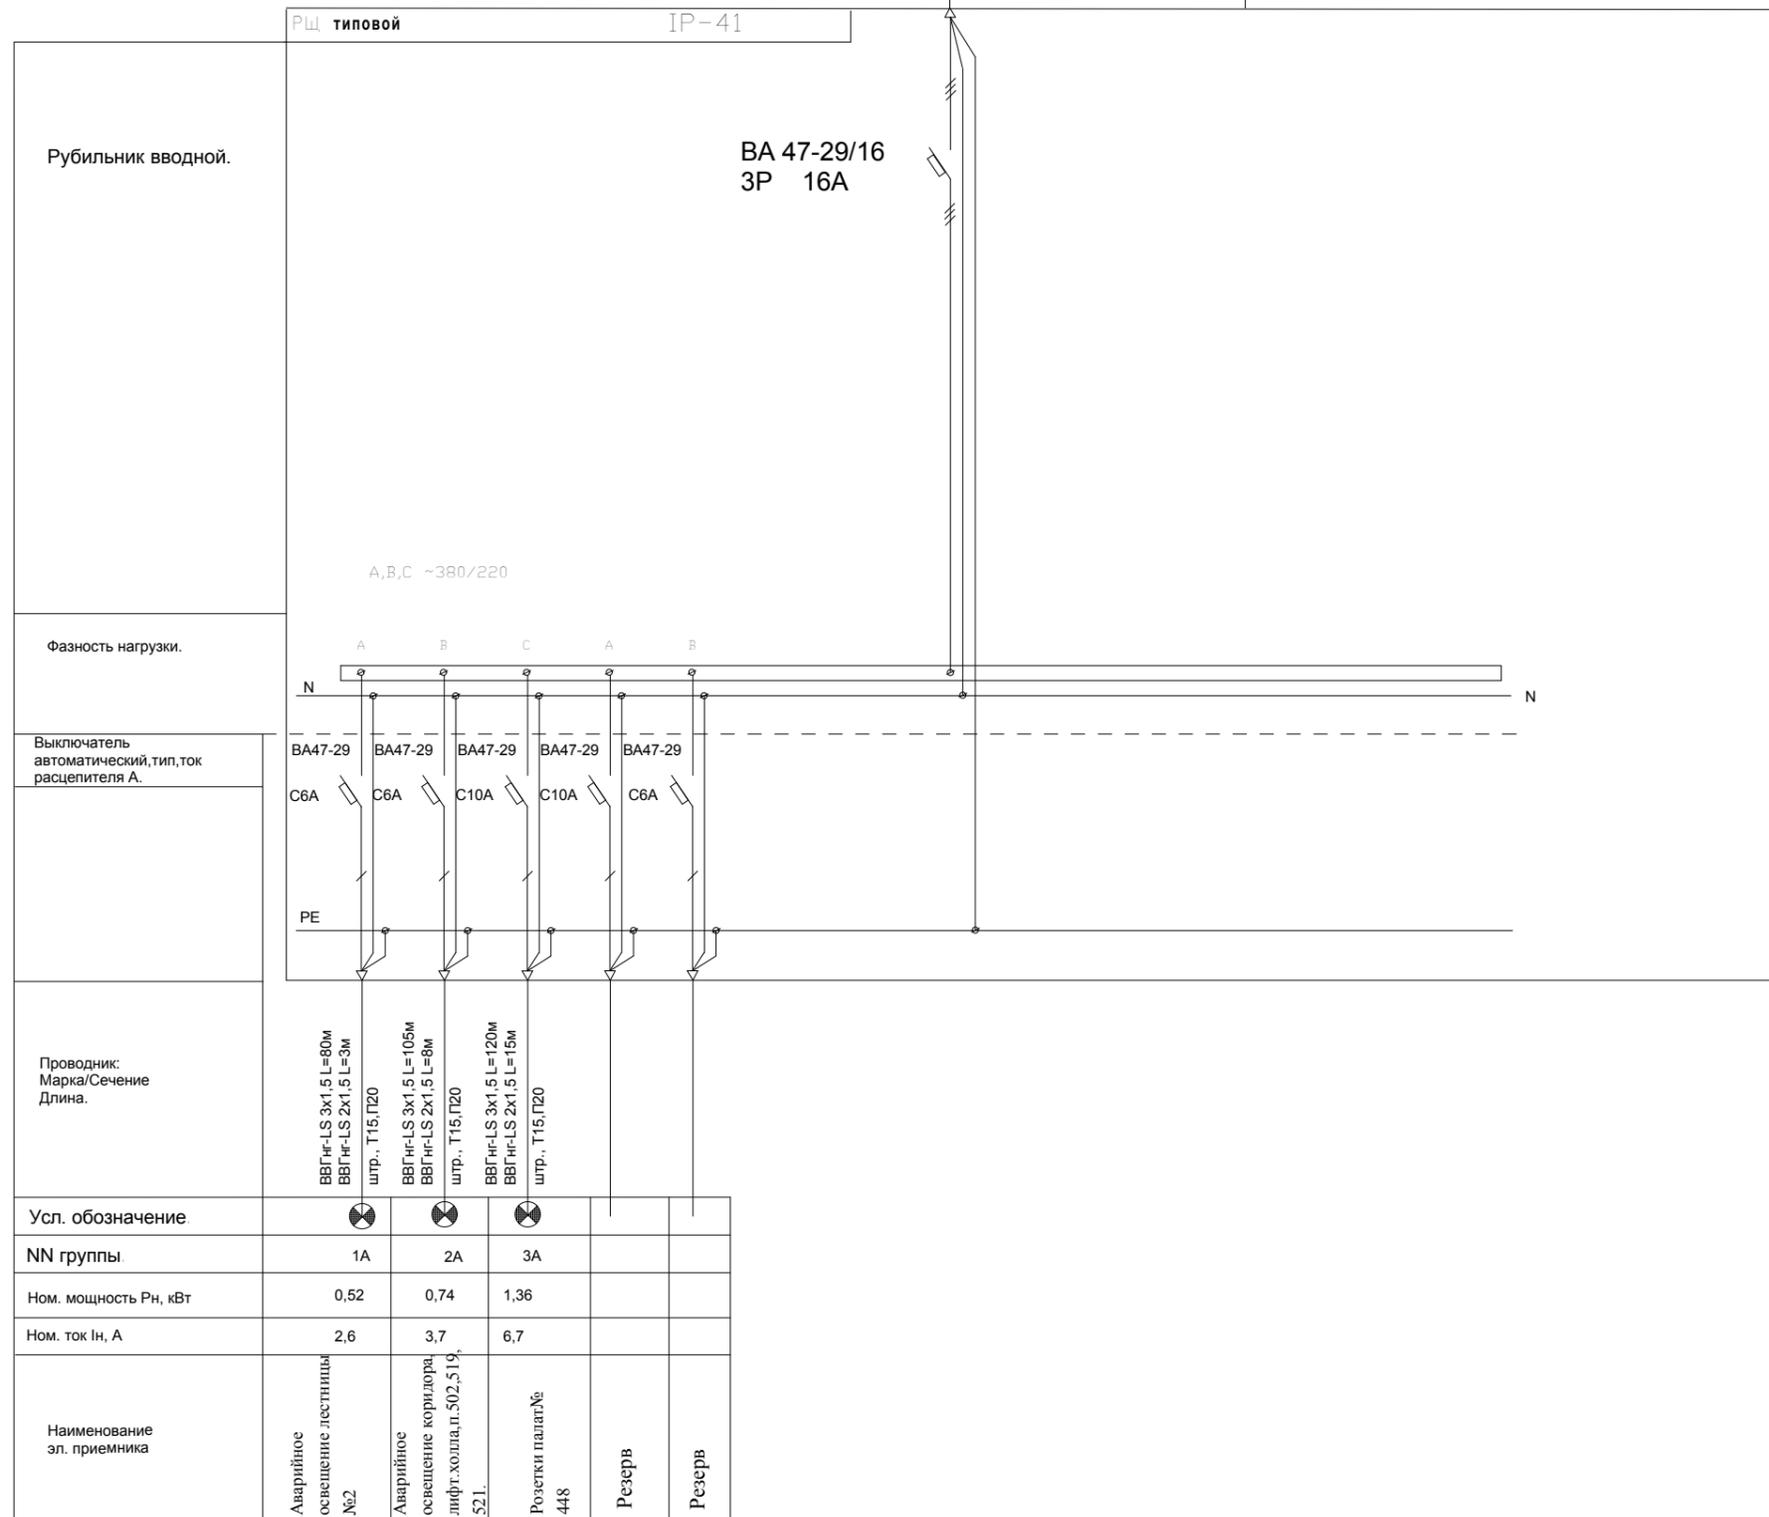

Примечания.

Соблюдать прямолинейный монтаж проводников при радиусе изгиба.
 При монтаже соблюдать цветность проводников. Рабочий ноль - синий цвет, заземление - желто-зеленый цвет.
 Выполнить распределение нагрузок по фазно согласно указаниям в проекте.
 Фазные перемычки, выполнить цельным проводом ПВ-1 1x10 мм/кв. по всем группам, соблюдая цветность.
 При монтаже, запрещено заводить за DIN-рейку фазные и нулевые провода.
 Выполнить маркировку согласно ПУЭ п. 1.1.28, п. 1.1.29, п. 1.1.30, ГОСТ Р 50462.
 Возможна замена на автоматы других фирм производителей, с идентичными характеристиками.

						25Д/08-ИОС5.1			
						ГУЗ г. Москвы, Городская поликлиника №17 УЗ ЮАО по адресу: ул. Ореховый бульвар, д. 35 к 2			
Изм.	Кол. уч.	Лист	N док.	Подп.	Дата	Электроборудование	Стадия	Лист	Листов
Разработал	Марченко А.						Р	П42	99
Проверил						Однолинейная схема ЩАО5 5 этаж	ЗАО "Служба Заказчика"		
ГИП	Саарян В.В.								
Нач. отдела									
Утвердил									
Н. контроль									