


План на отм. -2.500

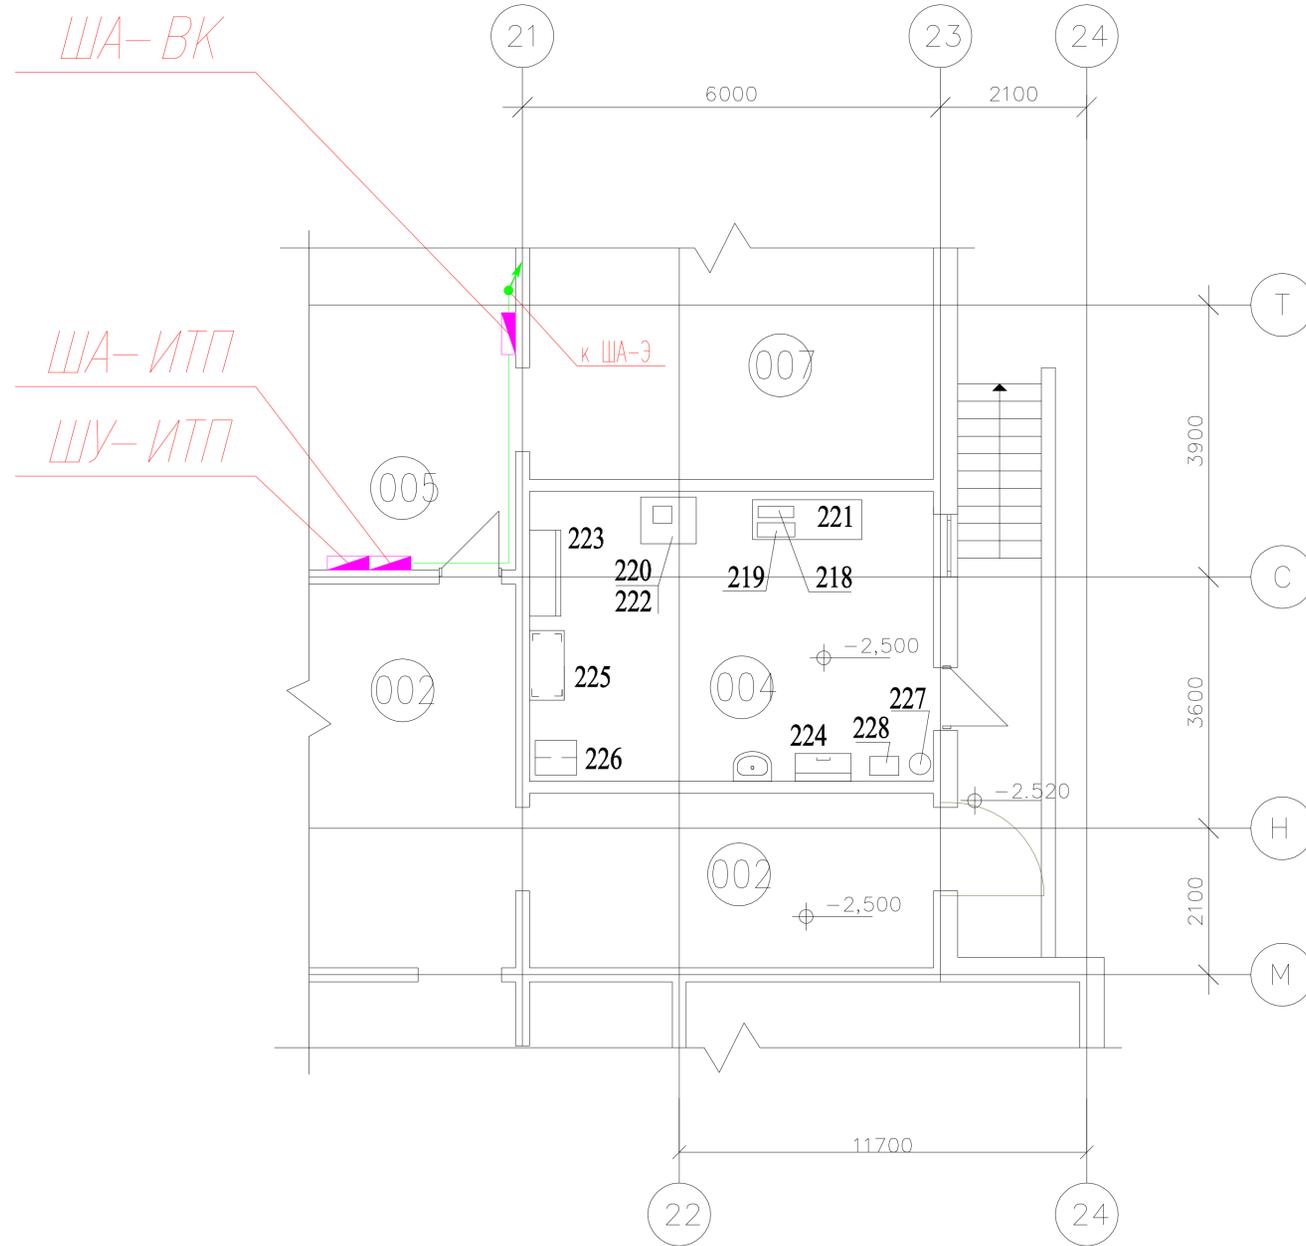

ЭКСПЛИКАЦИЯ ПОМЕЩЕНИЙ

№ по плану	НАИМЕНОВАНИЕ	Площадь, м ²	Катег. помещ.
001	Тамбур	6.46	
002	Коридор 3 шт	63.03	
003	Тех помещения бассейна 2 шт	96.80	Д
004	Столярная мастерская	24.13	В4
005	Тепловой пункт	37.24	Д
006	Кладовая узлов и агрегатов	10.35	Д
007	Тех помещения прохода и обслуживания инж. коммуникаций 13 шт	347.86	
	Итого	585.87	

УКАЗАНИЯ ДЛЯ МОНТАЖА КАБЕЛЬНЫХ ТРАСС

1. Прокладку кабелей в венткамерах и других помещениях выполнять в лотках и негорючих гофрированных ПВХ трубах.
2. В соответствии с кабельным журналом, кабели 220(380)В в помещениях венткамер проложить в лотках, опуски и отводы кабелей выполнить в ПВХ трубах. Вне венткамер, прокладку производить в ПВХ трубах.
3. Кабели напряжением 24В проложить аналогично п.2. На расстоянии не менее 100мм от трасс напряжением 220В, либо в закрытых лотках(коробах).
4. Сетевая кабель Belden 8471 проложить в ПВХ трубе или по слаботочным стоякам и трассам в лотке. Допускается выполнять прокладку указанного кабеля по трассам с напряжением 24В.
5. При необходимости оборудования дополнительных стояков под кабельные трассы, выполнить их в соответствии по СНиП 3.05.06-85 и согласовать с архитектором.


УСЛОВНЫЕ ОБОЗНАЧЕНИЯ

- трасса прохождения кабелей автоматики
- трасса прохождения кабеля Belden 8471
- точки прохода кабелей по стоякам и места проколов (уточнить по месту)
- шкаф электрический (раздел ЭОМ)
- шкаф автоматики

инв.№ подл. подпись и дата вкл. инв. №

					437-КР/2013-АТХ		
Изм.	Колуч.	Лист	Нражк.	Подп.	Дата	Строительство детского сада на 120 мест с бассейном	
						Московская обл., Люберецкий р-н, Муниципальное образование	
Проверил	Аксенов КМ					городское поселение Красково, ул. Новая стройка, д. 23А	
ГИП	Носов Ю.Г.					Автоматизация и диспетчеризация	стадия лист листов
						П	12
План расположение оборудования и кабельных трасс. теплодполье (отм. -2.500).							000 "Генезис-Рус"

План на отм. 0.000

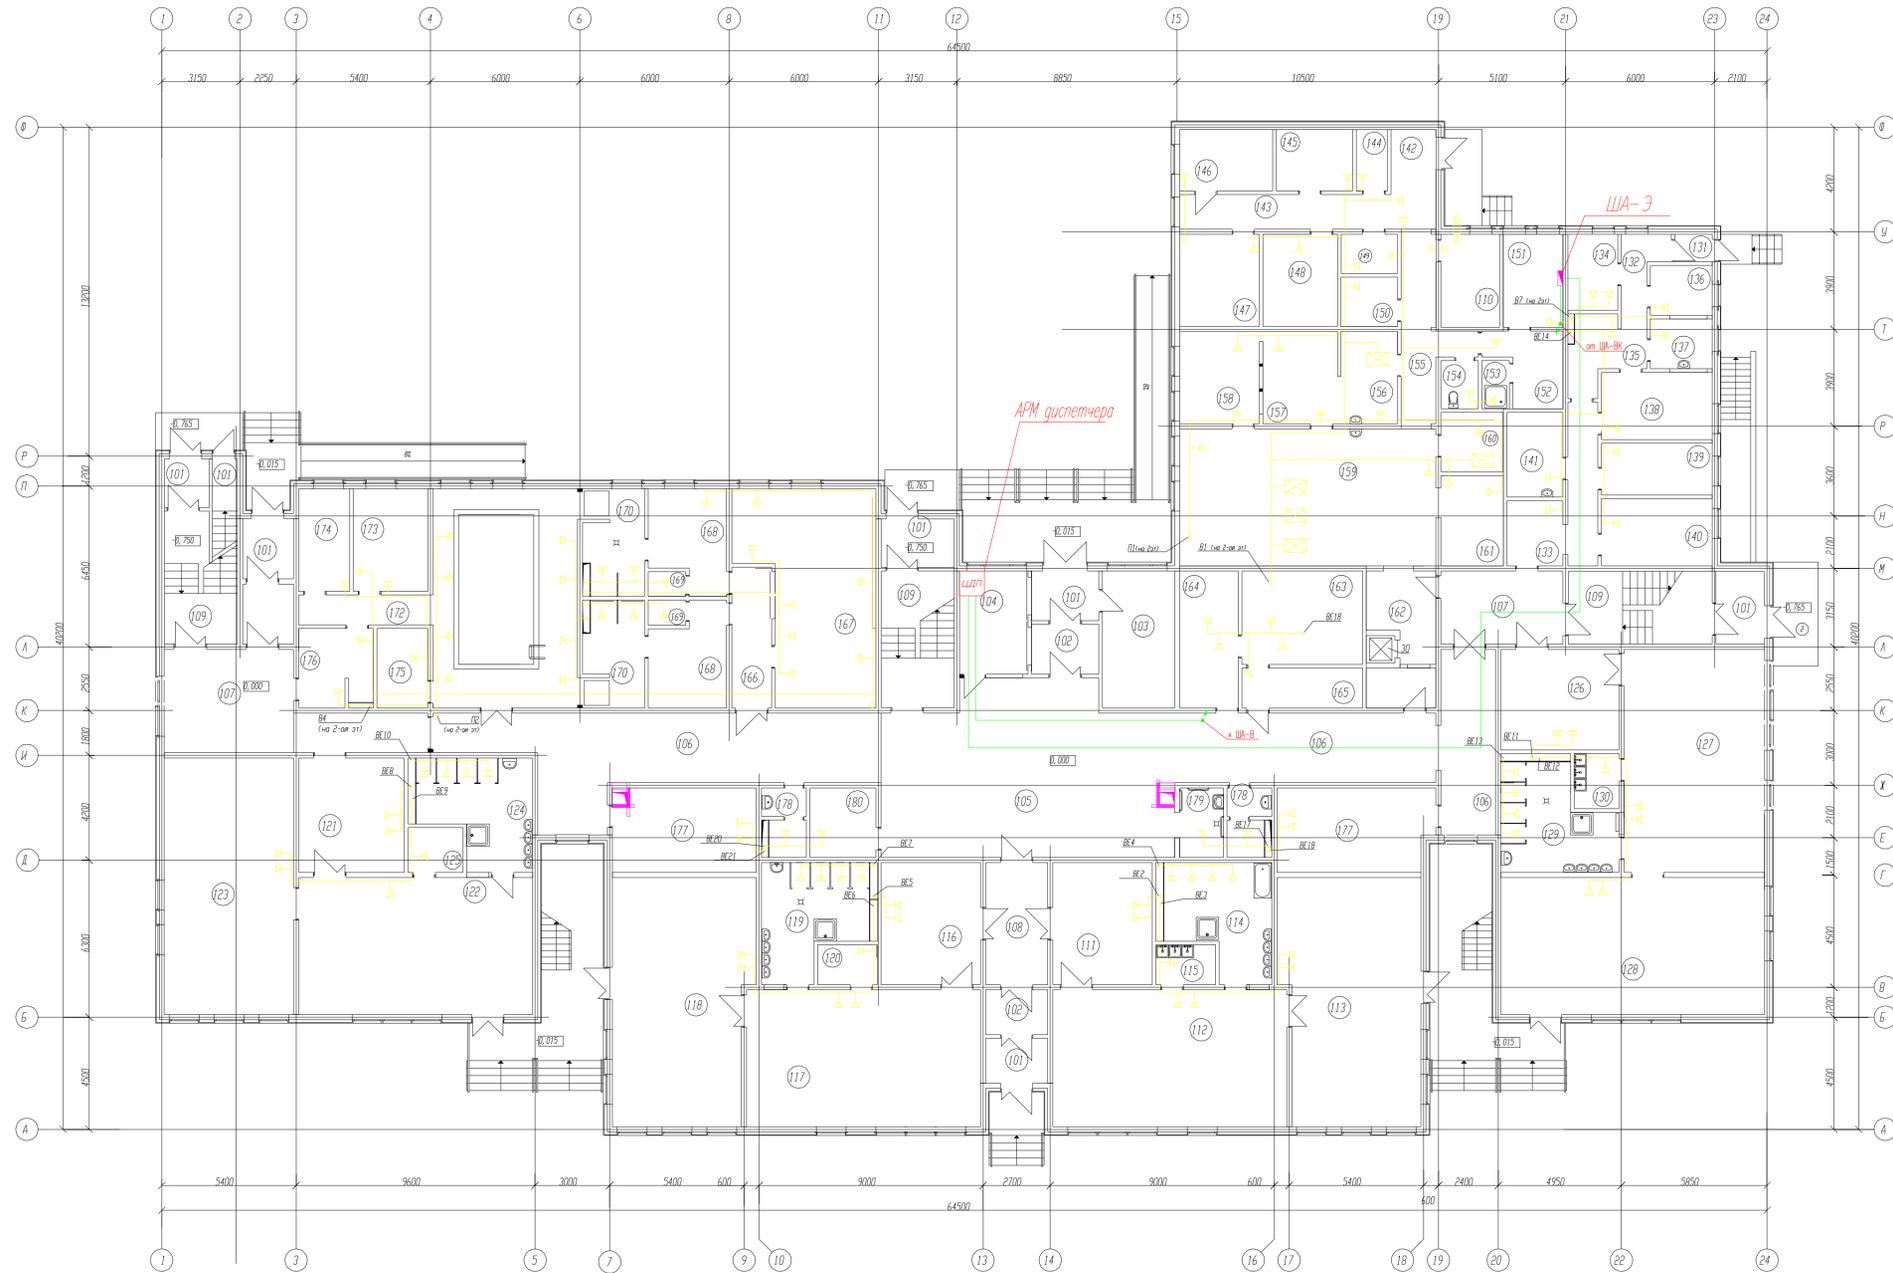

ЭКСПЛИКАЦИЯ ПОМЕЩЕНИЙ ПЕРВОГО ЭТАЖА

№ по плану	НАИМЕНОВАНИЕ	Площадь м ²	Кот. пок.
101	Тамбур входа 7 шт	31,74	
102	Второй тамбур 3 шт	14,84	
103	Колясочная	15,94	
104	Помещение охраны	11,42	
105	Холл	76,25	
106	Коридор 2 шт	105,81	
107	Холл 2 шт	35,95	
108	Шлез	12,21	
109	Лест. клетка 3 шт	48,42	
110	Электрощитовая	8,76	В4
Группа раннего возраста 2-3 года			
111	Раздевальная	19,56	
112	Групповая	51,63	
113	Спальня	54,5	
114	Туалетная	17,32	
115	Буфетная	3,84	
Группа младшего возраста 3-4 года			
116	Раздевальная	19,56	
117	Групповая	51,63	
118	Спальня	54,5	
119	Туалетная	17,32	
120	Буфетная	3,84	
Группа младшего возраста 5-6 года			
121	Раздевальная	19,53	
122	Групповая	51,63	
123	Спальня	53,48	
124	Туалетная	17,55	
125	Буфетная	3,96	
Группа младшего возраста 4-5 года			
126	Раздевальная	19,86	
127	Групповая	50,50	
128	Спальня	58,22	
129	Туалетная	17,14	
130	Буфетная	3,96	
Медицинский блок 1 этажа			
131	Тамбур	1,65	
132	Коридор 2 шт.	12,22	
133	Приемная	5,87	
134	С/у с местом для приема дезинфицир-в	6,10	
135	Приемная изолятора с буфетной зоной	7,98	
136	Палата изолятора 1	4,96	
137	Палата изолятора 2	4,96	
138	Медицинский кабинет	12,01	
139	Процедурная	9,22	
140	Кабинет физиотерапии	12,02	
141	Кабинет мед.сестры	7,65	

№ по плану	НАИМЕНОВАНИЕ	Площадь м ²	Кот. пок.
Помещение бассейна			
142	Зеруочная	4,67	
143	Коридор	14,41	
144	Помещение хранения отходов	3,06	
145	Кладовая общей	7,55	
146	Помещение администратора	9,14	
147	Помещение хранения спортивной одежды	11,82	Д
148	Кладовая сухих продуктов	11,09	В3
149	Моечная оборотной тары	3,55	
150	Помещение уборочного инвентаря	4,47	
151	Помещение персонала	8,93	
152	Гардеробная	7,57	
153	Душевая	2,12	
154	С/у	2,74	
155	Коридор	12,42	
156	Цех первичной обработки овощей	8,35	
157	Общайной цех	11,08	
158	Мясно-рыбный цех	11,82	
159	Горячий цех	56,61	
160	Моечная кухонной посуды	5,97	
161	Холодный цех	9,05	
162	Раздаточная с посудницей	13,14	
Постирочный блок			
163	Стиральная	18,21	Д
164	Гладильная	12,91	В3
165	Кладовая грязного белья	7,77	В3
Помещения бассейна			
166	Коридор	9,04	
167	Зал "сухого плавания"	40,85	
168	Раздевальная-2 шт.	23,48	
169	С/у- 2 шт.	3,0	
170	Душевые- 2 шт.	20,42	
171	Бассейн	50,97	
172	Коридор	6,48	
173	Кабинет мед.сестры и анализа воды	12,36	
174	Узел управления бассейном	8,45	
175	Инвентарная	6,53	В3
176	Тренерская с душевой	9,16	
Подсобные помещения			
177	Кладовая -2 шт.	40,48	В3
178	С/у -2 шт.	8,54	
179	С/у для МГН	4,89	
180	Помещение уборочного инвентаря	7,41	
Итого:		1546,05	

УКАЗАНИЯ ДЛЯ МОНТАЖА КАБЕЛЬНЫХ ТРАСС

1. Прокладку кабелей в венткамерах и других помещениях выполнить в лотках и негорючих гофрированных ПВХ трубах.
2. В соответствии с кабельным журналом, кабели 220(380)В в помещениях венткамер проложить в лотках, опуски и отводы кабелей выполнить в ПВХ трубах. Вне венткамер, прокладку производить в ПВХ трубах.
3. Кабели напряжением 24В проложить аналогично п.2. На расстоянии не менее 100мм от трасс напряжением 220В, либо в закрытых лотках(коробах).
4. Сетевой кабель Velden 8471 проложить в ПВХ трубе или по слаботочным стоякам и трассам в лотке. Допускается выполнять прокладку указанного кабеля по трассам с напряжением 24В.
5. При необходимости оборудования дополнительных стояков под кабельные трассы, выполнить их в соответствии со СНиП 3.05.06-85 и согласовать с архитектором.


УСЛОВНЫЕ ОБОЗНАЧЕНИЯ

- трасса прохождения кабелей автоматики
- трасса прохождения кабеля Velden 8471
- точки прохода кабелей по стоякам и места проколов (уточнить по месту)
- шкаф электрический (раздел ЗОМ)
- шкаф автоматики

Изм.	Кодч.	Лист	Нрач.	Подп.	Дата	437-КР/2013-АТХ		
						Строительство детского сада на 120 мест с бассейном		
						Московская обл., Люберецкий р-н, Муниципальное образование		
						городское поселение Красково, дп. Красково, ул. Новая стройка, д. 23А		
						Автоматизация и диспетчеризация		
						План расположения оборудования и кабельных трасс.		
						1 этаж (отм. 0.000).		
						стадия	лист	листов
						П	13	
						000 "Генезис-Рус"		

инв.Н подг. подписи и дата вкл. инв.Н

План на отм. 3.450

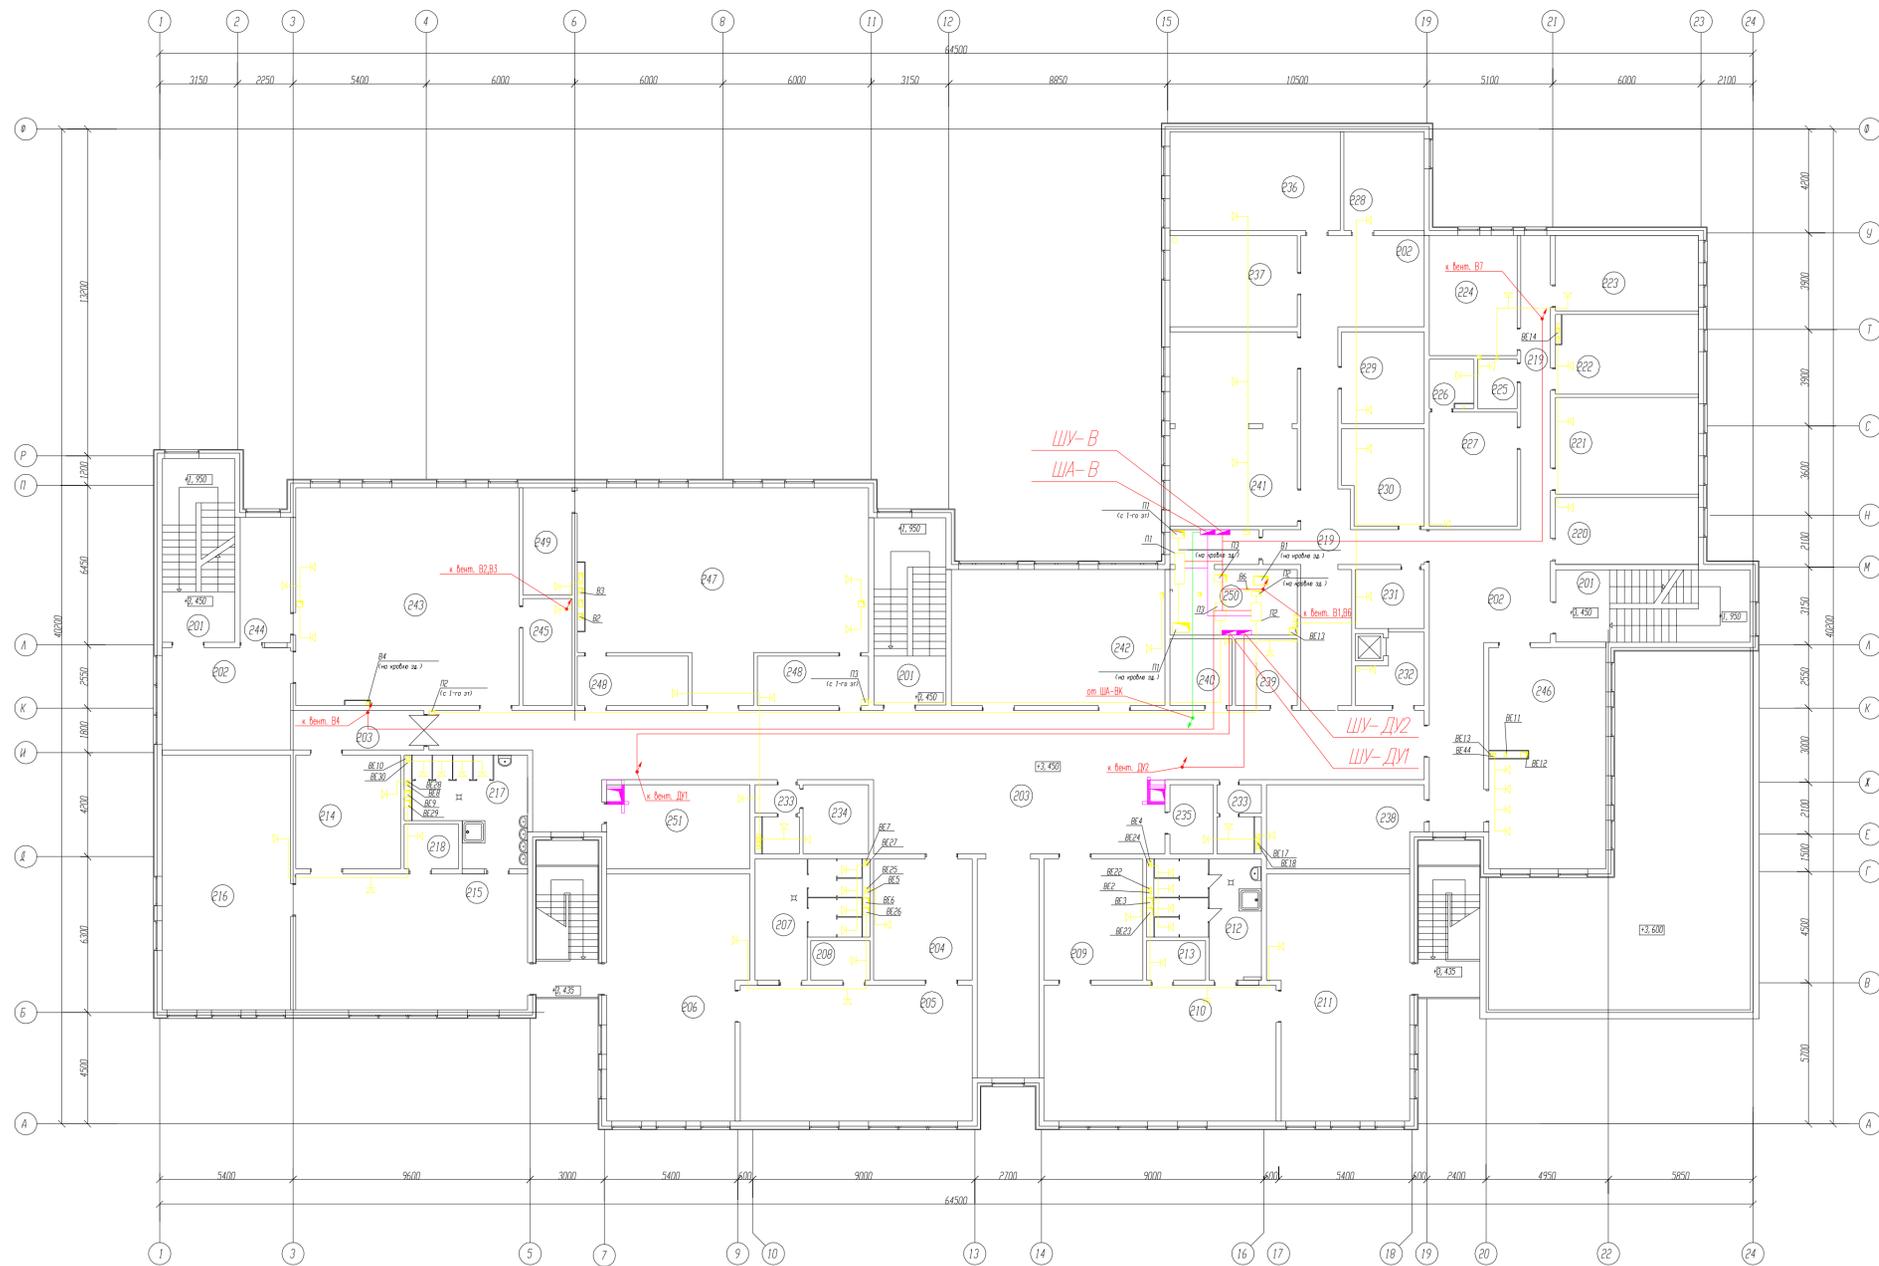

ЭКСПЛИКАЦИЯ ПОМЕЩЕНИЙ ВТОРОГО ЭТАЖА

№ по плану	НАИМЕНОВАНИЕ	Площадь м ²	Кот. план
201	Лестничная клетка 3 эт.	66,74	
202	Колл. 3 эт.	79,08	
203	Коридор	179,89	
1: на Административную подгрупповую группу, 6-7, эт.			
204	Раздевальная	19,56	
205	Групповая	51,63	
206	Спальня	54,5	
207	Туалетная	17,32	
208	Буфетная	3,84	
2: на Административную подгрупповую группу, 6-7, эт.			
209	Раздевальная	19,56	
210	Групповая	51,63	
211	Спальня	54,5	
212	Туалетная	17,32	
213	Буфетная	3,84	
Административная группа старшего возраста, 5-6, эт.			
214	Раздевальная	19,56	
215	Групповая	51,63	
216	Спальня	53,48	
217	Туалетная	17,55	
218	Буфетная	3,96	
Административная группа среднего возраста, 5-6, эт.			
219	Коридор 2 эт.	48,52	
220	Бухгалтерия, масса	15,66	
221	Кабинет заведующего	22,6	
222	Кабинет заместителя	18,27	
223	Кабинет записки	17,67	
224	Методический кабинет	17,22	
225	С / у	3,21	
226	Душевая	3,42	
227	Комната персонала	16,37	
228	Кабинет	12,99	
229	Комната дежурного администратора	12,38	
230	Кладовая	12,41	в 3
231	Кладовая методических пособий	6,68	в 3
232	Раздевальная	6,46	
233	С / у 2 эт.	8,64	
234	Комната личной гигиены	7,41	
235	Помещение уборочного инвентаря	4,89	
Медицинские помещения			
236	Кабинет логопеда	27,56	
237	Коридор	19,03	
Психологический блок			
238	Кастеляная	20,81	
239	Кладовая грязного белья	6,76	в 3
240	Кладовая чистого белья	6,75	в 3
Помещение воспитателей деятельности			
241	Кухня	40,1	
242	Компьютерный класс	47,5	
243	Музыкальный класс	79,6	
244	Кабинет музыкального преподавателя	10,31	
245	Инвентарь	8,64	в 3
246	Французский	41,88	
Помещение спортивного воспитания			
247	Визуальная экип.	82,88	
248	Раздевальная 2 эт.	18,0	
249	Комната спортивного инвентаря	8,65	в 3
Помещение персонала			
250	Вентилера	19,01	
251	Кладовая мягкого инвентаря	19,67	в 3
Итого			
		1457,51	

УКАЗАНИЯ ДЛЯ МОНТАЖА КАБЕЛЬНЫХ ТРАСС

1. Прокладку кабелей в венткамерах и других помещениях выполнять в лотках и негорючих гофрированных ПВХ трубах.
2. В соответствии с кабельным журналом, кабели 220(380)В в помещениях венткамер проложить в лотках, опуски и отводы кабелей выполнять в ПВХ трубах. Вне венткамер, прокладку производить в ПВХ трубах. Кабели напряжением 24В проложить аналогично п.2. На расстоянии не менее 100мм от трасс напряжением 220В, либо в закрытых лотках(коробах).
3. Сетевой кабель Вelden 8471 проложить в ПВХ трубе или по слаботочным стойкам и трассам в лотке. Допускается выполнять прокладку указанного кабеля по трассам с напряжением 24В.
4. При необходимости оборудования дополнительных стоек под кабельные трассы, выполнять их в соответствии со СНиП 3.05.06-85 и согласовать с архитектором.

УСЛОВНЫЕ ОБОЗНАЧЕНИЯ

- трасса прохождения кабелей автоматики
- трасса прохождения кабеля Вelden 8471
- точки прохода кабелей по стойкам и места проколов (уточнить по месту)
- шкаф электрический (раздел ЭОМ)
- шкаф автоматики

437-КР/2013-АТХ

Изм.	Колуч.	Лист	Нрак.	Подп.	Дата	Строительство детского сада на 120 мест с бассейном Московская обл., Люберецкий р-н, Муниципальное образование городского поселения Красково, дп. Красково, ул. Новая стройка, д. 23А Автоматизация и диспетчеризация План расположения оборудования и кабельных трасс. 2 этаж (отм. 3.450).	этаж	лист	листов
							П	14	

000 "Генезис-Рус"

ПЛАН КРОВЛИ



УКАЗАНИЯ ДЛЯ МОНТАЖА КАБЕЛЬНЫХ ТРАСС

1. Прокладку кабелей в венткамерах и других помещениях выполнить в лотках и негорючих гофрированных ПВХ трубах.
2. В соответствии с кабельным журналом, кабели 220(380)В в помещениях венткамер проложить в лотках, опуски и отводы кабелей выполнить в ПВХ трубах. Вне венткамер, прокладку производить в ПВХ трубах.
3. Кабели напряжением 24В проложить аналогично п.2. На расстоянии не менее 100мм от трасс напряжением 220В, либо в закрытых лотках(коробах).
4. Сетевой кабель Belden 8471 проложить в ПВХ трубе или по слаботочным стойкам и трассам в лотке. Допускается выполнять прокладку указанного кабеля по трассам с напряжением 24В.
5. При необходимости оборудования дополнительных стоек под кабельные трассы, выполнить их в соответствии по СНиП 3.05.06-85 и согласовать с архитектором.

УСЛОВНЫЕ ОБОЗНАЧЕНИЯ

- — трасса прохождения кабелей автоматики
- — трасса прохождения кабеля Belden 8471
- точки прохода кабелей по стойкам и места проколов (уточнить по месту)
- шкаф электрический (раздел 30М)
- шкаф автоматики

инв.№ подл. подписи и дата вкл. инв. №

					437-КР/2013-АТХ		
Изм.	Колуч.	Лист	Нрак.	Подп.	Дата	Строительство детского сада на 120 мест с бассейном	
				Ж-Т		Московская обл., Люберецкий р-н, Муниципальное образование	
						городское поселение Красново, дп. Красново, ул. Новая стройка, д. 23А	
Проверил	Астахов КМ					Автоматизация и диспетчеризация	
ГИП	Носов Ю.Г.					этадия	лист
						П	15
						План расположение оборудования и кабельных трасс. кровля.	
						000 "Генезис-Рус"	