


План помещений 1 этажа

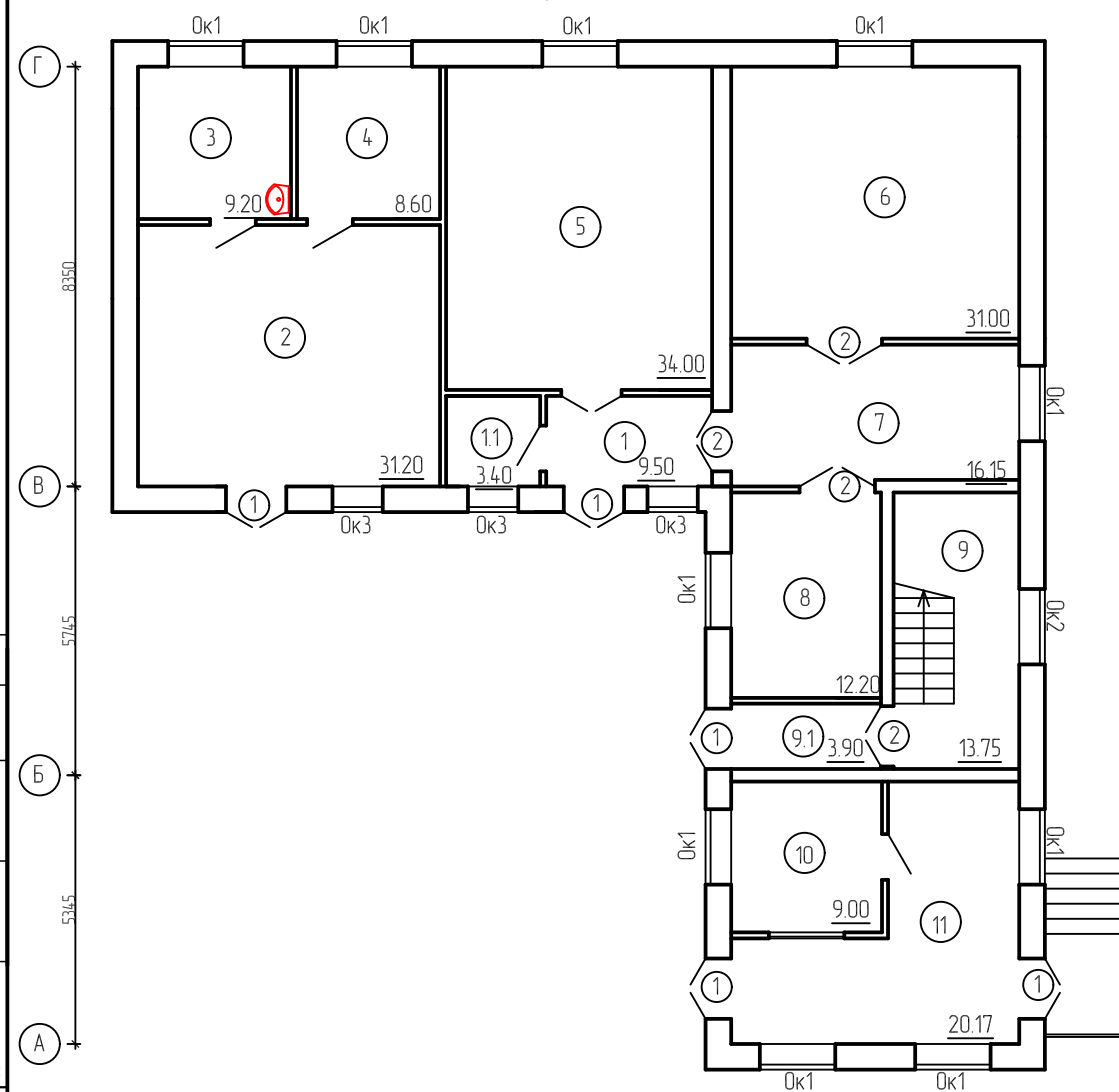

Экспликация помещений 1 этажа

№ помещ.	Наименование	Общ. пл. м²	Кат. помещ.
1.1	Коридор	9.50	
1.2	Кладовая 1	3.40	
1.3	Помещение поста технического оборудования	31.20	
1.4	Аккумуляторная	9.20	
1.5	Помещение склада автозапчастей	8.60	
1.6	Помещение хранения ПТВ	34.00	
1.7	Помещение хранения пожарных рукавов	31.00	
1.8	Помещение мастерской и обслуживания пожарных рукавов	16.15	
1.9	Кабинет рукавного мастера	12.20	
1.10	Лестничная клетка	13.75	
1.11	Тамбур	3.90	
1.12	Приемная	9.00	
1.13	КПП	20.17	
		202.67	

Согласовано

Взамен инв. №

Инд. № подл.

Подпись и дата

Г
В
Б
А

11800 5730

3.5 2 3 4

						176.11-02-AP			
						Реконструкция 38 пожарной части ФПС при главном управлении МЧС России по г. Москве по адресу: г. Москва, ул. Вавилова, д.68, к.1			
Изм.	Код	Лист	№ док.	Подпись	Дата	Архитектурные решения	Стадия	Лист	Листов
ГИП				Ибрагимов			ПД	3	
Н. контр.				Зайцев					
Проверил				Мухаметзянов					
Разработал				Ибрагимов					
Утв.									
						План помещений 1 этажа			