


План первого этажа

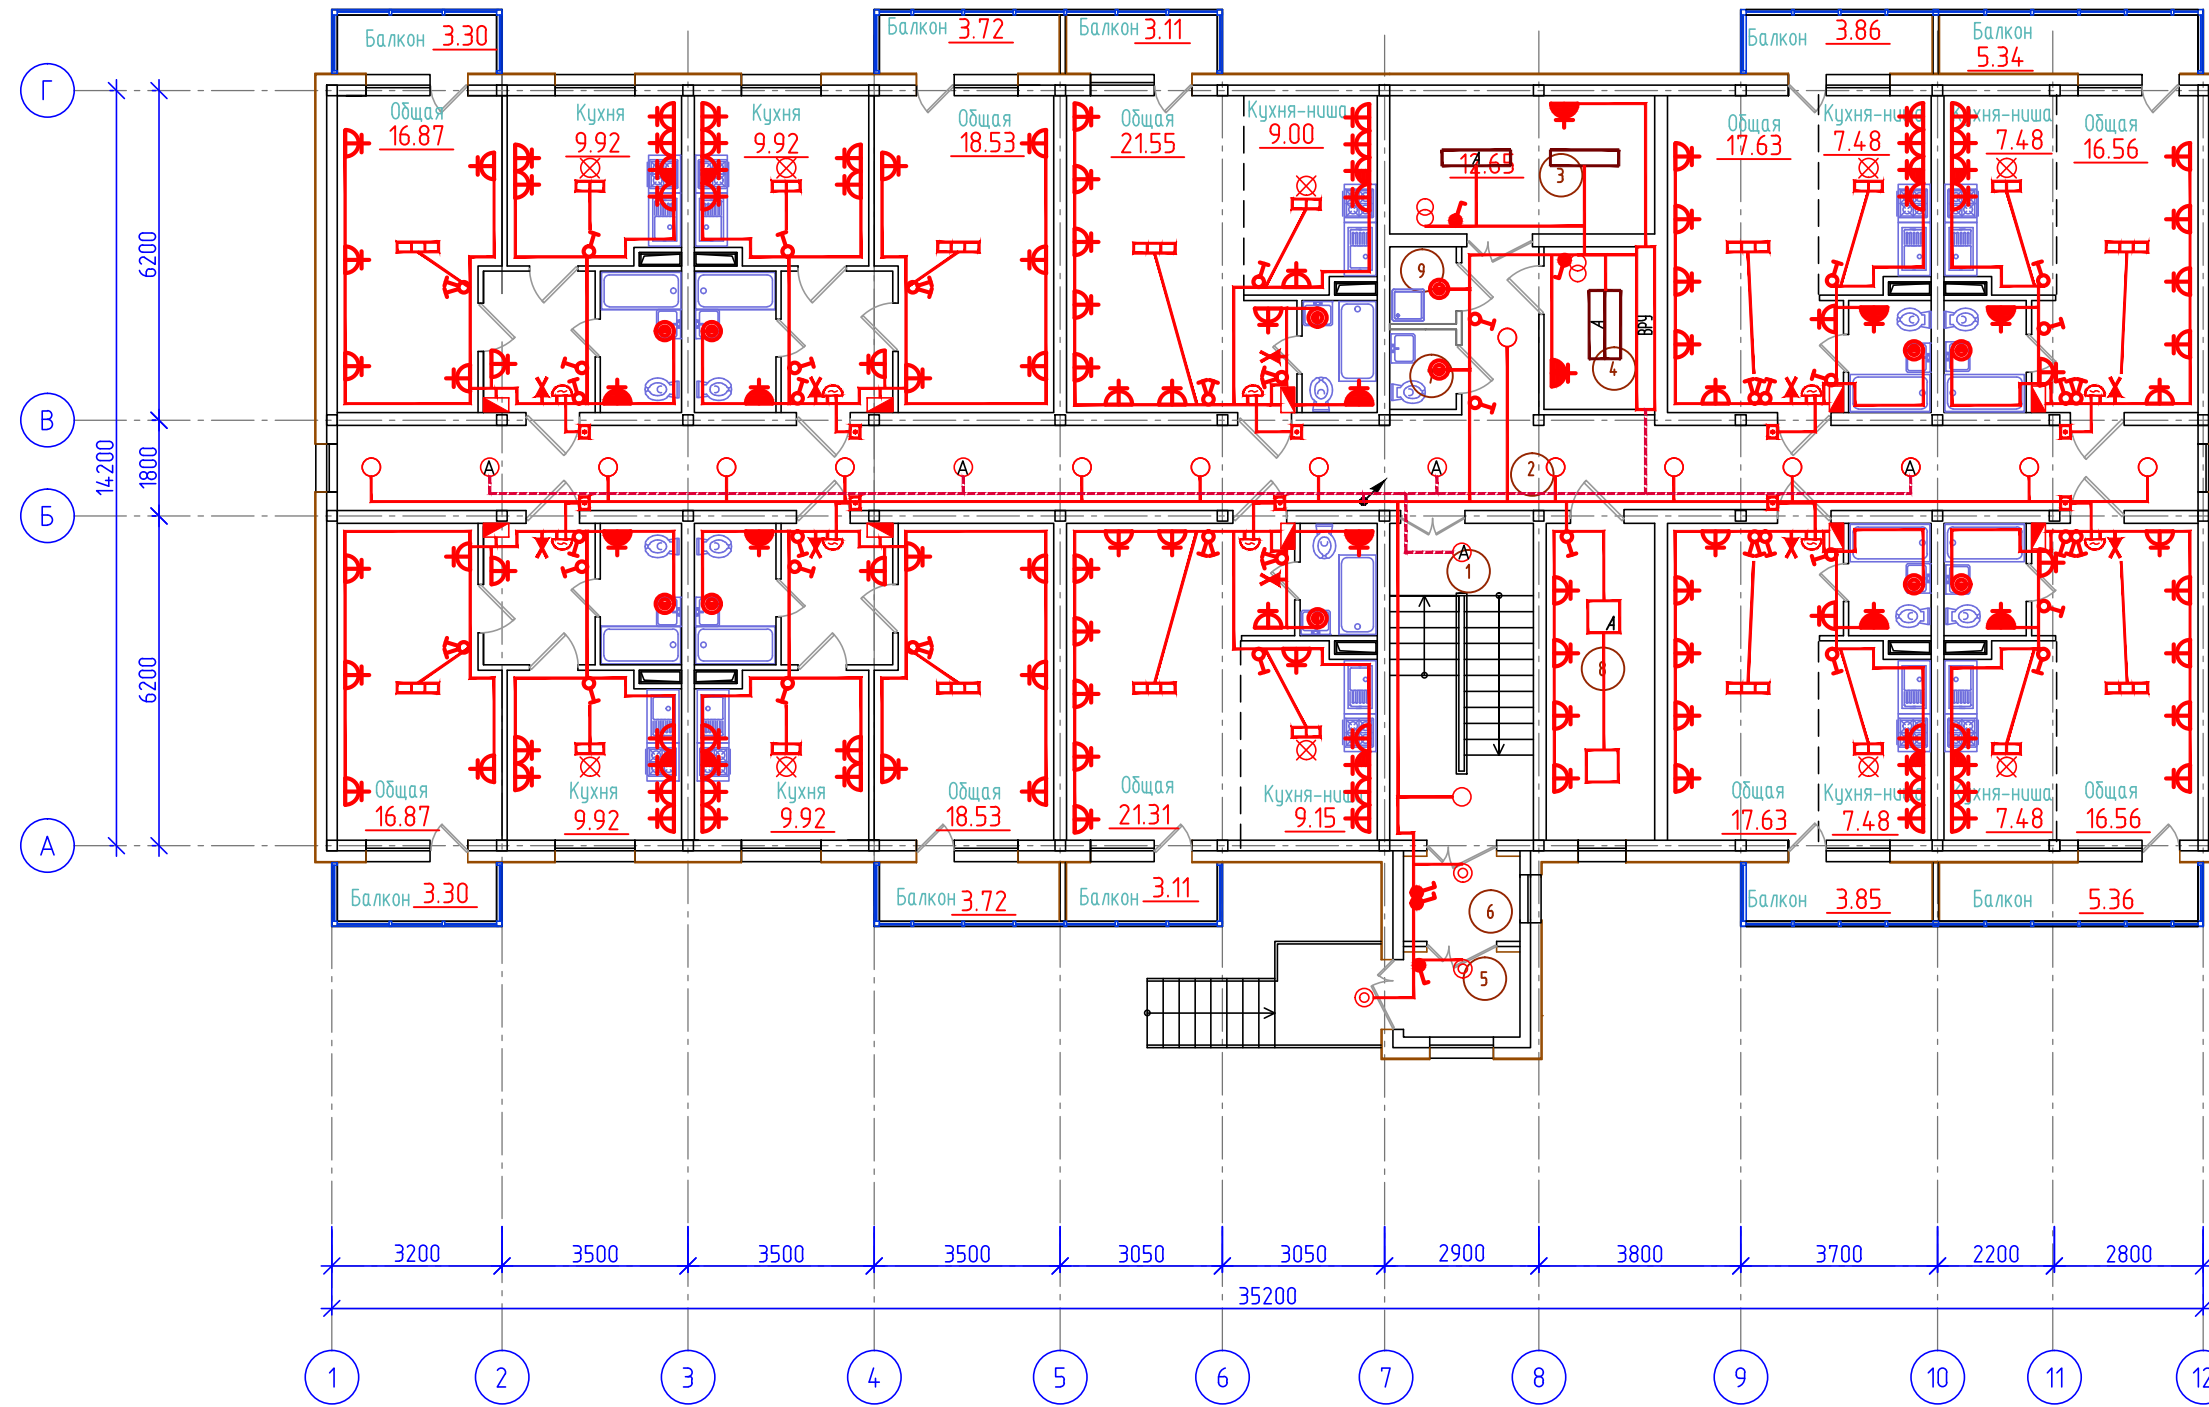

Экспликация помещений

Инв. № подл.	№ подл. и дата	Взам. инв. №	Номер по плану	Наименование	Площадь, м²	Кат. помеще-ния
			1	Лестничная клетка	15,75	Д
			2	Коридор (внеквартирный)	59,93	Д
			3	Узел ввода	12,65	Д
			4	Электрощитовая	6,16	Д
			5	Тамбур 1	3,35	Д
			6	Тамбур 2	3,35	Д
			7	Санузел	1,78	Д
			8	Консьерж	11,84	Д
			9	Кладовая уборочного инвентаря	1,71	Д
			10	Итого:	116,52	

2018-01-ИОС5.1						
Жилой комплекс по ул. Цеолит 18 в с. Сунтар						
Изм.	Кол. изм.	Лист	№ док.	Подп.	Дата	
ИП		Куликов			12.16	
Проверил		Куликов			12.16	
Исполнил		Кузьмин			12.16	
Контроль		Нечаяев			12.16	
Жилой многоквартирный дом Блок А				Стадия	Лист	Листов
				П	3	
План 1 этажа. Электроосвещение				ООО "ГЛАВСТРОЙПРОЕКТ" г. Якутск		