

**Общество с Ограниченной Ответственностью**

**«Медстройпроект»**

**Допуск в СРО №**

**Объект: Производственно-складское здание**

**Адрес: Тульская область, Ефремовский район, д. Чернятино**

**Концептуальный проект**

**Раздел 3**

**Архитектурные решения**

**Шифр: ПР-064-2018-АР**

г. Москва  
2018 г.

**Общество с Ограниченной Ответственностью**  
**«Медстройпроект»**

**Объект: Производственно-складское здание**  
Адрес: Тульская область, Ефремовский район, д. Чернятино

**Концептуальный проект**

**Раздел 3**

**Архитектурные решения**

**Шифр: ПР-064-2018-АР**

Генеральный директор \_\_\_\_\_

Главный инженер проекта \_\_\_\_\_

г. Москва  
2018 г.

## Состав проектной документации

№ п/п	Обозначение	Наименование	Примечание
1	ПР-064-2018-ПЗ	<b>Раздел 1. Пояснительная записка</b>	
2	ПР-064-2018-ПЗУ	<b>Раздел 2. Схема планировочной организации земельного участка</b>	
		<b>Раздел 3. Архитектурные решения</b>	
3	ПР-064-2018-1-АР	Книга 1. Производственное-складское здание. Архитектурные решения	
4	ПР-064-2018-2-АР	Книга 2. Насосная. Архитектурные решения	
5	ПР-064-2018-3-АР	Книга 3. БКТП. Архитектурные решения	
6	ПР-064-2018-4-АР	Книга 4. Навес для уборочной техники. Архитектурные решения	
		<b>Раздел 4. Конструктивные и объемно-планировочные решения</b>	
7	ПР-064-2018-1-КР1	Книга 1. Конструктивные и объемно-планировочные решения. Производственное-складское здание	
8	ПР-064-2018-1-КР2	Книга 2. Конструктивные и объемно-планировочные решения. Расчеты	
9	ПР-064-2018-1-КР3	Книга 3. Производственное-складское здание. Конструкции железобетонные. I-я очередь строительства	
10	ПР-064-2018-1-КР4	Книга 4. Производственное-складское здание. Конструкции металлические. I-я очередь строительства	
11	ПР-064-2018-1-КР5	Книга 5. Производственное-складское здание. Конструкции железобетонные. II-я очередь строительства	
12	ПР-064-2018-1-КР6	Книга 6. Производственное-складское здание. Конструкции металлические. II-я очередь строительства	
13	ПР-064-2018-2-КР	Книга 7. Насосная. Конструктивные решения.	
14	ПР-064-2018-3-КР	Книга 8. БКТП. Конструктивные решения.	
15	ПР-064-2018-4-КР	Книга 9. Навес для уборочной техники. Конструктивные решения.	
16	ПР-064-2018-5-КР	Книга 10. Очистные сооружения ливневых стоков. Конструктивные решения.	
17	ПР-064-2018-6-КР	Книга 11. Очистные сооружения хозяйственно-бытовых стоков. Конструктивные решения.	
		<b>Раздел 5. Сведения об инженерном оборудовании, о сетях инженерно-технического обеспечения, перечень инженерно-технических мероприятий, содержание технологических решений</b>	
		<b>Подраздел 1. «Система электроснабжения»</b>	
18	ПР-064-2018-ИОС 1.1	Книга 1. Внеплощадочные сети электроснабжения.	
19	ПР-064-2018-ИОС 1.2	Книга 2. Внутриплощадочные сети электроснабжения.	
20	ПР-064-2018-1-ИОС 1	Книга 3. Производственное-складское здание. Система электроснабжения	
21	ПР-064-2018-2-ИОС 1	Книга 4. Насосная. Система электроснабжения	
22	ПР-064-2018-3-ИОС 1	Книга 5. БКТП. Система электроснабжения	

Согласовано

Взам. Инв. №

Подп. и дата

Инв. № подл.

ПР-064-2018-ИОС 1.3-СП

Изм.	Кол.у	Лист	№док	Подп.	Дата

Состав проектной документации

Стадия	Лист	Листов
К	1.1	3
ООО «Медстройпроект»		

Согласовано			
	Взам. Инв. №		
	Подп. и дата		
	Инв. № подл.		

№ п/п	Обозначение	Наименование	Примечание
		<b>Подраздел 2. «Система водоснабжения»</b>	
23	ПР-064-2018-ИОС 2.1	Книга 1. Внутриплощадочные сети водоснабжения.	
24	ПР-064-2018-ИОС 2.2	Книга 2. Внутриплощадочные сети наружного противопожарного водоснабжения.	
25	ПР-064-2018-1-ИОС 2.1	Книга 3. Производственное-складское здание. Система водоснабжения	
		<b>Подраздел 3. «Система водоотведения»</b>	
26	ПР-064-2018-ИОС 3.1	Книга 1. Внеплощадочные сети водоотведения	
27	ПР-064-2018-ИОС 3.2	Книга 2. Внутриплощадочные сети водоотведения	
28	ПР-064-2018-1-ИОС 3.1	Книга 3. Производственный цех с административно-бытовым корпусом. Система водоотведения	
		<b>Подраздел 4. «Отопление, вентиляция кондиционирование воздуха, тепловые сети»</b>	
29	ПР-064-2018-1-ИОС 4.1	Книга 1. Производственное-складское здание. Автономный источник тепла. Тепломеханические решения.	
30	ПР-064-2018-1-ИОС 4.2	Книга 2. Производственное-складское здание. Отопление.	
33	ПР-064-2018-1-ИОС 4.3	Книга 3. Производственное-складское здание. Вентиляция и кондиционирование воздуха.	
30	ПР-064-2018-1-ИОС 4.4	Книга 4. Производственное-складское здание. Система аспирации.	
		<b>Подраздел 5. «Сети связи»</b>	
33	ПР-064-2018-ИОС 5.1	Книга 1. Наружные слаботочные сети.	
34	ПР-064-2018-1-ИОС 5.2	Книга 2. Производственное-складское здание. Внутренние сети телефонизации и радиификации.	
35	ПР-064-2018-1-ИОС 5.3	Книга 3. Производственное-складское здание. Автоматизация инженерных систем.	
36	ПР-064-2018-1-ИОС 5.4	Книга 4. Производственное-складское здание. Автономный источник тепла. Автоматизация тепломеханических решений и системы газоснабжения.	
		<b>Подраздел 6. «Система газоснабжения»</b>	
37	ПР-064-2018-ИОС 6.1	Книга 1. Сети газоснабжения наружные.	
38	ПР-064-2018-1-ИОС 6.2	Книга 2. Производственное-складское здание. Сети производственного газоснабжения.	
39	ПР-064-2018-1-ИОС 6.3	Книга 3. Производственное-складское здание. Автономный источник тепла. Сети газоснабжения внутренние.	
40	ПР-064-2018-ИОС 7	<b>Подраздел 7. «Технологические решения»</b>	
41	ПР-064-2018-ПОС	<b>Раздел 6. Проект организации строительства</b>	
42	ПР-064-2018-ПОД	<b>Раздел 7. Проект организации работ по сносу или демонтажу</b>	
43	ПР-064-2018-ООС	<b>Раздел 8. Перечень мероприятий по охране окружающей среды</b>	
		<b>Раздел 9. Мероприятия по обеспечению пожарной безопасности</b>	
44	ПР-064-2018-ПБ1	Книга 1. Мероприятия по обеспечению пожарной безопасности.	
45	ПР-064-2018-ПБ2	Книга 2. Пожарная сигнализация и оповещение (АППЗ).	
46	ПР-064-2018-ПБ3	Книга 3. Автоматическое водяное пожаротушение.	
Изм.	Кол.уч	Лист	№ док
			Подп.
			Дата
ПР-064-2018-ИОС 1.3-СП			Лист
			1.2



№ п/п	Обозначение	Наименование	Примечание
47	ПР-064-2018-ОДИ	Раздел 10. Мероприятия по обеспечению доступа инвалидов	Не требуется
48	ПР-064-2018-ЭЭ	Раздел 10.1 Мероприятия по обеспечению соблюдения требований энергетической эффективности и требований оснащенности зданий, строений и сооружений приборами учета используемых энергетических ресурсов.	
		Раздел 12. Иная документация в случаях, предусмотренных ФЗ	
49	ПР-064-2018-БЭ	Книга 1. «Требования по обеспечению безопасной эксплуатации объектов капитального строительства»	
50	ПР-064-2018-ГОиЧС	Книга 2. «Система оповещения ГО и ЧС»	
51	ПР-064-2018-КЕО	Книга 3. «Расчёт КЕО»	
52	ПР-064-2018-РИ	Книга 4. «Строительная акустика»	
53		Технический отчет об инженерно-геологических изысканиях, выполненных на площадке строительства производственно-складского здания	
54		Технический отчет об инженерно-геодезических изысканиях. Топографическая съёмка трассы под подводящие инженерные сети.	
55		Технический отчет по выполнению инженерно-гидрометеорологических изысканий по объекту: Строительство производственно-складского здания	

Согласовано		

Инва. № подл.	Подп. и дата	Взам. Инв. №

Изм.	Кол.уч	Лист	№док	Подп.	Дата

ПР-064-2018-ИОС 1.3-СП

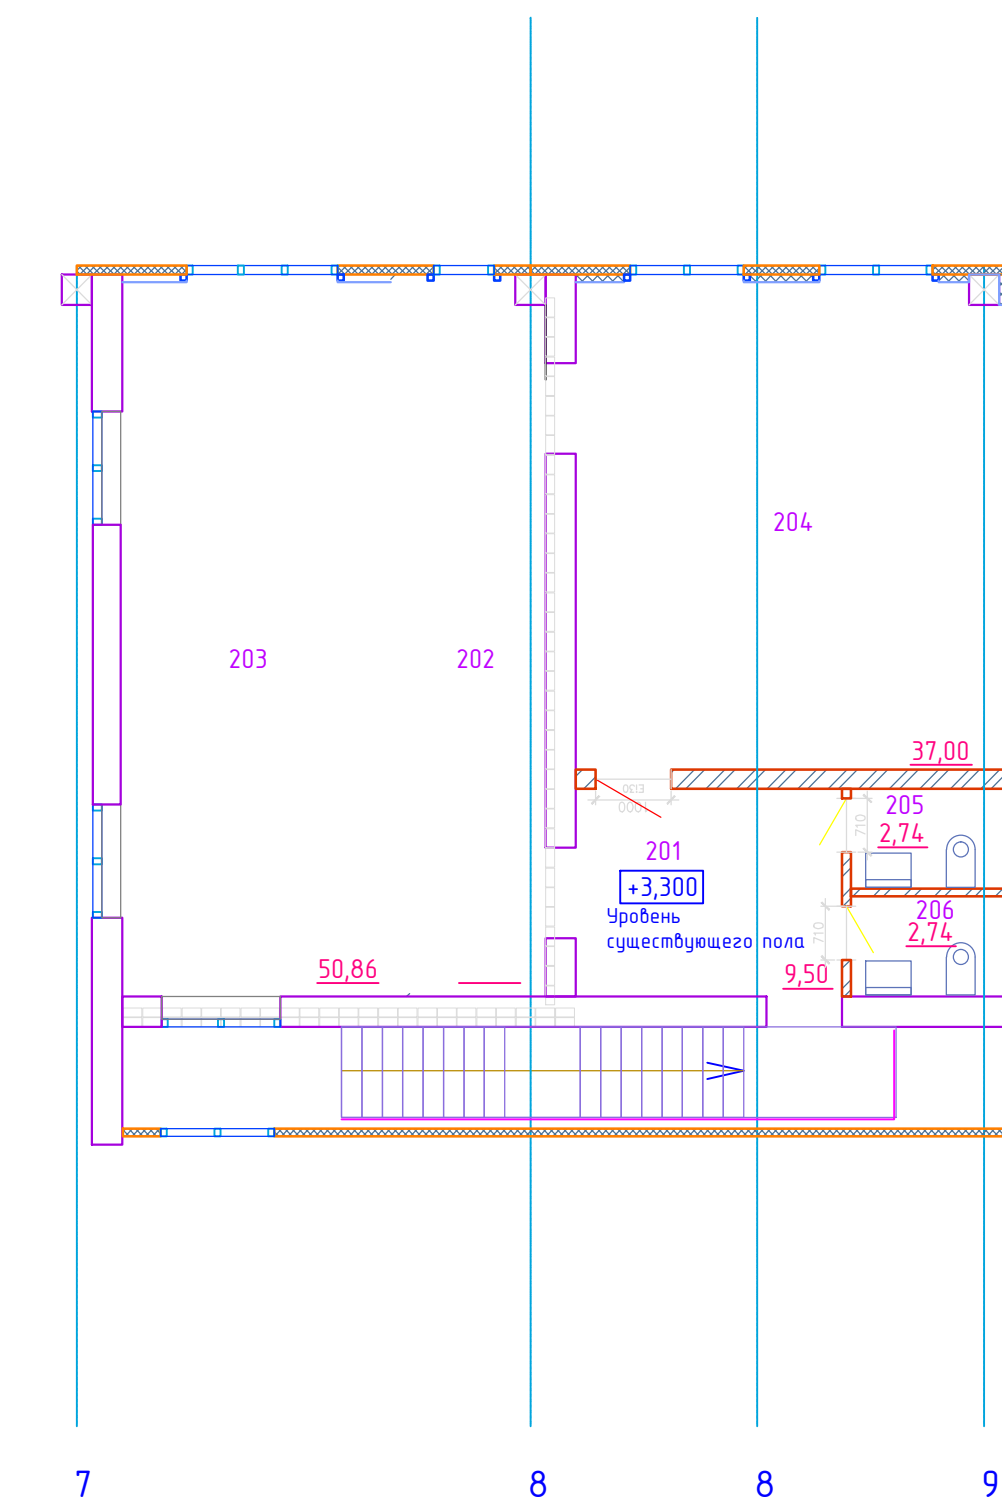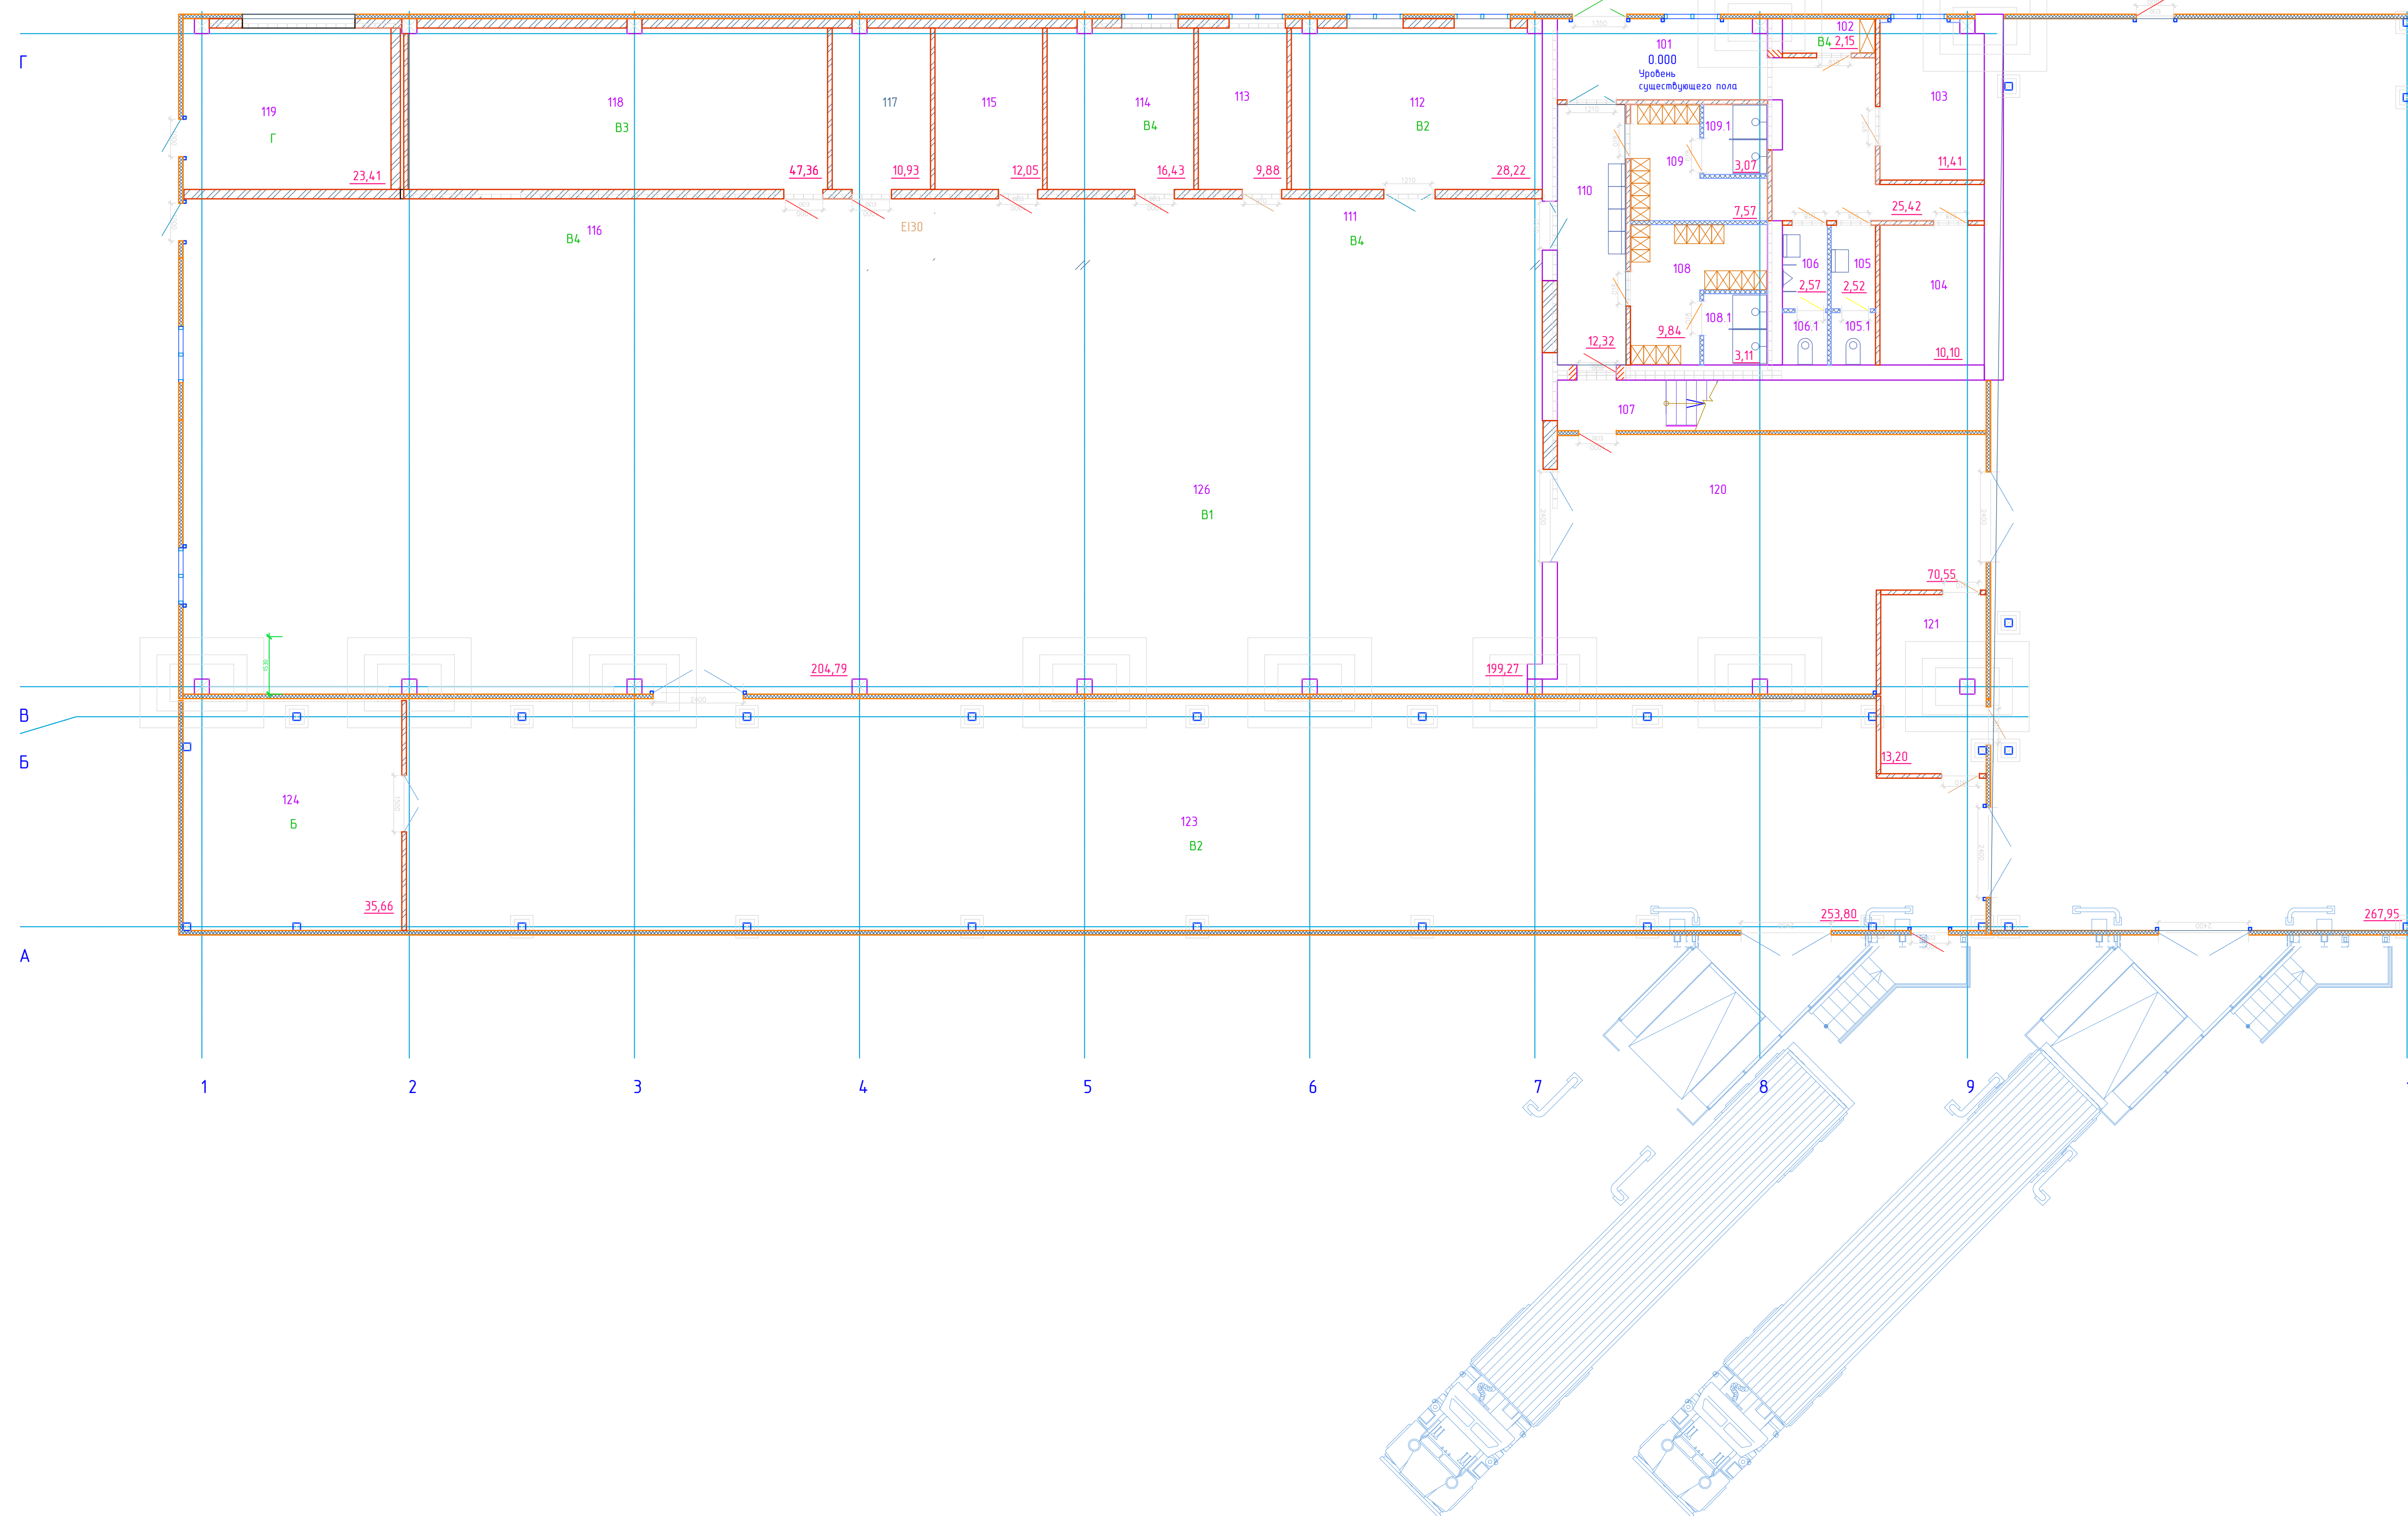

**Экспликация помещений первого этажа**

№ помещения	Наименование	Площадь, м²		Кат. помещения
		Начало	Окончание	
1	2	3	4	
101	Коридор	25,42		
102	Кладовая цуборачного инвентаря	2,15	B4	
103	Комната приема пищи	11,41		
104	Серверная	10,10		
105	Умывальная (женская)	2,52		
105.1	Уборная (женская)	1,58		
106	Умывальная (мужская)	2,57		
106.1	Уборная (мужская)	1,60		
107	Лестница			
108	Гардеробная (мужская)	9,84		
108.1	Душевая	3,11		
109	Гардеробная (женская)	5,57		
109.1	Душевая	3,07		
110	Тамбур	12,32		
111	Коридор	25,83	B4	

1	2	Окончание	
		3	4
112	Лаборатория	28,22	B2
113	Кабинет технолога	9,88	
114	Мастерская	16,43	B4
115	Резерв	12,05	
116	Инженерный коридор	31,62	B4
117	Электрощитовая	10,93	
118	Инженерное помещение	47,36	B3
119	Газовая котельная	23,41	Г
120	Коридор	70,55	
121	Архив	13,20	
122	Склад готовой продукции	267,65	B2
123	Склад сырья	253,80	B2
124	Склад спирта	35,66	Б
125	Реакторный цех	204,79	B1
126	Фасовочная линия	199,27	B1
Итого по первому этажу		1341,91	

**Экспликация помещений второго этажа**

№ помещения	Наименование	Площадь, м²		Кат. помещения
		Начало	Окончание	
1	2	3	4	
201	Коридор	9,50		
202	Коридор	17,76		
203	Помещение	33,10		
204	Помещение	37,00		
205	Санузел (мужской)	2,74		
206	Санузел (женский)	2,74		
Итого по второму этажу		102,84		
Всего по первому и второму этажу		1444,75		


**Условные обозначения**

Обозначение	Наименование
	Существующие стены
	Кирпичная кладка
	Теплоизоляция, звукоизоляция
	Закладываемый проем
	Пробиваемый или расширяемый проем


Пр-064-2018-AP					
Тульская область, Ефремовский район, г. Чернятино					
Изм.	Колуч.	Лист	Док.	Попр.	Дата
ГП	Дыбиров				
Производственно-складское здание				Страницы	Лист
				К	1
Разработано: Замеренова				План 1-го и 2-го этажей, схема расстановки оборудования.	
				ООО "Медстройпроект"	

Создано: 11.08.2018 14:00  
 Изм. N 001: 11.08.2018 14:00  
 Попр. и дата: 11.08.2018 14:00  
 Вып. №: 1


ФАСАД 1 - 9

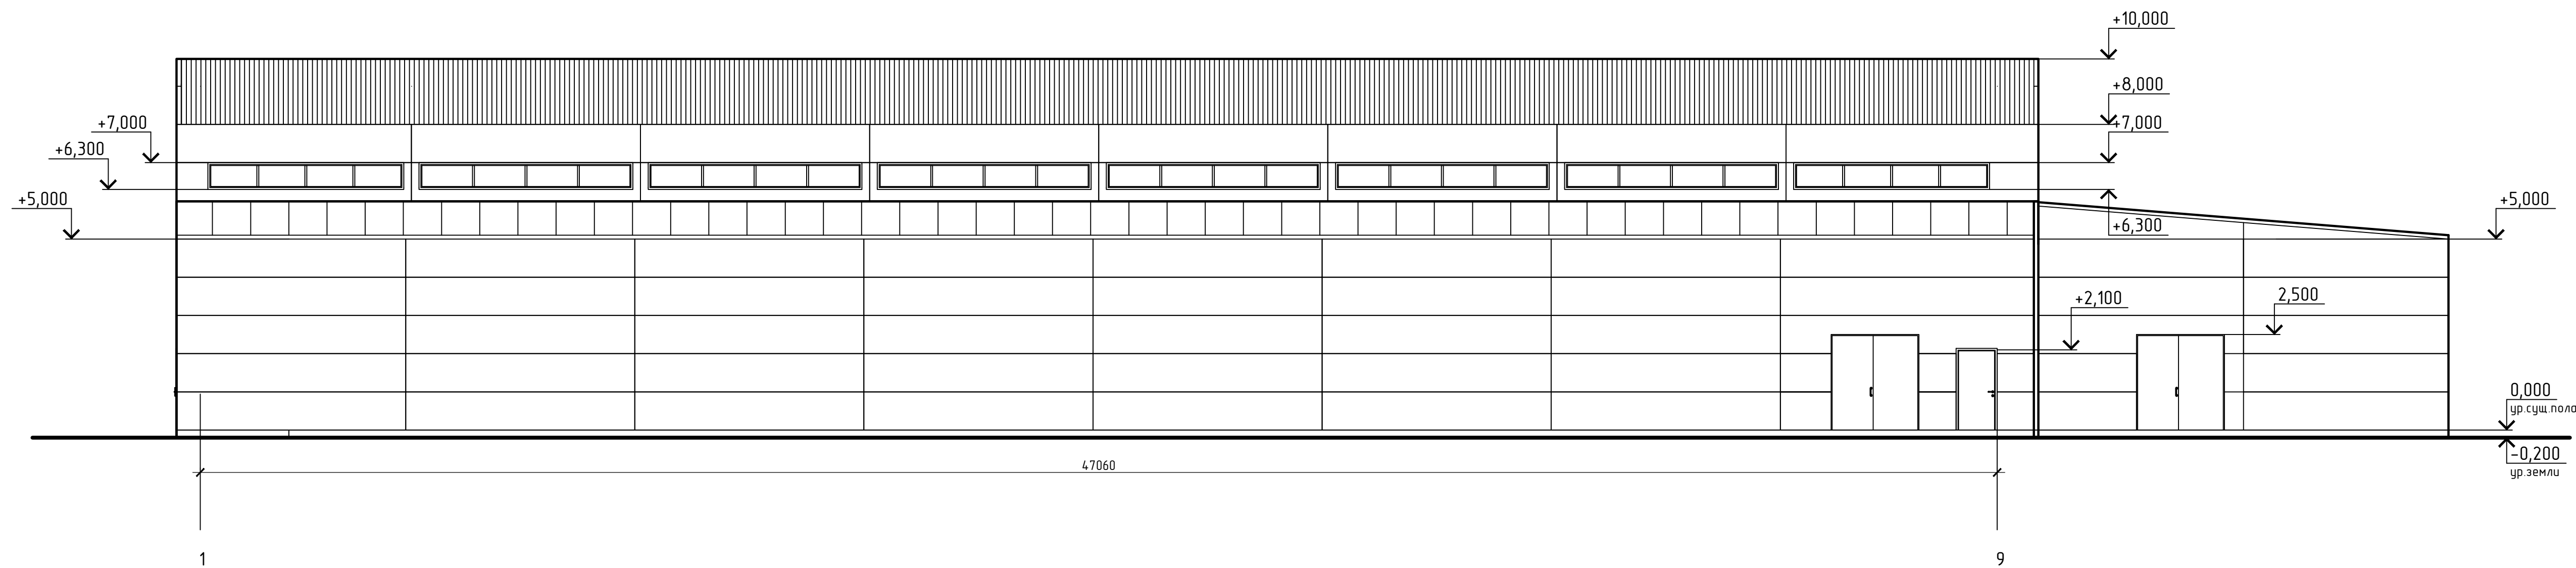


ФАСАД 9 - 1

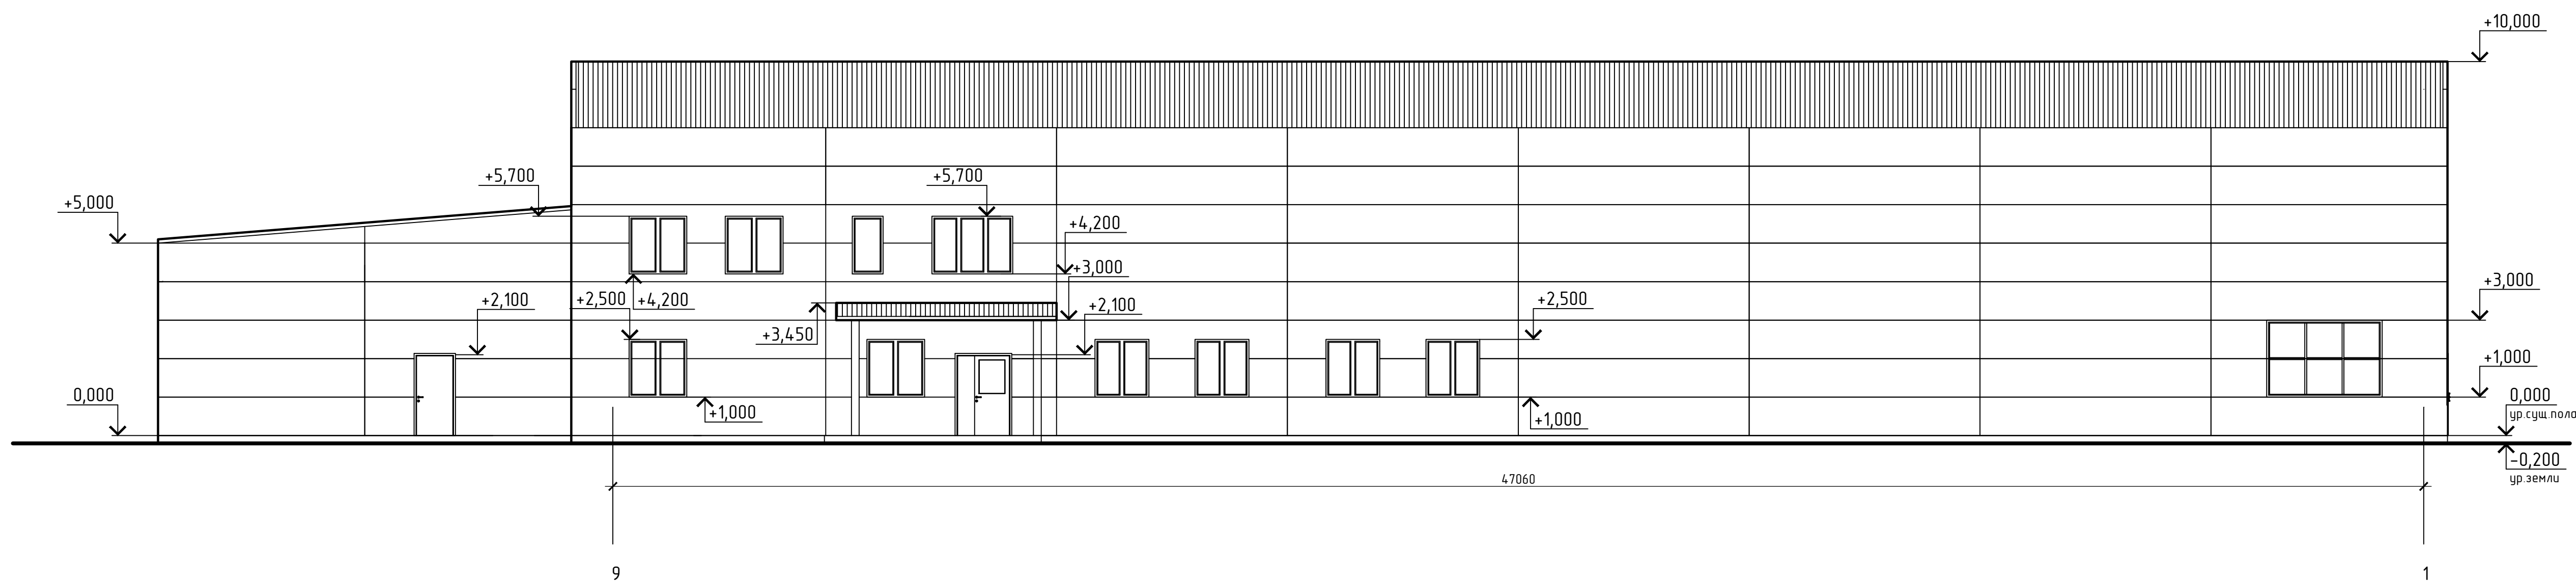

ФАСАД Г - В

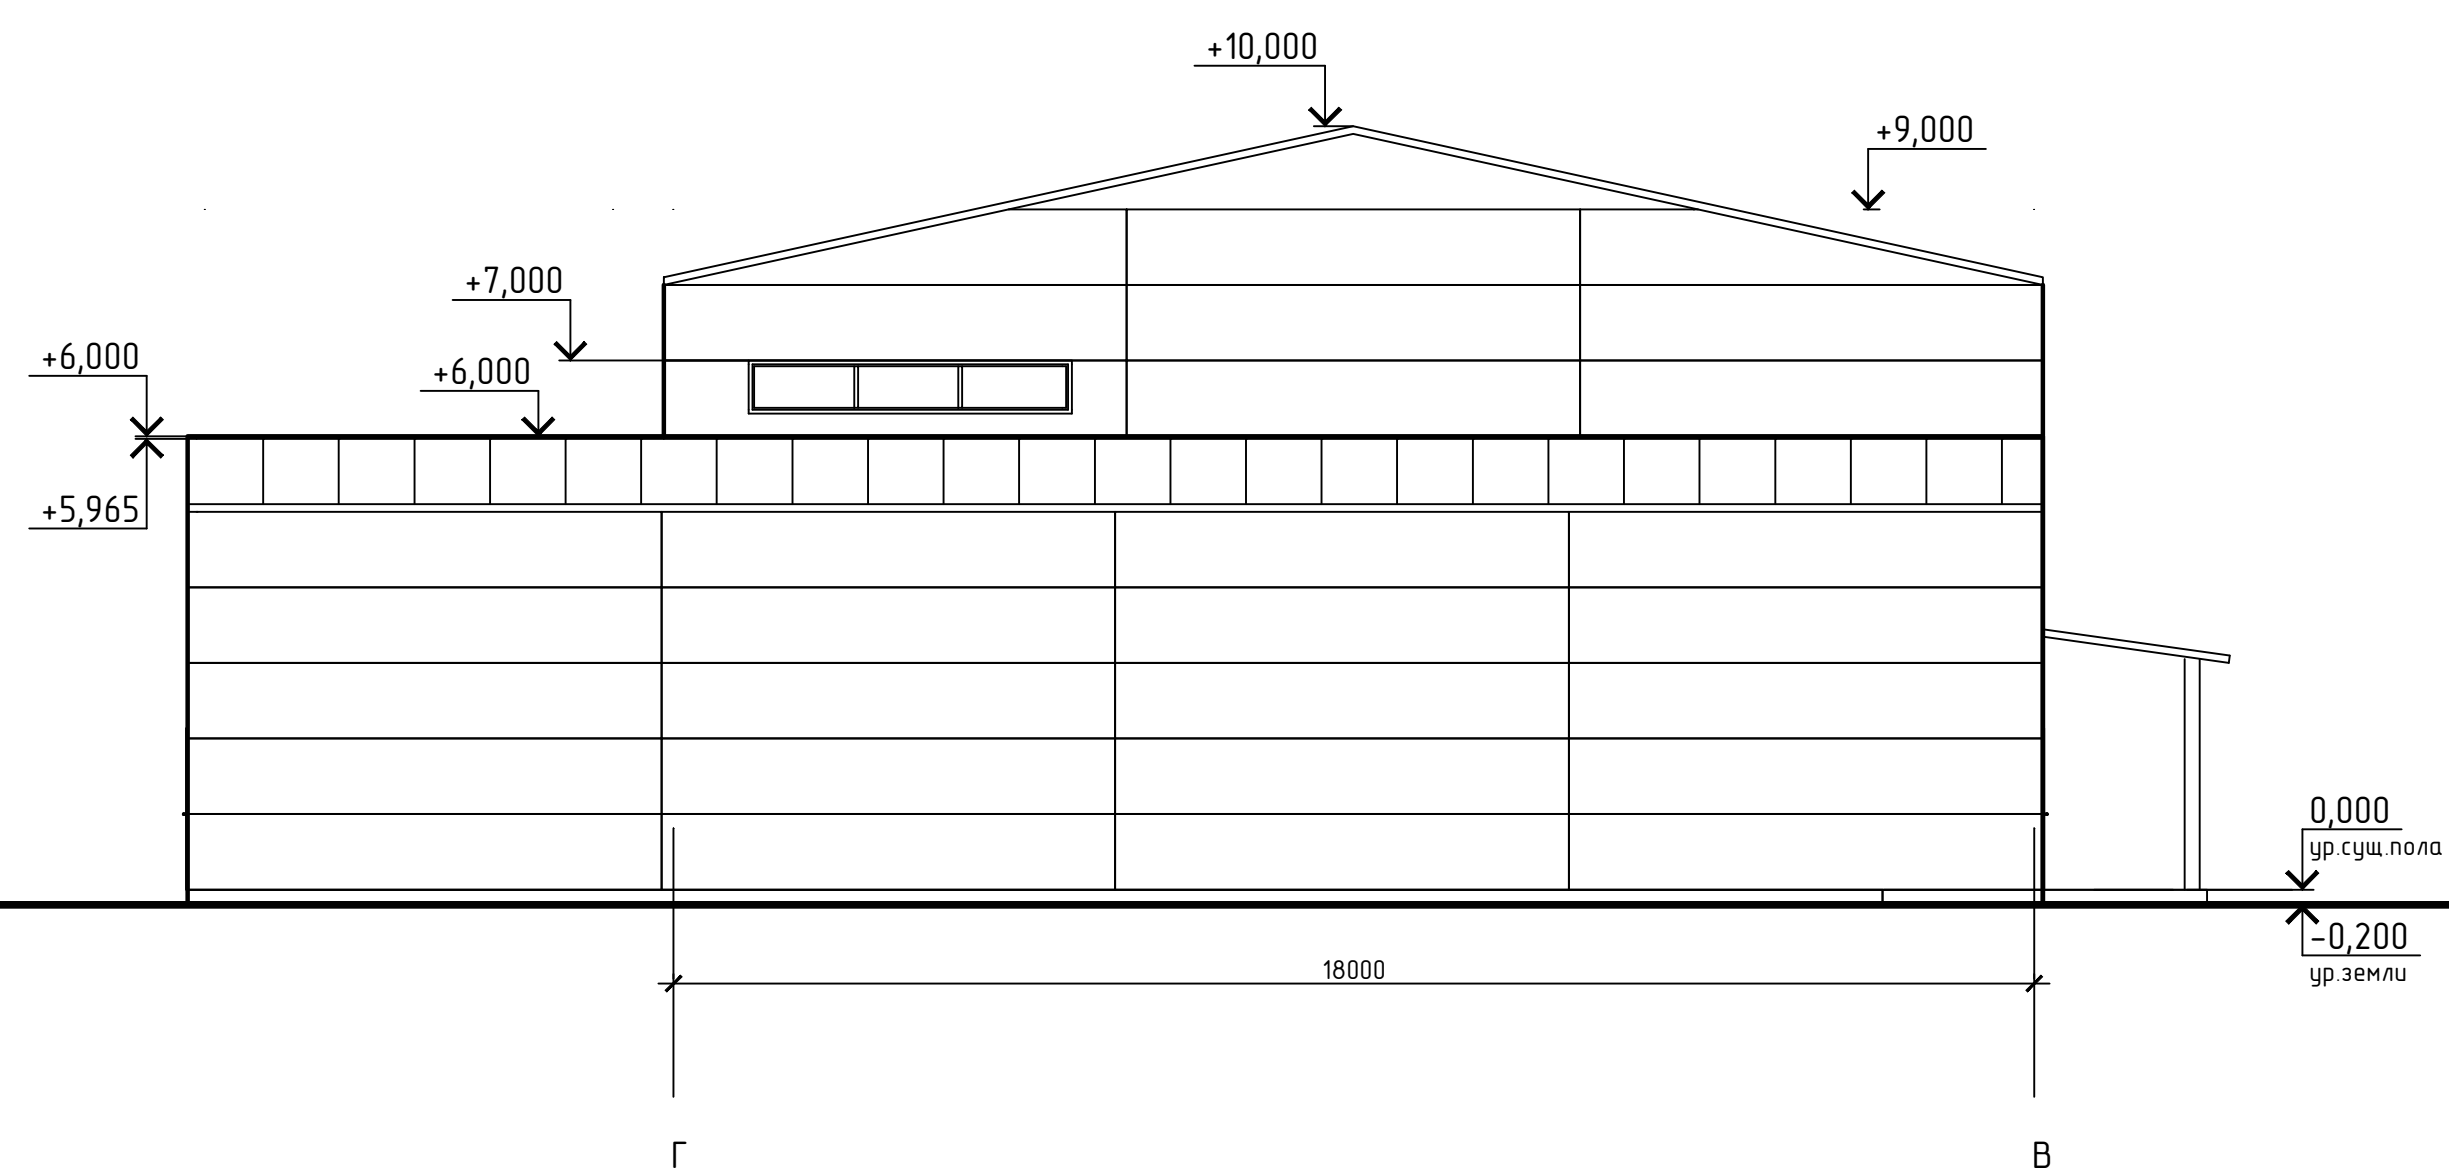

ФАСАД В - Г

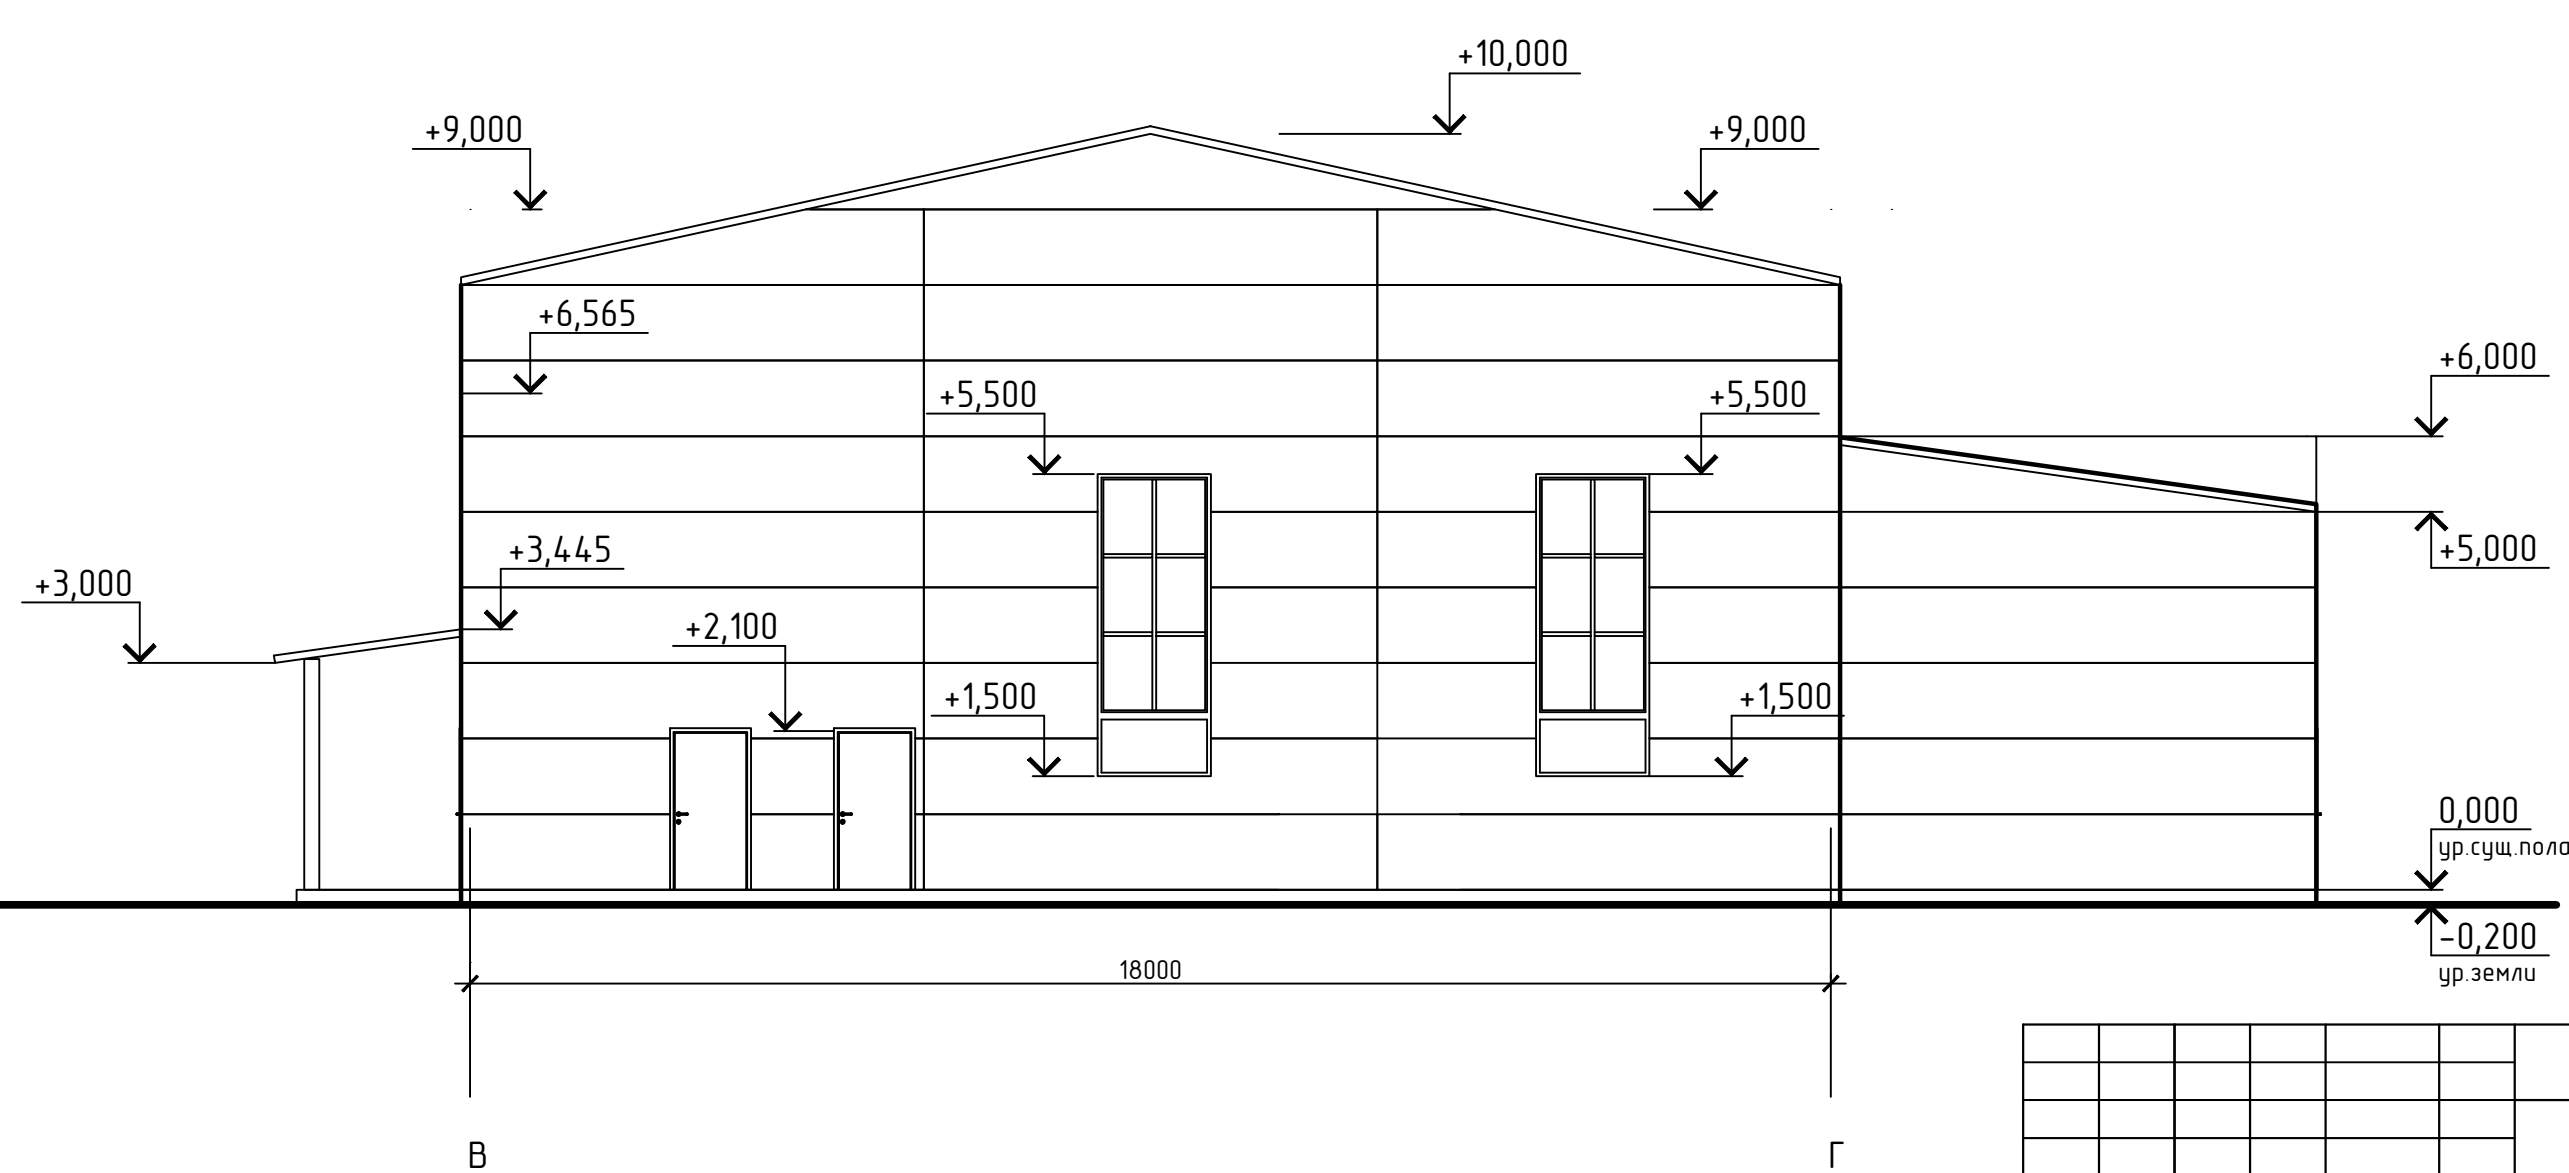

Изм.						Пр-064-2018-AP		
Тулская область, Ефремовский район, г. Чернятино						Производственно-складское здание		
Изм.	Колуч.	Лист	Док.	Подп.	Дата	Страница	Лист	Листов
ГИП	Дибиров					К	2	
Разработал	Зенгеренкова					ООО "Мегстройпроект"		