


Задание на выполнение раздела ПЗУ

1. Раздел ПЗУ выполнить в соответствии с постановлением 87
2. Проектируемое здание стоит на территории телевизионной вышки (практически прямо под ней), так что не обращайтесь внимание на противопожарные разрывы (они нарушены), заказчик в курсе, проект нужен для обоснования применения спец тех условий. Участок планирования обозначен красной штрих пунктирной линией, его размеры 15 на 37 м.
3. На участке проектирования располагается двухэтажное здание 8 на 30м
4. Здание имеет ленточный фундамент. Земляные работы по подсыпке территории не требуются, так как площадка выровнена, может совсем немного для создания минимального уклона.
5. Уклон выполнить в сторону лотка по СП (лоток указан на схеме)
6. Со стороны крылец по оси В и по оси 6, эвакуационного выхода со второго этажа планируется укладка тротуара, бордюрного камня.
7. По оси А и по оси 1 будет просто бетонная отмостка.
8. На против крылец сделаем по небольшому фонарному столбу.
9. Текстовая часть
10. Графическая часть
11. Спецификация материалов

План 1-го этажа

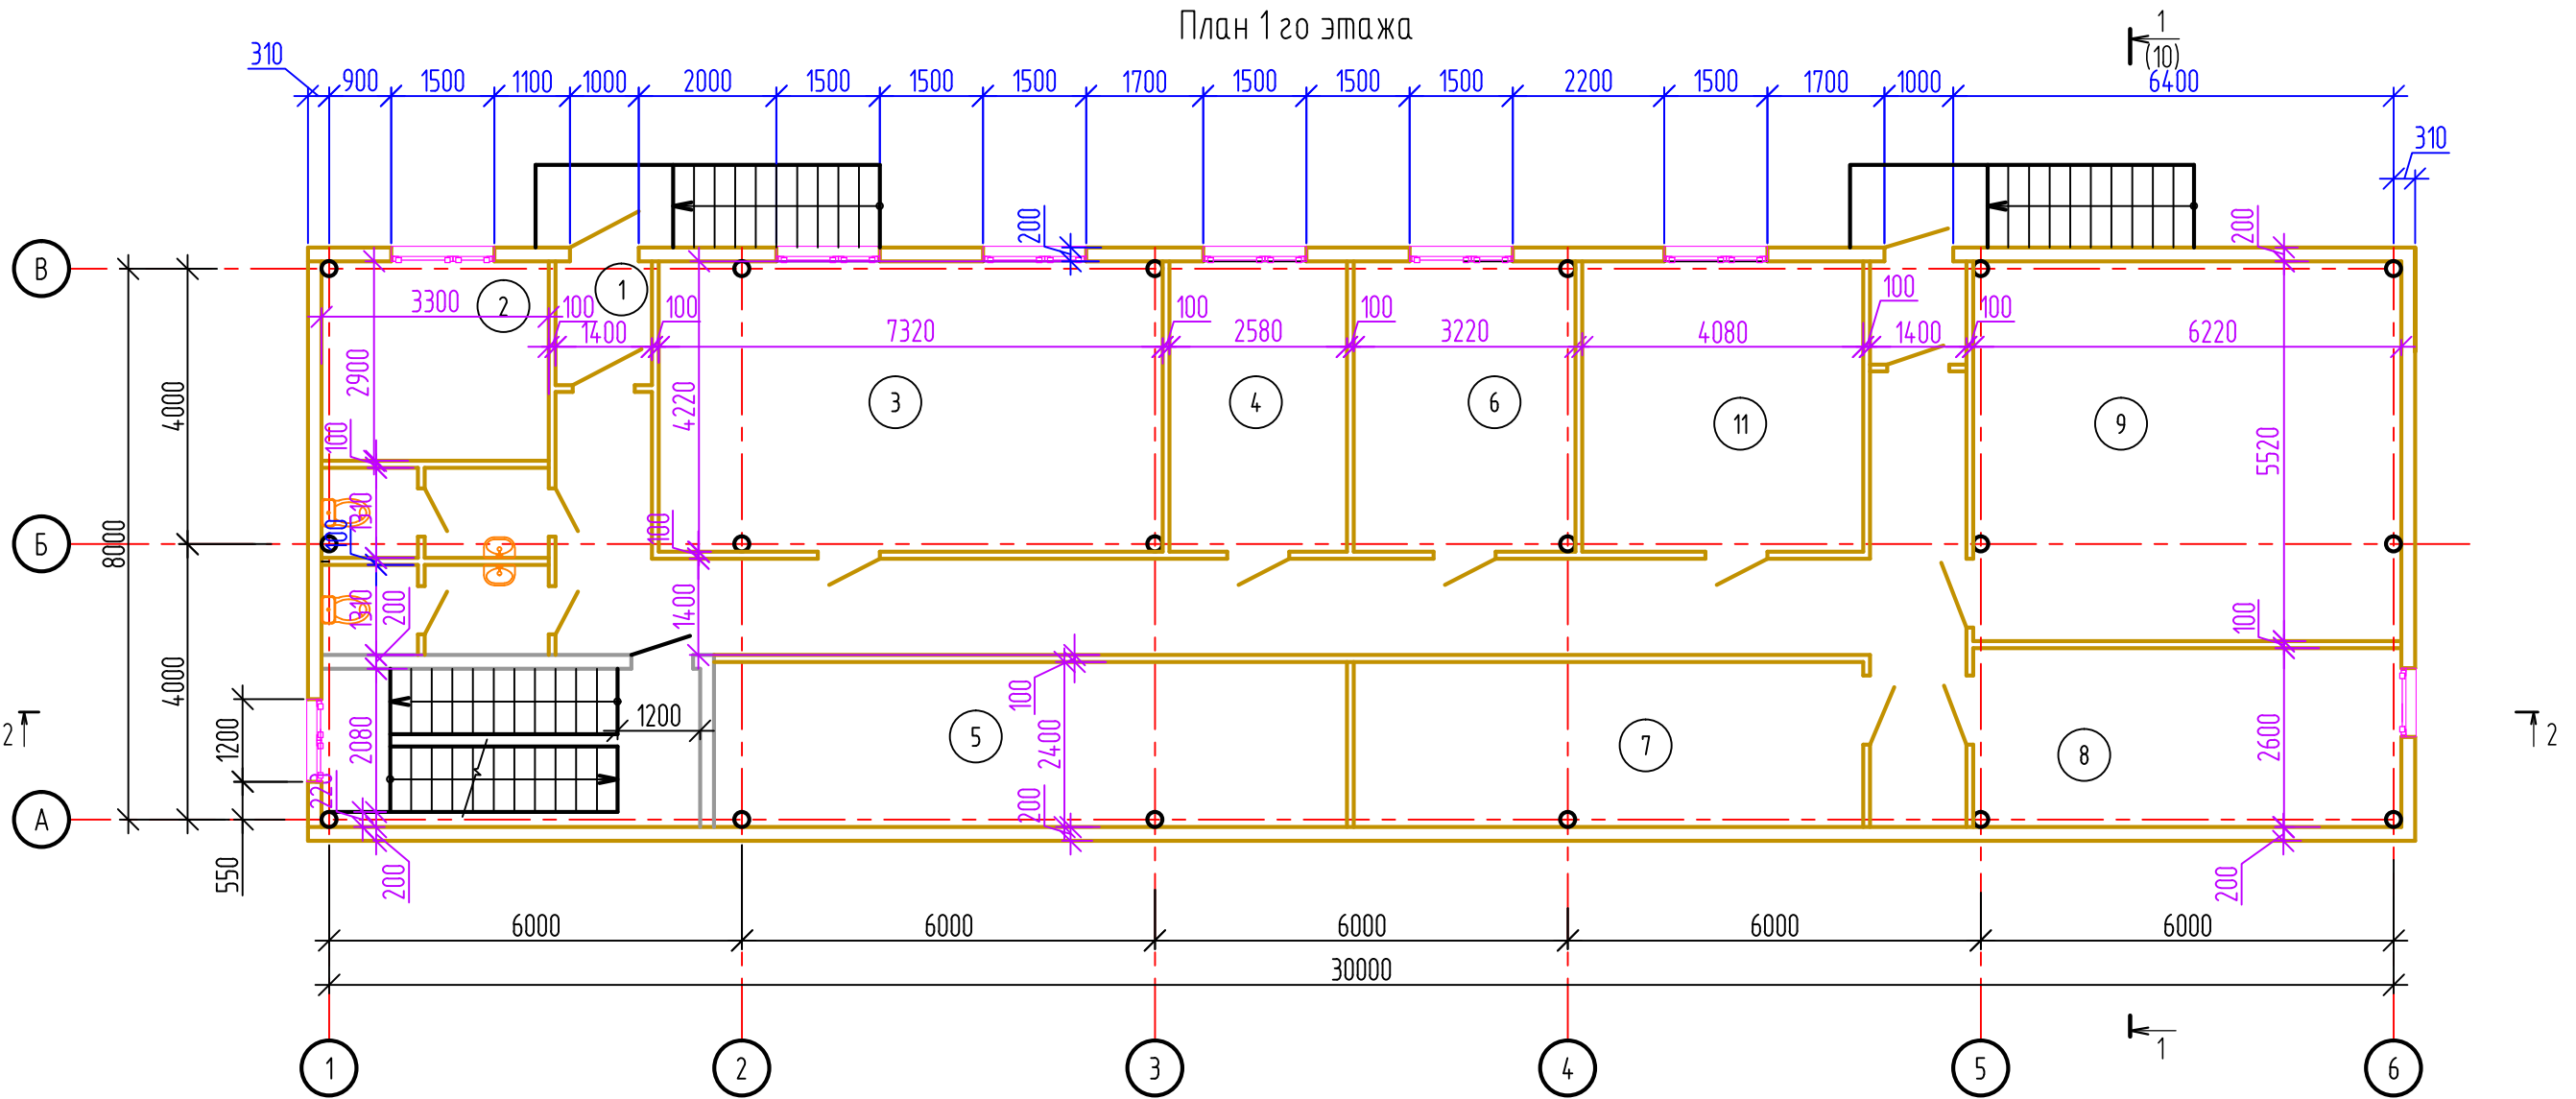


Экспликация помещений

Номер помещения	Наименование	Площадь, м ²	Кат. помещения
1	Тамбур	2,52	
2	Гардеробная для верхней одежды	9,57	
3	Мастерская	30,47	
4	Слесарная мастерская	11,31	
5	Гардеробная для спец одежды	24,0	
6	Техническое помещение	31,23	
7	Техническое помещение	17,76	
8	Электрощитовая	16,17	
9	Вентиляционная	34,33	
10	Лестничная клетка	10,81	
11	Лаборатория	17,22	

Инф. подл. 1445/3	Взам. инф. Н
	Подпись и дата

						1445-AP			
						"Вспомогательный модуль технологического обеспечения телевизионной дашни филиала РТРС "РТРС Республики Саха (Якутия) в г. Якутске"			
Изм.	Кол.ч.	Лист	Н.док	Подпись	Дата	Вспомогательный модуль	Стадия	Лист	Листов
							П	5	
Проверил	Карих			<i>Карих</i>	08.19	План 1-го этажа	ООО "Главстройпроект" г. Якутск		
Исполнил	Попова			<i>Попова</i>	08.19				
Н. контроль	Нечаев			<i>Нечаев</i>	08.19				

План 1-го этажа

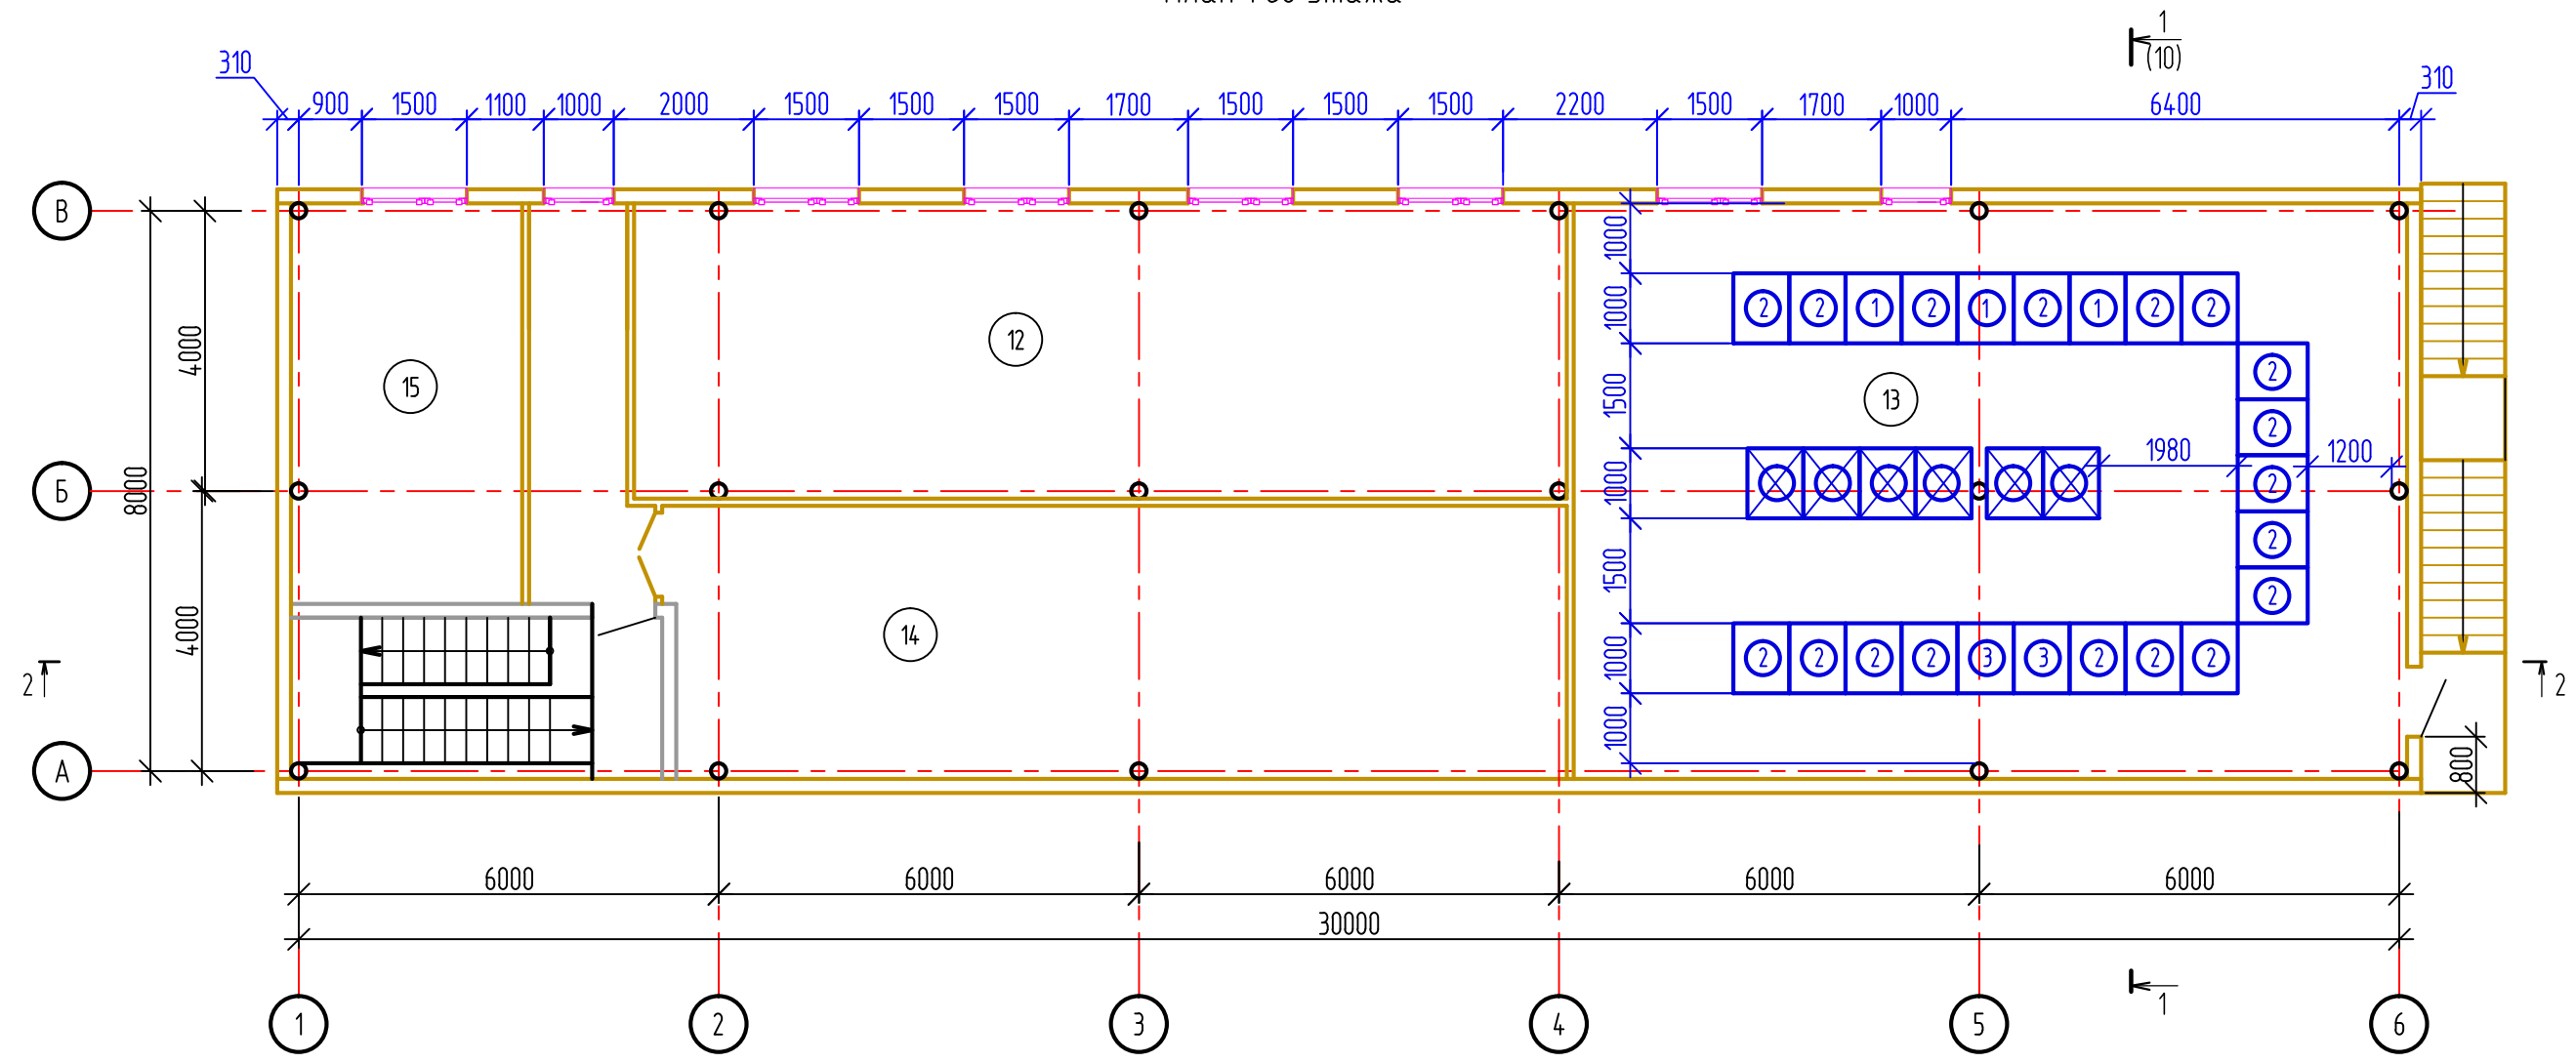


Экспликация помещений

- ① Оборудование 25кВт (три фазы, провод 24мм²)
- ② Оборудование 6кВт (одна фаза, провод 6мм²)
- ③ Оборудование 15кВт (три фазы, провод 16мм²)
- ⊗ Резерв

Номер помещения	Наименование	Площадь, м ²	Кат. помещения
12	Кабина контроля цеха	56,21	
13	Аппаратный зал цеха	97,82	
14	Аппаратный зал ЦФМ	49,89	
15	Комната отдыха	18,88	

Инф. подл.	1445/3
Подпись и дата	
Взам. инф. Н	

						1445-AP			
						"Вспомогательный модуль технологического обеспечения телевизионной дашни филиала РТРС "РТРС Республики Саха (Якутия) в г. Якутске"			
Изм.	Кол.ч.	Лист	Н.док	Подпись	Дата	Вспомогательный модуль	Стадия	Лист	Листов
							П	6	
Проверил	Карих			<i>Карих</i>	08.19	План 2-го этажа	 ООО "Главстройпроект" г. Якутск		
Исполнил	Попова			<i>Попова</i>	08.19				
Н. контроль	Нечаев			<i>Нечаев</i>	08.19				