


Экспликация помещений

Номер помеще-ния	Наименование	Площадь, м <sup>2</sup>	Кат. помеще-ния	№
73	Зам. гл. врача по мед. части	15,6		301
74	Секретарь гл. врача	16,6		302
75	Кабинет гл. врача	33,8		302
76	Стомат. кабинет	33,4		303
77	Ординаторская	8,9		-
78	Кабинет ФТО	32,8		304
79	Зав. стомат. отделением	14,4		305
79а	Кабинет ФТО			

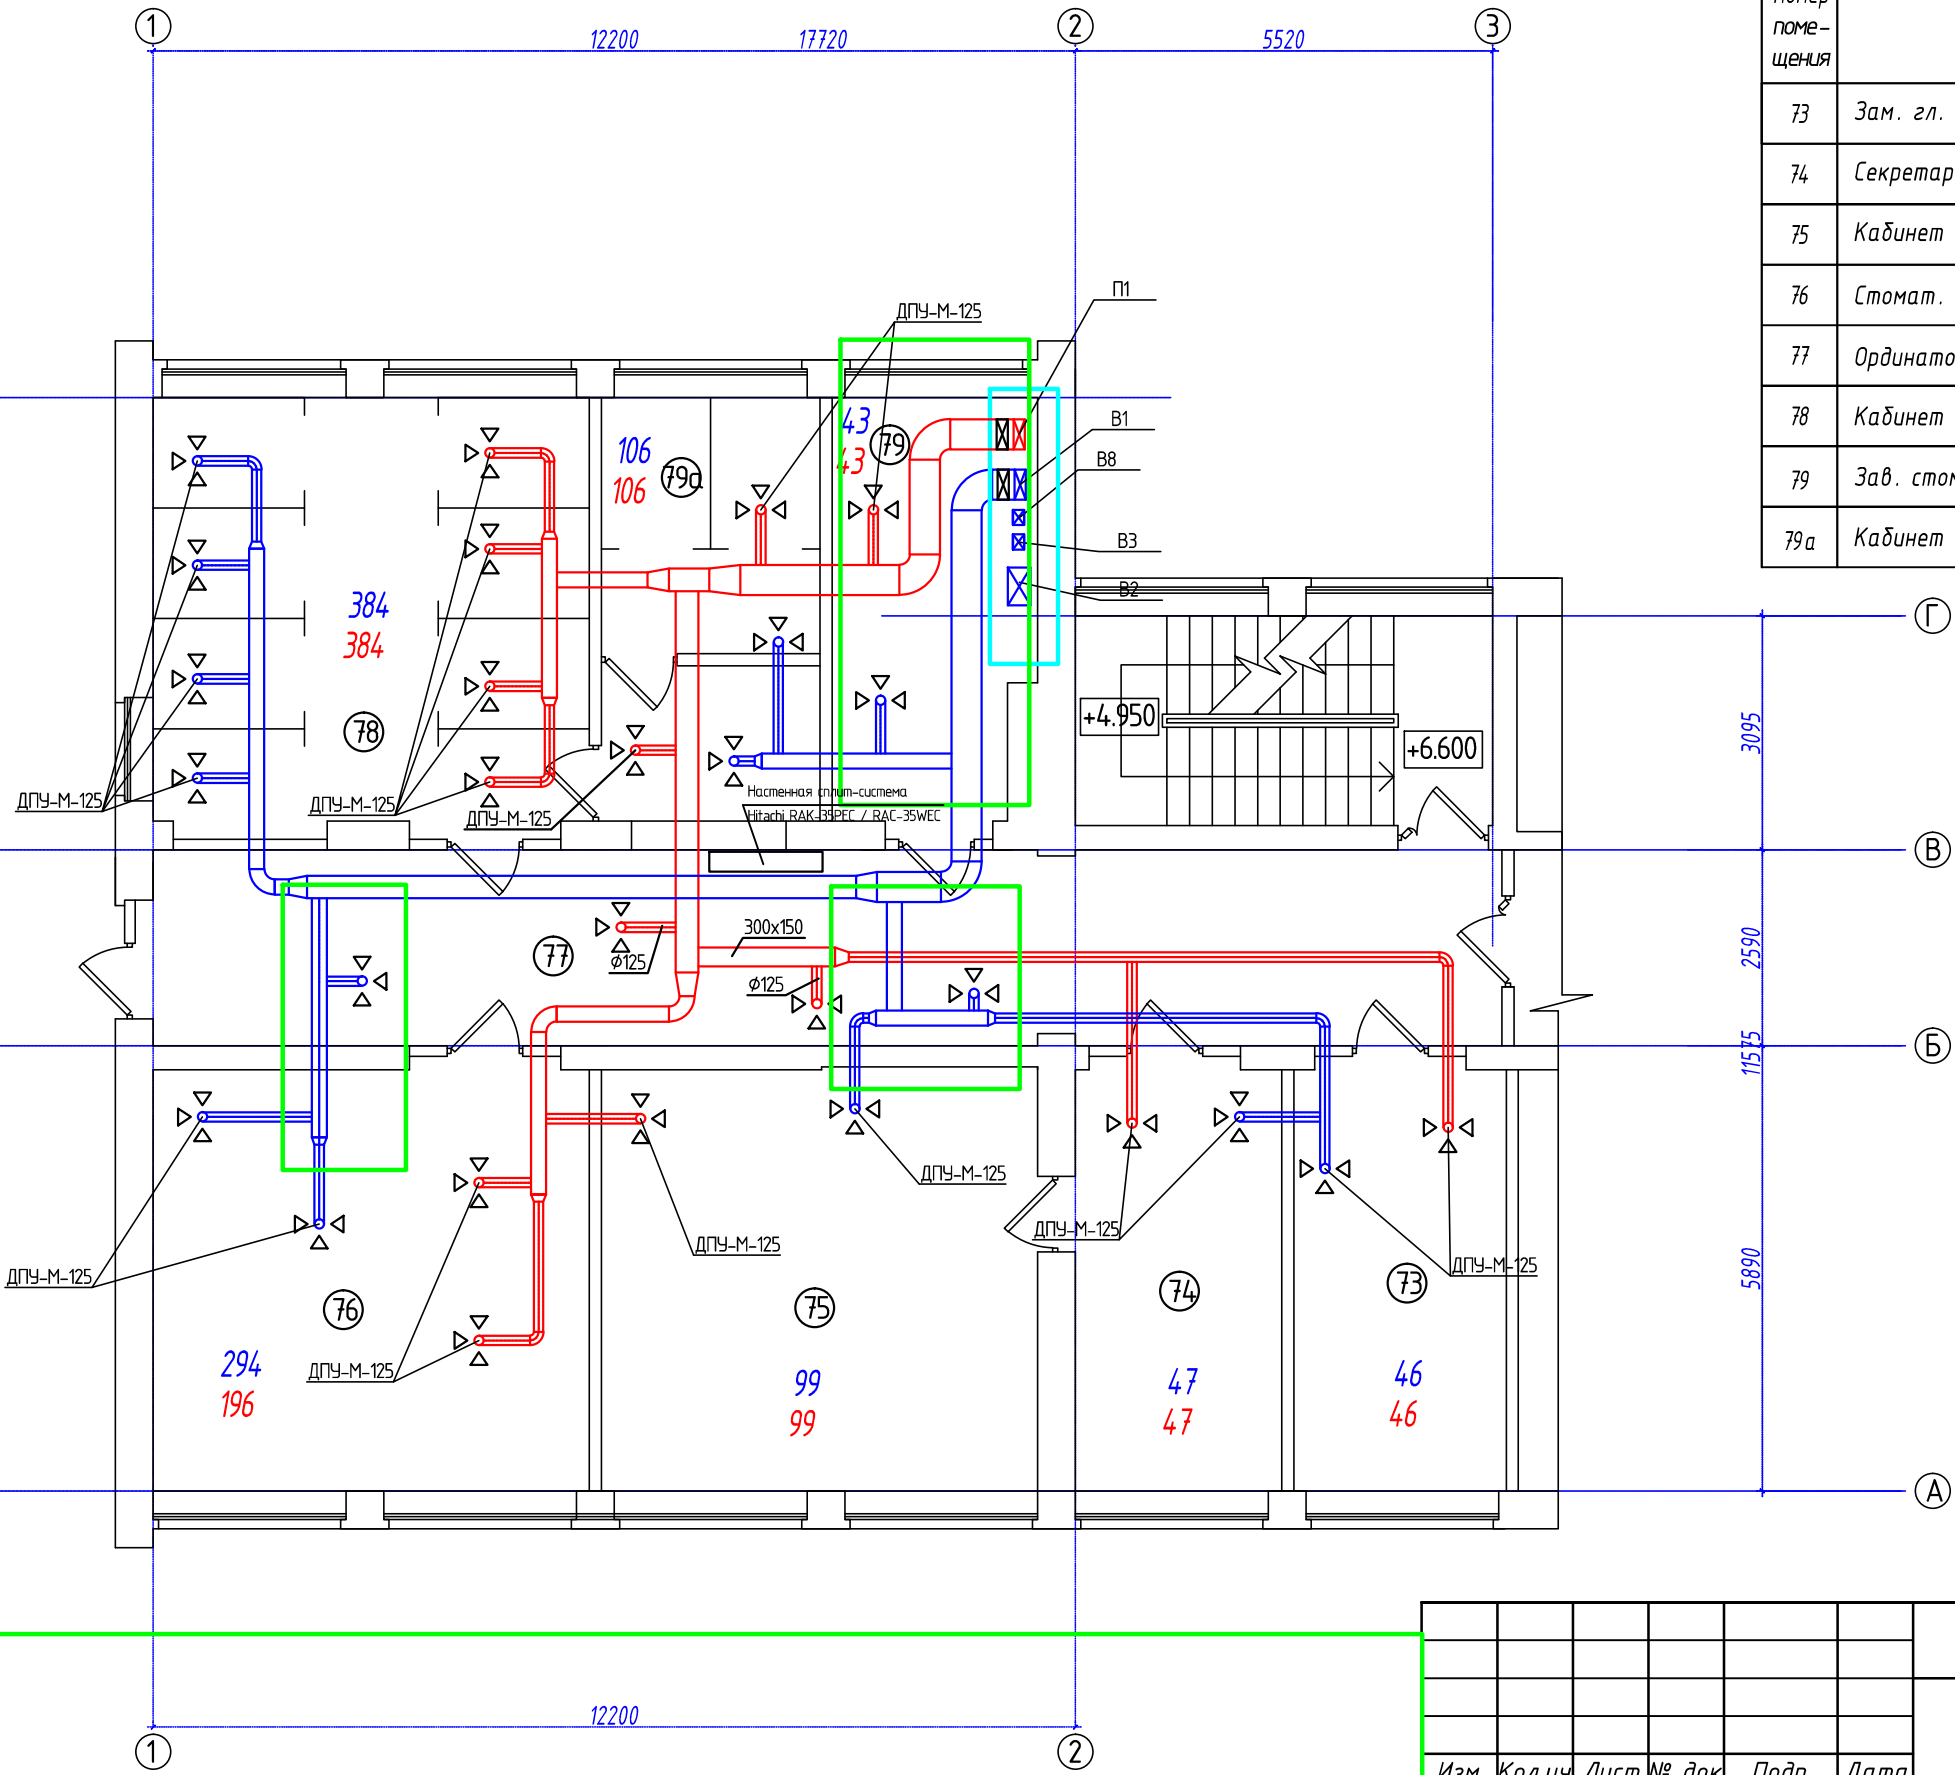

Рамками зеленого цвета выделено то, что мы изменили согласно нормативной документации. Обратите внимание, что в коридорах добавлена общеобменная вентиляция приток и вытяжка. Высылаем вам изменения трассировок для ОКОНЧАТЕЛЬНОГО согласования. Полностью готовые проектные решения предоставим после согласования!

						1002.19- 0В			
						Санкт -Петербургское государственное бюджетное учреждение здравоохранения "Городская поликлиника №76" по адресу: СПб, ул. Хлопина, д. 11, корпус 1.			
Изм.	Кол.уч	Лист	№ док	Подп.	Дата				
Выполнил	Антонов Ю.В.					Вентиляция	Стадия	Лист	Листов
							П	5	
ГИП	Антонов Ю.В.								
						План третьего этажа.	000 "Стройстандарт -33"		
Норм.контроль	Яшков С.В.								