


Экспликация помещений

Номер помещения	Наименование	Площадь, м²	Кат. помещения	№
1	Тамбур	3,47	-	
2	Холл	34,9	-	
3	Регистратура	32,2	-	
4	Доврачебный кабинет	14,7	101	
5	Доврачебный кабинет	13,9	101	
6	ЛОР	15,0	102	
7	Терапевт	14,6	103	
8	Терапевт	14,8	104	
9	Зав. терапевт. отделением	14,7	105	
10	Офтальмолог	13,8	106	
11	Офтальмолог	14,6	107	
12	Серверная	14,1	108	
13	Кабинет забора крови, дневной стационар	14,4	109	
14	Кабинет забора крови, дневной стационар	14,5	109	
15	Флюорография	27,3	110	
16	Маммография	13,4	111	
17	Рентген	45,4	112	
18	Коридор	4,7	-	
19	Кладовая уборочного инвентаря	2,9	-	
20	Коридор	3,5	-	
21	Коридор	3,4	-	
22	Туалет	1,6	-	
23	Комната для отходов	4,5	-	
24	Холл (пожарн. выход)	4,4	-	
25	Коридор	4,4	-	
26	Кабинет забора диоматериалов	8,1	113	
27	Врач общей практики	11,3	114	
28	Кабинет неотложной помощи	10,9	115	
29	Врач общей практики	14,9	116	
30	Санузел на 3 кабинки мужской	4,1	-	
31	Процедурный кабинет	6,7	117	
32	Зав. рентген. отделением	7,2	118	
33	Коридор	91,7	-	
34	Автоклав	7,5	119	
35	Страховой стол	7,1	120	
36	Кабинет аудиометрии	7,1	121	
37	Санузел на 3 кабинки женский	4,2	-	
38	Помещение охраны	7,5	-	
39	Гардероб	15,2	-	
40	Кладовая	12,6	-	

						1002.19-0В			
						Санкт-Петербургское государственное бюджетное учреждение здравоохранения "Городская поликлиника №76" по адресу: СПб, ул. Хлопина, д. 11, корпус 1.			
Изм.	Кол.	Исполн	№ док.	Подп.	Дата	Вентиляция	Стадия	Лист	Листов
Выполнил	Антонов Ю.В.						П	2	
ГИП	Антонов Ю.В.								
						План первого этажа.	ООО "Стройстандарт -33"		
Норм. контроль	Яшков С.В.								

Рамками зеленого цвета выделено то, что мы изменили согласно нормативной документации. Обратите внимание, что в коридорах добавлена общеобменная вентиляция приток и вытяжка. Высылаем вам изменения трассировок для ОКОНЧАТЕЛЬНОГО согласования. Полностью готовые проектные решения представим после согласования!

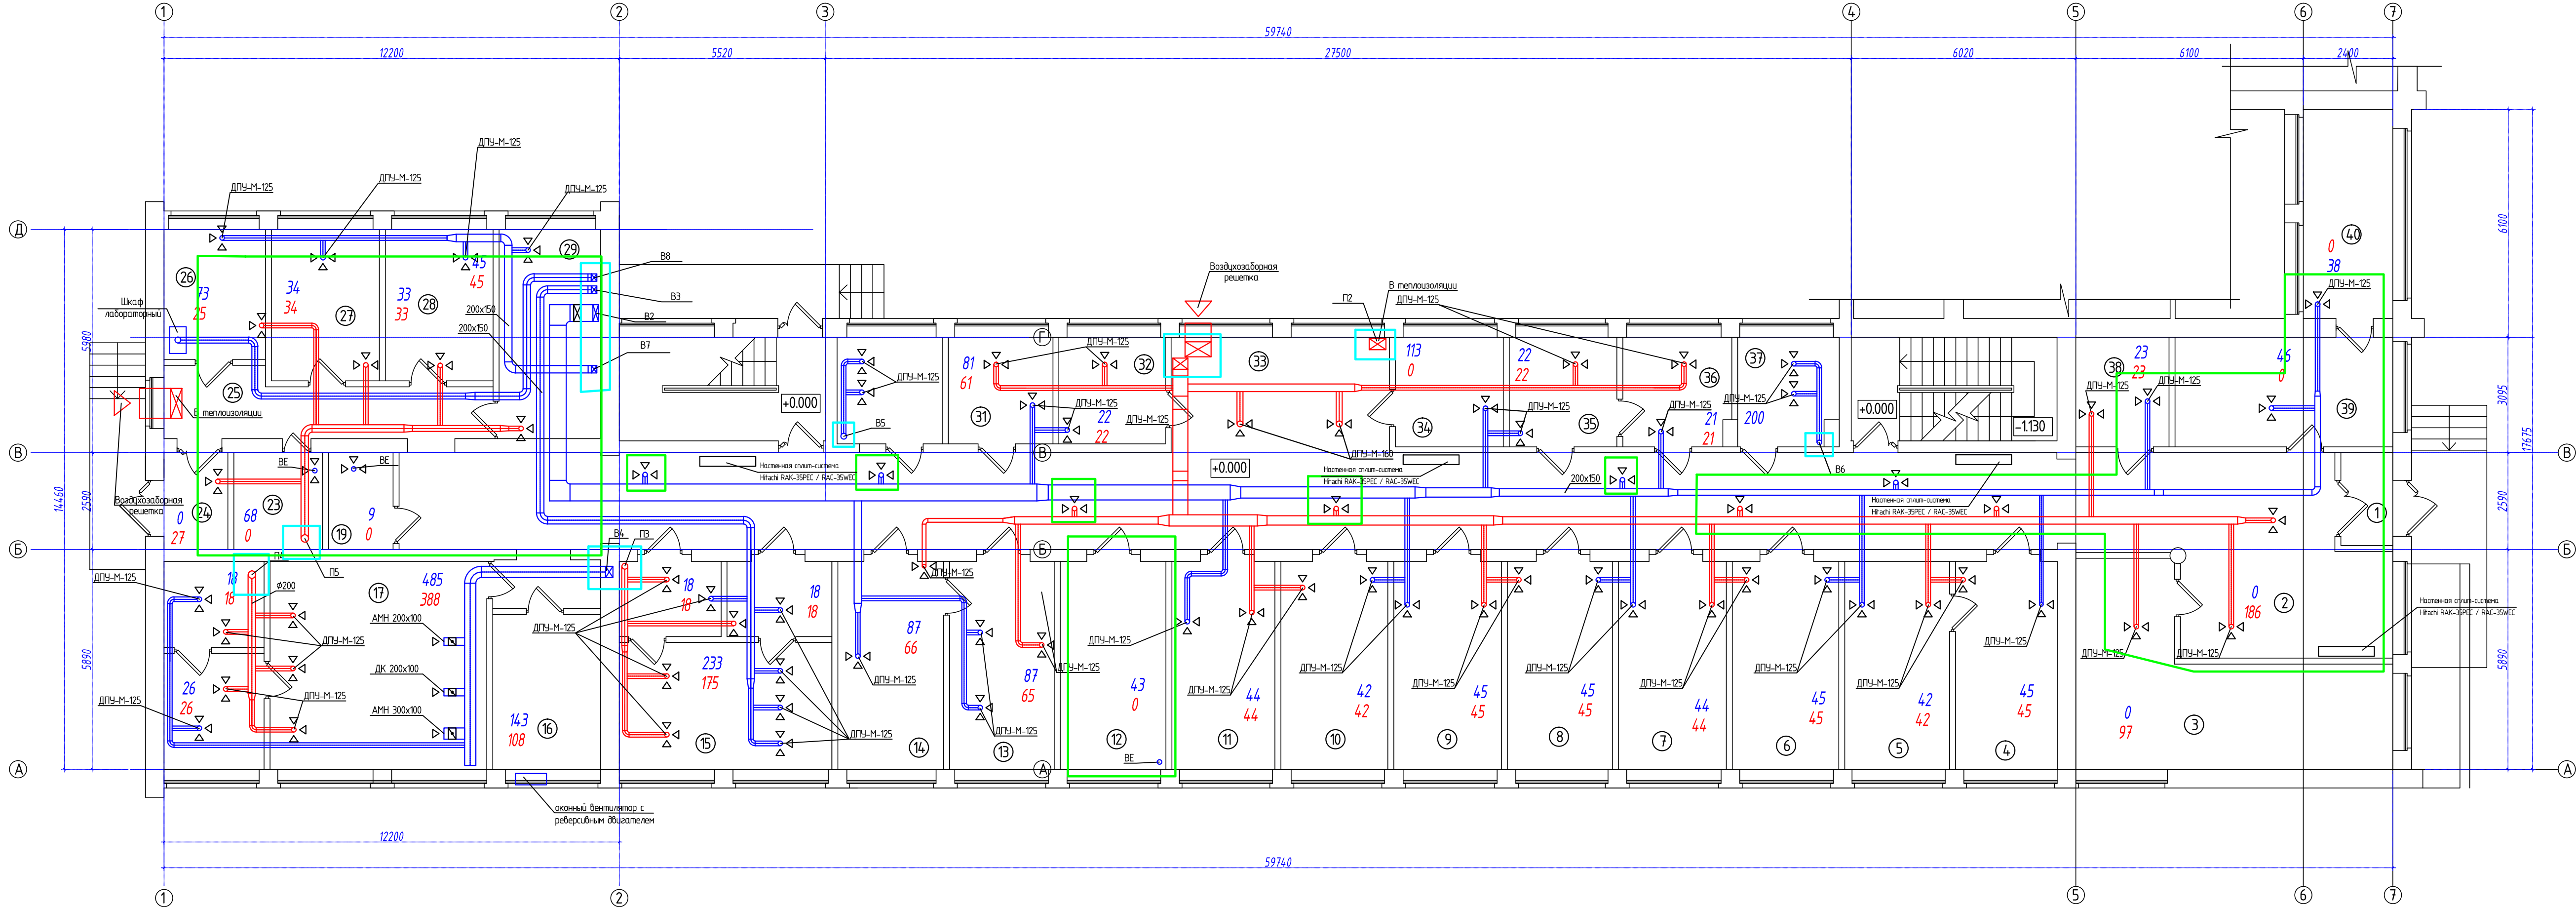

Инв. ? подл. Подпись и дата. Взам.инв.?