


Инв. ? подл. Подпись и дата. Взам.инв.?

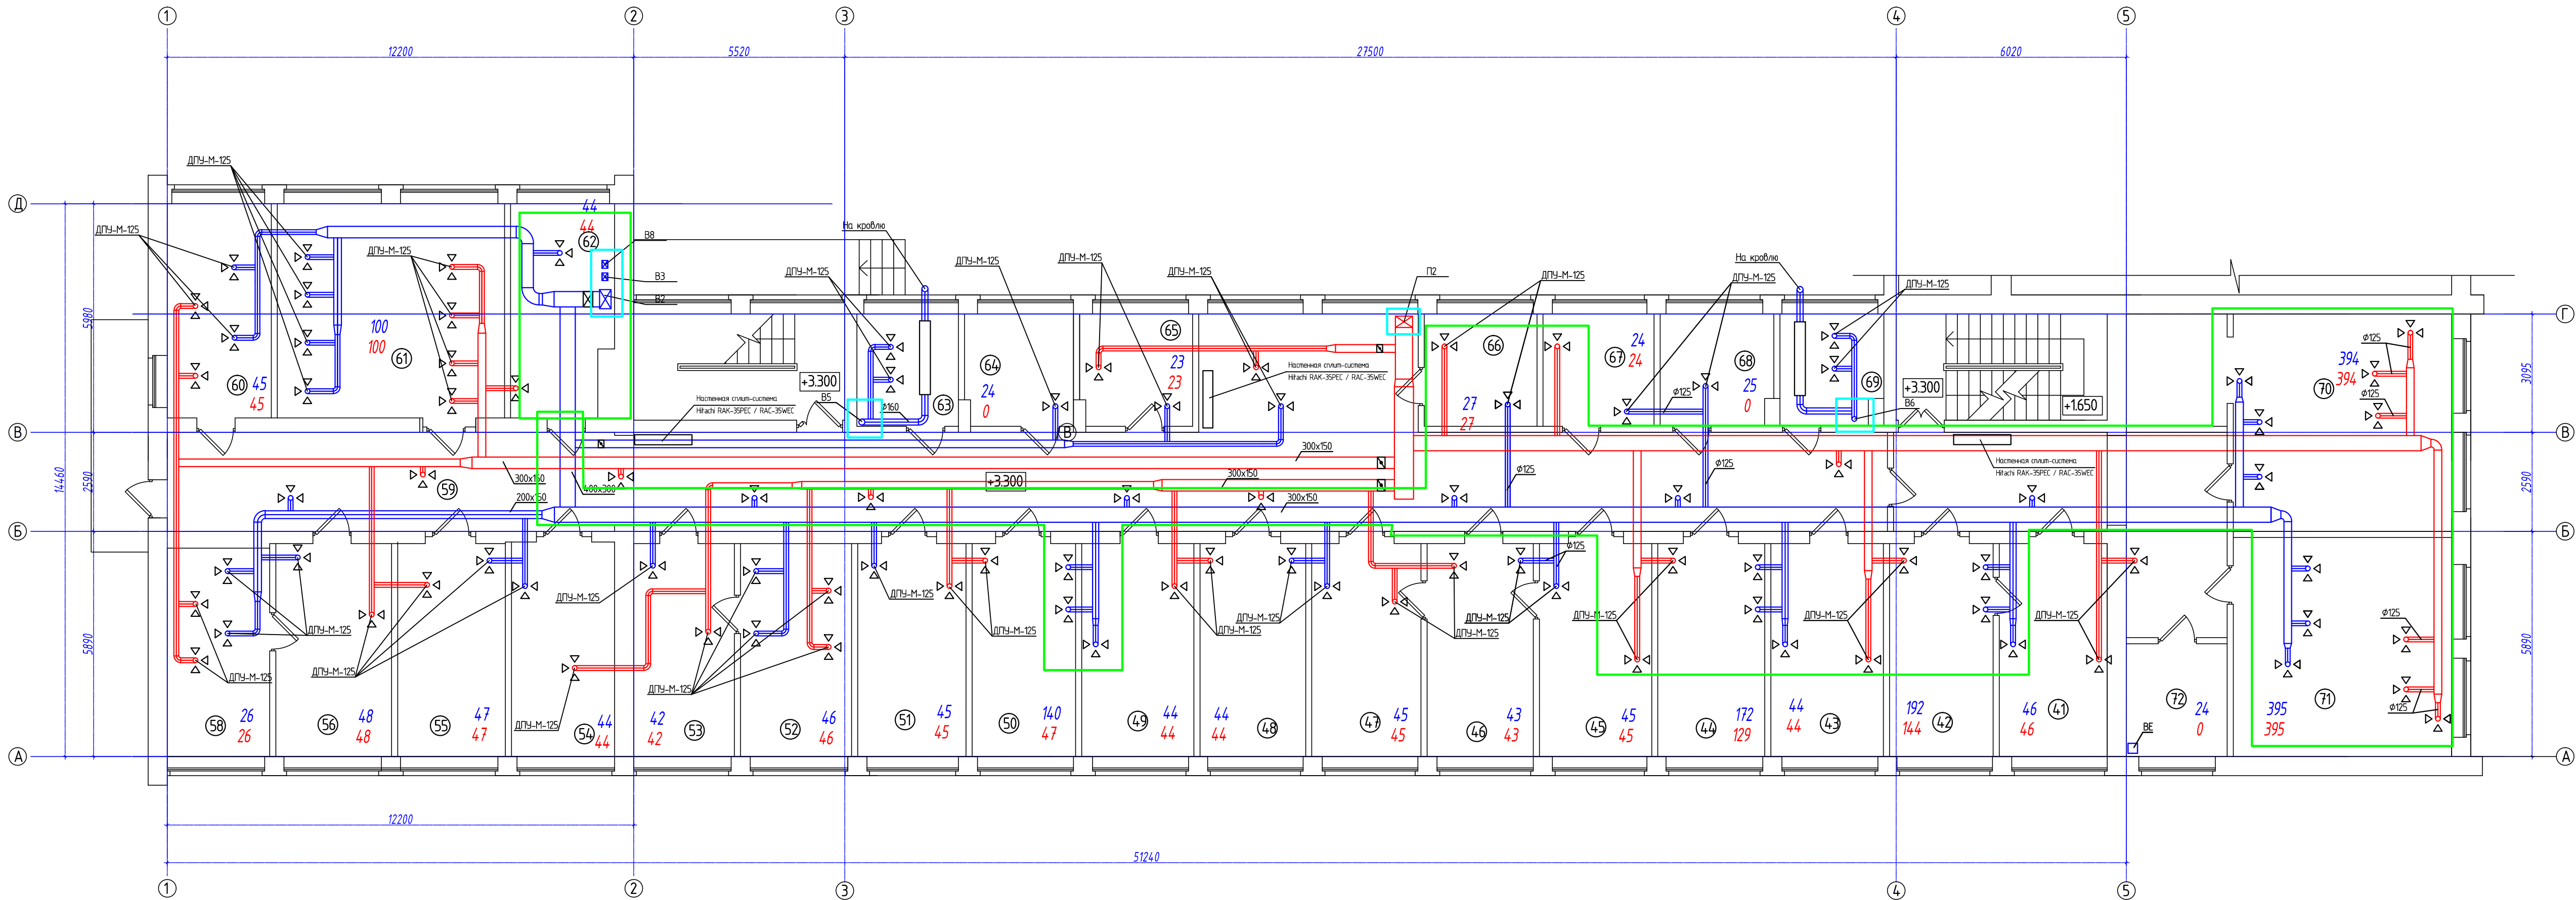

Рамками зеленого цвета выделено то, что мы изменили согласно нормативной документации. Обратите внимание, что в коридорах добавлена общеобменная вентиляция приток и вытяжка. Высылаем вам изменения трассировок для ОКОНЧАТЕЛЬНОГО согласования. Полностью готовые проектные решения предоставим после согласования!

Экспликация помещений

Номер помеще-ния	Наименование	Площадь, м²	Кат. поме-щения	№
41	ЭКГ, Терапевт	15,1		201 Б
42	Массаж	16,0		201 А
43	Зав. гл. врача по АХР	14,4		201
44	УЗИ	14,3		202
45	Хирург	15,0		203
46	Хирург	14,2		204
47	Терапевт	14,8		205
48	Невролог	14,5		206
49	Зав. терапевт. отделением	14,5		207
50	Кабинет функциональной диагностики	15,5		208
51	Кардиолог	14,7		209
52	Гинеколог	15,2		210
53	Гинеколог	14,0		210
54	Педиатр	14,4		211
55	Эпидемиолог	15,6		212
56	Уролог	15,7		213
58	Уролог	13,3		213
59	Коридор	123	-	
60	Зав. физиотерап. отд.	14,8		214
61	Кабинет ФЛК	33,3		215
62	Инфекционист	14,4		216
63	Туалет на 2 кабинки	4,1	-	
64	Пом. для хран. убор. инв.	7,8	-	
65	Каб. вакцины	7,5	-	
66	Кабинет по работе с иностранцами	8,9		219
67	Кабинет ознакомления пациента	8,0		220
68	Служебное помещение	8,1		221
69	Туалет на 2 кабинки	4,2	-	
70	Кабинет ФТО	32,8	-	
71	Кабинет ФТО	32,9		201 В
72	Пом. для хранения убор. инв.	7,8	-	

						1002.19- ОВ			
						Санкт-Петербургское государственное бюджетное учреждение здравоохранения "Городская поликлиника №16" по адресу: СПб, ул. Хлопина, д. 11, корпус 1.			
Изм.	Кол.	ф.И.О.Ист.	№ док.	Подп.	Дата	Вентиляция	Стадия	Лист	Листов
Выполнил	Антонов Ю.В.						П	2	
ГИП	Антонов Ю.В.								
						План второго этажа.	ООО "Стройстандарт -33"		
Норм. контроль	Яшков С.В.								