



План 1-го этажа

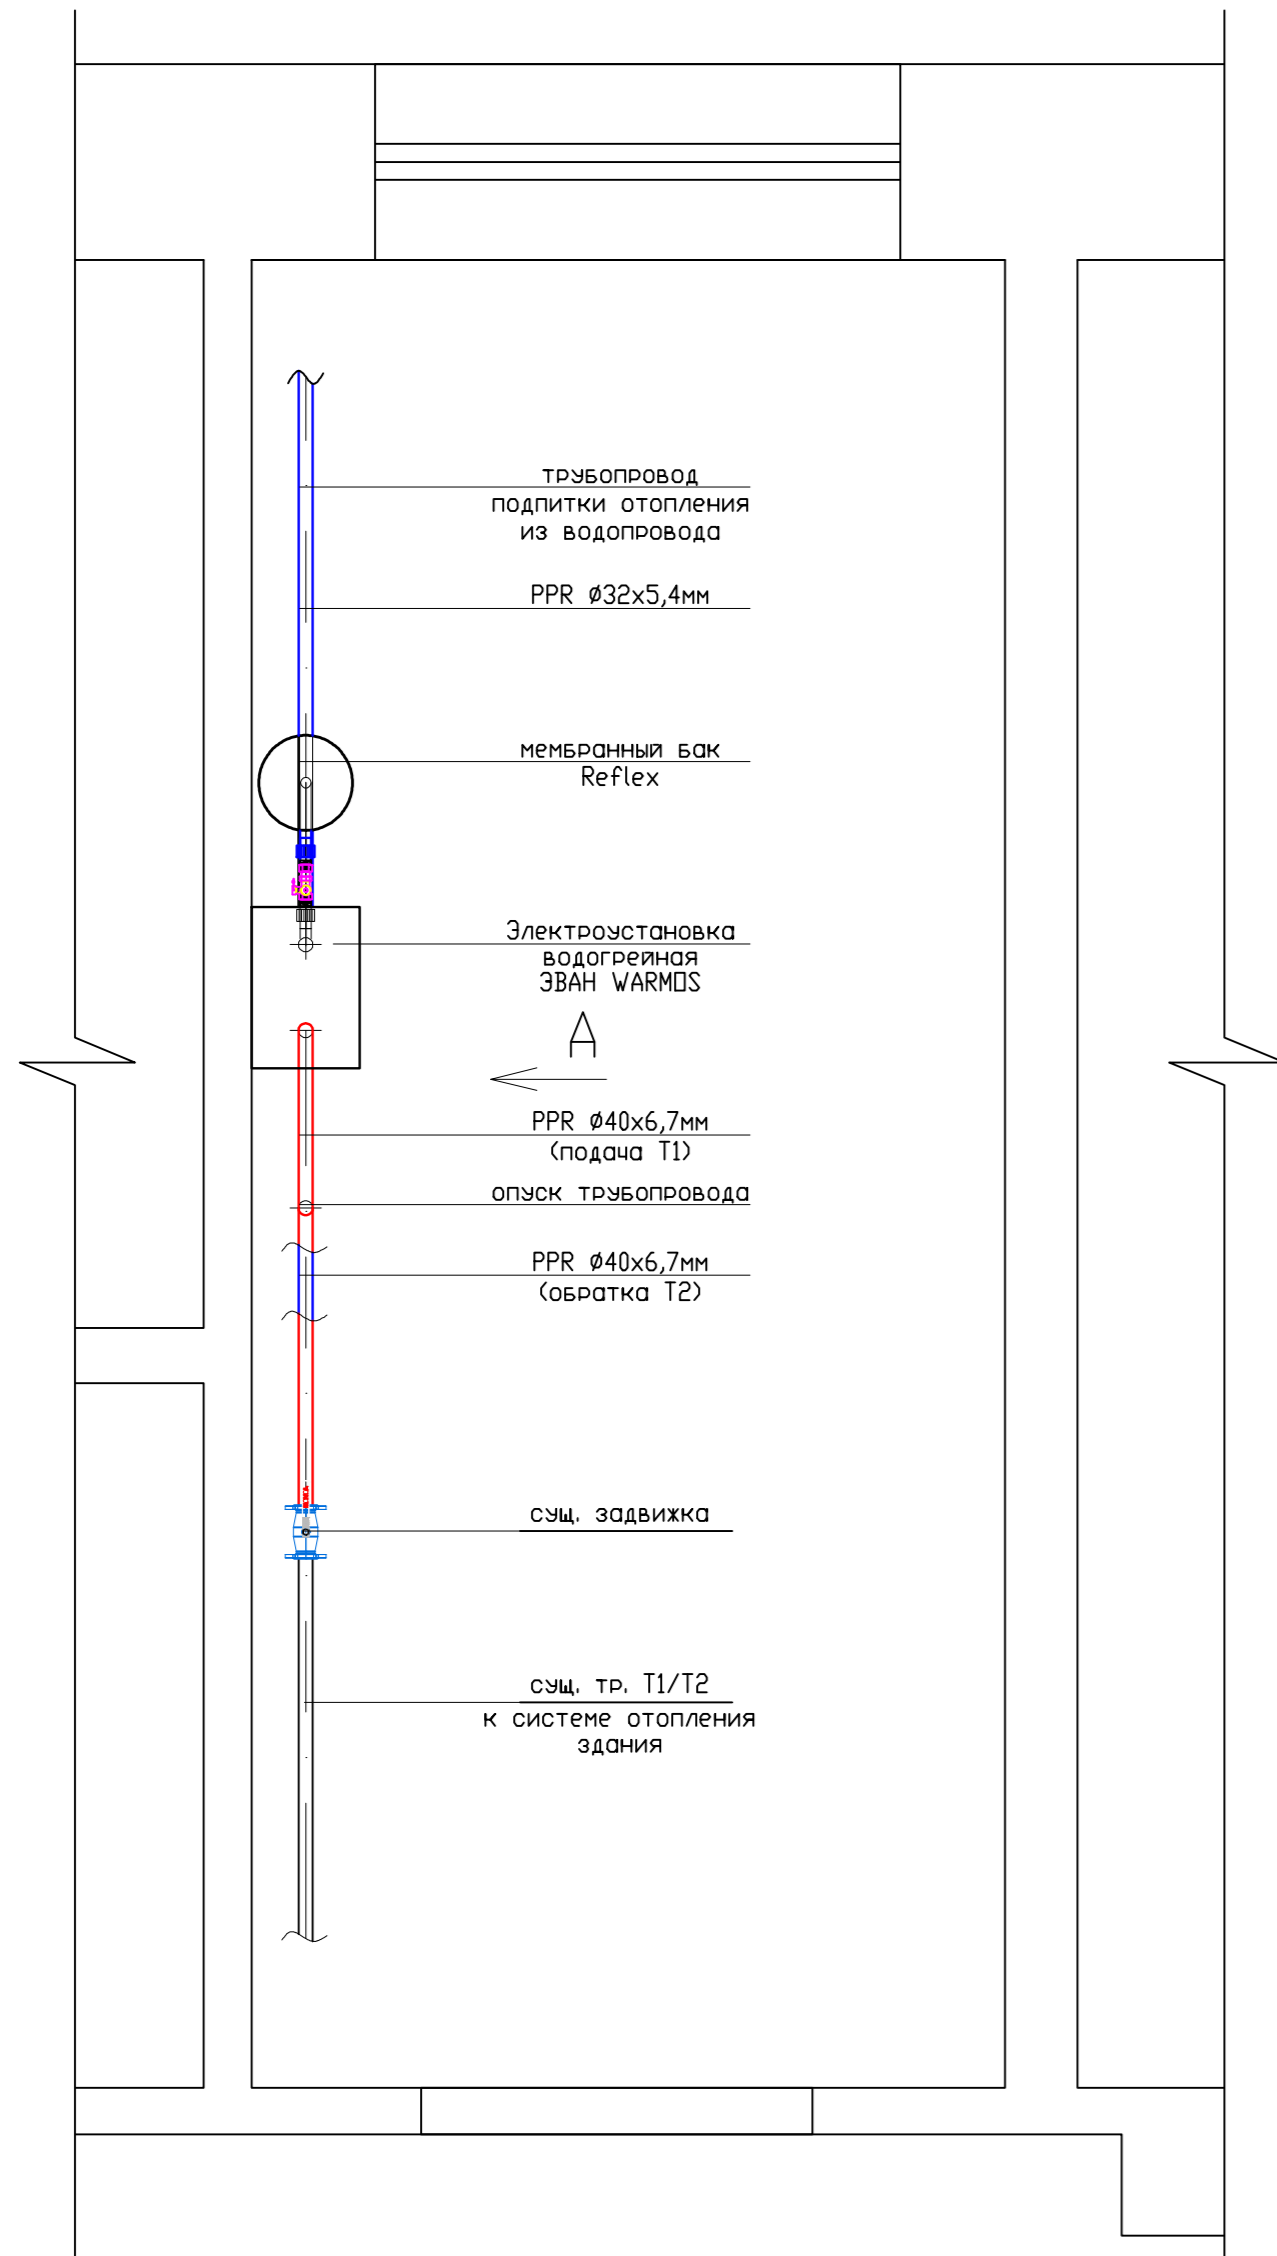

Вид А

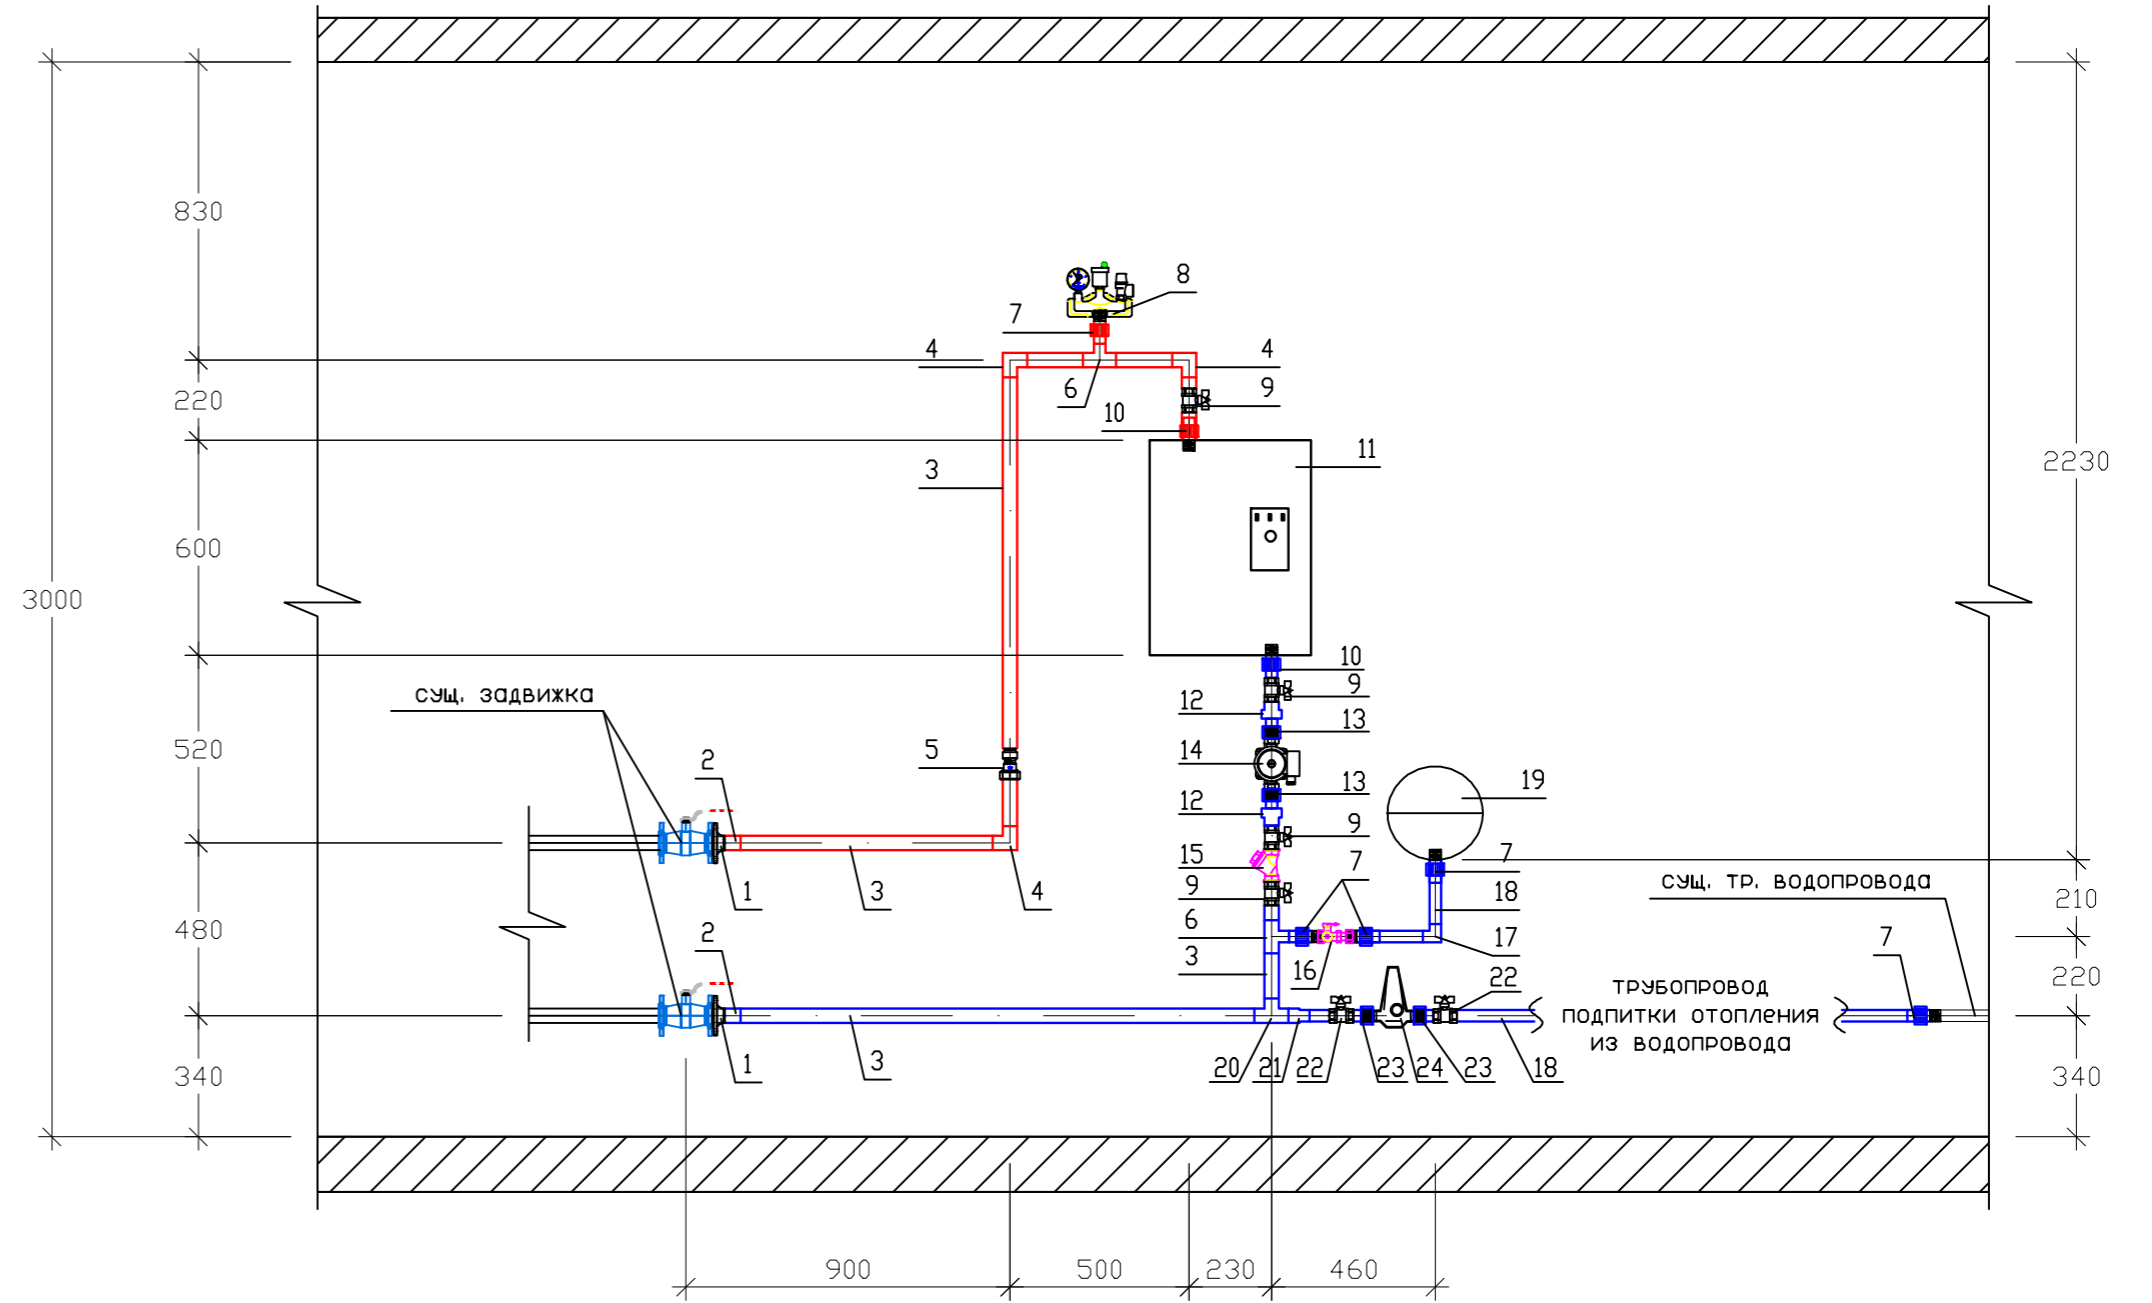

Спецификация оборудования и материалов

Поз.	Обозначение	Наименование	Кол.	Масса ед. кг.	Примеч.
1		Фланец стальной 63 (Ду40)	2		шт
2		Бурт под фланец 63 (Ду40)	2		шт
3		Труба PPR PN20 (стекловолокну) Ø40x6.7	8		м.п
4		Отвод PPR 90гр Ø40	3		шт
5		Обратный клапан PPR Ø40	1		шт
6		Тройник PPR 90гр Ø40x32x40	2		шт
7		Муфта комбинир. PPR Ø32x1"HP	5		шт
8	302631	Группа безопасности Caleffi	1		шт
9		Кран шаровой PPR Ø40	4		шт
10		Муфта комбинир. PPR Ø40x11/4"HP	2		шт
11		Электроустановка ЗВАН класс "Комфорт" ЭПО-1-60 Warmos 380V	1		компл
12		Муфта переходная PPR Ø63xØ40	2		шт
13		Муфта комбинир. PPR Ø63x2"BP	2		шт
14		Насос Grundfos UPS 32-100	1		шт
15		Фильтр PPR Ø40	1		шт
16	558060	Кл. колпачковый мембран. бака Caleffi	1		шт
17		Отвод PPR 90гр Ø32	1		шт
18		Труба PPR PN20 (стекловолокну) Ø32x5.4	8		м.п
19		Расширительный бак Reflex NG 80	1		шт
20		Тройник PPR 90гр Ø40x40x40	1		шт
21		Муфта переходная PPR Ø40xØ32	1		шт

Спецификация оборудования и материалов

Поз.	Обозначение	Наименование	Кол.	Масса ед. кг.	Примеч.
22		Кран шаровой PPR Ø32	2		шт
23		Муфта комбинир. PPR Ø32x1/2"BP	2		шт
24	D06F1007	Редуктор давления Honeywell 1/2"	1		шт
25		Комплект креплений и расходных материалов	1		компл

ПРИМЕЧАНИЕ

- Трубопроводы от существующих задвижек до главных запорных задвижек теплового ввода абонента 0801/105 подлежат демонтажу с последующим монтажом нового источника тепла с его гидравлической обвязкой на месте демонтируемого оборудования.
- Существующий трубопровод подпитки системы отопления здания показан условно. До начала монтажных работ необходимо подвести трубопровод холодной воды для подпитки системы отопления.
- Для подключения электроустановки необходимо подвести кабель электропитания, согласно паспорту электроустановки.

Том 120808-1-ТП					
Электроподстанция филиала Службы энергохозяйства ГУП «Мосгортранс» по адресу: г. Москва, Ломоносовский проспект 18а					
Изм.	Кол.уч.	Лист	№ док.	Подпись	Дата
Разработал					
Нач.отдела					
Н.контроль					
Т.контроль					
ГИП					
Утвердил					
Частичная реконструкция системы отопления				Стадия	Лист
План 1-го этажа				РД	2
				Листов	3