

**Условные обозначения**

	Розетка телевизионная
	Розетка 220v влагозащищенная
	Розетка 220v с заземлением
	Розетка 380v с заземлением
	Щит распределительный
	Электровывод

**Примечание:**

1. Высотные отметки даны от уровня чистого пола
2. Высота размещения розеток - 200 мм от уровня покрытия пола, если не указано обратное
3. В котельной организовать электрооборудование согласно требованию сантехники

**h=225\* - размеры, требующие уточнения после подбора мебели**

П/п	Наименование
1	Гостиная
2	Кухня
3	Холл
4	Тамбур
5	Спальня
6	Санузел
7	Гардеробная
8	Котельная


				Заказчик: _____ АИ	
				Адрес: _____	
изм. к уч. лист	№ док	подпись	дата	Двухэтажный дом.	
Исполнил	Юстикова Е. В.				
Нач. отд.	Грекул Л. В.			Стандия	Лист
				п	Листов
План расположения электрооборудования					

СОГЛАСОВАНО:

Взамен инв. N

Подпись и дата

Инв. N подл.

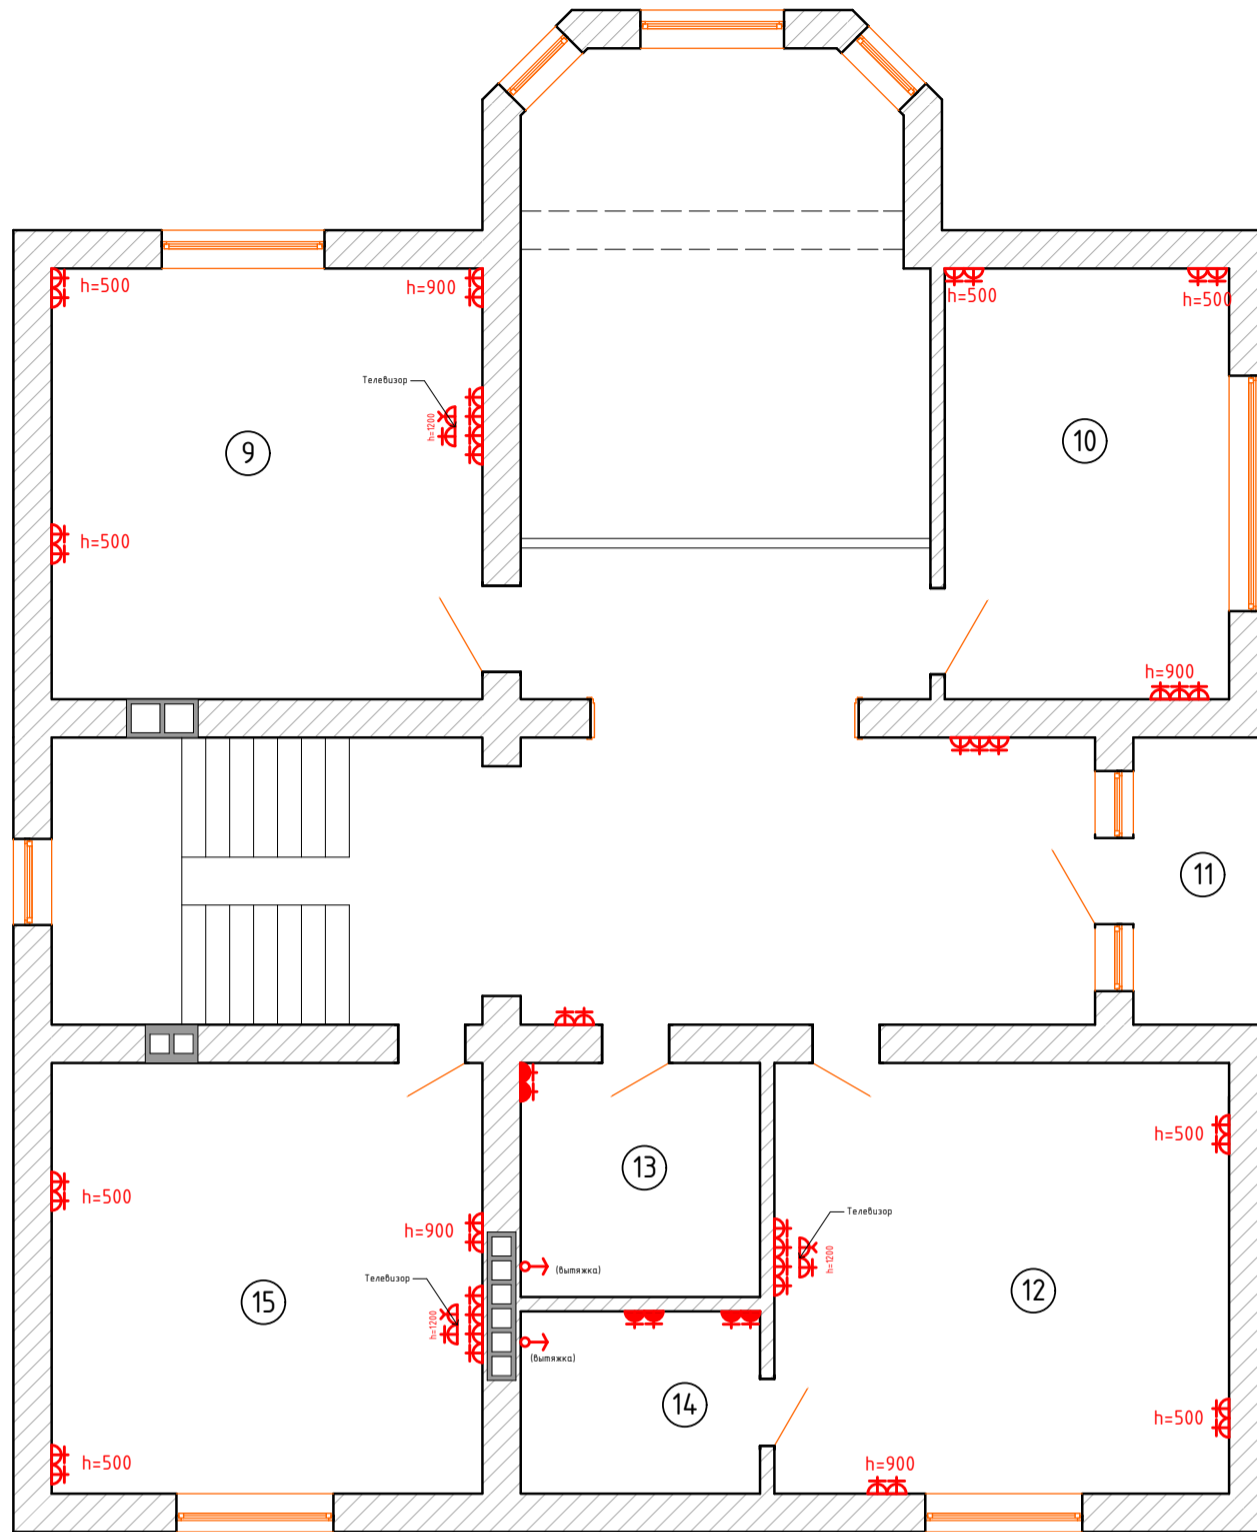

**Условные обозначения**

	Розетка телевизионная
	Розетка 220v влагозащищенная
	Розетка 220v с заземлением
	Розетка 380v с заземлением
	Щит распределительный
	Электровывод

**Примечание:**

1. Высотные отметки даны от уровня чистого пола
2. Высота размещения розеток – 200 мм от уровня покрытия пола, если не указано обратное

П/п	Наименование
9	Спальня
10	Будуар
11	Балкон
12	Спальня
13	Санузел
14	Санузел
15	Спальня

				Заказчик: _____ АИ	
				Адрес: _____	
изм. к уч. лист	№ док	подпись	дата		
Исполнил	Юстикова Е. В.			Двухэтажный дом.	Стадия
Нач. отд.	Грекул Л. В.				Лист
					Листов
				План расположения электрооборудования	п




СОГЛАСОВАНО:

Взамен инв. N

Подпись и дата

Инв. N подл.

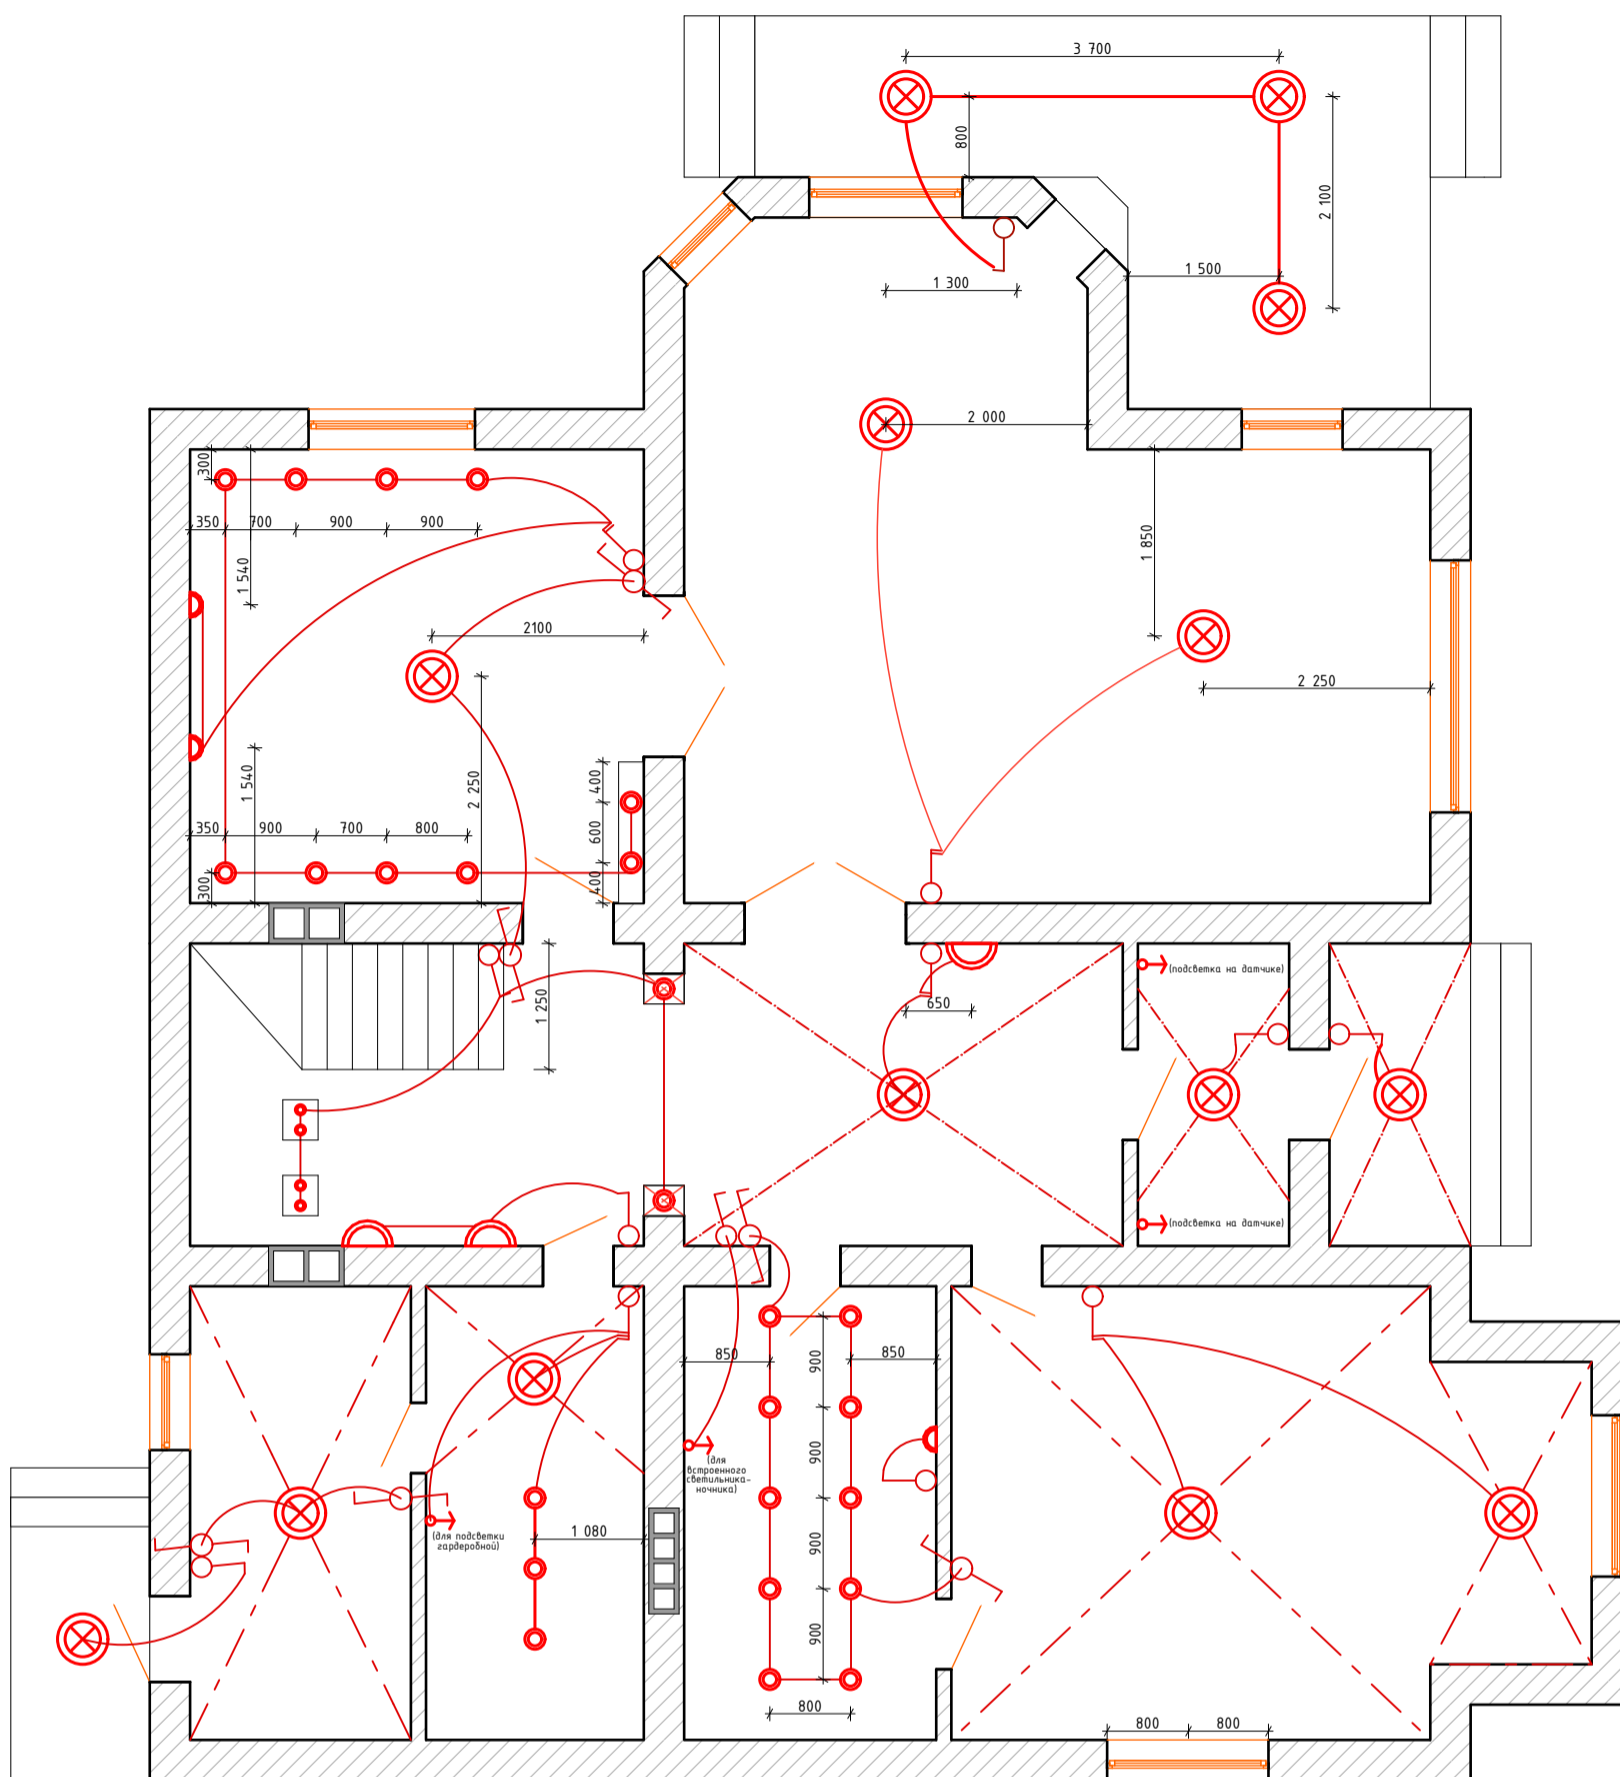

### Условные обозначения

	Осветительный элемент
	Люстра
	Бра
	Электровывод
	Выключатель одноклавишный
	Выключатель двухклавишный
	Переключатель одноклавишный

П/п	Наименование
1	Гостиная
2	Кухня
3	Холл
4	Тамбур
5	Спальня
6	Санузел
7	Гардеробная
8	Котельная

изм. к уч. лист	№ док	подпись	дата
Исполнил	Юстикова Е. В.		
Нач. отд.	Грекул Л. В.		

Заказчик: \_\_\_\_\_ подпись \_\_\_\_\_ АИ

Адрес:

Двухэтажный дом.

План расположения электроосвещения.  
Первый этаж.

Стадия	Лист	Листов
п		




СОГЛАСОВАНО:

Взамен инв. №

Подпись и дата

Инв. № подл.

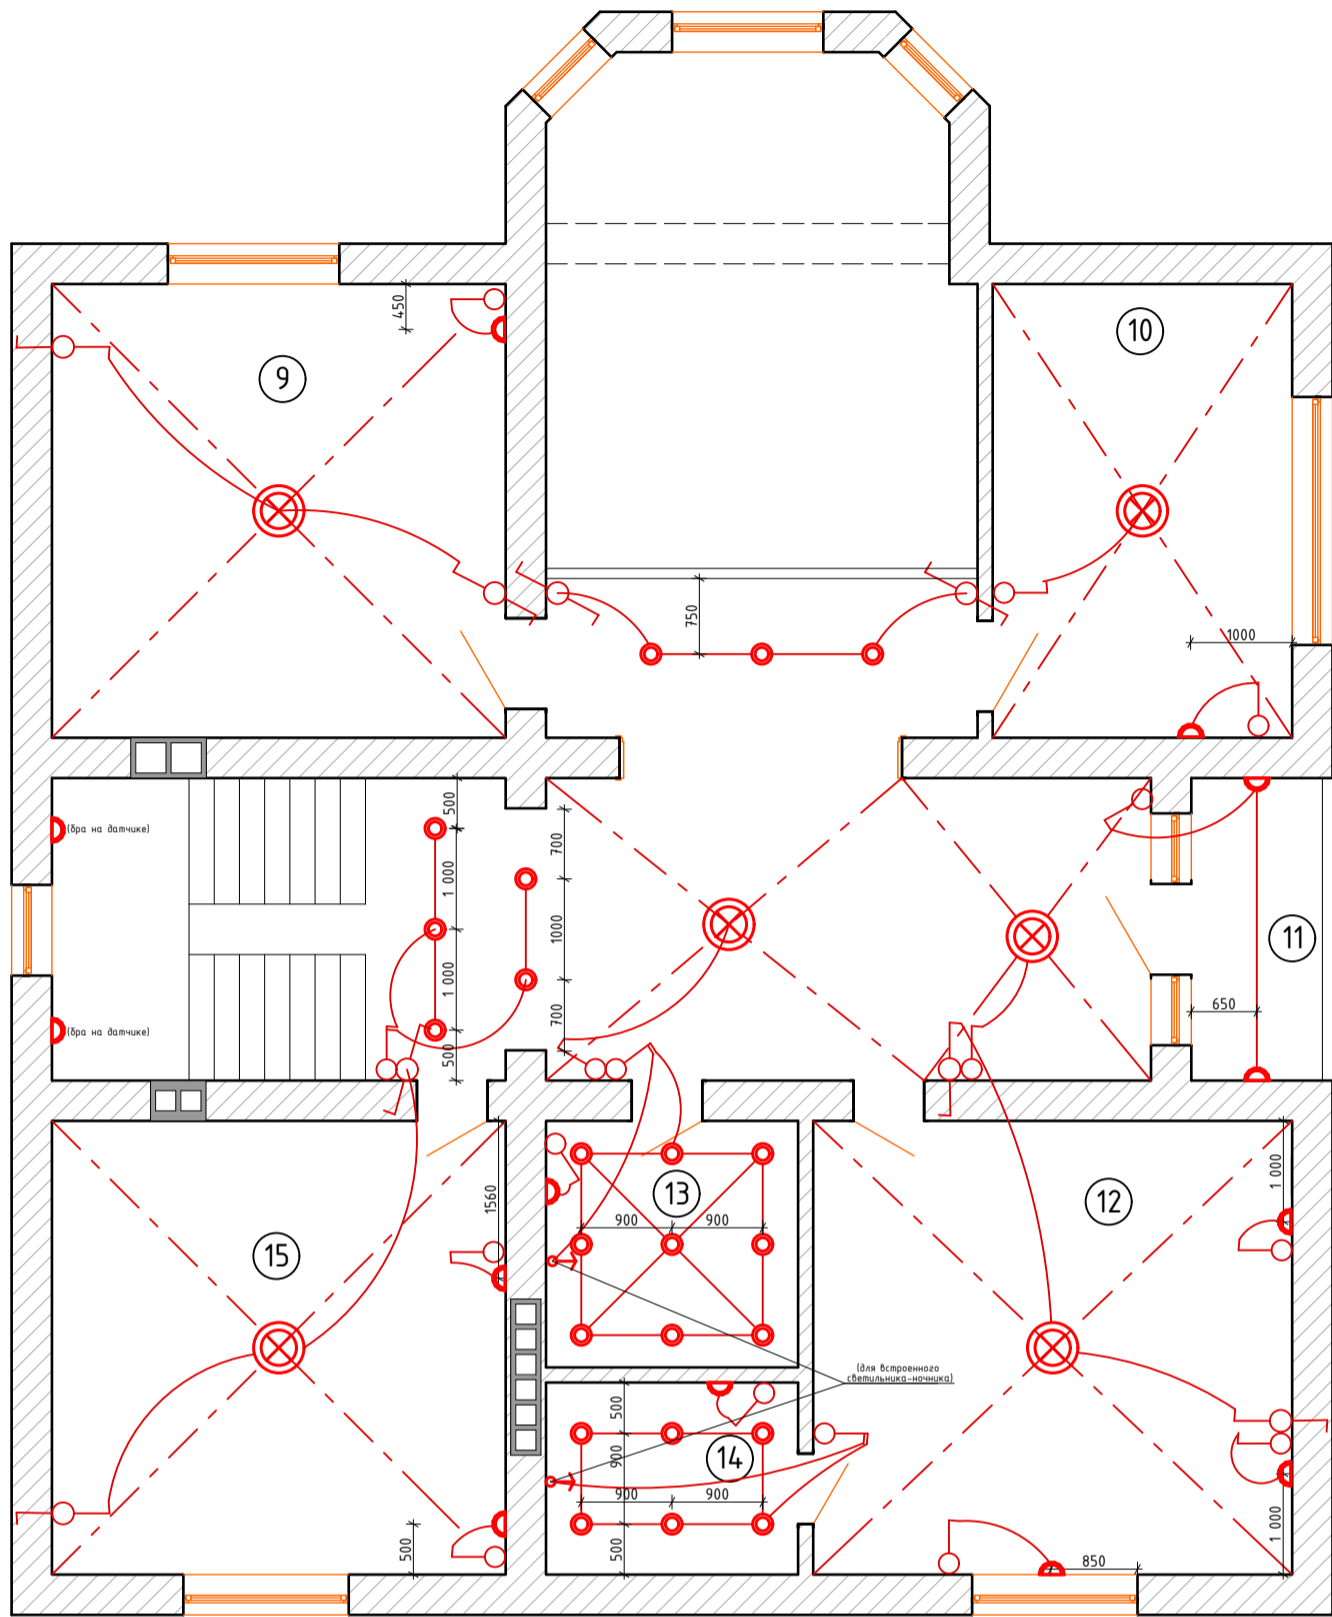

### Условные обозначения

	Осветительный элемент
	Люстра
	Бра
	Электропровод
	Выключатель одноклавишный
	Выключатель двухклавишный
	Переключатель одноклавишный

П/п	Наименование
9	Спальня
10	Будуар
11	Балкон
12	Спальня
13	Санузел
14	Санузел
15	Спальня

изм. к уч. лист	№ док	подпись	дата
Исполнил	Юстикова Е. В.		
Нач. отд.	Грекул Л. В.		

Заказчик: \_\_\_\_\_ АИ

Адрес:

Двухэтажный дом.

План расположения электроосвещения.  
Второй этаж.

Стадия	Лист	Листов
п		

