


Схема расположения наружных сетей водоснабжения, хозяйственно-бытовой канализации

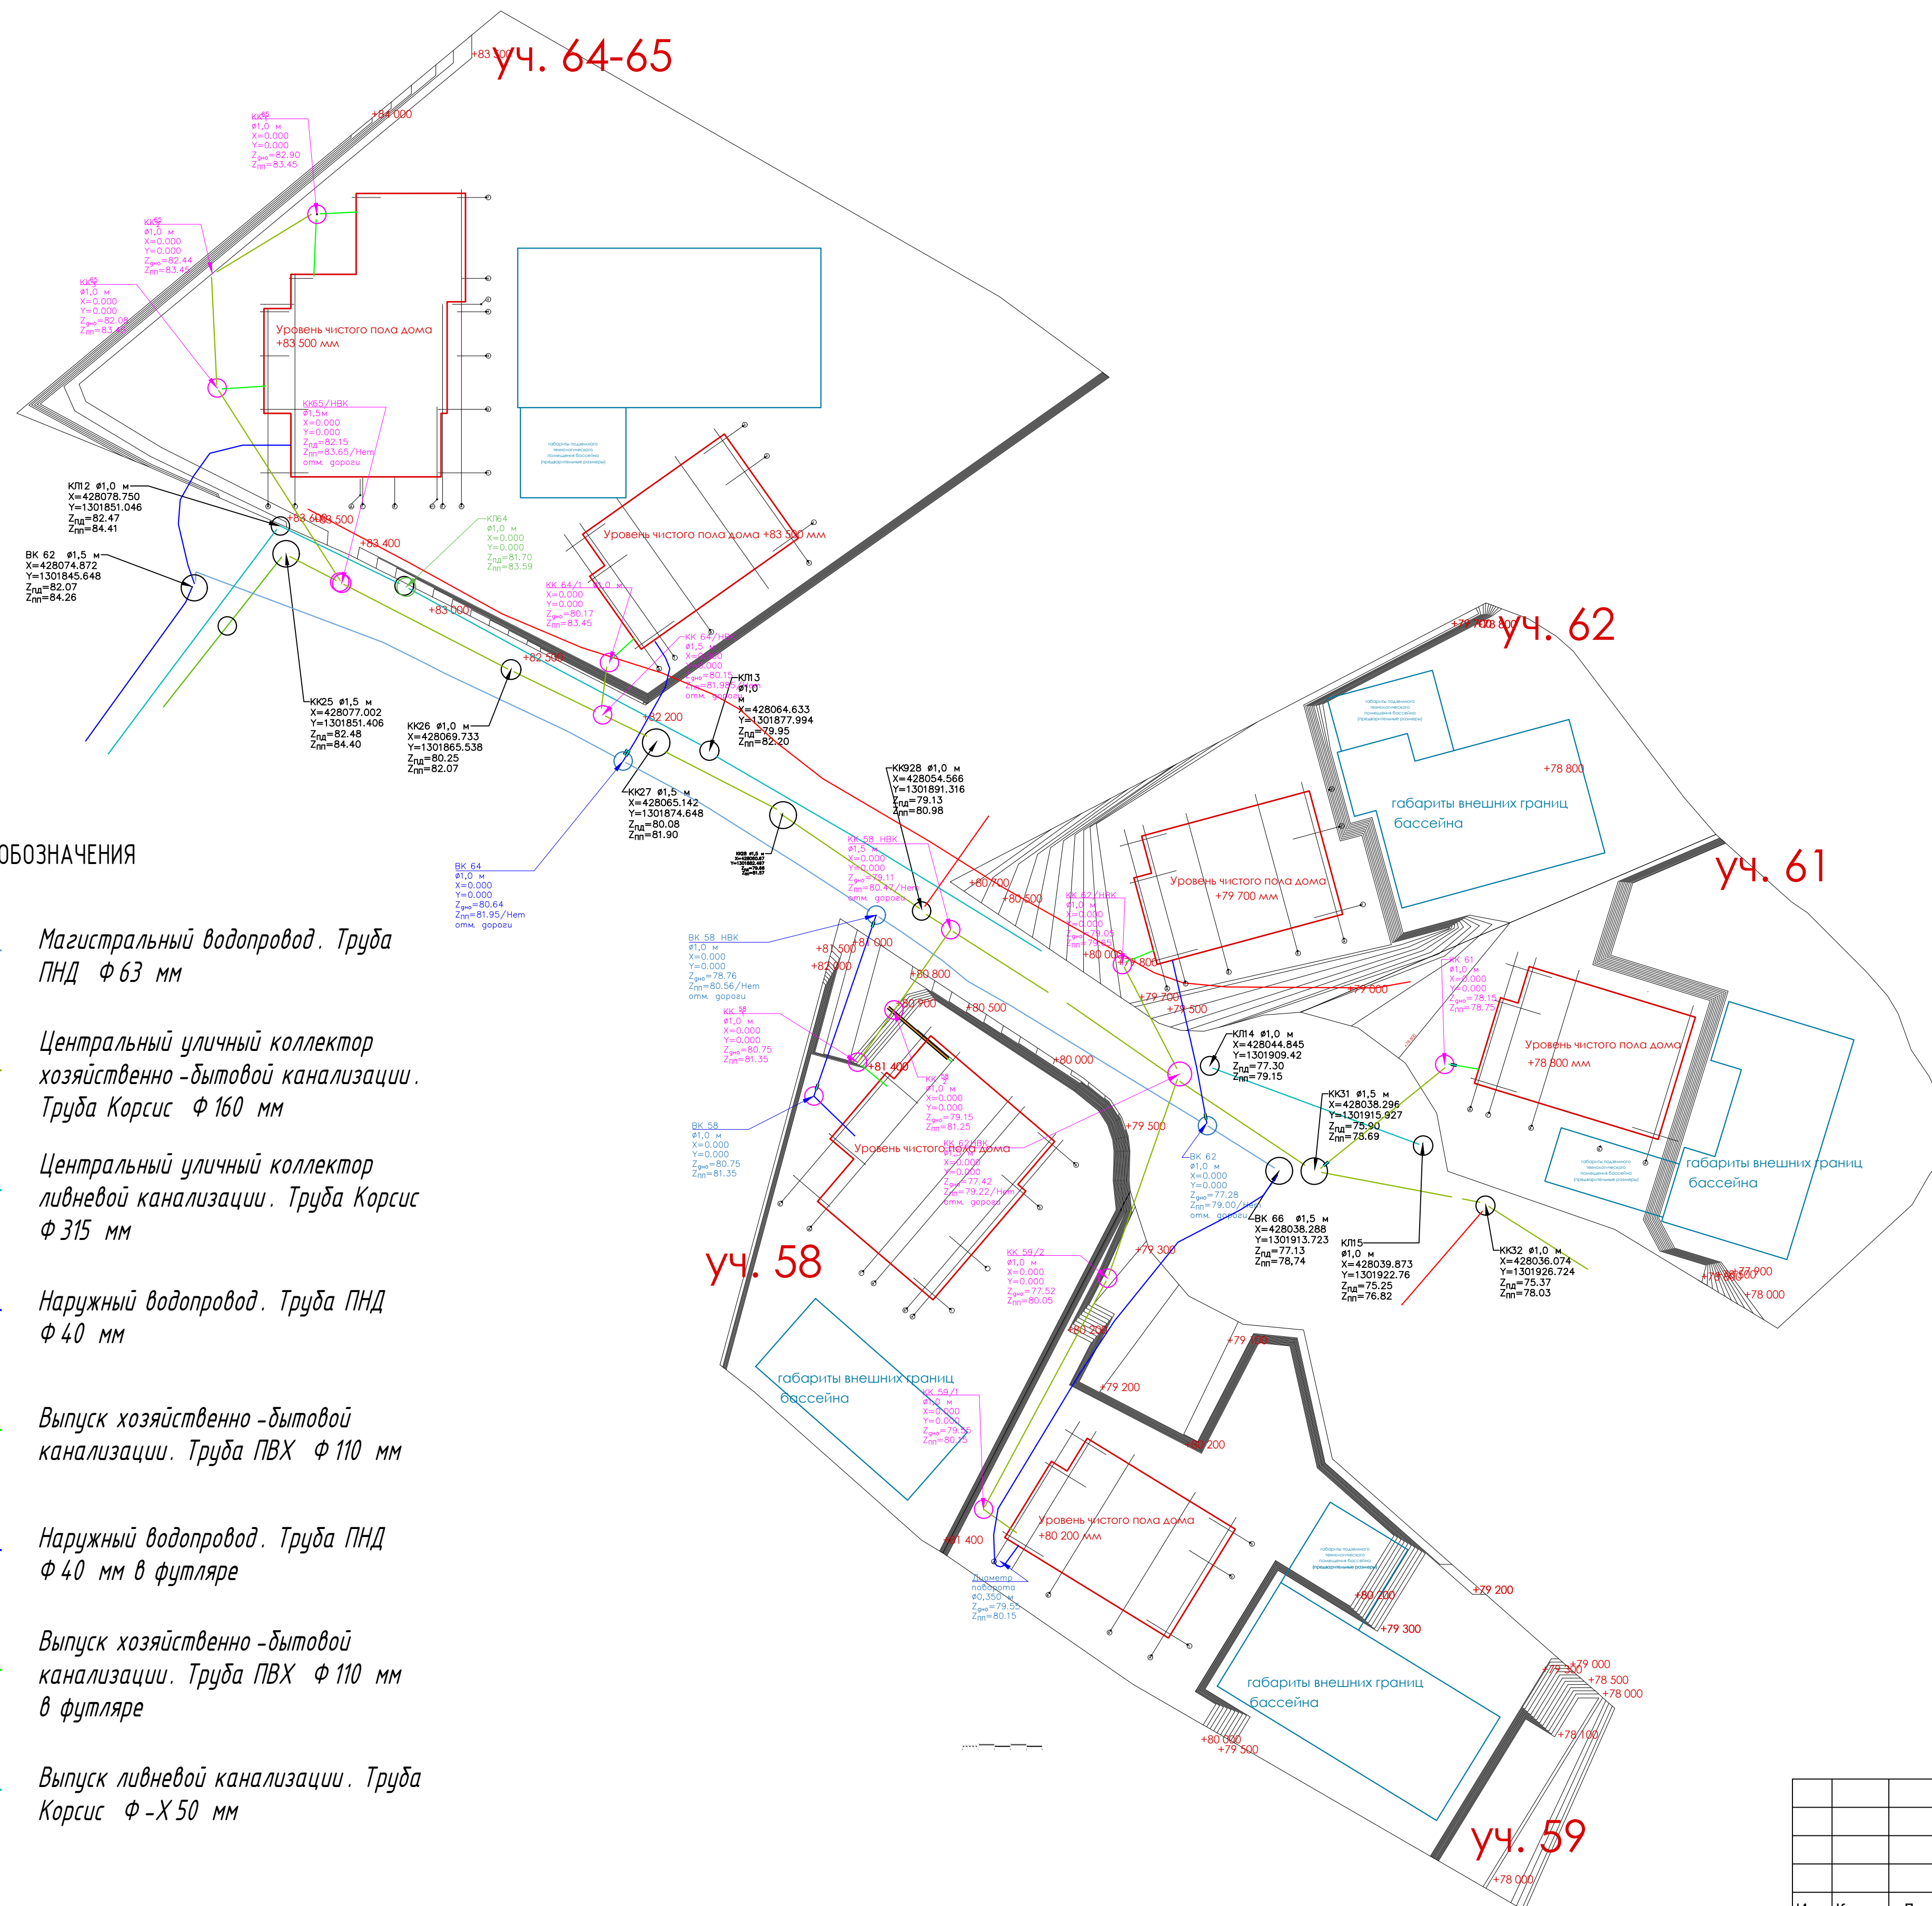

Все размеры уточнить по месту при монтаже.

						№ 28-09-20 РД			
Изм.	Кол.уч	Лист	№док.	Подпись	Дата				
ГИП	Ли Д.Е.		10.20.	Наружные сети водоснабжения, хозяйственно-бытовой и ливневой канализации			Стадия	Лист	Листов
Проверил	Нечаев М.Ю.		10.20.				ПД	4	7
Выполнил	Березин А.П.		10.20.	Схема расположения наружных сетей водоснабжения, хозяйственно-бытовой канализации			ООО "МТ Проект"		