


План 1 этажа

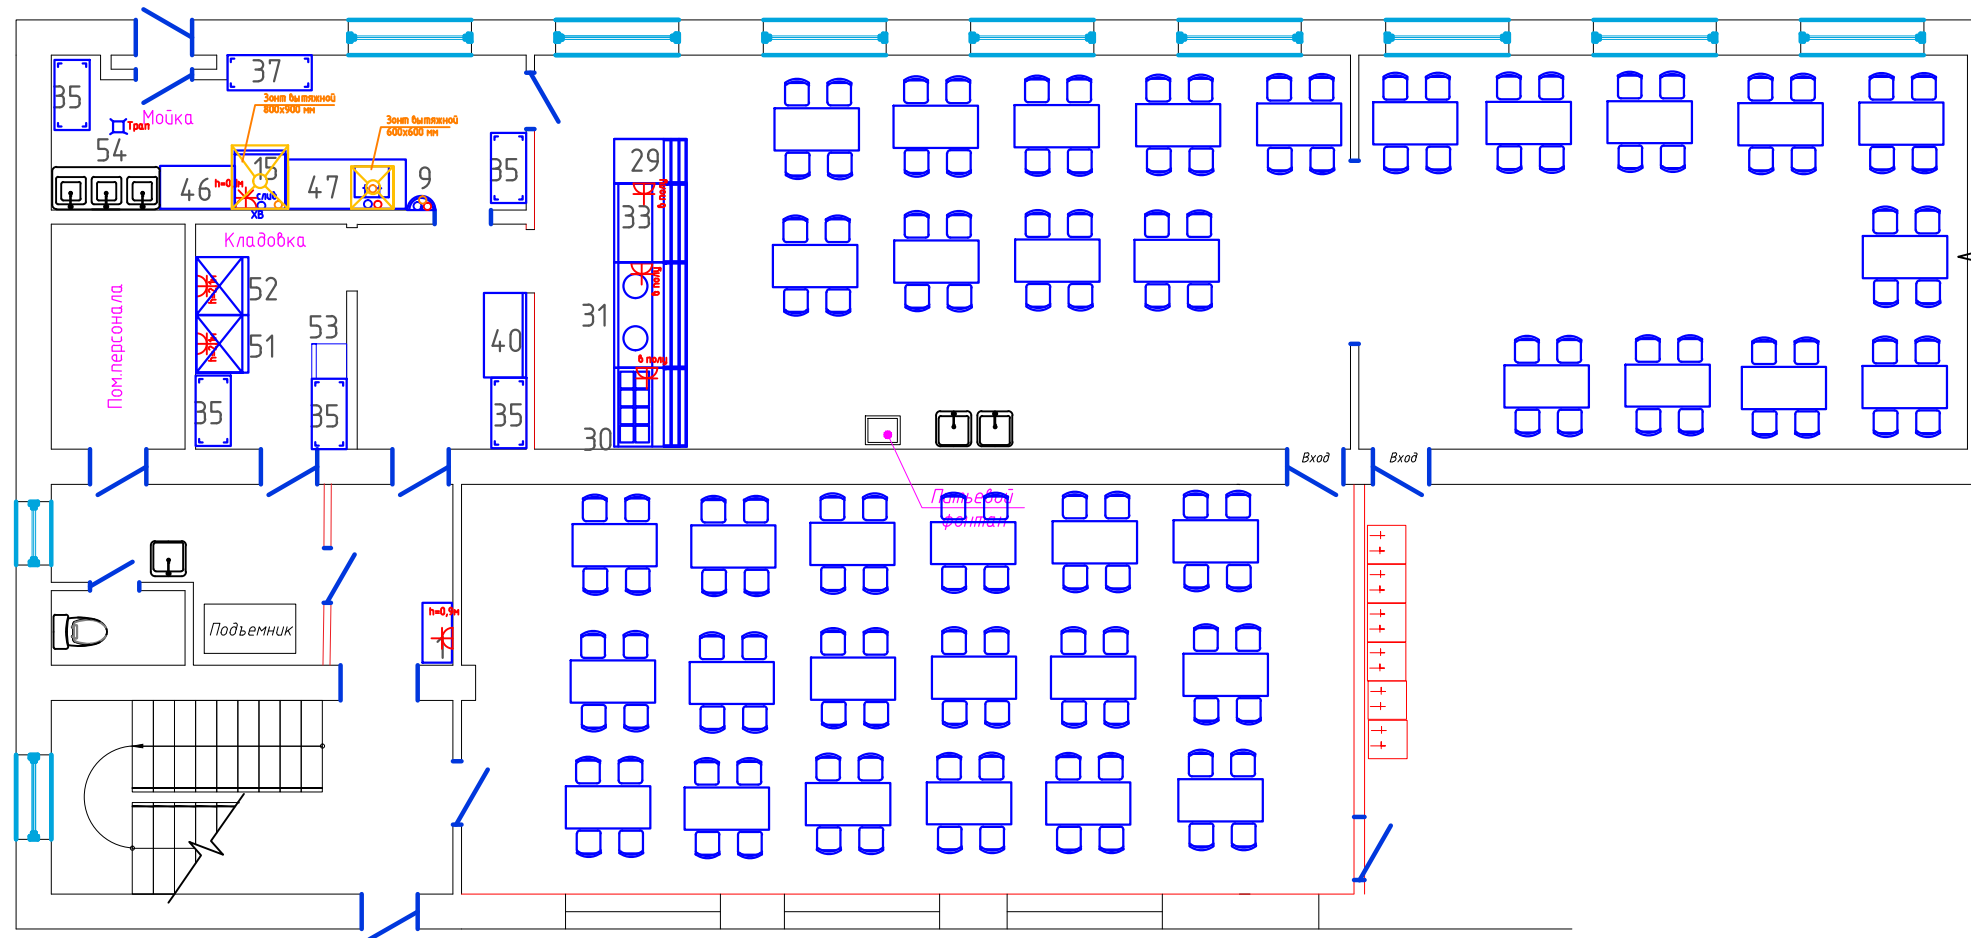

						Гвардейская школа		
Изм.	Кол. уч.	Лист	№ док.	Подп.	Дата	Технологические решения		
Разраб.	Заплатин					Стадия	Лист	Листов
						План расстановки оборудования		