


						ВК		
Изм.	Кол.	Лист	N док.	Подпись	Дата			
ГИП						Стадия	Лист	Листов
						Р	2	
Разраб.						Водоснабжение и канализация План цокольного этажа		



						ВК		
Изм.	Кол.	Лист	№ док.	Подпись	Дата			
ГИП						Стадия	Лист	Листов
						Р	3	
Разработ.						Водоснабжение и канализация План 1-го этажа		

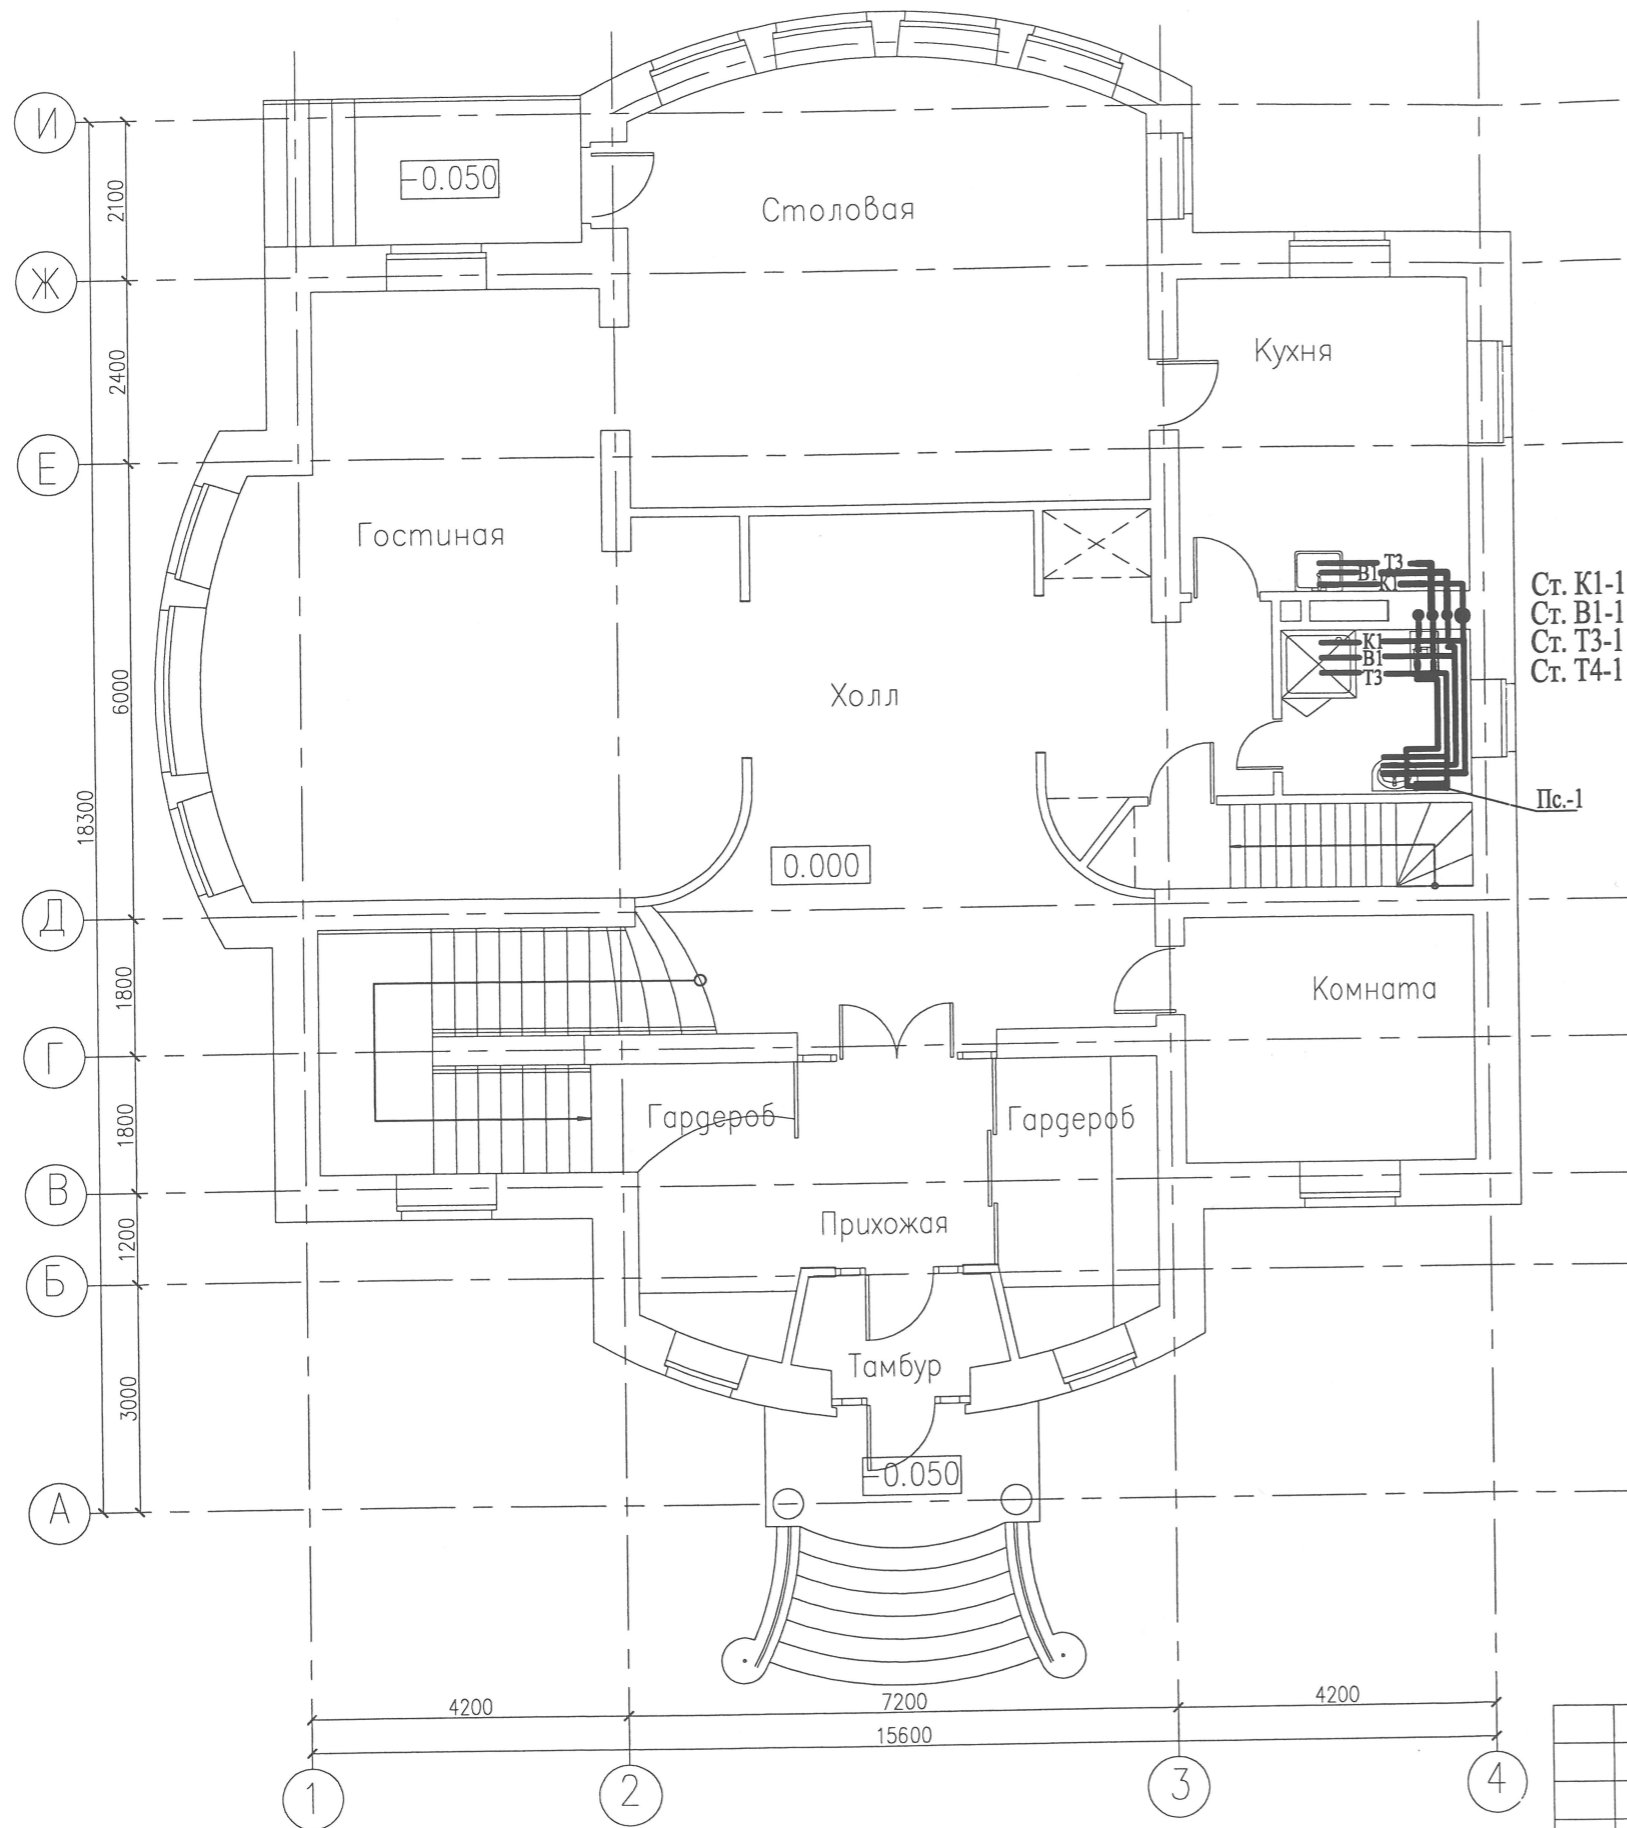