


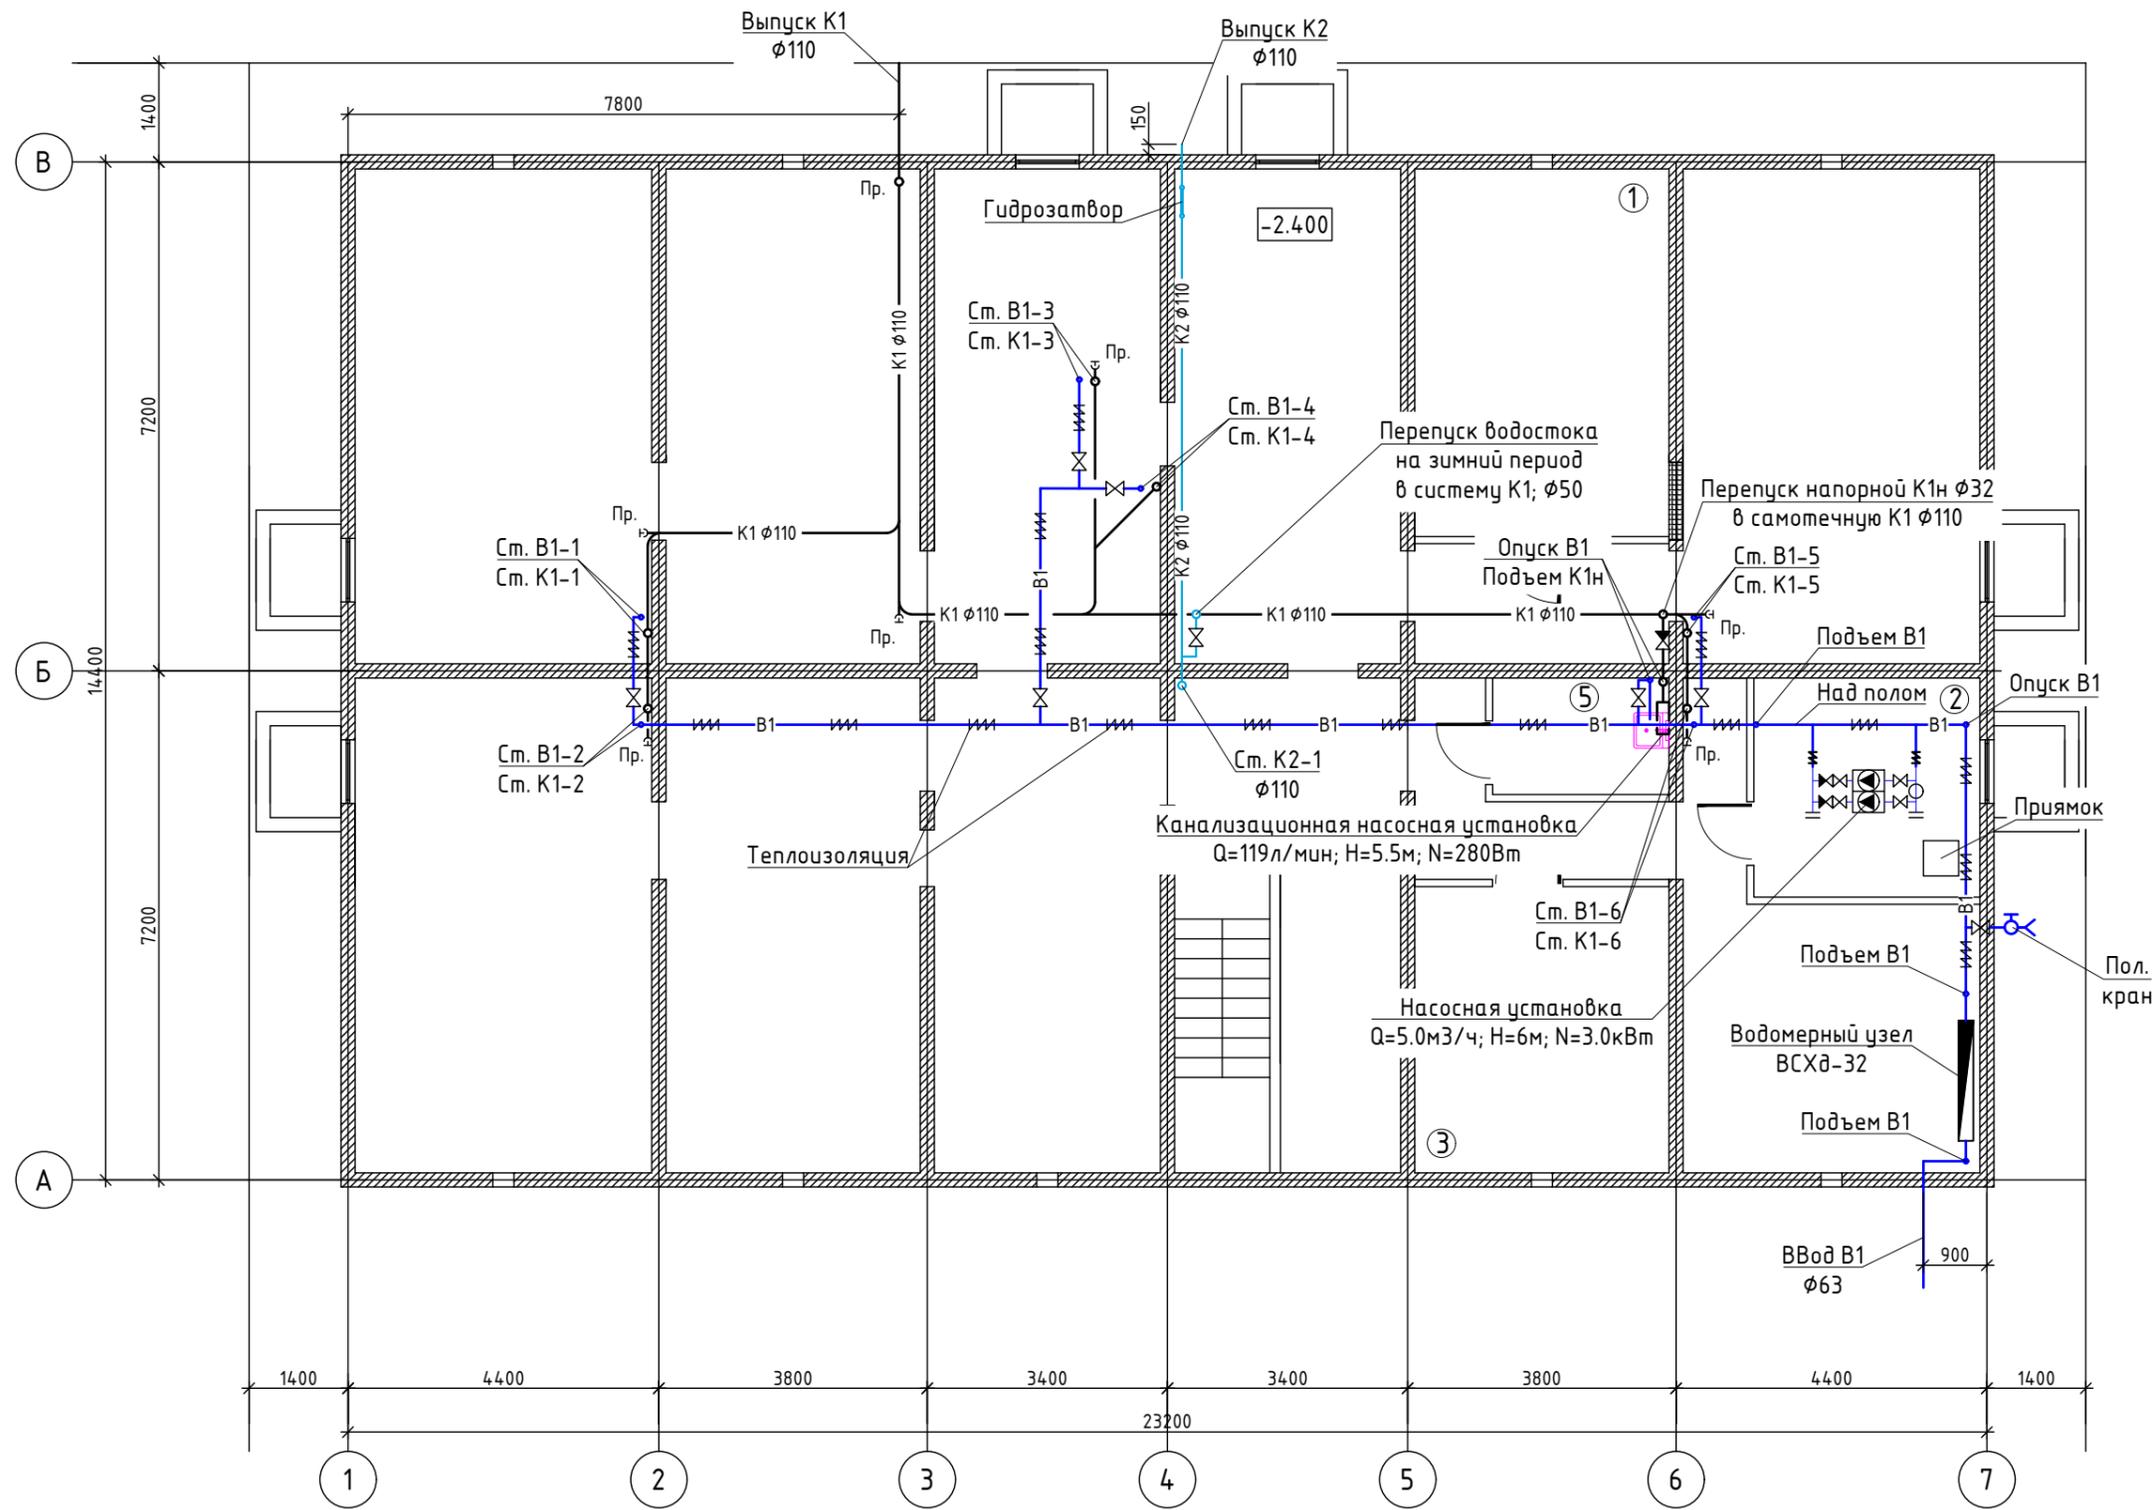

# План техподполья



## Экспликация помещений

№	Наименование	Площадь, м <sup>2</sup>
1	Тепловой пункт	18.72
2	Помещение насосной	9.9
3	Электрощитовая	0
4	Узел связи	0
5	КЧИ	4.2

Согласовано


Взам. инв. №

Подпись и дата

Инв. № подл.

					2019				
Изм.	Кол. уч.	Лист	№ док.	Подп.	Дата				
ГИП						Внутренние сети водоснабжения и водоотведения	Стадия	Лист	Листов
Разраб.							П	2	
						План техподполья			

План 1го этажа

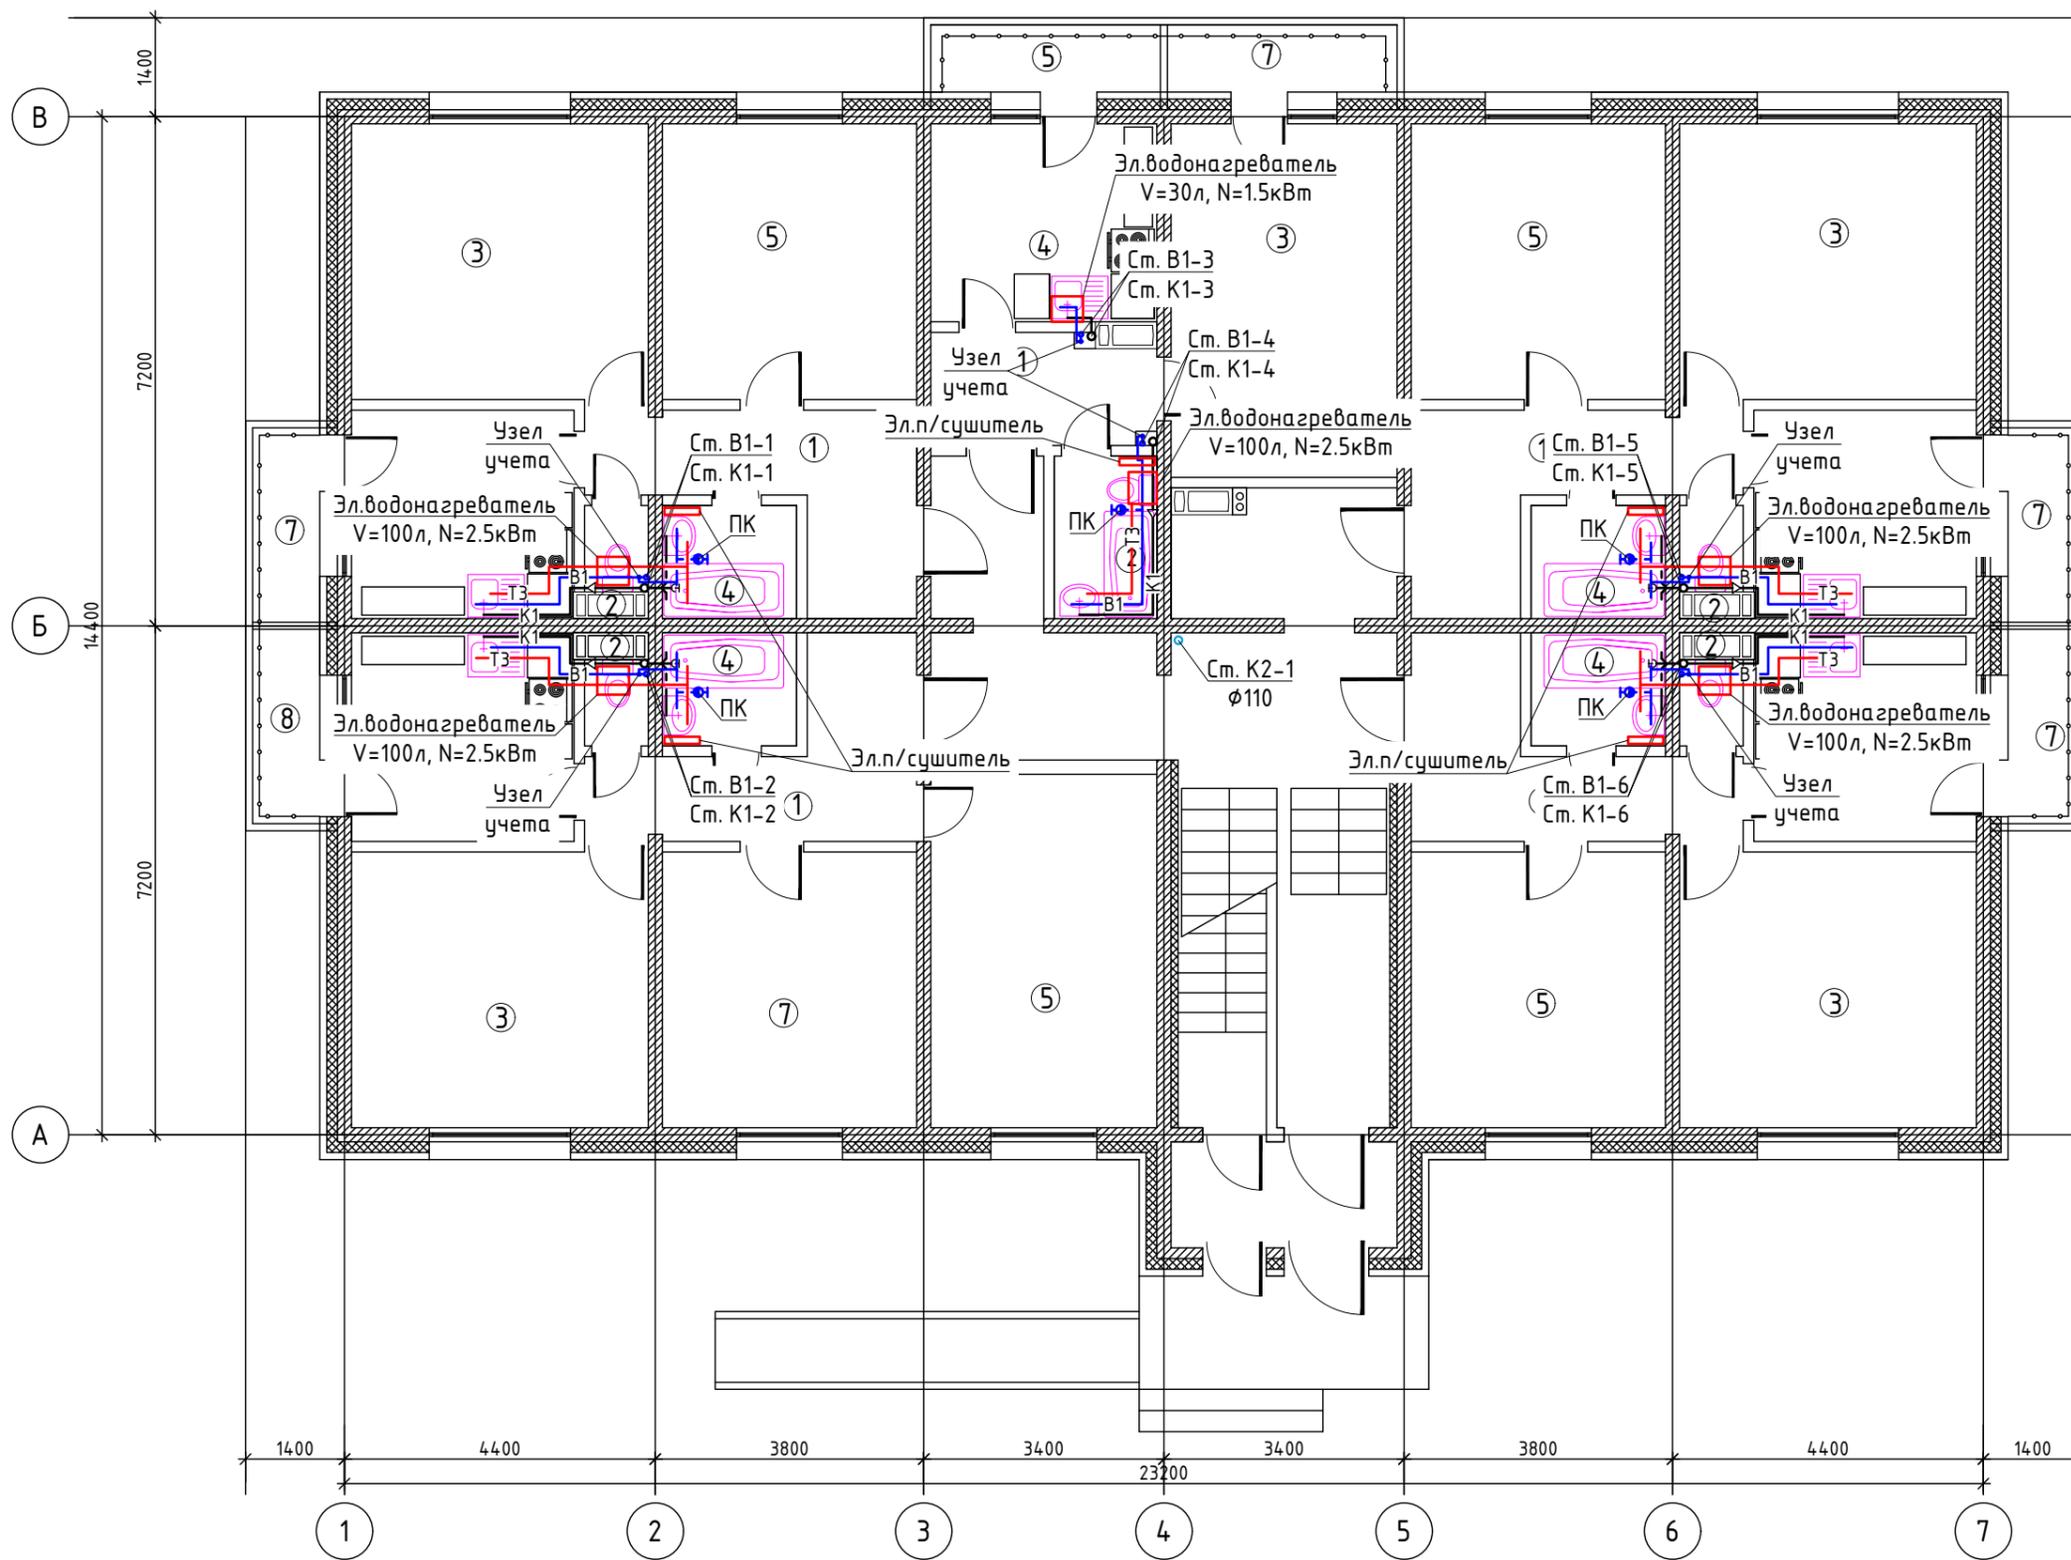

Экспликация помещений

№	Наименование	Площадь помещ., м²
Квартира однокомнатная Тип В-1(1 шт)		
1	Передняя	5.1
2	Ванная комната	3.3
3	Гостиная	16.0
4	Кухня	9.0
5	Балкон	0
Жилая площадь квартиры		16.0
Общая пл-дь кв. (без балкона)		33.2
Квартира двухкомнатная Тип Б-1(3 шт)		
1	Передняя	8.3
2	Санузел	1.2
3	Гостиная	16.4
4	Ванная комната	3.0
5	Спальня	14.0
6	Кухня	9.3
7	Балкон	0
Жилая площадь квартиры		30.4
Общая пл-дь кв. (без балкона)		52.1
Квартира трехкомнатная Тип А-1(1 шт)		
1	Передняя	8.3
2	Санузел	1.2
3	Гостиная	16.4
4	Ванная комната	3.0
5	Спальня	16.0
6	Кухня	9.3
7	Детская	14.0
8	Балкон	0
Жилая площадь квартиры		46.4
Общая пл-дь кв. (без балкона)		68.1

Согласовано

Взам. инв. №  
Подпись и дата  
Инв. № подл.


					2019
1	-	Зам.			
Изм.	Кол. уч.	Лист	№ док.	Подп.	Дата
ГИП					
Разраб.					

План 1-го этажа на отм. 0,000

Стадия	Лист	Листов
П	3	

Формат А3

План типового этажа (2,3,4,5 этажи)

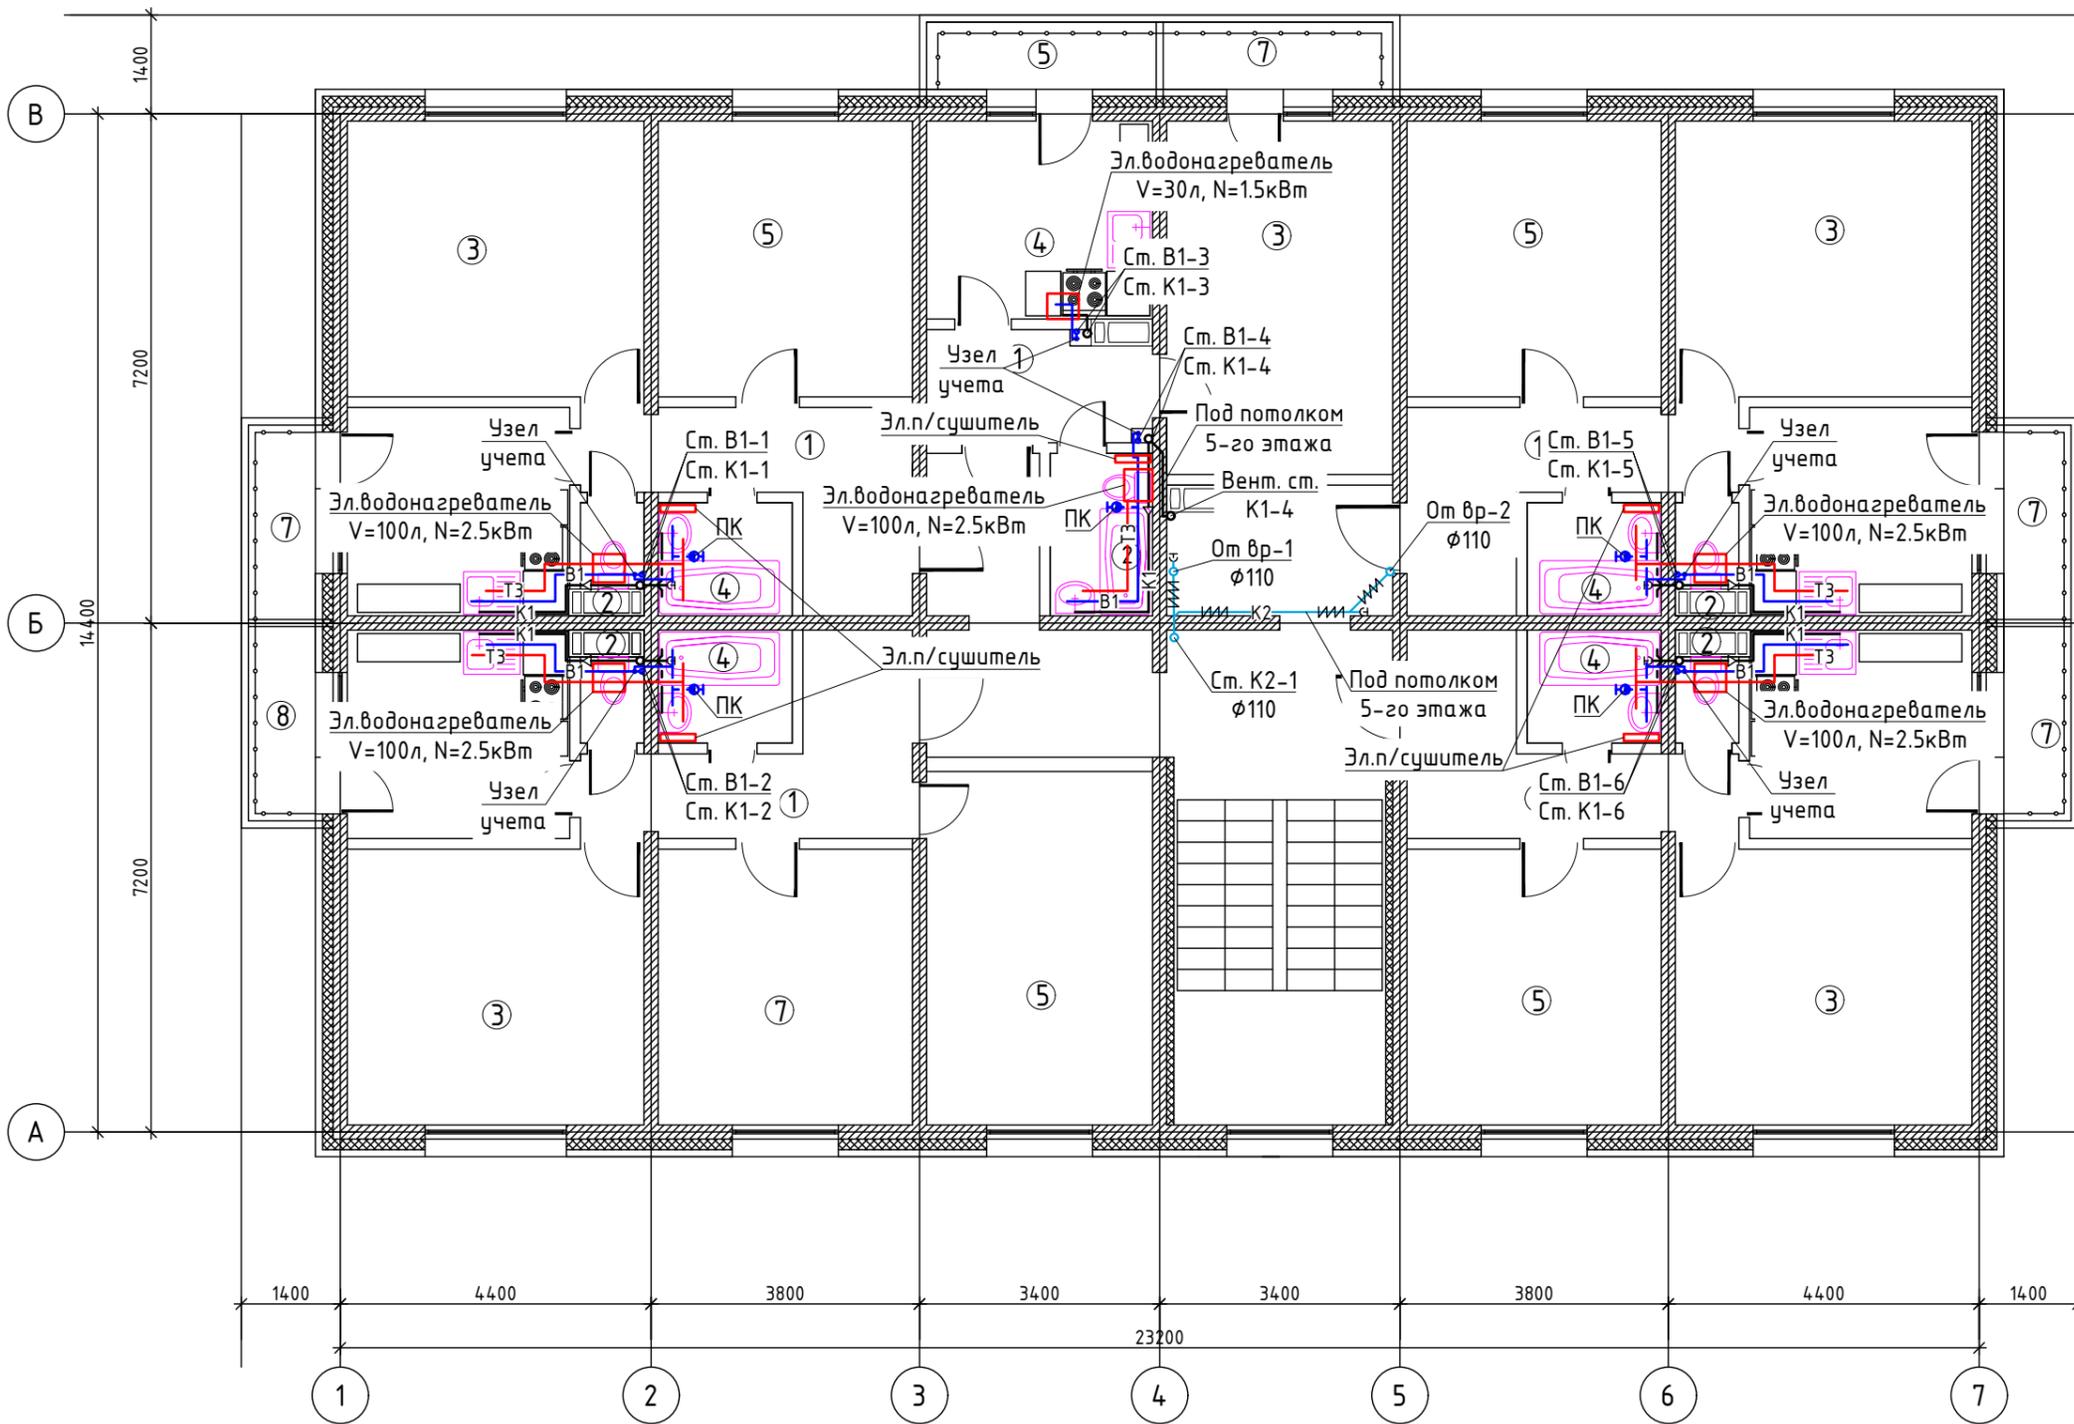

Экспликация помещений

№	Наименование	Площадь помещ., м <sup>2</sup>
Квартира однокомнатная Тип В-1(1 шт)		
1	Передняя	5.1
2	Ванная комната	4.9
3	Гостиная	16.0
4	Кухня	9.0
5	Балкон	
Жилая площадь квартиры		16.0
Общая пл-дь кв. (без балкона)		33.2
Квартира двухкомнатная Тип Б-1(3 шт)		
1	Передняя	8.3
2	Санузел	1.2
3	Гостиная	16.4
4	Ванная комната	3.0
5	Спальня	14.0
6	Кухня	9.3
7	Балкон	
Жилая площадь квартиры		30.4
Общая пл-дь кв. (без балкона)		52.1
Квартира трехкомнатная Тип А-1(1 шт)		
1	Передняя	8.3
2	Санузел	1.2
3	Гостиная	16.4
4	Ванная комната	3.0
5	Спальня	16.0
6	Кухня	9.3
7	Детская	14.0
8	Балкон	
Жилая площадь квартиры		46.4
Общая пл-дь кв. (без балкона)		68.1

Согласовано



Взам. инв. №	
Подпись и дата	
Инв. № подл.	

					2019
1	-	Зам.			
Изм.	Кол. уч.	Лист	№ док.	Подп.	Дата
ГИП					
Разраб.					

Внутренние сети водоснабжения и водоотведения	Стадия	Лист	Листов
	П	4	
План типового этажа (2,3,4,5 этажи)			

План кровли

Фрагмент плана на отм.18.180

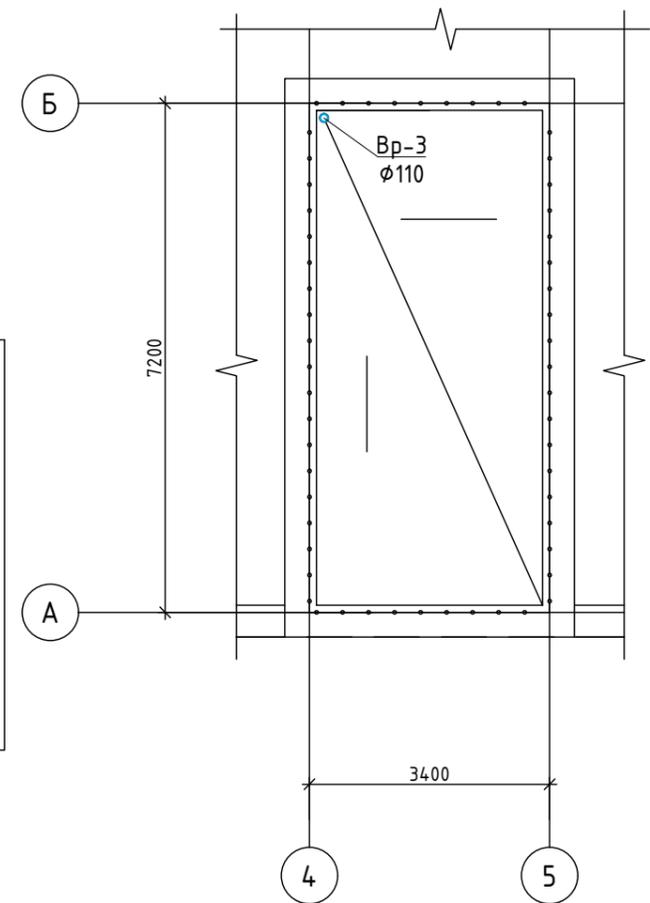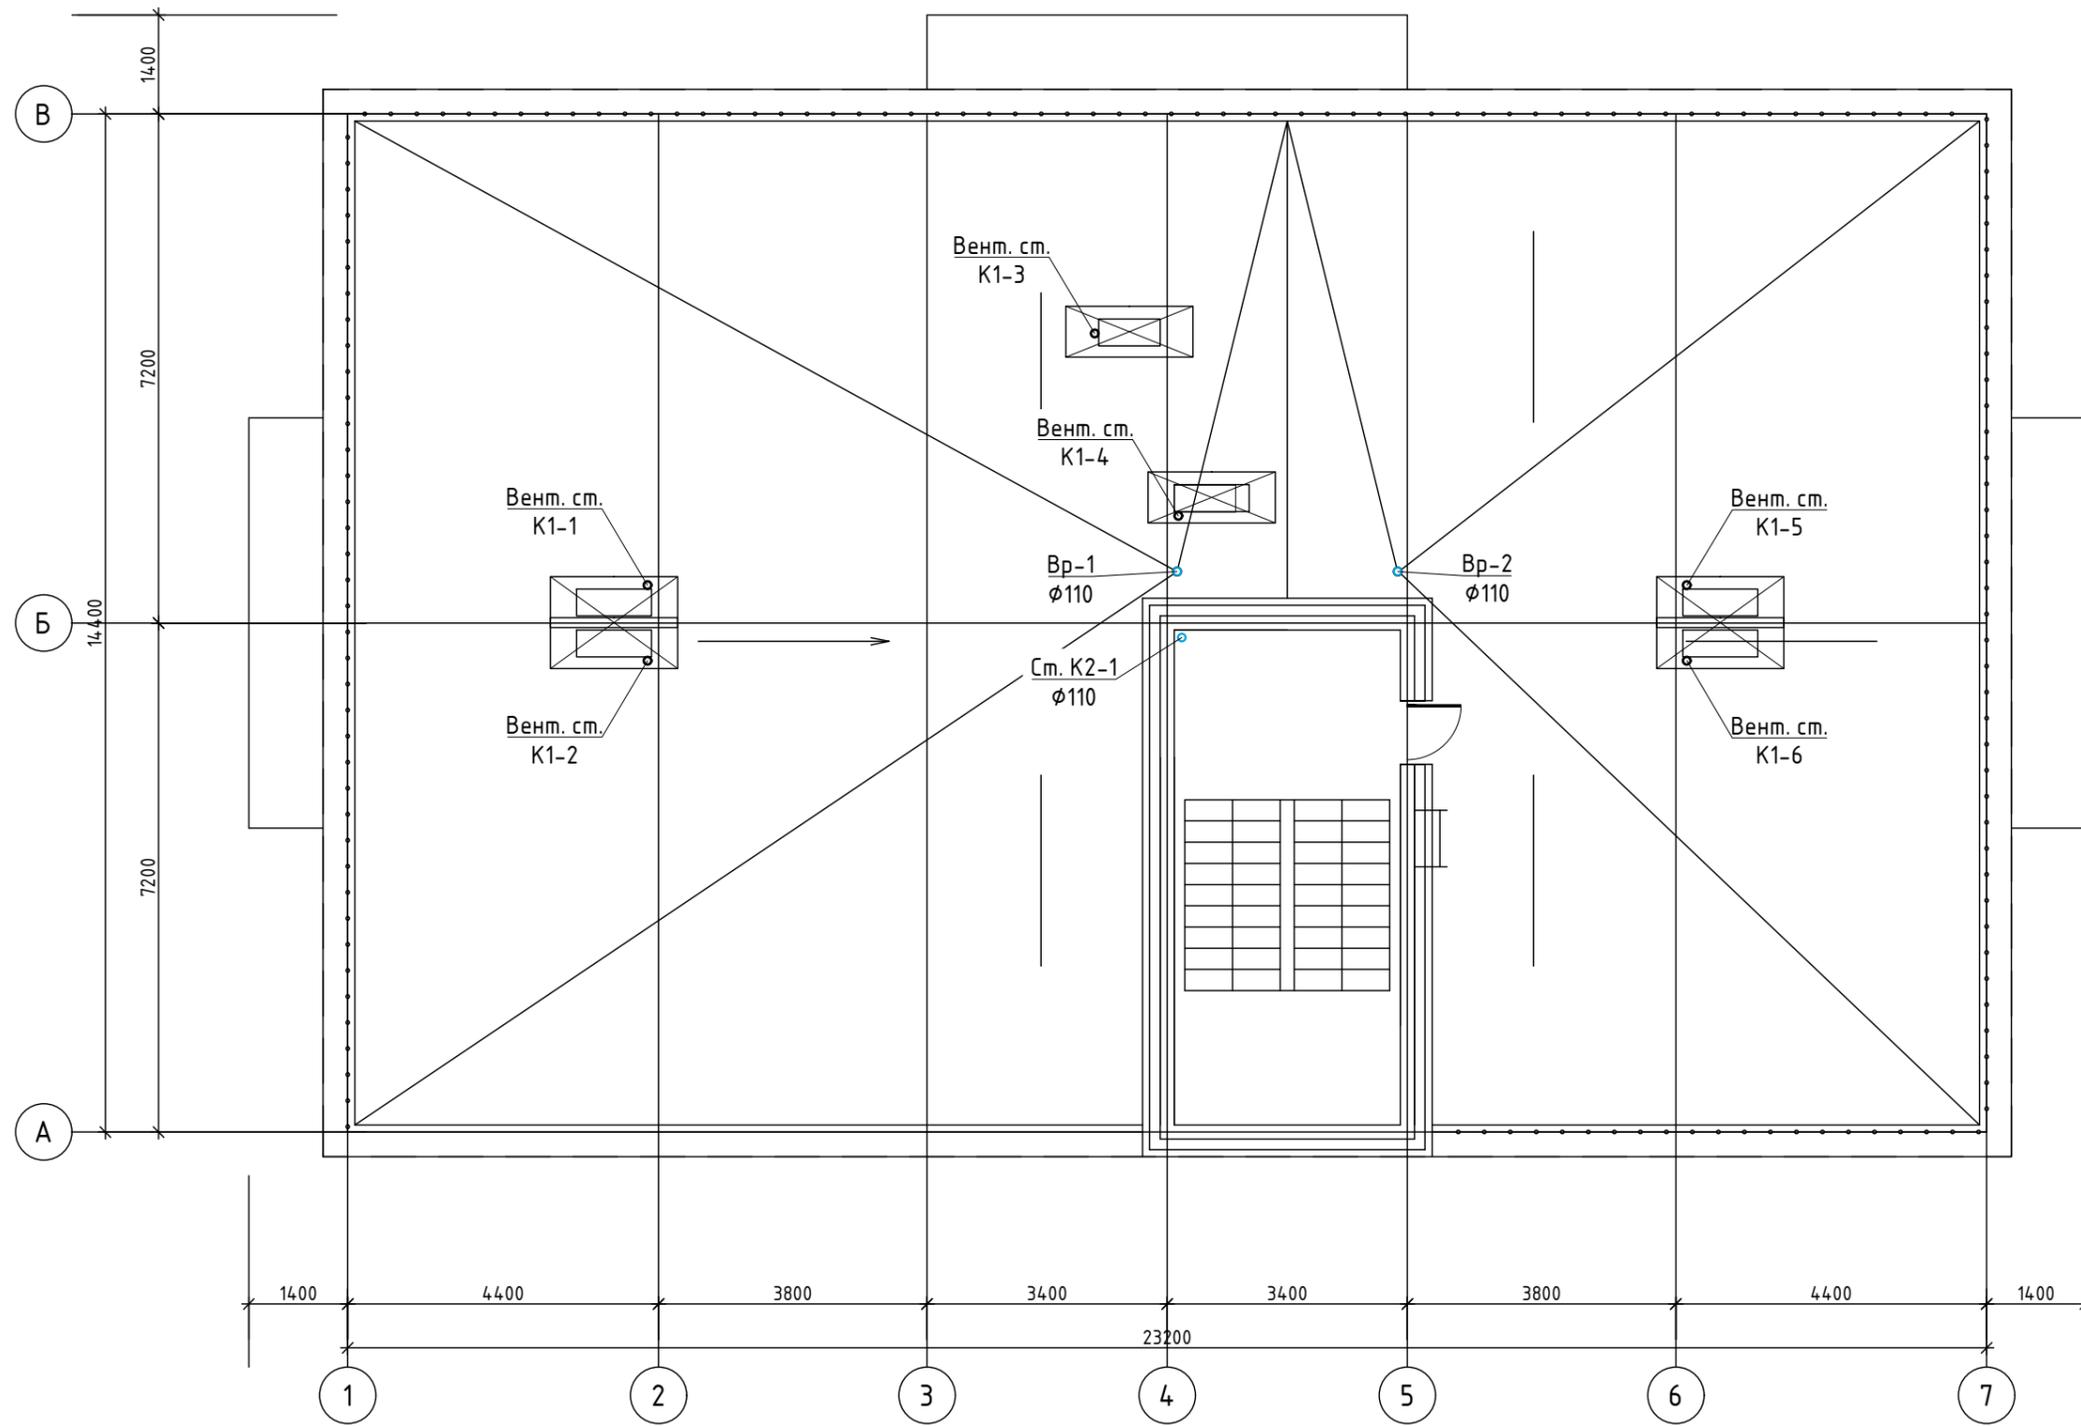

Согласовано	
Инв. № подл.	
Подпись и дата	
Взам. инв. №	

					2019		
Изм.	Кол. уч.	Лист	№ док.	Подп.	Дата		
ГИП							
Разраб.							
Внутренние сети водоснабжения и водоотведения					Стадия	Лист	Листов
					П	5	
План кровли							

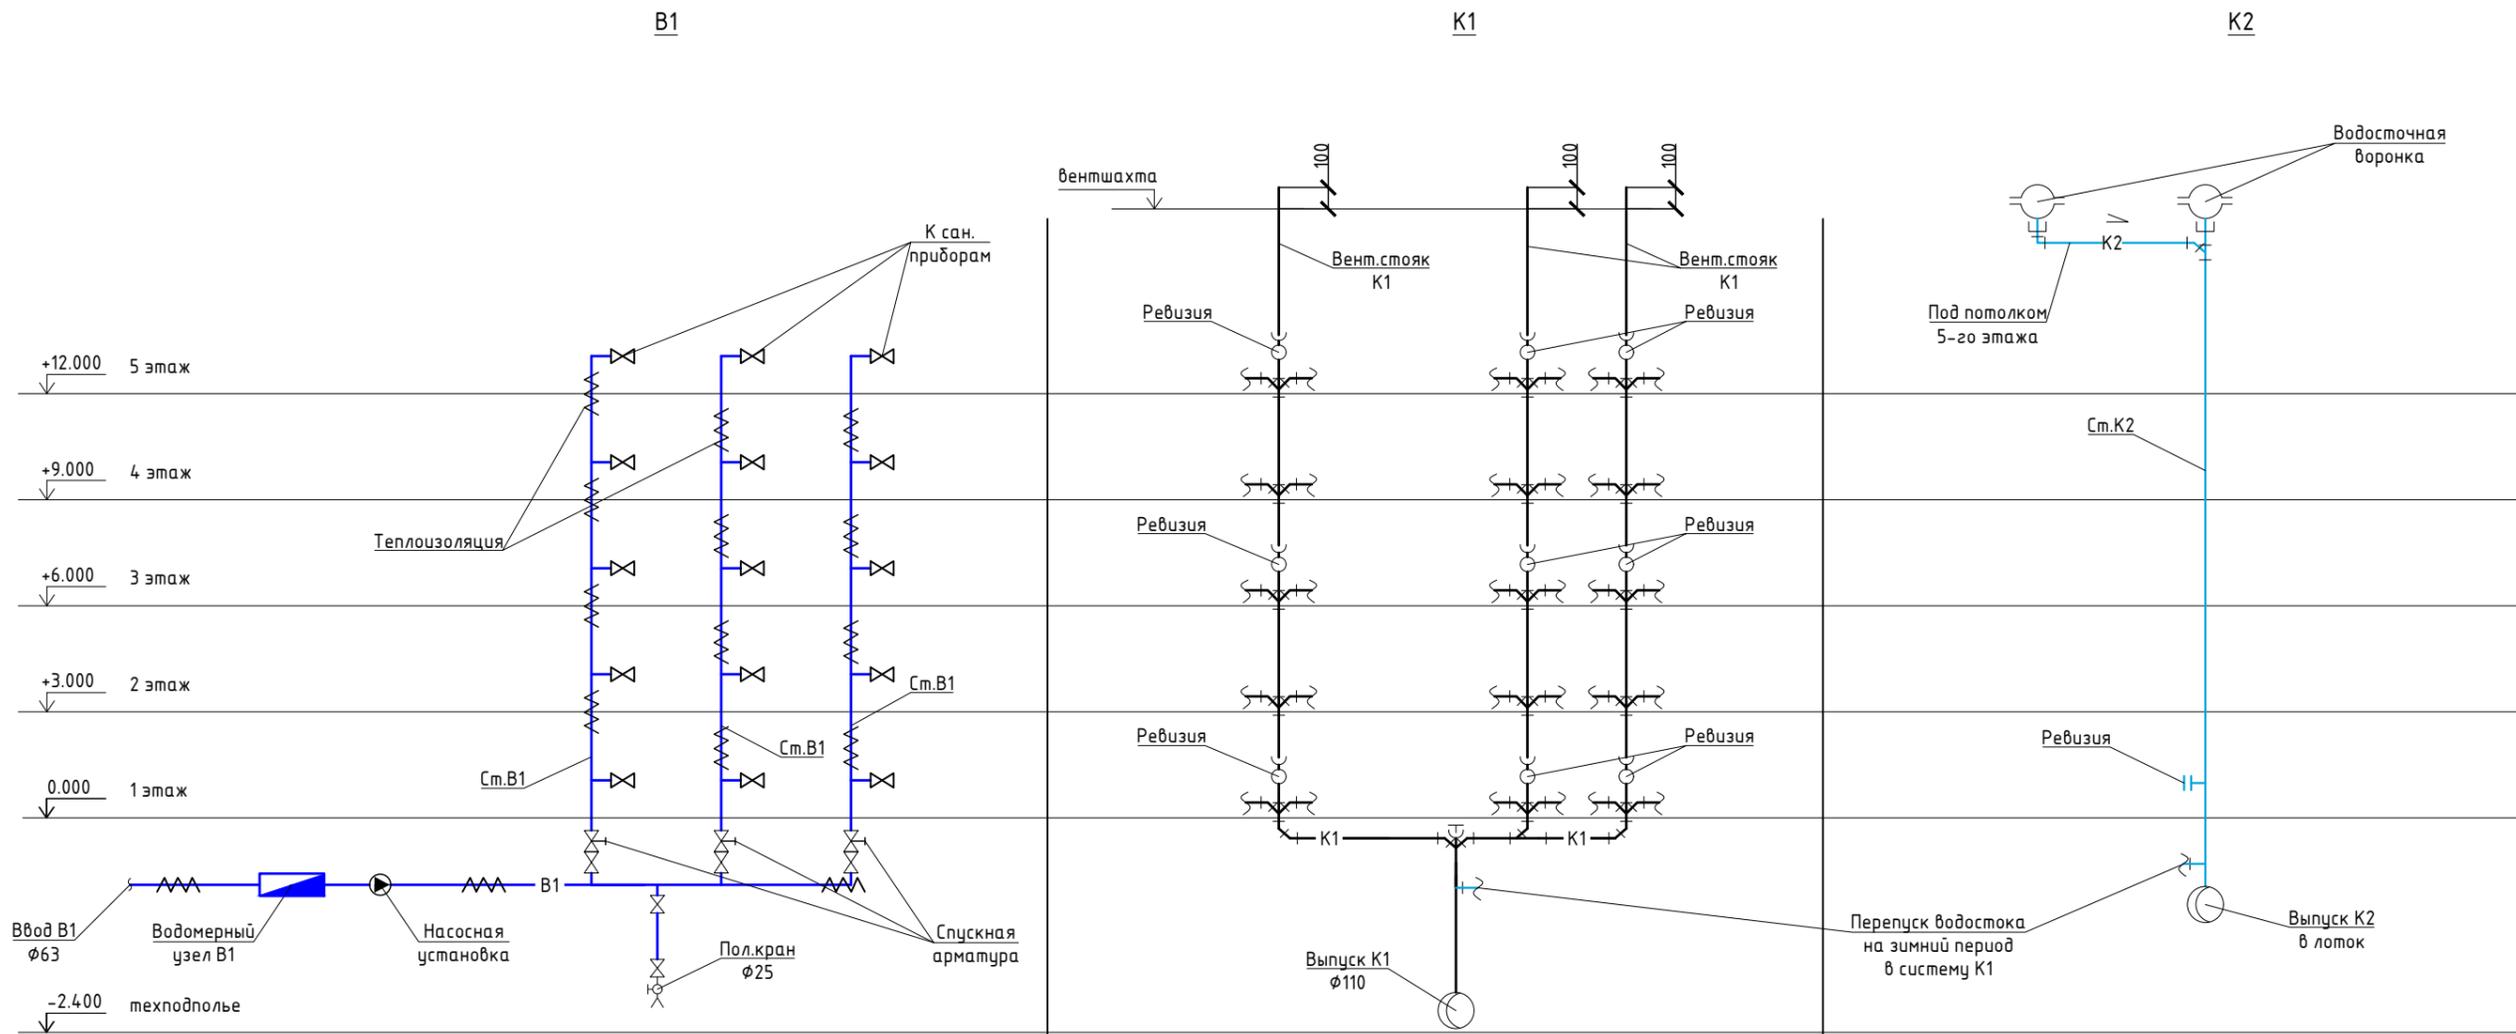


Схема водомерного узла В1


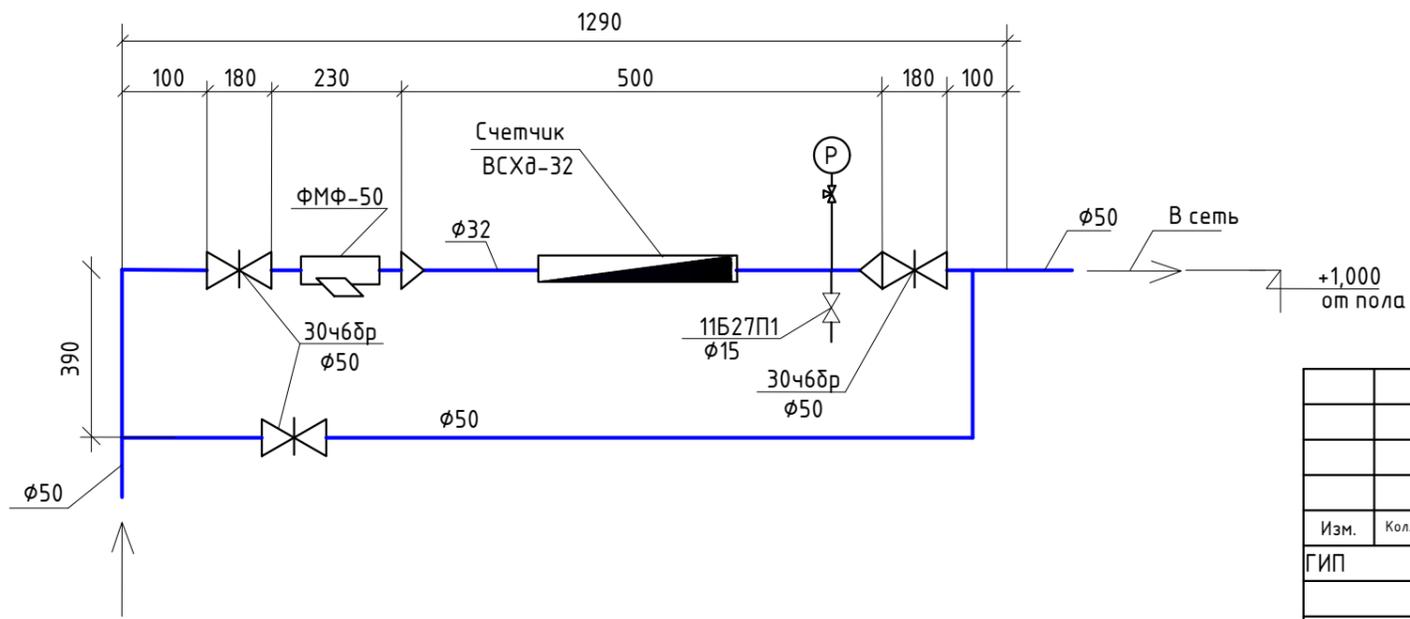


Схема поквартирного водомерного узла

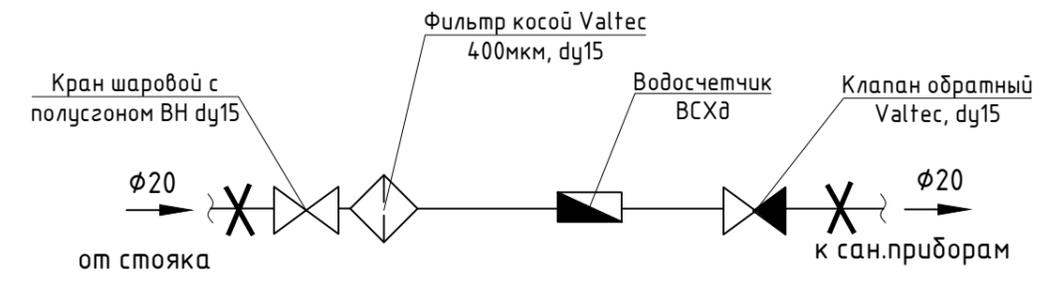

Изм.	Кол. уч.	Лист	№ док.	Подп.	Дата	2019		
ГИП								
Разраб.								
Принципиальная схема водоснабжения. Принципиальная схема водоотведения. Схема водомерного узла В1. Схема поквартирного водомерного узла						Стадия	Лист	Листов
						П	6	

Согласовано

Инв. № подл.	Подпись и дата	Взам. инв. №