 
 
 



Условные обозначения:


-  – розетка силовая
-  – розетка ТВ
-  – розетка Интернет
-  – эл. вывод

Примечание:





- розетки выводятся на высоте 200мм. от ч.п. и 200мм. от края проема или угла. (кроме см. схему);
- розетки в с/узлах рядом с раковинами с крышкой на высоте 1200мм.;
- розетки на террасах выводятся на высоте 400мм;
- выводы под кондиционеры согласовать с поставщиком/монтажником оборудования;

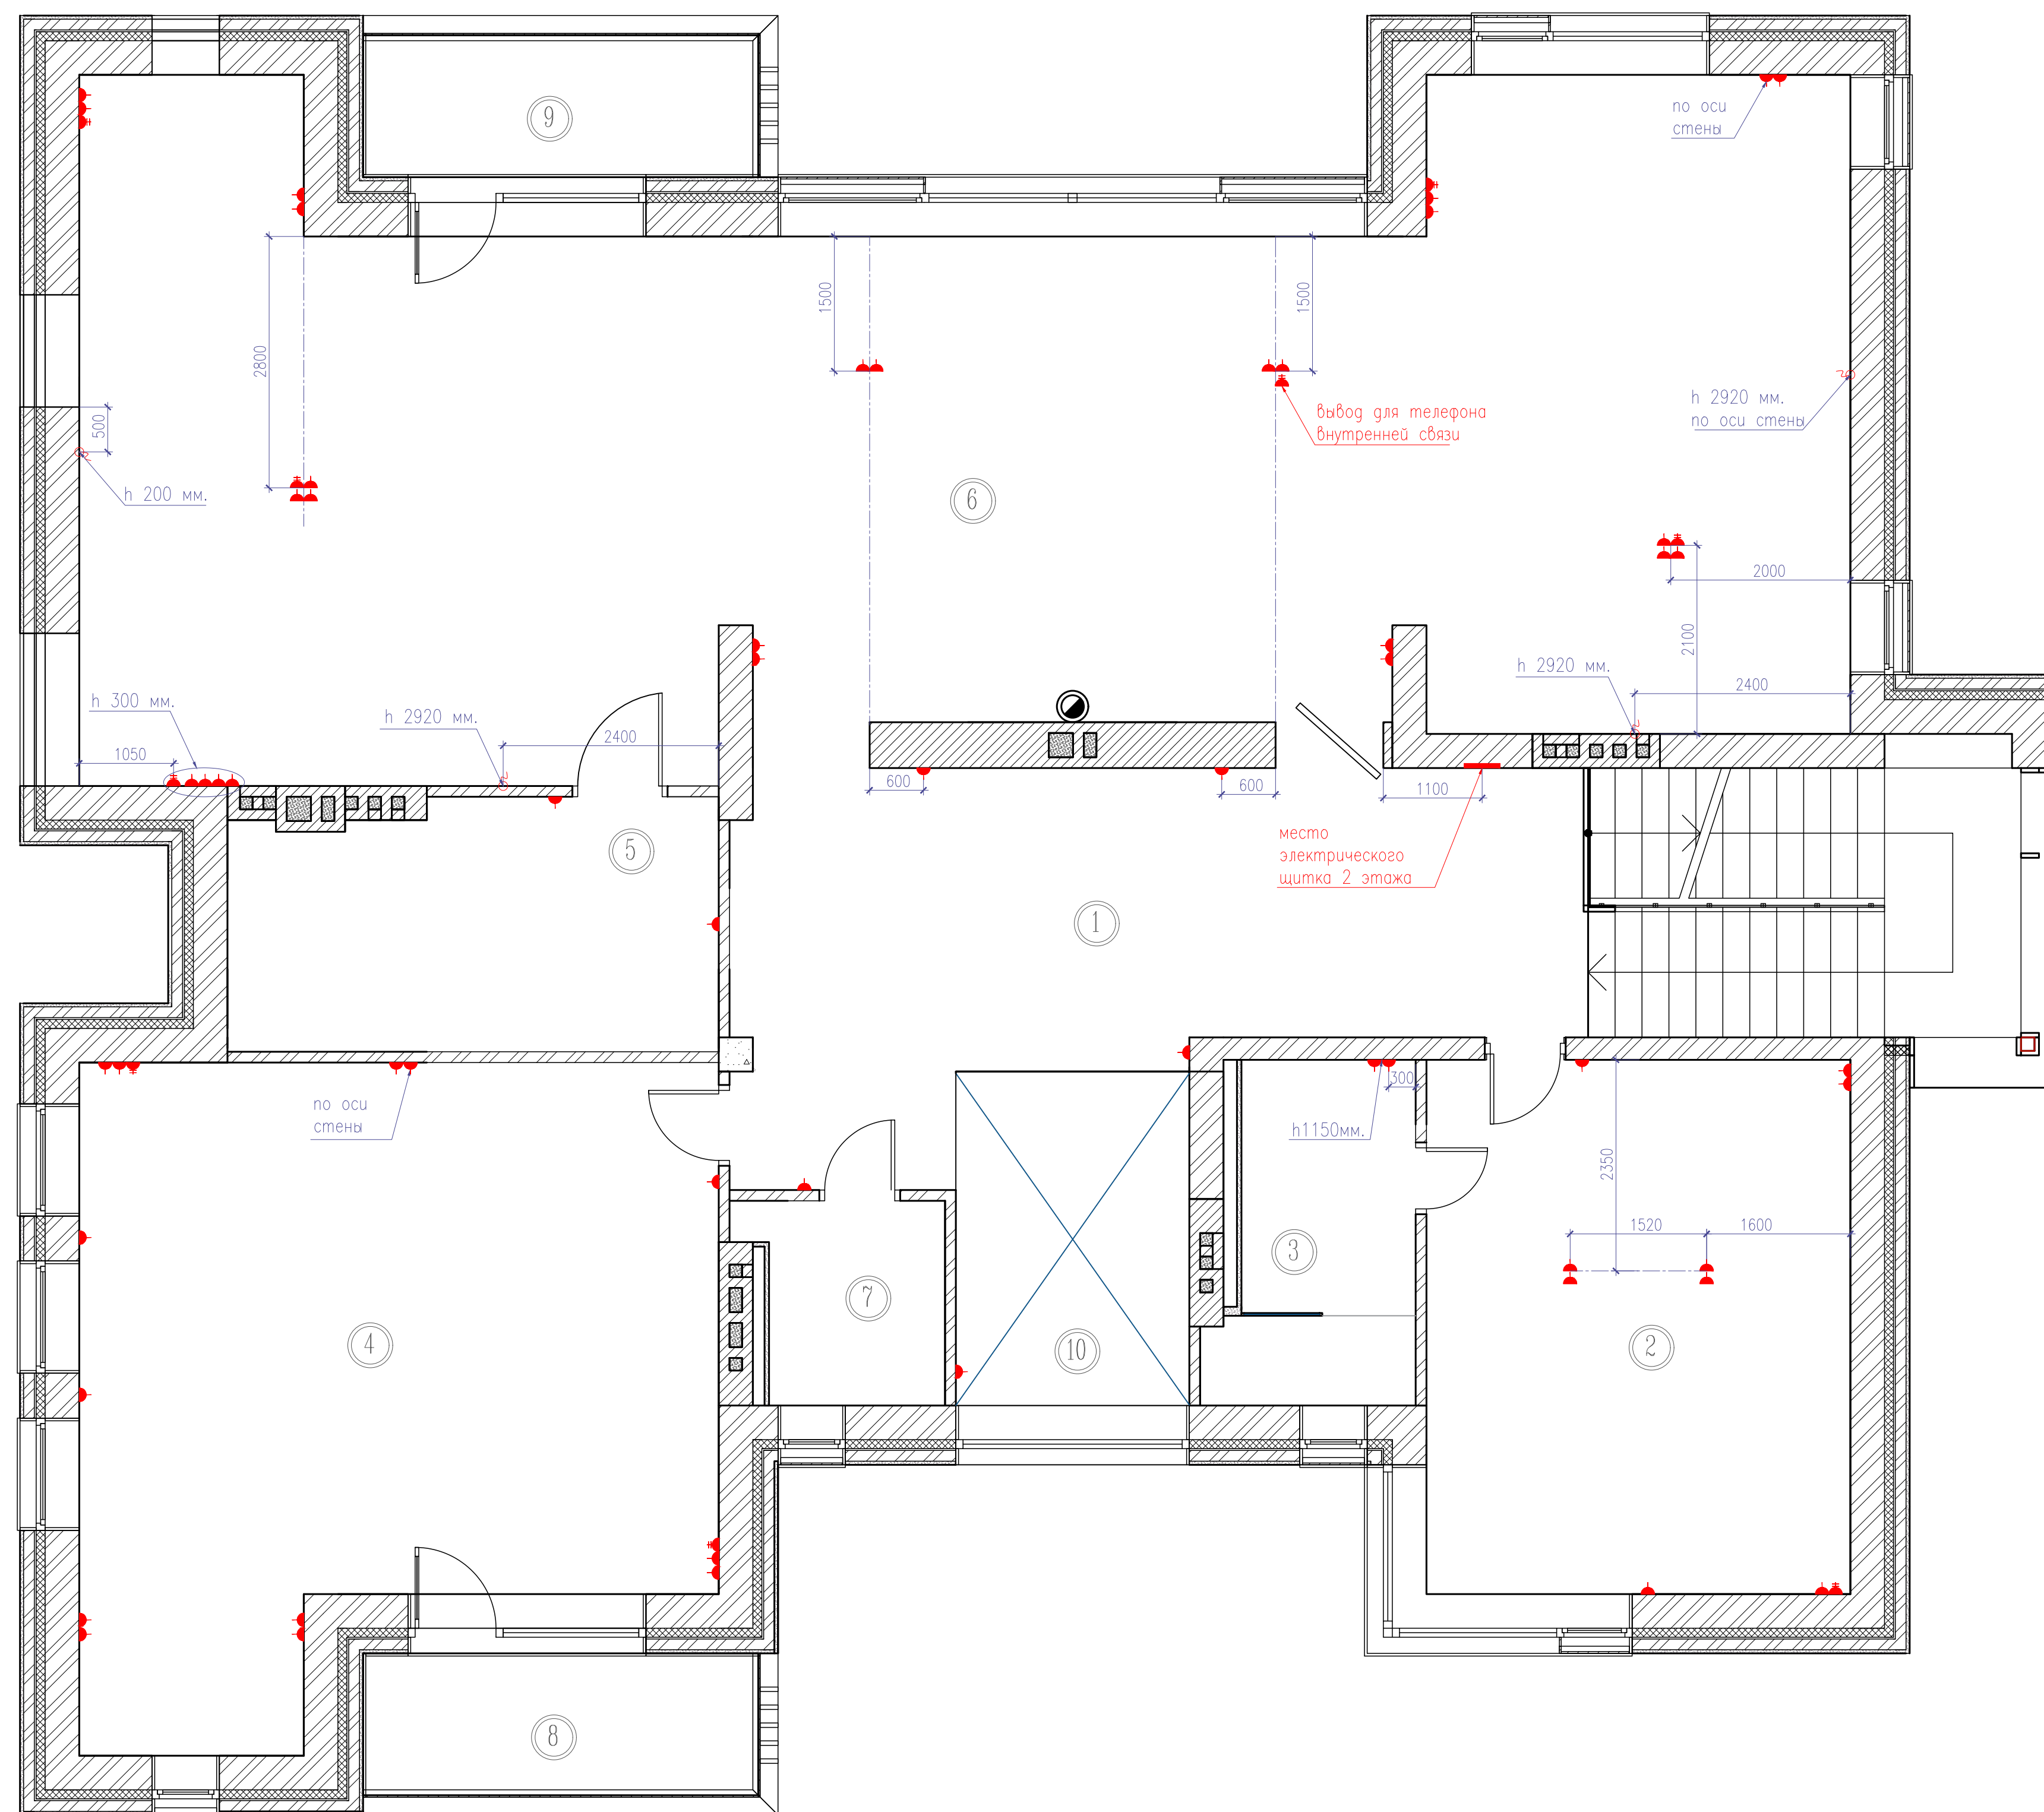эксликация помещений		
№	Наименование	Площадь
1	Прихожая	10,90
2	Туалет	3,50
3	Туалет	4,50
4	Кухня-кладовка	28,10
5	Гардеробная	9,00
6	Холл	42,60
7	Гостиная	42,60
8	Большая гардеробная	34,60
9	Выставка мото	58,50
10	Гараж	50,80
11	Прачечная	8,80
12	Бойлерная	10,00
		303,90

Исполнитель	Подпись	Дата	МО Гринфилд уч. 278а	Стация	Лист	Листов
Литвинов М.А.		23.11.21	План розеток 1 этажа М 1:50	АИ	40	90



Условные обозначения:



-  – розетка силовая
-  – розетка ТВ
-  – розетка Интернет
-  – эл. вывод

Примечание:

- розетки выводятся на высоте 200мм. от ч.п. и 200мм. от края проема или угла. (кроме см. схему);
- розетки в с/узлах рядом с раковинами с крышкой на высоте 1150мм.;
- розетки на террасах выводятся на высоте 400мм;
- выводы под кондиционеры согласовать с поставщиком/монтажником оборудования;

эксликация помещений		
№	Наименование	Площадь
1	Холл	33,65
2	Спальня	28,10
3	Туалет спальни	7,90
4	Мастерская	46,65
5	Кладовая	14,85
6	Кабинет	125,59
7	Туалет гостей	4,67
8	Балкон	6,71
9	Балкон	7,28
10	Второй свет	9,62
		286,02

Исполнитель	Подпись	Дата	МО Гринфилд уч. 278а	Стация	Лист	Листов
Литвинов М.А.		23.11.21	План розеток 2 этажа М 1:50	АИ	41	90

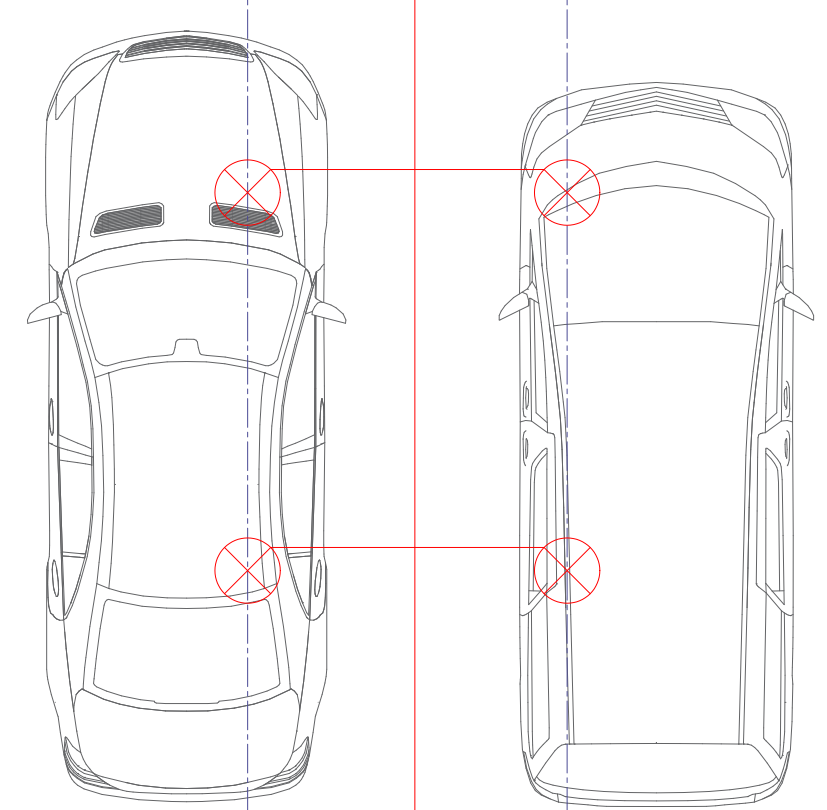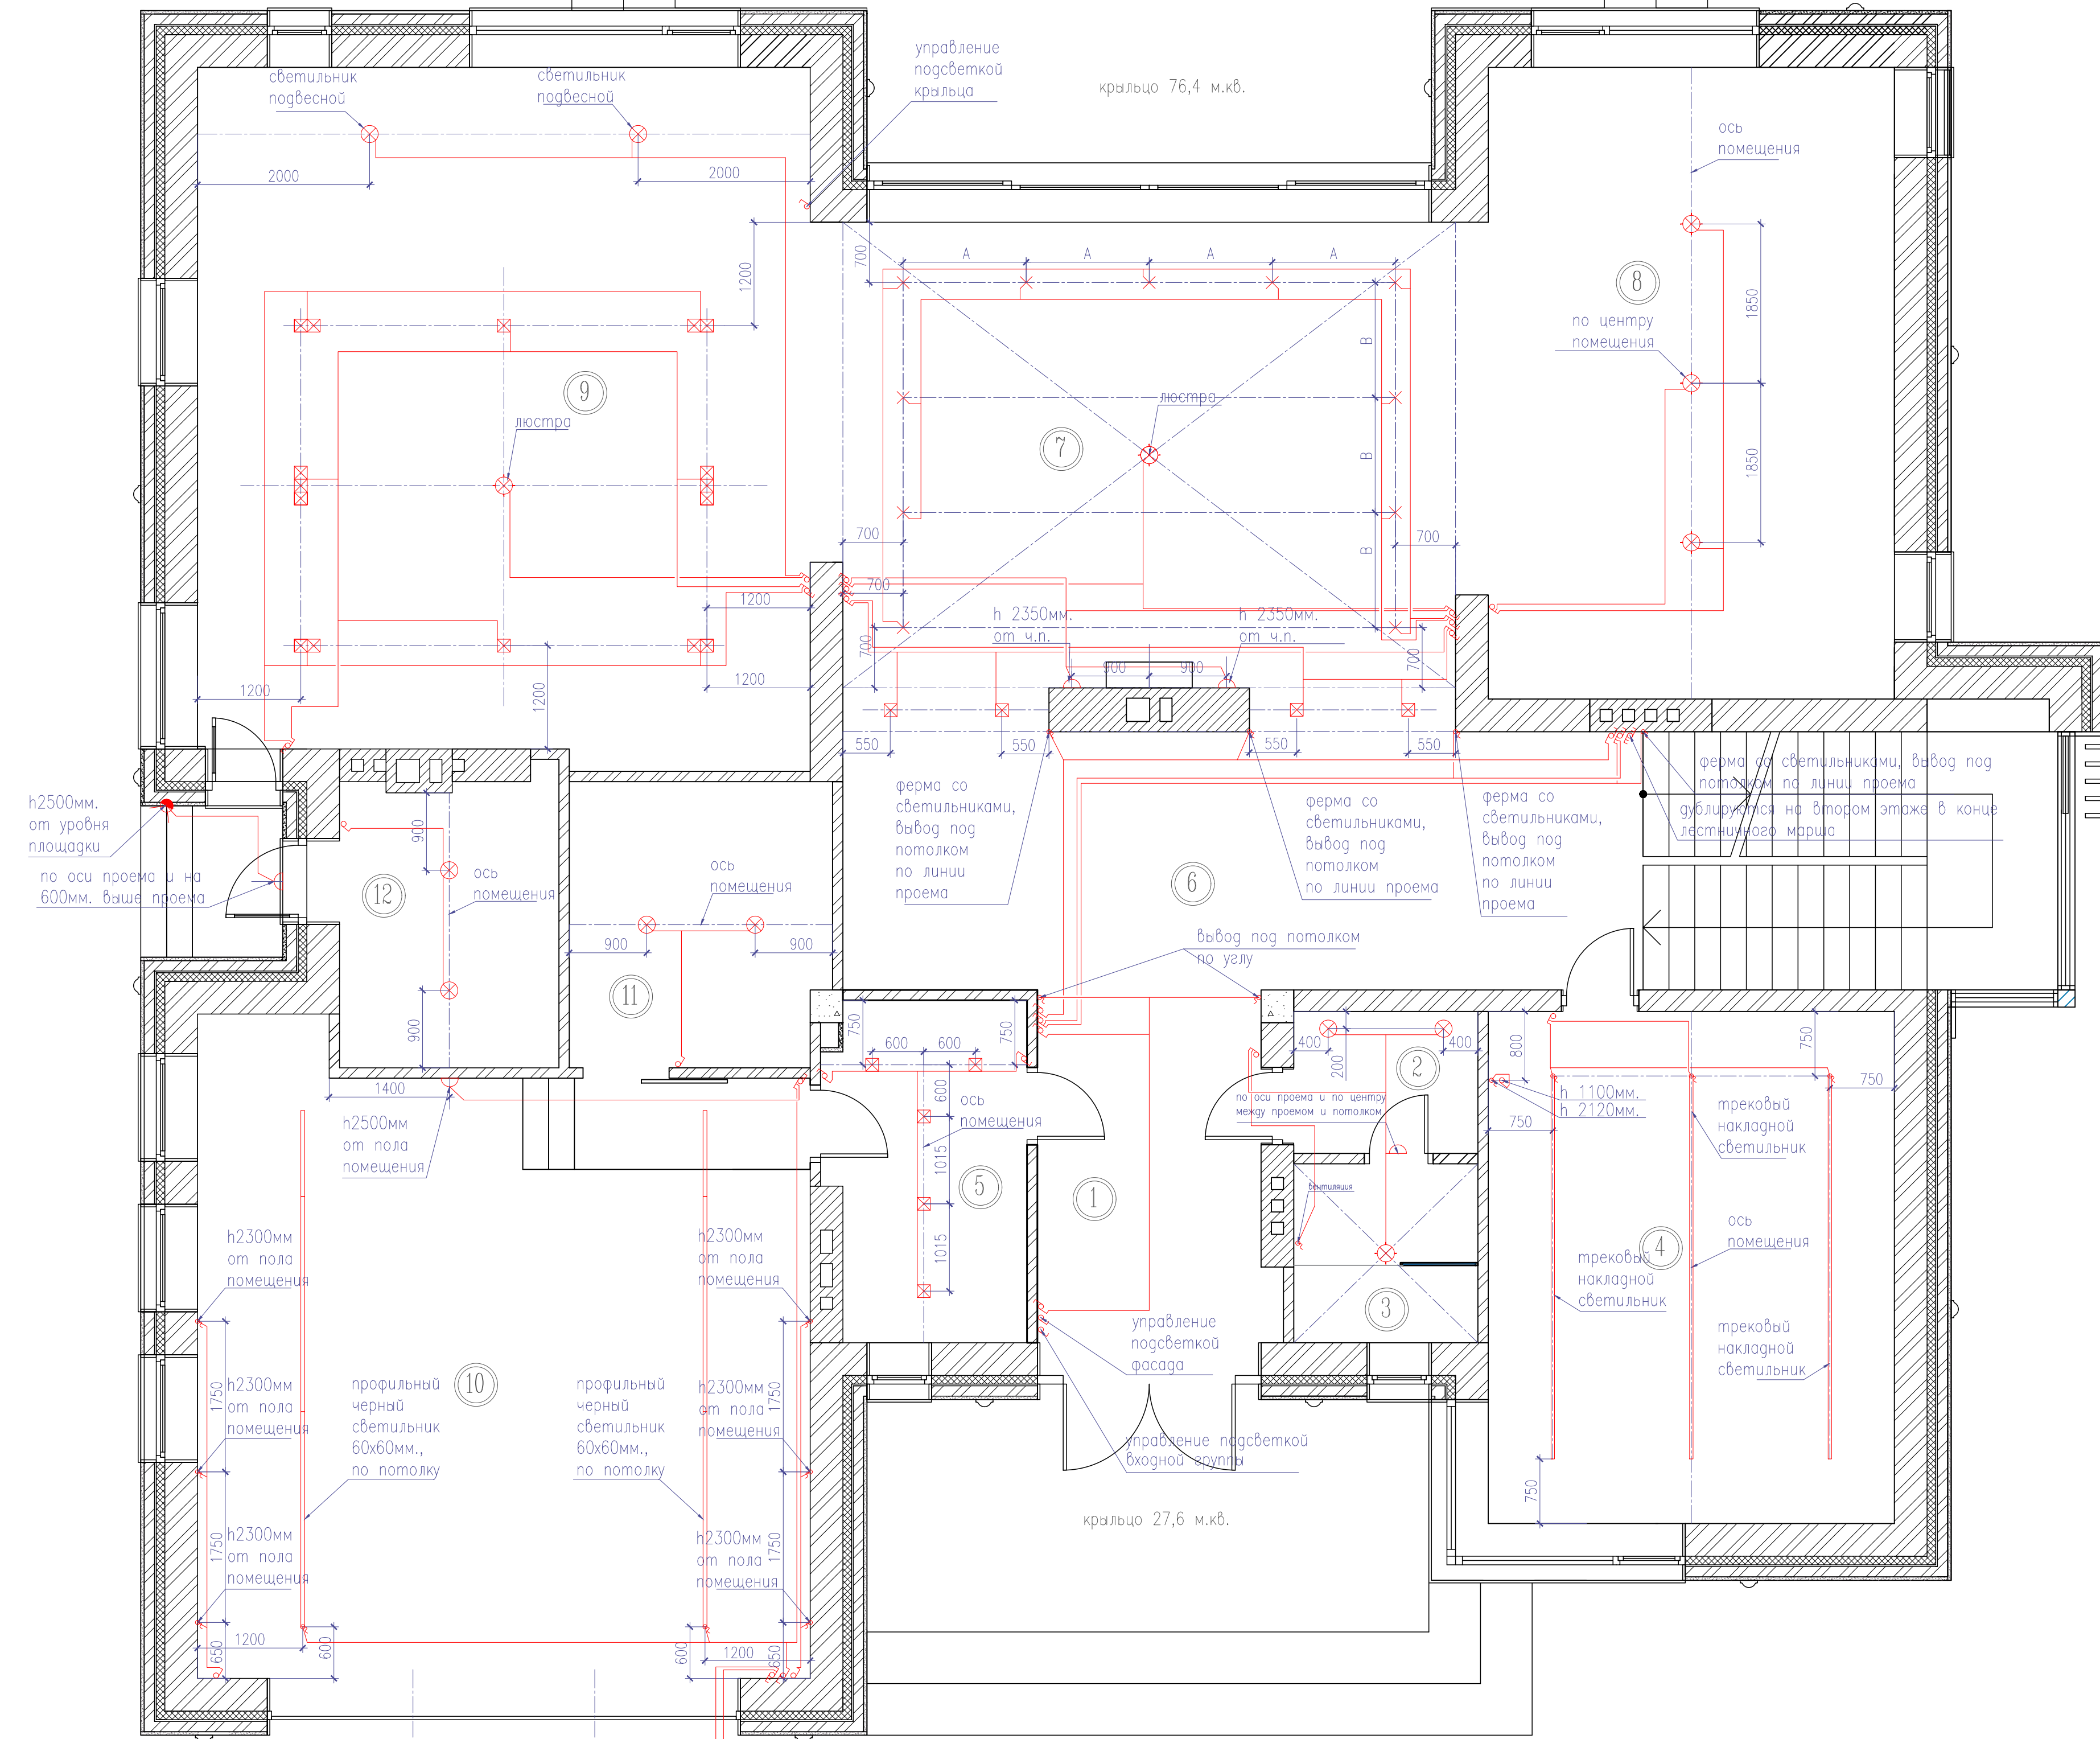

Условные обозначения:


- ⏏ – выключатель одноклавишный
- ⏏ – переключатель одноклавишный
- ⏏ – выключатель двухклавишный
- ⏏ – переключатель двухклавишный
- ☀ – датчик день/ночь
- ⊗ – точечный светильник
- ⊗ – накладной светильник
- ⊗ – электрический вывод
- ⊗ – люстра

Примечание:

- выключатели на высоте 950мм. от ч.п. и 200мм. от края проема или угла. (кроме см. схему);
- предусмотреть вывод для освещения территории и малых архитектурных форм;
- оставить выходы длиной 2000мм.

экслюзия помещений		
№	Наименование	Площадь
1	Прихожая	10,90
2	Туалет	3,50
3	Туалет	4,50
4	Кухня-кладовка	28,10
5	Гардеробная	9,00
6	Холл	42,60
7	Гостиная	42,60
8	Большая гардеробная	34,60
9	Выставка мото	58,50
10	Гараж	50,80
11	Прачечная	8,80
12	Бойлерная	10,00
		303,90

Исполнитель	Подпись	Дата	МО Гринфилд уч. 278а	Стадия	Лист	Листов
Литвинов М.А.		23.11.21	План освещения 1 этажа М 1:50	АИ	43	90

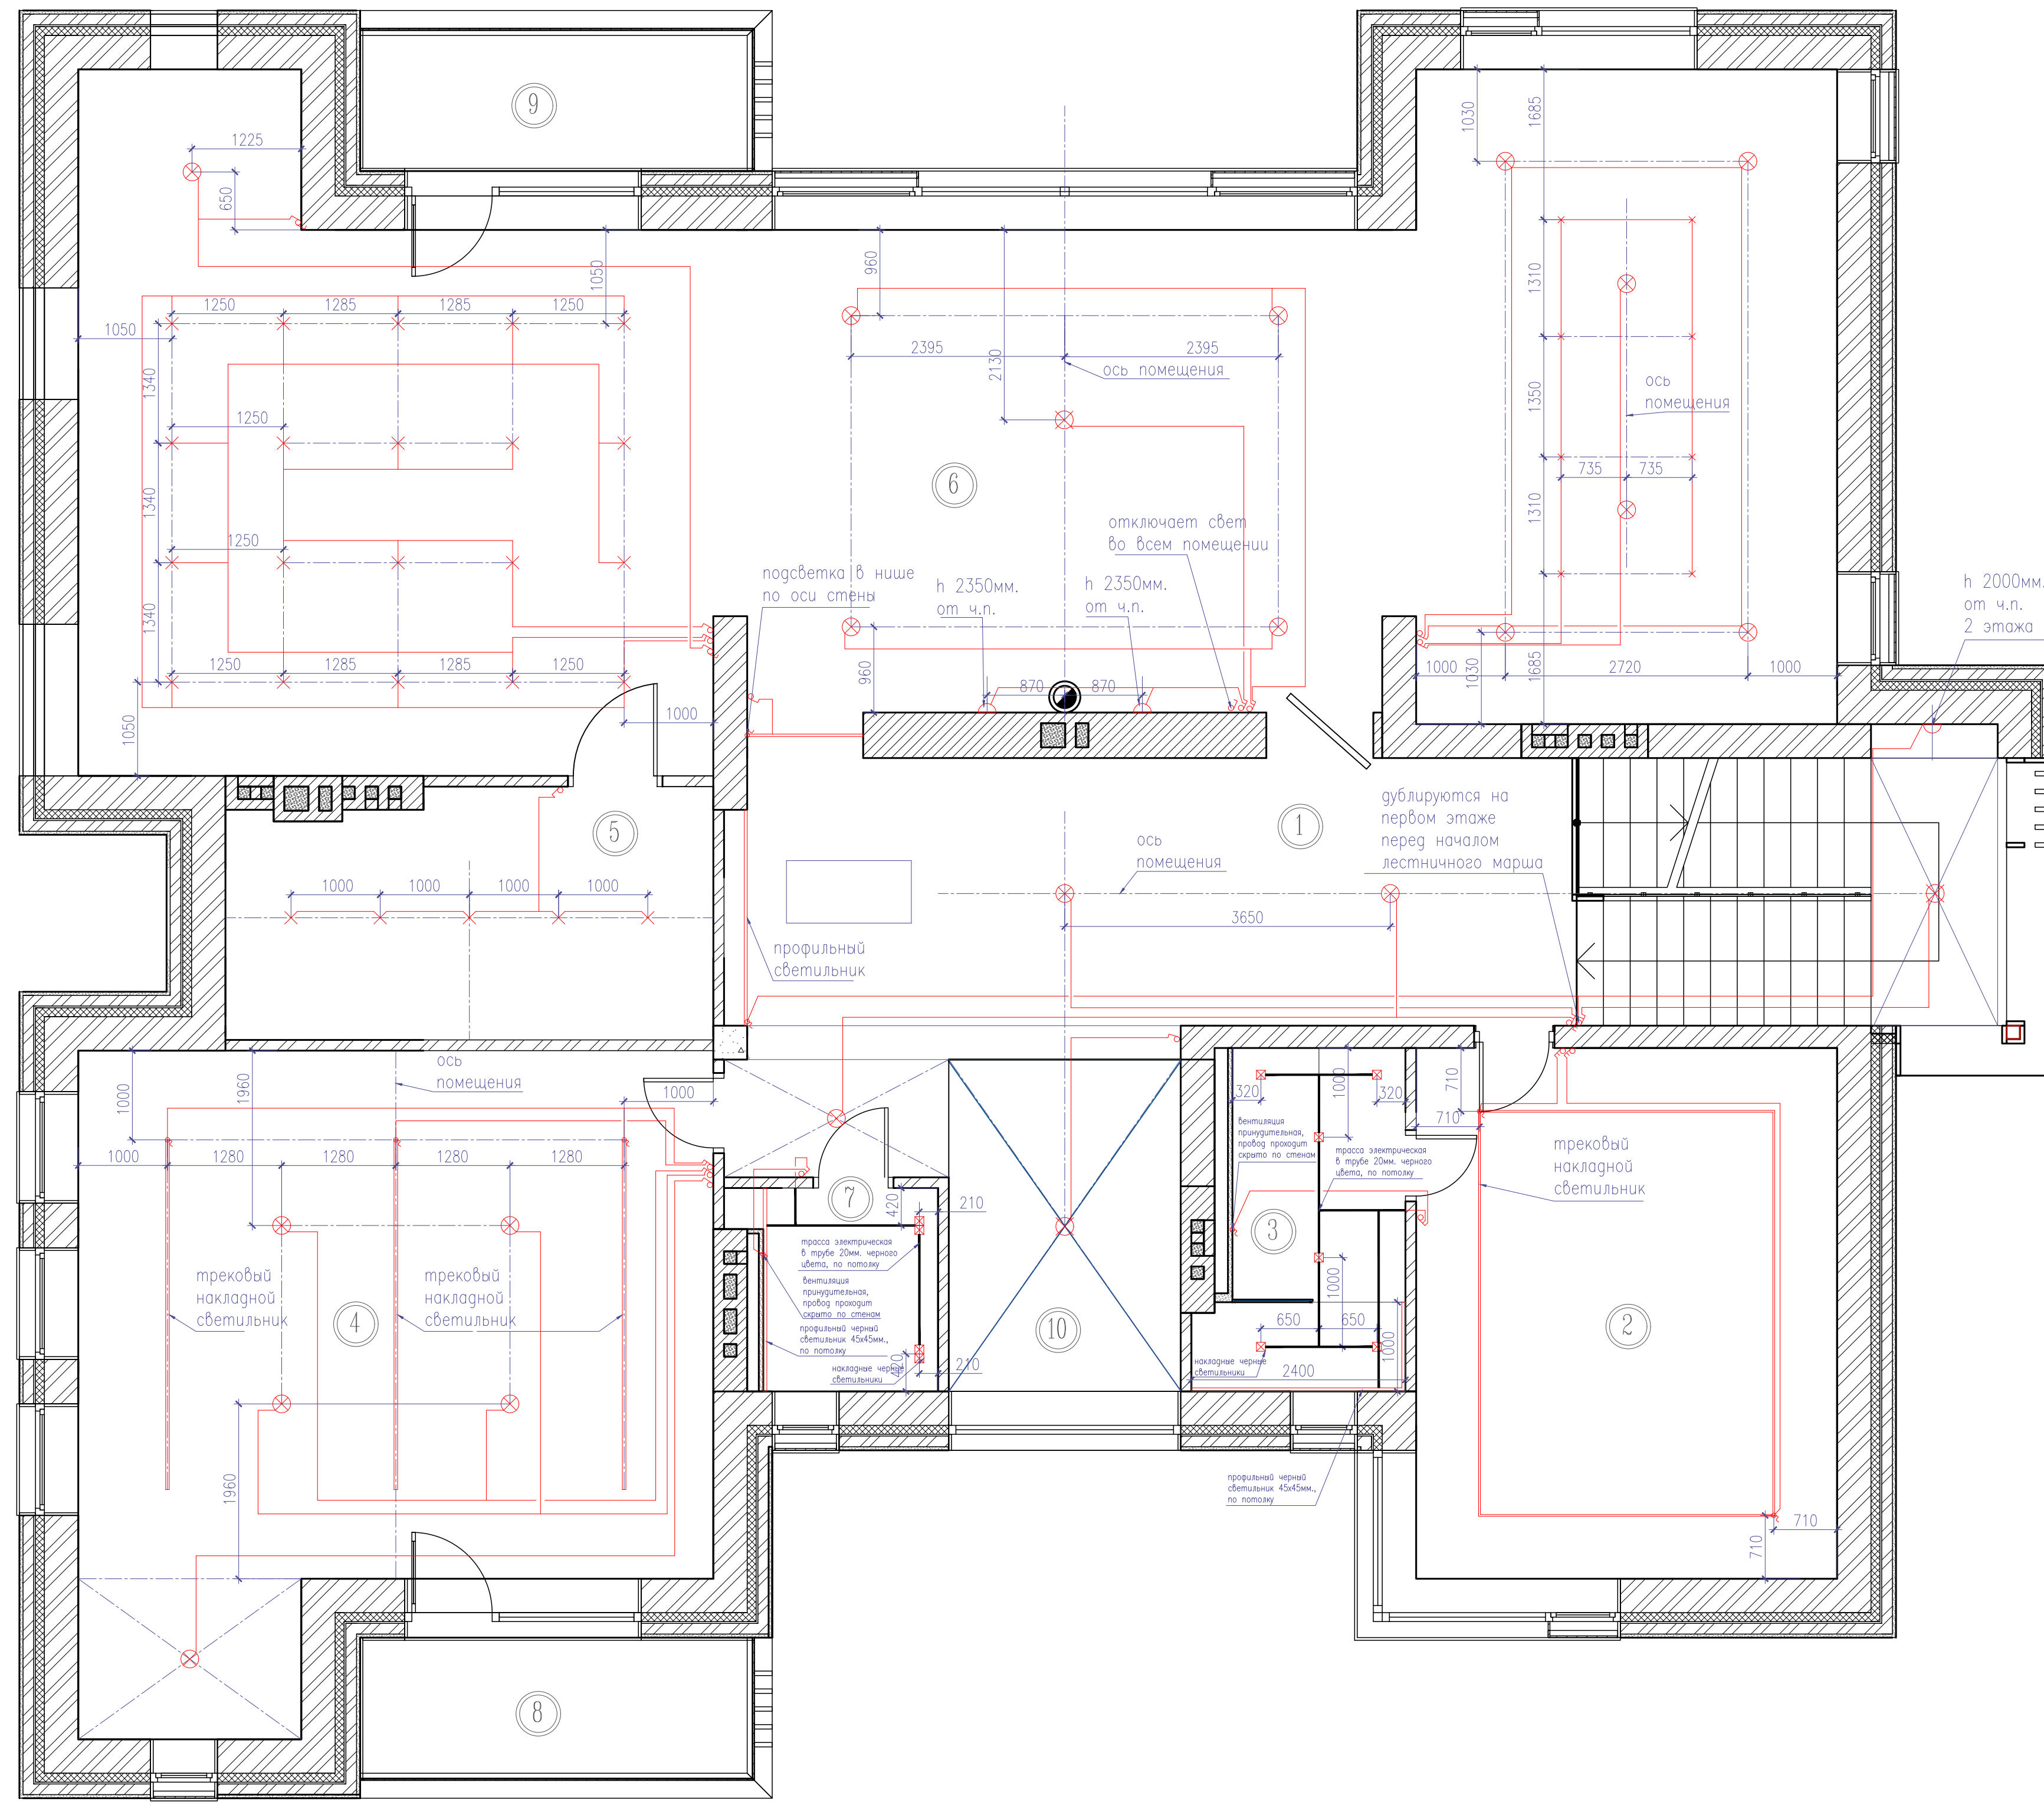

Условные обозначения:

- ⏏ – выключатель одноклавишный
- ⏏⏏ – выключатель двухклавишный
- ⏏⏏⏏ – переключатель двухклавишный
- ⊗ – точечный светильник
- ⊗ – накладной светильник
- ⊕ – электрический вывод
- ⊕ – люстра

Примечание:

- выключатели на высоте 950мм. от ч.п. и 200мм. от края проема или угла. (кроме см. схему);
- предусмотреть вывод для освещения территории;
- оставить выводы длиной 2000мм.

экспликация помещений		
№	Наименование	Площадь
1	Холл	33,65
2	Спальня	28,10
3	Туалет спальни	7,90
4	Мастерская	46,65
5	Кладовая	14,85
6	Кабинет	125,59
7	Туалет гостевой	4,67
8	Балкон	6,71
9	Балкон	7,28
10	Второй свет	9,62
		286,02

Исполнитель	Подпись	Дата	МО Гринфилд уч. 278а	Стадия	Лист	Листов
Литвинов М.А.		23.11.21	План освещения 2 этажа М 1:50	АИ	44	90