


План этажа на отм. - 4.500 м и -3.000 м

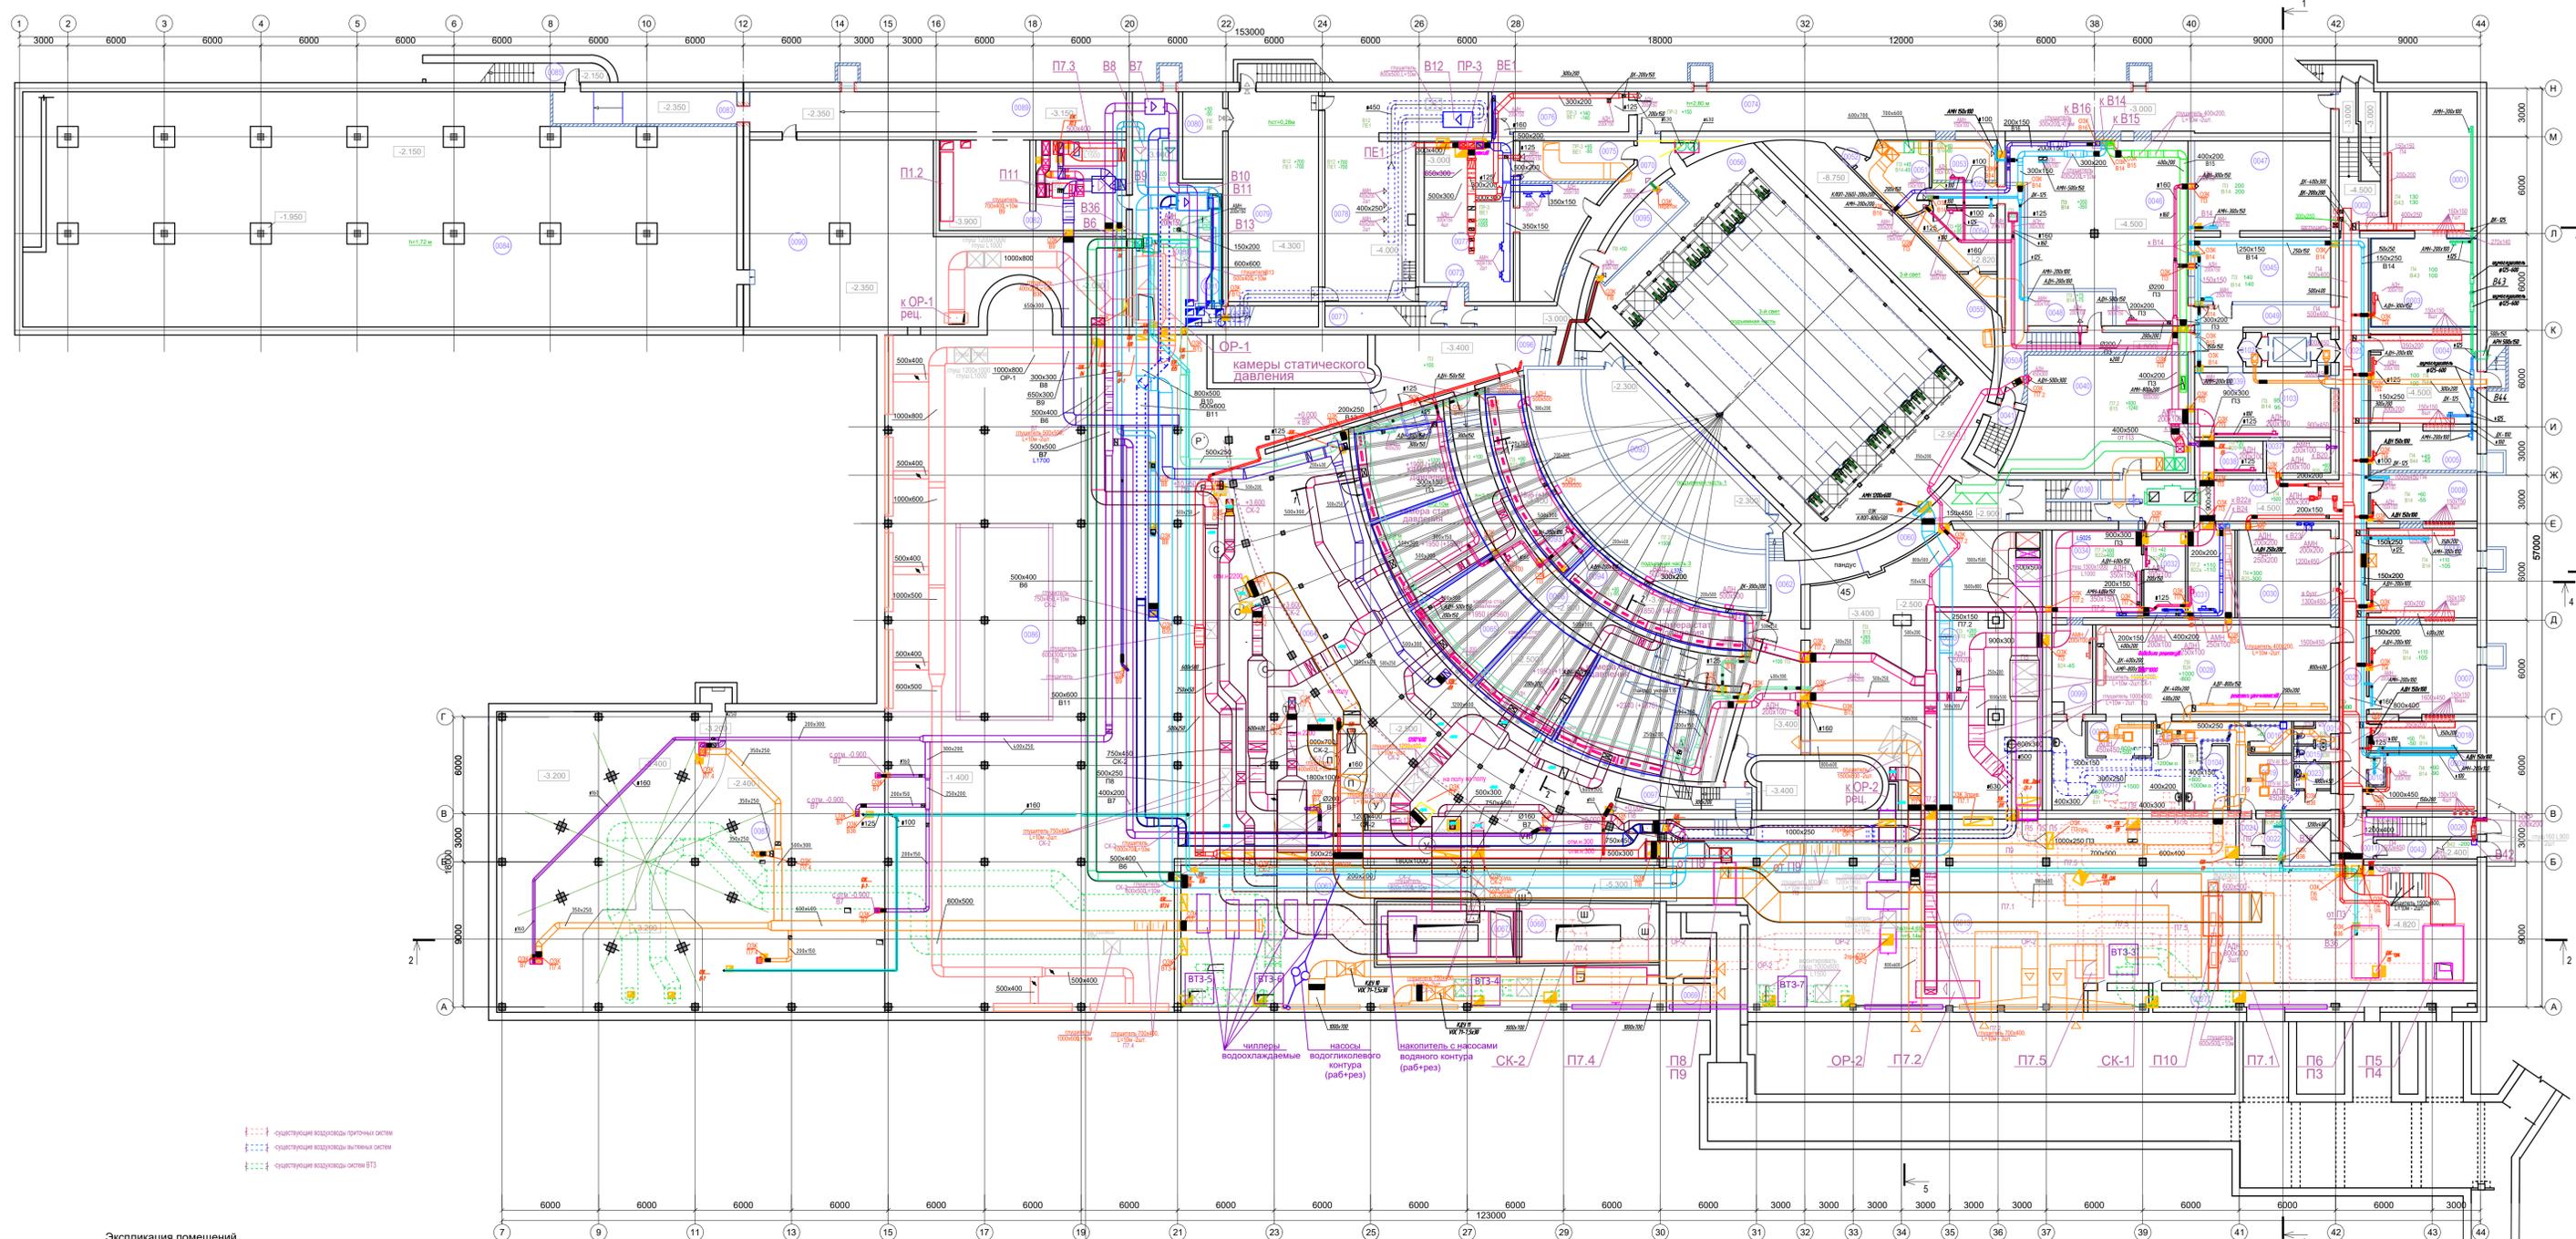

Номер помещения	Наименование	Площадь, м²	Кат помеще ния	Номер помещения	Наименование	Площадь, м²	Кат помеще ния	Номер помещения	Наименование	Площадь, м²	Кат помеще ния	Номер помещения	Наименование	Площадь, м²	Кат помеще ния	Номер помещения	Наименование	Площадь, м²	Кат помеще ния				
0001	Насосная	49.0	Д	0021	Коридор	24.7		0041	Лестница ЛК4	6.3		0060	Коридор	24.9		0080	Электрощитовая МОЭКС	13.9		0100	Номер не используется	4.0	
0002	Лестница ЛК1	15.3		0022	Санузел для персонала	3.4		0042	Не используется			0061	Номер не используется			0081	Венткамера ВК№4	61.8		0101	Номер не используется		
0003	Насосная	36.0	Д	0023	Помещение уборочного инвентаря	3.6	В4	0043	Номер не используется			0062	Коридор	37.3		0082	Венткамера ВК№4	64.0		0102	Тамбур-шлюз	2.0	
0004	Насосная	37.6	Д	0024	Комната персонала	8.5		0044	Номер не используется			0063	Венткамера	191.0		0083	Коридор	23.6		0103	Тамбур-шлюз	2.0	
0005	Насосная	16.5	Д	0025	Коридор	42.5		0045	Склад бутафорских декораций	34.1	В4	0064	Подполье техническое	543.4		0084	Подполье техническое	606.9		0104	Мучной цех	10.50	
0006	Помещение производственного персонала	37.6		0026	Лестница ЛК2	8.3		0046	Склад костюмов	105.89	В2	0065	Склад костюмов	189.0	В2	0085	Лестница ЛК11	13.6					
0007	Помещение сотрудников осветит. цеха	37.7		0027	Коридор	29.0		0047	Склад бутафорских декораций	47.30	В4	0066	Коридор	50.8		0086	Подполье техническое	697.4					
0008	Помещение производственного персонала	20.0		0028	Обеденный зал буфета с линией раздачи	81.9		0048	Комната начальника ревизиторского цеха	11.21		0067	Пожарный резервуар	33.7		0087	Подполье техническое	404.9					
0009	Комната управления вентустановками и ИТП	22.1	В4	0029	Номер не используется			0049	Коридор	23.00		0068	Пожарный резервуар	32.3		0088	Номер не используется						
0010	Помещение хранения люминесцентных ламп	1.9		0030	Диспетчерская аппаратно-технологической связи	32.0		0050	Коридор	6.1		0069	Тех.помещение	4.3		0089	Коридор	59.4					
0011	Коридор	6.5		0031	Помещение хранения музыкальных инструментов	15.70	В1	0050А	Коридор	30.20		0070	Коридор	28.1		0090	Подполье техническое	157.3					
0012	Номер не используется			0032	Копировальная	14.10	В4	0051	Складское помещение	15.8	В4	0071	Лестница ЛК15	9.7		0091	Номер не используется						
0013	Венткамера	508.6		0033	Склад механического крупногабаритного оборудования	215.10	В1	0052	Встроенный шкаф	1.2		0072	Тамбур-шлюз	5.4		0092	Оркестровая яма	135.2					
0014	Санузел	3.0		0034	Гардеробная с комнатой отдыха музыкантов оркестра	31.2		0053	Помещение нач. монтажно-ремонтного цеха	10.1		0073	Лестница ЛК13	10.0		0093	Склад электротехнической службы	34.1					
0015	Санузел	2.5		0035	Коридор	32.3		0054	Помещение монтажников	17.1		0074	Коридор	108.14		0094	Склад сантехнической службы	35.8					
0016	Помещение хранения суточного запаса	5.2		0036	Лестница ЛК3	16.20		0055	Встроенный шкаф	3.0		0075	Комната персонала отдела ТВС	17.2		0095	Аппаратная для СЗУ и ППР	12.3					
0017	Производственное помещение с линиями для приготовления горячих блюд	31.50	В4	0037	Кабинет инспектора оркестра	7.90		0056	Галерея грима сцены	115.9		0076	Узел учета тепла	21.6	Д	0096	Коридор	44.4					
0018	Складское помещение	12.3	В4	0038	Библиотека нот	8.40	В1	0057	Номер не используется			0077	ИТП	79.3	Д	0097	Коридор с лестницей	15.0					
0019	Коридор	25.90		0039	Склад бутафорских декораций	34.6	В4	0058	Номер не используется			0078	ГРЦ	83.8	В3	0098	Номер не используется						
0020	Моечная столовой посуды	9.00	Д	0040	Гардеробная с комнатой отдыха музыкантов оркестра	76.5		0059	Номер не используется			0079	ГРЦ	73.7	В3	0099	Помещение для хранения сухих продуктов	13.6					

Сущ. воздухозаборный канал и решетки. Обеспечить площадь решеток 20м² - с учетом решеток в зоне около служебного входа. Рекомендуется выполнить защиту от доступа к решеткам

М 1:200

29/160-РД.083.2. Основное здание театра.

Федеральное государственное бюджетное учреждение культуры **Московский государственный академический детский музыкальный театр имени Н.И. Римского-Корсакова**

Изм. Кол. Лист № Подп. Дата  
 Разработал Малыхай В.И. 02/23  
 Проверил Блохина В.С. 02/23  
 ГИП Васильев В.В. 02/23

Основное здание театра. Реконструкция и техническое перевооружение.

Вентиляция. План этажа на отм. -4.500 и -3.000


ООО "ПРОЕКМ"

И. Васильев 02/23

Стадия Лист Листов  
 РД 11

Формат

План этажа на отм. +0.000м и -1.500м

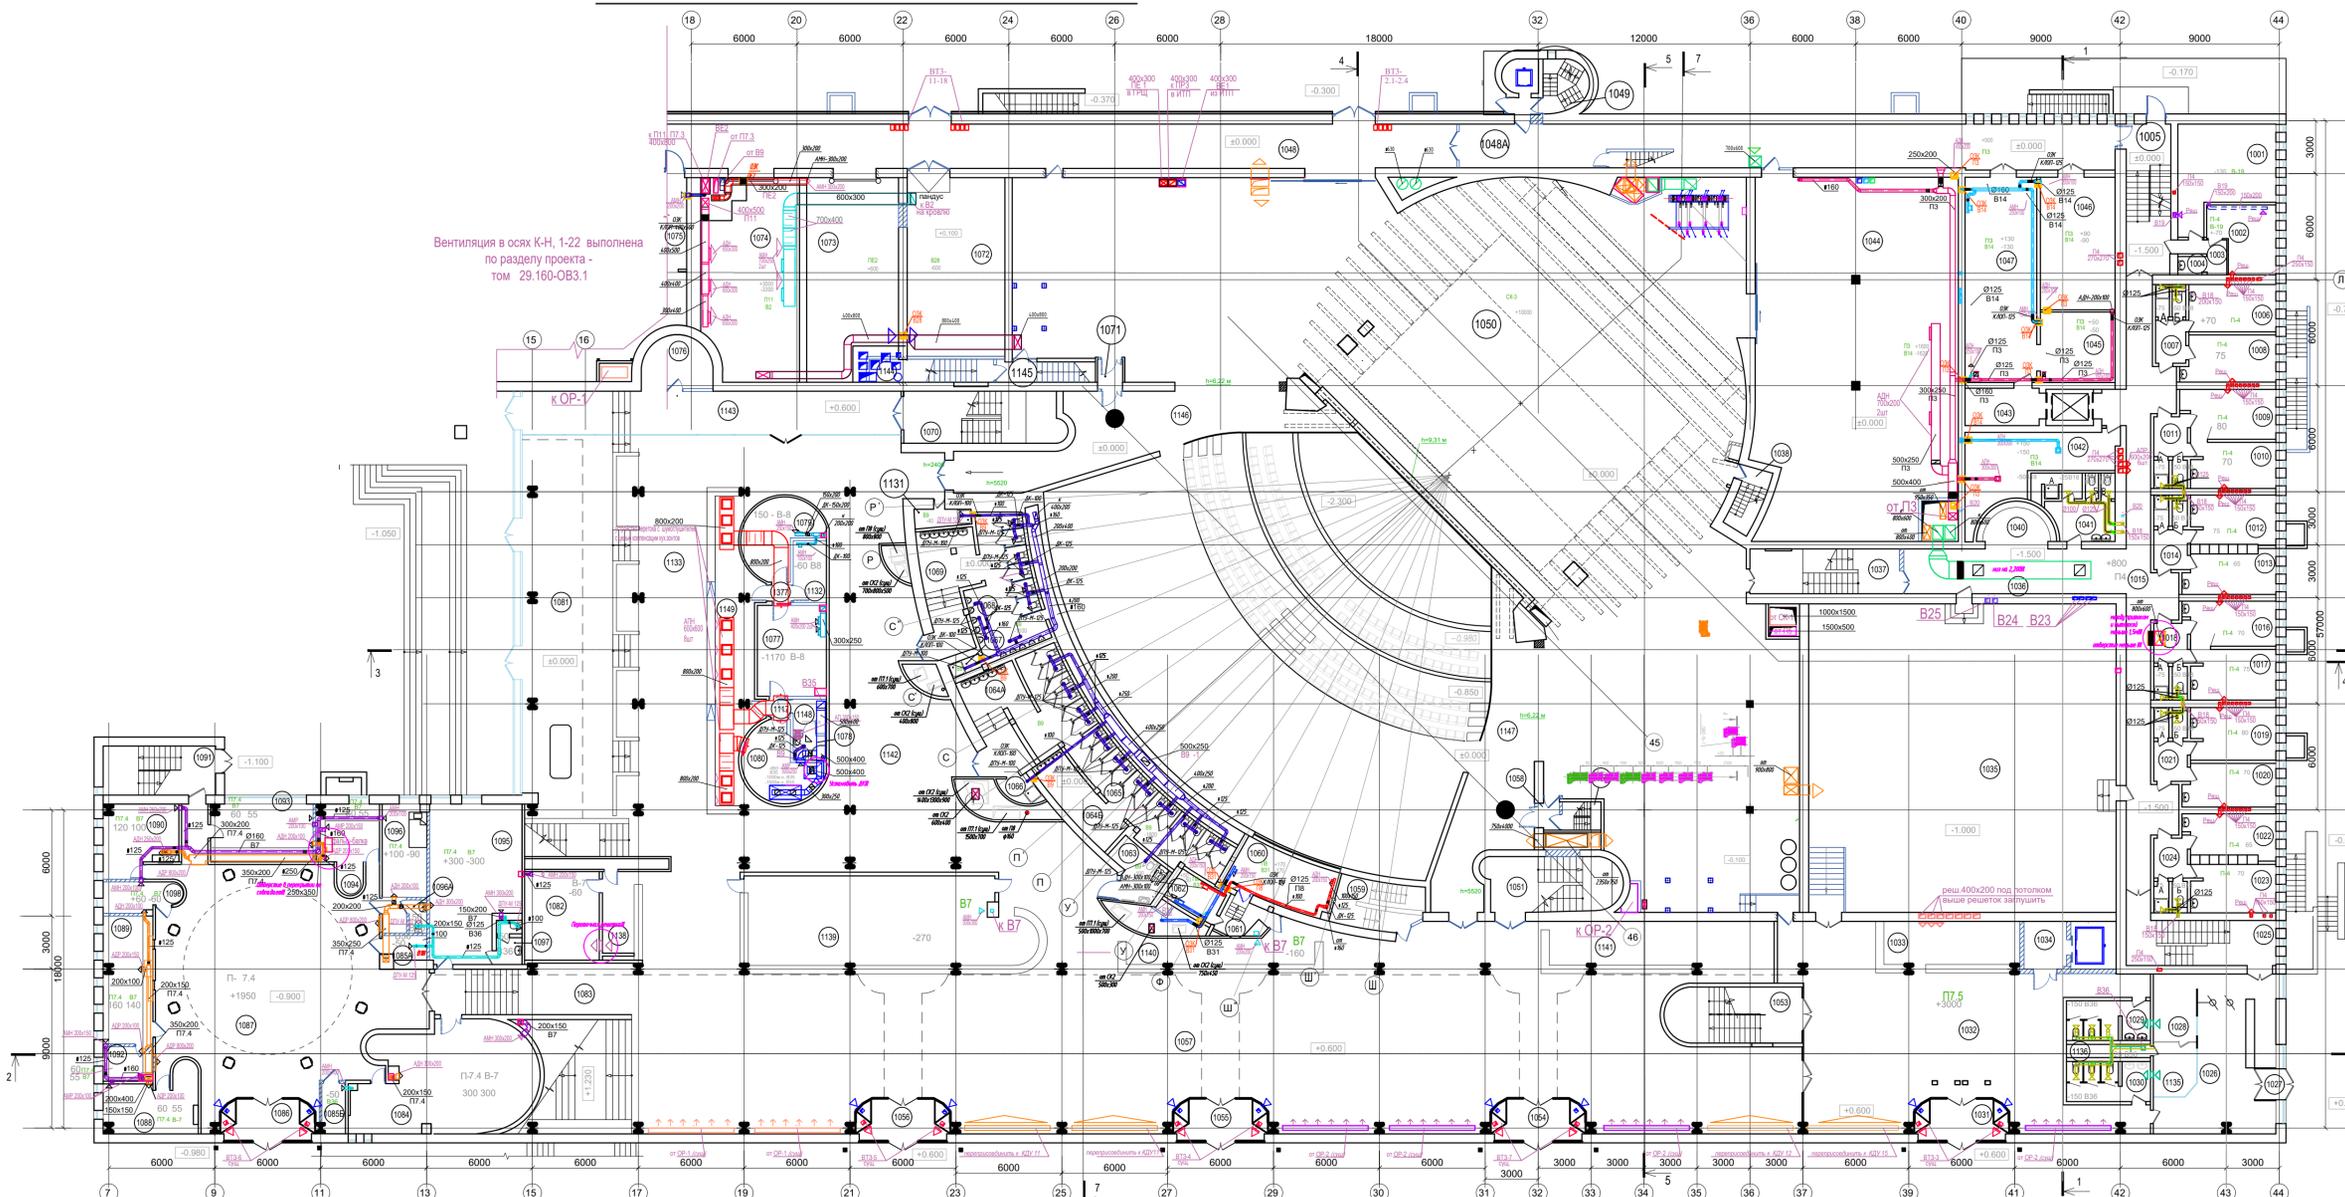

Экспликация помещений

Номер помещения	Наименование	Площадь, м²	Кат. помещения
1001	Пожарный пост	27.4	
1002	Аппаратная	12.9	В4
1003	Тамбур	3.9	
1004	Умывальная	1.5	
1005	Лестница ЛК1	22.9	
1006	Помещение дежурного врача	13.2	
1007	Тамбур	4.4	
1007A	Душевая	1.4	
1007B	Санузел	1.1	
1008	Артистическая уборная	13.6	
1009	Артистическая уборная	14.4	
1010	Артистическая уборная	12.6	
1011	Тамбур	4.7	
1011A	Душевая	1.4	
1011B	Санузел	1.2	
1012	Артистическая уборная	13.4	
1013	Артистическая уборная	12.0	
1014	Тамбур	4.5	
1014A	Душевая	1.5	
1014B	Санузел	1.2	
1015	Коридор	65.2	
1016	Артистическая уборная	12.9	
1017	Артистическая уборная	13.8	
1018	Тамбур	4.7	
1018A	Душевая	1.6	
1018B	Санузел	1.3	
1019	Артистическая уборная	14.3	
1020	Артистическая уборная	12.5	
1021	Тамбур	4.5	
1021A	Душевая	1.5	
1021B	Санузел	1.4	
1022	Артистическая уборная	12.1	
1023	Артистическая уборная	13.2	
1024	Тамбур	4.6	
1024A	Душевая	1.5	
1024B	Санузел	1.3	
1025	Лестница ЛК2	24.6	
1026	Вестибюль	43.5	
1027	Тамбур	3.0	
1028	Гардеробная служебная	9.4	
1029	Санузел	10.4	
1030	Санузел	10.5	
1031	Тамбур	9.5	
1032	Вестибюль	156.0	
1033	Гардеробная	24.3	
1034	Лифтовой холл	6.7	
1035	Большой репетиционный зал	305.6	
1036	Коридор	32.3	
1037	Лестница ЛК3	21.9	
1038	Лестница ЛК4	6.0	

Номер помещения	Наименование	Площадь, м²	Кат. помещения	Номер помещения	Наименование	Площадь, м²	Кат. помещения	Номер помещения	Наименование	Площадь, м²	Кат. помещения	Номер помещения	Наименование	Площадь, м²	Кат. помещения						
1039				1061	Тамбур	5.1		1085B	Инвентарная	3.9		1110	Гардеробная монтировщиков	16.5							
1040	Зона ожидания выхода на сцену	9.6		1062	Усилительная	5.7	В4	1086	Тамбур	9.5		1111	Помещение руководства ХПЧ	15.6							
1041	Умывальная	8.2		1063	Санузел для ММГН	7.8		1087	Вестибюль касс	172.6		1112	Санузел	3.4							
1041A	Помещение уборочного инвентаря	4.1	В4	1064A	Умывальная	21.2		1088	Кабинет администратора	16.4		1113	Комната отдыха	3.7							
1041B	Уборная	1.0		1064B	Умывальная	12.4		1089	Касса	20.5		1114	Комната дежурного	8.1							
1041C	Уборная	1.1		1065	Уборная	41.3		1090	Кабинет зав.хоза	15.7		1115	Комната художника	18.0							
1042	Костюмерная (мужская сторона)	26.9	В1	1066	Помещение уборочного инвентаря	3.0	В4	1091	Лестница ЛК10	18.3		1116	Душевая	2.3							
1043	Тамбур	9.7		1067	Помещение уборочного инвентаря	1.5	В4	1092	Кабинет завещующей касс	5.3		1117	Тамбур	1.5							
1044	Склад жестких декораций	232.6	В1	1068	Уборная	26.4		1093	Кабинет заместителя художественного руководителя по административной части	19.0		1118	Номер не используется			1144	Лестница ЛК13	9.2			
1045	Склад расходных материалов	17.0	В1	1069	Умывальная	20.1		1094	Кабинет администрации буфета	14.5		1119	Кабинет начальников технических служб	34.5		1145	Лестница ЛК15	6.6			
1046	Склад реквизита	32.2	В1	1070	Лестница ЛК9	26.4		1095	Детская комната	42.8		1120	Комната главного художника	18.7		1146	Коридор	59.6			
1047	Склад расходных материалов	47.9	В1	1071	Тамбур-шлюз	2.5		1096	Медицинский кабинет	16.0		1121	Венткамера (ВК№5)	34.0		1147	Коридор	55.1			
1048	Коридор	152.37		1072	Склад мягких декораций	57.2	В1	1096A	Санузел	1.9		1122	Венткамера	5.4		1148	Гардеробная персонала	3.8			
1048A	Коридор	102.43		1073	Склад мягких декораций	55.4	В1	1097	Санузел	3.5		1123	Постирачная и сушильная	49.8		1149	Буфет	47.0			
1049	Лестница ЛК5	6.8		1074	Цех покраски жестких декораций	56.7		1098	Кол-центр	7.1		1123A	Склад постирачной	4.4							
1050	Главная сцена	920.7		1075	Архив ОК и бухгалтерии	10.6	В2	1099	Столярный цех	179.5	В3	1124	Коридор	55.8							
1051	Лестница ЛК6	23.8		1076	Подсобное помещение	10.7		1100	Мастерская столярная	42.0	В3	1125	Комната художников по тканям	15.1							
1052	Лестница ЛК7	3.5		1077	Помещение доготовки	20.2		1101	Подсобное помещение	7.3		1126	Обувной цех	14.8							
1053	Лестница ЛК8	23.8		1078	Санузел персонала	2.7		1102	Слесарный цех	81.5	В3	1127	Цех покраски	35.1							
1054	Тамбур	9.5		1079	Кладовая сучного запаса	14.9		1103	Цех бутафорских декораций	56.9	В3	1128	Склад цеха покраски	3.4							
1055	Тамбур	9.5		1080	Моечная	14.7	Д	1104	Коридор	43.8		1129	Лестница ЛК14	2.0							
1056	Тамбур	9.5		1081	Фойе	112.5		1105	Подсобное помещение	10.0		1130	Кабинет по охране труда	18.3							
1057	Фойе	646.2		1082	Служебное помещение гардероба	21.1		1106	Лестница ЛК11	11.9		1131	Помещение уборочного инвентаря	3.4	В4						
1058	Тамбур-шлюз	2.4		1083	Коридор	31.1		1107	Тамбур	2.5		1132	Загрузочное помещение	6.7							
1059	Служебная лестница	13.3		1084	Кабинет педагогов	55.8		1108	Коридор	4.7		1133	Обеденная зона буфета	207.3							
1060	Светоаппаратная	16.9	В4	1085A	Инвентарная	3.3	В1	1109	Санузел	3.0		1135	Тамбур	7.3							

Условное обозначение

--- суц. воздухопроводы

М 1:200

29/160-РД.0В3.2. Основное здание театра.

Федеральное государственное бюджетное учреждение "Московский государственный академический детский музыкальный театр имени Н.И.Щедрина"

Изм. Кол. Лист № Подп. Дата  
Разработал Малыхай Илья 02/23  
Проверил Блокина Вера 02/23  
ГИП Васильев А.В. 02/23

Основное здание театра. Реконструкция и техническое перевооружение.

Вентиляция 4 этажа на отм. +0.000 и -1.500


ООО "ПРОЕКОМ"

И. Васильев 02/23

Стадия Лист Листов  
РД 12

Формат

План этажа на отм. +1.500м и +3.600м

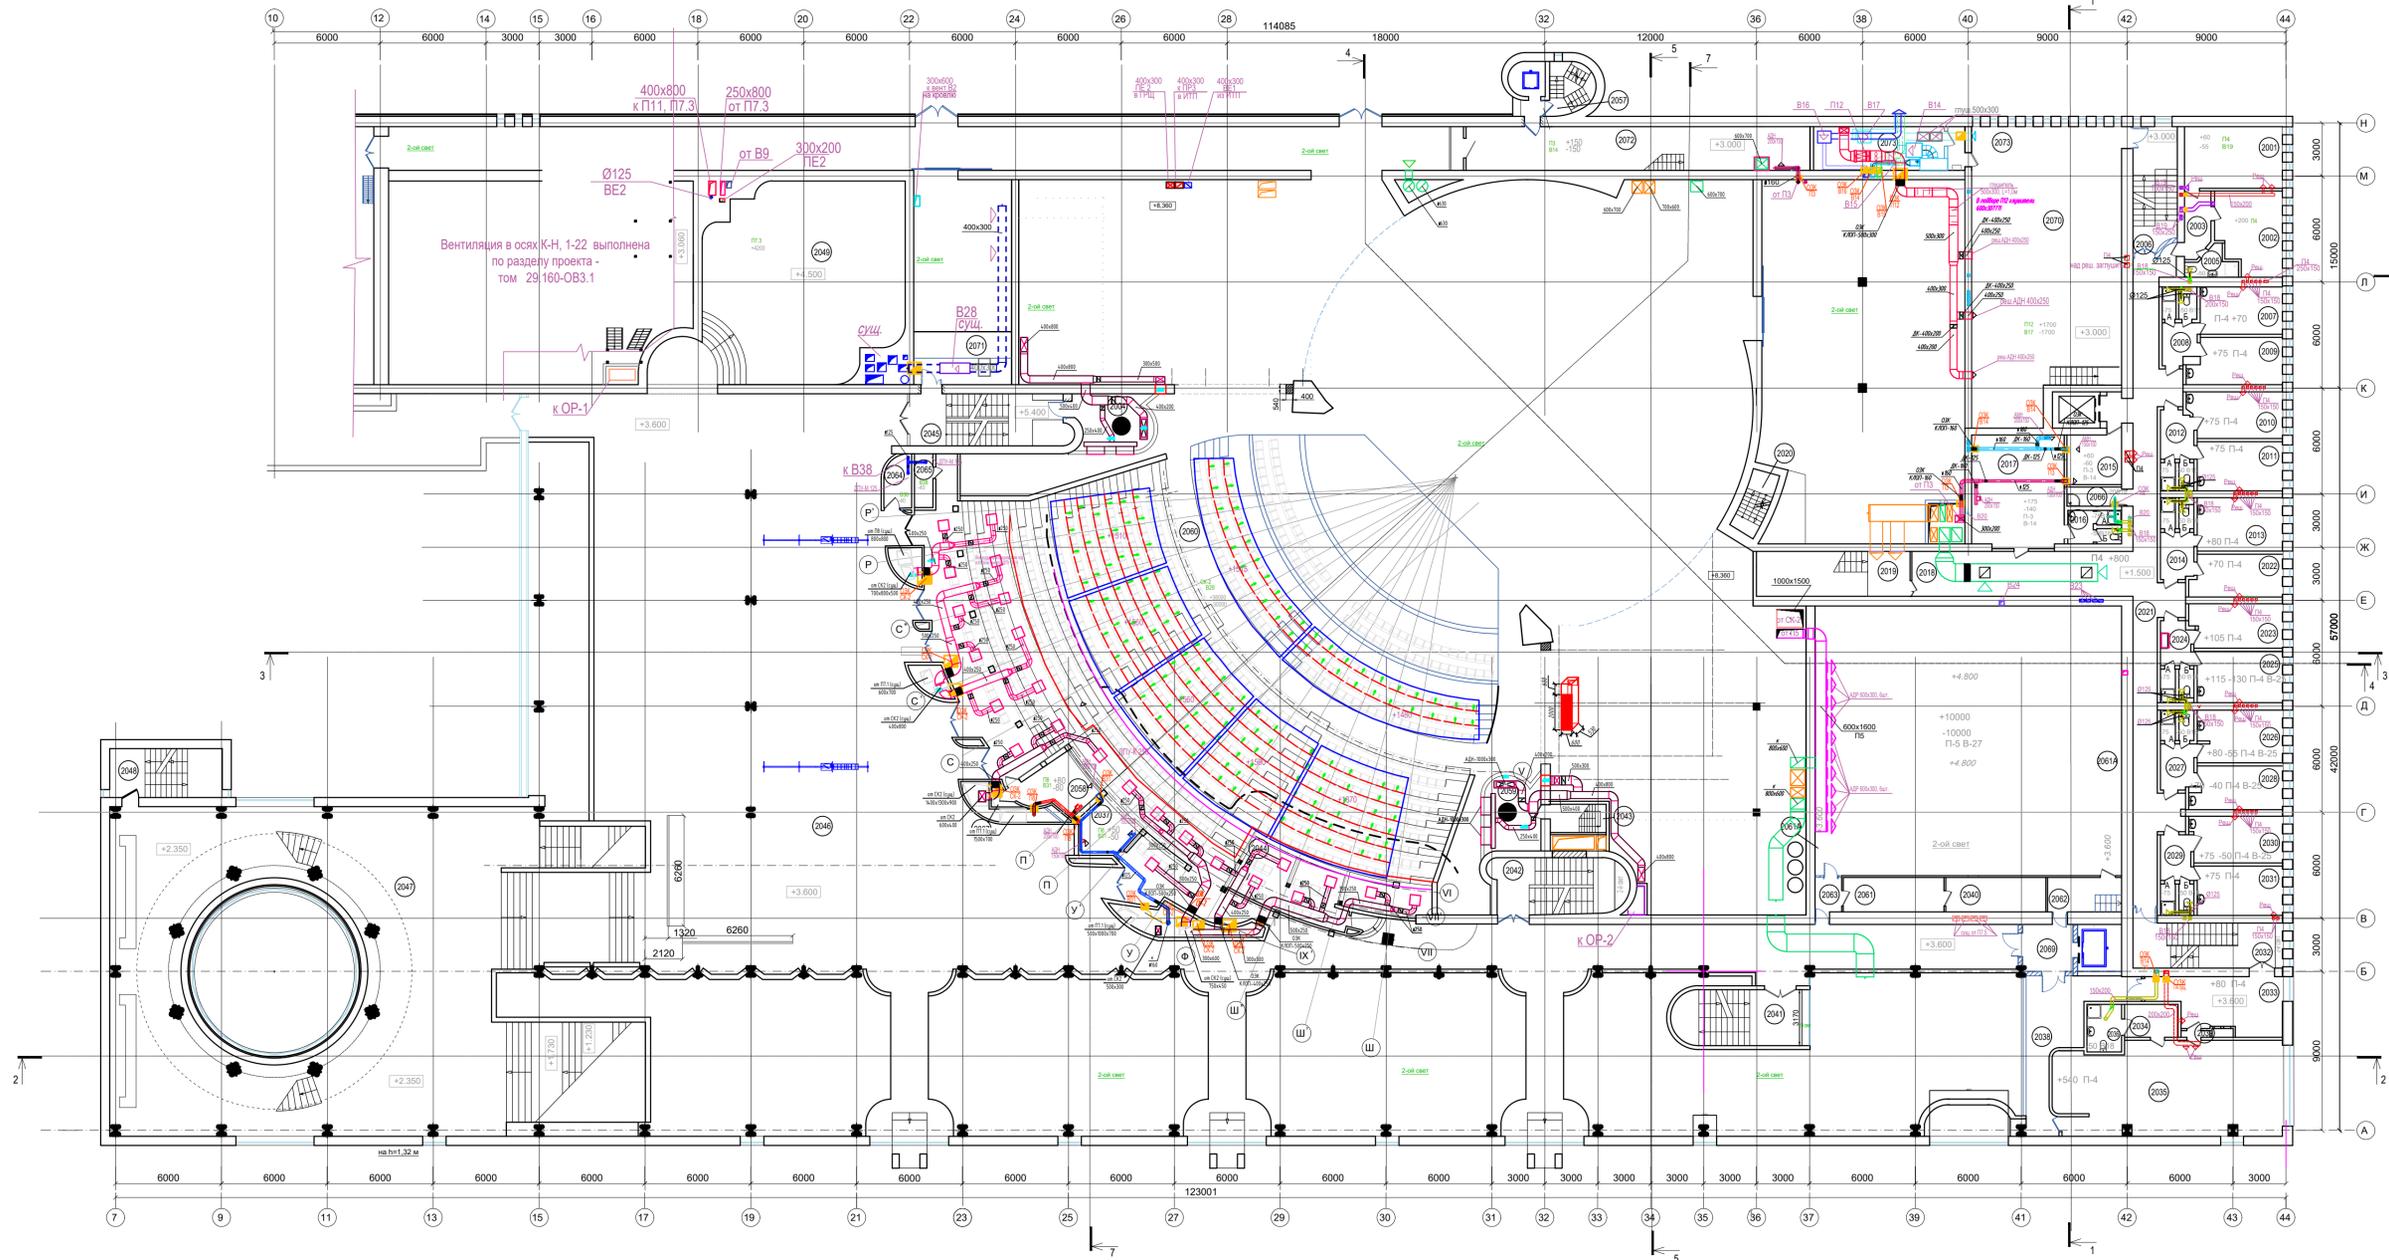

Экспликация помещений

Номер помещения	Наименование	Площадь, м²	Кат. помещения	Номер помещения	Наименование	Площадь, м²	Кат. помещения	Номер помещения	Наименование	Площадь, м²	Кат. помещения	Номер помещения	Наименование	Площадь, м²	Кат. помещения
2001	Кабинет дирижера	19.4		2015	Костюмерная (женская сторона)	9.0	В1	2029	Тамбур	4.8		2047	Фойе	407.5	
2002	Кабинет ассистентов дирижера	16.6		2016	Тамбур	2.9		2029А	Душевая	1.5		2048	Лестница ЛК10	17.7	
2003	Коридор	5.8		2016А	Душевая	1.2		2029Б	Санузел	1.3		2049	Зал демонстрации "Палех"	130.5	
2004	Боковая осветительная ложа	13.7		2016Б	Санузел	1.2		2030	Артистическая уборная	13.5		2050	Живописный цех	565.0	
2005	Санузел	3.6		2017	Артистическая уборная	33.4		2031	Артистическая уборная	13.7		2051	Комната отдыха	16.3	
2006	Лестница ЛК1	17.9		2018	Коридор	31.9		2032	Лестница ЛК2	23.0		2051а	Гардеробная при живописном цехе	14.0	
2007	Артистическая уборная	12.5		2019	Лестница ЛК3	22.1		2033	Приёмная	21.6		2052	Склад ткани	5.1	В1
2008	Тамбур	4.7		2020	Лестница ЛК4	5.6		2034	Тамбур	5.7		2053	Помещение приготовления красок	6.1	Д
2008А	Душевая	1.4		2021	Коридор	66.6		2035	Мемориальный кабинет Н.И.Сац	66.4		2053а	Помещение приготовления красок	11.1	Д
2008Б	Санузел	1.5		2022	Артистическая уборная	12.2		2036	Санузел	5.3		2054	Санузел	7.9	
2009	Артистическая уборная	13.3		2023	Гримерный цех	13.0		2037	Видеопроекционная	7.8	В4	2055	Коридор	11.4	
2010	Артистическая уборная	13.6		2024	Тамбур	4.2		2038	Холл	25.4		2056	Лестница ЛК11	14.0	
2011	Артистическая уборная	13.5		2024А	Душевая	1.6		2039	Тамбур	0.7		2057	Лестница ЛК5	8.8	
2012	Тамбур	5.3		2024Б	Санузел	1.4		2040	Звукоаппаратная БРЗ	11.1	В4	2058	Звукоаппаратная	10.2	
2012А	Душевая	1.4		2025	Гримерный цех	14.1		2041	Лестница ЛК8	23.9		2059	Боковая осветительная ложа	12.9	
2012Б	Санузел	1.2		2026	Артистическая уборная	14.3		2042	Лестница ЛК6	24.3		2060	Зрительный зал	651.9	
2013	Артистическая уборная	14.6		2027	Тамбур	5.1		2043	Лестница ЛК7	5.4		2061	Фонотека	11.2	
2014	Тамбур	5.3		2027А	Душевая	1.5		2044	Ложа	19.6		2061А	Рабочая галерея	65.5	
2014А	Душевая	1.5		2027Б	Санузел	1.3		2045	Лестница ЛК9	26.4		2062	Архив	8.2	В2
2014Б	Санузел	1.2		2028	Артистическая уборная	12.3		2046	Фойе	896.9		2063	Коридор	3.5	


Условное обозначение

--- сущ. воздуховоды

М 1:200

				29/160-РД.0Б3.2. Основное здание театра.					
				Федеральное государственное бюджетное учреждение					
				Музыкальный государственный академический детский					
				театр имени Н.И. Сац					
				и техническое					
				вспомогательное					
				вентиляционное					
				План этажа на отм. +1.500 и +3.600					
				ООО "ПРОЕКОМ"					
				Формат					

План этажа на отм. +4.500м  
административная часть

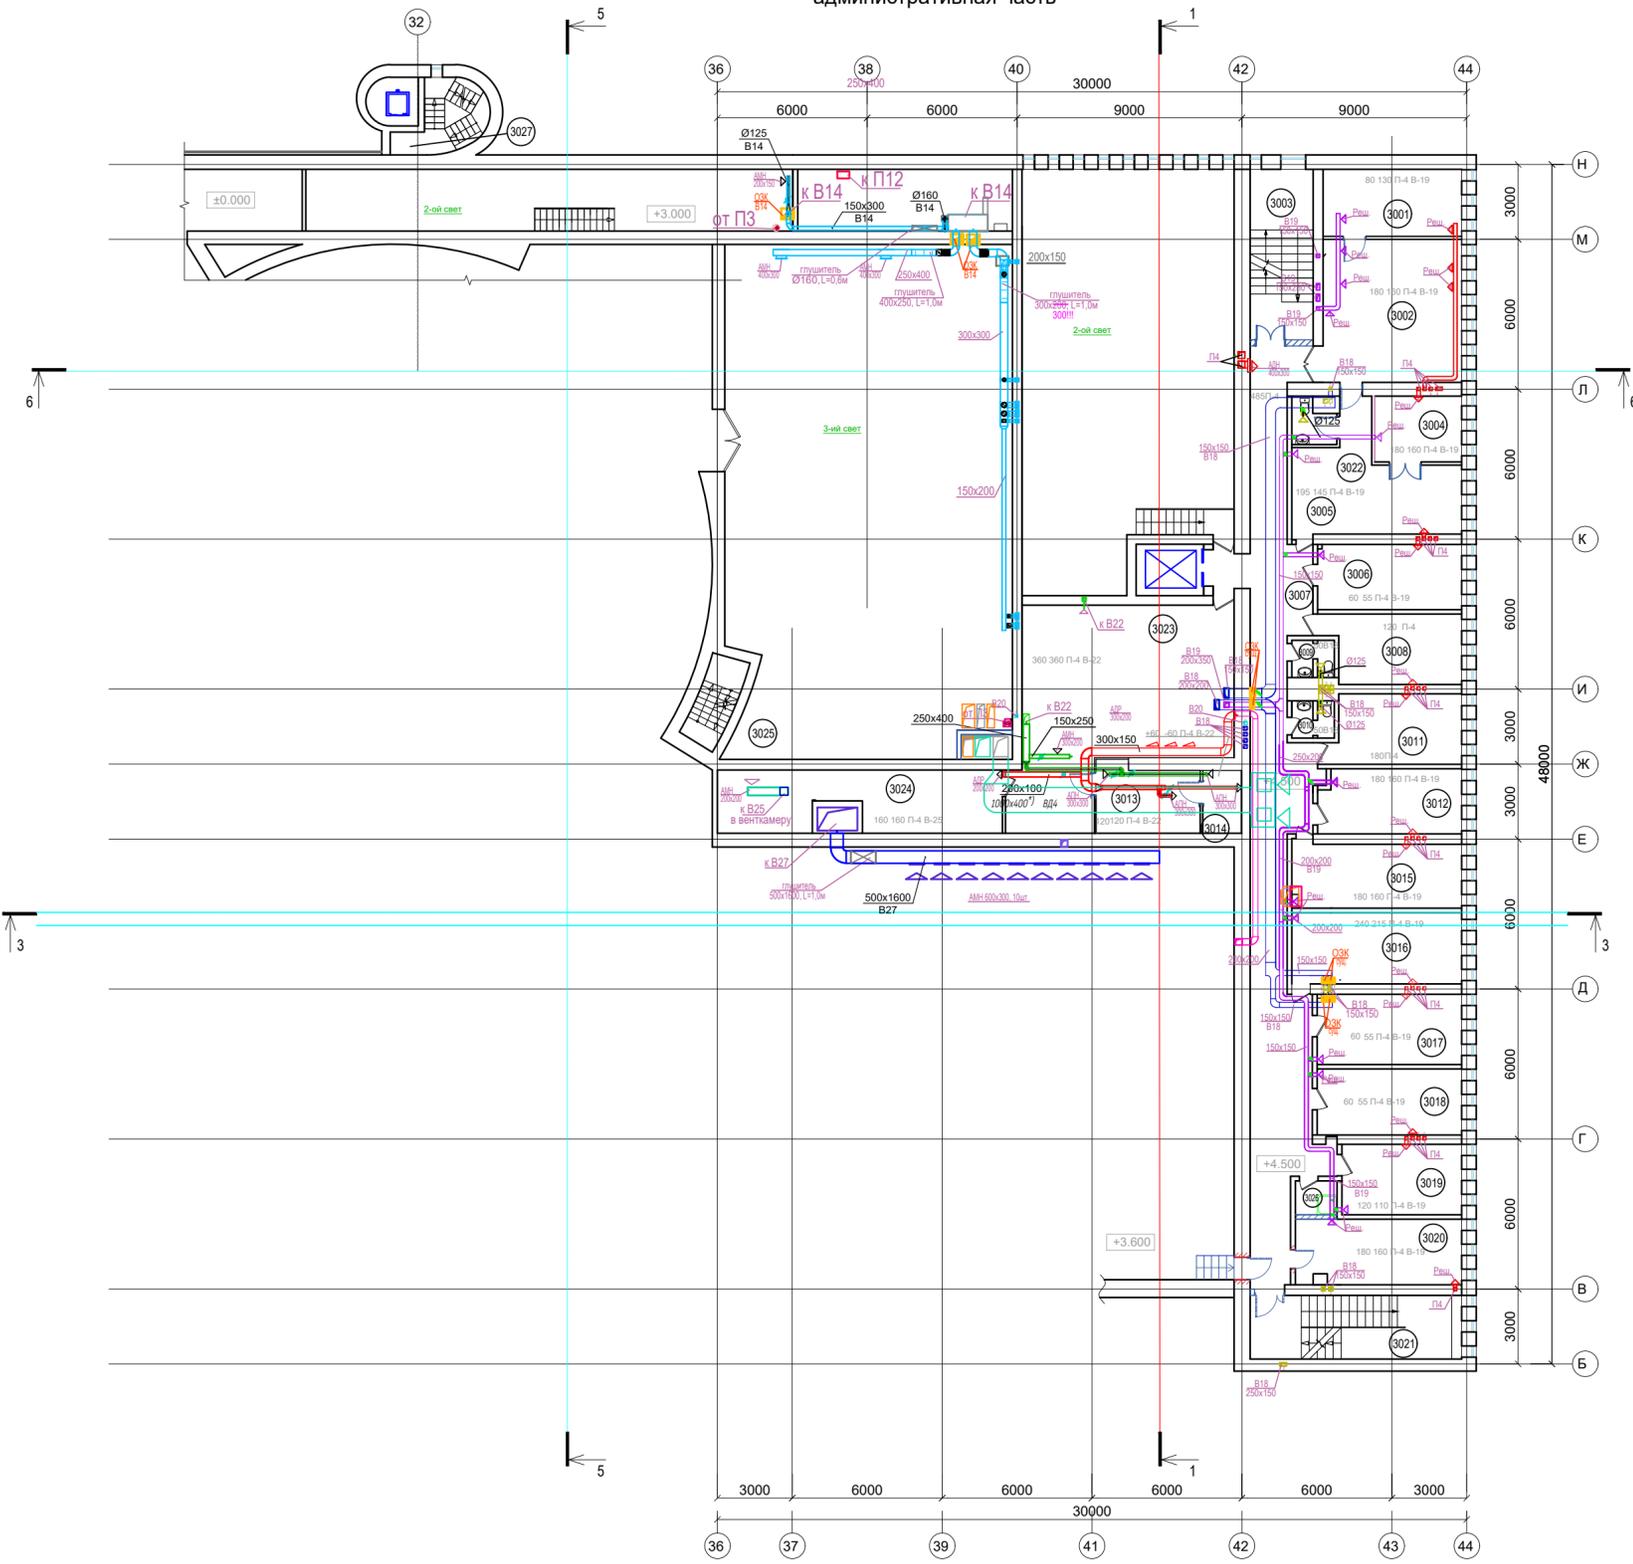

Номер помещения	Наименование	Площадь, м <sup>2</sup>	Кат. помещения
3001	Комната отдыха	14.8	
3002	Кабинет Худ. Руководителя	32.5	
3003	Лестница ЛК1	17.6	
3004	Переговорная	9.2	
3005	Приемная	24.3	
3006	Кабинет зам. Худрука	15.1	
3007	Коридор	79.7	
3008	Кабинет гл. инженера, гл. энергетика	14.6	
3009	Санузел	2.4	
3010	Санузел	2.4	
3011	Кабинет планового отдела	14.5	
3012	Кабинет балетного управления	14.6	
3013	Бухгалтерия	11.0	Б2
3014	Касса	4.0	
3015	Кабинет режиссерского управления	17.5	
3016	Продюссерский отдел	19.6	
3017	Кабинет зам. Худрука	16.2	
3018	Кабинет зам. Худрука	15.3	
3019	Юридический отдел	13.5	
3020	Отдел кадров	17.2	
3021	Лестница ЛК2	21.60	
3022	Санузел	2.8	
3023	Бухгалтерия	62.6	Б2
3024	Кабинет Главного бухгалтера	26.4	
3025	Лестница ЛК4	5.6	
3026	Помещение уборочного инвентаря	2.3	Б4
3027	Лестница ЛК5	8.1	


Условное обозначение

--- суц. воздуховоды

М 1:200

				29/160-РД.0В3.2. Основное здание театра.				
				Федеральное государственное бюджетное учреждение Музыкальный государственный академический детский музыкальный театр имени Н.И.				
Изм.	Кол.	Лист №	Подп.	Дата	Основное здание театра. Реконструкция и техническое вентилирование.	Стадия РД	Лист 14	Листов
Разработал		Мальханов	Ульян	03.23				
Проверил		Блохина	Васильев	03.23				
ГИП		Васильев	Васильев	03.23	Вентиляция. План этажа на отм. + 4.500.		ООО "ПРОЕКОМ"	

План этажа на отм. +7.500м

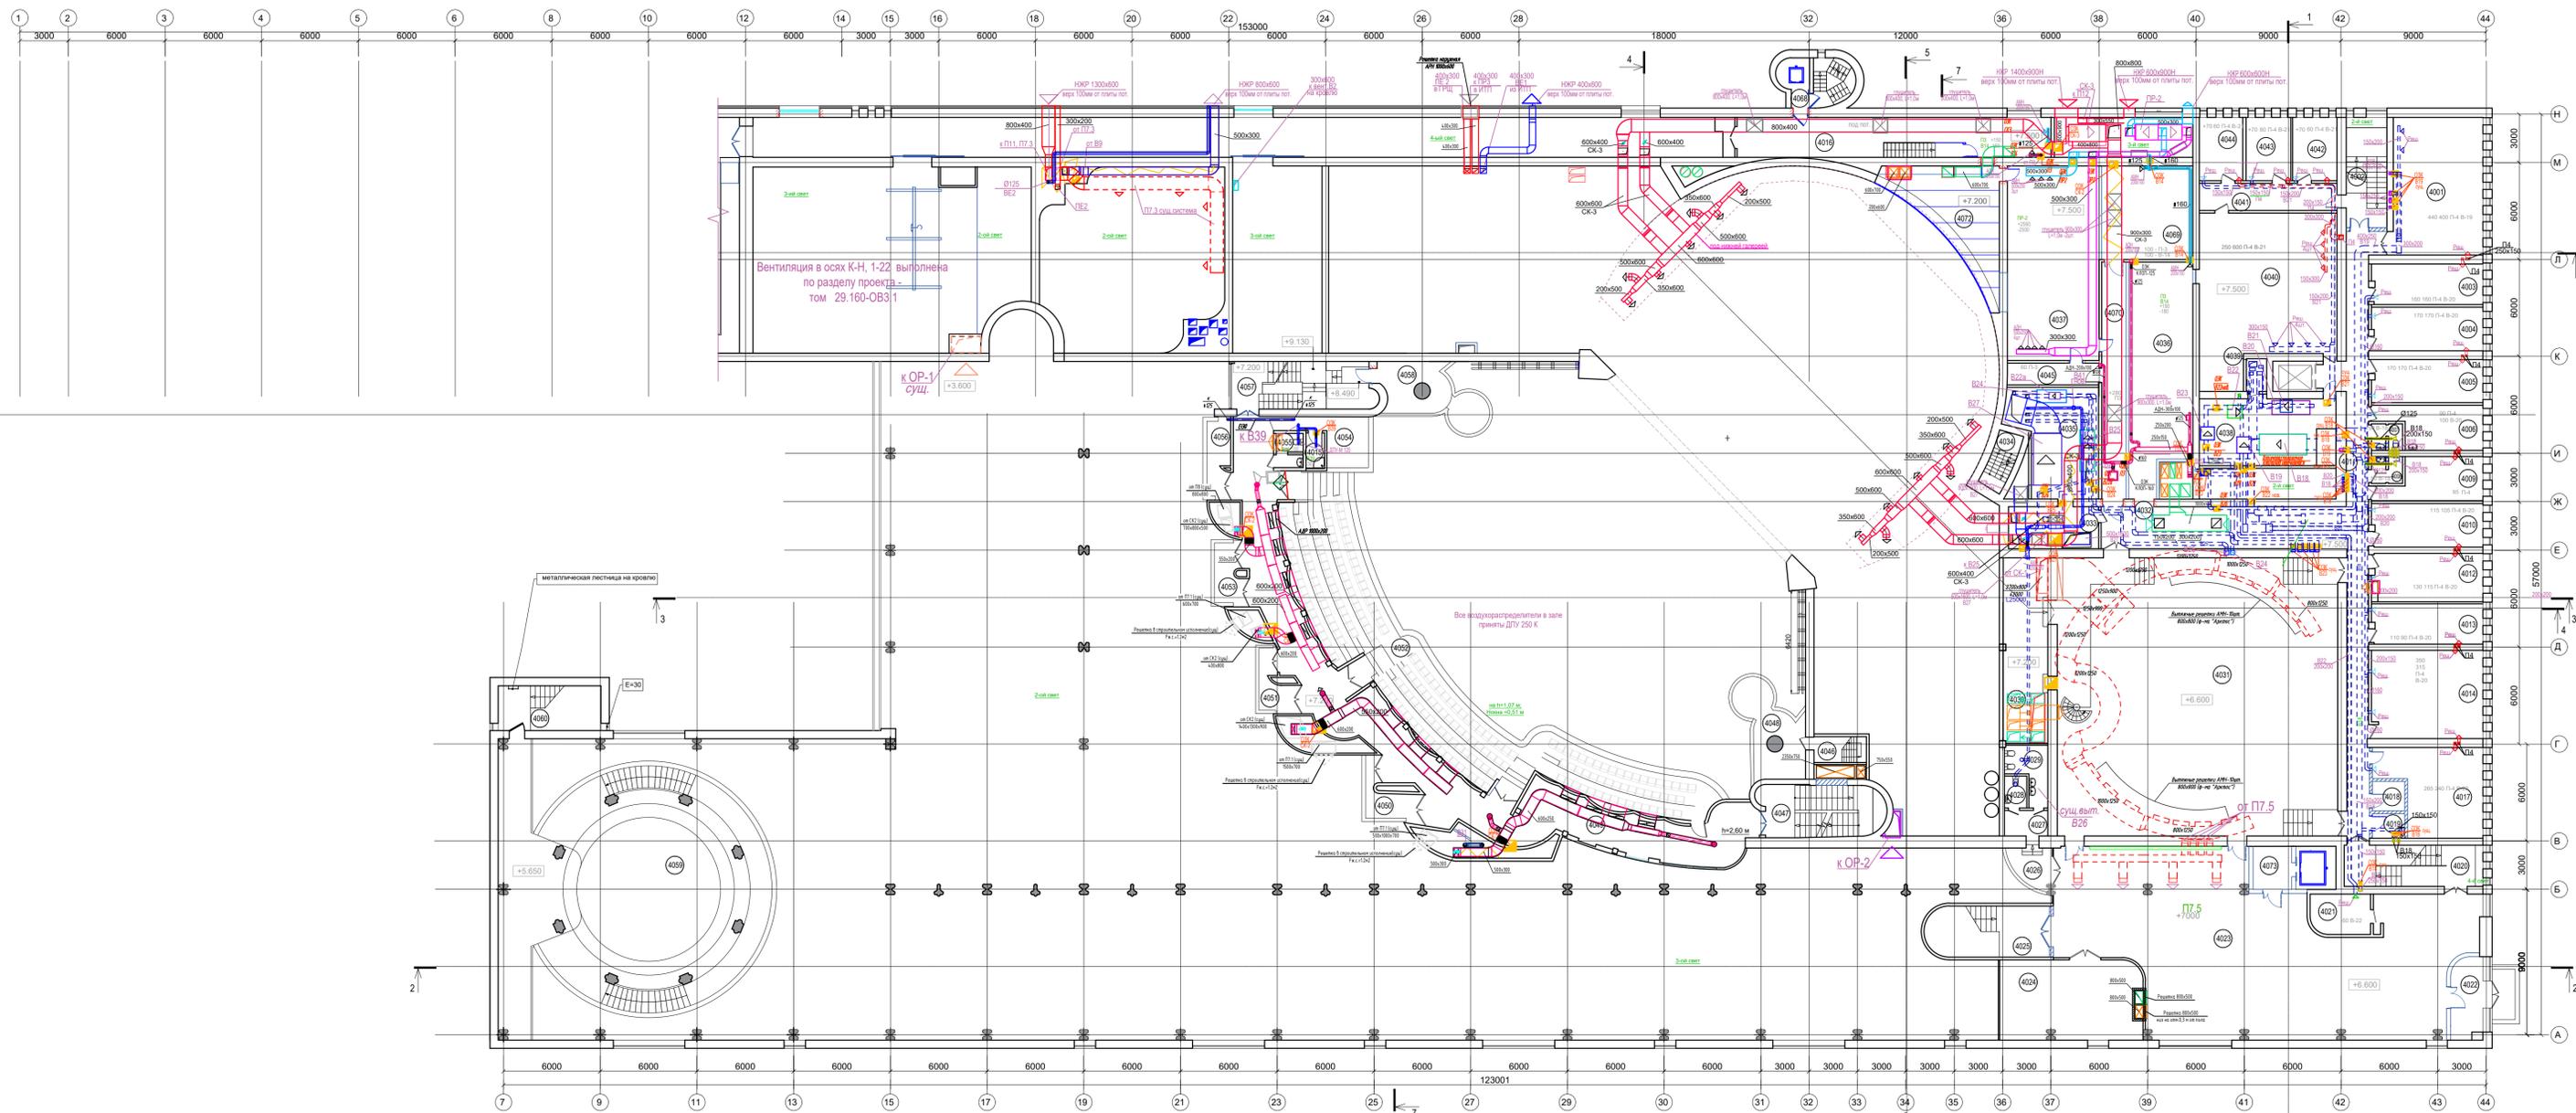

Экспликация помещений


Номер помеще-ния	Наименование	Площадь, м <sup>2</sup>	Кат помеще-ния	Номер помеще-ния	Наименование	Площадь, м <sup>2</sup>	Кат помеще-ния	Номер помеще-ния	Наименование	Площадь, м <sup>2</sup>	Кат помеще-ния	Номер помеще-ния	Наименование	Площадь, м <sup>2</sup>	Кат помеще-ния
4001	Репетиционная	47.7		4020	Лестница ЛК2	22.7		4039	Воздухозаборная шахта	2.6		4058	Боковая осветительная ложа	18.7	
4002	Лестница ЛК1	18.0		4021	Подсобное помещение	9.2		4040	Пошивочная мастерская	81.1		4059	Фойе	22.1	
4003	Вокальный класс	17.4		4022	Тамбур	10.5		4041	Коридор	14.7		4060	Лестница ЛК10	17.7	
4004	Вокальный класс	18.7		4023	Фойе малого зала	226.8		4042	Начальник пошивочного цеха	10.8		4061	Технологическая галерея	130.1	
4005	Вокальный класс	18.4		4024	Склад оборудования и мебели МР3	44.1	В1	4043	Комната мастера - закройщика	10.9	В2	4062	Венткамера	3.6	
4006	Медицинский кабинет	15.5		4025	Лестница ЛК8	24.1		4044	Комната мастера - закройщика	10.6	В2	4063	Венткамера	1.2	
4007	Санузел	3.0		4026	Коридор	6.0		4045	Помещение инженера - электротехника	7.8		4064	Венткамера (ВК№6)	10.9	
4008	Санузел	3.1		4027	Умывальня	4.7		4046	Лестница ЛК7	5.5		4065	Венткамера (ВК№6)	18.9	
4009	Кабинет звездующего художественно-литературной части	15.1		4028	Санузел	2.7		4047	Лестница ЛК6	24.3		4066	Помещение уборочного инвентаря	2.6	В4
4010	Кабинет хормейстеров	18.5		4029	Санузел	7.3		4048	Боковая осветительная ложа	18.2		4067	Лестница ЛК11	13.1	
4011	Коридор	60.1		4030	Аппаратная звукового оборудования	31.7	В4	4049	Коридор	129.3		4068	Лестница ЛК5	8.7	
4012	Кабинет главного балетмейстера	20.1		4031	Малый зал	303.2		4050	Балкон (осветительная ложа)	8.1		4069	Склад переносного комплекта осветительного оборудования	32.9	В4
4013	Кабинет режиссеров	17.2		4032	Коридор	43.7		4051	Балкон (осветительная ложа)	6.9		4070	Коридор	22.8	
4014	Репетиционная	37.7		4033	Венткамера (ВК№3)	10.9		4052	Балкон зрительного зала	125.2		4071	Макетная	24.9	
4015	ПУИ	2.6		4034	Лестница ЛК4	5.6		4053	Светоаппаратная фойе	6.9		4072	Диммерная	34.4	
4016	Склад костюмов	48.3	В1	4035	Венткамера (ВК№3)	36.3		4054	Осветительная ложа для следящих пушек	10.9		4073	Тамбур-шлюз	6.7	
4017	Репетиционная	30.5		4036	Склад оборудования и мебели МР3	56.4	В1	4055	Санузел	3.4					
4018	Архив	3.7	В2	4037	Диммерная №2	68.6		4056	Светоаппаратная фойе	7.1					
4019	Помещение уборочного инвентаря	3.1	В4	4038	Венткамера (ВК№2)	32.9		4057	Лестница ЛК9	18.6					

Условное обозначение  
- - - - - сущ. воздуховоды



М 1:200

Изм.				Лист №				Подп.				Дата			
Разработал				Мальгина				Васильев				02/23			
Проверил				Васильев				Васильев				02/23			
ГИП				Васильев				Васильев				02/23			
Н.				Васильев				Васильев				02/23			
Контр.															
29/160-РД.083.2. Основное здание театра.												Федеральное государственное бюджетное учреждение "Московский государственный академический детский музыкальный театр имени Н.И. Щедрина"			
Основное здание театра. Реконструкция и техническое перевооружение.												Стадия			
План этажа на отм. +7.500.												Лист 15			
												ООО "ПРОЕКОМ"			

План этажа на отм. +10.950м, +12.250м  
Рабочая галерея №2

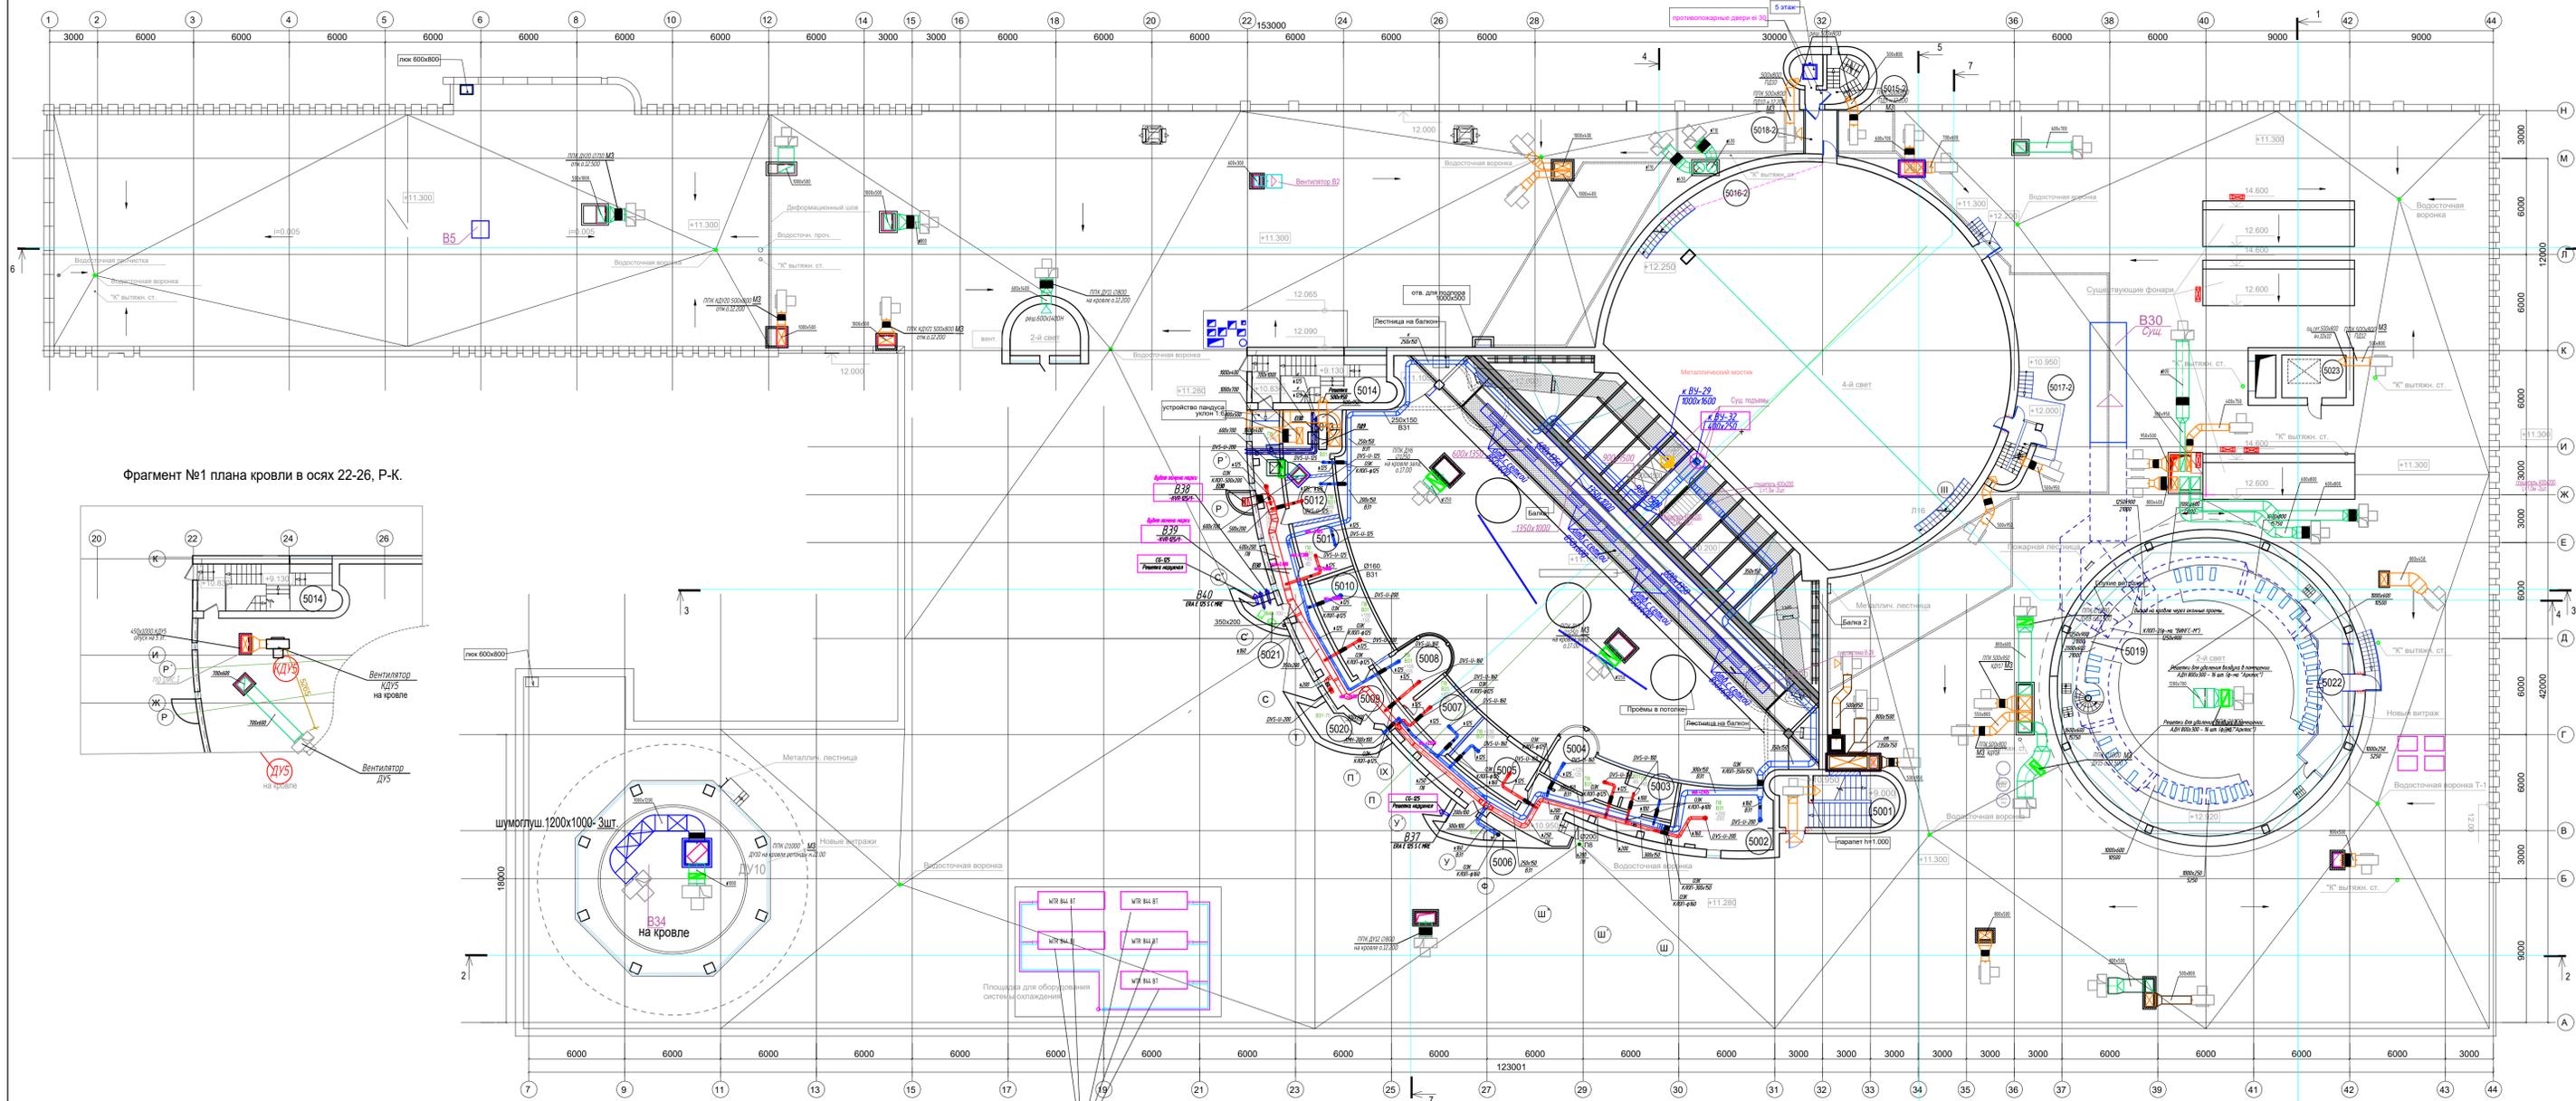

Фрагмент №1 плана кровли в осях 22-26, Р-К.

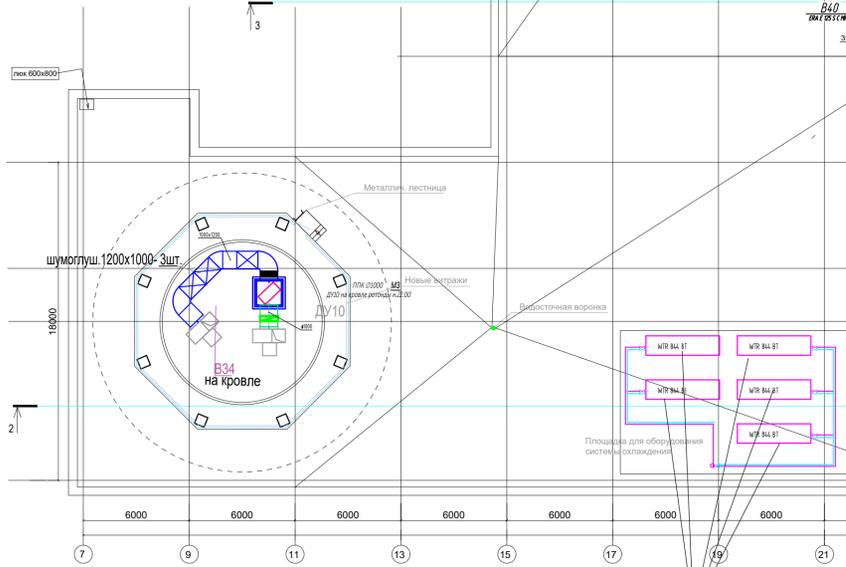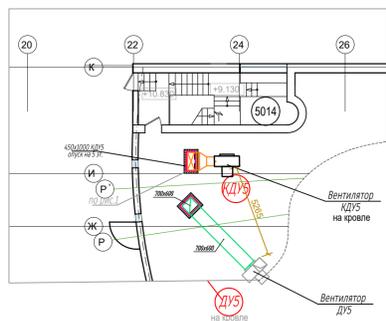

сущ. сухие трапирни (драйкулеры)-5шт. существ.

Экспликация помещений

Номер помещения	Наименование	Площадь, м²	Кат. помещения
5001	Лестница ЛК6	23.7	
5002	Телеаппаратная	23.4	Б4
5003	Техническое помещение технологического телевидения	7.7	Б4
5004	Видеомонтажная	14.7	Б4
5005	Серверная, СОУЭ	15.3	
5006	Помещение уборочного инвентаря	5.3	Б4
5007	Аппаратная студии звукозаписи	12.0	
5008	Тон-зал	12.1	
5009	Коридор	72.3	
5010	Помещение усилителей звукозаписи	18.4	
5011	Помещение дежурного электрика	10.0	
5012	Мониторная СОТ	7.9	Б4


Номер помещения	Наименование	Площадь, м²	Кат. помещения
5013	Венткамера (ВК№8)	14.3	
5014	Лестница ЛК9	5.5	
5015-2	Лестница ЛК5	8.6	
5016-2	Рабочая галерея №2	102.9	
5017-2	Лестница ЛК4	6.9	
5018-2	Коридор	5.9	
5019	Технический балкон	70.7	
5020	Помещение запасных принадлеж.	8.3	Б4
5021	Санузел	3.0	
5022	Свето- и звуко- аппаратная малого зала	22.8	Б4
5023	Машинное отделение	11.0	

Условное обозначение  
--- сущ. воздуховоды


М 1:200

				29/160-РД.083.2. Основное здание театра.		
				Федеральное государственное бюджетное учреждение "Московский государственный академический детский музыкальный театр имени Н.И. Щедрина"		
Изм.	Коп.	Лист №	Подп.	Дата	Стадия	Лист
Разработал	Малыхина	44/16	Васильев	08/23	РД	16
Проверил	Васильев			08/23		
ГИП	Васильев			08/23		
				Вентиляция		ООО "ПРОЕКОМ"
				План этажа на отм. +10.950 и +12.250		
Н.	Васильев			08/23		
				Формат		

План кровли на отм. +34.330м

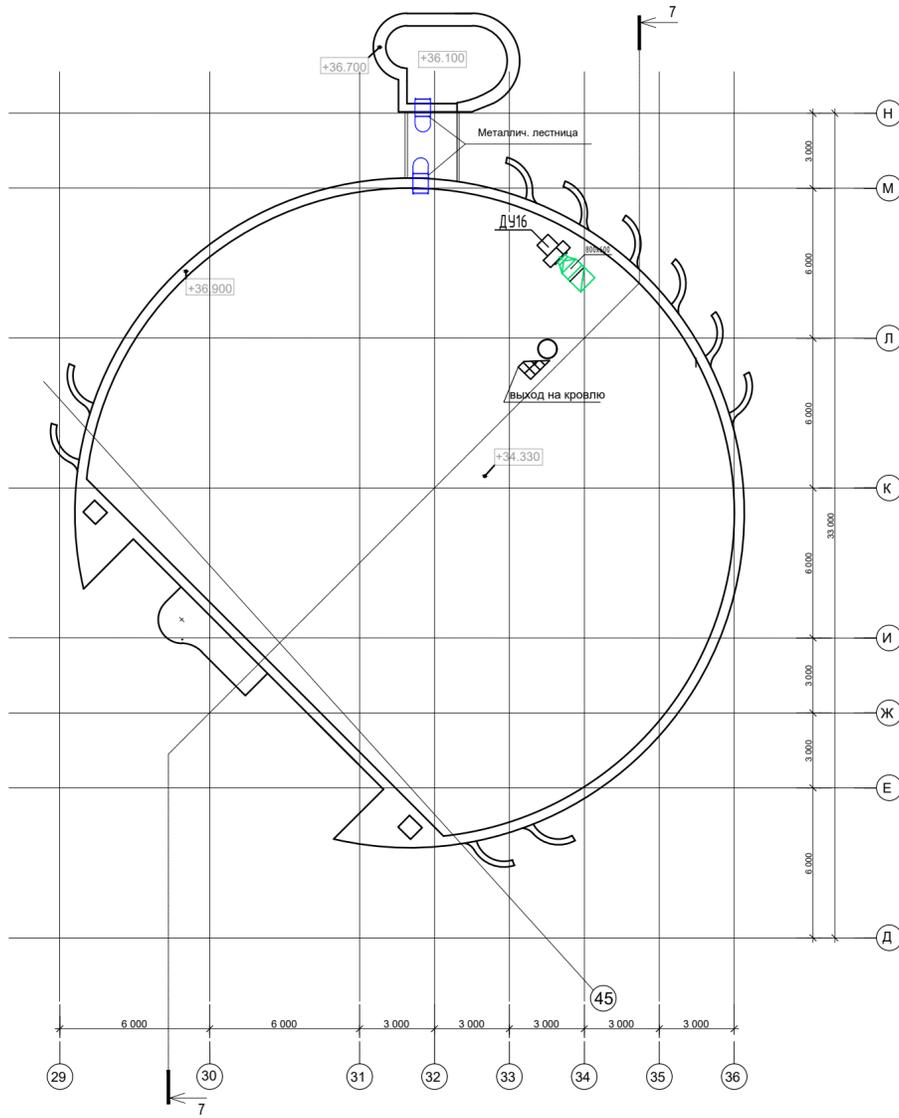

План машинного отделения на отм. +33.280м  
(в осях Д-М под потолком)

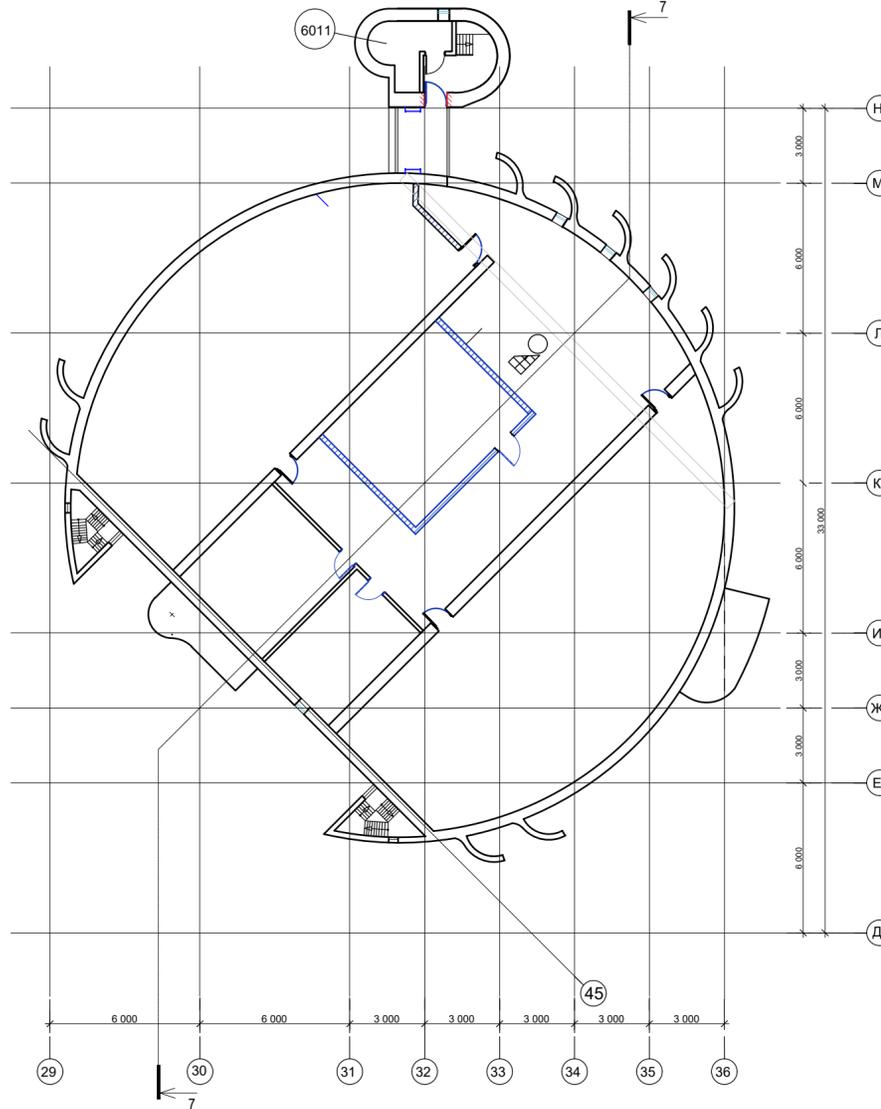

План машинного отделения на отм. +30.680м



Условные обозначения

№	Обозначение	Наименование
1	6003	номер помещения на плане
2	+30.600	отметка уровня чистого пола относительно принятой нулевой отметки
3	h=2850	высота от уровня чистого пола помещения до существующего уровня потолка
4		Вновьвозводимые стены / перегородки
5		Раскрываемый проем

Экспликация помещений

Номер помещения	Наименование	Площадь, м²	Кат помещения
6001	Помещение для персонала	19.0	
6002	Венткамера (ВК№7)	24.4	
6003	Помещение для лебедек	123.7	Д
6004	Коридор	89.6	
6005	Помещение для лебедек	114.9	Д
6006	Коридор	5.6	
6007	Лестница ЛК5	8.6	
6008	Номер не используется		
6009	Санузел	1.4	
6010	Диммерная N1	33.8	
6011	Машинное отделение	6.1	

М 1:200

				29/160-РД.0В3.2. Основное здание театра.					
				Федеральное государственное бюджетное учреждение "Московский государственный академический детский музыкальный театр имени Н.И. Сац"					
Изм.	Кол.	Лист №	Подп.	Дата	Основное здание театра. Реконструкция и техническое проектирование.	Стадия	Лист	Листов	
		Разработал	Мальхашвили	03.23		РД	17		
		Проверил	Блохина	03.23					
		ГИП	Васильев	03.23					
				Вентиляция. План этажа на отм. + 24.100, +30.680, +33.280.			ООО "ПРОЕКТОМ"		
				Н. Васильев			контр.		




# СК-2

Большой зал

# П4, П6

Административные и бытовые помещения, репетиционные залы в осях 40-44

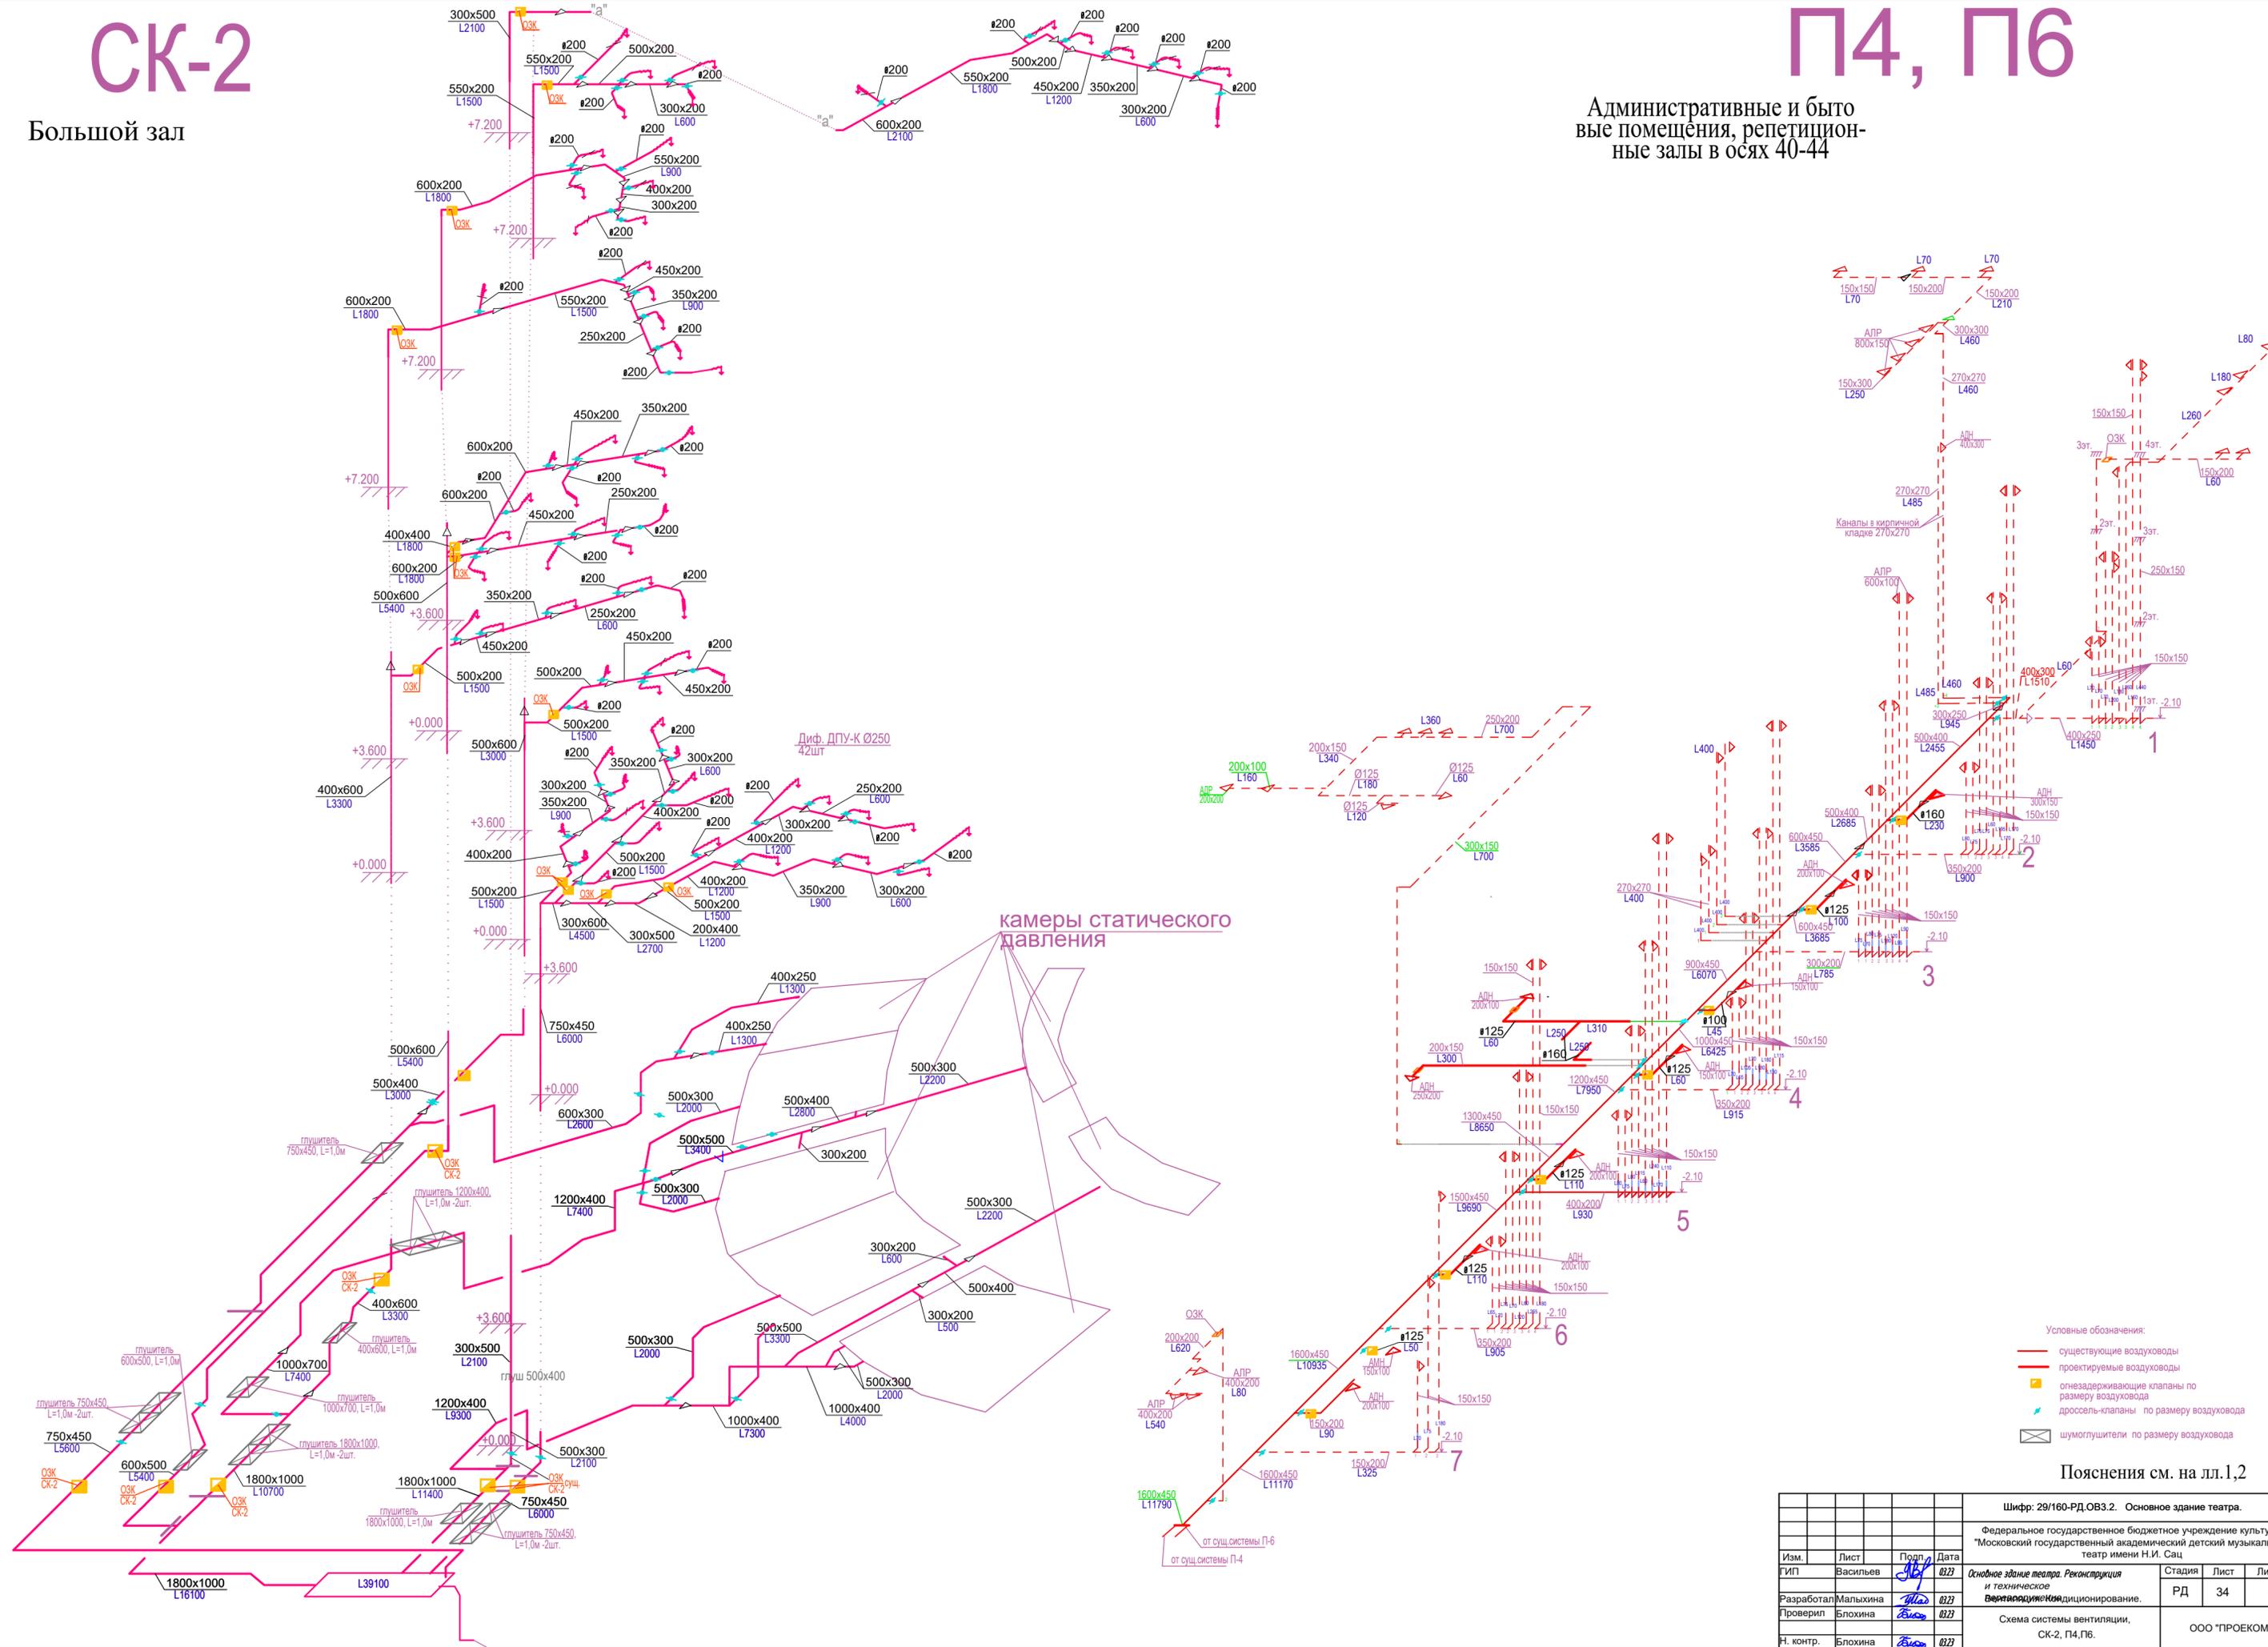

- Условные обозначения:
- существующие воздуховоды
  - проектируемые воздуховоды
  - огнезадерживающие клапаны по размеру воздуховода
  - дроссель-клапаны по размеру воздуховода
  - шумоглушители по размеру воздуховода


Пояснения см. на лл. 1,2

				Шифр: 29/160-РД.ОВ3.2. Основное здание театра.			
				Федеральное государственное бюджетное учреждение культуры "Московский государственный академический детский музыкальный театр имени Н.И. Сац"			
Изм.	Лист	Подп.	Дата	Основное здание театра. Реконструкция и техническое вентилирование.	Стадия	Лист	Листов
Разработал	Мальхина	<i>ММ</i>	02/22		РД	34	-
Проверил	Блохина	<i>ВБ</i>	02/22		ООО "ПРОЕКОМ"		
Н. контр.	Блохина	<i>ВБ</i>	02/22				




# П7.3

## Зал демонстрации "Палех"

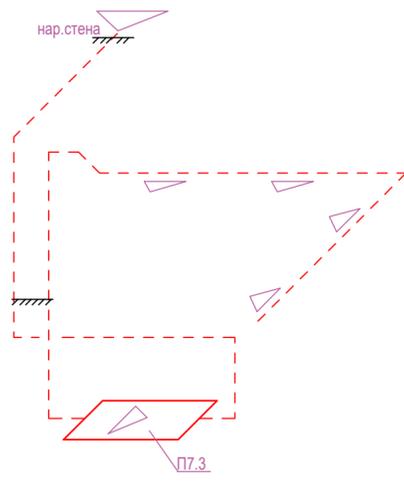

# П7.2


## Оркестровая яма, помещения хранения инструментов

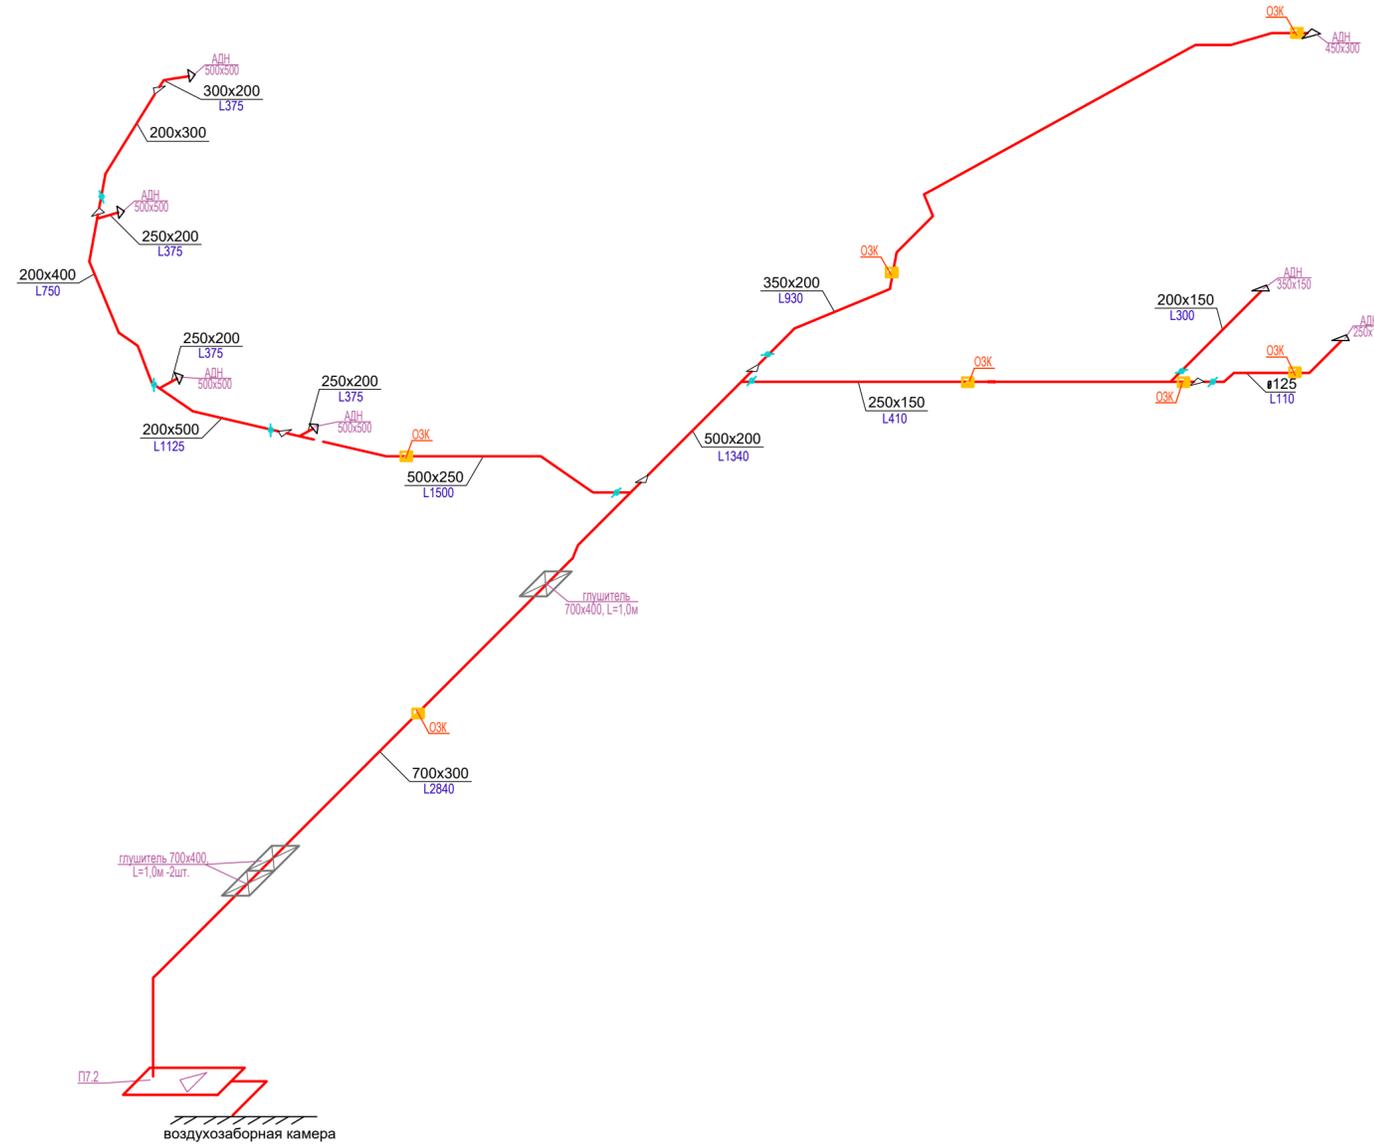

# П7.1

## Фойе зрительного (Большого) зала

Вентрешетка  
F<sub>жс</sub>=3м<sup>2</sup>  
сущ.

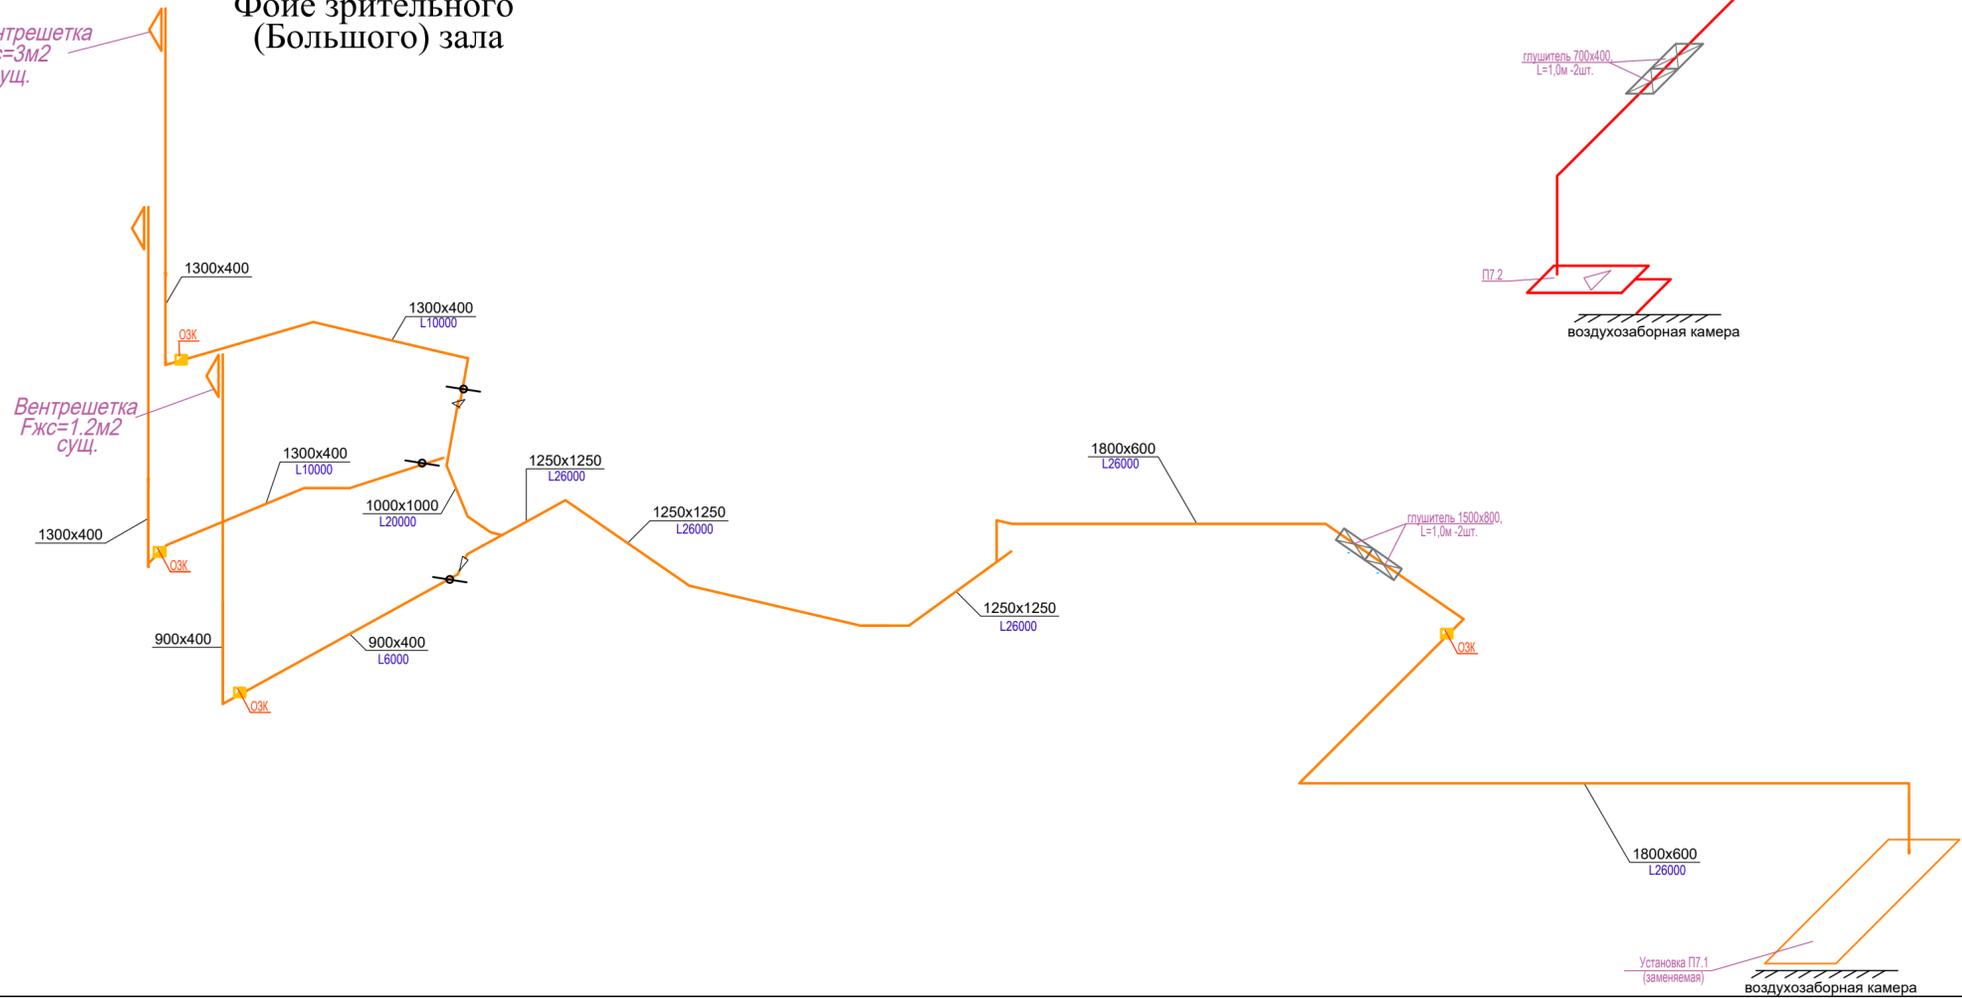


Пояснения см. на лл.1,2

				Шифр: 29/160-РД.ОВ3.2. Основное здание театра.			
				Федеральное государственное бюджетное учреждение культуры "Московский государственный академический детский музыкальный театр имени Н.И. Сац"			
Изм.	Лист	Подп.	Дата	Основное здание театра. Реконструкция и техническое вентилирование.	Стадия	Лист	Листов
Разработал	Мальгина	Мло	02/23		РД	36	-
Проверил	Блохина	Висо	02/23		Схемы систем вентиляции, П7.1, П7.2, П7.3.		
Н. контр.	Блохина	Висо	02/23		ООО "ПРОЕКМ"		
				Формат А1			




# П10

Венткамера (0013)

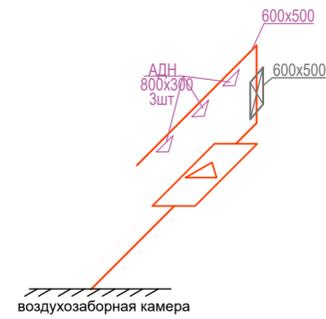


# П11

Цех покраски жестких декораций

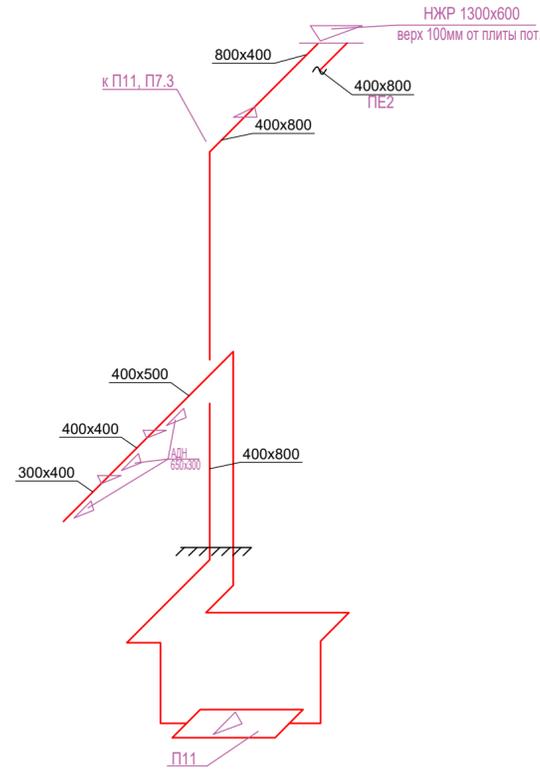


# П12

Балетный зал

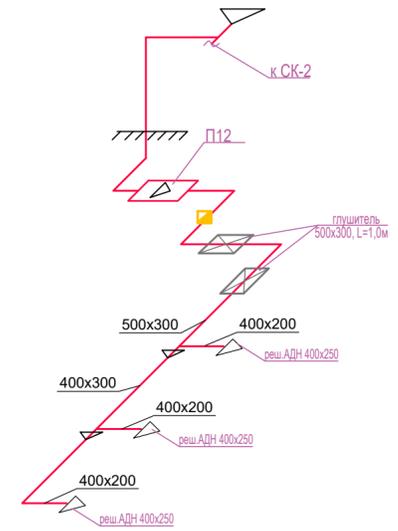

# П9

Буфет персонала

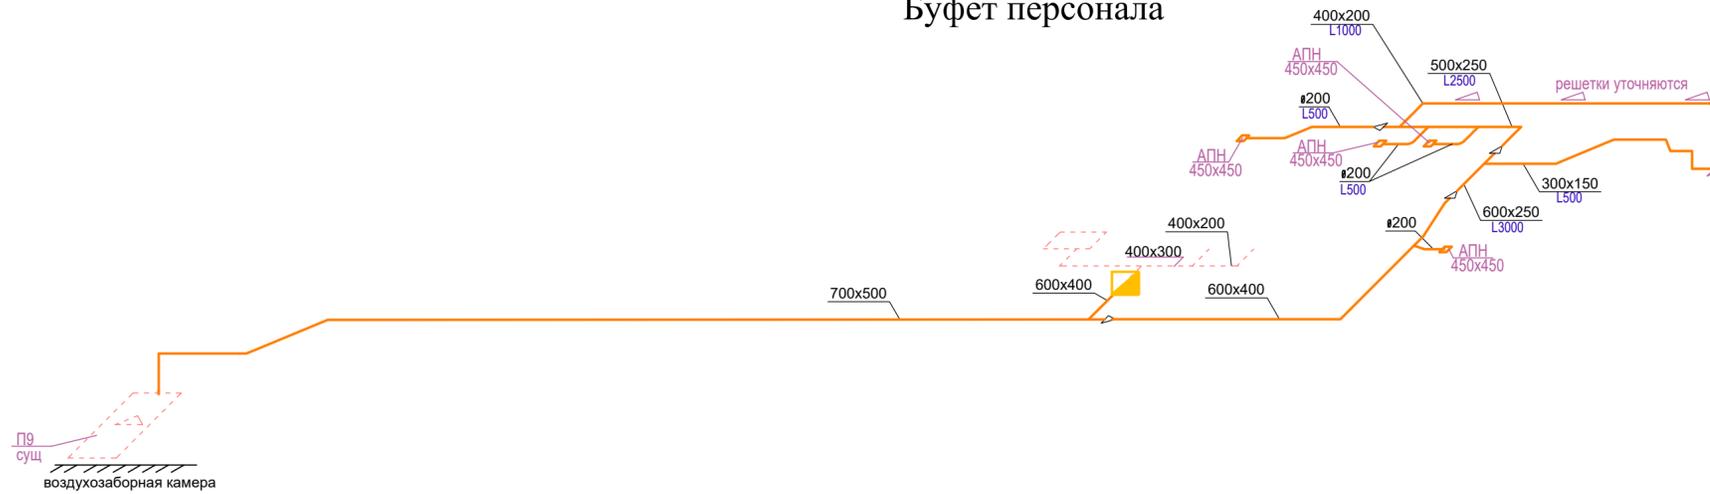


Пояснения см. на лл.1,2

				Шифр: 29/160-РД.ОВ3.2. Основное здание театра.			
				Федеральное государственное бюджетное учреждение культуры "Московский государственный академический детский музыкальный театр имени Н.И. Сац"			
Изм.	Лист	Подп.	Дата	Основное здание театра. Реконструкция и техническое вентиляционное кондиционирование.	Стадия	Лист	Листов
					РД	38	-
Разработал	Малыхина	Мло	02/23		Схемы систем вентиляции, П9, П10, П11, П12.		
Проверил	Блохина	Висо	02/23				
Н. контр.	Блохина	Висо	02/23	ООО "ПРОЕКОМ"			


# ПЕ-1

Приток в помещение ГРЩ,  
компенсация вытяжки В12

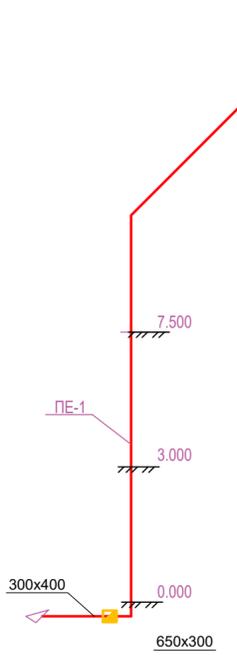


# ПР-3

ИТП

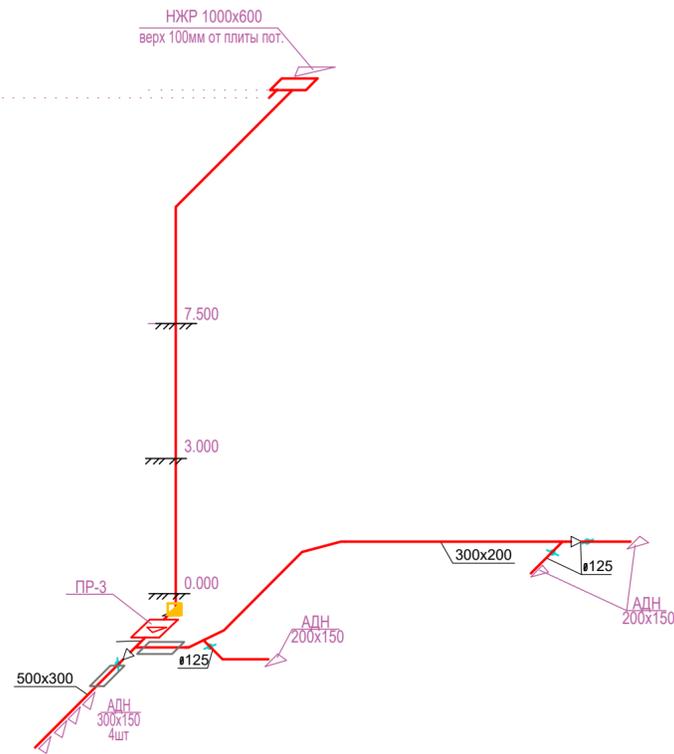


# ВЕ-1

ИТП

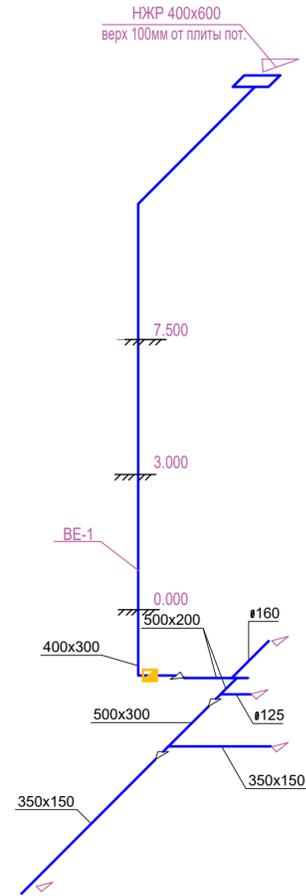


# ПЕ-2

Приток в помещения 1072, 1073,  
компенсация вытяжки В28

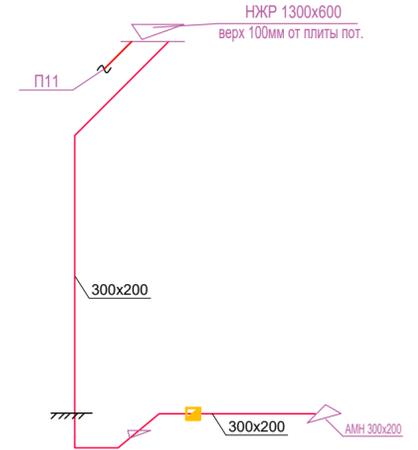


# ПР-1

Диммерная №1 (пом.6010)

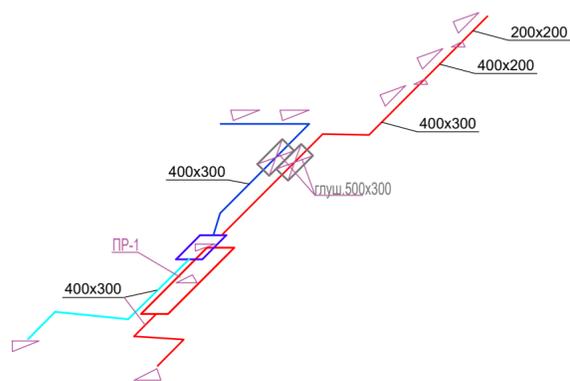

# ПР-2

Диммерная №2 (пом.4037)

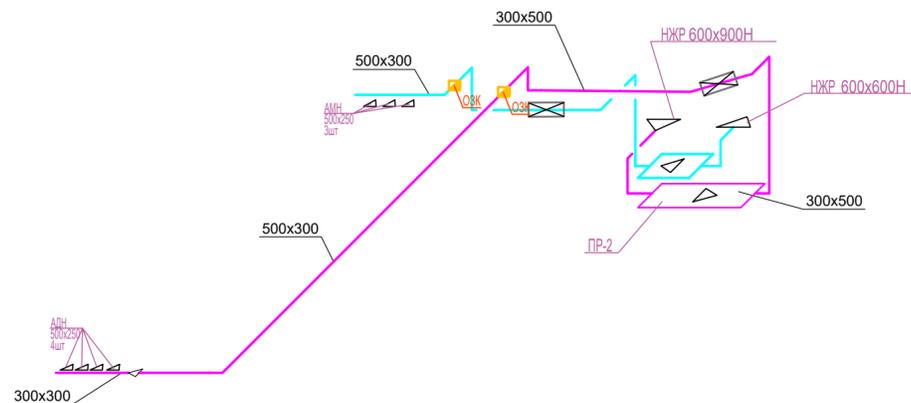


Пояснения см. на лл.1,2

				Шифр: 29/160-РД.ОВ3.2. Основное здание театра.		
				Федеральное государственное бюджетное учреждение культуры "Московский государственный академический детский музыкальный театр имени Н.И. Сац"		
Изм.	Лист	Подп.	Дата	Стадия	Лист	Листов
ГИП	Васильев	<i>ВВ</i>	02/23	Основное здание театра. Реконструкция и техническое вентилирование.	РД	39
Разработал	Малыхина	<i>ММ</i>	02/23	Схемы систем вентиляции, ПЕ1, ПР3, ВЕ1, ПЕ2, ПР1, ПР2.		
Проверил	Блохина	<i>ВБ</i>	02/23			
Н. контр.	Блохина	<i>ВБ</i>	02/23	ООО "ПРОЕКОМ"		


# ОР-1

Фойе, воздушное отопление

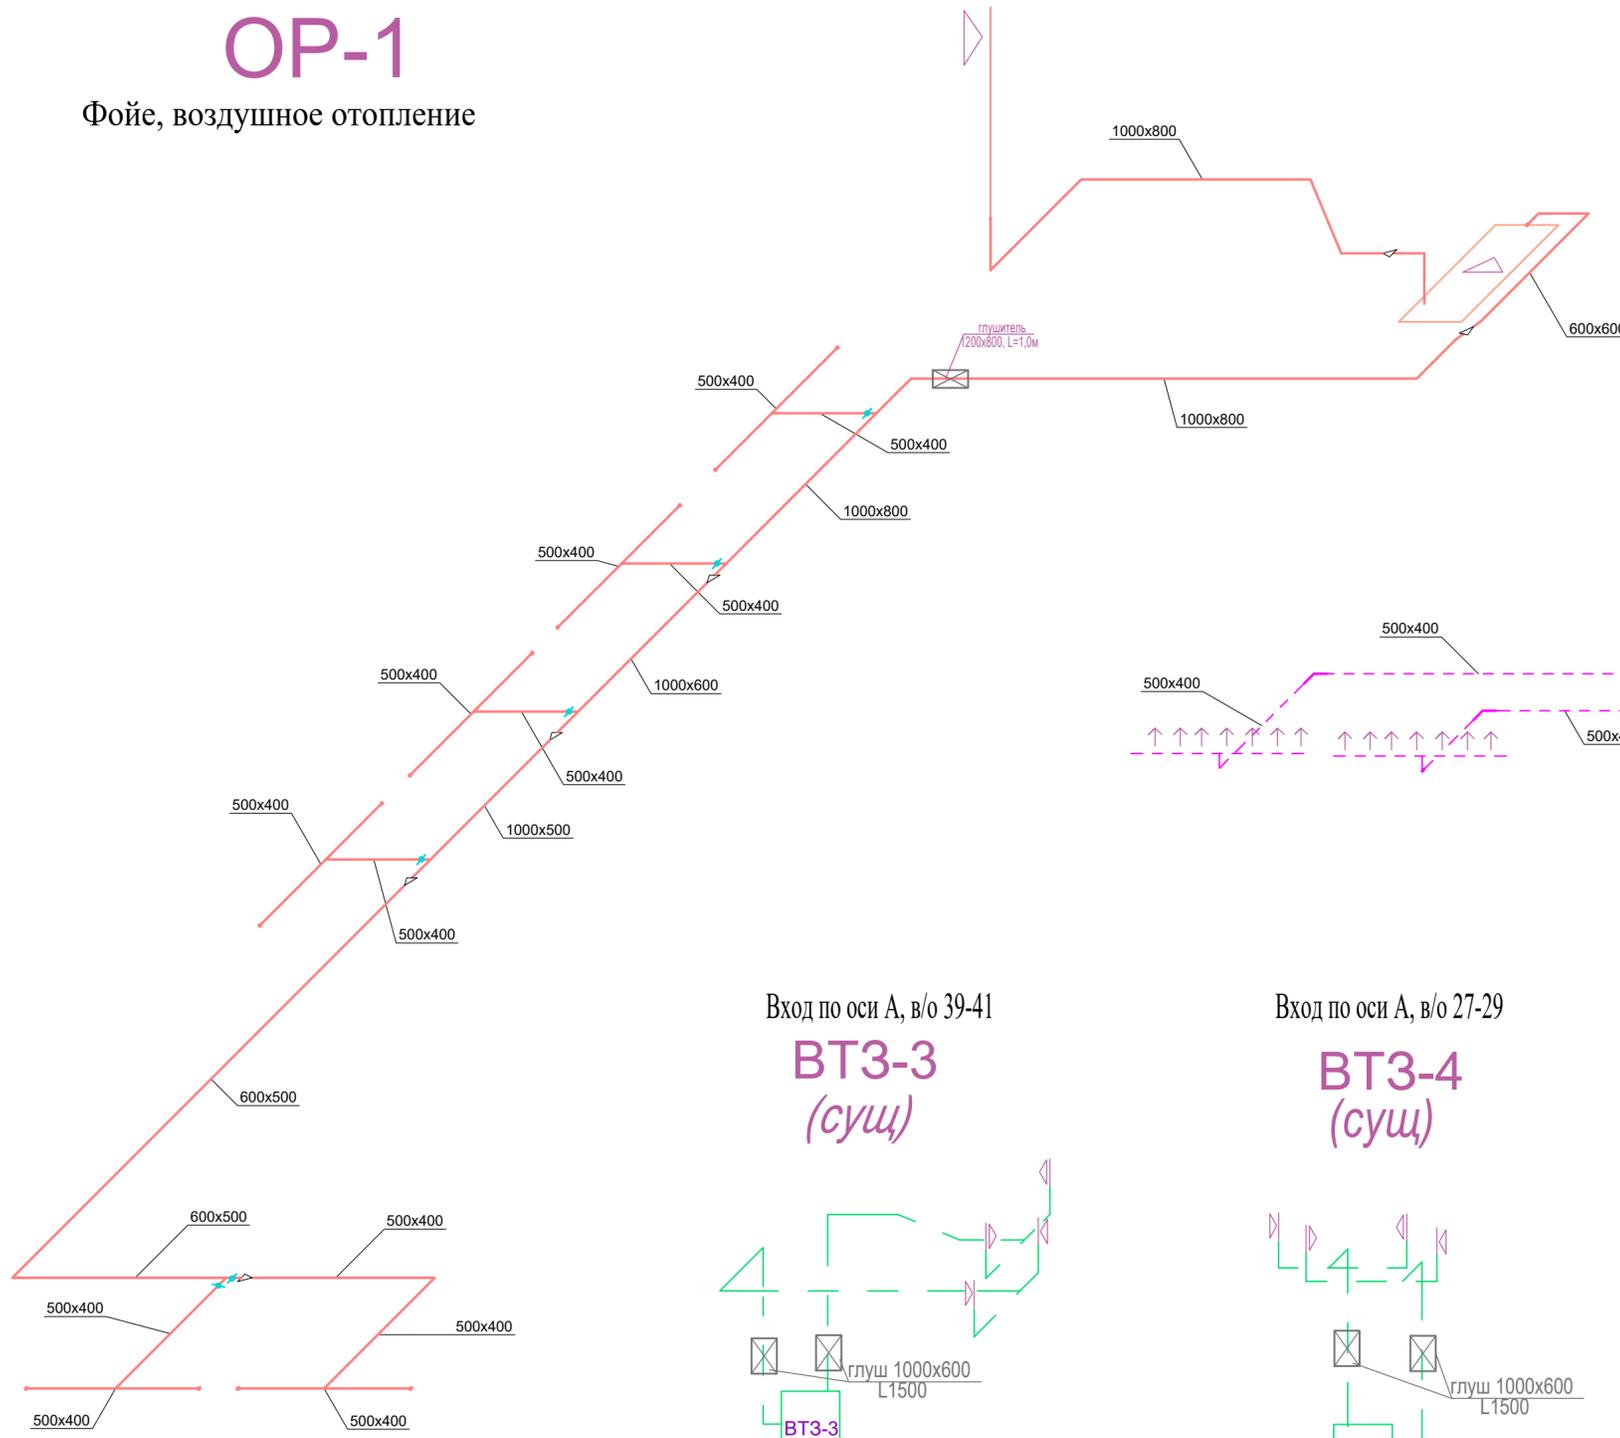


# ОР-2(сущ)

Фойе, воздушное отопление

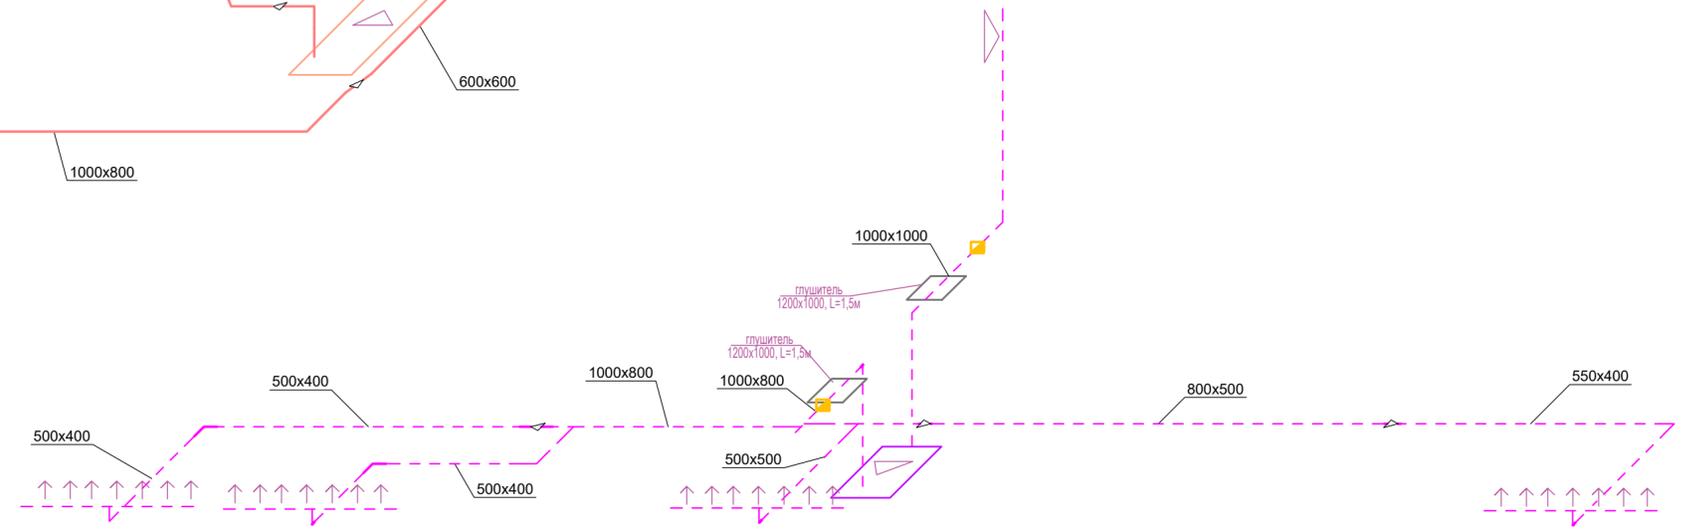


Вход по оси А, в/о 39-41

## ВТЗ-3 (сущ)

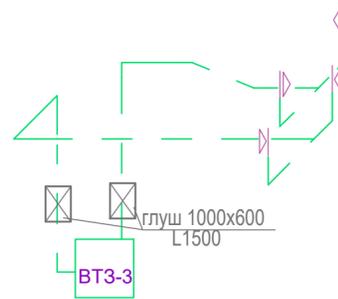


Вход по оси А, в/о 27-29

## ВТЗ-4 (сущ)

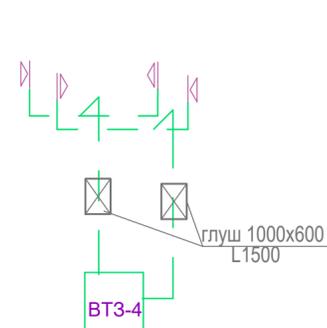



Вход по оси А, в/о 21-23

## ВТЗ-5 (сущ)

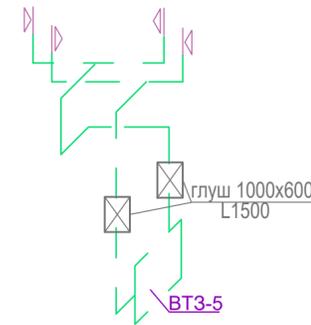

Вход по оси А, в/о 31-33

## ВТЗ-7 (сущ)

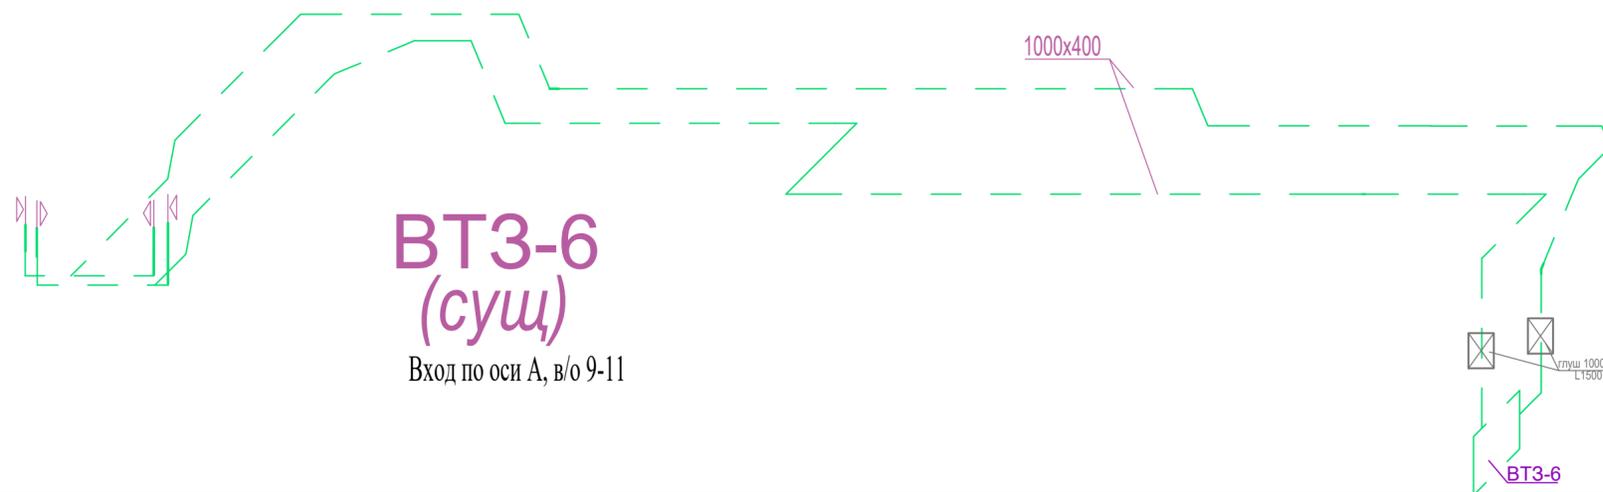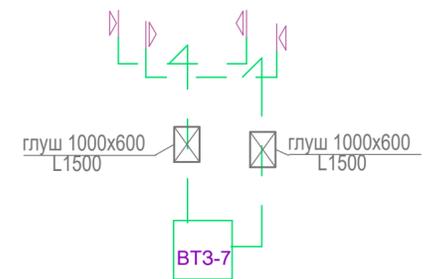

## ВТЗ-6 (сущ)

Вход по оси А, в/о 9-11

Пояснения см. на лл.1,2


				Шифр: 29/160-РД.ОВЗ.2. Основное здание театра.			
				Федеральное государственное бюджетное учреждение культуры "Московский государственный академический детский музыкальный театр имени Н.И. Сац"			
Изм.	Лист	Подп.	Дата	Основное здание театра. Реконструкция и техническое вентилирование.	Стадия	Лист	Листов
	Васильев	<i>ВВ</i>	02/23		РД	40	-
Разработал	Мальхина	<i>ММ</i>	02/23		ООО "ПРОЕКОМ"		
Проверил	Блохина	<i>ВБ</i>	02/23				
Н. контр.	Блохина	<i>ВБ</i>	02/23	Схемы систем вентиляции, ОР1, ОР2, ВТЗ-3..ВТЗ-7.			






# B12

ГРЩ

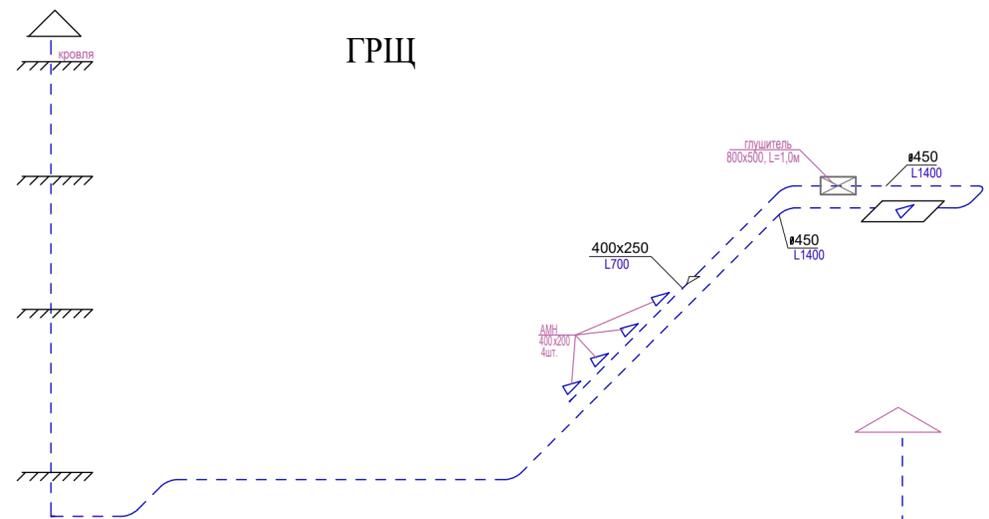



# B11

Буфет персонала

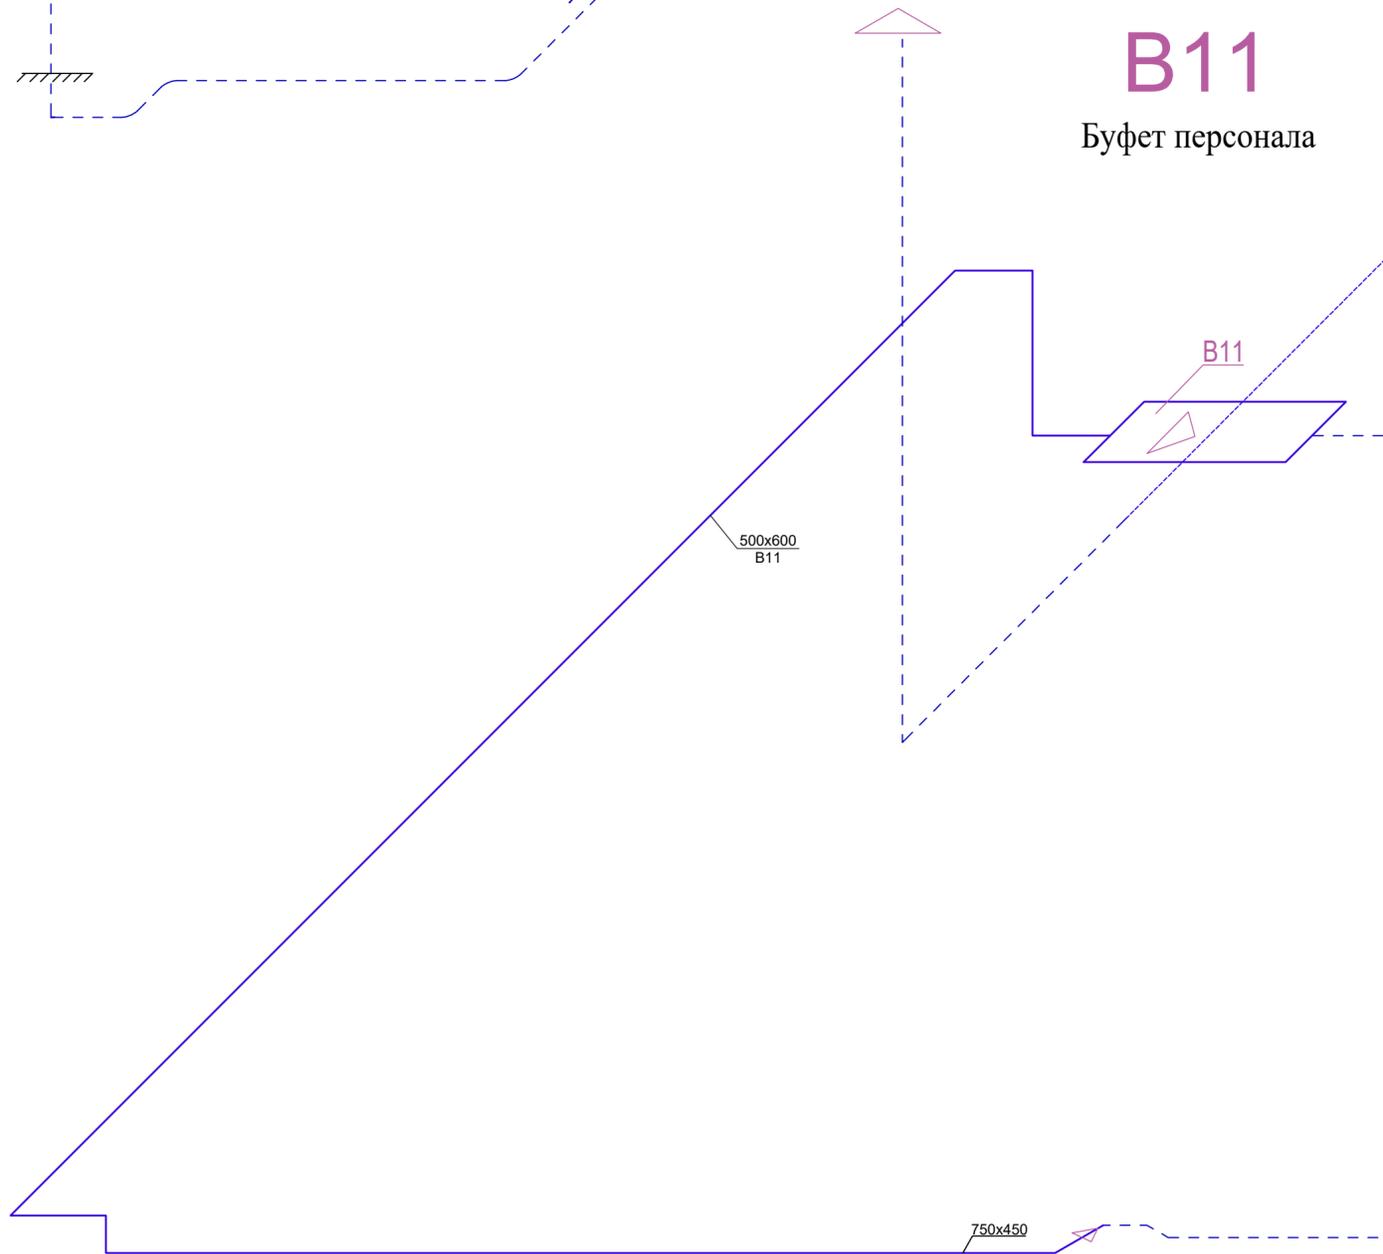

# B13


Склады электриков, сантехников

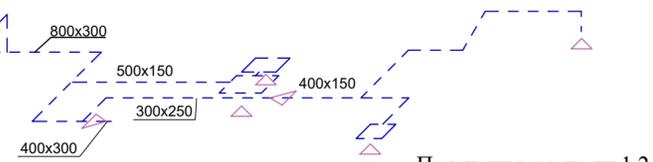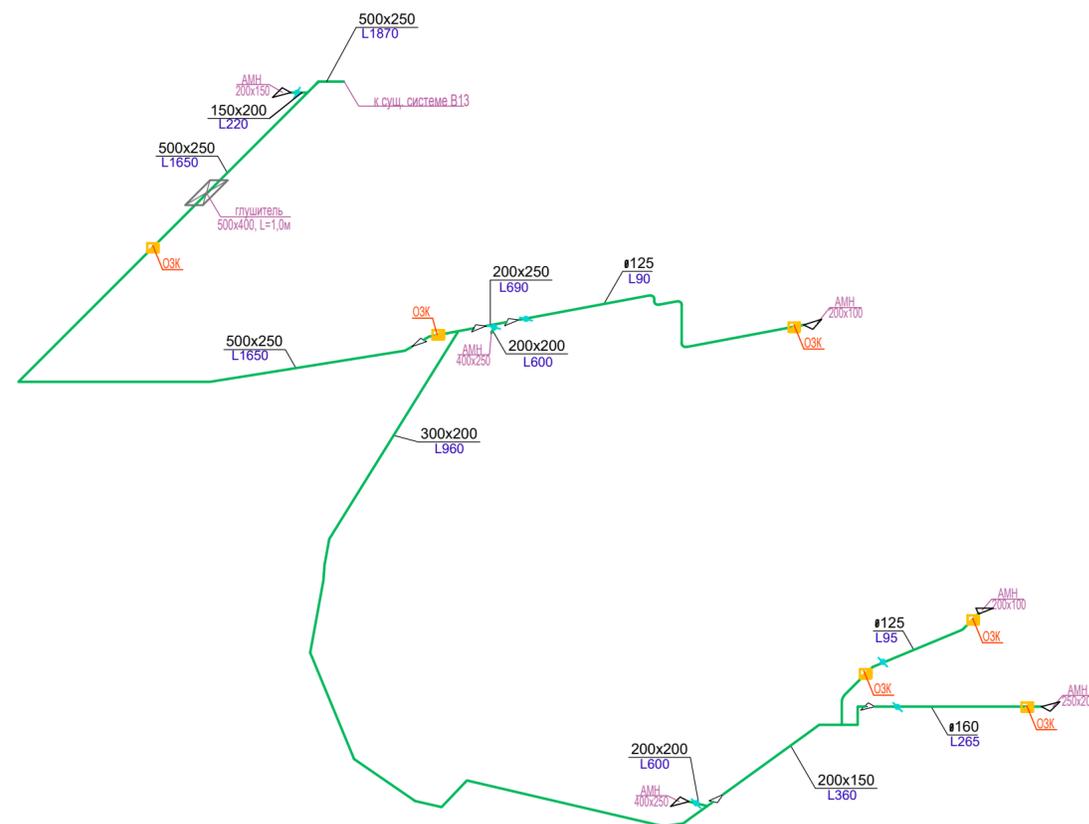

				Шифр: 29/160-РД.ОВ3.2. Основное здание театра.			
				Федеральное государственное бюджетное учреждение культуры "Московский государственный академический детский музыкальный театр имени Н.И. Сац"			
Изм.	Лист	Подп.	Дата	Основное здание театра. Реконструкция и техническое вентилирование.	Стадия	Лист	Листов
	Васильев	<i>[Signature]</i>	02/22		РД	43	-
Разработал	Мальхина	<i>[Signature]</i>	02/22		ООО "ПРОЕКТОМ"		
Проверил	Блохина	<i>[Signature]</i>	02/22				
Н. контр.	Блохина	<i>[Signature]</i>	02/22	Схемы систем вентиляции, В 11, В12, В13			


# B14

Складские помещения на  
отм. -4,500; -3,000; 0,000

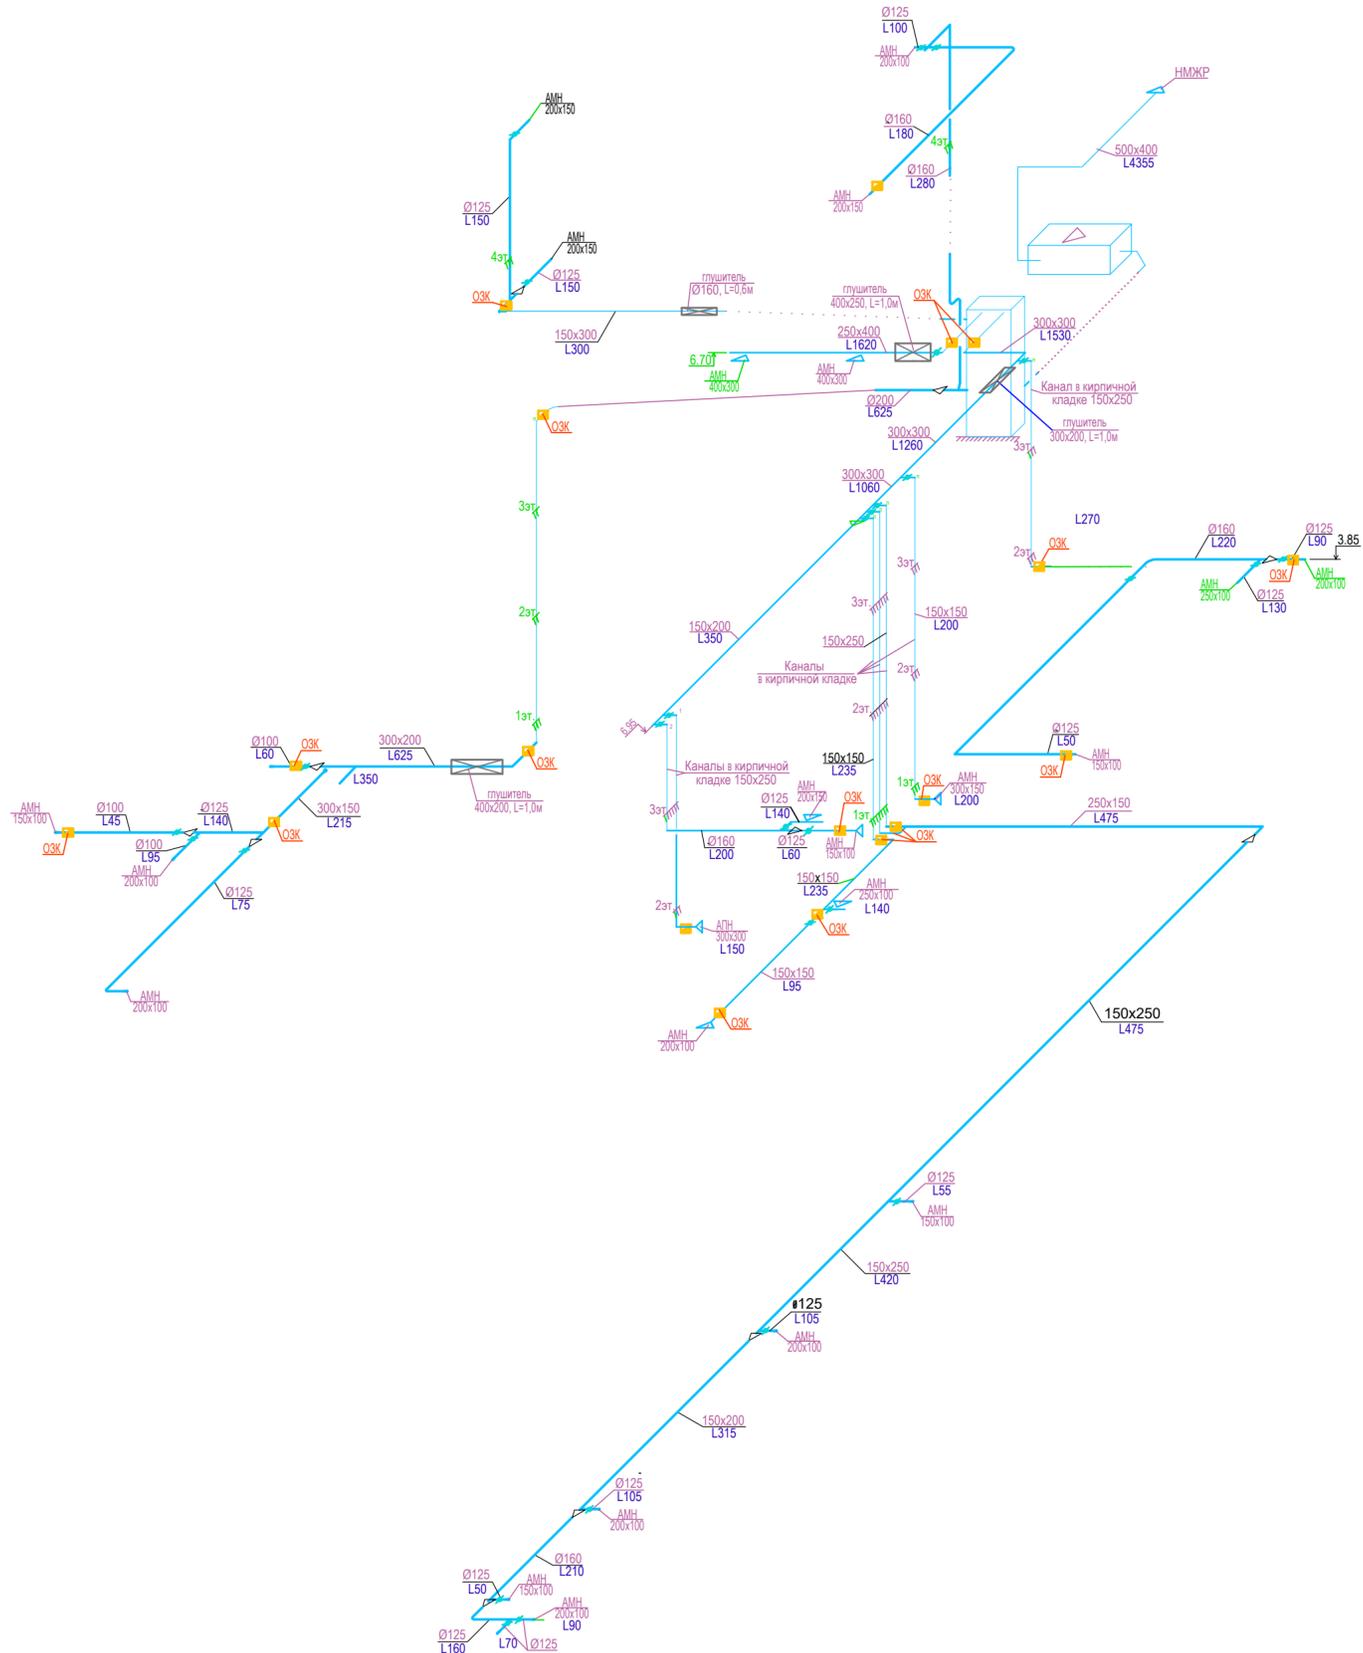


# B15

Пом. музыкантов и  
персонала

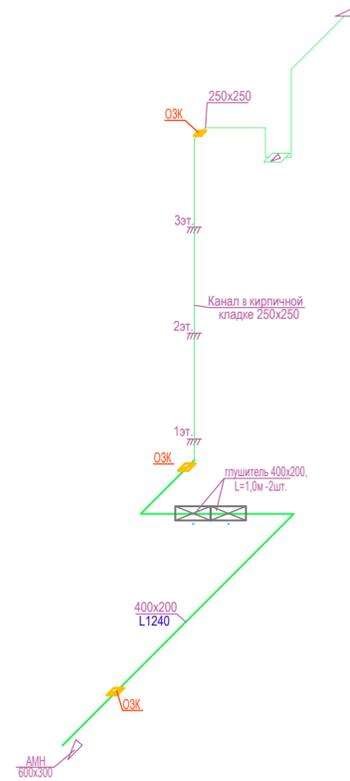


# B16

Сейф скатанных декораций

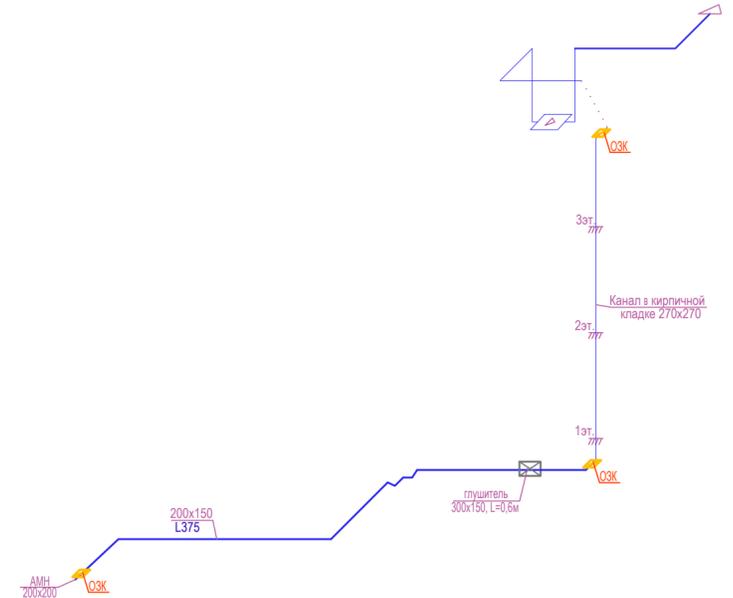

# B17

Балетный зал

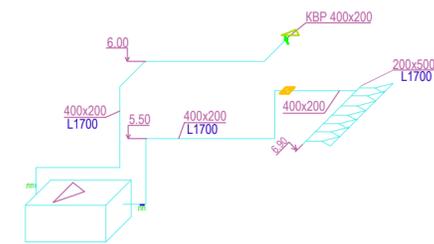


Пояснения см. на лл.1,2

				Шифр: 29/160-РД.ОВ3.2. Основное здание театра.			
				Федеральное государственное бюджетное учреждение культуры "Московский государственный академический детский музыкальный театр имени Н.И. Сац"			
Изм.	Лист	Подп.	Дата	Основное здание театра. Реконструкция и техническое вентиляционное кондиционирование.	Стадия	Лист	Листов
ГИП	Васильев	<i>Васильев</i>	022		РД	44	-
Разработал	Мальгина	<i>Мальгина</i>	022		ООО "ПРОЕКОМ"		
Проверил	Блохина	<i>Блохина</i>	022				
Н. контр.	Блохина	<i>Блохина</i>	022	Схема системы вентиляции, B14...B17			


# B18

Санузлы в осях 41-44/В-Н

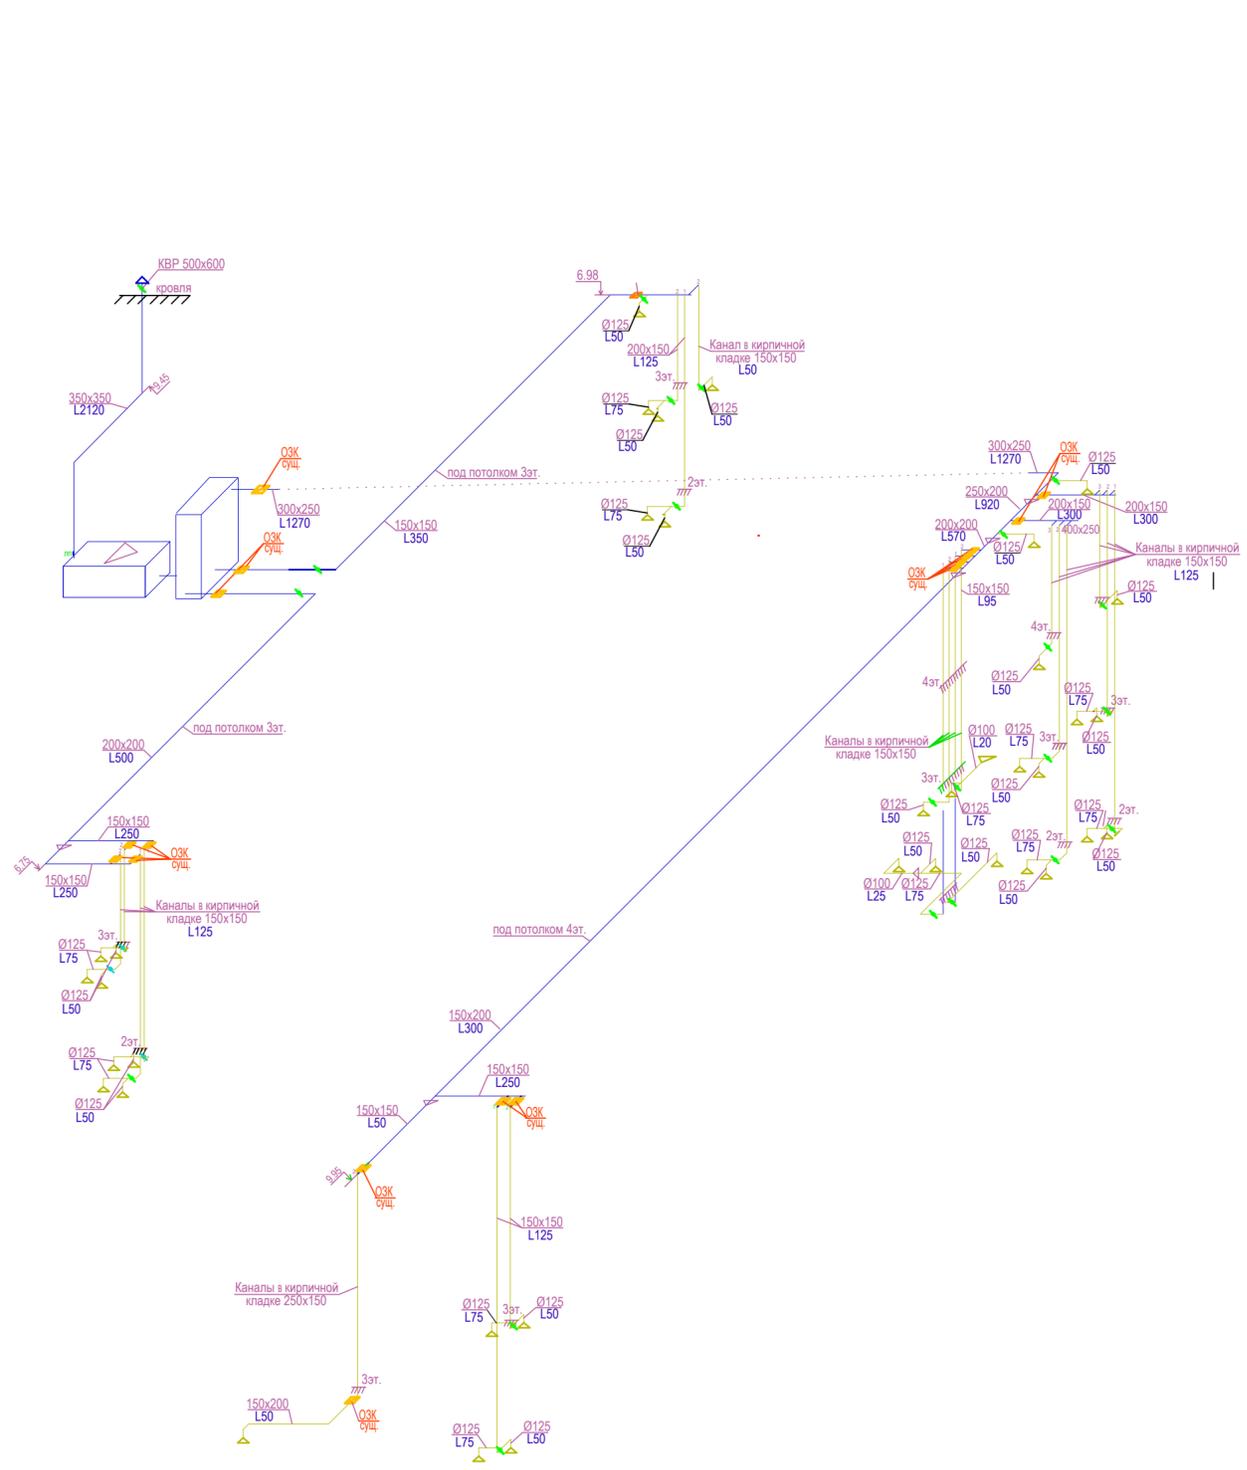

# B19

Админ.помещения, репетиционные залы отм.+4.500

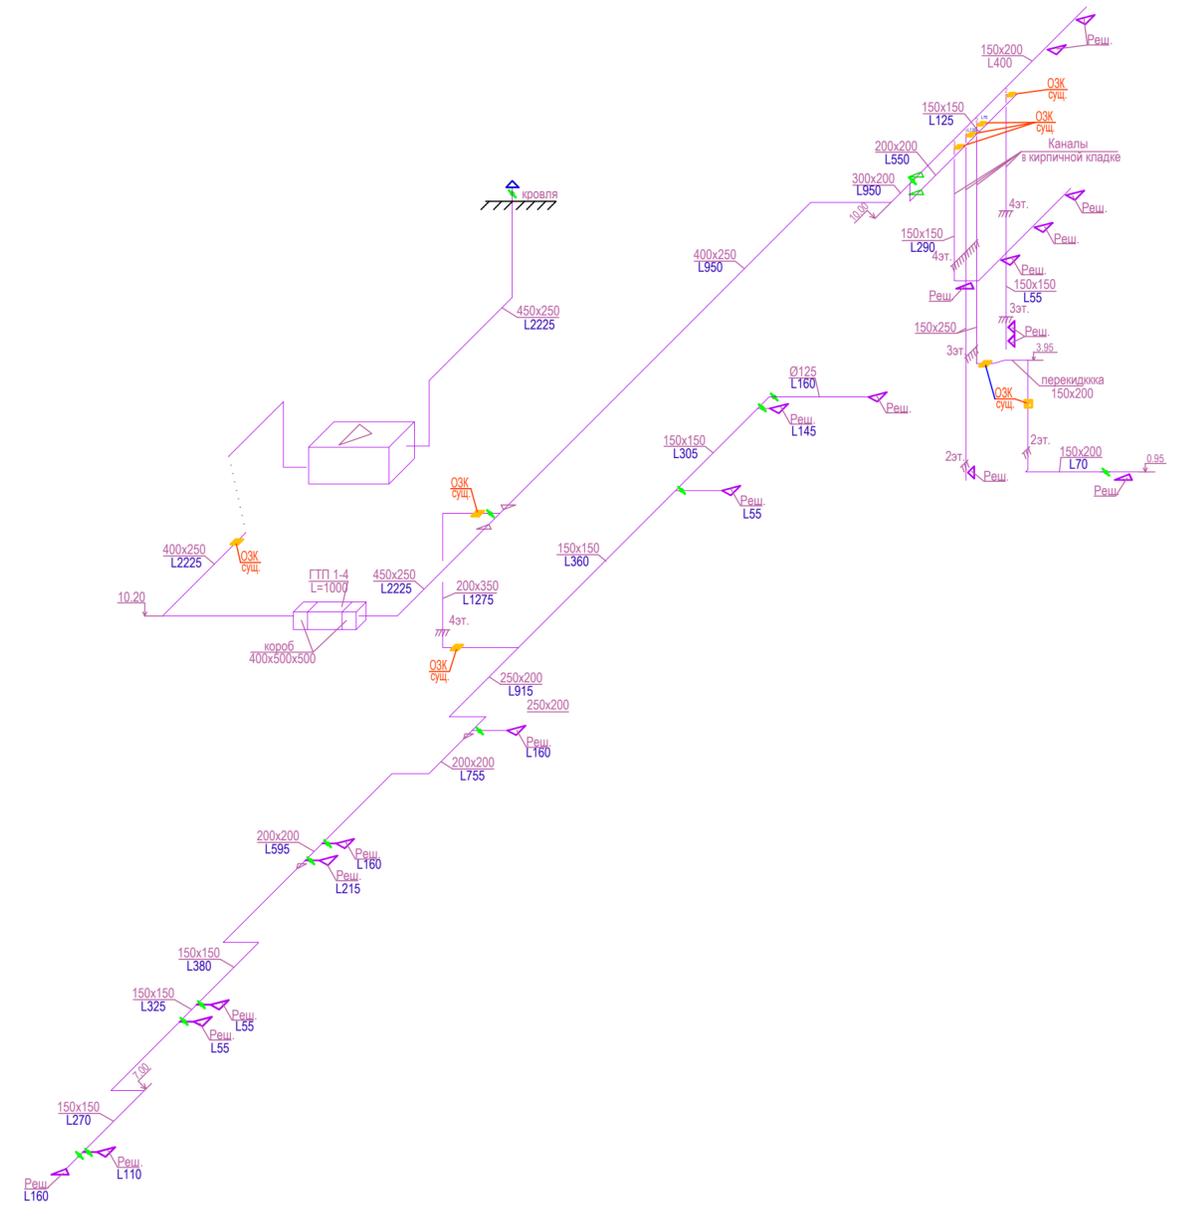


Пояснения см. на лл.1,2

				Шифр: 29/160-РД.ОВ3.2. Основное здание театра.			
				Федеральное государственное бюджетное учреждение культуры "Московский государственный академический детский музыкальный театр имени Н.И. Сац"			
Изм.	Лист	Подп.	Дата	Основное здание театра. Реконструкция и техническое вентилирование.	Стадия	Лист	Листов
	Васильев	<i>[Signature]</i>	02/23		РД	45	-
Разработал	Мальхина	<i>[Signature]</i>	02/23		ООО "ПРОЕКОМ"		
Проверил	Блохина	<i>[Signature]</i>	02/23				
Н. контр.	Блохина	<i>[Signature]</i>	02/23	Схемы систем вентиляции, В18, В19			


# V20

Админ.помещения, репетиционные залы отм.+7.500

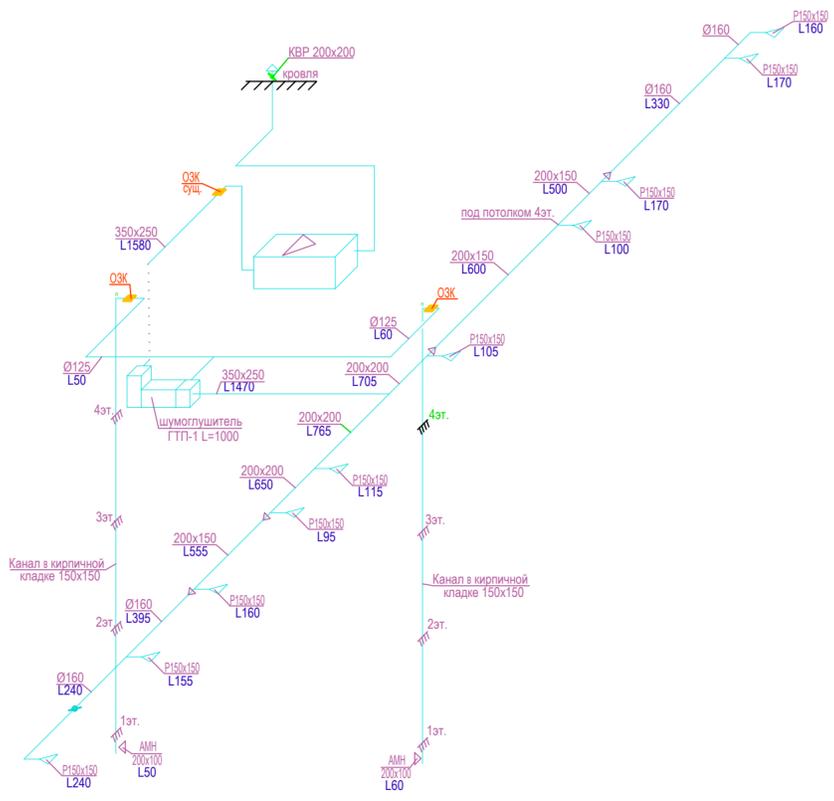


# V21

Пошивочная

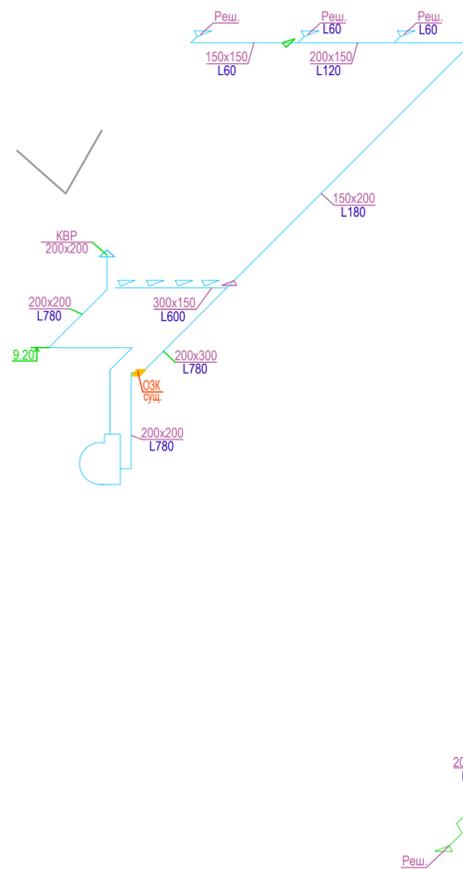


# V22

Бухгалтерия, подс.пом.

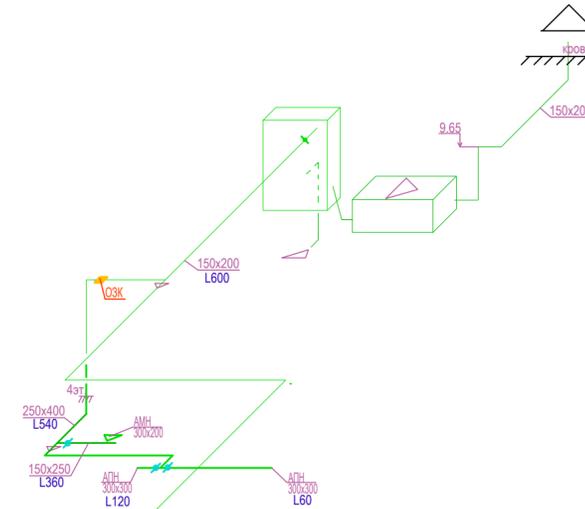


# V22a

Комната отдыха музыкантов

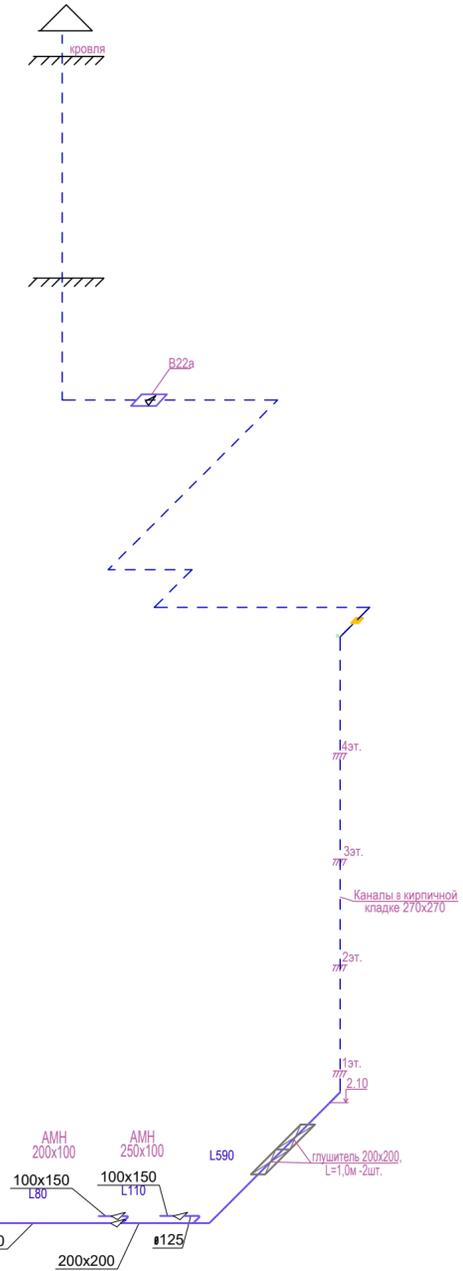


Схемы установки огнезадерживающих клапанов.

Вариант 1 - в строительной конструкции

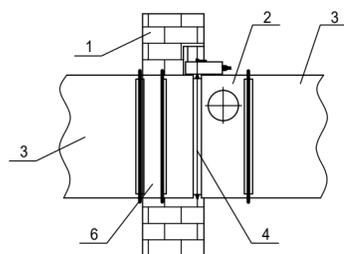

Вариант 2 - за пределами строительной конструкции

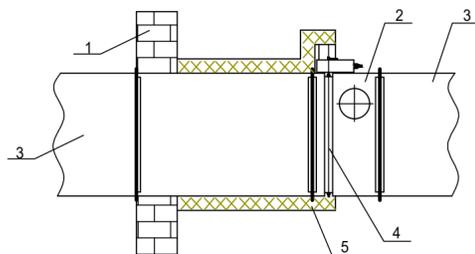


- 1- строительная конструкция с нормируемым пределом огнестойкости;
- 2 - корпус клапана;
- 3 - воздуховод;
- 4 - ось заслонки;
- 5 - противопожарная изоляция огнестойкостью EI60
- 6 - отрезок воздуховода, который крепится к клапану до установки в проем

Пояснения см. на лл.1,2

				Шифр: 29/160-РД.ОВ3.2. Основное здание театра.			
				Федеральное государственное бюджетное учреждение культуры "Московский государственный академический детский музыкальный театр имени Н.И. Сац"			
Изм.	Лист	Подп.	Дата	Основное здание театра. Реконструкция и техническое вентилирование.	Стадия	Лист	Листов
	Васильев	<i>[Signature]</i>	02/23		РД	46	-
	Малыхина	<i>[Signature]</i>	02/23		Схемы систем вентиляции, В20, В21, В22, В22а		
	Блохина	<i>[Signature]</i>	02/23		ООО "ПРОЕКОМ"		
Н. контр.	Блохина	<i>[Signature]</i>	02/23				


# B23

Аппаратная технологическая связь АТС

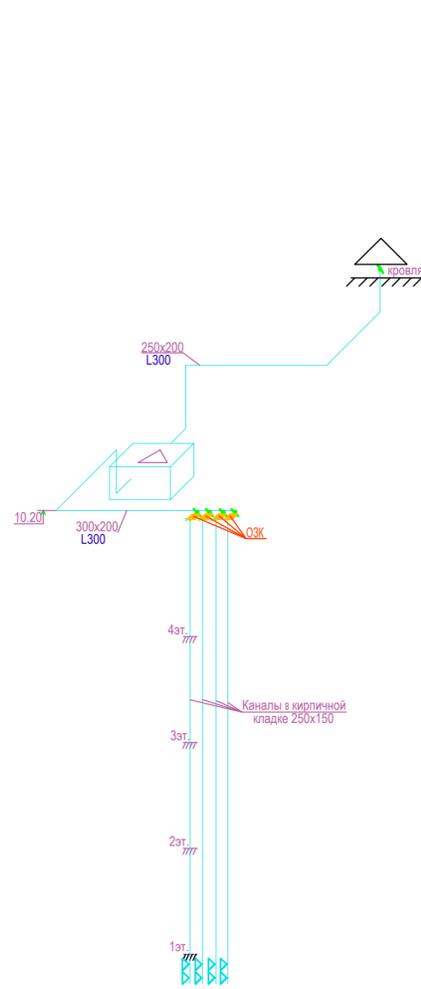


# B24

Буфет персонала

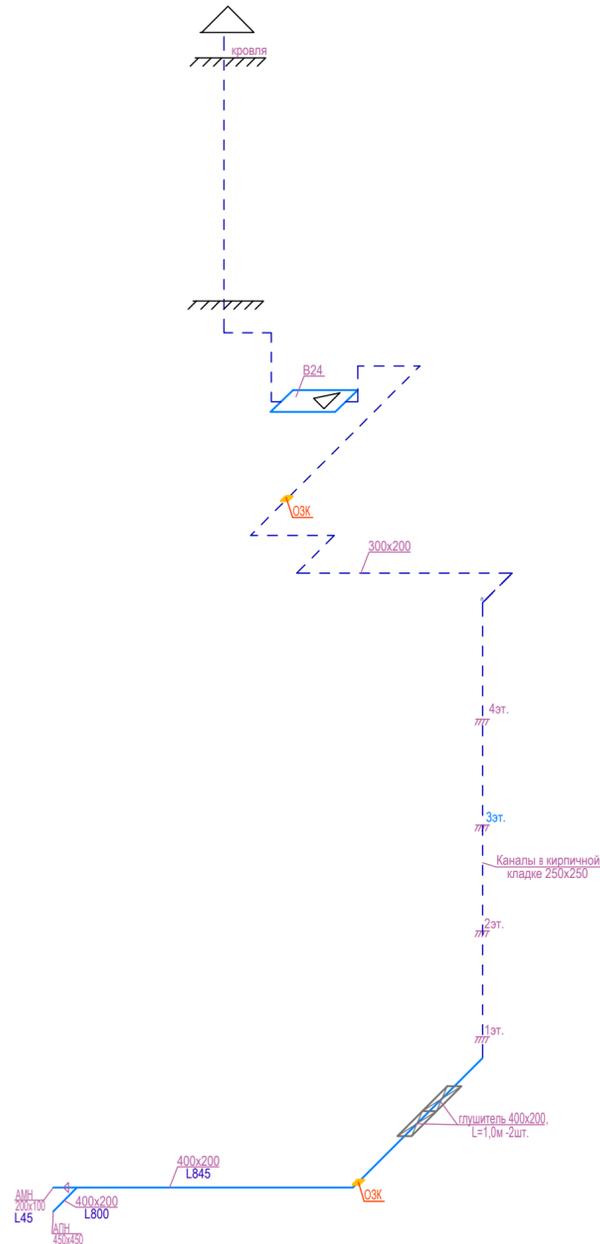


# B25

Помещение главного бухгалтера

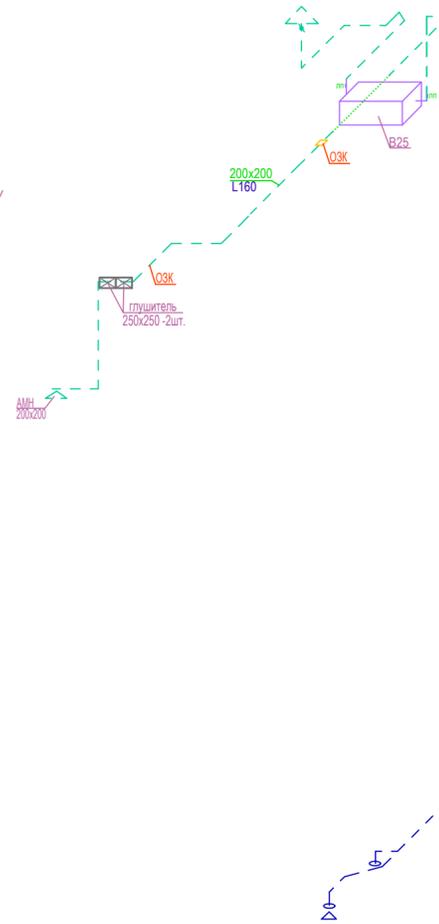


# B26

Санузлы малого зала

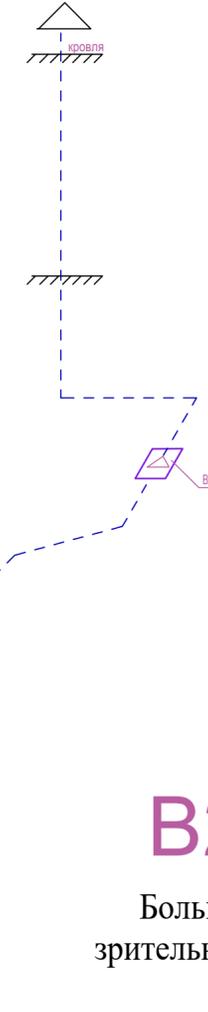


# B27

Большой репетиционный зал

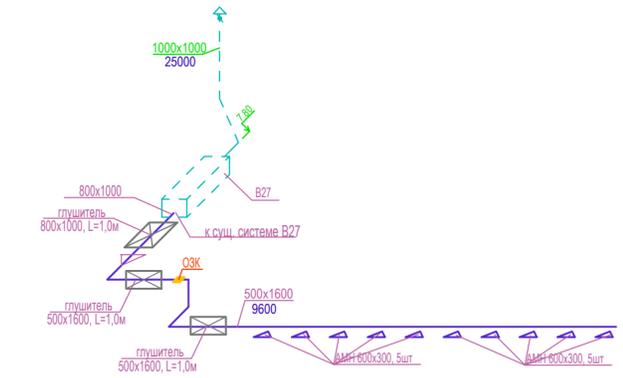


# B29

Большой зрительный зал

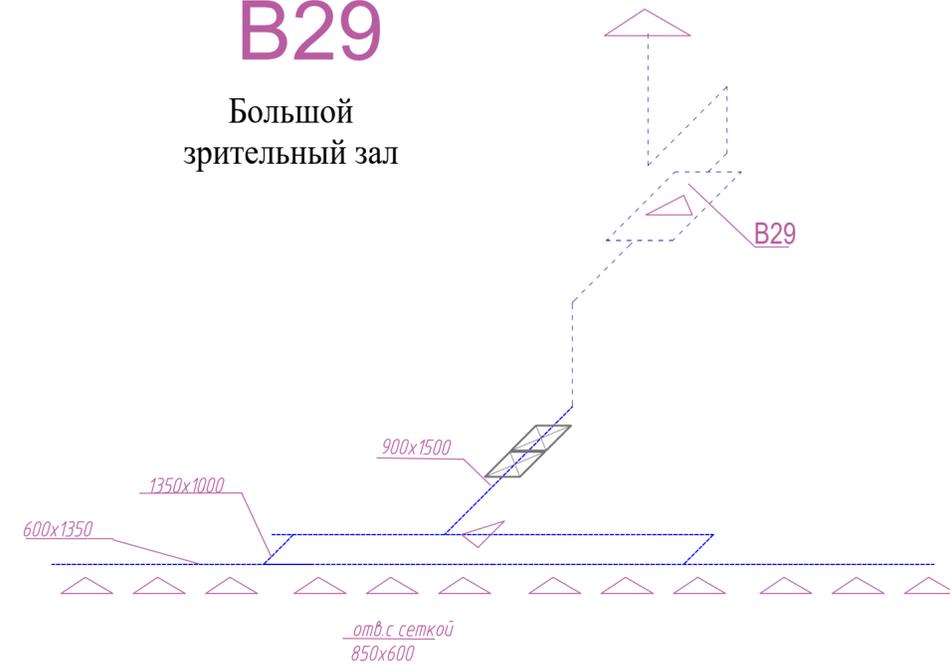

# B28

Склад мягких декораций

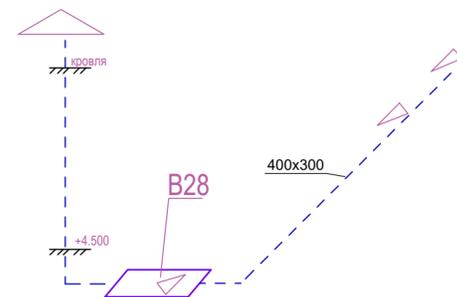


Пояснения см. на лл.1,2

				Шифр: 29/160-РД.ОВ3.2. Основное здание театра.			
				Федеральное государственное бюджетное учреждение культуры "Московский государственный академический детский музыкальный театр имени Н.И. Сац"			
Изм.	Лист	Подп.	Дата	Основное здание театра. Реконструкция и техническое вентилирование.	Стадия	Лист	Листов
	Васильев	ВЛ	02/23		РД	47	-
Разработал	Мальгина	ММ	02/23		ООО "ПРОЕКОМ"		
Проверил	Блохина	ВБ	02/23				
Н. контр.	Блохина	ВБ	02/23	Схемы систем вентиляции, B23...B29			


# V30

Малый зал

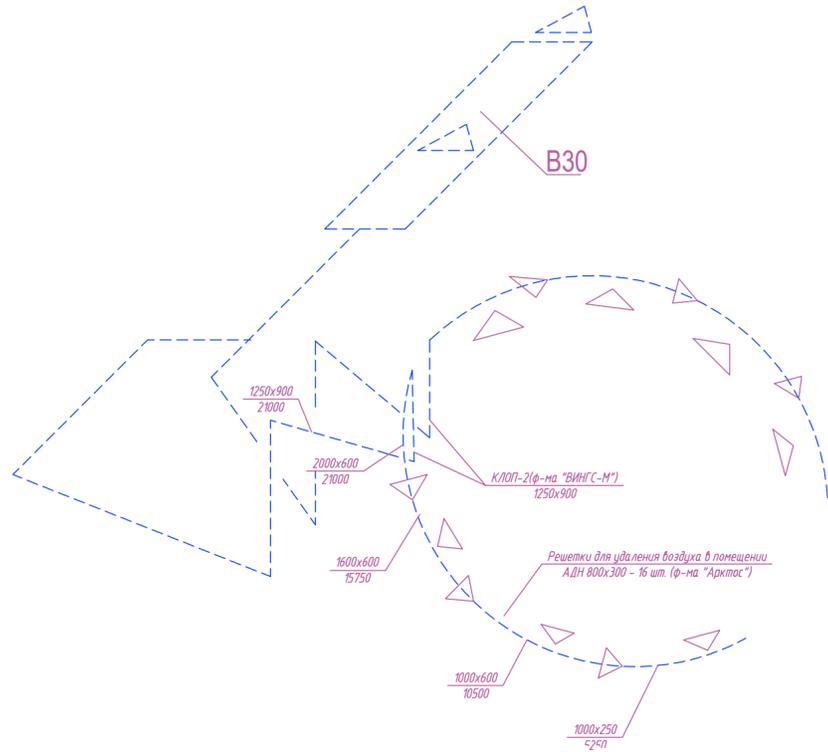

# V31


Аппаратные, светооператорские, звукорежиссерская

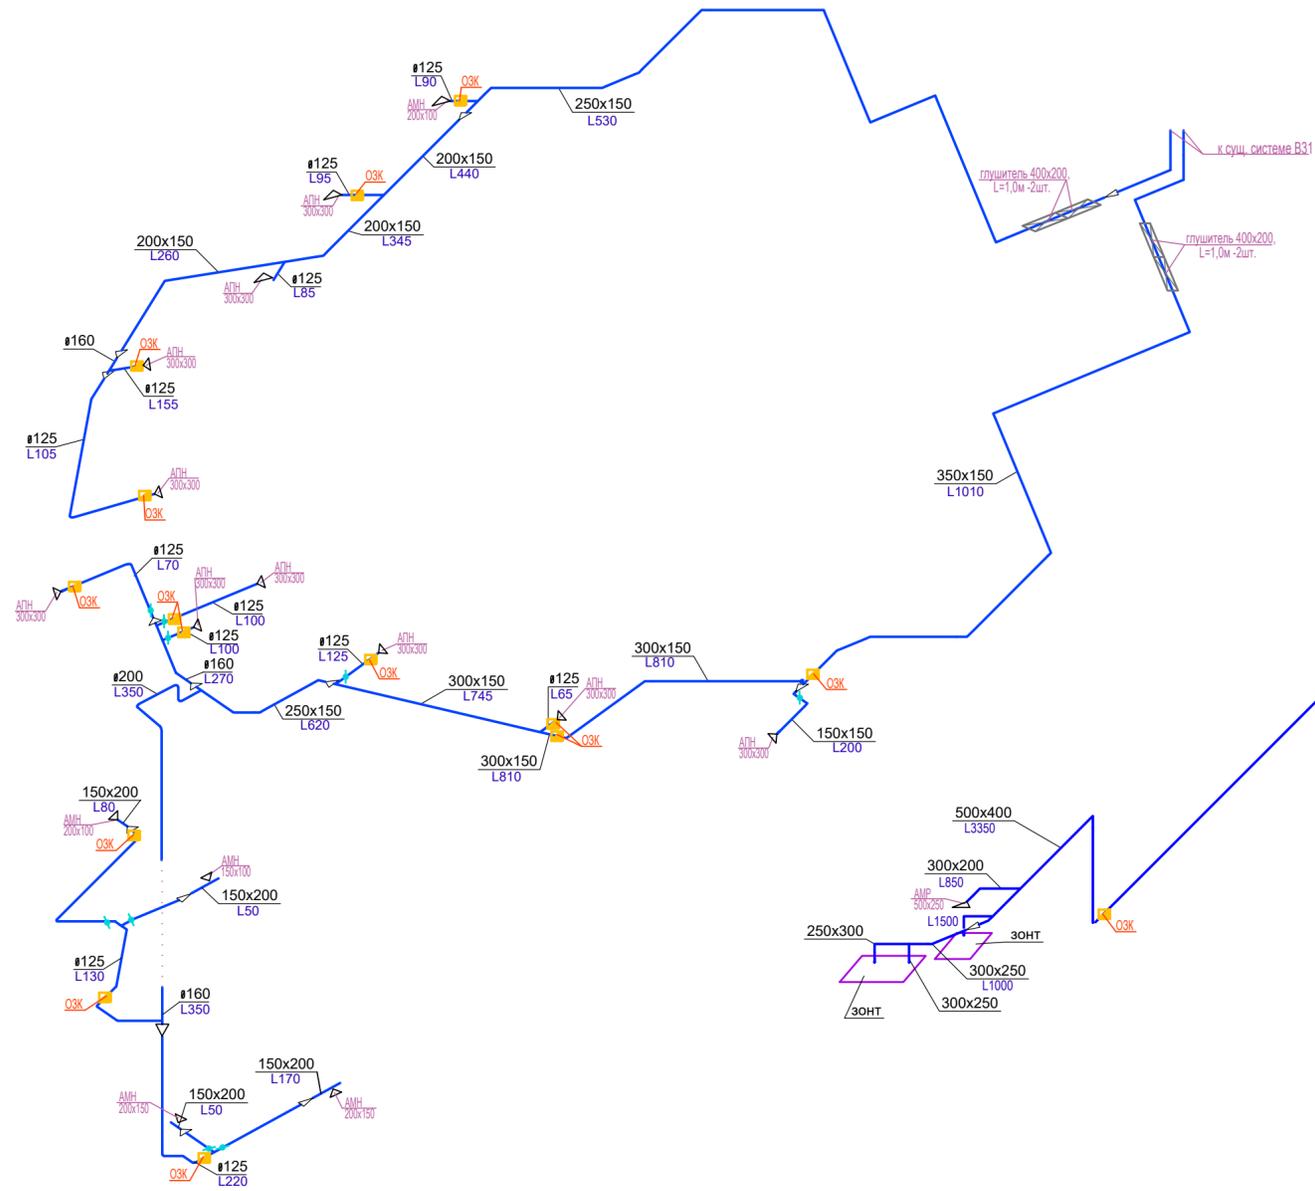


Моечная зрительского буфета

# V34

Фойе Большого зрительного зала

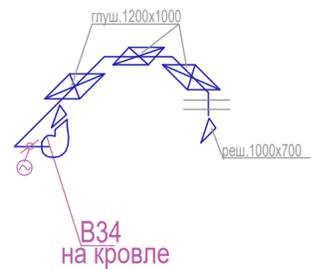

Технические помещения на отм.+30,680

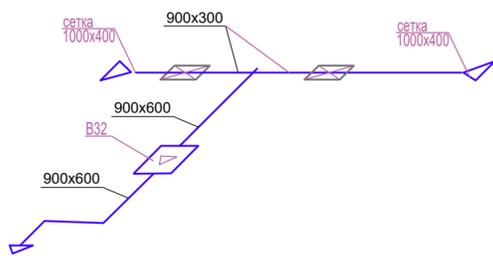


Санузел на отм.+30,680



				Шифр: 29/160-РД.ОВ3.2. Основное здание театра.			
				Федеральное государственное бюджетное учреждение культуры "Московский государственный академический детский музыкальный театр имени Н.И. Сац"			
Изм.	Лист	Подп.	Дата	Основное здание театра. Реконструкция и техническое вентилирование/модернизация.	Стадия	Лист	Листов
	Васильев	ВЛ	02/23		РД	48	-
Разработал	Мальхина	ММ	02/23		ООО "ПРОЕКОМ"		
Проверил	Блохина	ВБ	02/23				
Н. контр.	Блохина	ВБ	02/23	Схемы систем вентиляции, V30..V35			


# V37

 ПУИ отм. 10.95 в осях 25-27, В-Г




# V38

Пом. хран.мусора, хранение пыле-сосов +3.600,21-23, И-К

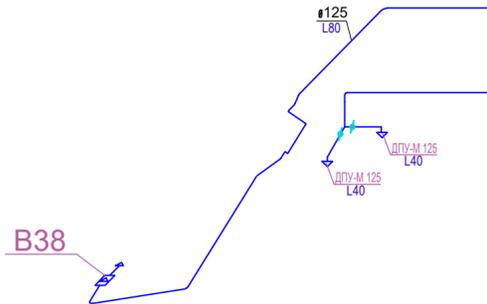


# V36

Санузлы кассового и входного вестибюлей, буфета персонала

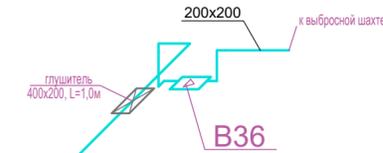



# V39

Санузел и ПУИ отм.+7.200 в/о 22-24, Р

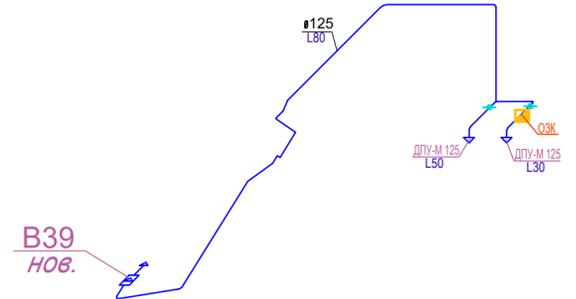


# V40

 Санузел отм.+10.950 в/о 22-24, С<sup>I</sup>-С<sup>II</sup>

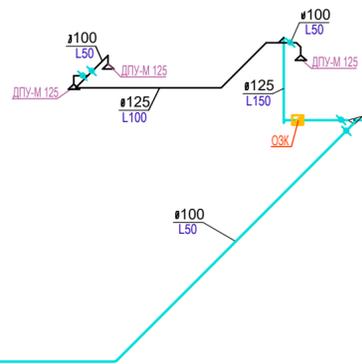

# V41

Свето-и звукоаппаратная малого зала

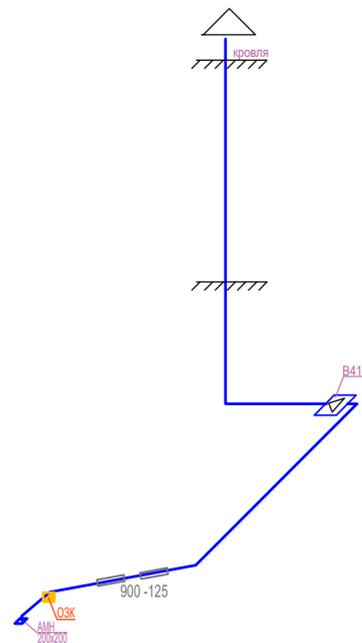


# V43

Насосная пом.0003


# V44

Насосная пом. 0004, 0005

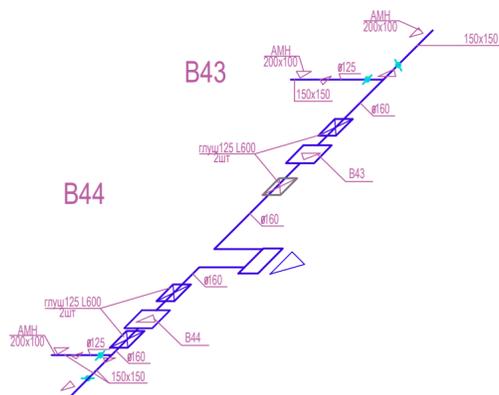


# BE2

Архив ОК и бухгалтерии (пом.1075)

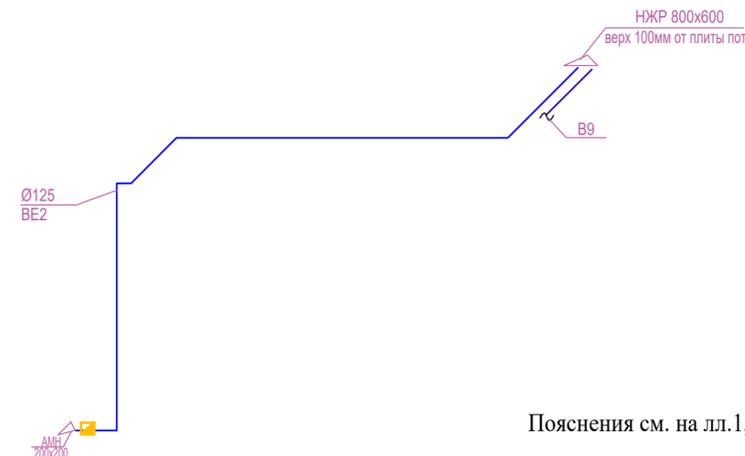

# V42

Помещения хранения мусора пом.0043

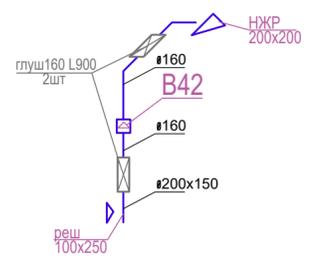

Пояснения см. на лл.1,2

				Шифр: 29/160-РД.ОВ3.2. Основное здание театра.			
				Федеральное государственное бюджетное учреждение культуры "Московский государственный академический детский музыкальный театр имени Н.И. Сац"			
Изм.	Лист	Подп.	Дата	Основное здание театра. Реконструкция и техническое вентилирование/кондиционирование.	Стадия	Лист	Листов
ГИП	Васильев	ВЛ	02/23		РД	49	-
Разработал	Мальгина	ММ	02/23		ООО "ПРОЕКМ"		
Проверил	Блохина	ВБ	02/23				
Н. контр.	Блохина	ВБ	02/23				