

Текстовая часть

В здании установлена приточно-вытяжная вентиляция административного здания. Ее нужно, используя имеющиеся короба, преобразовать в медицинскую.

Сейчас воздуховоды проложены по коридорам 1, 2 и 3 этажа и заведены во все кабинеты, кроме 9, 10, 11 второго этажа. (см. Планы и Экспликацию)

Каждое крыло каждого этажа автономные. Итого, у нас 6 автономных вентиляций.

Однако, эти вентиляции не приспособлены к нуждам оперблоков, палат, рентгенов и КДЛ (клинико-диагностической лаборатории), для которых тоже требуется автономная вентиляция. Нужно, либо, используя имеющуюся вентиляцию, и установив заглушки для перетекания воздуха (*может смешная идея*) соблюсти требуемые нормы, либо спроектировать новую вентиляцию в этих блоках, учитывая конструктив здания.

Крыша здания покатая. Приток и отток воздуха наружу на стены.

Операционные - №7 на 1 этаже, №9 на 2 этаже

Палата пробуждения - №2 или №3 (пока решаем) на 2 этаже

Палаты - №5 на 1 этаже, №13 и №15 на 2 этаже


Рентгены - на 3 этаже №14, 18, 20, 24, 6

КДЛ - на 3 этаже №7, 9, 10

Вентиляцию в остальных помещениях нужно посмотреть на предмет соответствия назначениям помещений и перенести на проект, по которому затем мы сможем исправить недостатки и заказать паспорт вентиляции, необходимый нам для получения лицензии.

									Лист
									1
Изм.	Кол.уч	Лист	№Док.	Подп.	Дата				

План 1 этажа. Существующая вентиляция.

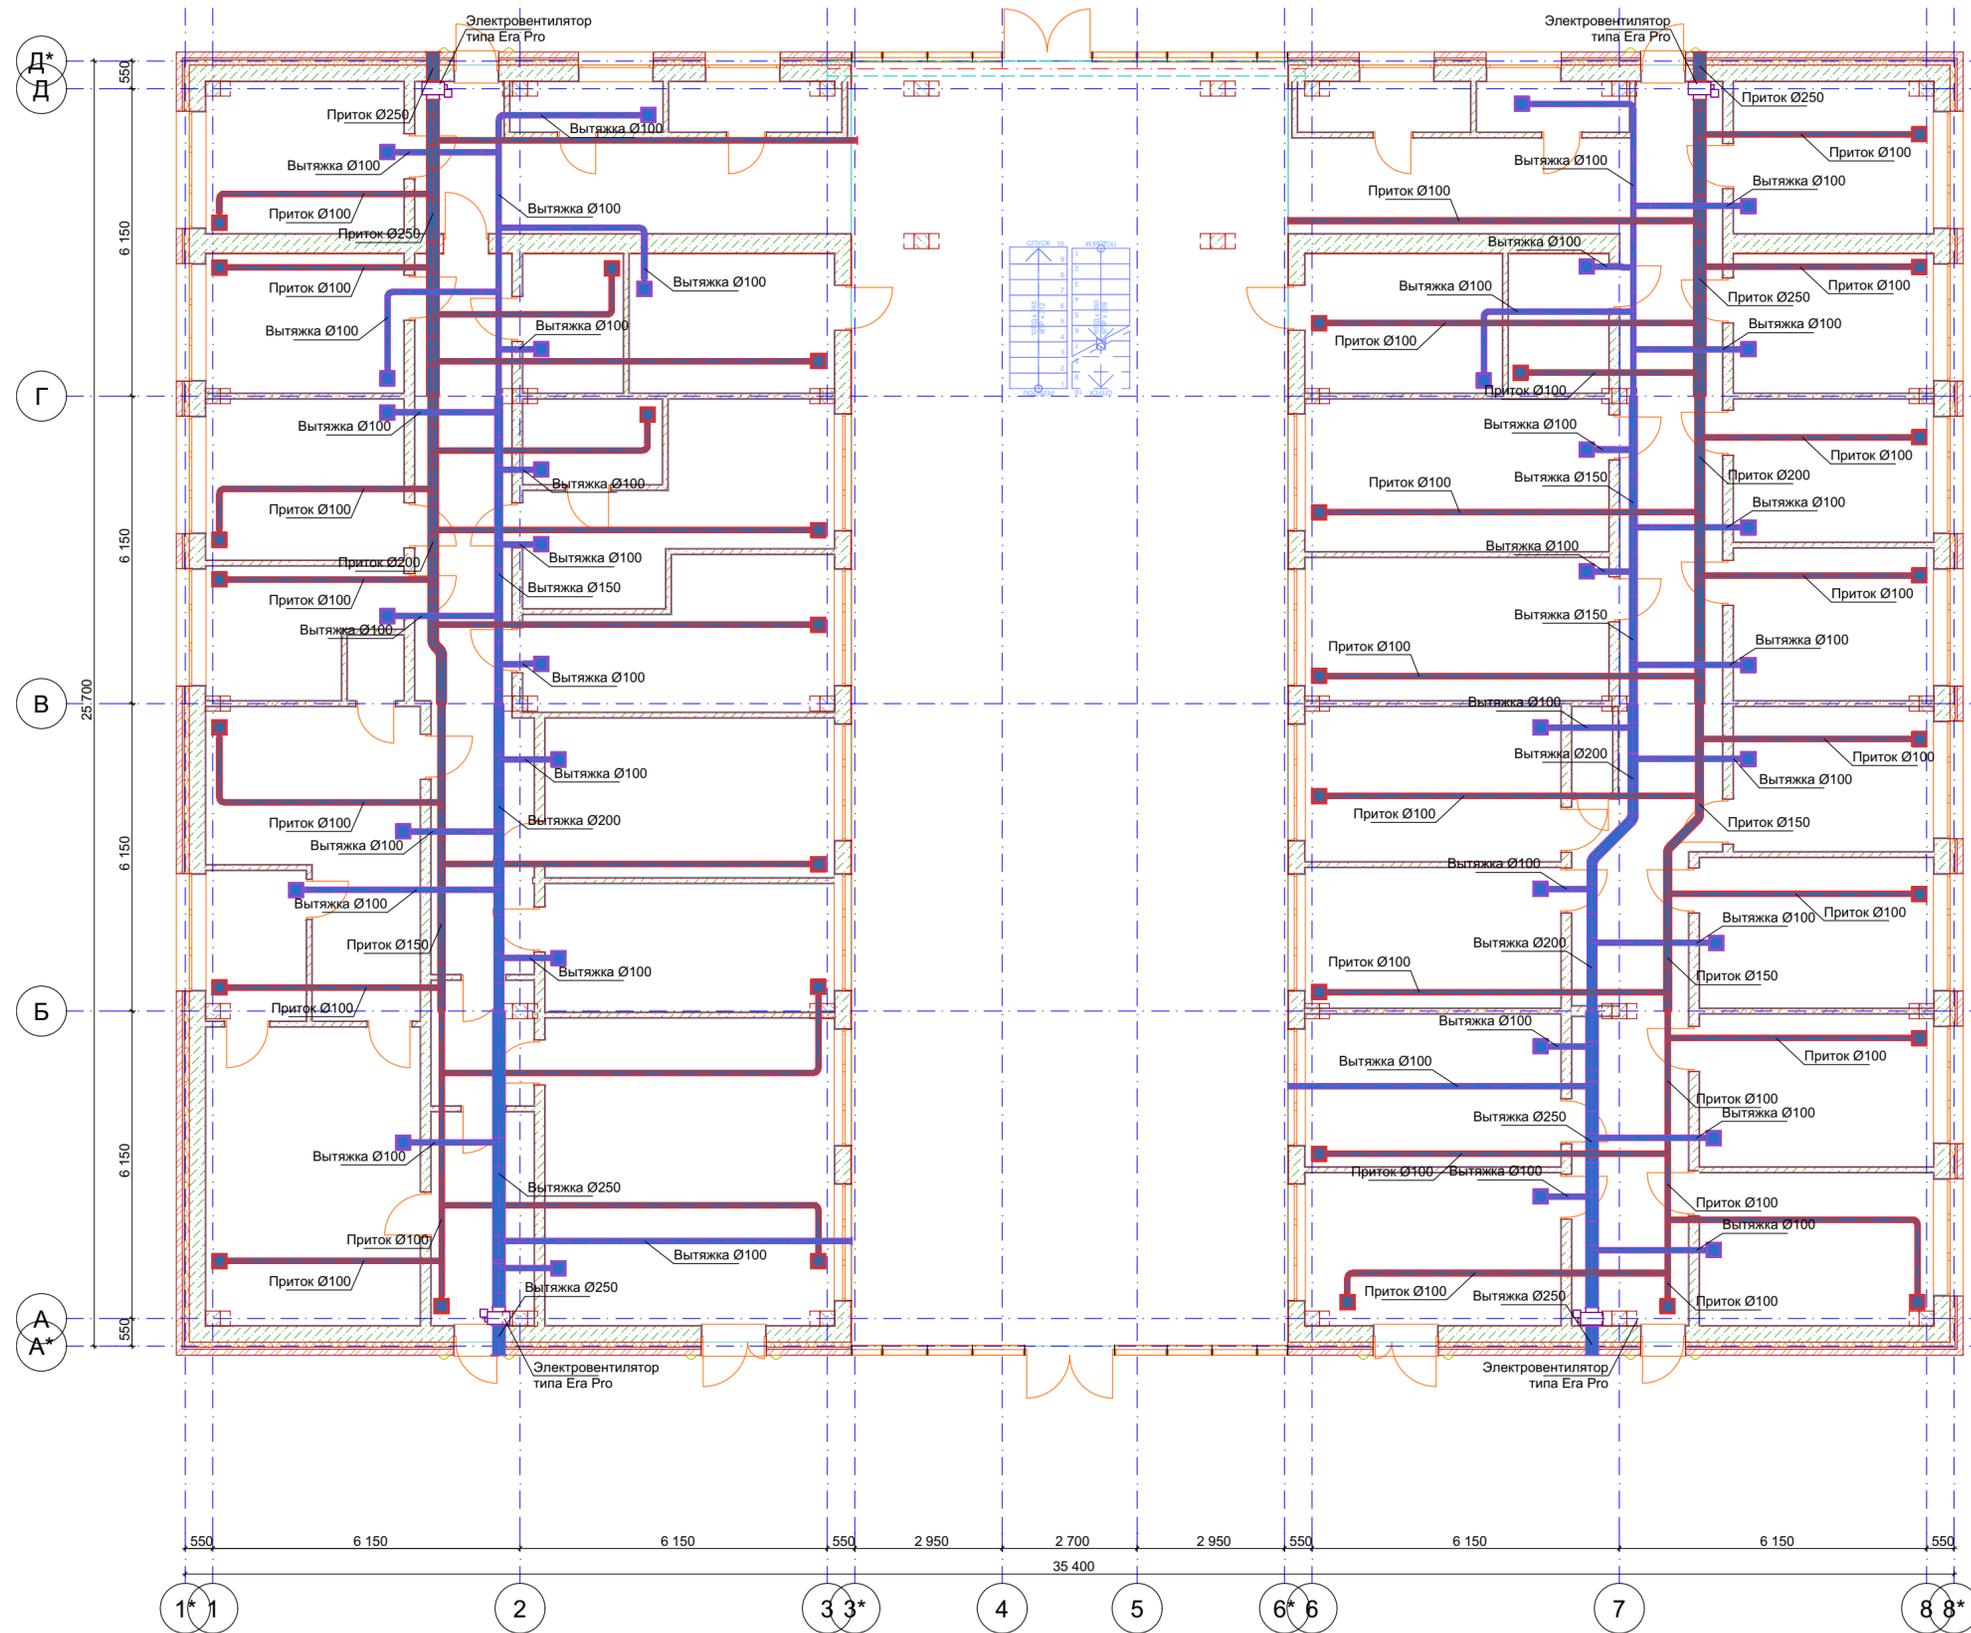

Изм.	Коп.ч.	Лист	№Док.	Подп.	Дата
ГИП		Богомазов А.В.		<i>[Signature]</i>	22.10.2024
Проверил		Богомазов А.В.		<i>[Signature]</i>	22.10.2024
Разработал		Богомазов А.В.		<i>[Signature]</i>	22.10.2024
Н. контроль		Богомазов А.В.		<i>[Signature]</i>	22.10.2024

План 1 этажа. Существующая вентиляция.

Стадия	Лист	Листов
Р	2	

