

ИП Ушаков А.В.

МБОУ "Купросская основная общеобразовательная школа"

Российская Федерация, Пермский край, Юсьвинский р-н, с.Купрос, Советская ул, 15.

Проект реконструкции твердотопливной котельной.

Раздел: "Архитектурные решения (А.Р.)."

Шифр проекта: ИП(АР)-КТК. 2013.08.10

Сентябрь, 2013 г.

Общие данные.

Проектная документация "Проект реконструкции твердотопливной котельной МБОУ "Кулросская основная общеобразовательная школа".
 Раздел Пожарная безопасность (АР)" разработана для здания,
 расположенного по адресу: Пермский край, Юсьвинский р-н, с.Кулрос,
 Советская ул, 15

Проектная документация разработана на основании задания на проектирование и соответствующих нормативных документов (перечень документов см. Приложение 1).

Подрайон строительства: IV.

Расчетная зимняя температура: -35 гр. С.

Расчетная снеговая нагрузка: 320 кг/кв. м.

Нормативный скоростной напор ветра: 30 кг/кв. м.

Грунтовые воды вскрыты на глубине 1,7 м.

Нормативная глубина промерзания грунта: 1,9 м.

Характеристика конструктивных элементов:

Фундамент: ж.б. монолит. плита.

Стены: сэндвич-панели, стальной каркас.

Кровля: сэндвич-панели, стальной каркас.


Полы: ж.б. монолит. плита.

Ведомость чертежей.

Лист	Наименование	Примечание
1	2	3
1.	Ведомость чертежей. Общие данные.	
2.	Схема расположения здания.	
3.	Схема генплана.	
4.	Развертка. М 1:100.	
5.	Фасады здания в осях. М 1:100.	

Изм	К.уч.	№ док	Подпись	Дата	ИП(АР)-КТК. 2013.08.10			
					МБОУ "Кулросская основная общеобразовательная школа". Пермский край, Юсьвинский р-н, с.Кулрос, Советская ул, 15.			
ГАП	Шилевич				Проект реконструкции твердотопливной котельной (АР).	Стадия	Лист	Листов
Архитект.	Данченко					П	1	6
					Ведомость чертежей. Общие данные.	ИП Ушаков А.В.		

Схема расположения котельной.

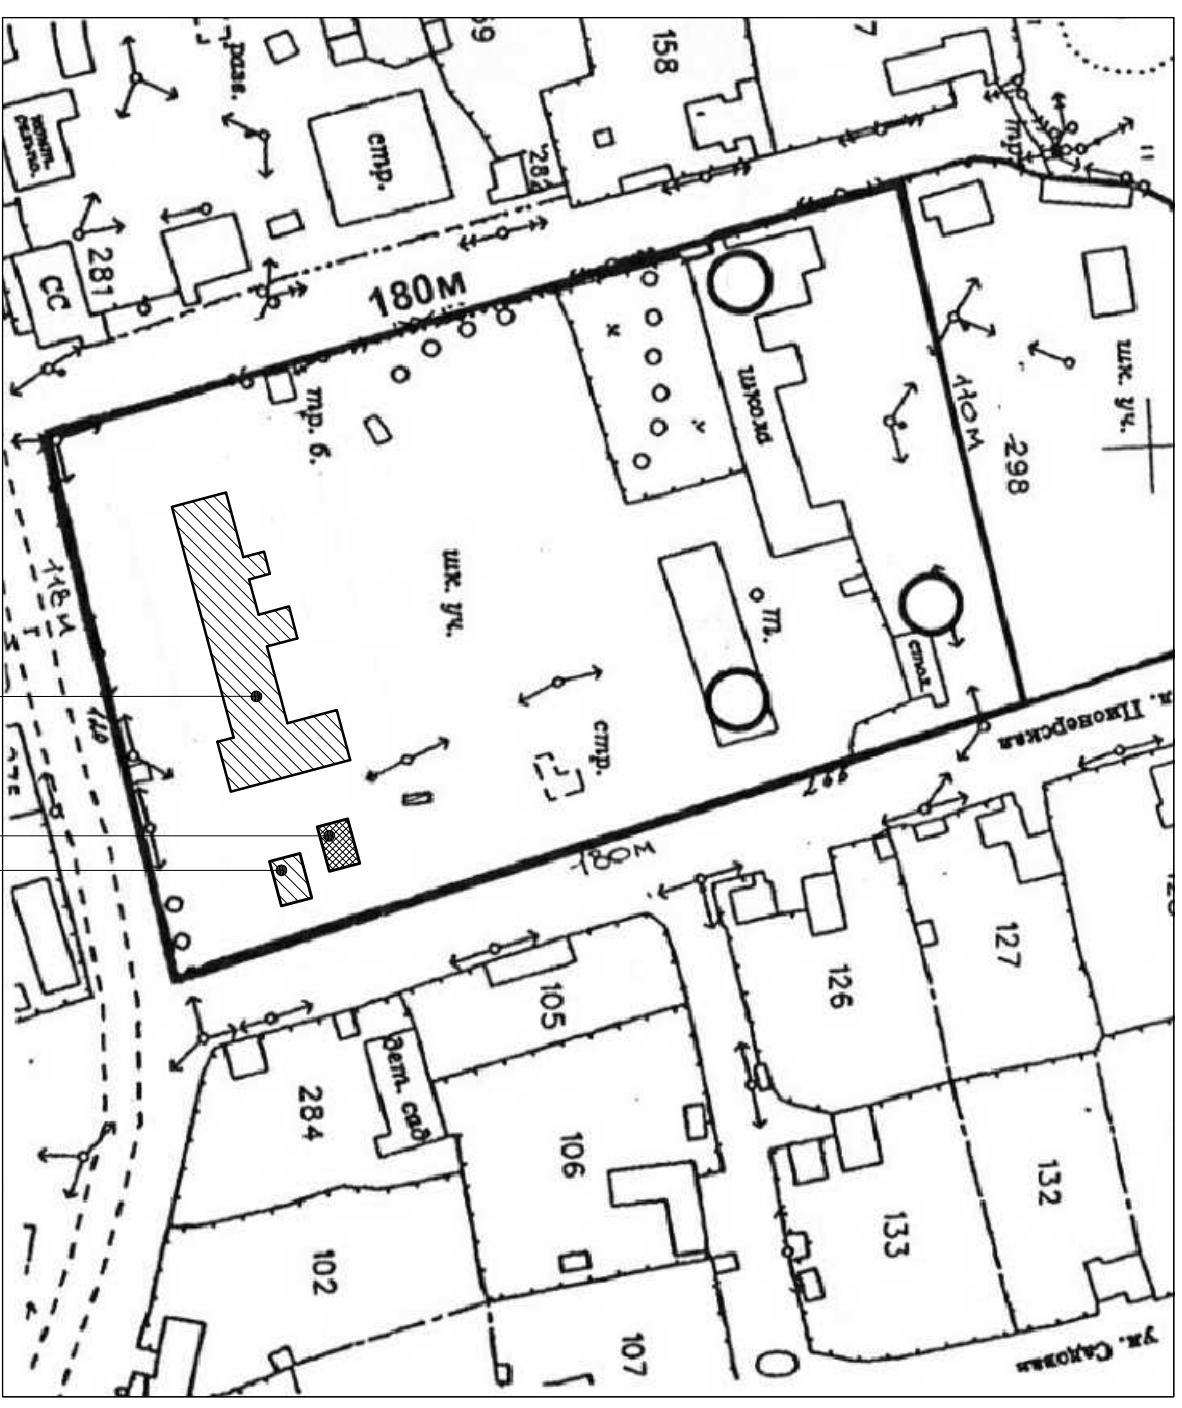

Здание школы.

Здание газовой котельной.

Здание твердотопливной котельной.

				ИП(АР)-КТК. 2013.08.10	
Изм	К.Уч.	№ док	Подпись	Дата	
ГАП	Шиловнич				
Архитект.	Данченко				
МБОУ "Кулросская основная общеобразовательная школа". Пермский край, Юсьвинский р-н, с.Кулрос, Советская ул, 15.					
Проект твердотопливной котельной (АР).			Стадия	Лист	Листов
Схема расположения котельной (ситуационный план).			П	2	6
			ИП Ушаков А.В.		

Фотофиксация существующего положения.

Фото 1.



Фото 2.



Фото 3.


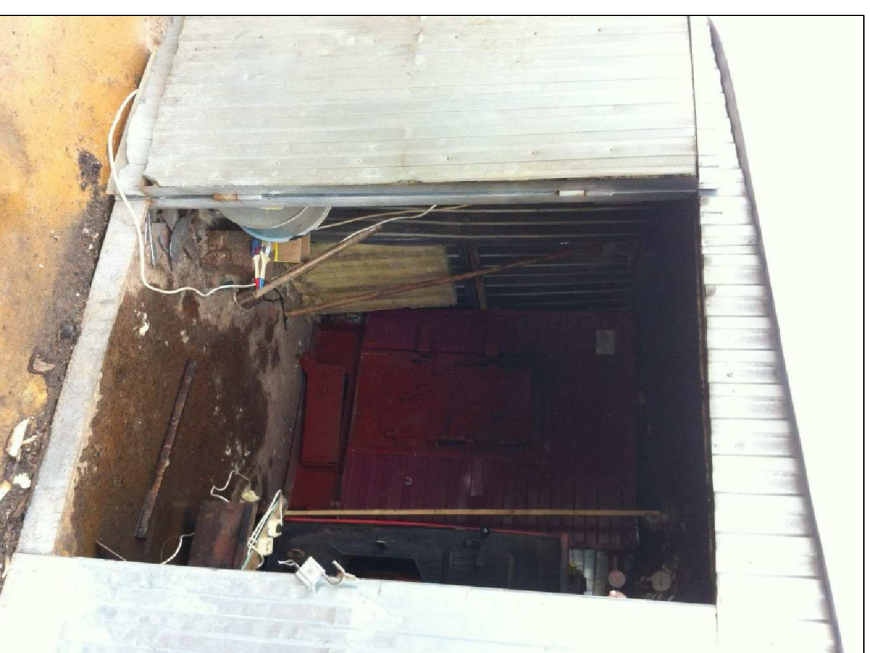


Фото 4.



Изм	К.уч.	№ док	Подпись	Дата																			
ГАП	Шилович																						
Архитект.	Данченко																						
												ИП(АР)-КТК. 2013.08.10											
												МБОУ "Кулросская основная общеобразовательная школа". Пермский край, Юсьвинский р-н, с.Кулрос, Советская ул, 15.											
												Проект твердотопливной котельной (АР).											
												Фотосессия существующего состояния здания.											
												Стадия		Лист		Листов							
												П		3		6							
												ИП Ушаков А.В.											

Схема генплана. М 1:200.

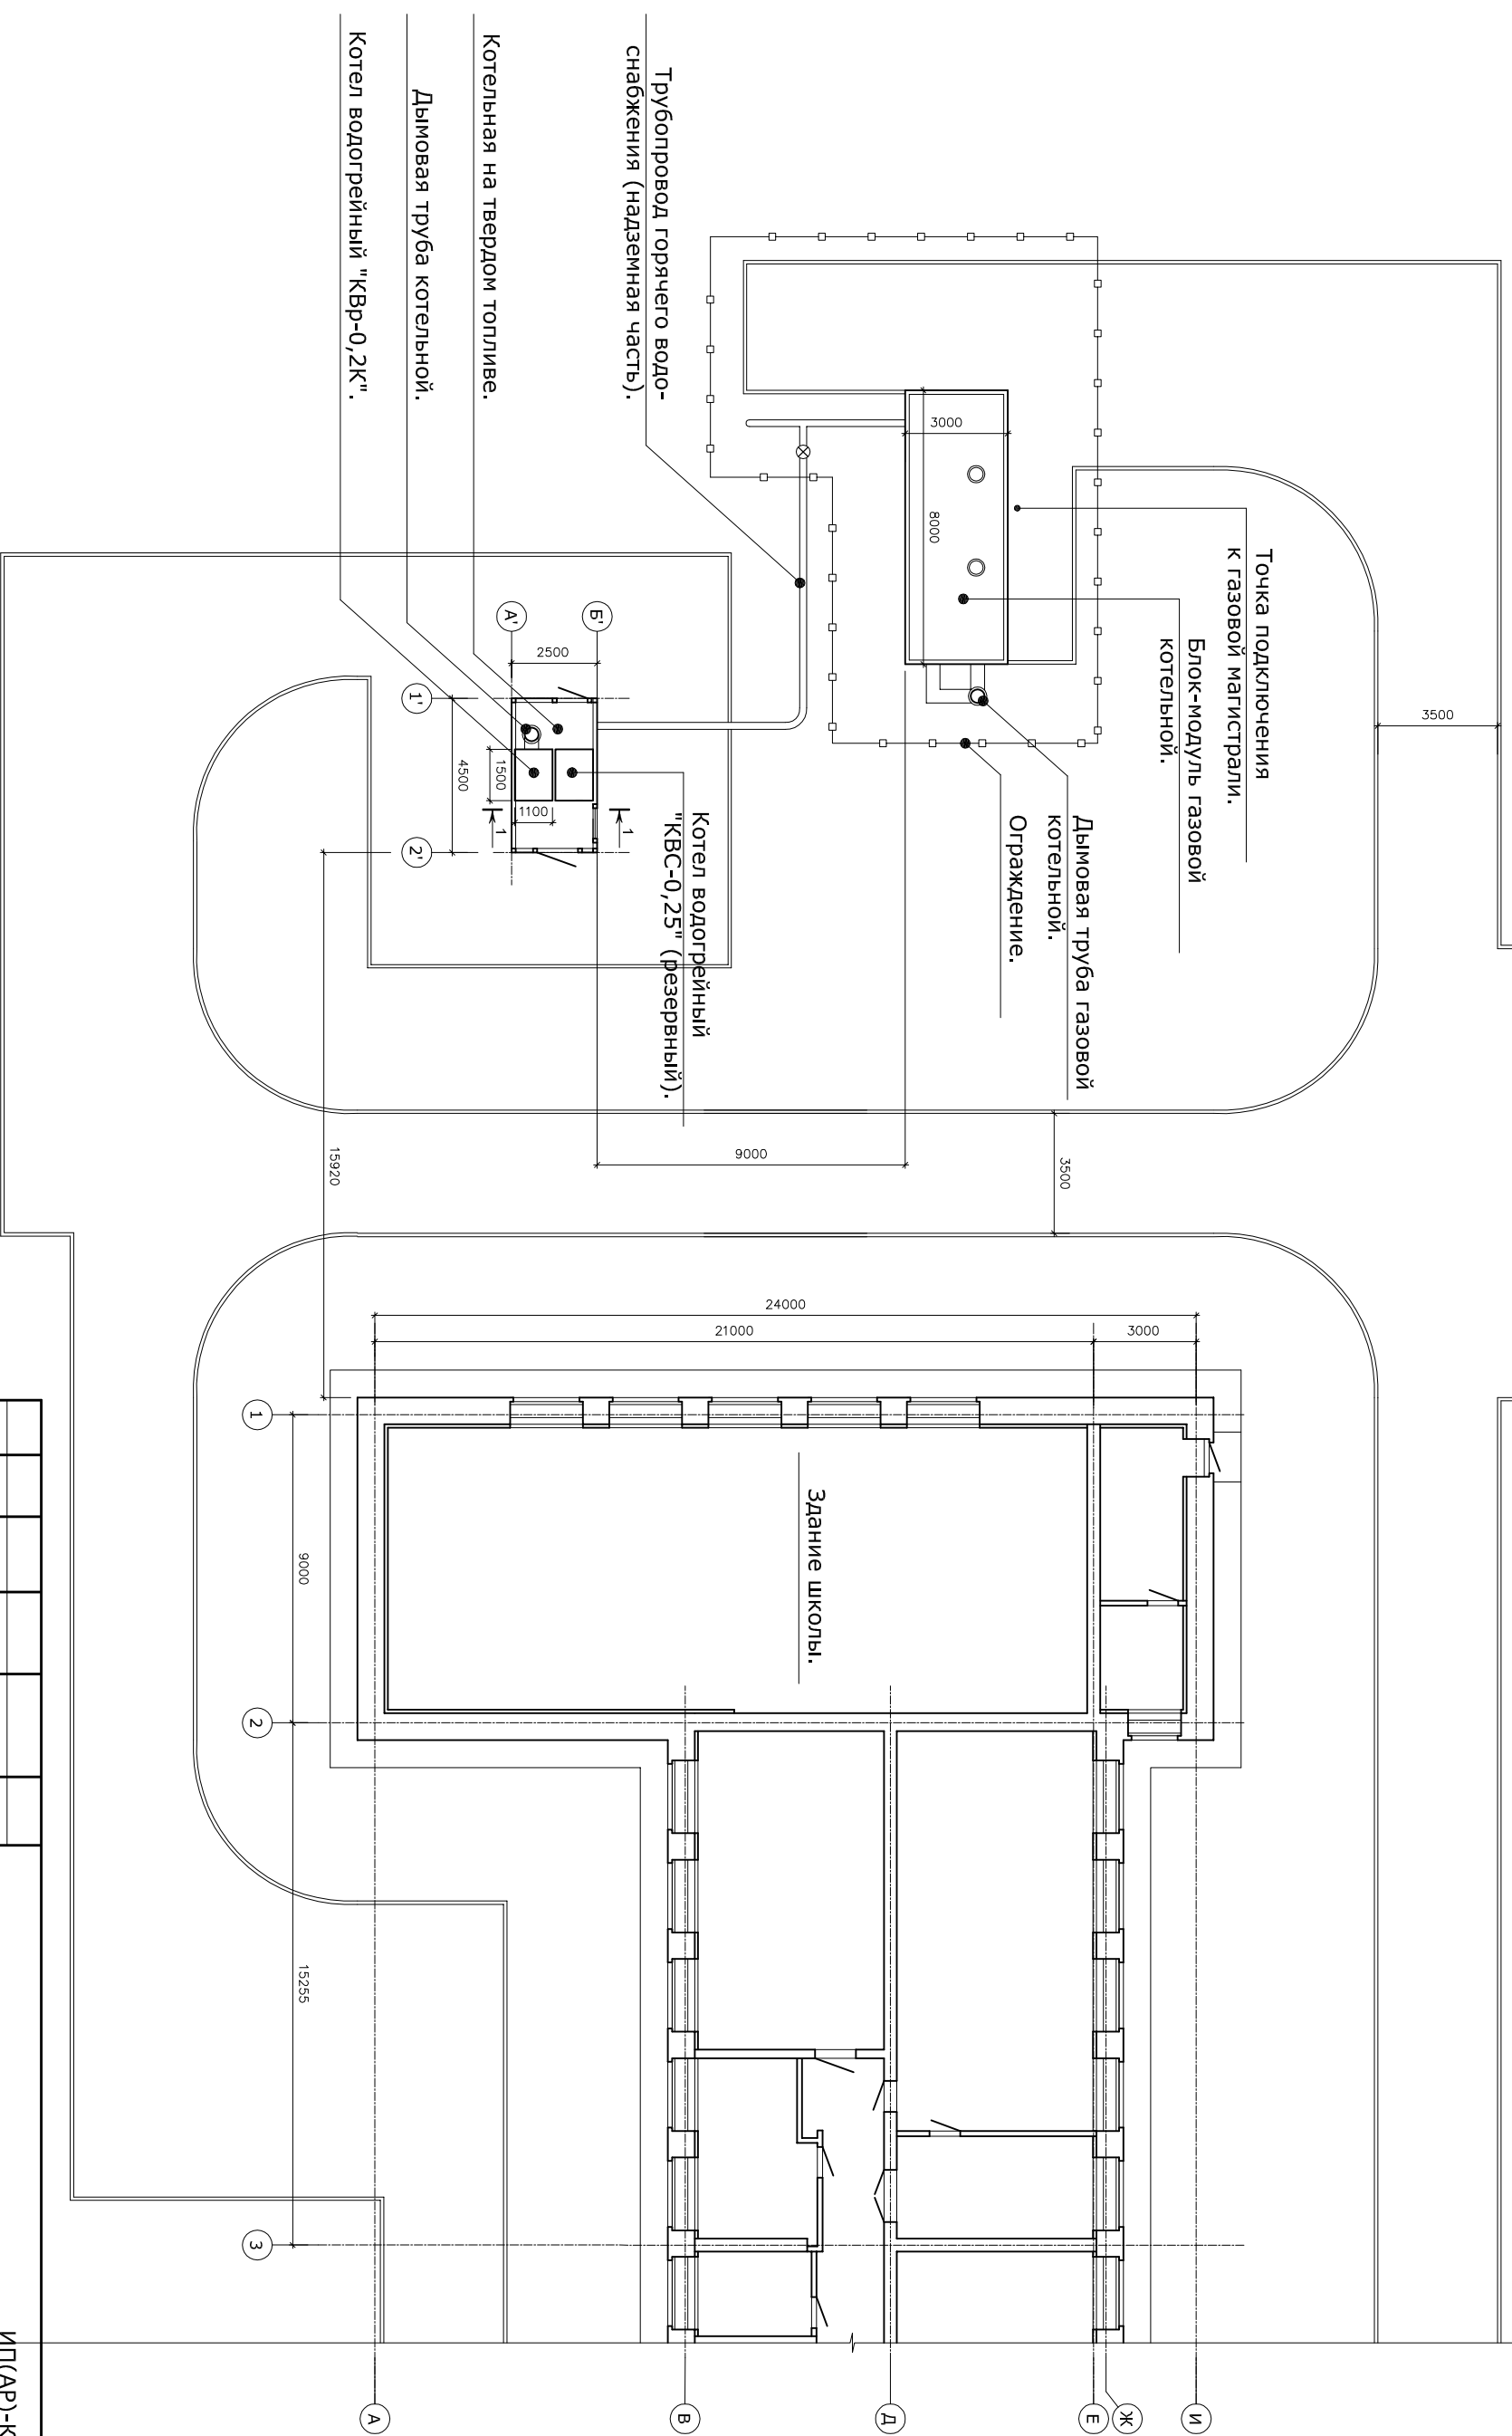

ИП(АР)-КТК. 2013.08.10


МБОУ "Кулросская основная общеобразовательная школа".
Пермский край, Юсьвинский р-н, с.Кулрос, Советская ул, 15.

Проект твердотопливной котельной (АР).

Схема генплана. М 1:200.


ИЗМ	К.уч.	№ док	Подпись	Дата	
ГАП	Шилович				
Архитект.	Данченко				
ИП(АР)-КТК. 2013.08.10					
МБОУ "Кулросская основная общеобразовательная школа". Пермский край, Юсьвинский р-н, с.Кулрос, Советская ул, 15.					
Проект твердотопливной котельной (АР).					
Схема генплана. М 1:200.					
Стадия	Лист	Листов			
П	4				
ИП Ушаков А.В.					

Развертка в осях 1'-3. М 1:200.

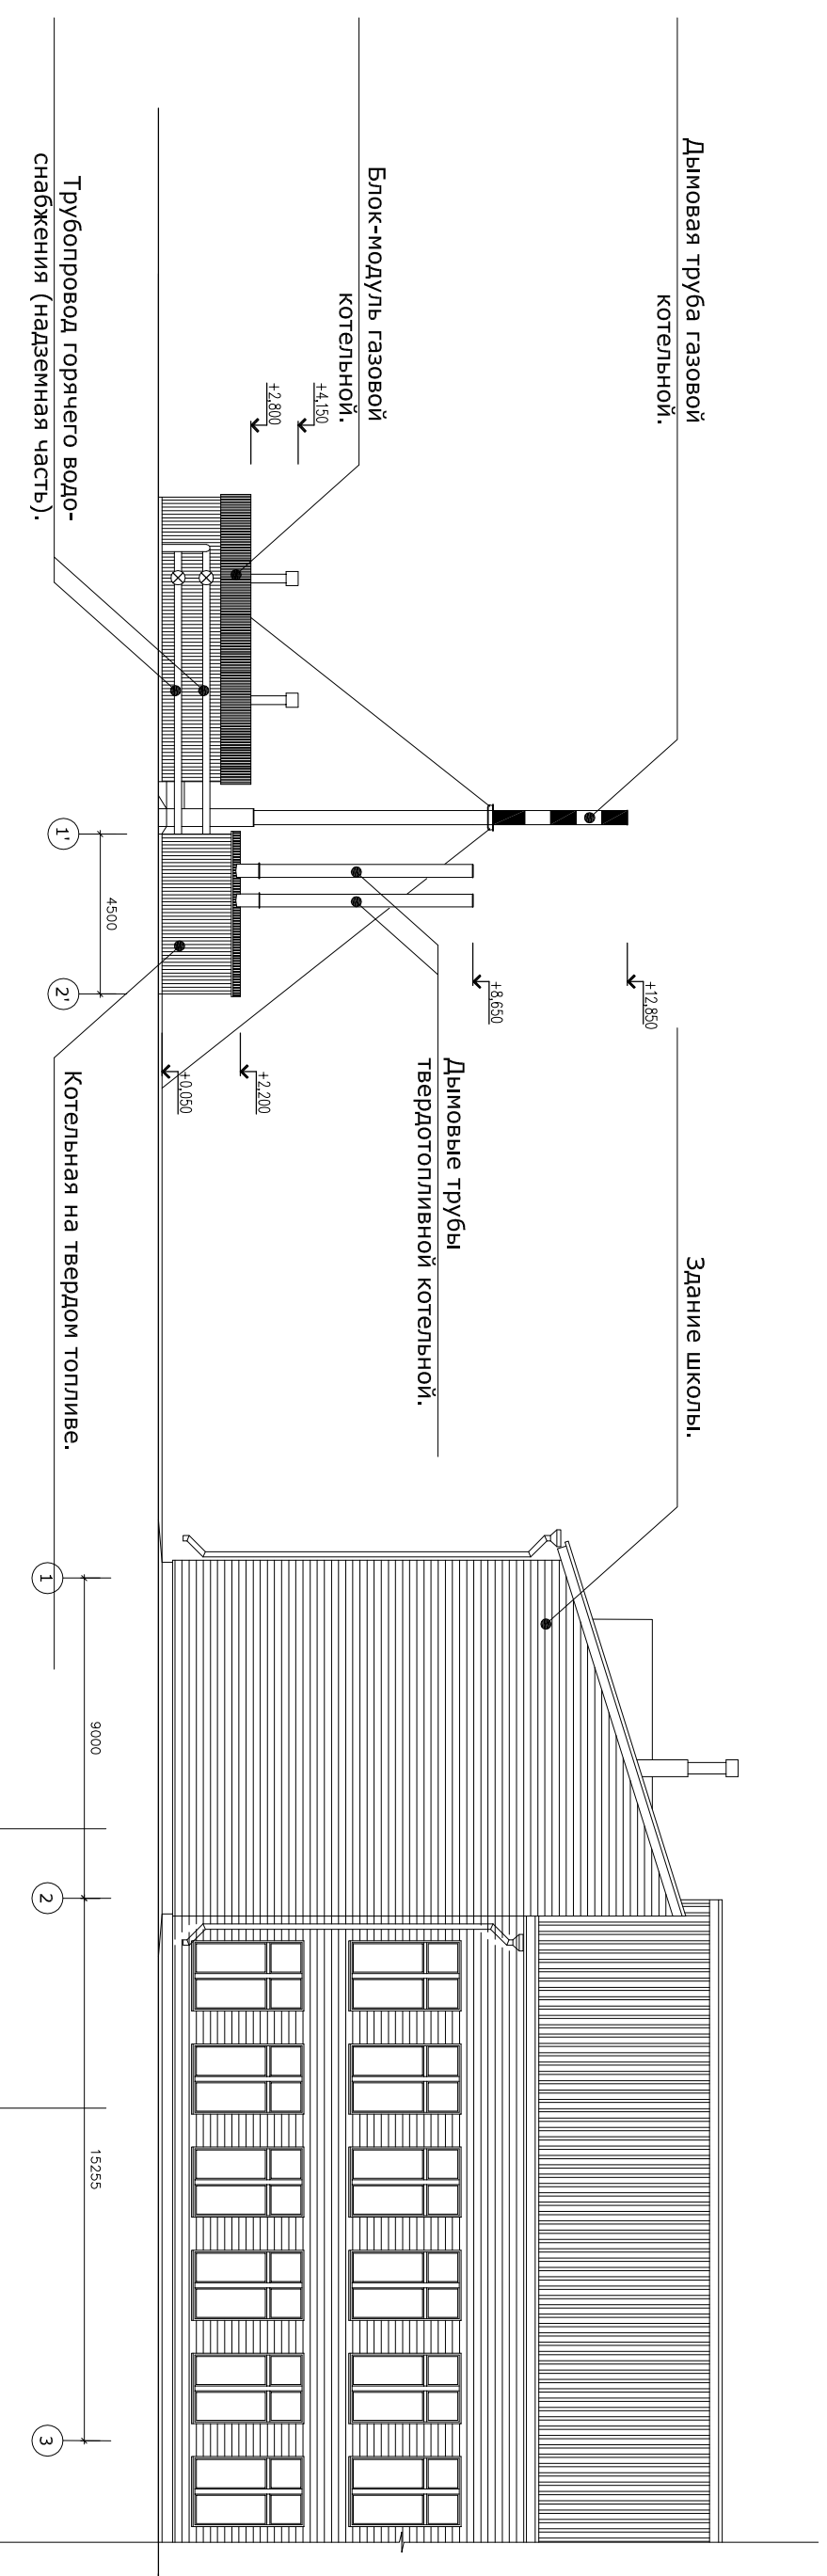


ИП(АР)-КТК. 2013.08.10				
Изм	К.уч.	№ док	Подпись	Дата
ГАП	Шилович			
Архитект.	Данченко			
МБОУ "Кулросская основная общеобразовательная школа". Пермский край, Юсьвинский р-н, с.Кулрос, Советская ул, 15.				
Проект твердотопливной котельной (АР).				
Развертка в осях 1'-3. М 1:200.			ИП Ушаков А.В.	
Стадия	Лист	Листов		
П	5	6		


Фасад А'-Б'.

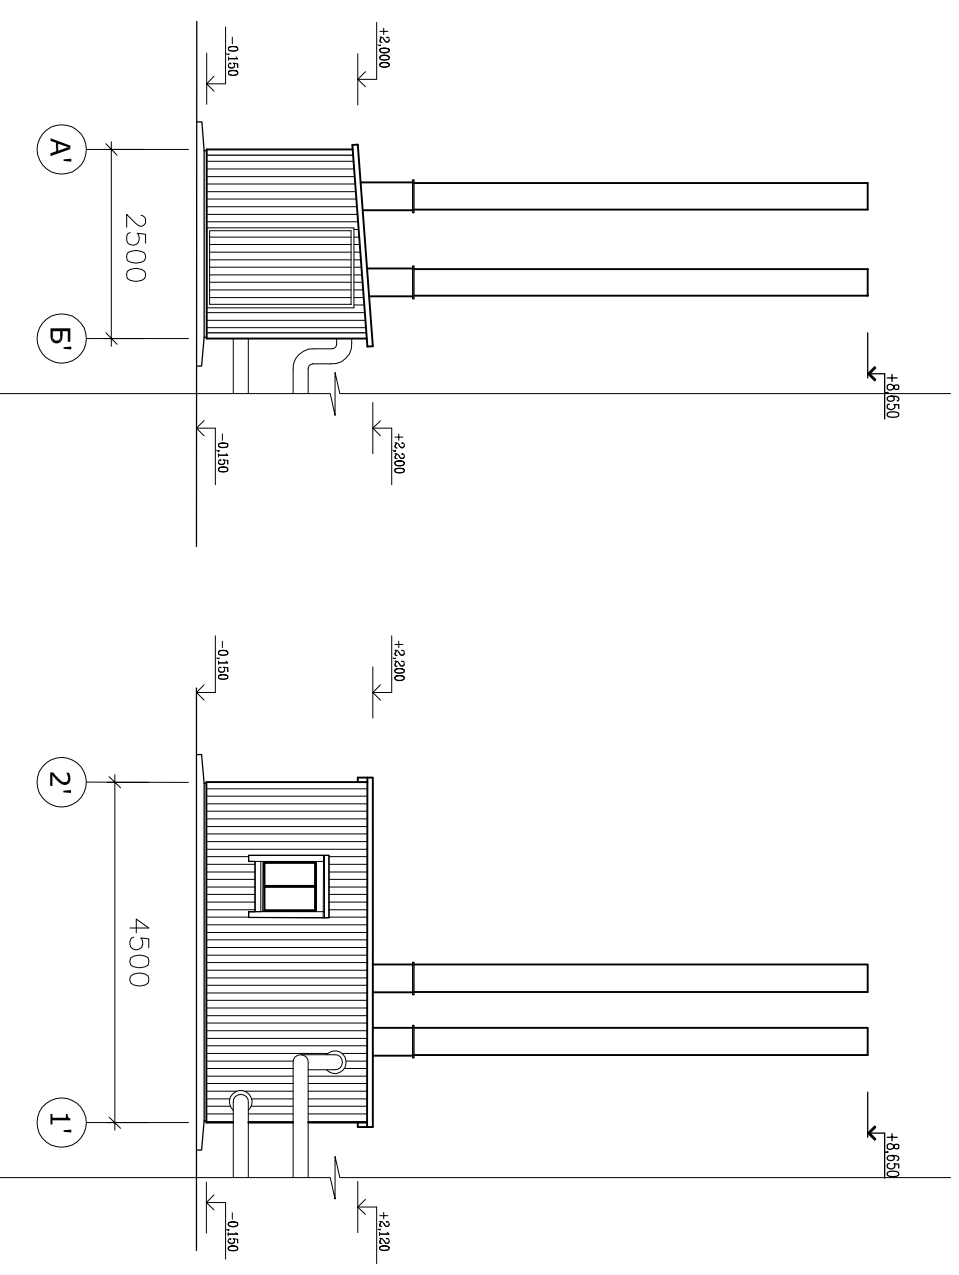


Фасад 2'-1'.

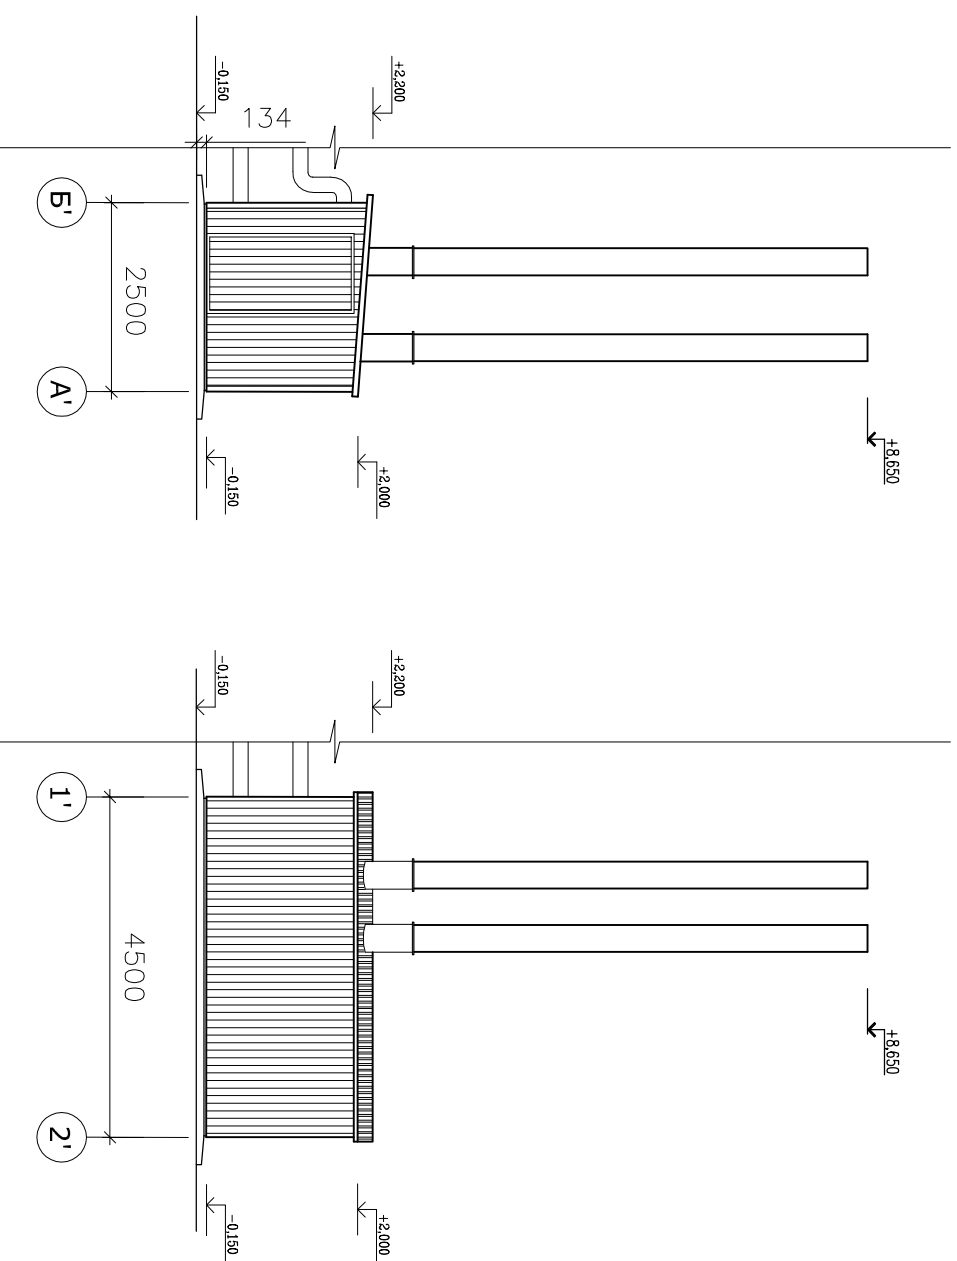

Фасад Б'-А'.

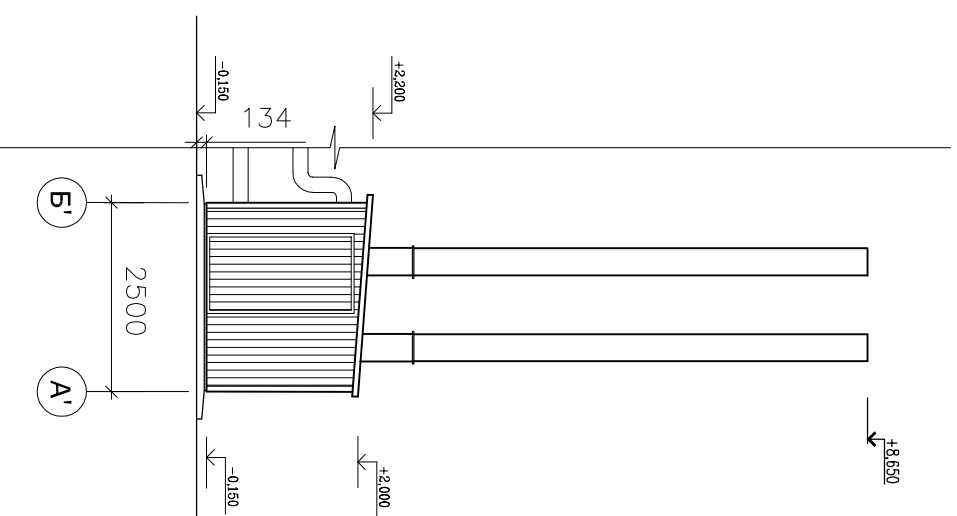

Фасад 1'-2'.

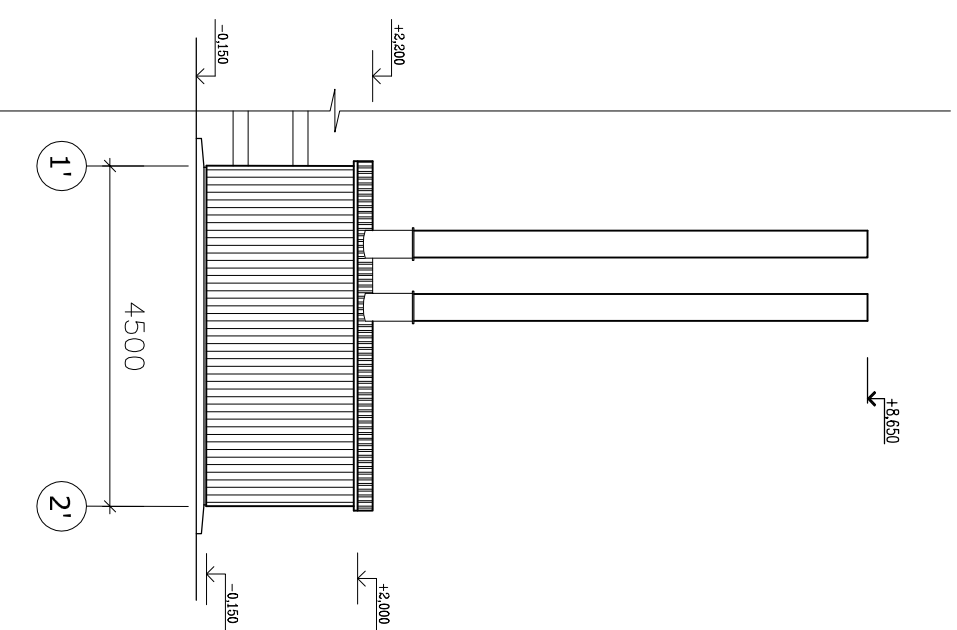

ИЗМ	К.уч.	№ док	Подпись	Дата							
ГАП	Шилович										
Архитект.	Данченко										
					ИП(АР)-КТК. 2013.08.10						
					МБОУ "Кулросская основная общеобразовательная школа". Пермский край, Юсьвинский р-н, с.Кулрос, Советская ул, 15.						
					Проект твердотопливной котельной (АР).						
					Стадия			Лист		Листов	
					П			6		6	
					Фасады котельной. М 1:100.						
					ИП Ушаков А.В.						