



План 1 этажа М 1:100

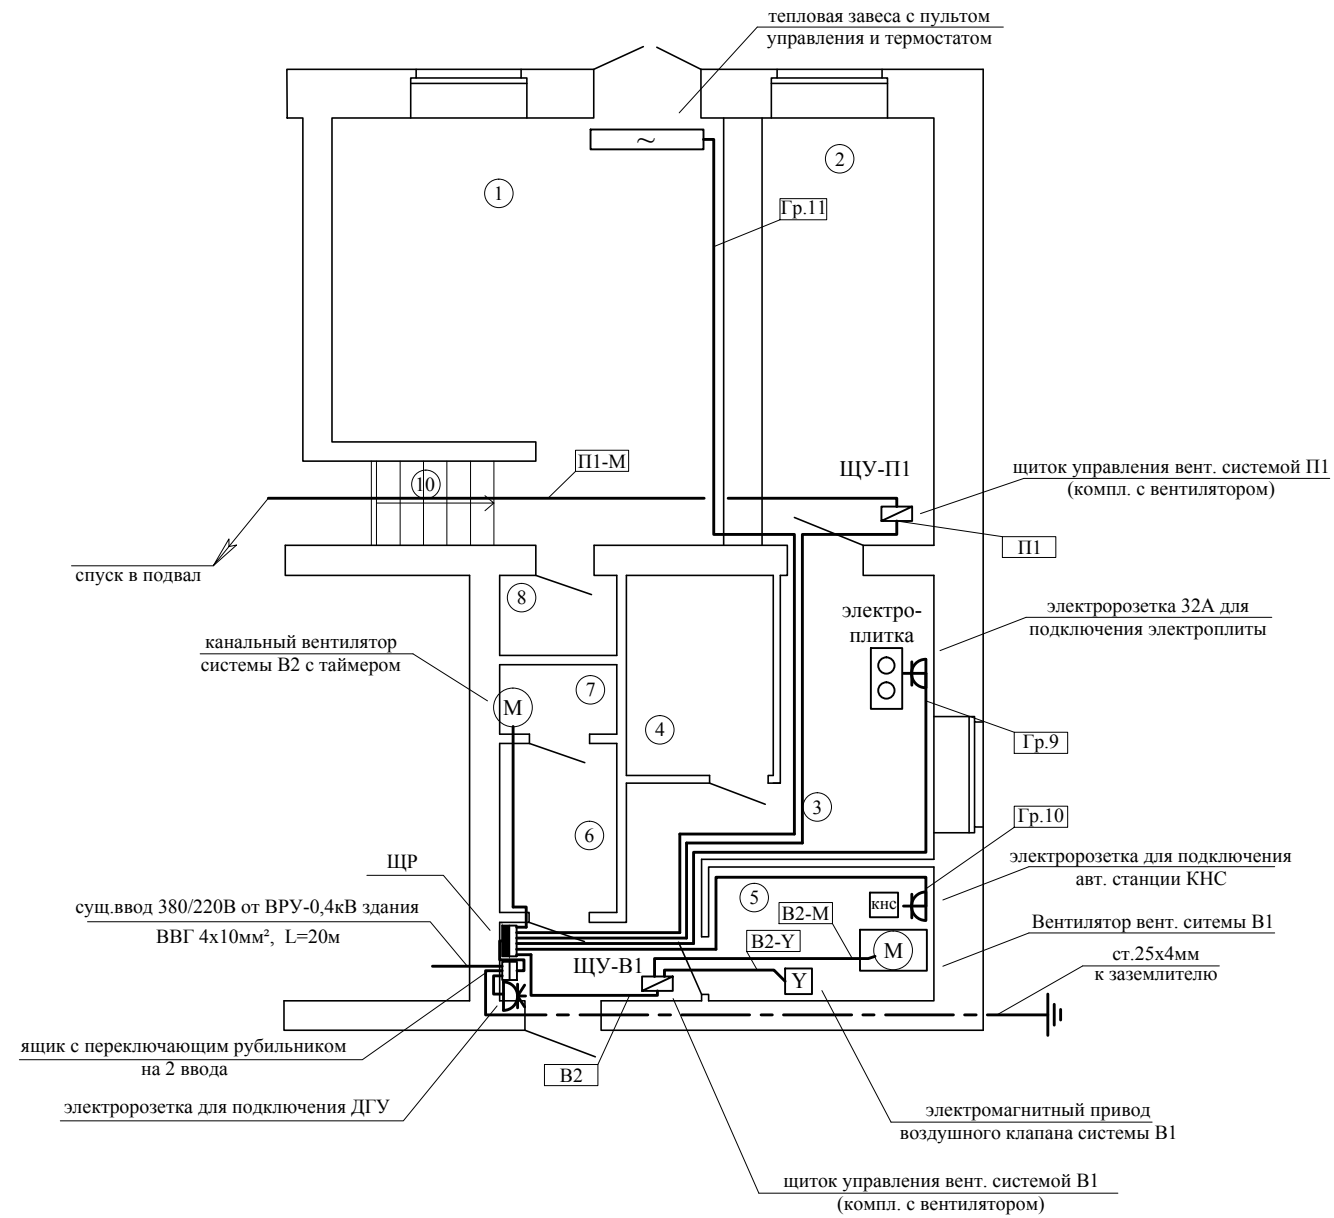

План подвала М 1:100

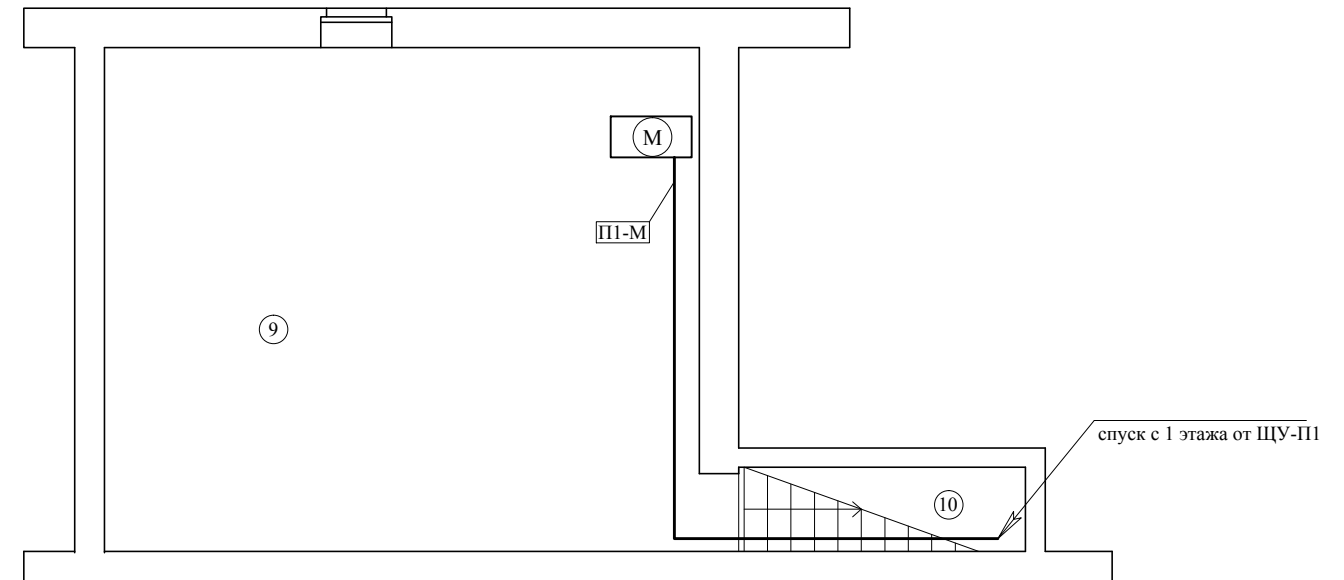

Примечания:

- Длины кабелей уточнить при монтаже по месту до нарезки.
- Прокладка кабелей предусматривается открыто за подвесным потолком в негорючих трубах ПВХ, скрыто под штукатурку выполняются спуски к розеткам и выключателям

Экспликация помещений

№ пом.	Наименование	Площадь, м ²	Категория по ПУЭ
1	Обеденный зал	23,0	норм.
2	Раздаточная	23,7	норм.
3	Кухня	13,59	влажн.
4	Овощной цех	5,02	норм.
5	Мясной цех	5,09	норм.
6	Комната персонала	3,2	норм.
7	Санузел для персонала	1,3	влажн.
8	Санузел для посетителей	1,2	влажн.
9	Обеденный зал	37,6	норм.
10	Лестничная клетка	4,4	норм.

АД 810998/07-004-ЭМ

Капитальный ремонт кафе по ул.Первомайская, 150
в г.Йошкар-Ола РМЭ.

Изм.	Кол.	Лист.	№Докум.	Подпись	Дата.	стадия	лист	листов
						Электрооборудование.	РП	5
Исполн.	Семенов				09.07	План силовой распределительной сети М 1:100.	ООО "ВЕРИАТ" г.Йошкар-Ола	